


CELKOVÁ KOORDINAČNÍ SITUACE 1:500

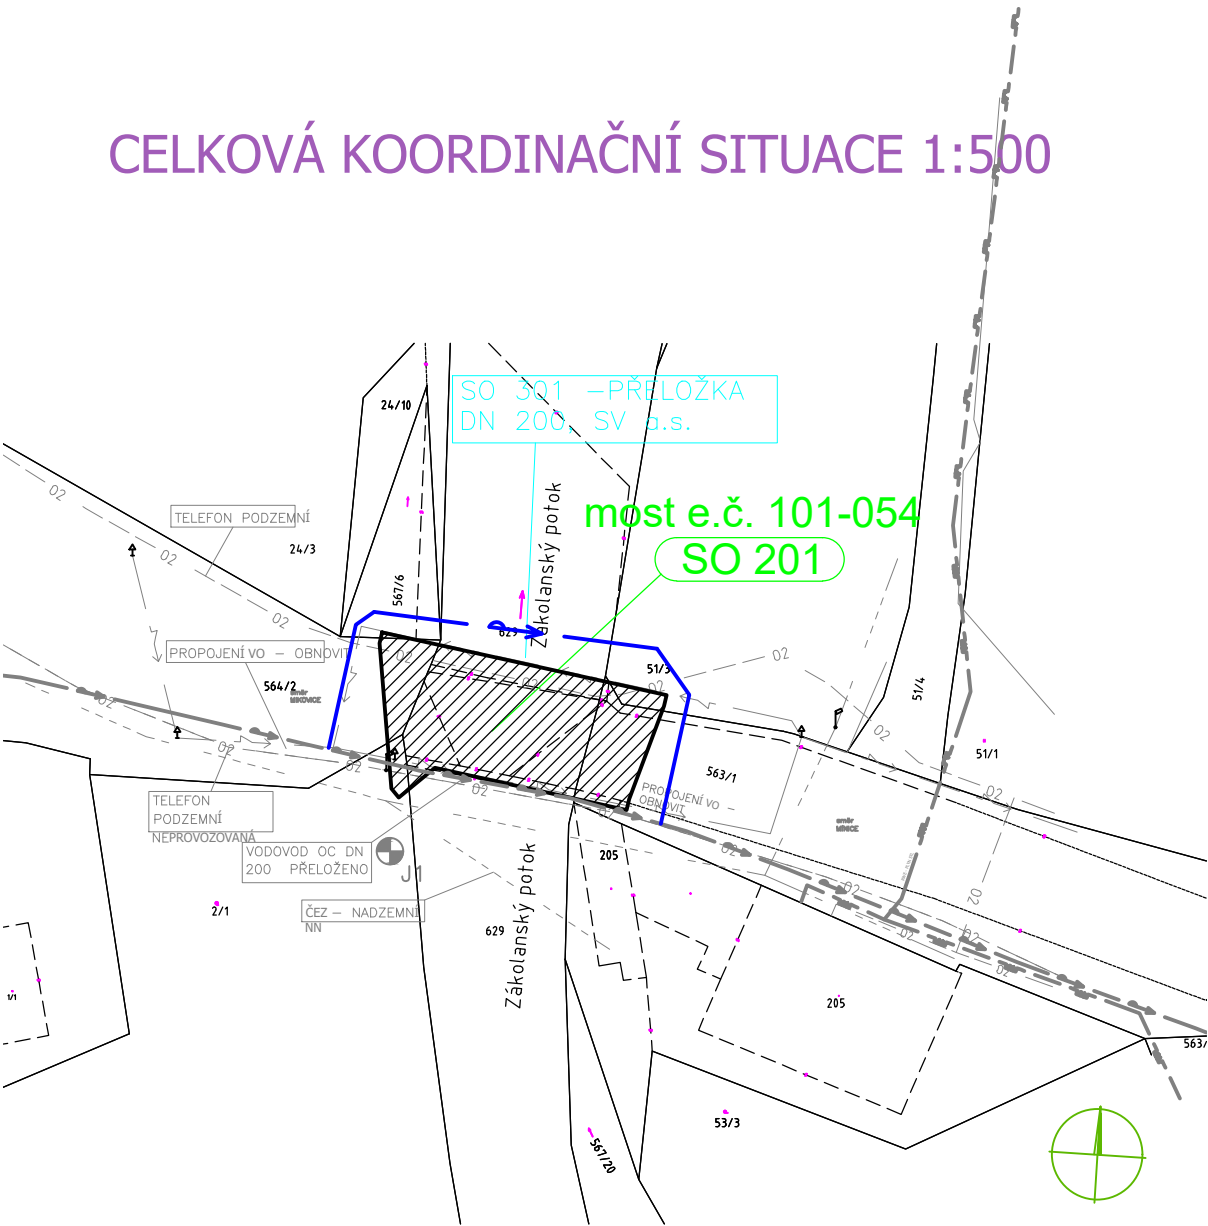

LEGENDA:

- NN ČEZ - nadzemní
- 02 telefon
- 02 telefon - neprovozovaná
- OC\_DN200 - VODOVOD SV, a.s.
- PŘELOŽENO - VODOVOD SV, a.s.
- STL - RWE GasNet s.r.o.
- VO - TS Kralupy n. Vlt. obnovit připojení

| REVIZE: | PŘEDMĚT ZMĚNY: | VYPRACOVAL: | DATUM: |
|---------|----------------|-------------|--------|
| 1       |                |             |        |
| 2       |                |             |        |
| 3       |                |             |        |

|  |                 |   |          |
|--|-----------------|---|----------|
| OBJEDNATEL:  |                 | GENERÁLNÍ PROJEKTANT:   |          |
| <div>STŘEDOČESKÝ KRAJ</div> <div><div><div>Středočeský kraj</div></div></div> <div>ZBOROVSKÁ 11<br/>PRAHA 5<br/>150 21</div> |                 | <div></div> <div>www.afconsult.com</div>  |          |
|  |                 | <div>AF-CITYPLAN s.r.o.</div> <div>MAGISTRŮ 1275/13<br/>140 00 PRAHA 4</div> <div>tel.: +420 277 005 526<br/>fax.: +420 224 922 072</div> <div>www.af-cityplan.cz</div> |          |
| II/101 Kralupy n. Vltavou, rekonstrukce mostu ev. č. 101-054   |                 |   |          |
| NÁZEV PROJEKTU:  |                 | STAVEBNÍ ČÁST   |          |
| ČÁST / NÁZEV DOKUMENTU:  |                 | SO 301 Přeložka DN 200, SV a.s.   |          |
| STAVEBNÍ OBJEKT:   |                 | CELKOVÁ KOORDINAČNÍ SITUACE   |          |
| PŘÍLOHA:   |                 |   |          |
| HLAVNÍ INŽENÝR PROJEKTU:   | ING. I. BÁLIK   | Č. ZAKÁZKY:   | 14-9-170 |
| ZODPOVĚDNÝ PROJEKTANT:   | ING. P. HOFMANN | STUPEŇ:   | PDPS     |
| VYPRACOVAL:  | ING. P. HOFMANN | ČÁST:   | C.2      |
| KONTROLA:  | ING. P. HOFMANN | PŘÍLOHA Č.:   | 2        |
| MĚŘÍTKO:   | 1:500           | POČET A4:   | 2        |
| REVIZE:  | ...             | DATUM:  | 02/2018  |