



SO 201 SANACE MOSTU ev. č. 603-012

STÁVAJÍCÍ STAV


PŮDORYS, M 1:100

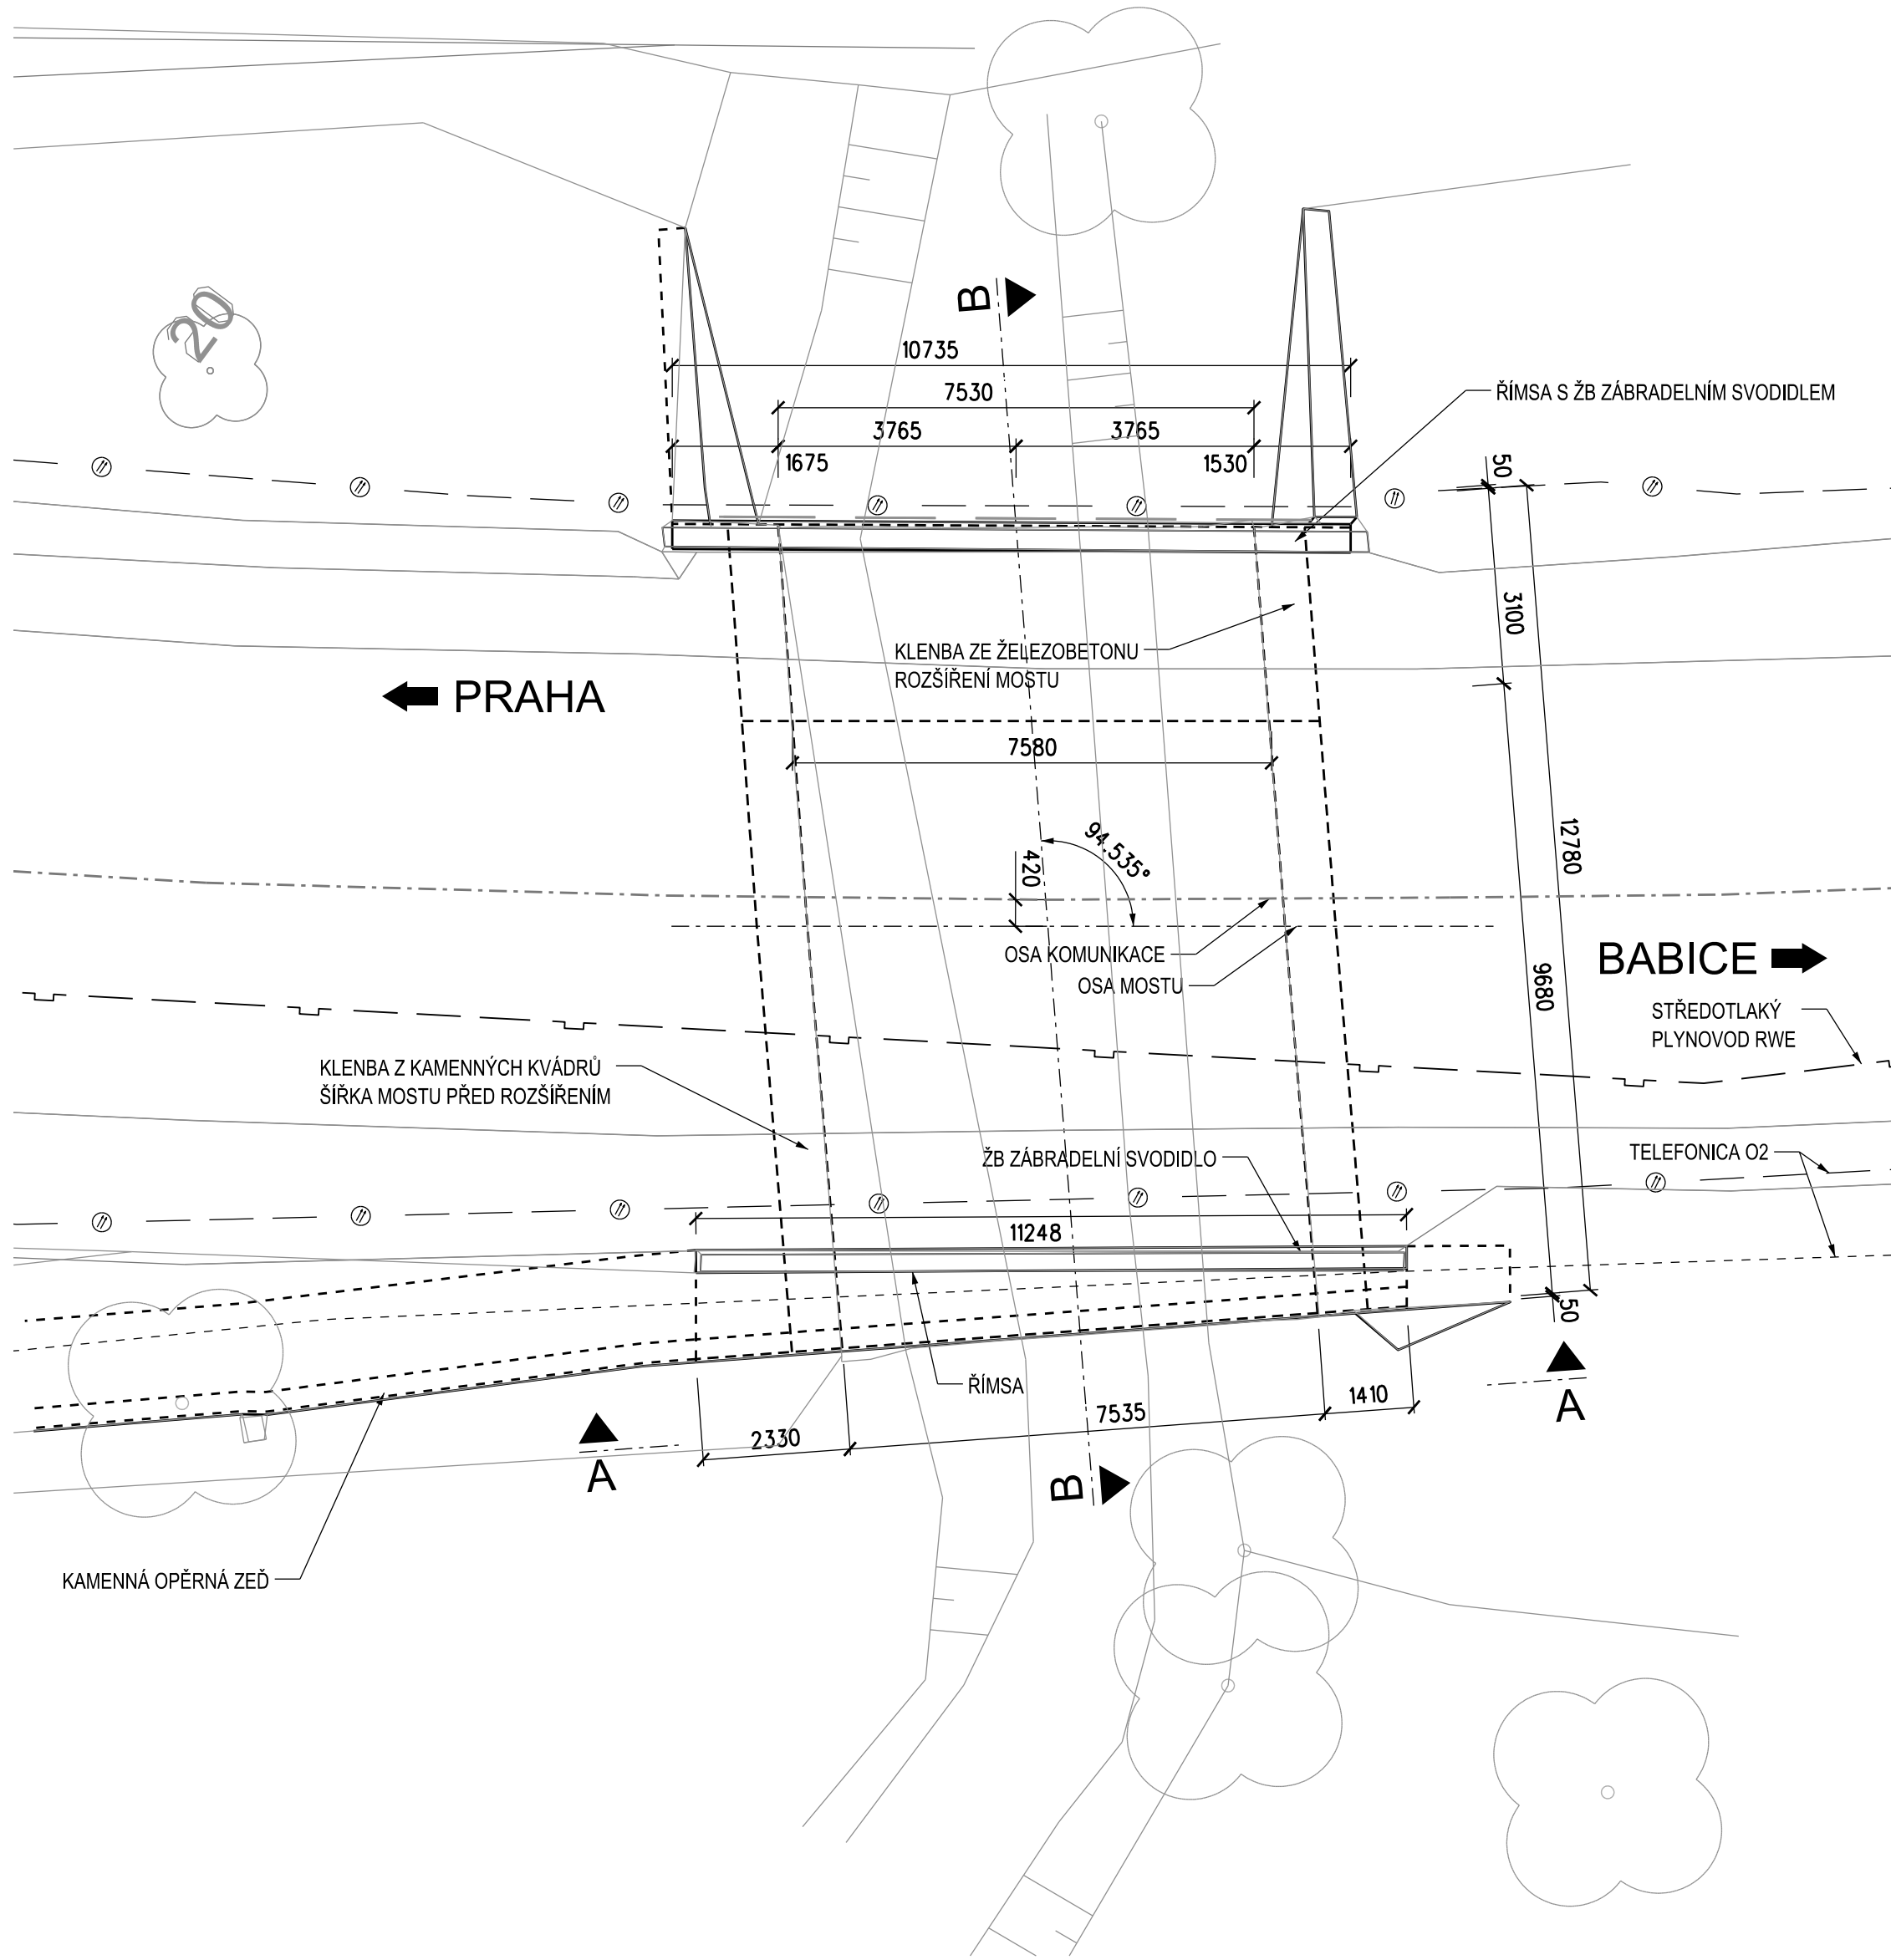

PŘÍČNÝ ŘEZ B-B, M 1:100

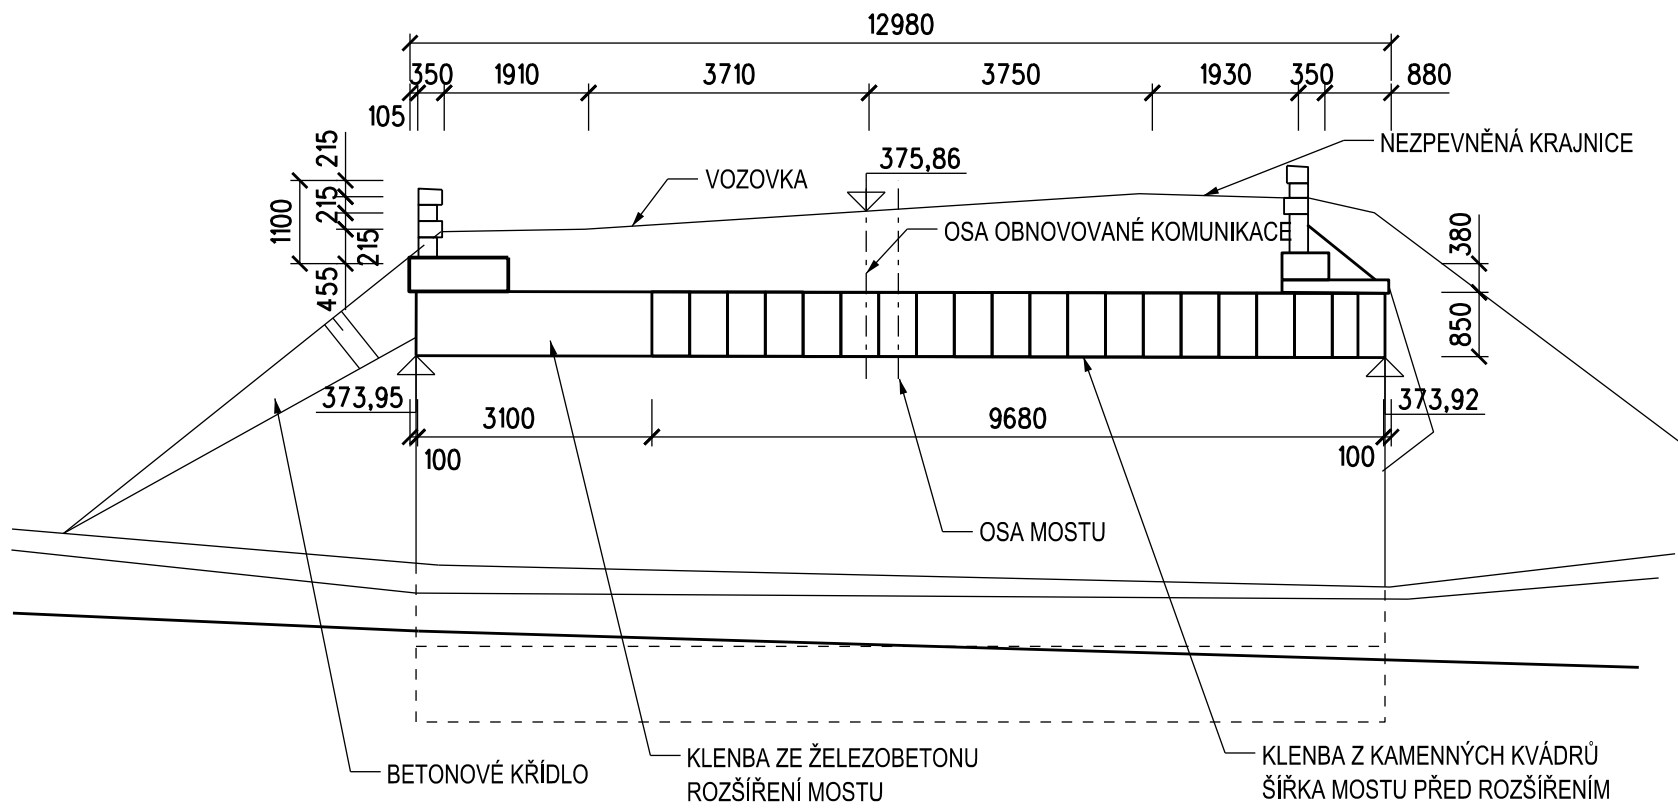

POHLED A-A, M 1:100

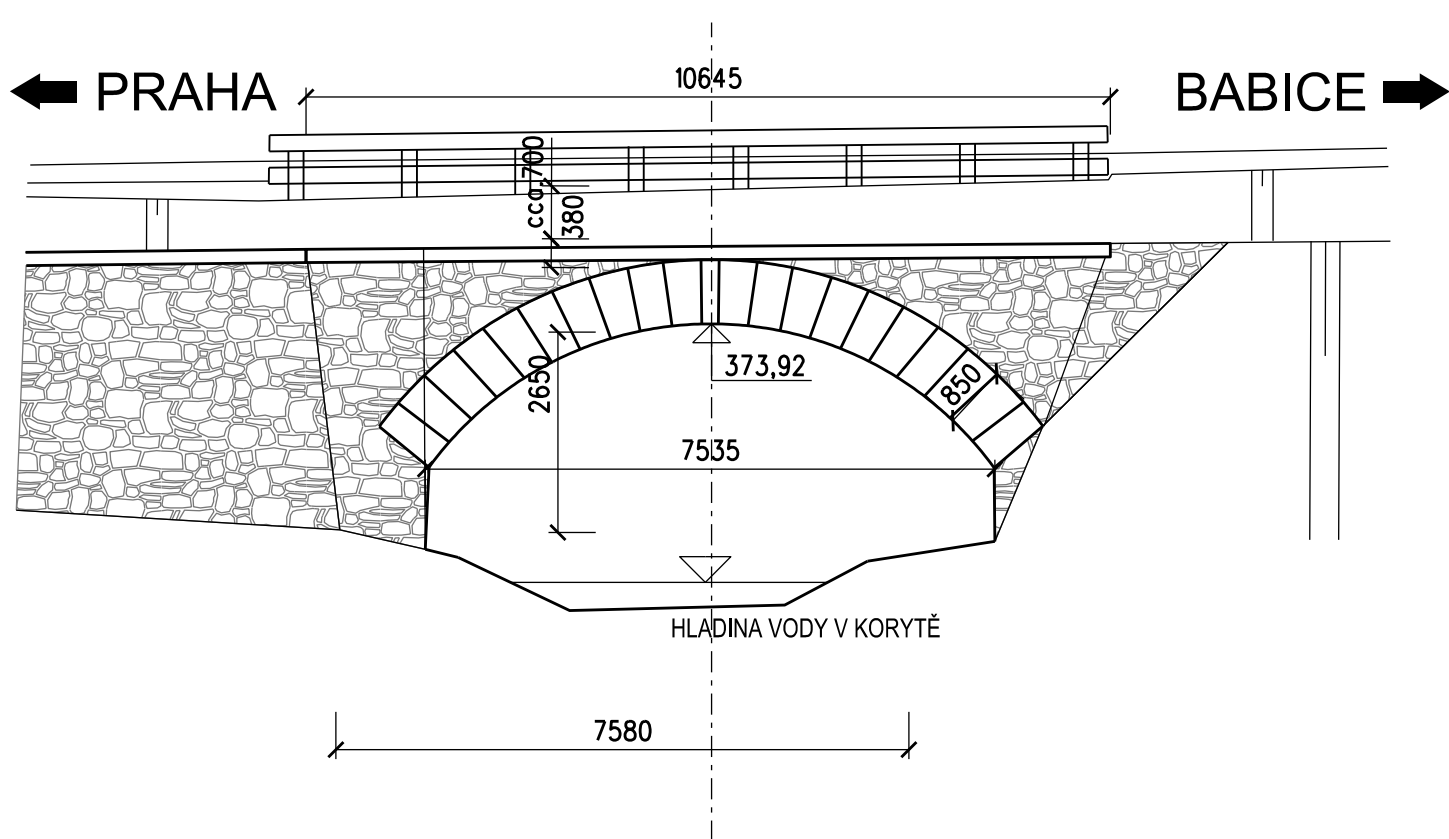





SO 201

VÝŠKOVÝ SYSTÉM BpV SOUŘADNICOVÝ SYSTÉM S-JTSK

| Číslo změny: | Obsah změny: | Datum změny: |
|--------------|--------------|--------------|
| 01 | aktualizace | 06/16 |
| 02 | aktualizace | 02/17 |
| 03 | - | - |

| | |
|-------------------------|--|
| Objednatel: | |
| Středočeský kraj | Středočeský kraj Zborovská 11, 150 21 Praha 5 |

| | | |
|-----------------------|--|---|
| Generální projektant: | SUDOP PRAHA a.s. Olšanská 1a, 130 80 Praha 3 tel.: +420 267 094 111 fax: +420 224 230 316 e-mail: praha@sudop.cz | Hlavní inženýr projektu: ING. ROMAN PETŘÍK Garant profese: ING. RADEK KOIŠ |
|-----------------------|--|---|

| | | | |
|---|---|---|---|
| Středisko: | | | |
| 250 HRADEC KRÁLOVÉ | | | |
| Vedoucí střediska: | Odpovědný projektant SO, IO, PS: | Vypracoval: | Kontroloval: |
|  |  |  |  |
| ING. PAVEL HORÁČEK | ING. RADEK KOIŠ | ING. ROLAND MIKULÍČKA | ING. RADEK KOIŠ |

| | | | |
|----------------|--|--------------------|------------|
| Název akce: | II/603 Radějovice - Babice PD | Číslo smlouvy: | 12-268.250 |
| Část: | STAVEBNÍ ČÁST MOSTNÍ OBJEKTY | Projektový stupeň: | DSP, PDPS |
| Název přílohy: | SO 201 SANACE MOSTU ev. č. 603-012 STÁVAJÍCÍ STAV | Datum: | 26.10.2013 |
| | | Číslo části: | C |
| | | Měřítko: | 1:100 |
| | | Počet formátů: | 8xA4 |
| | | Číslo přílohy: | SO201.1 |

DOKUMENT LZE UŽÍVAT POUZE VE SMYSLU PŘÍSLUŠNÉ SMLOUVY O DÍLO, ŽADNA JEHO ČÁST NEMÁŽE BYT DÍLE ZÁKONA Č. 121/2000 SB. KOPÍROVÁNÁ NEBO JINÝM ZPŮSOBEM ROZŠÍŘOVÁNA BEZ SOUHLASU SUDOP PRAHA A.S.