


ORTOFOTO MAPA ČÁSTI MĚSTA (M 1:2 500)

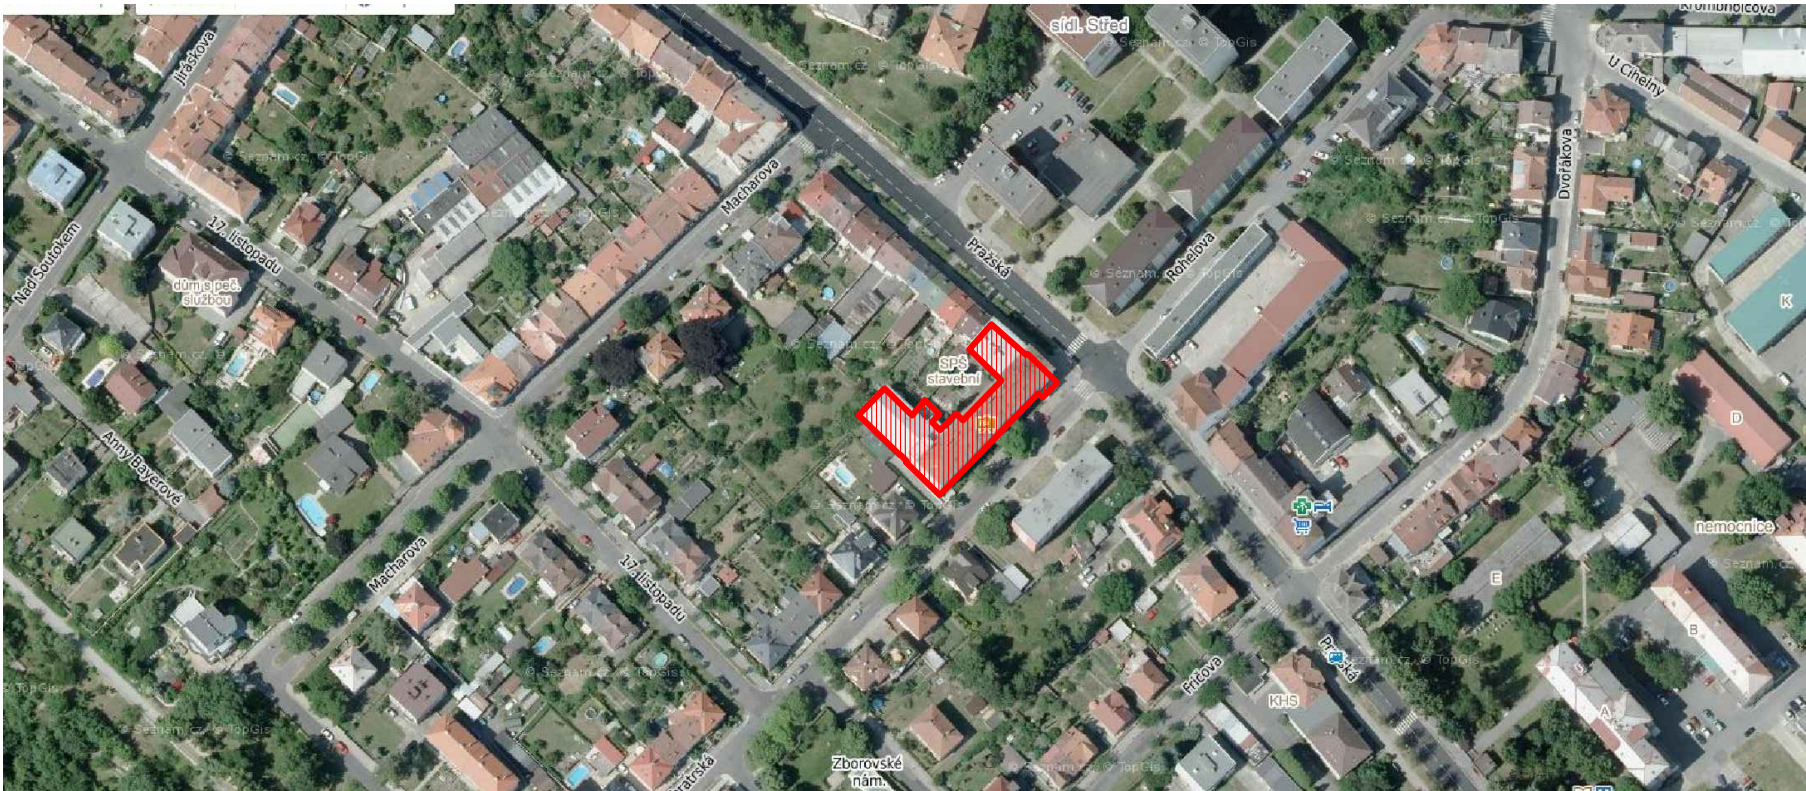


LEGENDA ZNAČEK

— ŘEŠENÝ OBJEKT


LEGENDA PLOCH


▨ ŘEŠENÁ BUDOVA – ŠKOLA Č. P. 386


ŠIRŠÍ SOUVISLOTI V ÚZEMÍ (M 1:10 000)

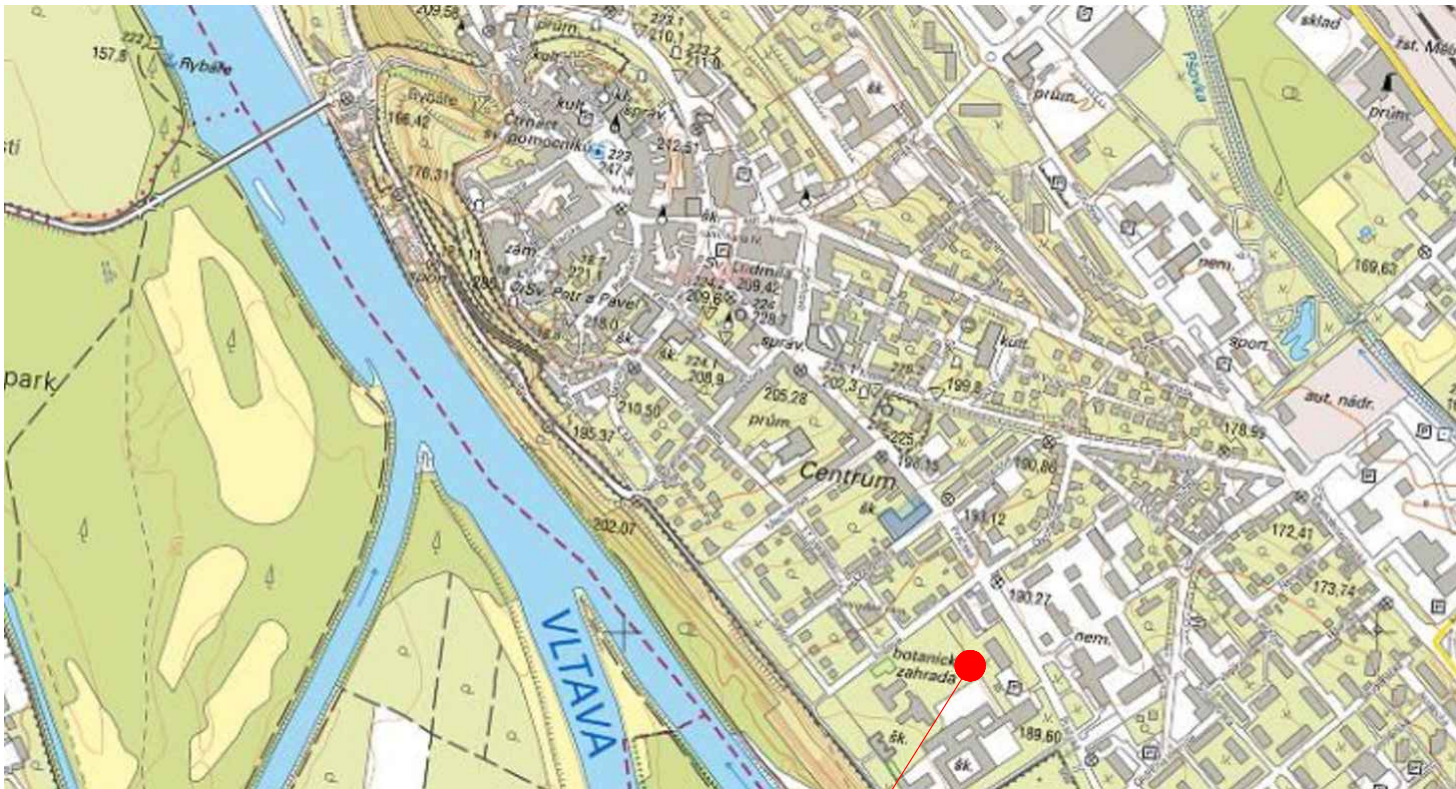

Budova školy č. p. 386
na pozemku parc. č. 835/1 v k.ú. Mělník 692816

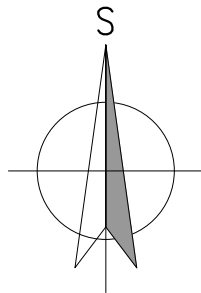

HLAVNÍ PROJEKTANT:  Energy Benefit Centre a.s. Křenova 438/3, 162 00 Praha 6 tel.: +420 270 003 300 e-mail: kontakt@energy-benefit.cz internet: www.energy-benefit.cz		ZPRACOVATEL ČÁSTI: Vypracoval: Ing. Tomáš Vít Zodpovědný projektant: Ing. Robert Koska	
STAVEBNÍK: Střední průmyslová škola stavební, Mělník, Českobratrská 386, p.o. Českobratrská 386, 276 01 Mělník		PROJEKT: Snížení energetické náročnosti SPŠS Mělník – hlavní budova	
ČÁST, PROFESE: SITUAČNÍ VÝKRESY		VÝKRES: SITUAČNÍ VÝKRES ŠIRŠÍCH VZTAHŮ	
Část: C		Stupeň: DPS	
Č. výkr.: 01		Formát: 2 x A4	
Datum: 30.10.2018		Změna: 00	
Zakázkové číslo: 160500		Paré: —	
razítko a podpis			

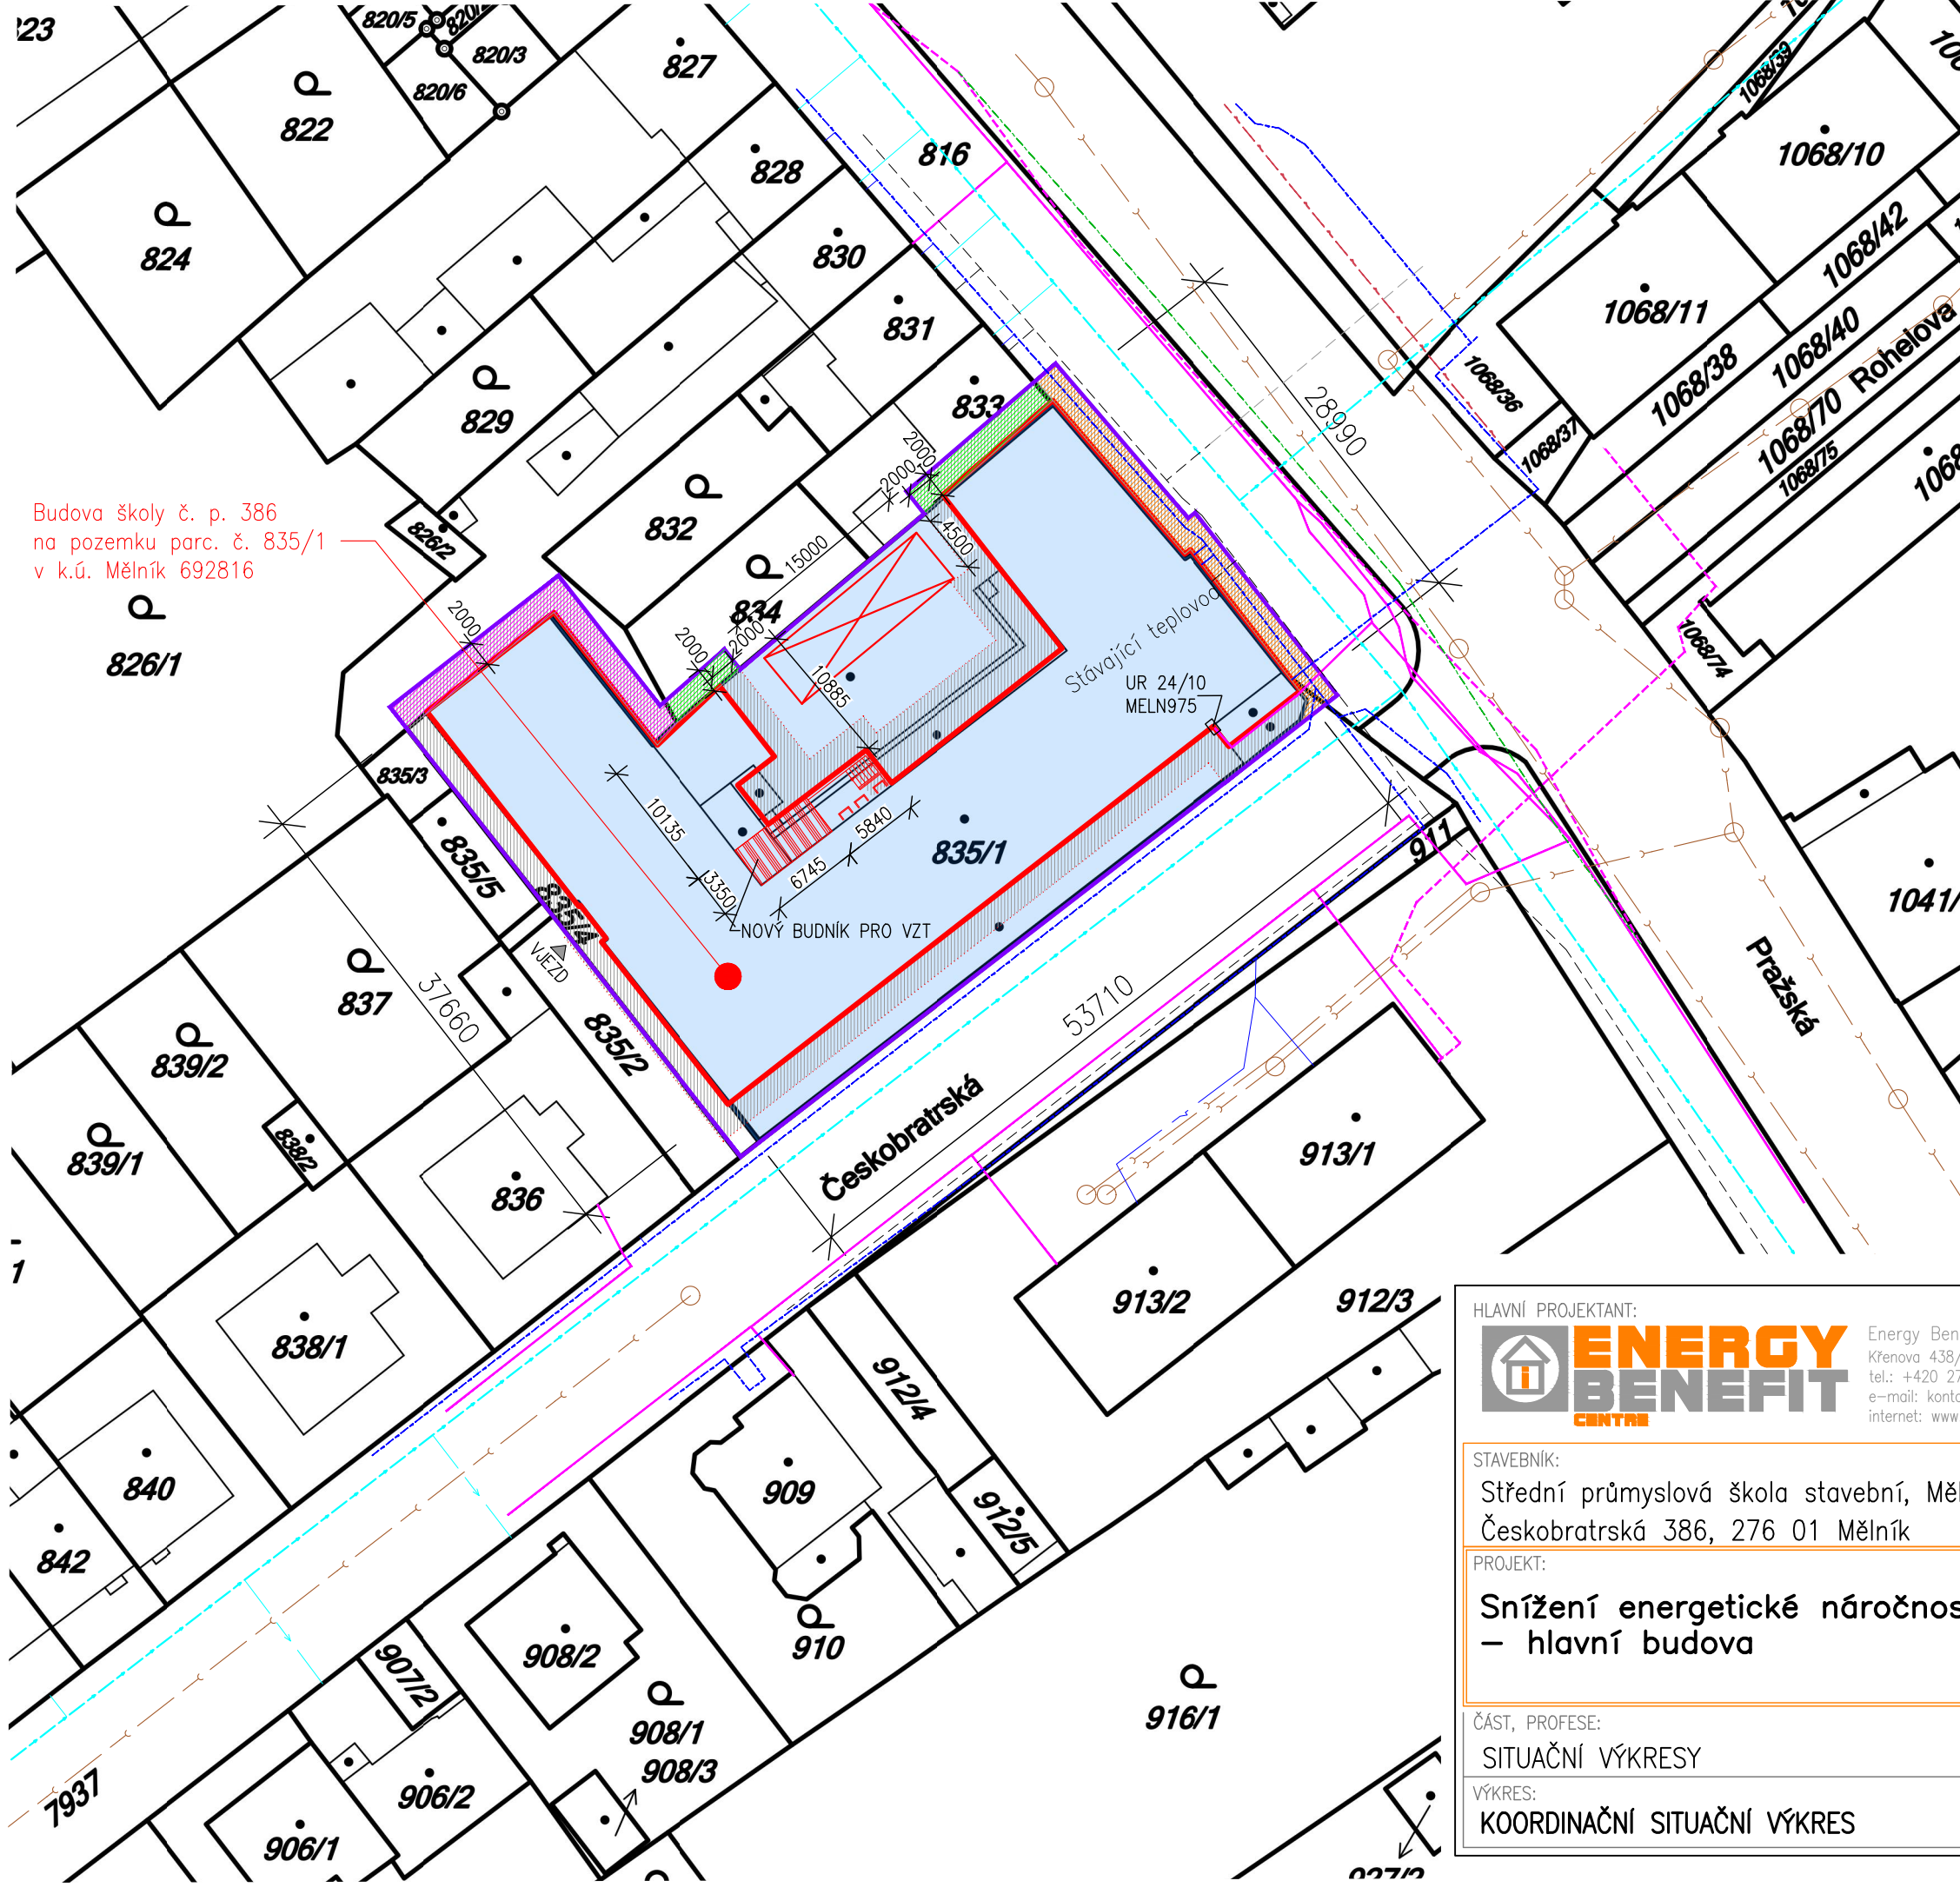

Budova školy č. p. 386
na pozemku parc. č. 835/1
v k.ú. Mělník 692816

LEGENDA KOORDINAČNÍ SITUACE

HRANICE PARCEL

ŘEŠENÝ OBJEKT

POZEMKY INVESTORA VYUŽÍVANÉ PRO POTŘEBY STAVBY

STÁVAJÍCÍ TEPLOVODNÍ VEDENÍ – PŘÍVOD

STÁVAJÍCÍ TEPLOVODNÍ VEDENÍ – VRATNÁ

NOVÉ TEPLOVODNÍ VEDENÍ (REKONSTRUKCE PŘÍPOJKY)

PRŮBĚH TELEKOMUNIKAČNÍHO METALICKÉHO KABELU, NN PŘÍPOJKY

NEZAMĚŘENÝ PRŮBĚH TELEKOMUNIKAČNÍHO METALICKÉHO KABELU

CETIN

ČEZ PODZEMNÍ VEDENÍ NN DO 1KV

ČEZ PODZEMNÍ VEDENÍ VN DO 35KV

STŘEDOČESKÉ VODÁRNÝ – VODOVOD

STŘEDOČESKÉ VODÁRNÝ – KANALIZACE

PLYNOVOD – NTL

PRACOVNÍ PROSTOR PŘI ZATEPLENÍ OBJEKTU – PROSTOR PRO LEŠENÍ, NEBEZPEČNÝ PROSTOR

PRACOVNÍ PROSTOR DODAVATELE STAVBY – STAVEBNÍ BUŇKA KONTEJNERY SE STAVEBNÍM MATERIÁLEM, ODPADEM A MÍSTO PRO PARKOVÁNÍ

ZÁBOR POZEMKU VE VLASTNICTVÍ MĚSTA MĚLNÍK 69m2 MANIPULAČNÍ PLOCHA

ZÁBOR POZEMKU V SOUKROMÉM VLASTNICTVÍ 59m2 S.J.M Reitinger Josef a Reitingerová Zdeňka, Českolipská 1416/152, 27601 Mělník MANIPULAČNÍ PLOCHA

ZÁBOR POZEMKU V SOUKROMÉM VLASTNICTVÍ 9m2+27m2 nad Terasou a Střechou S.J.M Bek Jan a Beková Ester, Pražská 385/52, 27601 Mělník MANIPULAČNÍ PLOCHA


POZNÁMKY

– NA SITUACI JSOU VYZNAČENY ZJIŠTĚNÉ SÍTĚ DLE VYJÁDRĚNÍ DOSS. PŘED ZAHÁJENÍM VÝKOPOVÝCH PRACÍ JE NUTNO JEJICH POLOHU OVĚŘIT DLE PŘÍPOJENÍ V OBJEKTU A NEBO NECHAT VYTÝČIT SPRÁVCEM SÍTĚ.

– NEZJIŠTĚNÉ SÍTĚ A PŘÍPOJKY MUSÍ ZHOTOVITEL PŘED ZAHÁJENÍM VÝKOPOVÝCH PRACÍ NECHAT VYTÝČIT.

– V OCHRANNÉM PÁSMU INŽENÝRSKÝCH SÍTÍ A PŘÍPOJEK JE NUTNO POSTUPOVAT RUČNÍM KOPÁNÍM.

– PROSTOR LEŠENÍ DO ULICE BUDE OPLOCEN. SMĚREM DO UZAVŘENÝCH ZAHRAD OHRANIČEN ČERVENOU PÁSKOU. PRACOVNÍCI DODAVATELE STAVBY SE BUDOU POHYBOVAT V TOMTO PROSTORU.

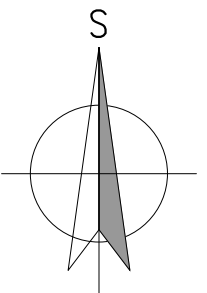

HLAVNÍ PROJEKTANT:

**ENERGY
BENEFIT
CENTRE**

Energy Benefit Centre a.s.
Křenova 438/3, 162 00 Praha 6
tel.: +420 270 003 300
e-mail: kontakt@energy-benefit.cz
internet: www.energy-benefit.cz

ZPRACOVATEL ČÁSTI:

Vypracoval:
Ing. Tomáš Vít

Zodpovědný projektant:
Ing. Robert Koska

STAVEBNÍK:

Střední průmyslová škola stavební, Mělník, Českobratrská 386, p.o.
Českobratrská 386, 276 01 Mělník

PROJEKT:

**Snížení energetické náročnosti SPŠS Mělník
– hlavní budova**

ČÁST, PROFESE:

SITUAČNÍ VÝKRESY

VÝKRES:

COORDINAČNÍ SITUAČNÍ VÝKRES

razítko a podpis

Zakázkové číslo:
160500

Datum:
30.10.2018

Část:
C

Stupeň:
DPS


Změna:
00

Č.výkr.:
03

Formát:
1 x A4

Měřítko:
1:500

Paré:

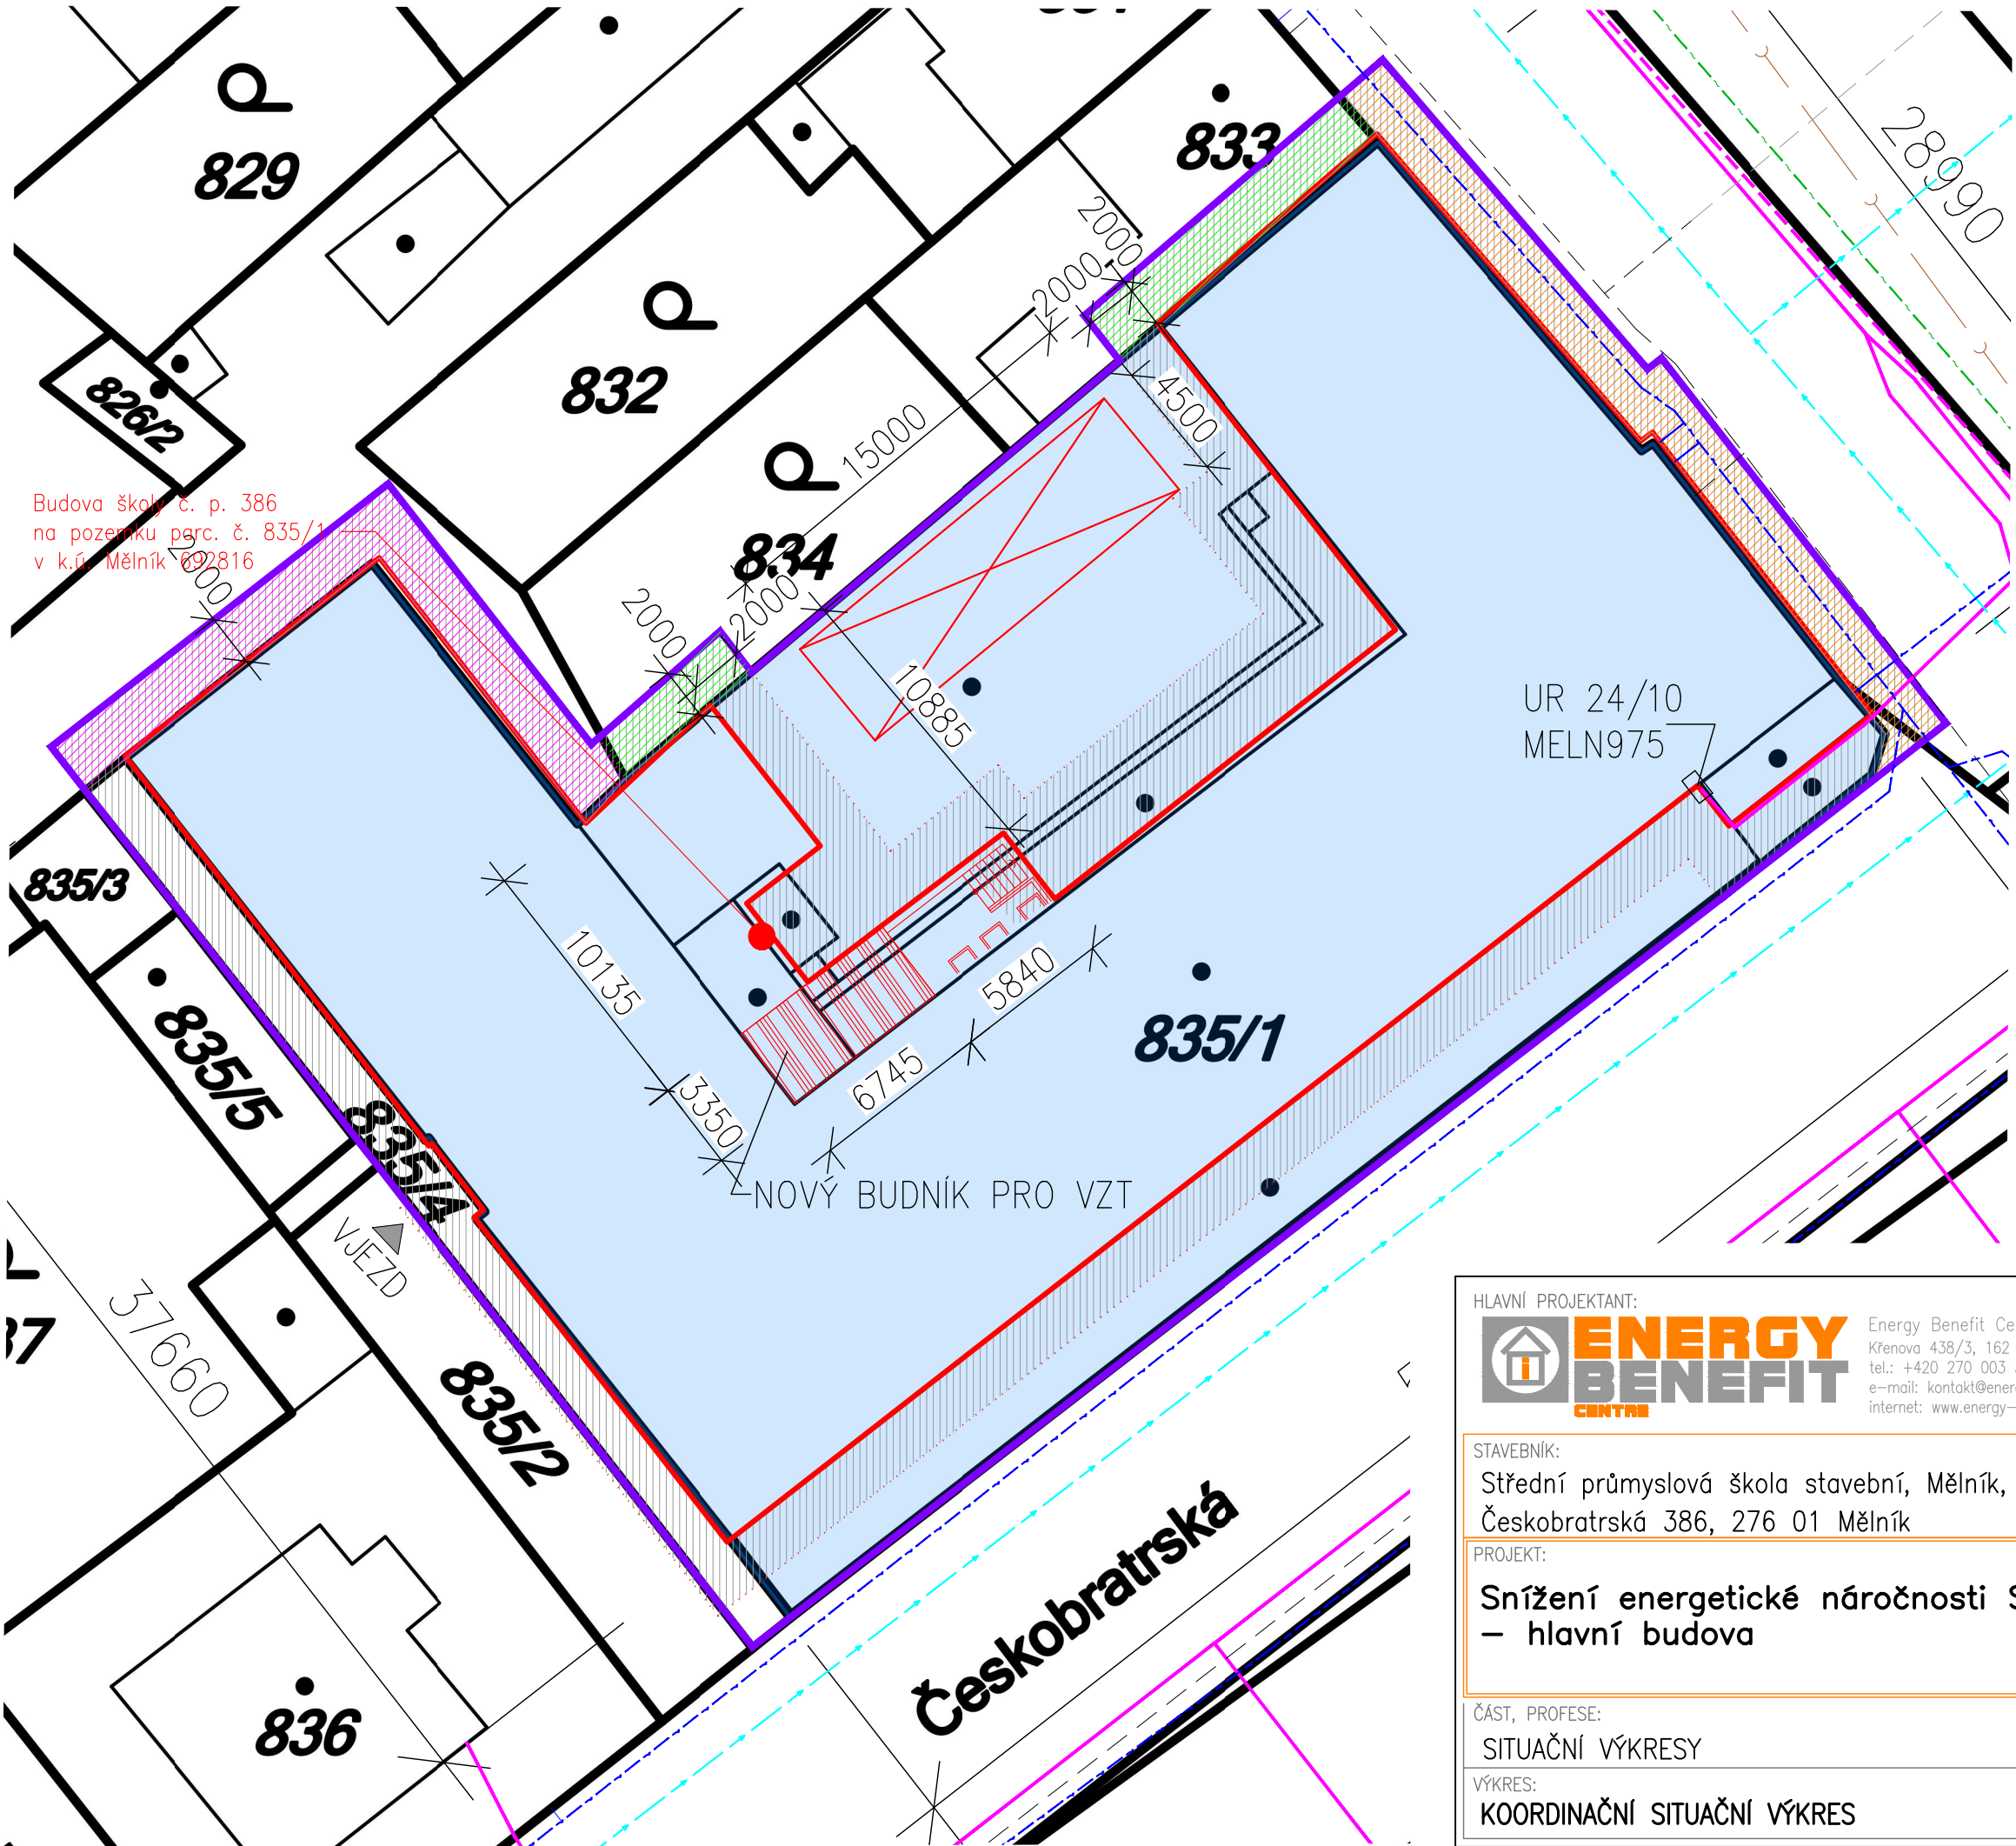


Budova školy č. p. 386
na pozemku parc. č. 835/1
v k.ú. Mělník 692816

LEGENDA KOORDINAČNÍ SITUACE


- HRANICE PARCEL
- ŘEŠENÝ OBJEKT
- POZEMKY INVESTORA VYUŽÍVANÉ PRO POTŘEBY STAVBY
- STÁVAJÍCÍ TEPLOVODNÍ VEDENÍ – PŘÍVOD
- STÁVAJÍCÍ TEPLOVODNÍ VEDENÍ – VRATNÁ
- NOVÉ TEPLOVODNÍ VEDENÍ (REKONSTRUKCE PŘÍPOJKY)
- PRŮBĚH TELEKOMUNIKAČNÍHO METALICKÉHO KABELU, NN PŘÍPOJKY
- NEZAMĚŘENÝ PRŮBĚH TELEKOMUNIKAČNÍHO METALICKÉHO KABELU
- CETIN
- ČEZ PODZEMNÍ VEDENÍ NN DO 1KV
- ČEZ PODZEMNÍ VEDENÍ VN DO 35KV
- STŘEDOČESKÉ VODÁRNY – VODOVOD
- STŘEDOČESKÉ VODÁRNY – KANALIZACE
- PLYNOVOD – NTL
- PRACOVNÍ PROSTOR PŘI ZATEPLENÍ OBJEKTU – PROSTOR PRO LEŠENÍ, NEBEZPEČNÝ PROSTOR
- PRACOVNÍ PROSTOR DODAVATELE STAVBY – STAVEBNÍ BUŇKA KONTEJNERY SE STAVEBNÍM MATERIÁLEM, ODPADEM A MÍSTO PRO PARKOVÁNÍ
- ZÁBOR POZEMKU VE VLASTNICTVÍ MĚSTA MĚLNÍK 69m2 MANIPULAČNÍ PLOCHA
- ZÁBOR POZEMKU V SOUKROMÉM VLASTNICTVÍ 59m2 SJM Reitinger Josef a Reitingerová Zdeňka, Českolipská 1416/152, 27601 Mělník MANIPULAČNÍ PLOCHA
- ZÁBOR POZEMKU V SOUKROMÉM VLASTNICTVÍ 9m2+27m2 nad Terasou a Střechou SJM Bek Jan a Beková Ester, Pražská 385/52, 27601 Mělník MANIPULAČNÍ PLOCHA

POZNÁMKY

- NA SITUACI JSOU VYZNAČENY ZJIŠTĚNÉ SÍTĚ DLE VYJÁDRĚNÍ DOSS. PŘED ZAHÁJENÍM VÝKOPOVÝCH PRACÍ JE NUTNO JEJICH POLOHU OVĚŘIT DLE PŘÍPOJENÍ V OBJEKTU A NEBO NECHAT VYTÝČIT SPRÁVCEM SÍTĚ.
- NEZJIŠTĚNÉ SÍTĚ A PŘÍPOJKY MUSÍ ZHOTOVITEL PŘED ZAHÁJENÍM VÝKOPOVÝCH PRACÍ NECHAT VYTÝČIT.
- V OCHRANNÉM PÁSMU INŽENÝRSKÝCH SÍTÍ A PŘÍPOJEK JE NUTNO POSTUPOVAT RUČNÍM KOPÁNÍM.
- PROSTOR LEŠENÍ DO ULICE BUDE OPLOCEN. SMĚREM DO UZAVŘENÝCH ZAHRAD OHRANIČEN ČERVENOU PÁSKOU. PRACOVNÍCI DODAVATELE STAVBY SE BUDOU POHYBOVAT V TOMTO PROSTORU.

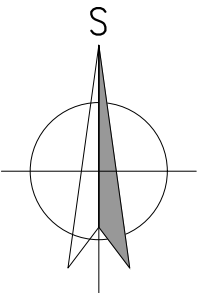

HLAVNÍ PROJEKTANT:



Energy Benefit Centre a.s.
Křenova 438/3, 162 00 Praha 6
tel.: +420 270 003 300
e-mail: kontakt@energy-benefit.cz
internet: www.energy-benefit.cz

ZPRACOVATEL ČÁSTI:

Vypracoval:
Ing. Tomáš Vít

Zodpovědný projektant:
Ing. Robert Koska

STAVEBNÍK:

Střední průmyslová škola stavební, Mělník, Českobratrská 386, p.o.
Českobratrská 386, 276 01 Mělník

PROJEKT:

**Snížení energetické náročnosti SPŠS Mělník
– hlavní budova**

ČÁST, PROFESE:


SITUAČNÍ VÝKRESY

VÝKRES:

COORDINAČNÍ SITUAČNÍ VÝKRES

razítko a podpis

Zakázkové číslo:	Paré:	
160500		
Datum:		
30.10.2018		
Část:	Stupeň:	Změna:
C	DPS	00
Č.výkr.:	Formát:	Měřítko:
03	1 x A4	1:250

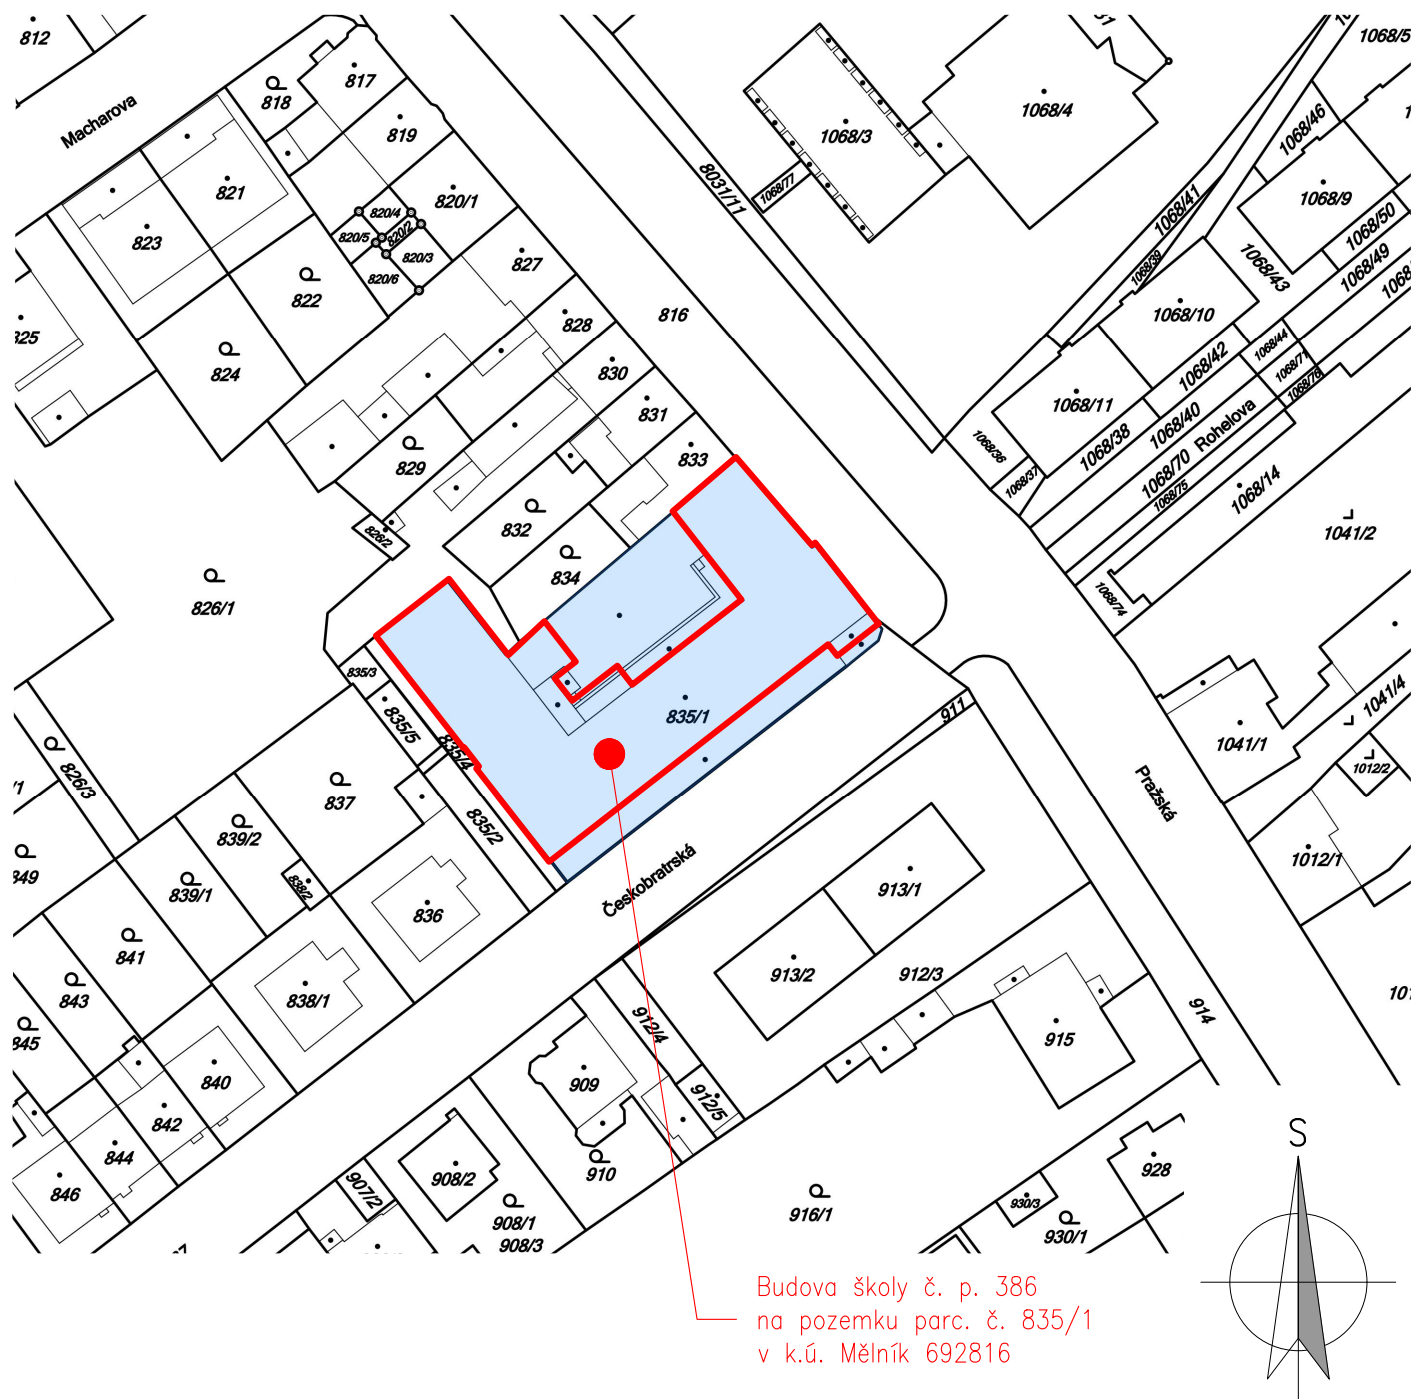

HLAVNÍ PROJEKTANT:



Energy Benefit Centre a.s.
Křenova 438/3, 162 00 Praha 6
tel.: +420 270 003 300
e-mail: kontakt@energy-benefit.cz
internet: www.energy-benefit.cz

ZPRACOVATEL ČÁSTI:

Vypracoval:
Ing. Tomáš Vít

Zodpovědný projektant:
Ing. Robert Koska

STAVEBNÍK:

Střední průmyslová škola stavební, Mělník, Českobratrská 386, p.o.
Českobratrská 386, 276 01 Mělník

PROJEKT:

**Snížení energetické náročnosti SPŠS Mělník
– hlavní budova**

ČÁST, PROFESE:

SITUAČNÍ VÝKRESY

VÝKRES:

KATASTRÁLNÍ SITUAČNÍ VÝKRES

razítko a podpis

Zakázkové číslo:	160500		Paré:
Datum:	30.10.2018		
Část:	Stupeň:	Změna:	
C	DPS	00	
Č.výkr.:	Formát:	Měřítko:	
04	1 x A4	1:1000	