


PŮDORYS 2.NP - VYTÁPĚNÍ:

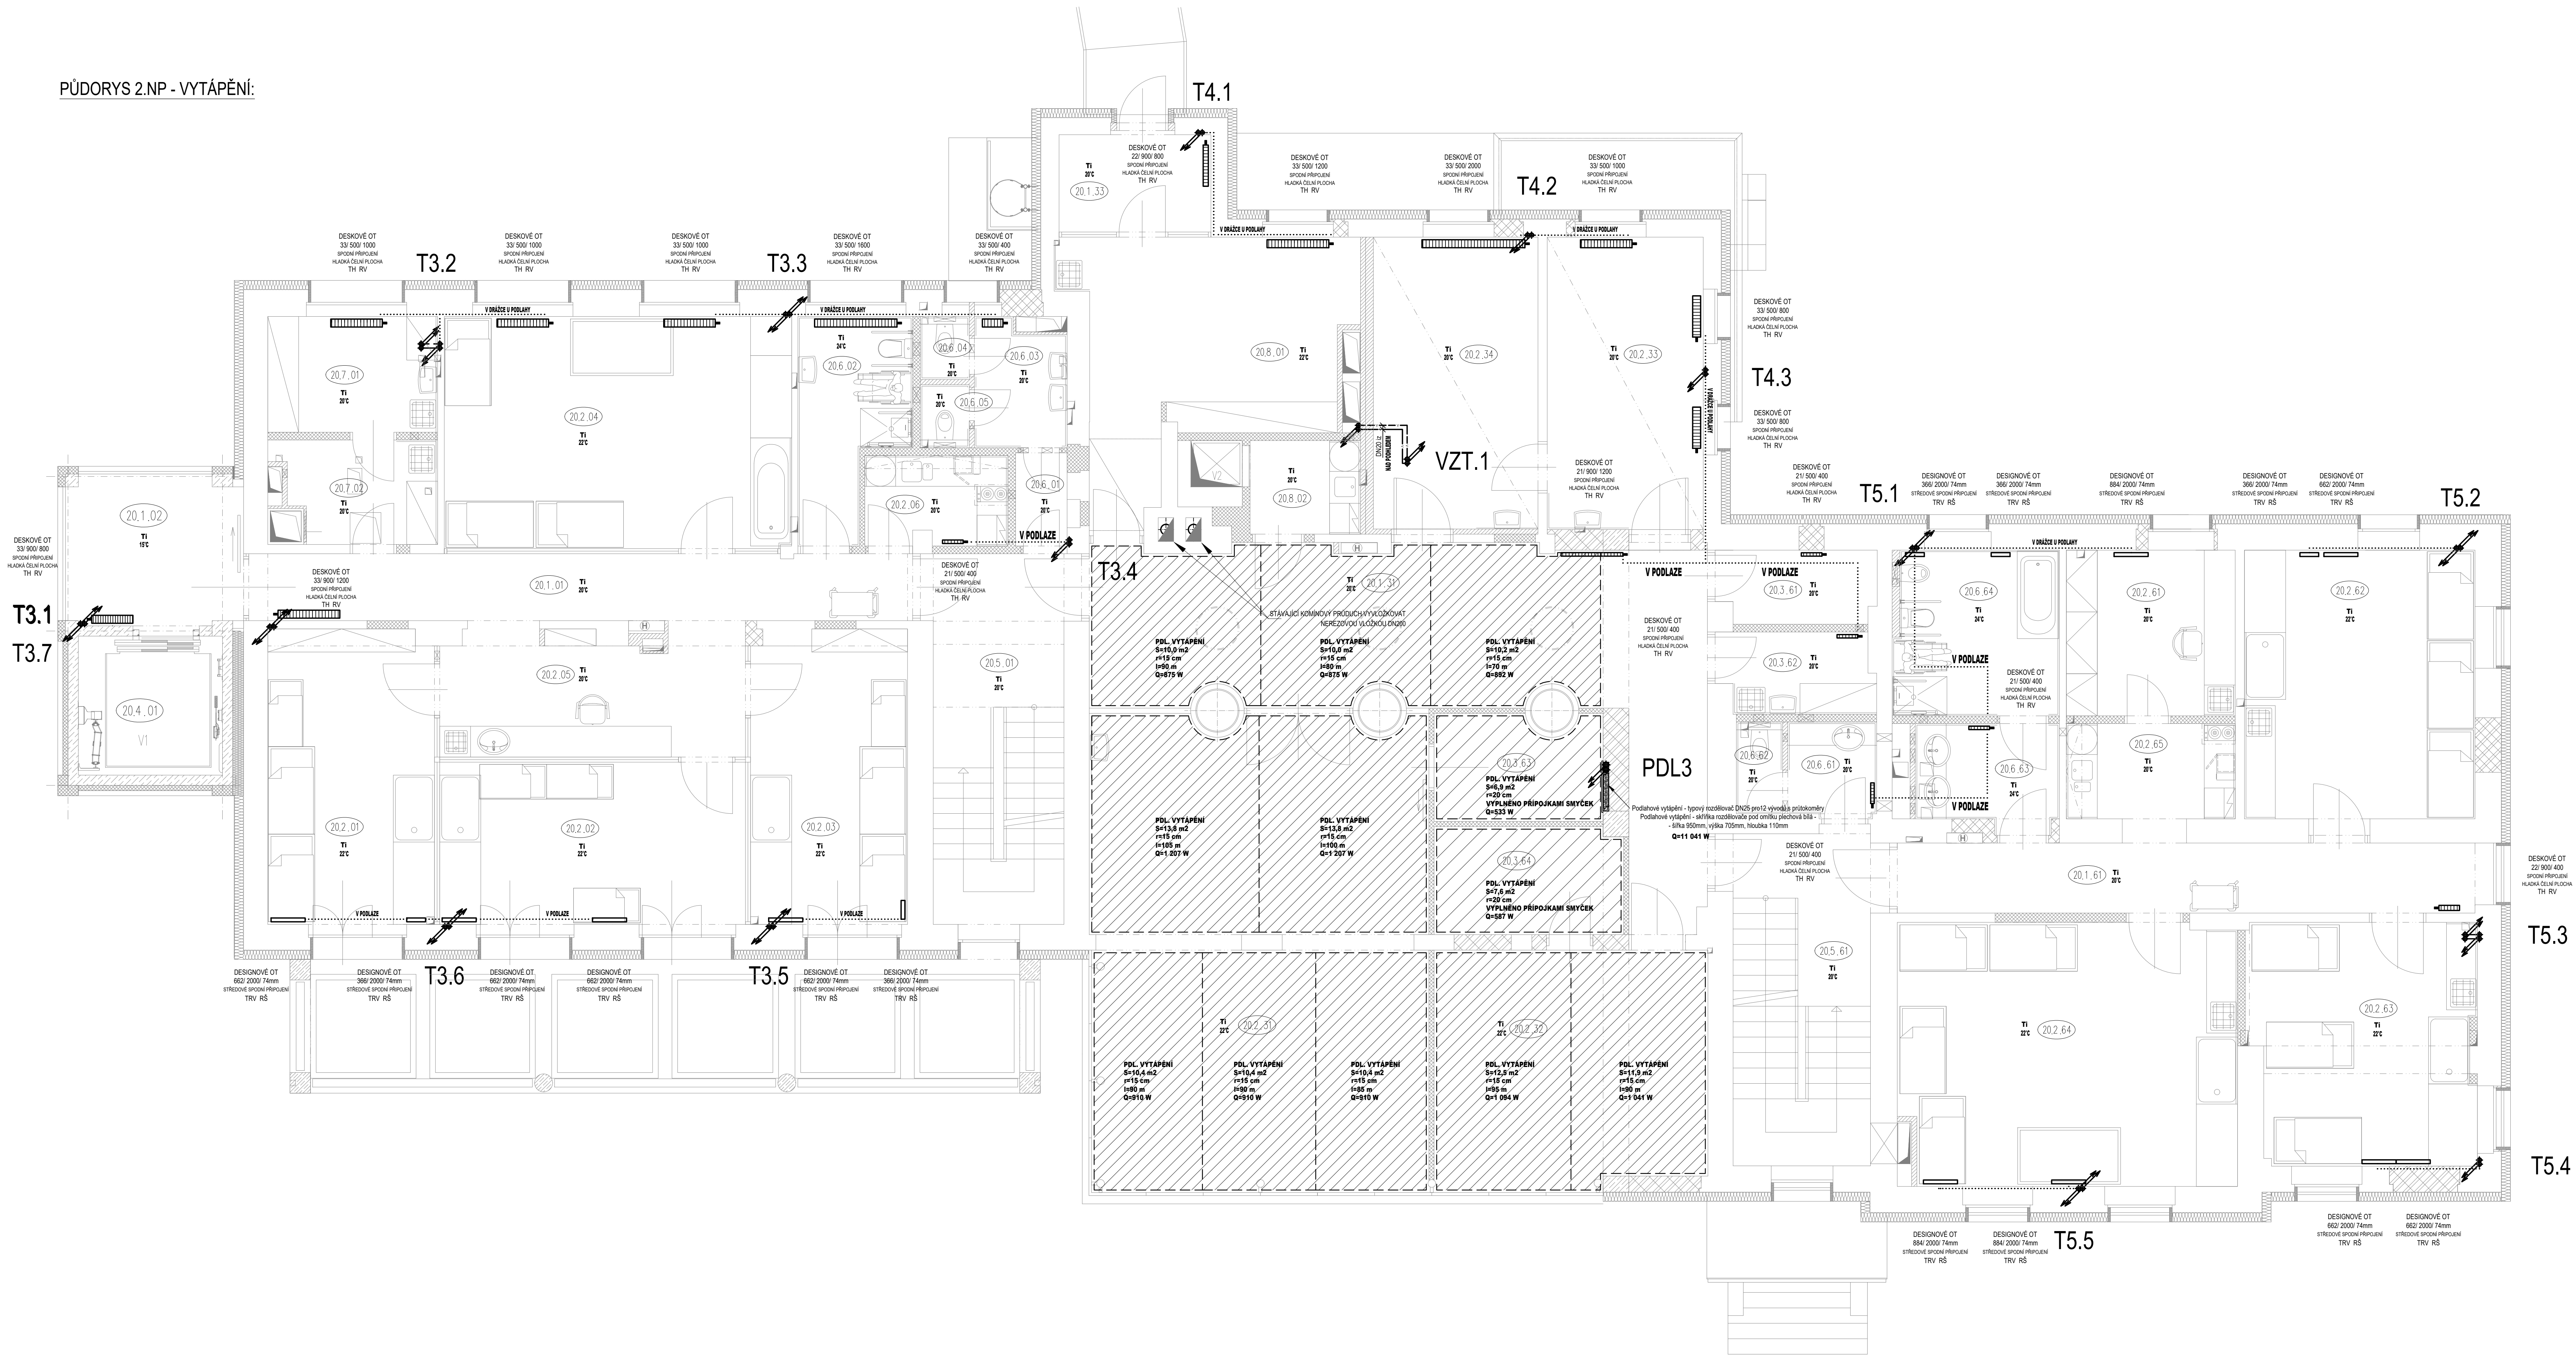

LEGENDA:

ZNAČKA	POPIS	TYP
—	POTRUBÍ TOPNÉ VODY - přívod	potrubí z mědi - měkká pájka
—	POTRUBÍ TOPNÉ VODY - zpátečka	potrubí z mědi - měkká pájka
—	PRIMÁRNÍ OKRUH ZDROJE - přívod	potrubí z trubek ocelových bezešvých
—	PRIMÁRNÍ OKRUH ZDROJE - zpátečka	potrubí z trubek ocelových bezešvých
—	POTRUBÍ TOPNÉ VODY PRO VZDUCHOTECHNIKU - přívod	potrubí z mědi - měkká pájka
—	POTRUBÍ TOPNÉ VODY PRO VZDUCHOTECHNIKU - zpátečka	potrubí z mědi - měkká pájka
—	EXPANZNÍ POTRUBÍ	potrubí z mědi - měkká pájka
T3	STOUPACÍ POTRUBÍ - topná větev 3 - levá část	potrubí z mědi - měkká pájka
T4	STOUPACÍ POTRUBÍ - topná větev 4 - střední část	potrubí z mědi - měkká pájka
T5	STOUPACÍ POTRUBÍ - topná větev 5 - pravá část	potrubí z mědi - měkká pájka
VZT.1	STOUPACÍ POTRUBÍ - topná větev pro vzduchotechniku	potrubí z mědi - měkká pájka
PDL	STOUPACÍ POTRUBÍ - podlahové vytápění	potrubí z mědi - měkká pájka

LEGENDA OTOPNÉ PLOCHY:

ZNAČKA	POPIS	TYP
—	OCELOVÉ DESKOVÉ TĚLESO S PRAVÝM SPODNÍM PŘIPOJENÍM, ZABUDOVANÝM VNITŘNÍM PROPOJOVACÍM ROZVODEM, VENTILOVOU KLÁDNOU	HLADKÁ CELNÍ PLOCHA
—	DESKOVÉ OT SE SVISLE ORIENTOVANÝMI PROFILY	STŘEDOVÉ SPODNÍ PŘIPOJENÍ
—	TRUBKOVÉ KOUPELNÍ TĚLESO	ZVĚTŠENÁ VÝHRĚVNÁ PLOCHA

Souřadnicový systém S-JTSK, Výškový systém Bv

Objednatel: DĚTSKÉ CENTRUM STRANČICE
Hrdinů 175, 251 63 Strančice
Zastoupené: MUDr. Pavlem Biskupem
IČO: 43750672

Zhotovitel části / objektu: D. PROJEKT
Ing. Karel Dovrtěl
projekt T23
I. 171 111 107, II. 171 111 108, III. 171 111 109

Vypracoval: Ing. Karel Dovrtěl
Zodpovědný projektant: Ing. Karel Dovrtěl
Technická kontrola: Ing. Karel Dovrtěl

Akce: CENTRUM CHOČERADY
Rekonstrukce a příprava objektu dle stavebního
na pozemcích: a.p. 175 a 227 v k.ú. Chočeradý

Objekt: SO 01
Část: D.1.4.B VYTÁPĚNÍ

Část: PŮDORYS 2.NP

Investor: DCS
Zak. číslo: 1300015
Datum: 5/2017
Stupeň: DPS
Měřítko: 1:50
Č. přílohy: 1
Příloha: D.1.4.B
UT.04

adresa: BRNĚNSKÁ 100/25
50000 HRADEC KRÁLOVÉ
tel: 731111627
email: kd.projekt@gmail.cz