

LEGENDA – inženýrské sítě

- STÁVAJÍCÍ STAV, hrany ploch
- VRCHNÍ VEDENÍ NN + ochranné pásmo 1m
- PODZEMNÍ VEDENÍ NN + ochranné pásmo 1m
- PODZEMNÍ VEDENÍ NN VO + ochranné pásmo 1m
- PODZEMNÍ VEDENÍ VN + ochranné pásmo 1m
- PODZEMNÍ SČELOVACÍ VEDENÍ O2 + ochranné pásmo 1m
- PODZEMNÍ VEDENÍ VODOVODU + ochranné pásmo 1,5m
- PODZEMNÍ DEŠŤOVÁ KANALIZACE + ochranné pásmo 1,5m
- PODZEMNÍ PLYNOVOD + ochranné pásmo 1,0m
- PODZEMNÍ SPŮŠKOVÁ KANALIZACE + ochranné pásmo 1,5m

Před zahájením zemních prací je nutno přizvat zástupce všech správců podzemních rozvodů k přesnému vylíčení inženýrských sítí.

1/ Informace o průběhu podzemních sítí jsou pouze informativní a nenahrazují aktuální vyjádření správce.

2/ Informace byly správci vydány pouze pro účely tohoto mapového podkladu a nesmí být použity pro jiné účely. Zneužití je pod sankcí dle podmínek správce podzemních sítí.

3/ Tento mapový podklad byl vytvořen pouze pro použití dle popisového pole. Rozšiřování pro jiné účely pouze se souhlasem a podle podmínek zhotovitele.

- stav mapy kn:
- POZEMKOVÁ HRANICE DLE MAPY KN
- POZEMKOVÁ HRANICE – VNITŘNÍ KRESBA (SLUČKA)
- Zákes mapy KN je pouze orientační. Pro přesné určení majetkových vztahů je potřebná transce v terénu vytyčit.

LEGENDA – objekt SO 101 – akce III/3275 STARÝ KOLÍN.

NENÍ PŘEDMĚTEM TĚTO PD


- ZÁŘAZENÍ A ZALITÍ STYČNÉ SPÁRY  
horká asfaltová zvlivka
- NOVĚ NAVRŽENÉ BETONOVÉ OBRUBNÍKY
- DLAŽBA PRO NEVODNÉ  
betonová dlažba slepecká, barva červená
- +12cm
- NAVRŽENÁ VÝŠKA OBRUBNÍKU
- PODELNÁ DRENAŽ
- NOVĚ NAVRŽENÁ DEŠŤOVÁ KANALIZACE  
investiční akce Obec Starý Kolín
- NOVĚ NAVRŽENÝ MOSTNÍ OBJEKT č.3275  
investiční akce KSÚS
- UMĚLÁ VODICÍ LINE  
s podélnými drážkami, přírodní
- DEŠŤOVÁ KANALIZACE  
PVC KG DN200, spád min. 0,5%
- TRATVOD  
PVC DN100, spád min. 0,5%
- PŘECHODOVÝ SLOUP VO  
dle TRP 15

LEGENDA – objekt SO 102, NENÍ PŘEDMĚTEM TĚTO PD

- NOVĚ NAVRŽENÉ BETONOVÉ OBRUBNÍKY
- UMĚLÁ VODICÍ LINE  
s podélnými drážkami, přírodní
- CHODNÍKOVÁ RAMPA  
–max. sklon 12,5%

LEGENDA – objekt SO 402

- NOVĚ NAVRŽENÝ SLOUP VO  
dle TRP 15
- NOVĚ NAVRŽENÝ KABEL CYKY–J, dl. = vodorovná vzdálenost
- NOVĚ NAVRŽENÁ CHRÁNIČKA 110  
uložena –1,20m pod komunikací (vjezdem)  
uložena –0,70m pod chodníkem, zelení

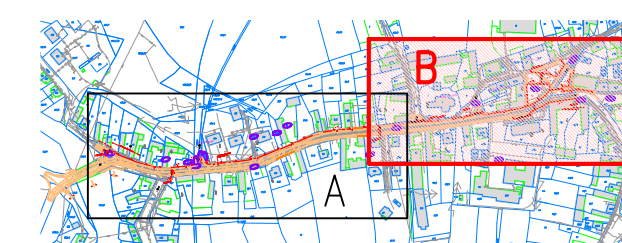

03		
02		
01		
ZNAČKA	POPIS	DATUM

Projekt a inženýrská kancelář dopravních a pozemních staveb

**ING. TOMÁŠ RAK**  
Truhlářská 204/22, Praha 6-Malá Strana, 150 01  
tel: 224 118 179  
fax: 224 118 172  
e-mail: info@tobrak.cz  
web: www.tobrak.cz

HLAVNÍ INŽENÝR PROJEKTU: Ing. Tomáš Rak  
ZODPOVĚDNÝ PROJEKTANT: Ing. Tomáš Rak  
VYPRACOVATEL: Bc. Hana Bartoňová  
OBJEDNATEL: Obec Starý Kolín, Náměstí 117, 281 23 Starý Kolín  
KRAJ: Středočeský  
AKCE:

STUPĚŇ PD: DPS  
DATUM: 5/2018  
ČÍSLO ZÁKAZKY: 18 019  
FORMÁT: 16 x A4  
MĚŘÍTKO: 1:250  
KÚ: Šury Kolín  
ČÍSLO PARE:

**STAVEBNÍ ÚPRAVY CHODNÍKŮ U III/3275,  
VÝSTAVBA OSVĚTLENÍ VE STARÉM KOLÍNĚ**  
SO 402 Vnější osvětlení  
SITUACE VEŘEJNÉHO OSVĚTLENÍ

Č. VYKRESU: C.4.2.2b