


VYTYČOVACÍ SITUACE - 3. ČÁST
M 1 : 500

Vodovodní řad D v délce 17,07 m
PE dn 90 dl. 17,07 m
Přípojky v celkové délce 113,56 m
PE dn 32 dl. 113,56 m


LEGENDA
NAVRHOVANÝ STAV

- Vodovodní přípojka
- Navrhovaný vodovodní řad

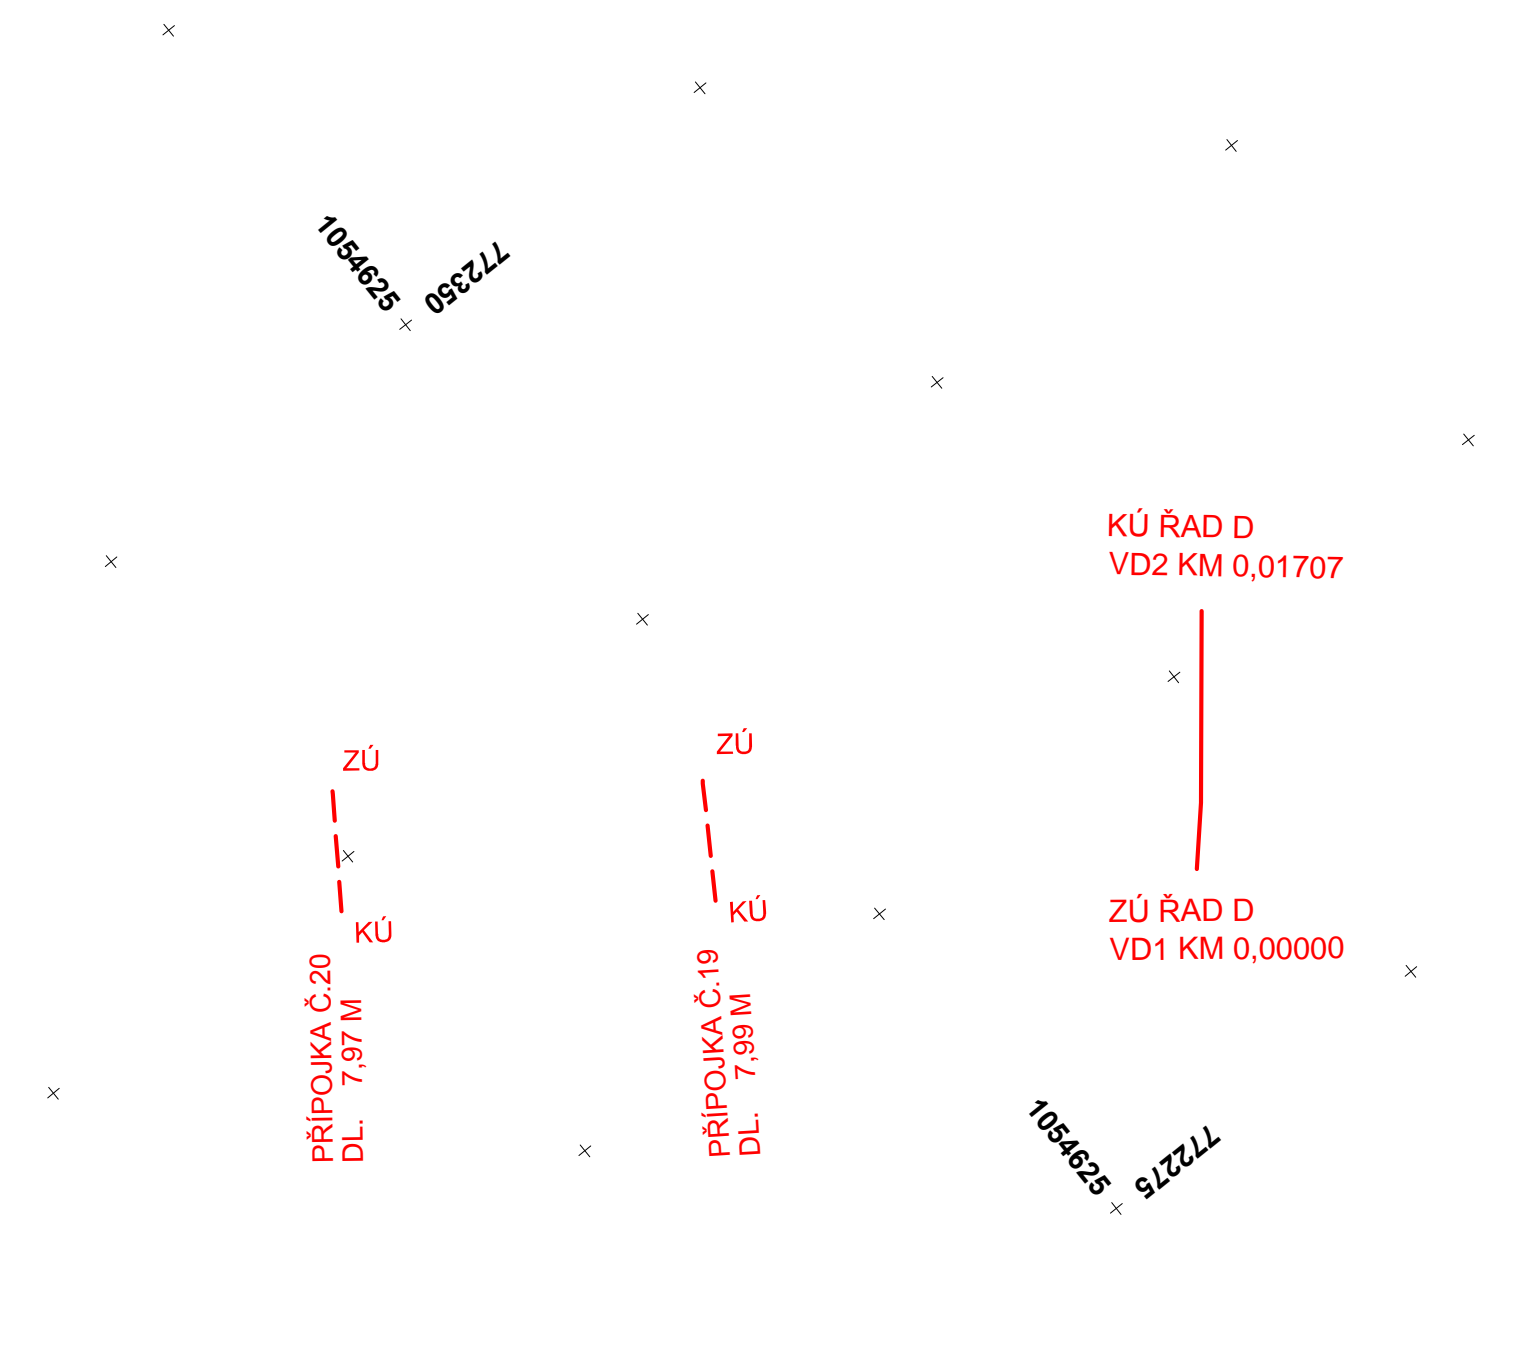

SITUACE - 3. ČÁST

KLAD LISTŮ:

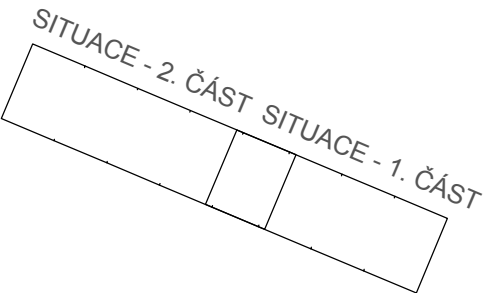

AKCE:

II/605 a III/2365 Beroun - Rekonstrukce silnic

ZADAVATEL:

STŘEDOČESKÝ KRAJ

Zborovská 11

150 21 Praha 5

Česká Republika

JTSK

Bpv

ZHOTOVITEL :

**NOVÁK &
PARTNER**
INŽENÝRSKÁ
PROJEKTOVÁ
KANCELÁŘ

vypracoval

Ing. Pavel Semerád

zodp. projektant

Ing. Šárka Novotná

hlavní inženýr

Ing. Martin Máša

tech. kontrola

Ing. Jan Vorel

obsah:

**SO 311 - Úpravy vodovodů
- II/605**

příloha:

VYTYČOVACÍ SITUACE - 3. ČÁST

investor

STŘEDOČESKÝ KRAJ

zak. číslo

08-NO-01-004

datum

08/2016

stupeň

PDPS

měřítko

1 : 500

č.přílohy:

paré :

6.3

120 00 Praha 2, Perucká 5

tel: 221 592 050

fax: 221 592 070

info@novak-partner.cz