



STAVEBNÍ ČÁST - PŮDORYS KOTELNY

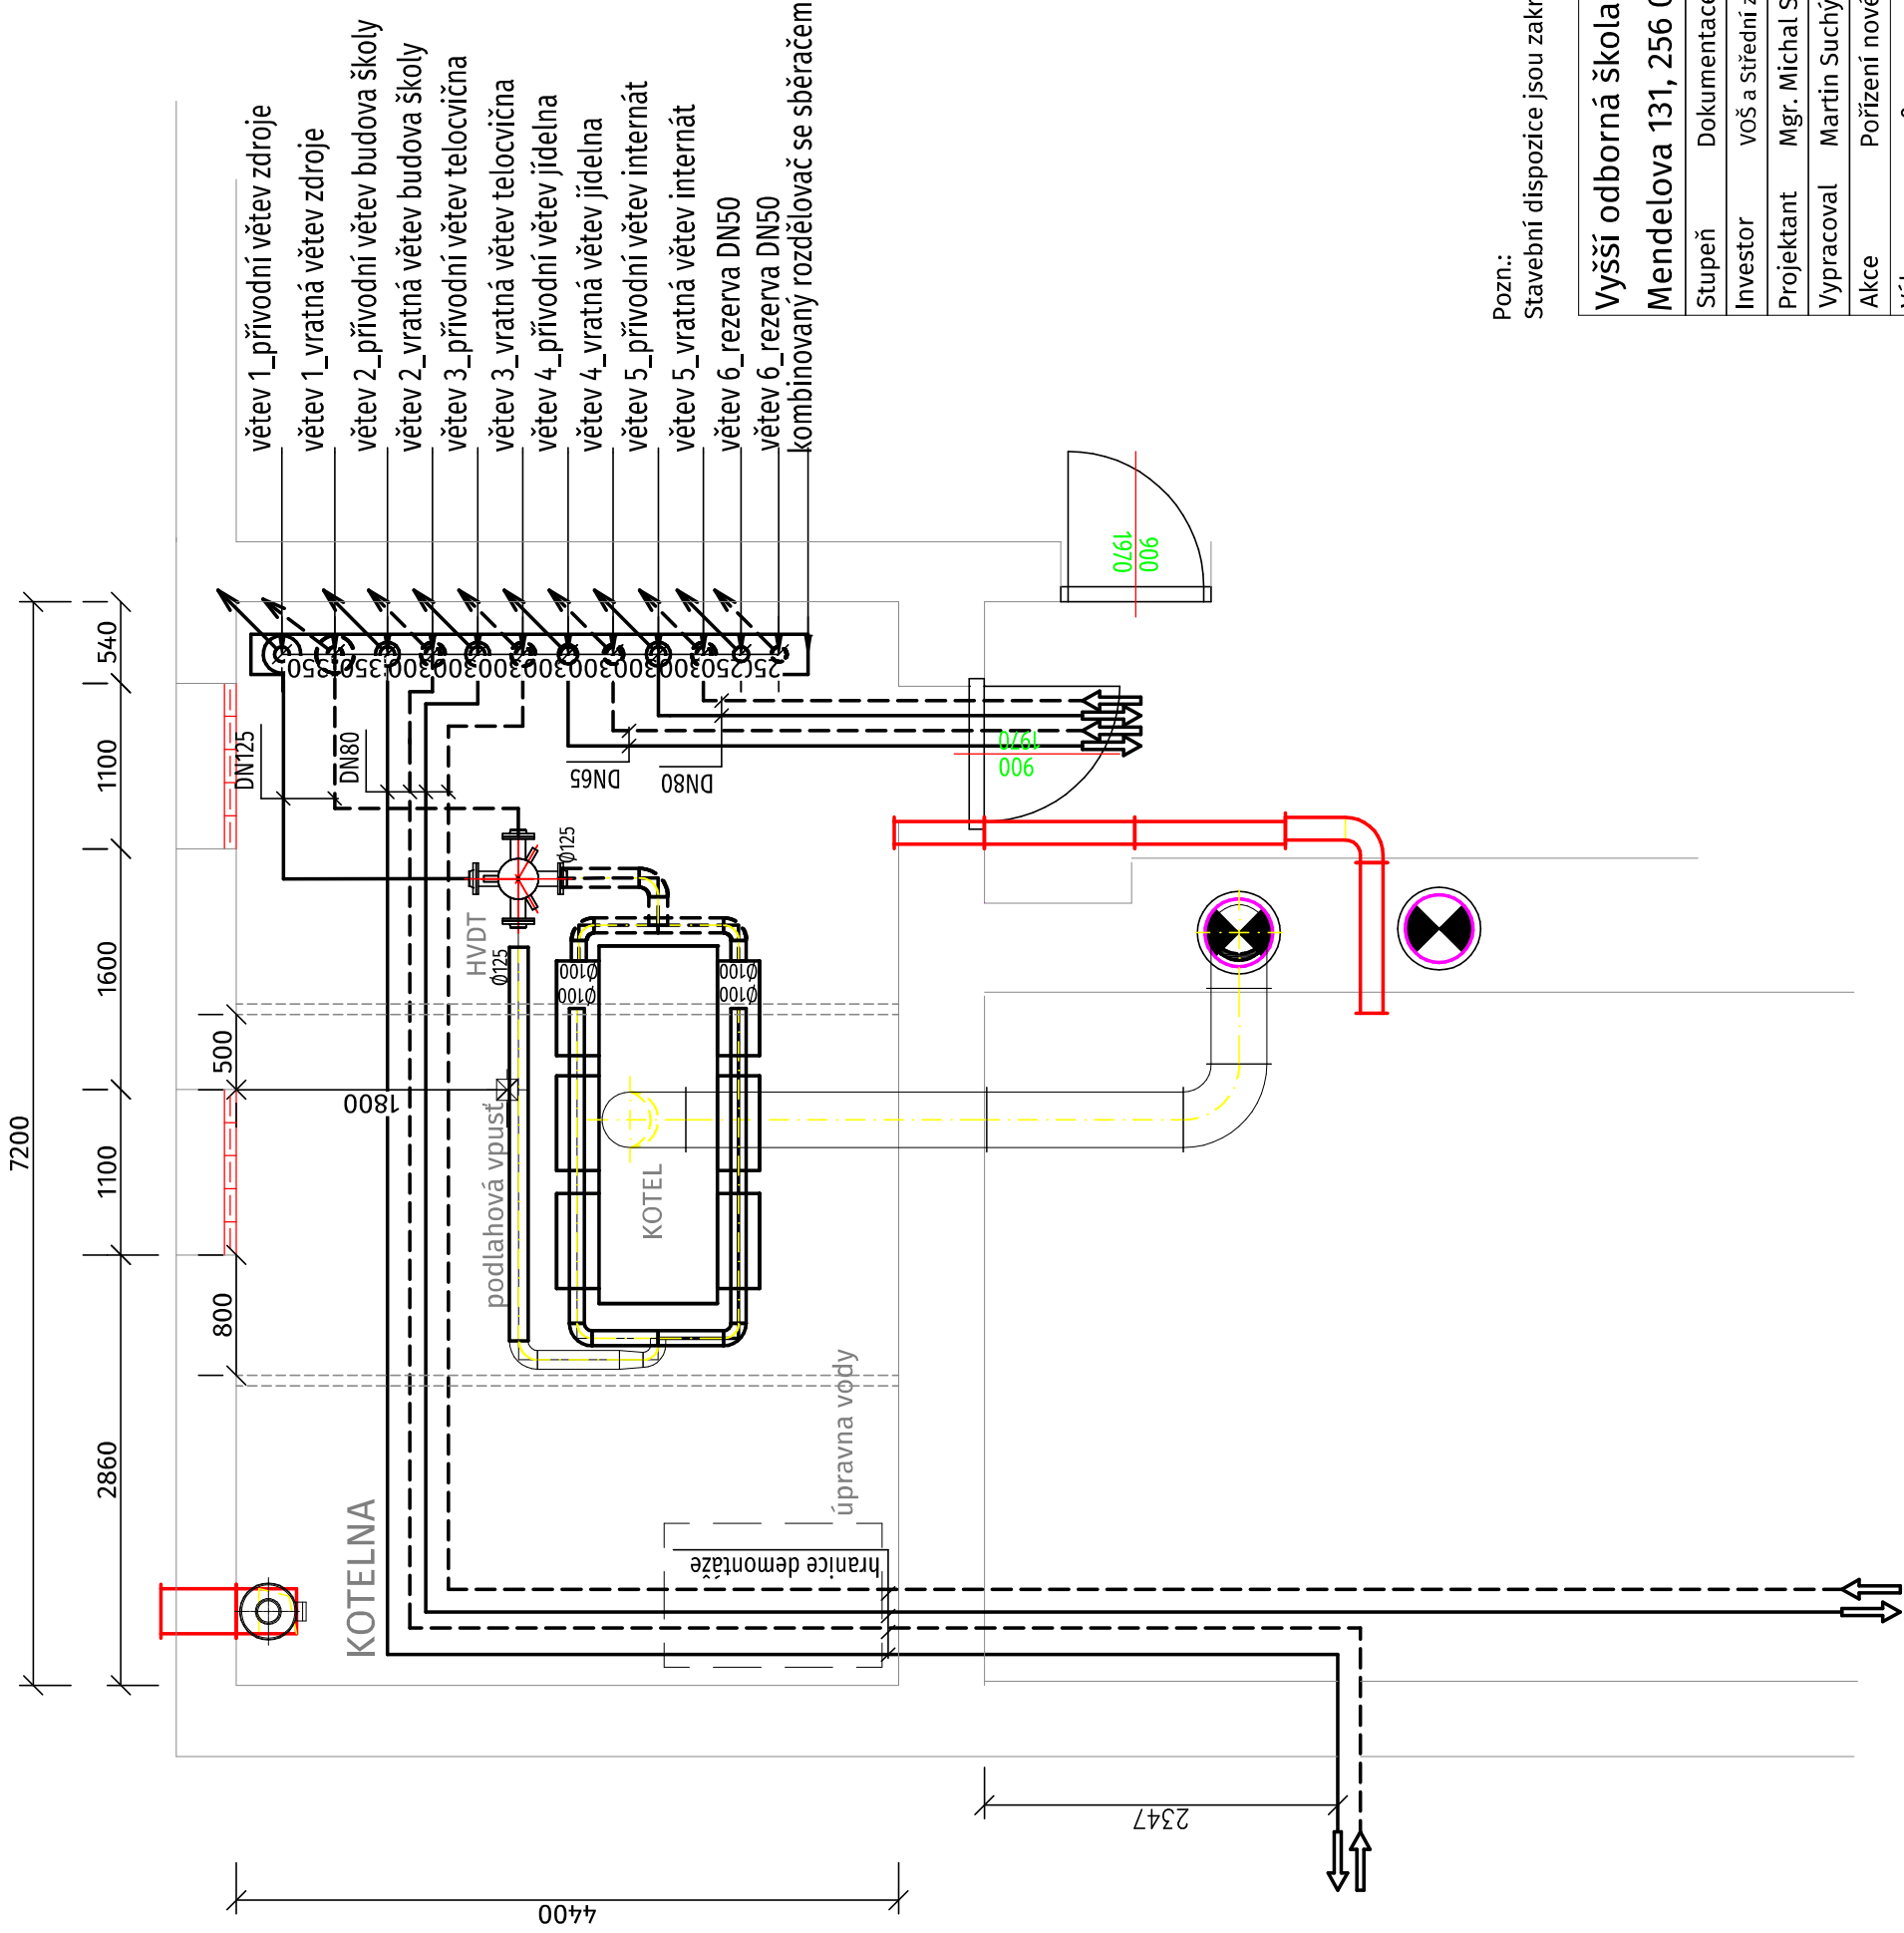

LEGENDA:

- přívodní potrubí topné vody
- - - vratné potrubí topné vody

Pozn.:
Stavební dispozice jsou zakresleny orientačně, skutečné rozměry odměřovat na stavbě.

| | | | |
|---|---|---|----------|
| Vyšší odborná škola a Střední zemědělská škola Mendelova 131, 256 01 Benešov | |  TO SYSTEM moderní topné systémy | |
| Stupeň | Dokumentace pro provedení stavby | Formát | A3 |
| Investor | VOŠ a Střední zemědělská škola, Mendelova 131, 256 01 Benešov | Měřítko | 1:50 |
| Projektant | Mgr. Michal Smejkal - ČKAIT 0013645 | Datum | 11/2019 |
| Vypracoval | Martin Suchý | Číslo zakázky | PK 17-19 |
| Akce | Pořízení nové kotelny_ UDRŽOVACÍ PRÁCE | Číslo výkresu | Č. paré |
| Výkres | PŮDORYS KOTELNY STÁVAJÍCÍ STAV | | ST02 |