



LEGENDA:

- NOVÁ TRASA KABELŮ VO
- STÁVAJÍCÍ TRASA KABELŮ VO
- RUŠENÁ TRASA, SLOUP VO
- NOVÁ CHRÁNIČKA
- STÁVAJÍCÍ KABEL.SKŘÍŇ RVO
- STÁVAJÍCÍ SLOUP VO
- NOVÝ SLOUP VO – OSVĚTLENÍ OKRUŽNÍ KŘÍŽOVATKY, KOMUNIKACE

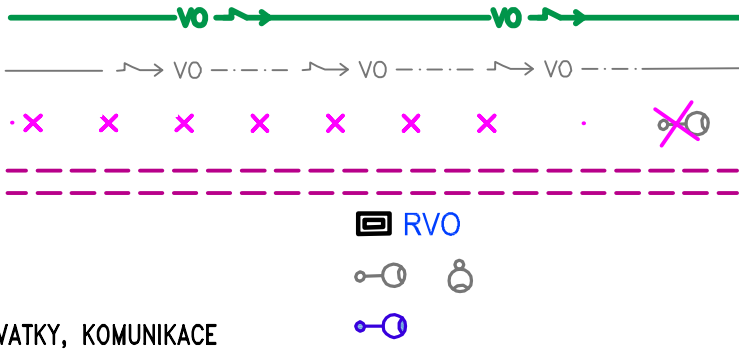

Změna:		Název změny:		Datum:	Provedl:	Podpis:	
Investor:			Objednatel:		Inženýrská činnost:		
Středočeský kraj Zborovská 11, 150 21 Praha 5 <div>Středočeský kraj</div>			Středočeský kraj Zborovská 11, 150 21 Praha 5 <div>Středočeský kraj</div>		METROPROJEKT Praha a.s. nám. I. P. Pavlova 2/1786 120 00 Praha 2		
METROPROJEKT Praha a.s. nám. I. P. Pavlova 2/1786 120 00 Praha 2 generální ředitel: Ing. David Krása tel.: +420 296 154 105 www.metroprojekt.cz info@metroprojekt.cz				<div> METROPROJEKT</div>		Souprava číslo:	
HIP:		Podpis:		Název a účel díla:			
David Benda <div>Benda</div> tel.: 296 154 333		II/611 x II/329 Poděbrady – Přední Lhota, okružní křižovatka_PD					
Stupeň:		PDPS					
Zpracovatelský útvar:			Název části díla:			B.	
S 71 - ELEKTRO tel.: 296 325 158			STAVEBNÍ ČÁST				
Vedoucí útvaru:			Podpis:				
Ing. Jan Kahuda <div>Kahuda</div>							
Odpovědný projektant:			Podpis:			Změna:	
Ing. Hana Krásová <div>Kraskova</div>			SO 04 Veřejné osvětlení				
Vypracoval:			Podpis:			Číslo příl.:	
Ing. Hana Krásová <div>Kraskova</div>			SITUACE				
Start. číslo: V20/2040 Formát: 10 x A4			Datum: 08/2019 Měřítko: 1 : 500				
ČD:		16	6973	001	03	02	21
							002