



ŘEZ A - A'

POKLOP LITINOVÝ TĚŽKÝ KRUHOVÝ Ø 600 MM , TŘÍDA D400

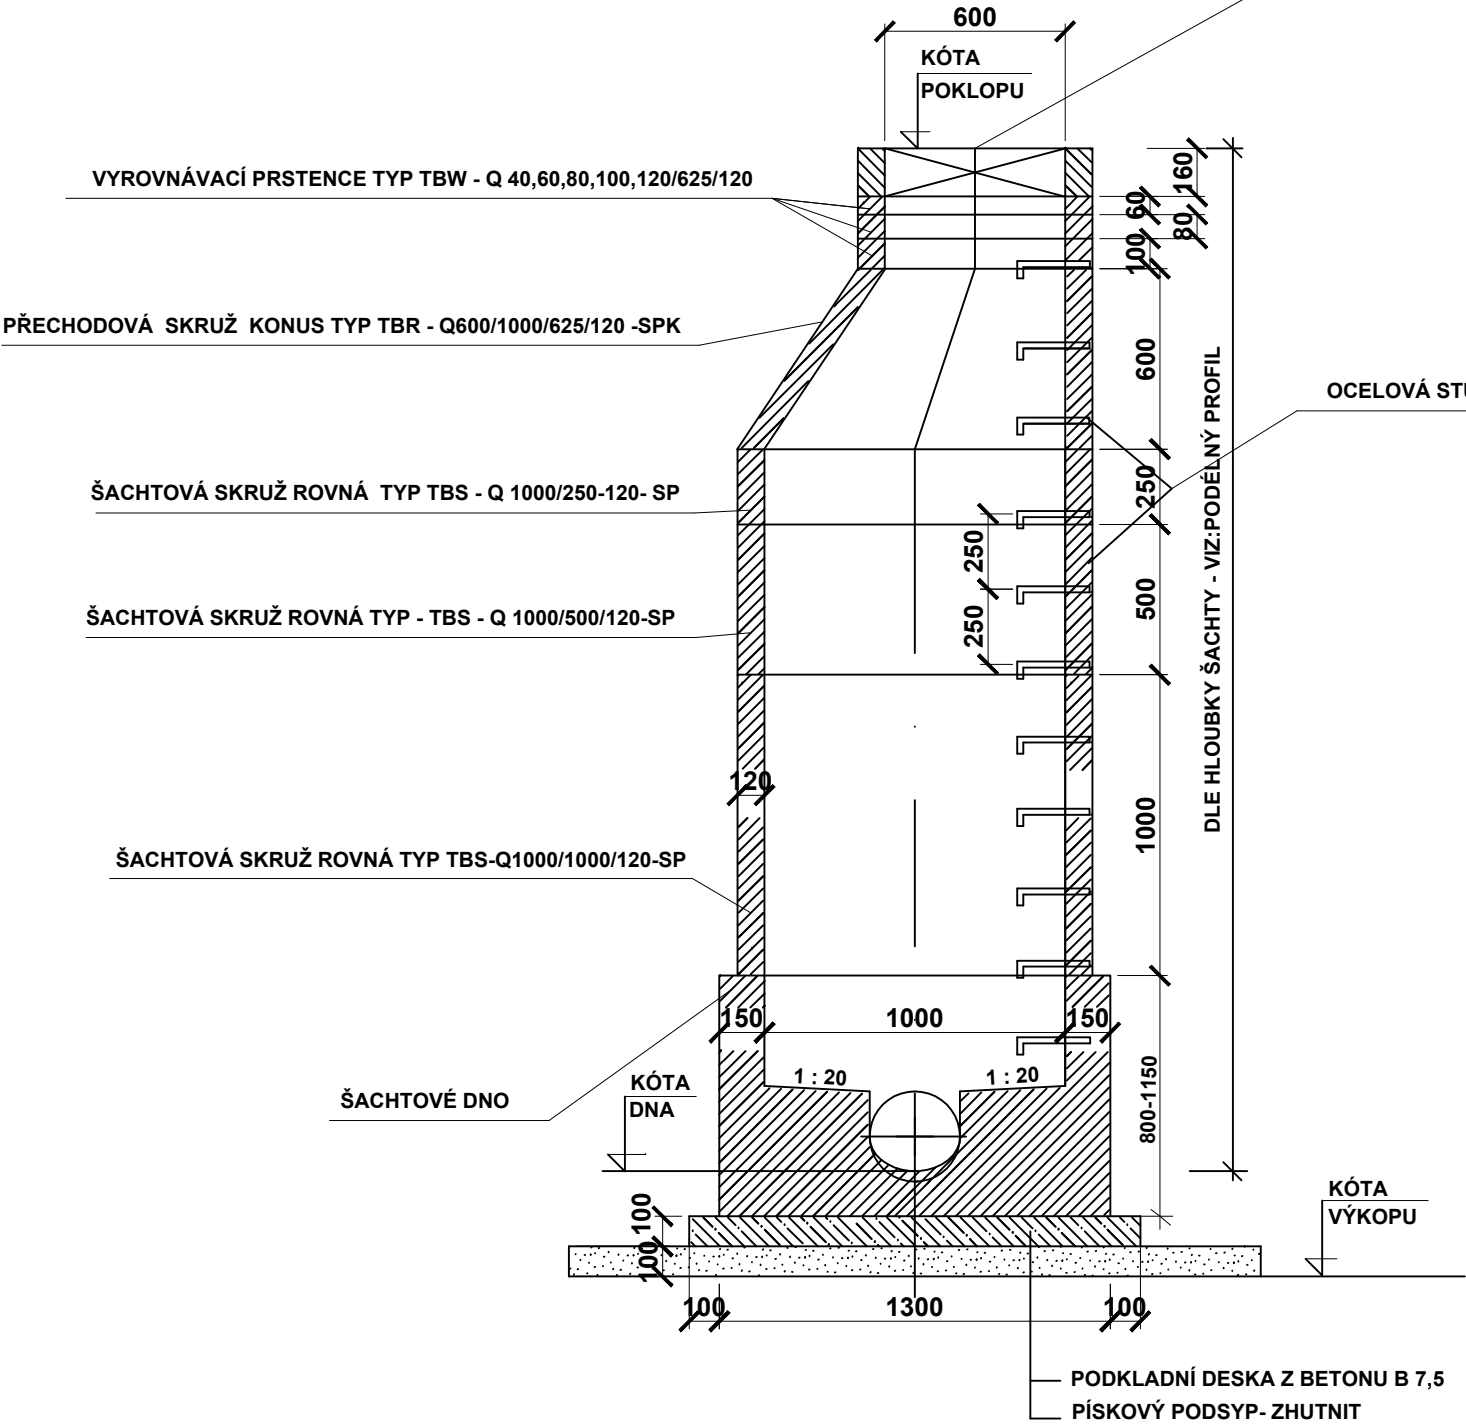

PŮDORYS

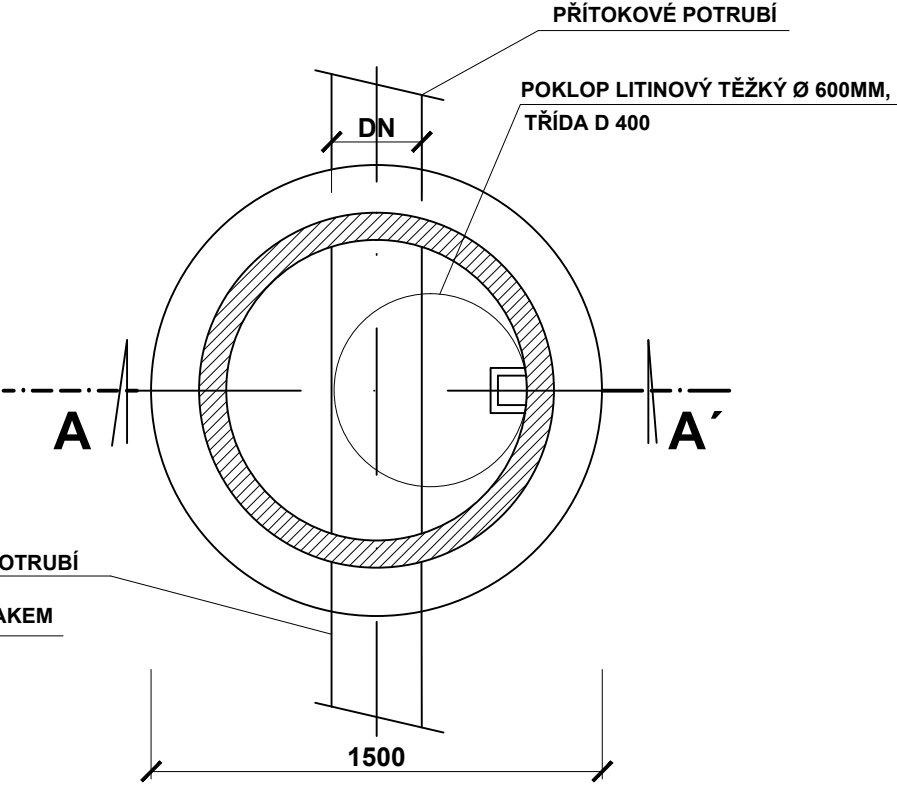

Vypracoval: Zdeněk Tvrz		Zodp.projektant : Ing. Satranský Jaroslav		ZDENĚK TVRZ vodohospodářské stavby čistírny odpadních vod , studny vodovody , kanalizace plynovody VLADISLAVOVA 2131,RAKOVNÍK tel : 313 513169 mobil : 605 741808 e-mail : tvrz@cbcnet.cz	
Stavebník : Středočeský kraj , Zborovská 81/11, Praha 5 - Smíchov					
Akce : DOMOV SENIORŮ - NOVÝ UBYTOVACÍ PAVILON					
Místo : Křivoklátská 417 , Nové Strašecí					
Obsah : REVIZNÍ ŠACHTA		VNITŘNÍ VODOVOD A KANALIZACE		Datum : 8/2016	
				Č.zakázky : 40/16	
				Účel: D.P.S.	
		Měřítko : 1 : 25		Číslo výkresu : 13.	