

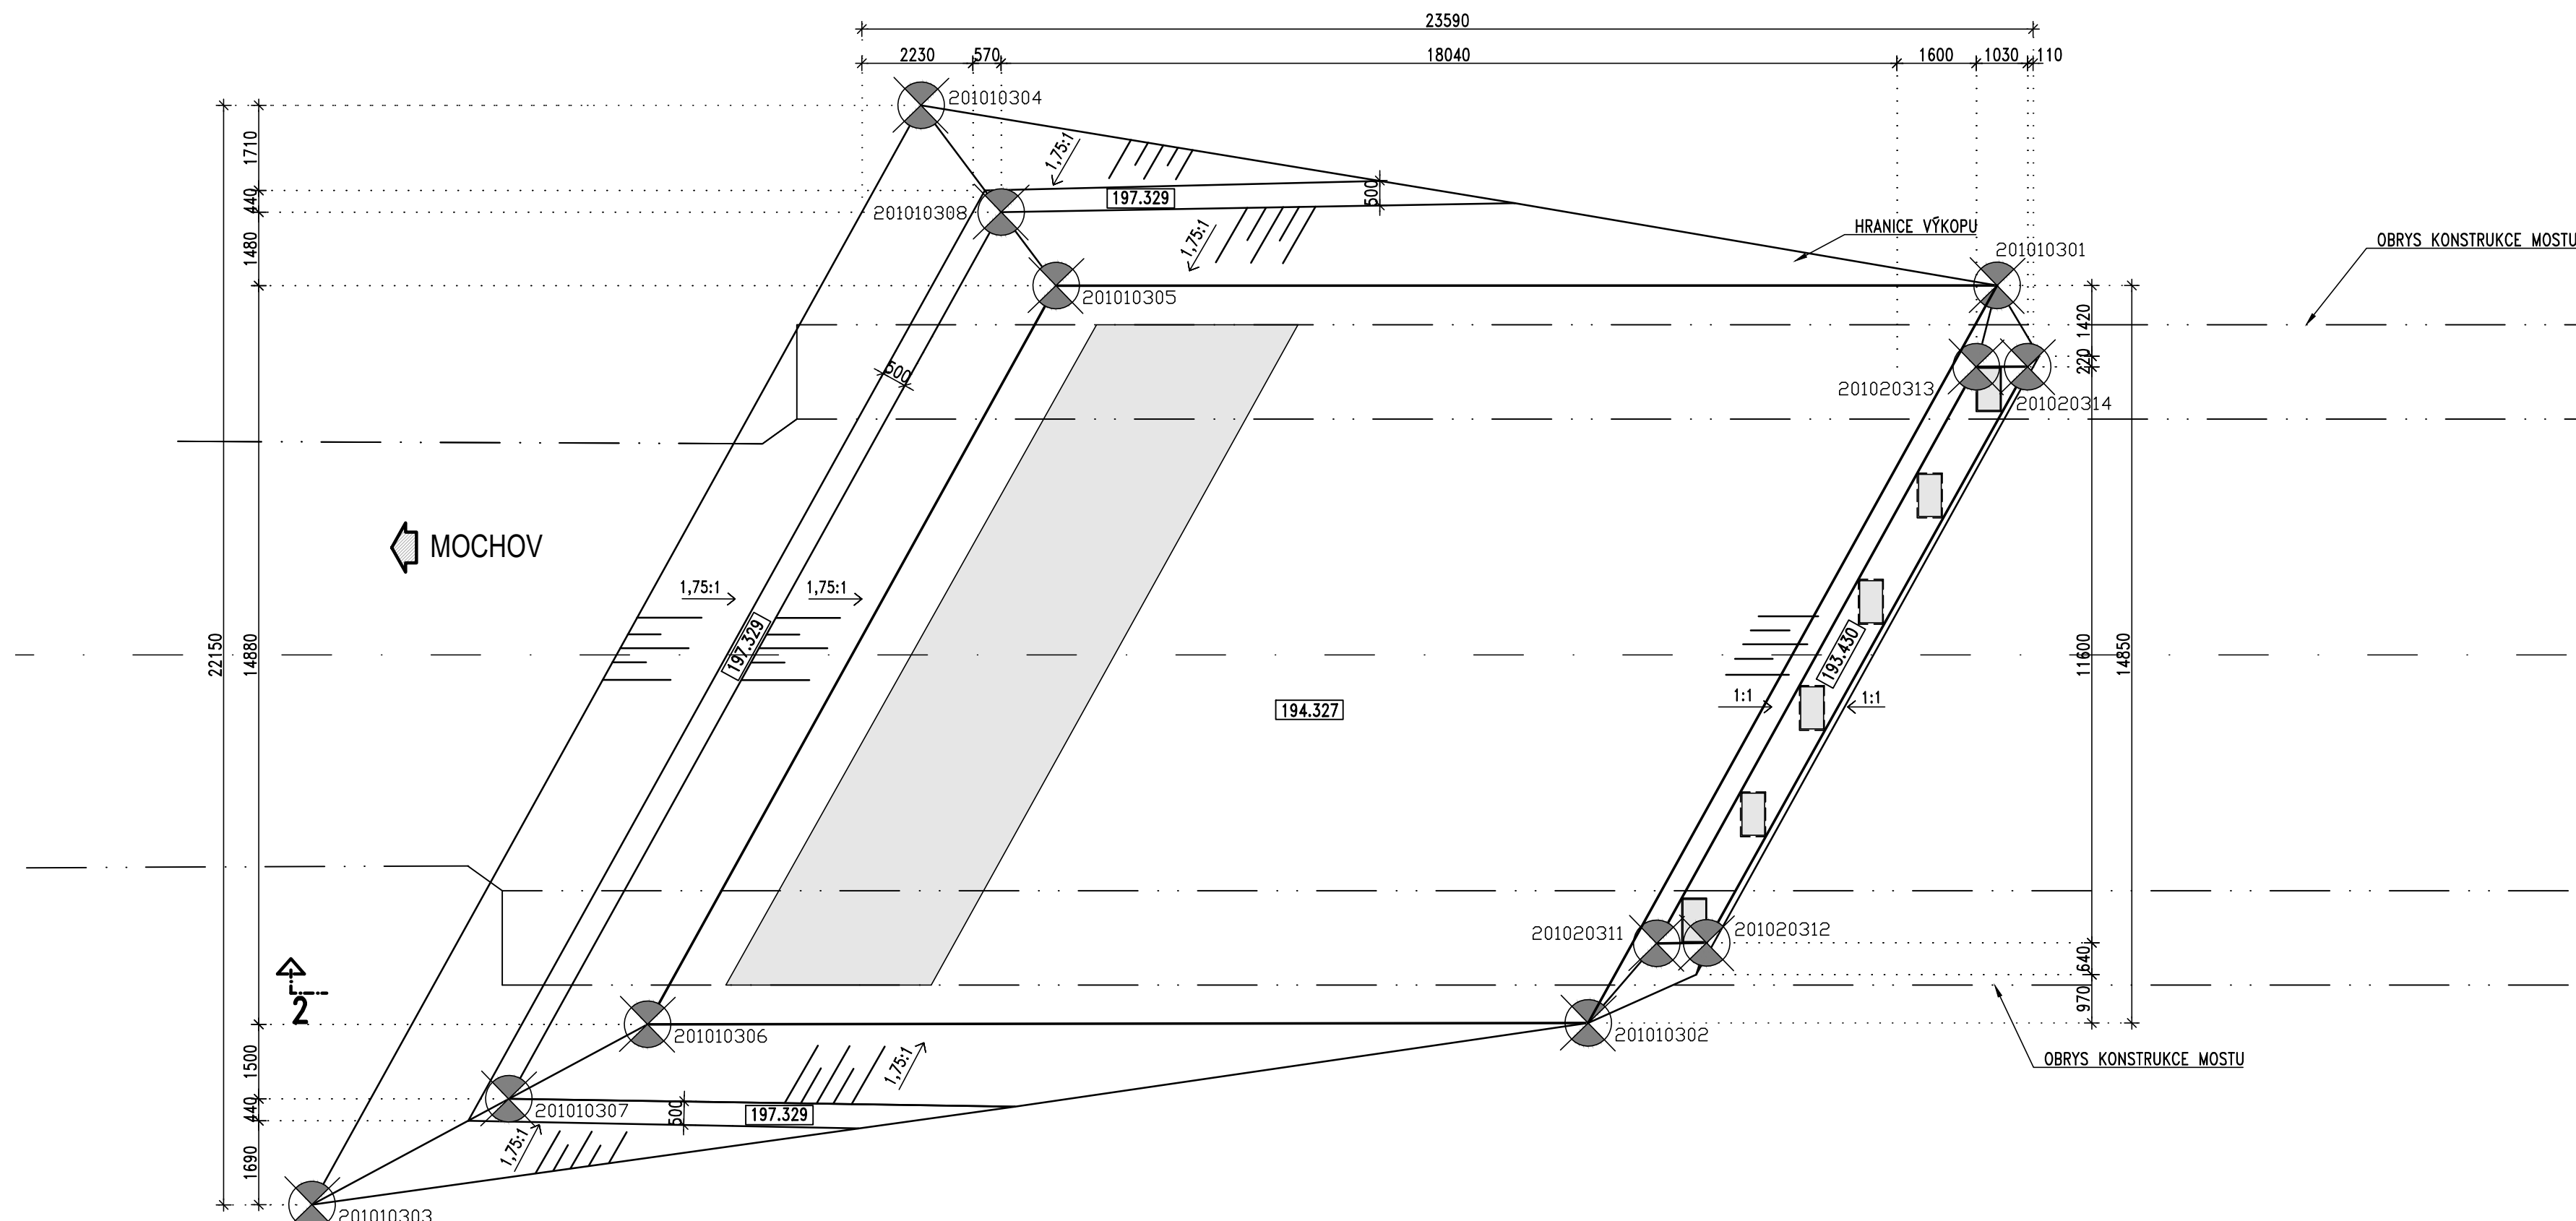


ŘEZ 1-1: PŮDORYS
M 1:100

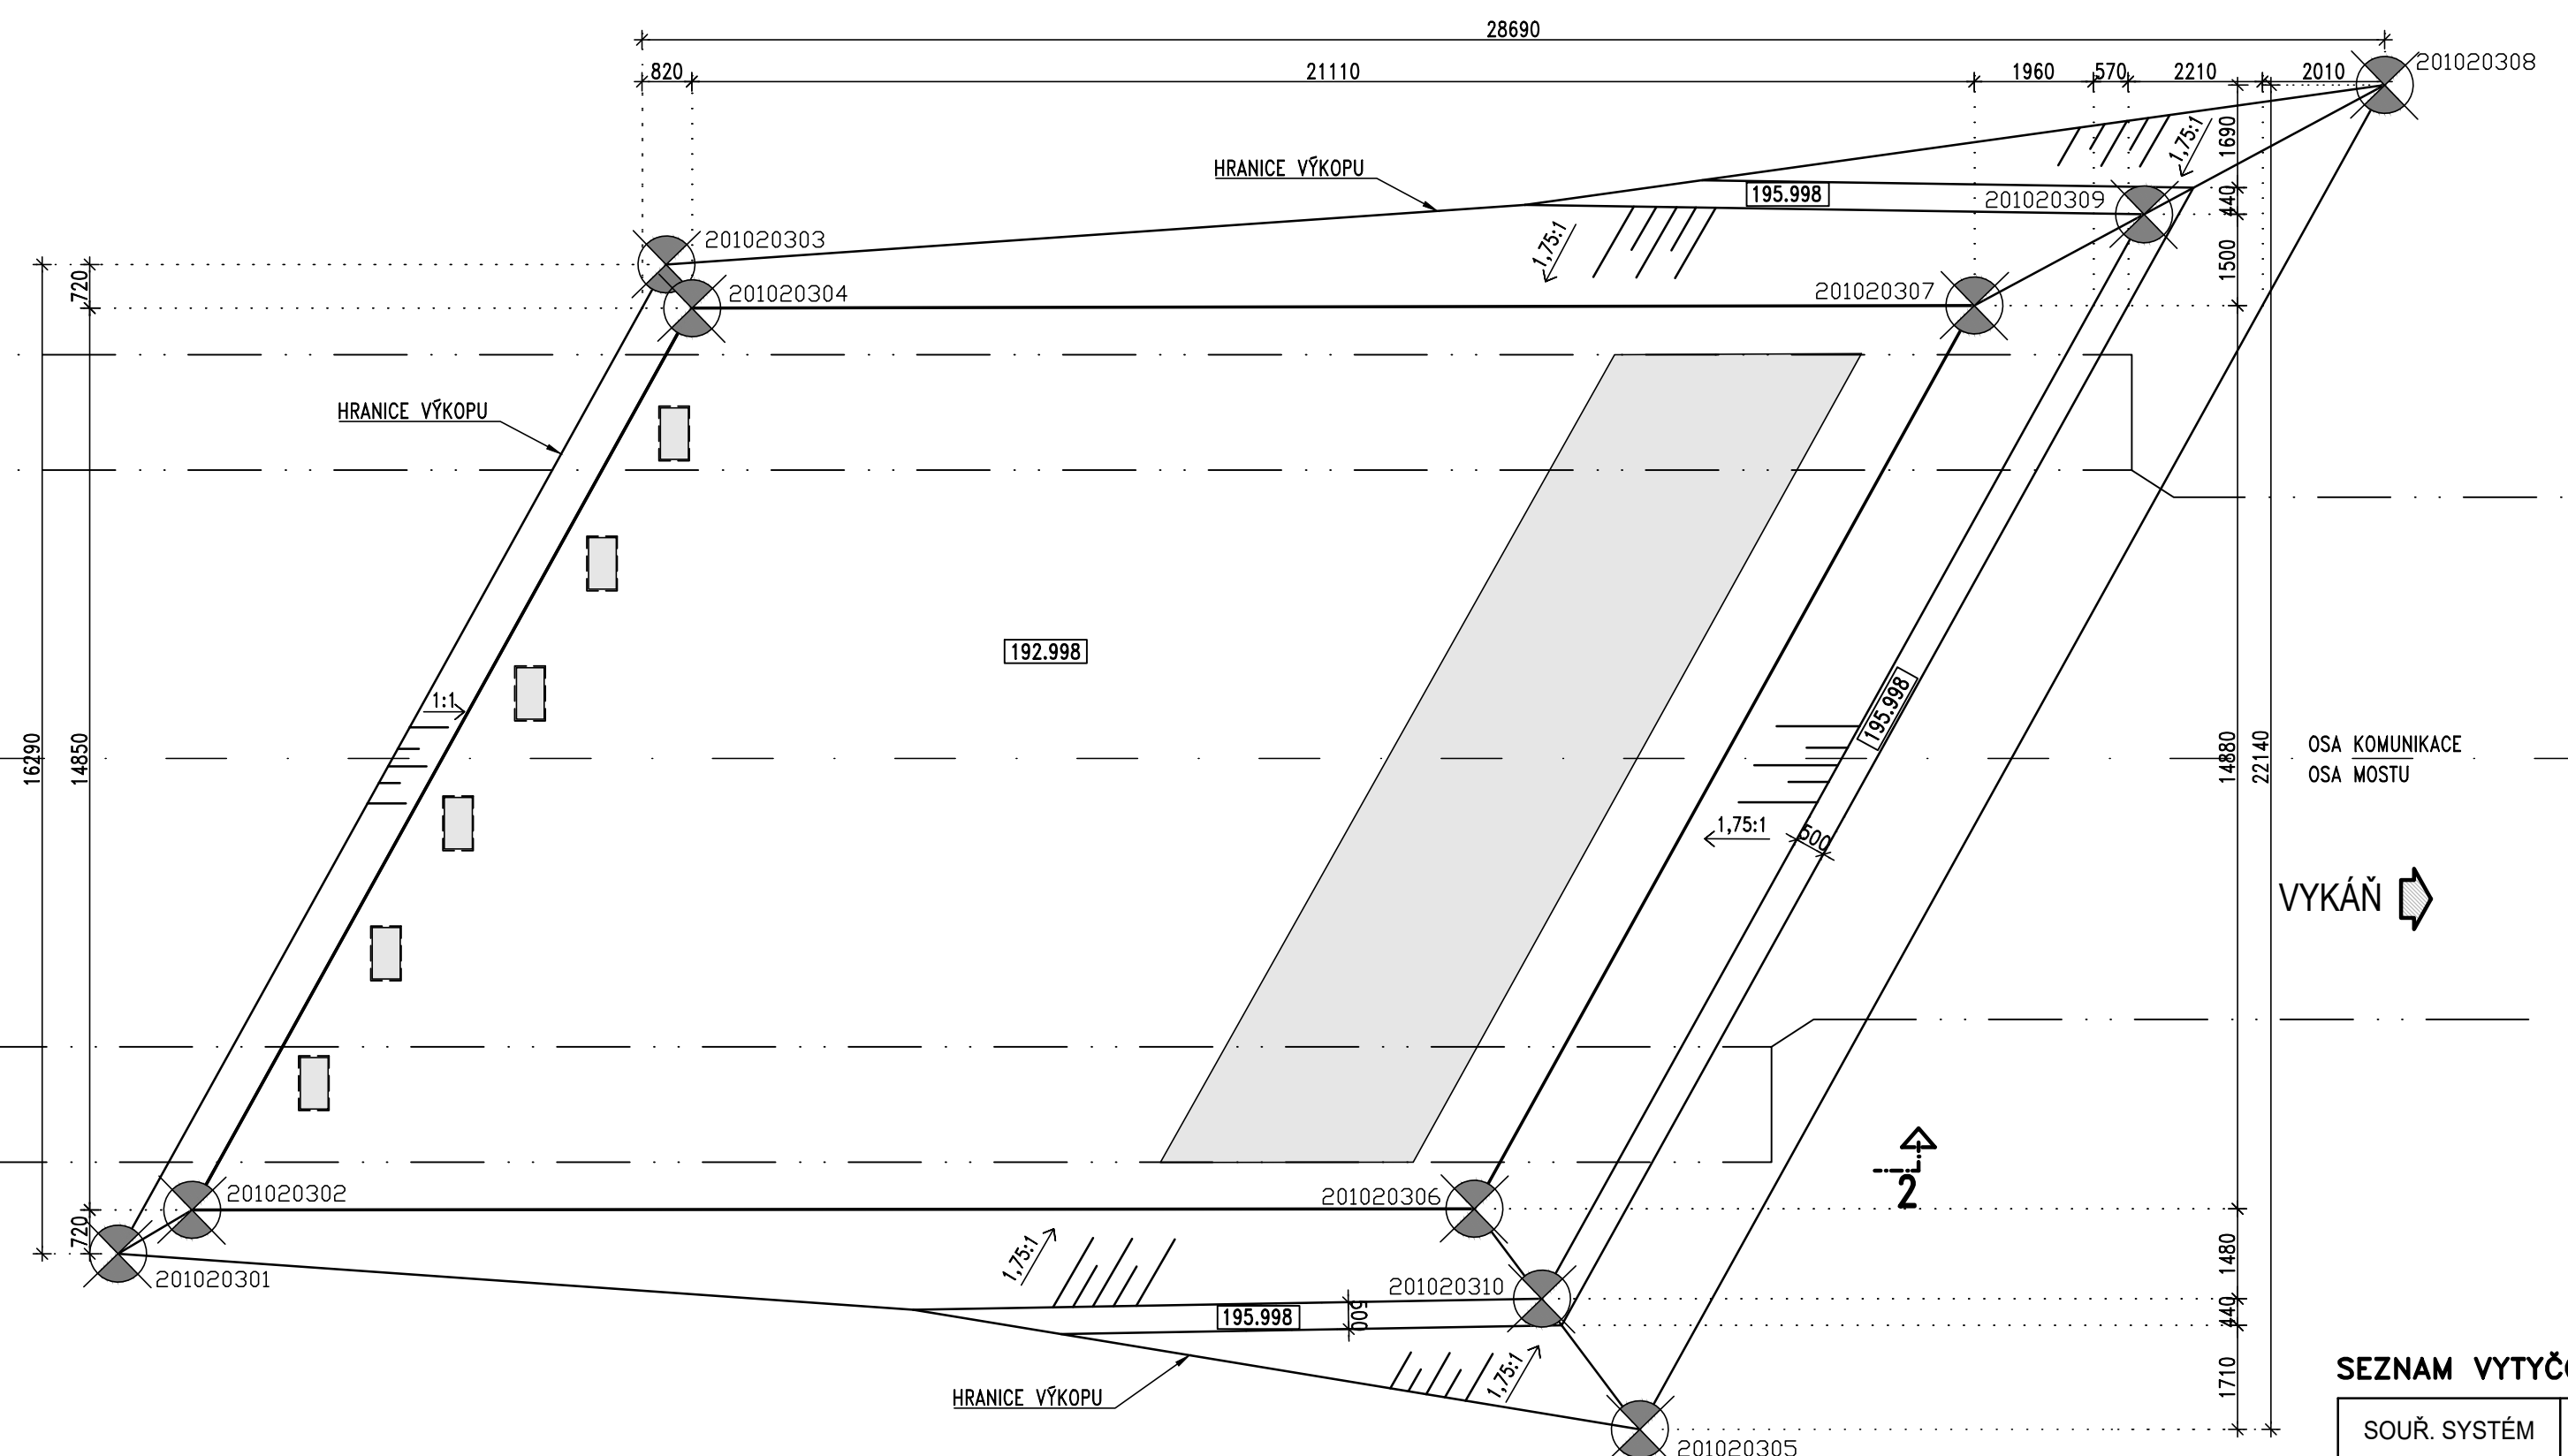

ŘEZ 2-2: PODELNÝ POHLED
M 1:100

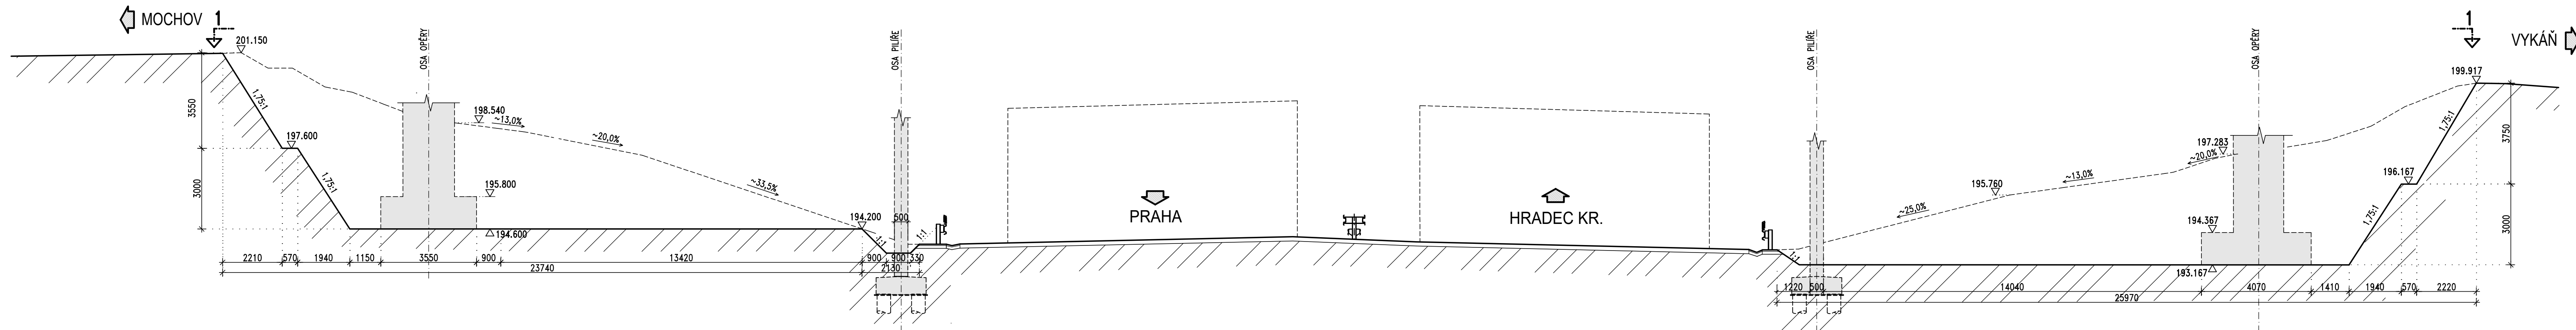

SEZNAM VYTÝČOVANÝCH BODŮ

SOUŘ. SYSTÉM	JTSK	
NÁZEV	Y _{JTSK} [m]	X _{JTSK} [m]
201010301	715021,974	1041635,518
201010302	715038,918	1041634,404
201010303	715053,185	1041612,716
201010304	715027,929	1041614,369
201010305	715030,054	1041618,377
201010306	715047,019	1041617,280
201010307	715049,570	1041615,392
201010308	715029,186	1041616,746
201010309	715036,879	1041634,967
201010310	715036,444	1041635,871
201010311	715023,633	1041635,837
201010312	715023,190	1041636,771
201020301	715025,559	1041664,486
201020302	715024,389	1041665,282
201020303	715006,974	1041665,706
201020304	715007,444	1041666,396
201020305	715017,491	1041688,387
201020306	715015,369	1041684,372
201020307	714998,401	1041685,476
201020308	714992,236	1041690,039
201020309	714995,851	1041687,364
201020310	715016,235	1041686,009

POZNÁMKY

- TENTO VÝKRES STANOVUJE ROZSAH VÝKOPOVÝCH PRACÍ PRO DEMOLICI MOSTU.
- ROZMĚRY ZÁKLADŮ OPĚR BYLY STANOVENY ODHADEM. SKUTEČNÉ ROZMĚRY A HLoubKY VÝKOPŮ SE MOHOU LIŠIT.
- PŘEDPOKLÁDANÁ HLADINA PODZEMNÍ VODY JE V HLoubCE +191,47

AAA - ČÍSLO STAVEBNÍHO OBJEKTU

BB - ČÍSLO PODPORY (01,...,05)

CC - ČÁST (01-ZÁKLADY, 02-STŘEDY LOŽISEK, 03- KRAJNÍ BODY VÝKOPU, 04- OSA PILOTY)

DD - POŘADOVÉ ČÍSLO BODU

VYTÝČENÍ BUDE PROVEDENO S PŘESNOSTÍ DLE ČSN 73 0420-1, ČSN 73 0420-2 SOUŘADNICE BODŮ

SO 001
ČÁST D

VÝŠKOVÝ SYSTÉM BpV

SOUŘADNICOVÝ SYSTÉM S-JTSK

Číslo změny:	Obsah změny:	Datum změny:
01	-	-
02	-	-
03	-	-

Souřadnicový systém JTSK

Výškový systém BpV

PUDIS		projektová, průzkumná a konzultační společnost	
PUDIS a.s., Podbabská 1014/20, 160 00 Praha 6 tel.: +420 267 004 111, www.pudis.cz, info@pudis.cz		Investor: Středočeský kraj Zborovská 82/11, 150 21 Praha 5	
Vypracoval: Ing. Alexej Tretjakov	Hlavní inženýr projektu: Ing. Pavel Ryjáček	Středočeský kraj	
Vyrobil řešitel: Ing. Jan Vlček	Ředitel společnosti: Ing. Martin Höfler		
Odpovědný projektant: Ing. Ludvík Kolpaský	Ředitel společnosti: Ing. Martin Höfler	Středočeský kraj	
Číslo zakázky: 1-0582-01/30	Datum: 30.06.2020		
Akce: II/245 Mochov, most ev. č. 245-009 přes dálnici D11 za obcí Mochov		Měřítko: 1:100	Formát: 8x A4
Příloha: VÝKOPOVÝ PLÁN		Stupeň: PDPS	Souprava: 8x A4
		Číslo přílohy: D1.4	