


ŘEZ 1-1: PŮDORYS
M 1:100

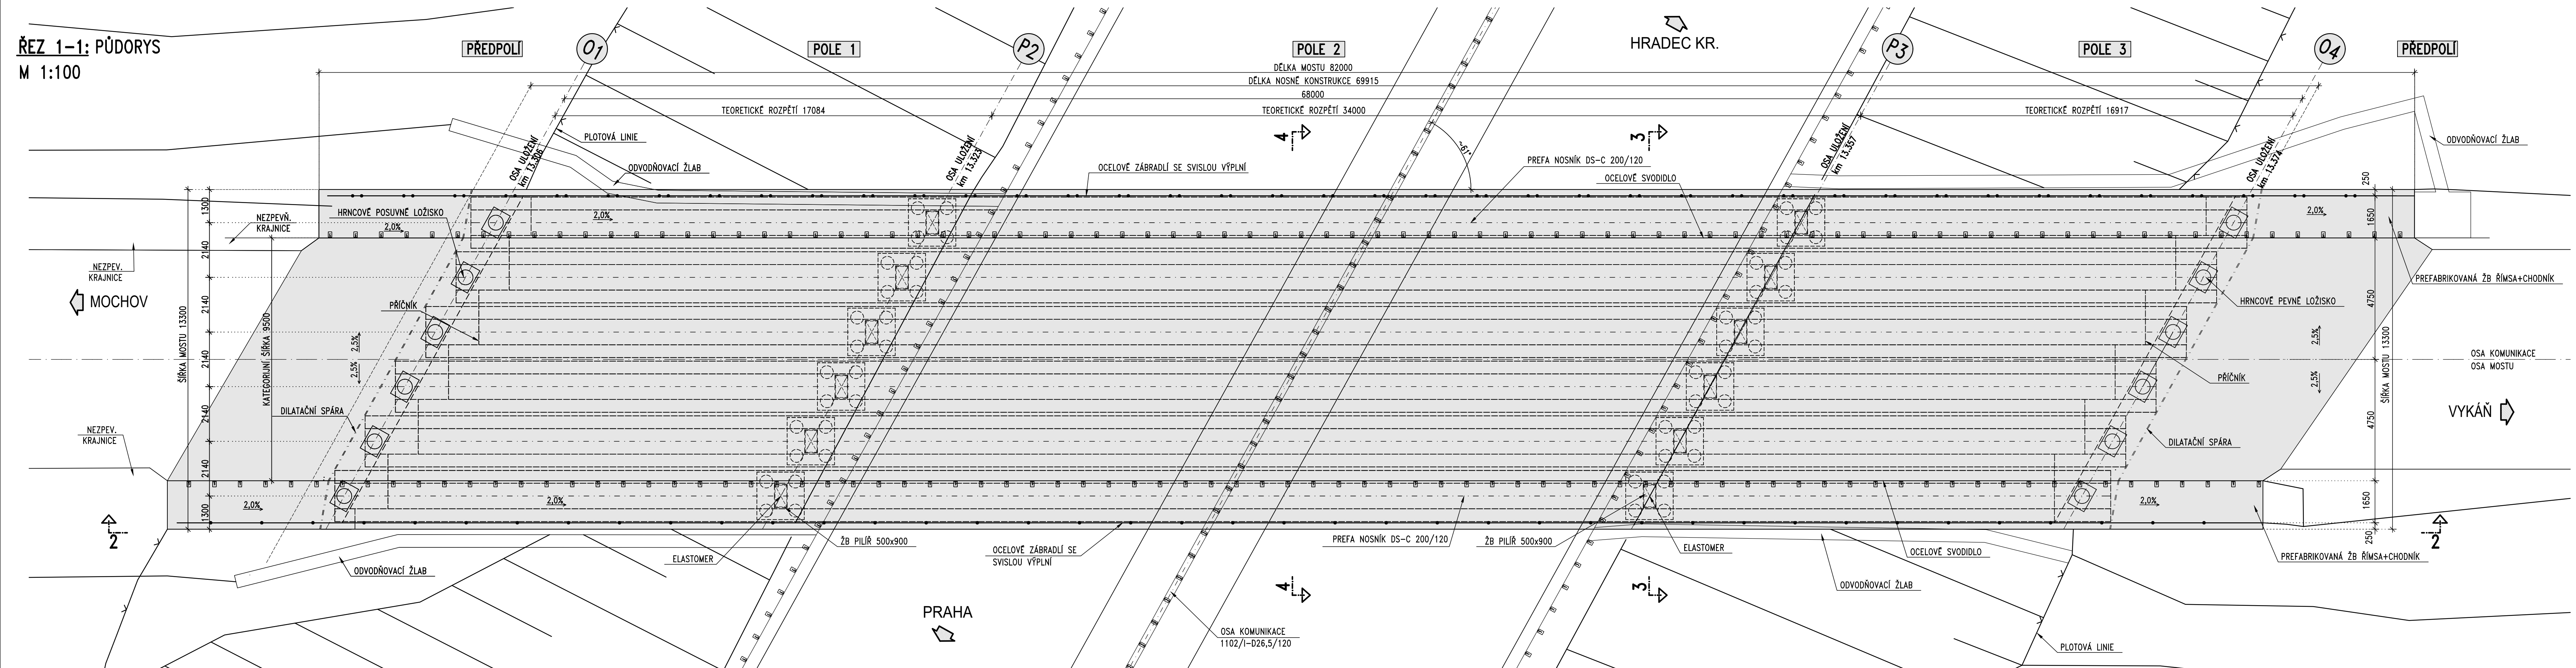

SO 001
ČÁST D

VÝŠKOVÝ SYSTÉM BpV

SOUŘADNICOVÝ SYSTÉM S-JTSK

Číslo změny:	Obsah změny:	Datum změny:
01	-	-
02	-	-
03	-	-

Souřadnicový systém JTSK

Výškový systém BpV

**PUDIS**

projektová, průzkumná a konzultační společnost
PUDIS a.s., Podbabská 1014/20, 160 00 Praha 6
tel.: +420 267 004 111, www.pudis.cz, info@pudis.cz

Vypracoval: Ing. Alexej Tretjakov	Hlavní inženýr projektu: Ing. Pavel Ryjáček Výrobní ředitel: Ing. Jan Viček	Investor: Středočeský kraj Zborovská 82/11, 150 21 Praha 5
Odpovědný projektant: Ing. Ludvík Kolpaský	Ředitel společnosti: Ing. Martin Höfler	Středočeský kraj
Číslo zakázky: 1-0582-01/30	Datum: 30.06.2020	

Akce: II/245 Mochov, most ev. č. 245–009 přes dálnici D11 za obcí Mochov	Měřítko: 1:100	Formát: 6×A4
Příloha: PŘEHLEDNÉ VÝKRESY – PŮDORYS	Stupeň: PDPS	Souprava: D1.1