


CELKOVÉ VODOHOSPODÁŘSKÉ ŘEŠENÍ  
1 : 2500

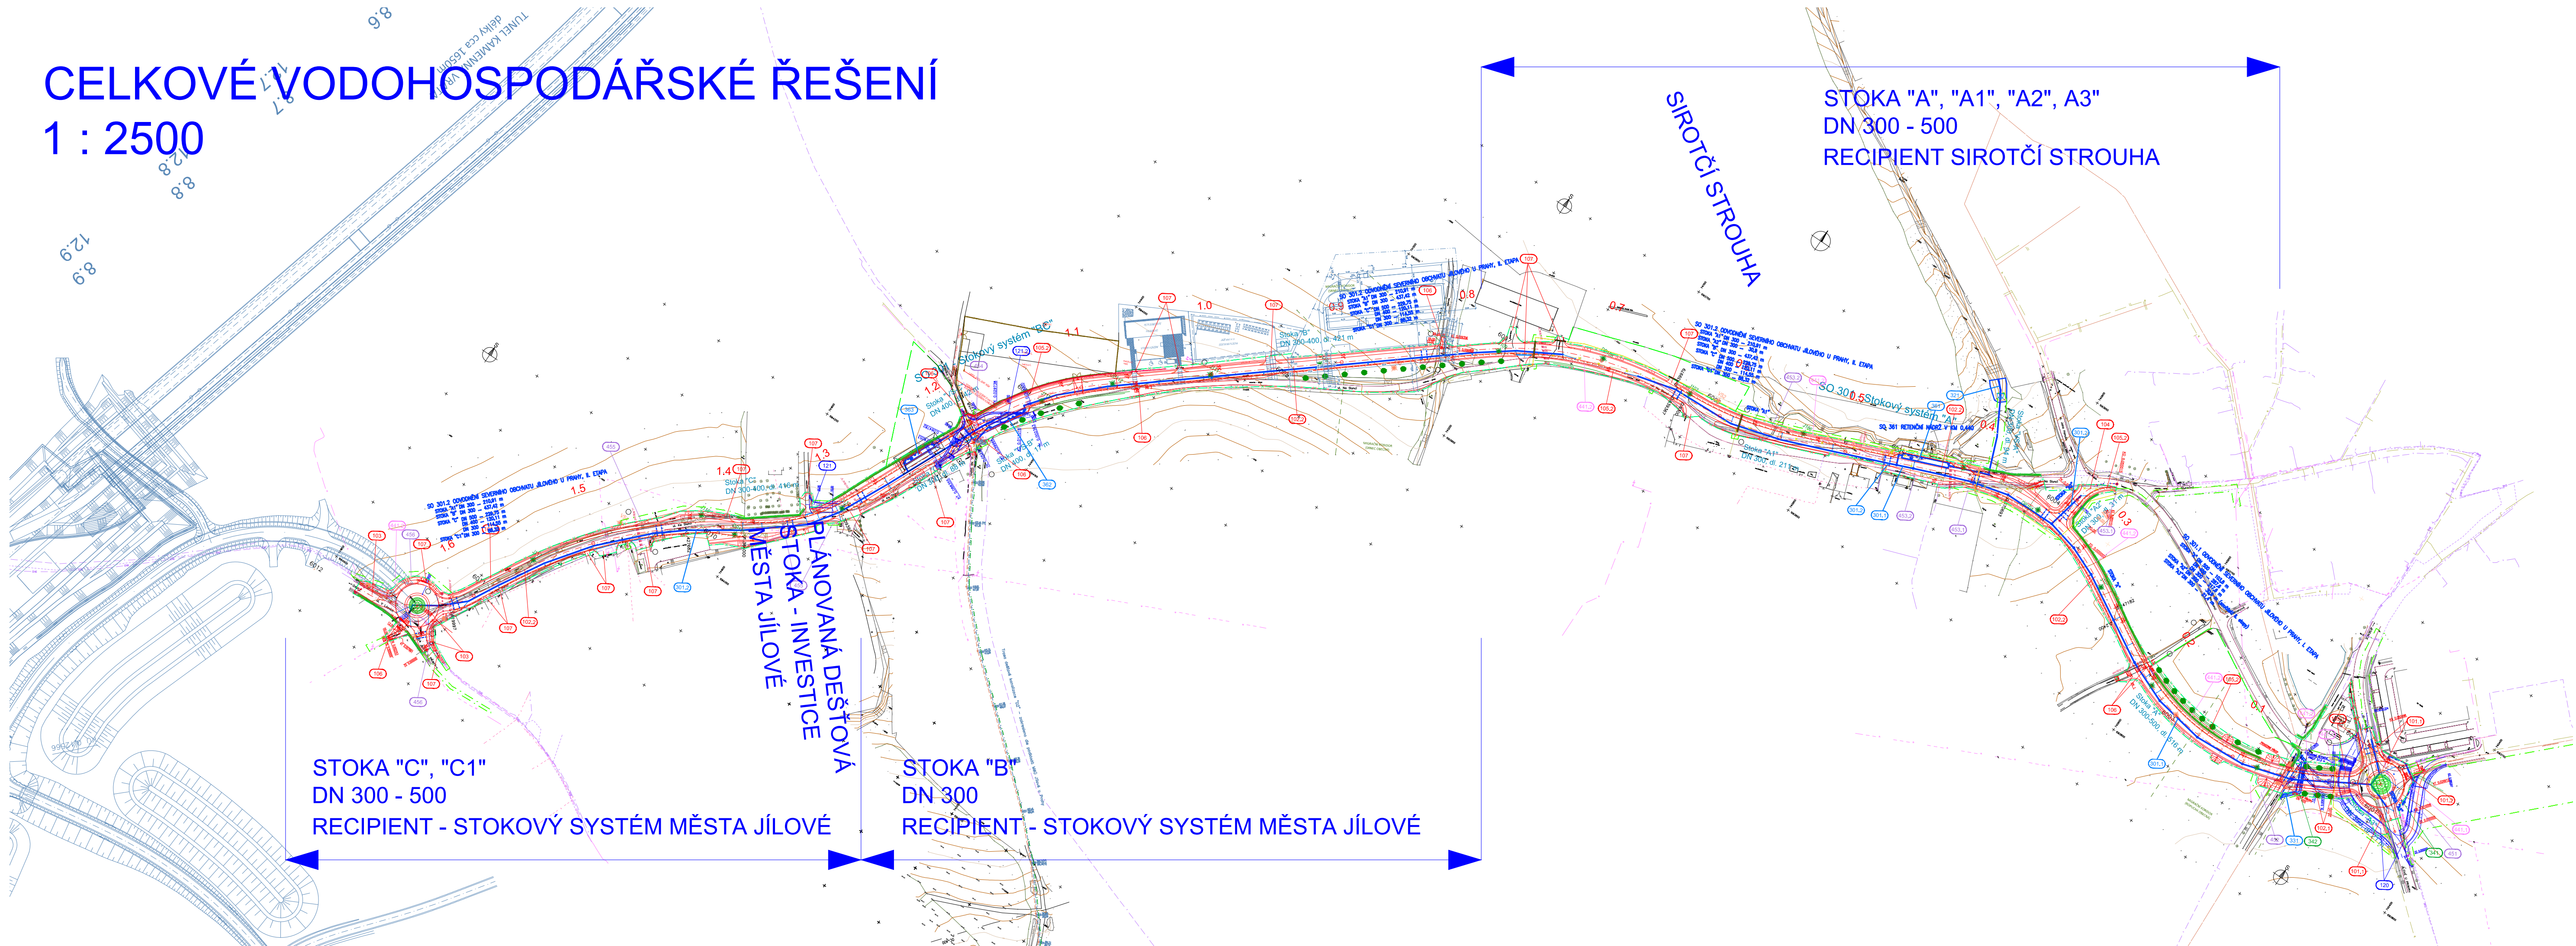

B.9

|   |  |  |
|---|--|--|
| Souřadnicový systém S–JTSK, Výškový systém Bpv  |  |  |
| Zhotovitel PD: PRAGOPROJEKT, a.s., K Ryšánci 1668/16, 147 54 Praha 4, IČ: 45272387, www.pragoprojekt.cz, datová schránka: 4kfr54<br>Zpracovatelský útvar: Ateliér Liberec – Dvořákova 623/10, 460 01 Liberec 1, Tel.: 485 234 511, E-mail: milan.strnad@pragoprojekt.cz |  |  |
| Navrhl/vypracoval:<br>Ing. Aleš MALINSKÝ<br>podpis:   | Zodpovědný projektant:<br>Ing. Aleš MALINSKÝ<br>podpis:  | Ředitel ateliéru Liberec:<br>Ing. Milan STRNAD |
| Technická kontrola:<br>Petr ZLŠKÝ<br>podpis:  | Hlavní inženýr projektu:<br>Ing. Milan STRNAD<br>podpis: |  |



|   |                             |
|---|-----------------------------|
| Kraj: STŘEDOČESKÝ   | Číslo zakázky: 18–267–2–001 |
| Místo stavby: JÍLOVÉ U PRAHY  | Číslo akce: 06–259          |
| Objednatel: Krajská správa a údržba silnic Středočeského kraje, p.o., Zborovská 81/11, 150 21 Praha 5 | Datum: 07/2020              |
| Název stavby: II/105 - SEVERNÍ OBCHVAT JÍLOVÉHO U PRAHY<br>II. ETAPA (km 0,400 - KÚ)                  | Formát: 5 xA4               |
|   | Měřítko: 1:2500             |
| Objekt: B. SOUHRNNÉ ŘEŠENÍ STAVBY   | Stupeň: PDPS                |
| Příloha: CELKOVÉ VODOHOSPODÁŘSKÉ ŘEŠENÍ - SITUACE   | Číslo přílohy: 9.2          |