


UL. PRAŽSKÁ

0.1

**SITUACE 1:500**  
**PE 160 - 41,62+47,41m**

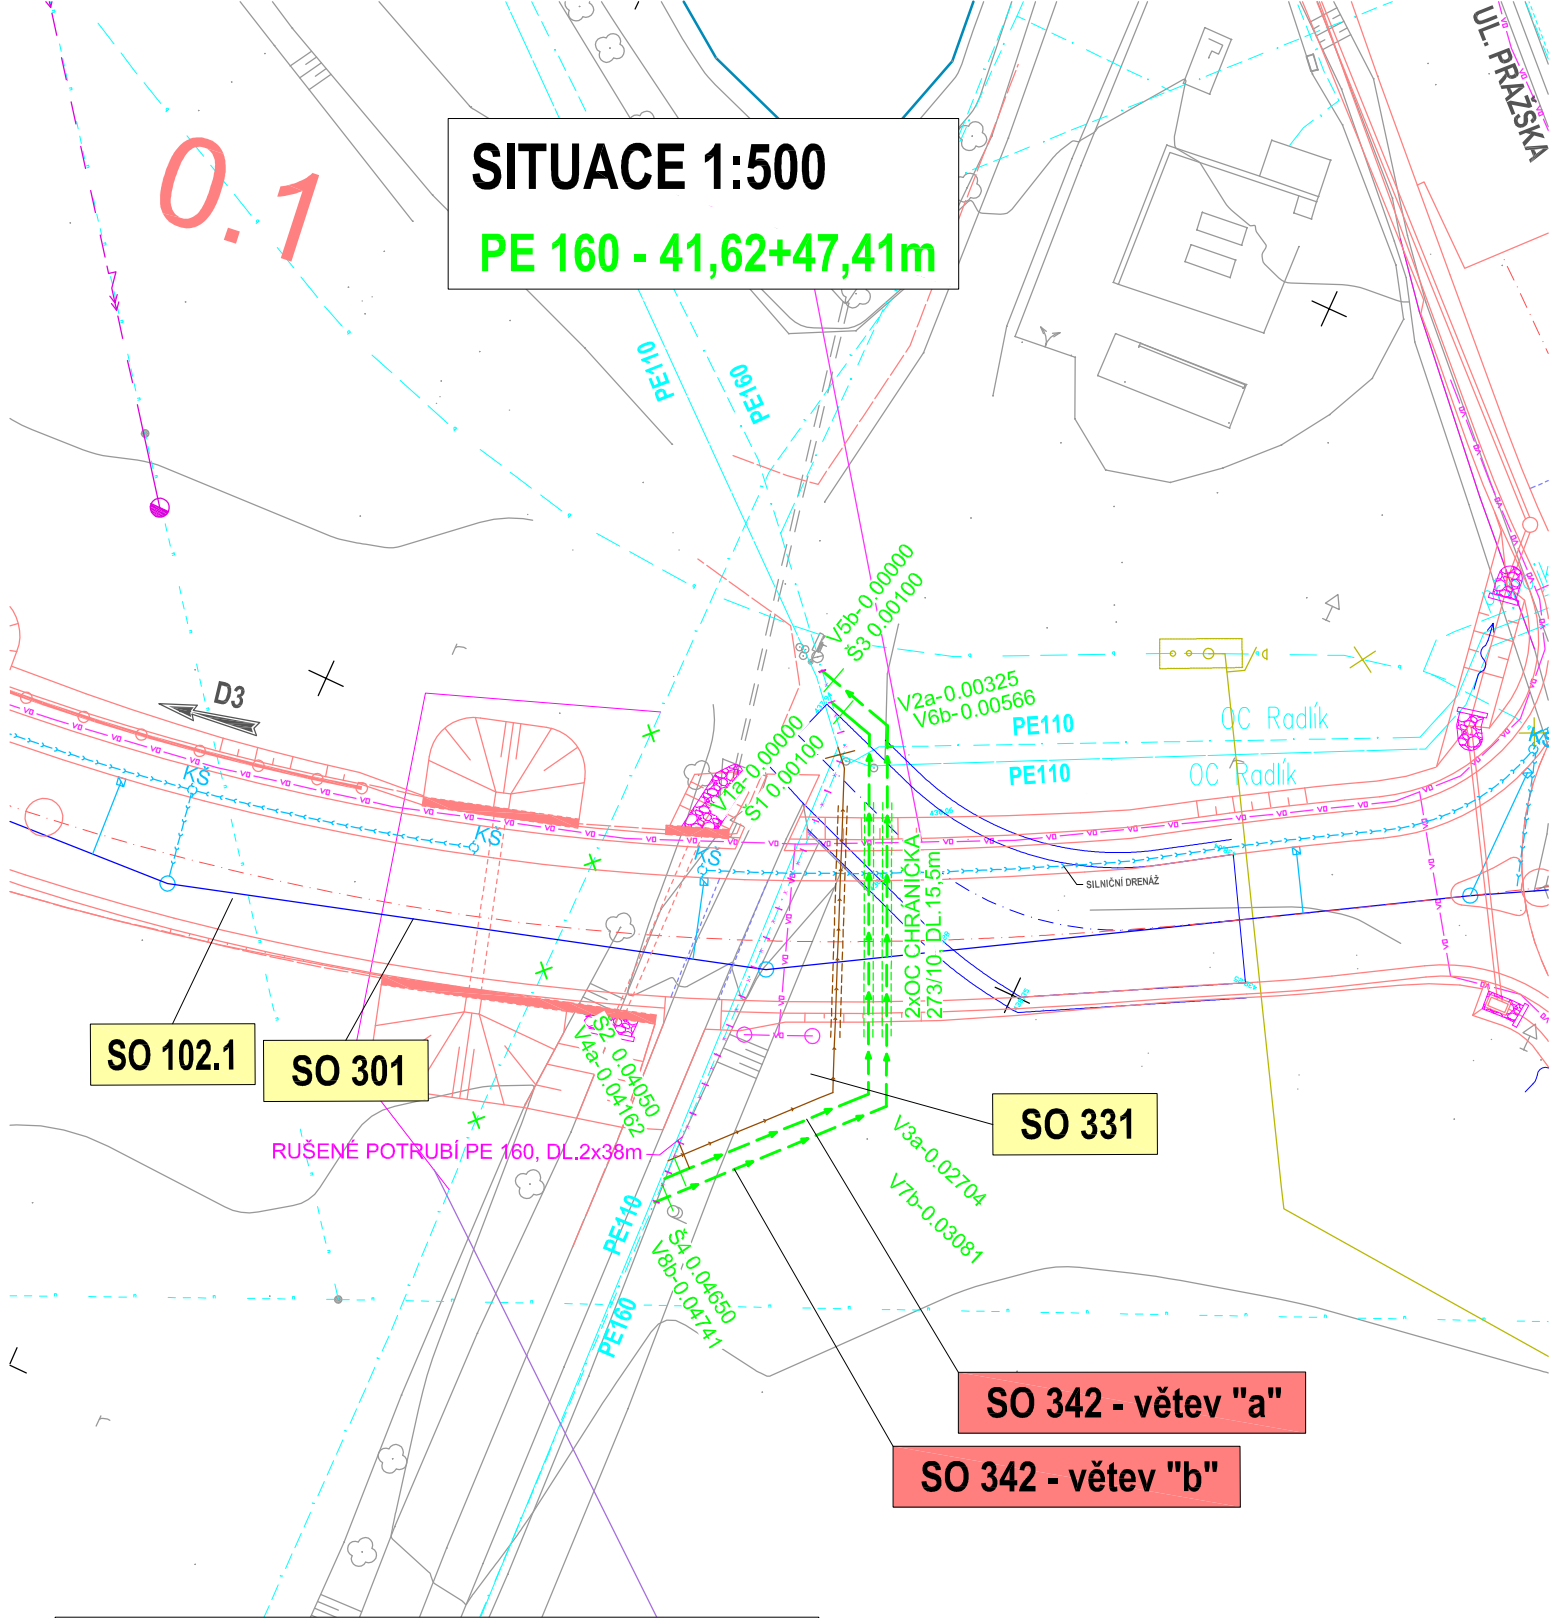


**LEGENDA:**

- plynovod podzemní STL ověřený (GASNET)
- VN elektrické nadzemní vedení (ČEZ DISTRIBUCE)
- VN elektrické podzemní vedení (ČEZ DISTRIBUCE)
- NN elektrické nadzemní vedení (ČEZ DISTRIBUCE)
- NN elektrické podzemní vedení (ČEZ DISTRIBUCE)
- sdělovací nadzemní vedení (CETIN)
- sdělovací podzemní vedení (CETIN)-metalický kabel
- sdělovací podzemní vedení (CETIN)-optický kabel
- sdělovací podzemní vedení (CETIN)-neprovazované
- vodovod podzemní neověřený (VHS Benešov)
- kanalizace podzemní neověřená (VHS Benešov)



Zákres podzemních inženýrských sítí neslouží jako vytyčovací výkres.  
Sítě jsou zakresleny pouze orientačně dle podkladů předaných správci.  
Před zahájením stavebních prací je nutné zajistit jejich vytyčení  
správcem sítě a jejich označení na místě dle platných předpisů.

Souřadnicový systém S-JTSK, Výškový systém Bpv

 Zhotovitel:	SO 342 - Přeložka vodovodu v km 0,040-0,050	
	Příloha:	
SITUACE		Datum: 11/2019
		Měřítko: 1:500
		Č. příl.: 2