


KLAD LISTŮ:

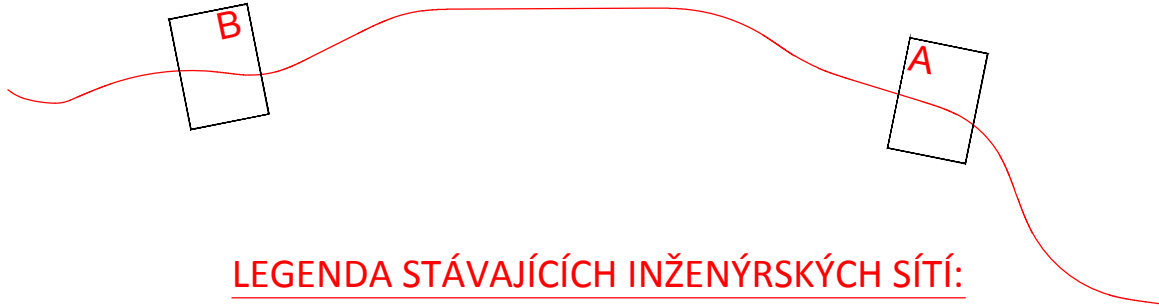

LEGENDA STÁVAJÍCÍCH INŽENÝRSKÝCH SÍTÍ:

- plynovod podzemní STL ověřený (GASNET)
- VN elektrické nadzemní vedení (ČEZ DISTRIBUCE)
- VN elektrické podzemní vedení (ČEZ DISTRIBUCE)
- NN elektrické nadzemní vedení (ČEZ DISTRIBUCE)
- NN elektrické podzemní vedení (ČEZ DISTRIBUCE)
- sdělovací nadzemní vedení (CETIN)
- sdělovací podzemní vedení (CETIN)-metalický kabel
- sdělovací podzemní vedení (CETIN)-optický kabel
- sdělovací podzemní vedení (CETIN)-neprovázané sítě
- vodovod podzemní neověřený (VHS Benešov)
- kanalizace podzemní neověřená (VHS Benešov)

LEGENDA:

- VOZOVKA - PLNÁ KONSTRUKCE
- VOZOVKA - FRÉZOVÁNÍ
- CHODNÍK
- RELIÉFNÍ ZÁMKOVÁ DLAŽBA
- KAMENNÁ DLAŽBA
- SVAHY NÁSYPU
- SVAHY VÝKOPU
- VODOROVNÁ ZELEŇ
- MÍSTO PRO PŘECHÁZENÍ
- MIGRAČNÍ KORIDOR
- NAVÁDĚČÍ BARIÉRY
- TRATIVOD A KONTROLNÍ ŠACHTA

ZÁBORY:

- TRVALÝ
- DOČASNÝ NAD 1 ROK
- DOČASNÝ DO 1 ROKU

Zhotovitel PD:		Stavba: II/105 - SEVERNÍ OBCHVAT JÍLOVÉHO U PRAHY, II. ETAPA (km 0,400 - KÚ)		Číslo zakázky: 18-267-2-001	
		Objekt: SO 902 - PŘÍSTŘEŠKY NÁSTUPIŠŤ BUS		Datum: 12/2020	
Navrhl/vypracoval: Ing. Václav PETŘÍČEK		Průloha: SITUACE		Měřítko: 1:500	
				Stupeň: PDPS	
				Číslo přílohy: 2.	

v:\18-267-2\18_267-2\stavby\18_267-2\objekty_urady\902\902_s2_at.dwg