




PŮDORYS

ŘEZ 1A-1A : PŮDORYS  
M 1:100

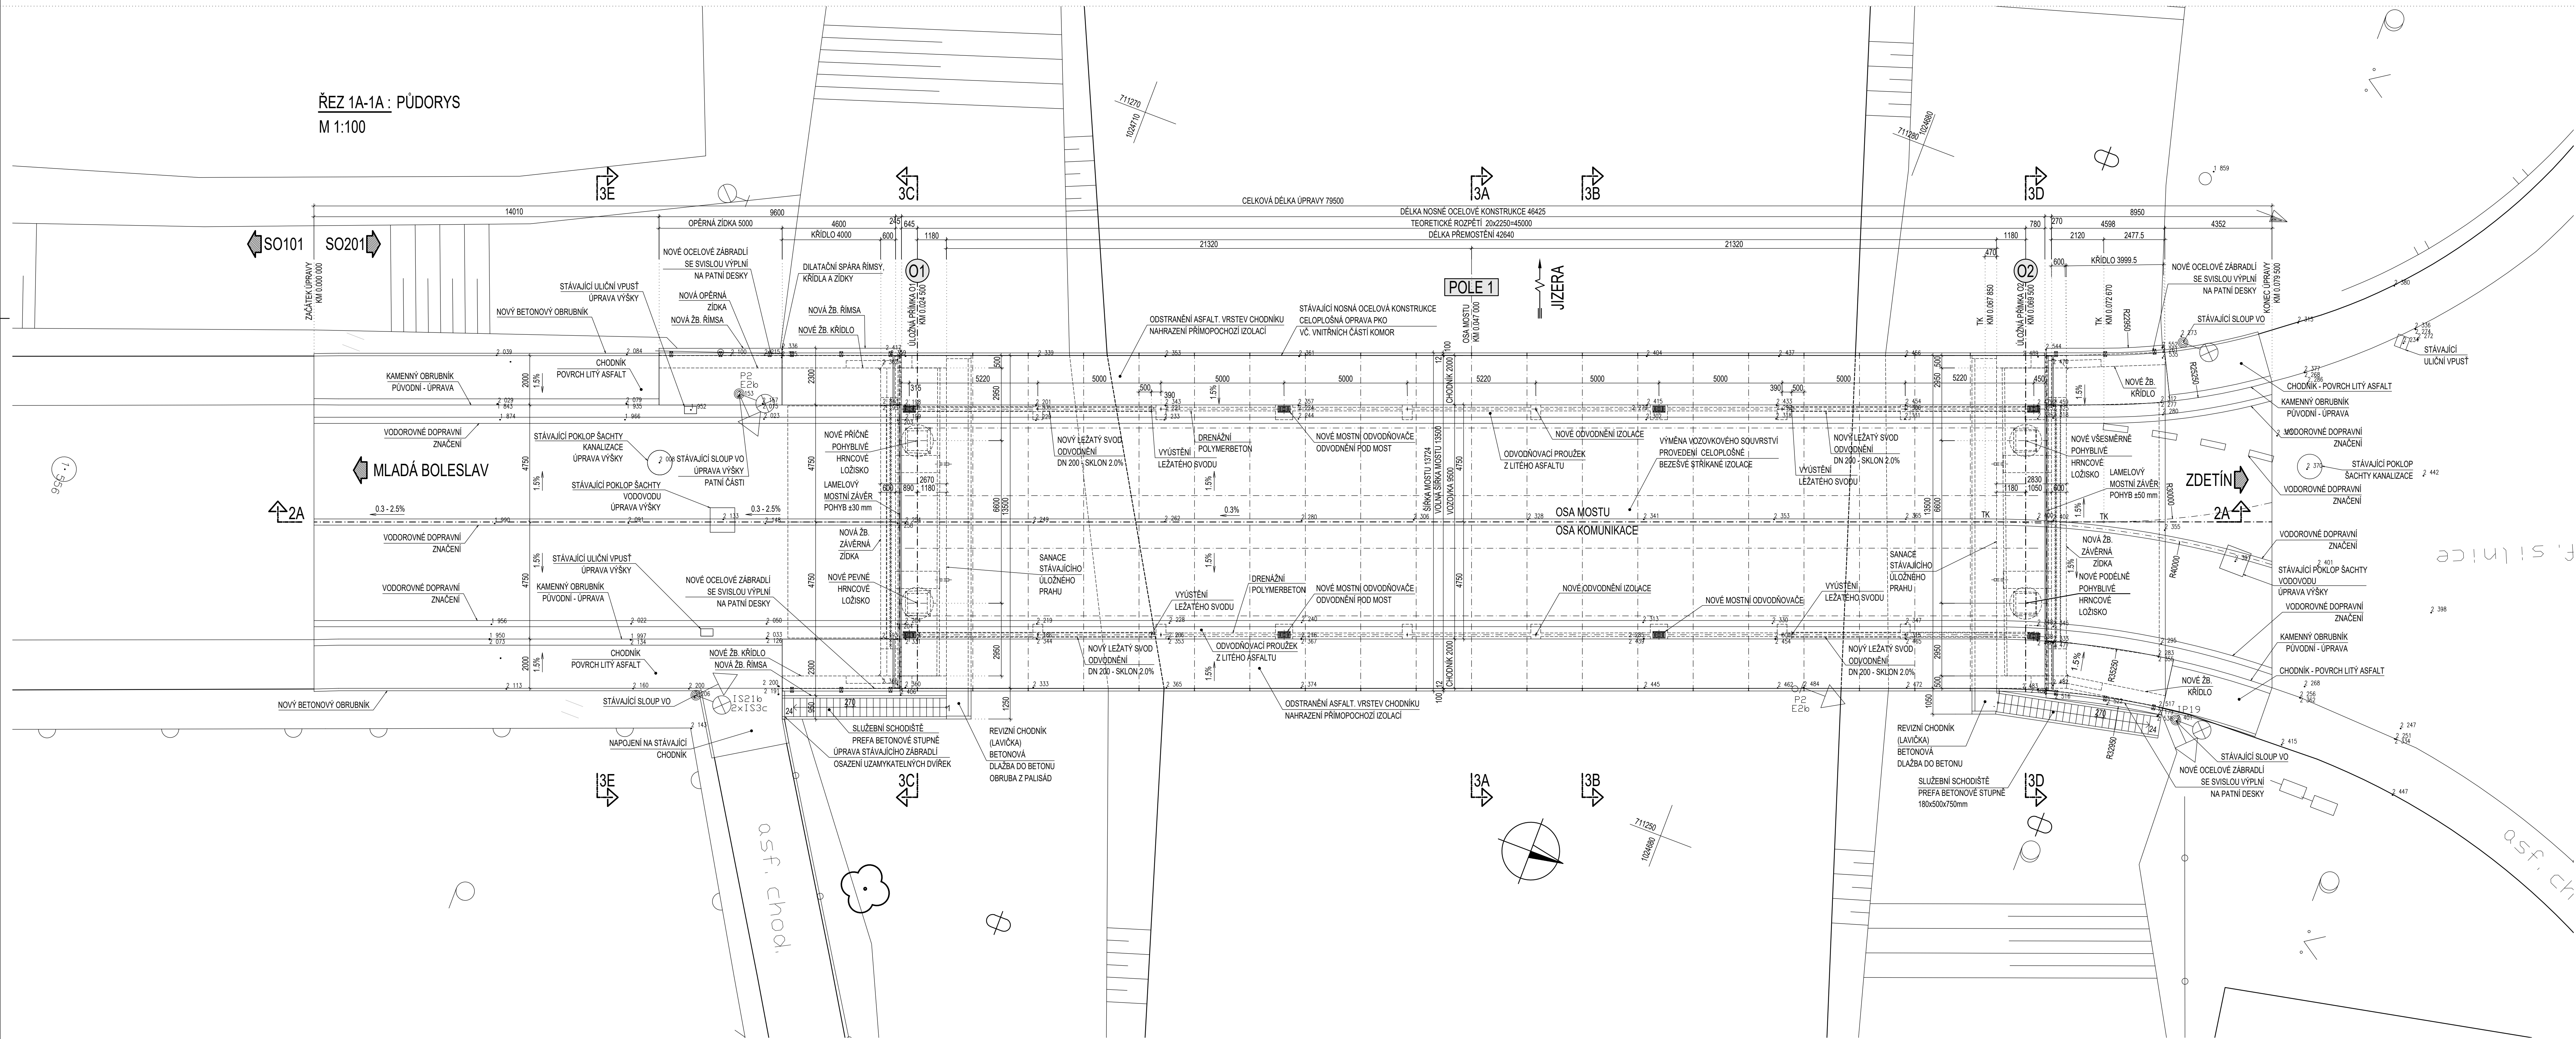

Souřadnicový systém JTSK		Výškový systém Bpv	
		projektová, průzkumná a konzultační společnost PUDIS a.s., Podbabská 1014/20, 160 00 Praha 6 tel.: +420 267 004 111, www.pudis.cz, info@pudis.cz	
Vypracoval: Ing. Pavel Očadlík	Hlavní inženýr projektu: doc. Ing. Pavel Ryjáček, Ph.D.	Investor:  Krajská správa a údržba silnic Středočeského kraje, p.o. Zborovská 11, 150 21 Praha 5	
Odpovědný projektant: Ing. Jiří Schindler	Výrobní reditel: Ing. Jan Vlček		
Číslo zakázky: 1-0494-00/98	Ředitel společnosti: Ing. Martin Höfler	Datum: 07.2020	
Alce: OPRAVA MOSTU EV. Č. 272-011 MOST PŘES JIZERU V BENÁTKÁCH NAD JIZEROU – AKTUALIZACE PD		Měřítko: 1:100	Formát: 9x A4
D.2 – SO 201 – MOST		Stupeň: PDPS	Souprava:
Příloha: PŮDORYS		Číslo přílohy:  D.2.2	