
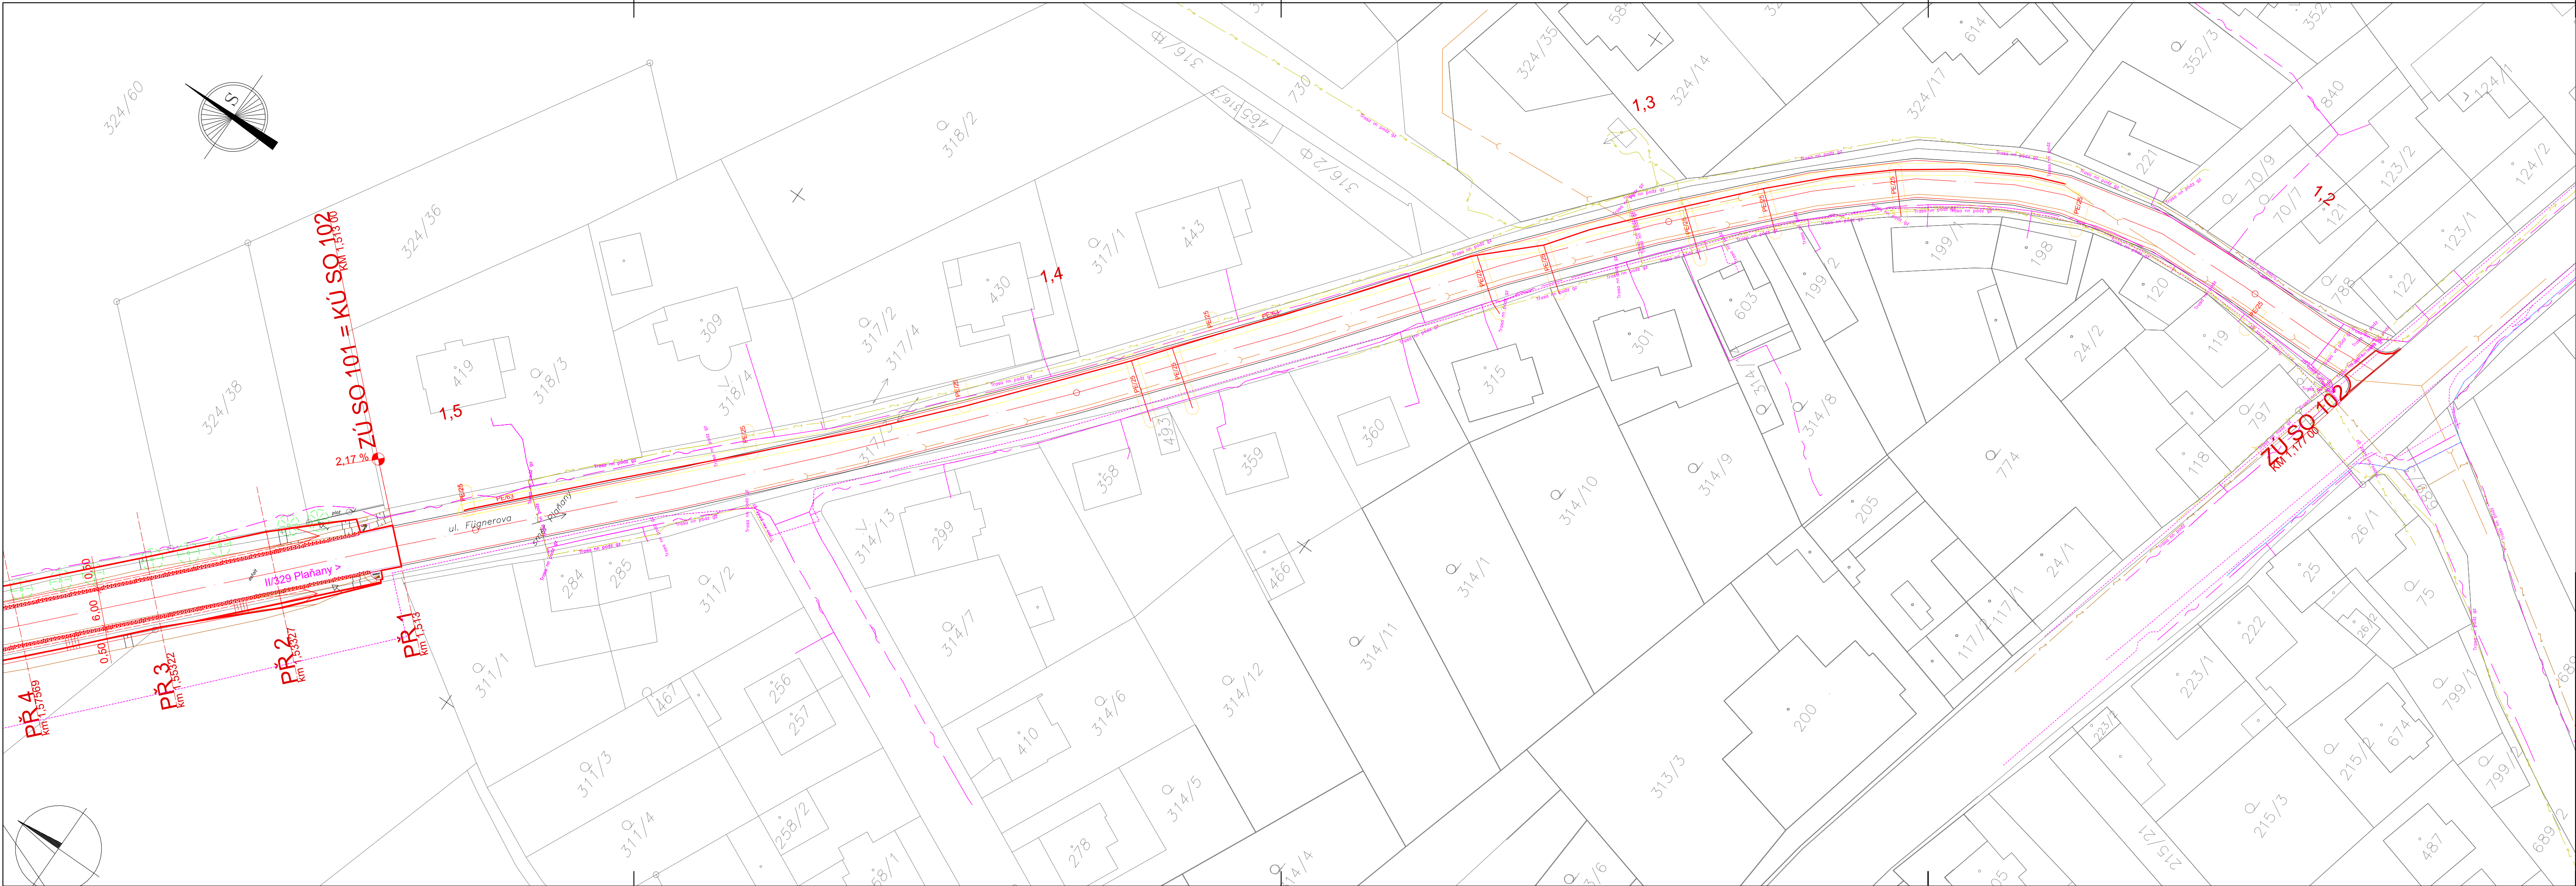


LEGENDA:	
NOVÝ STAV	
LEGENDA SOUČASNÉHO STAVU:	
	asfalt
	obrub
	strom listnatý, jehličnatý
	ČEZ Trasa vn podz gz
	ČEZ Trasa nn nadz gz
	ČEZ Trasa nn podz
	ČEZ Trasa nn podz gz
	CETIN Zaměřené sítě
	CETIN Neprovozované sítě
	CETIN Sítě s NN, elektrořpičky
	GasNet Středotlaký plynovod
	GasNet Středotlaký plynovod – ochranné pásmo
	VODOS Kanalizace splašková

Číslo zakázky: 201723		HIP: ---	Ing. Jiří Sobil		 FORVIA CZ, s.r.o. IČO:02992485, DIČ:CZ02992485, Kolínská 1, 290 01 Poděbrady - Kluk
Schválil: Ing. Jiří Sobil		Zodp. projektant:	Ing. Jiří Sobil		
Tech. kontrola: Ing. Pavlína Nykodémová		Vypracoval:	Ing. Pavel Kerka		
		kerka@forvia.cz			
<hr/>					
Objednatel: KSÚS Zborovská 11, Praha 5		Katastr: Plaňany, Radim u Kolína		Kraj: Středočeský	
Akce:	II/329 Plaňany – Radim			Datum	Stupeň
Objekt:				07/2020	PDPS
				Souprava	Č. přílohy
Příloha:	KOORDINAČNÍ SITUACE SO 102 - km 1,177 - 1,513			A3.2	
	Měřítko: 1:500				



LEGENDA:	
NOVÝ STAV	
LEGENDA SOUČASNÉHO STAVU:	
	asfalt
	obrub
	strom listnatý, jehličnatý
	ČEZ Trasa vn podz gz
	ČEZ Trasa nn nadz gz
	ČEZ Trasa nn podz
	ČEZ Trasa nn podz gz
	CETIN Zaměřené sítě
	CETIN Neprovozované sítě
	CETIN Sítě s NN, elektrořpičky
	GasNet Středotlaký plynovod
	GasNet Středotlaký plynovod – ochranné pásmo
	VODOS Kanalizace splašková

Číslo zakázky: 201723	HIP: ---	Ing. Jiří Sobil	<div>ForVia.cz</div> <div>FORVIA CZ, s.r.o.</div> <div>IC0:02992485, DIČ:CZ02992485,</div> <div>Kolínská 1, 290 01 Poděbrady - Kluk</div>	
Schválil: Ing. Jiří Sobil	Zodp. projektant: info@forvia.cz	Ing. Jiří Sobil		
Tech. kontrola: Ing. Pavlína Nykodémová	Vypracoval: kerka@forvia.cz	Ing. Pavel Kerka		
Objednatel: KSÚS Zborovská 11, Praha 5	Katastr: Plaňany, Radim u Kolína	Kraj: Středočeský		
Akce:	II/329 Plaňany – Radim		Datum	Stupeň
Objekt:	- SO 102		07/2020	PDPS
Příloha:	KOORDINAČNÍ SITUACE SO 102 - km 1,177 - 1,513		Souprava	Č. přílohy
		Měřítko: 1:500	A3.2	