


II/268 - OKRUŽNÍ KŘÍŽOVATKA S VĚTVÍ D10
SITUACE 1:500
SO 101 SILNICE II/268

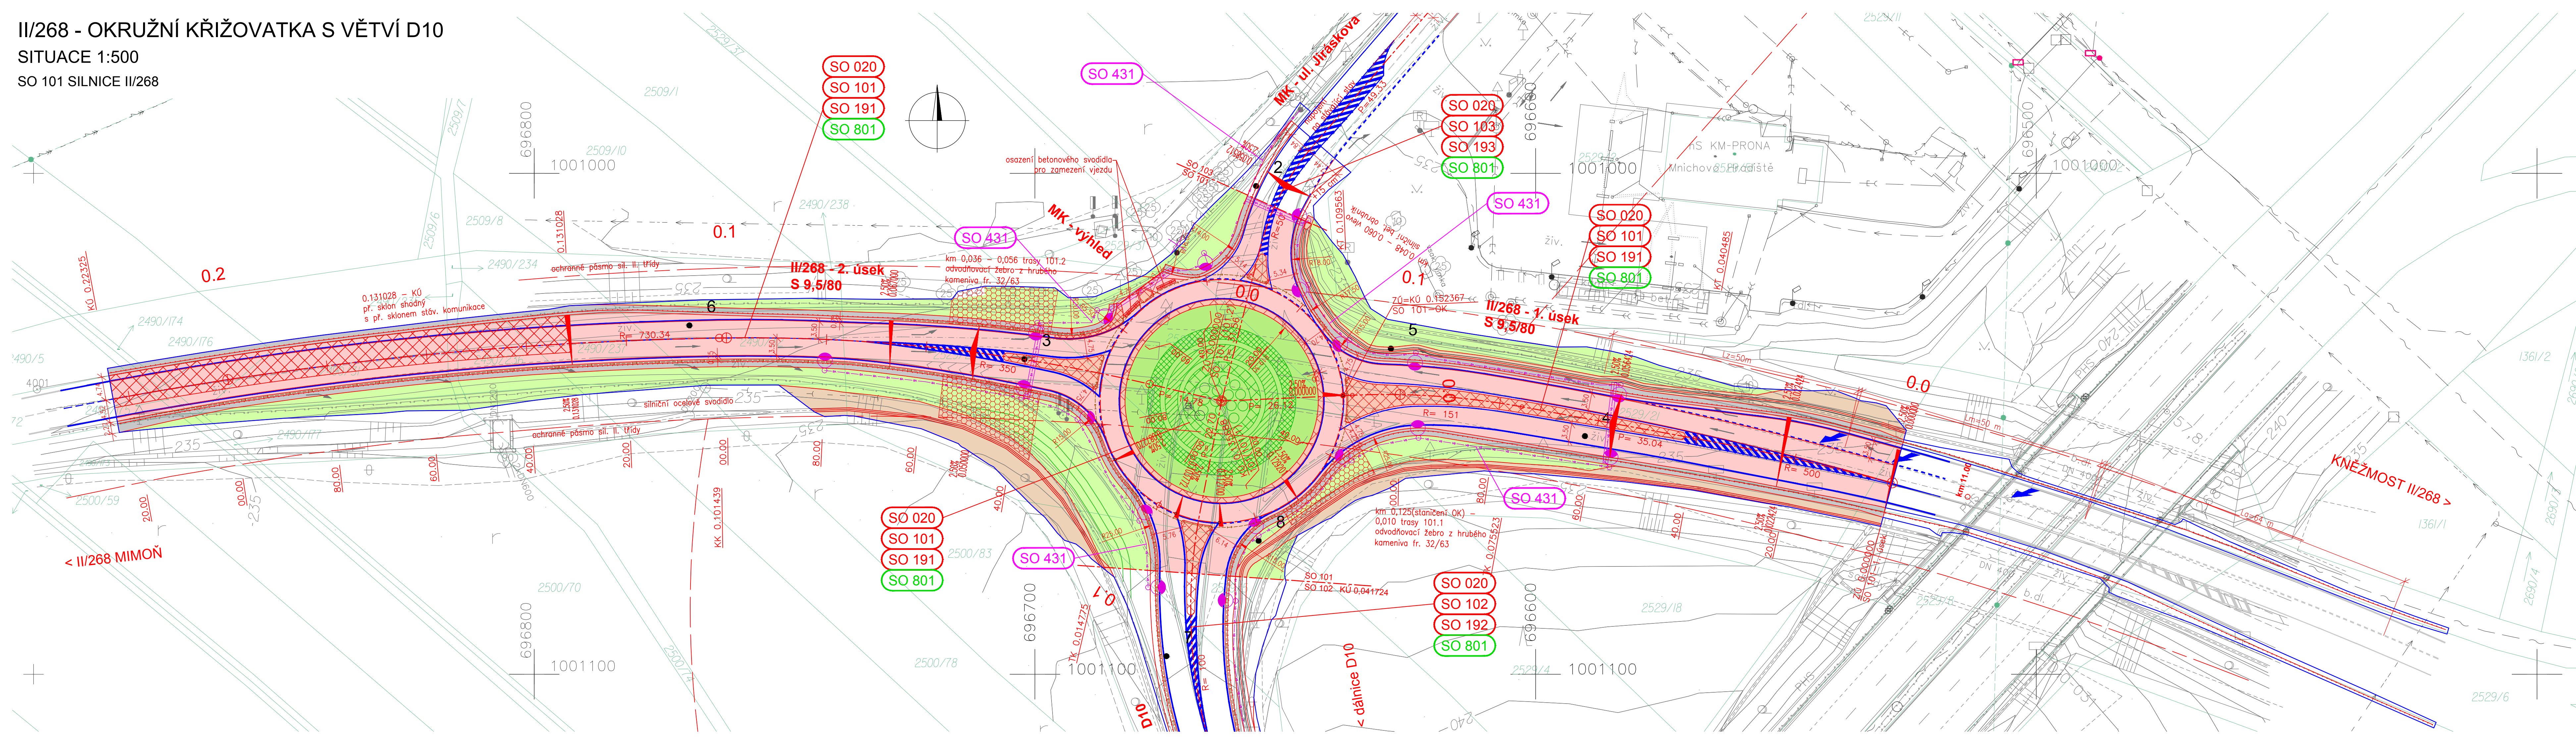

LEGENDA ZPEVNĚNÝCH PLOCH

- NAVRHOVÁNE HRANY
- PLOCHY VOZOVEK
- FRÉZOVÁNÍ STAV. VOZOVKY V TL. 0,1 m
- PLOCHY Z KAMENNÉ DLAŽBY
- PLOCHY VOD. ZELENĚ
- PLOCHY ZELENĚ SVAH
- PLOCHY VÝKOPU
- VODOROVNÉ DOPRAVNÍ ZNAČENÍ
- NOVÁ VÝSADBA ZELENĚ
- NOVÉ SVODIDLO
- STÁVAJÍCÍ SVODIDLO
- MÍSTO VÝVRTU Z DIAGNOSTIKY VOZOVEK
- PODELNÝ TRATVOD
- SLOUP VO
- KABEL VO
- ZABOR DOČASNÝ DO 1 ROKU - VLASTNÍK SE NEMĚNÍ
- VRSTEVNICE
- STÁVAJÍCÍ STAV - ZAMĚŘENÍ

LEGENDA KATASTRU:

- HRANICE PARCEL KN, PARC. ČÍSLO
- HRANICE KAT. ÚZEMÍ

OCHRANNÁ PÁSMO:
Silniční ochranná pásma jsou dle zákona č. 13/1997 Sb. §30 následující:
Dálnice, rychlostní silnice, rychlostní MK 100 m (od osy přílehlého jízdního pásu nebo od osy větve)
Silnice II. a III. tř. a místní komunikace II. třídy 15 m (od osy vozovky nebo osy přílehlého jízdního pásu)
Ochranná pásma vodovodních řadů a kanalizačních stok jsou dle zákona č. 274/2001 Sb. §23 následující:
Vodovodní řady a kanalizační stoky do DN 500 včetně 1,5 m (od okraje potrubí nebo stoky)

POZNÁMKA:
Zakreslení inženýrských sítí je pouze orientační a bylo provedeno na základě údajů poskytnutých správci jednotlivých vedení.
Před stavbou je nutné jednotlivá vedení vytýčit a při vlastní stavbě určit jejich skutečnou polohu.

LEGENDA STÁV. INŽENÝRSKÝCH SÍTÍ

- SLOUPY KABEL. VODAFONE - NN
- SDĚLOVACÍ KABEL. VODAFONE
- KANALIZACE DEŠŤOVÁ (SPRAVCE ŘSD)
- SDĚLOVACÍ KABEL. ŘSD
- SDĚLOVACÍ KABEL. O2
- KABEL. ŘSD - VN
- KABEL. ŘSD - VEŘEJNÉ OSVĚTLENÍ
- KABEL. STE - NN
- KABEL. STE - VN
- VODOVOD. ŘSD
- KABEL. ČEZ - NN
- KABEL. ČEZ - VN
- ZARÍZENÍ ČEZ

SEZNAM STAVEBNÍCH OBJEKTŮ

- ŘADA 000 Objekty přípravy staveniště
SO 020 Příprava území
- ŘADA 100 Objekty pozemních komunikací
SO 101 Silnice II/268
SO 102 Větev D 10
SO 103 MK - ul. Jiráskova
SO 180 Přechodné dopravní značení
SO 191 Dopravní značení sil. II/268 a OK
SO 192 Dopravní značení větve D 10
SO 193 Dopravní značení MK - ul. Jiráskova
- ŘADA 400 Elektro a sdělovací objekty
SO 431 Veřejné osvětlení
- ŘADA 800 Objekty úpravy území
SO 801 Vegetační úpravy OK

ČÁST D
SO 101

Souřadnicový systém S-JTSK, Výškový systém Bpv		
Zhotovitel části PD: TUBES, spol. s r.o., Nad Zetším 345/12, 142 00 Praha 4, IČ: 25062255, www.tubes.cz Zpracovatelský útvar: Provozovna Praha - K Rybáře 168/16, 147 54 Praha 4, Tel.: 226 066 223		
Projektant: Ing. Lukáš HUNAL podpis: <i>[Signature]</i>	Zodpovědný projektant: Ing. Lukáš HUNAL podpis: <i>[Signature]</i>	Jednatel společnosti: Ing. Otakar FABIAN
Technická kontrola: Ing. Dominika URBANOVÁ podpis: <i>[Signature]</i>	Hlavní inženýr projektu: Ing. Pavla TOMÍČKOVÁ podpis: <i>[Signature]</i>	

Kraj: STŘEDOČESKÝ	Číslo zakázky: TU-18031-02
Místo stavby: MNICHOVO HRADIŠTĚ	Číslo akce: 18031
Objednatel: KÚS, ZBOROVSKÁ 81/11, 150 00 PRAHA 5	Datum: 04/2021
Název stavby: II/268 - OKRUŽNÍ KŘÍŽOVATKA S VĚTVÍ D10	Formát: 7x44
Objekt: SILNICE II/268	Měřítko: 1:500
Příloha: SITUACE	Stupeň: PDPS
	Souprava: 2.a