
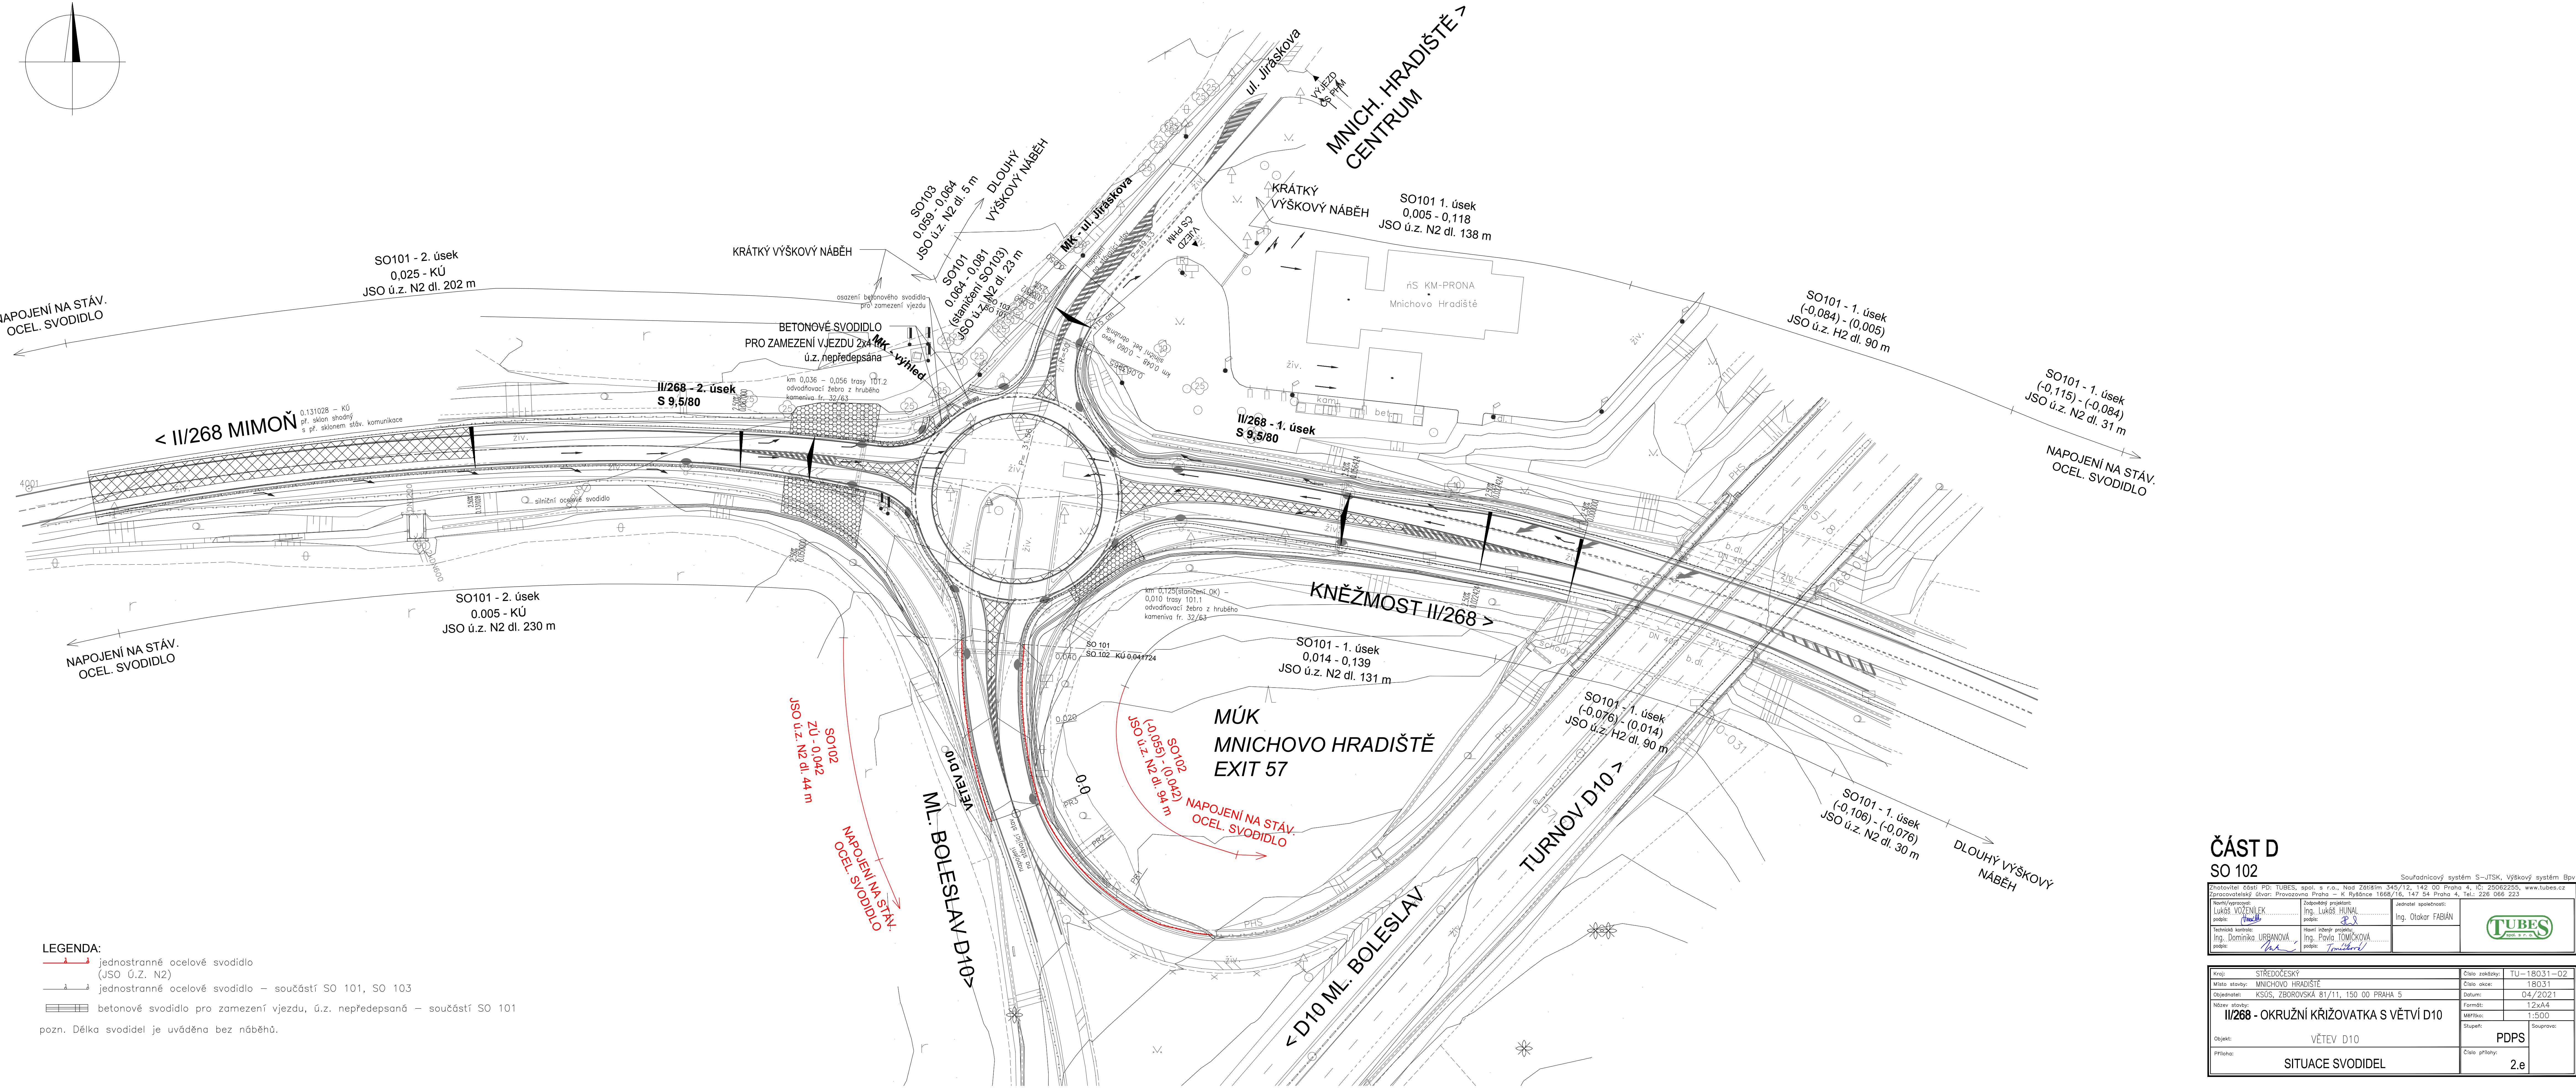


II/268 - OKRUŽNÍ KŘIŽOVATKA S VĚTVÍ D10


SITUACE SVODIDEL M 1:500

SO 102 - VĚTEV D10

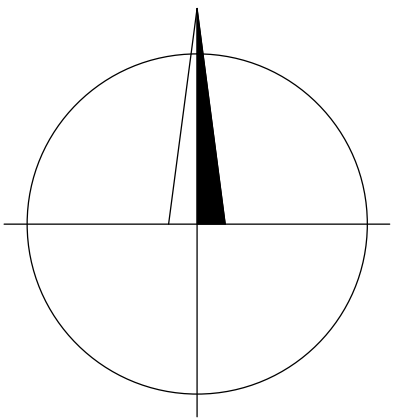

ČÁST D
SO 102

Souřadnicový systém S-JTSK, Výškový systém Bpv

Zhotovitel: částí PD: TUBES, spol. s r.o., Nad Želízím 345/12, 142 00 Praha 4, IČ: 25062255, www.tubes.cz Zpracovatelský úřad: Pšovzavna C.R. K Rybníku 1668/16, 147 54 Praha 4, tel: 226 066 223		
Název/výrobnice: Ing. Lukáš VOŽENÍK podpis: <i>[Podpis]</i>	Zodpovědný projektant: Ing. Lukáš HUNAL podpis: <i>[Podpis]</i>	Jednotlivý spolupracovník: Ing. Otakar FABIAN
Technická kontrola: Ing. Dominika URBANOVÁ podpis: <i>[Podpis]</i>	Hlavní územní projektant: Ing. Pavla TOMÍČKOVÁ podpis: <i>[Podpis]</i>	

Název: STŘEDODĚSKÝ		Číslo zadání: TU – 18031 – 02
Místo, státnost: MNICHOV HRADIŠTĚ		Číslo akce: 18031
Uchazeč: KSÚS, ZBOROVSKA 81/111, 150 00 PRAHA 5		Datum: 04/2/2021
I/2698 - OKRUŽNÍ KŘÍŽOVATKA S VĚTVÍ D10		Formát: 1:204,8
		Měřítko: 1:500
		Stupeň: PDPS
		Souprava:
Objekt: VĚTEV D10		Číslo přílohy: 2.e
Příloha: SITUACE SVODIDEL		