
 
 





LEGENDA MÍSTNOSTÍ


Č.M.	NÁZEV MÍSTNOSTI	PLOCHA m²
101	KRYTÉ SEZENÍ	47.7
102	VENKOVNÍ TERASA	34.0
103	PROSTOR SCHODIŠTĚ	4.5
Celková plocha místností		86.2m²

LEGENDA:

-  SPÍNAČ DVOUPOLOVÝ
-  ZÁSUVKA 230V/16A
-  KABELOVÝ VÝVOD 230V/16A
-  SVÍTIDLO BODOVÉ LED UPLIGHT
-  PR PODRUŽNÝ ROZVADĚČ
-  NÁSTĚNNÉ SVÍTIDLO

ROZVODNÁ SOUSTAVA : 3 NPE, AC 50Hz, 400/230V/ TN-C-S
OCHRANA PŘED ÚRAZEM ELEKTRICKÝM PROUDEM DLE ČSN 33 2000-4-41 ed.2:
ZÁKLADNÍ OCHRANA (PŘED DOTYKEM ŽIVÝCH ČÁSTÍ):
OCHRANA PŘI PORUŠE (PŘED DOTYKEM NEŽIVÝCH ČÁSTÍ):
DOPLŇKOVÁ OCHRANA:

ZÁKLADNÍ IZOLACE ŽIVÝCH ČÁSTÍ – PŘÍLOHA A čl. A1
PŘEPÁŽKY NEBO KRYTY – PŘÍLOHA A čl. A2
AUTOMATICKÉ ODPOJENÍ OD ZDROJE DLE čl. 411
DVOJITÁ NEBO ZESÍLENÁ IZOLACE DLE čl. 412
1. PROUDOVÝM CHRÁNIČEM DLE čl. 415.1
2. DOPLŇUJÍCÍ OCHRANNÉ POSPOJOVÁNÍ DLE čl. 415.2

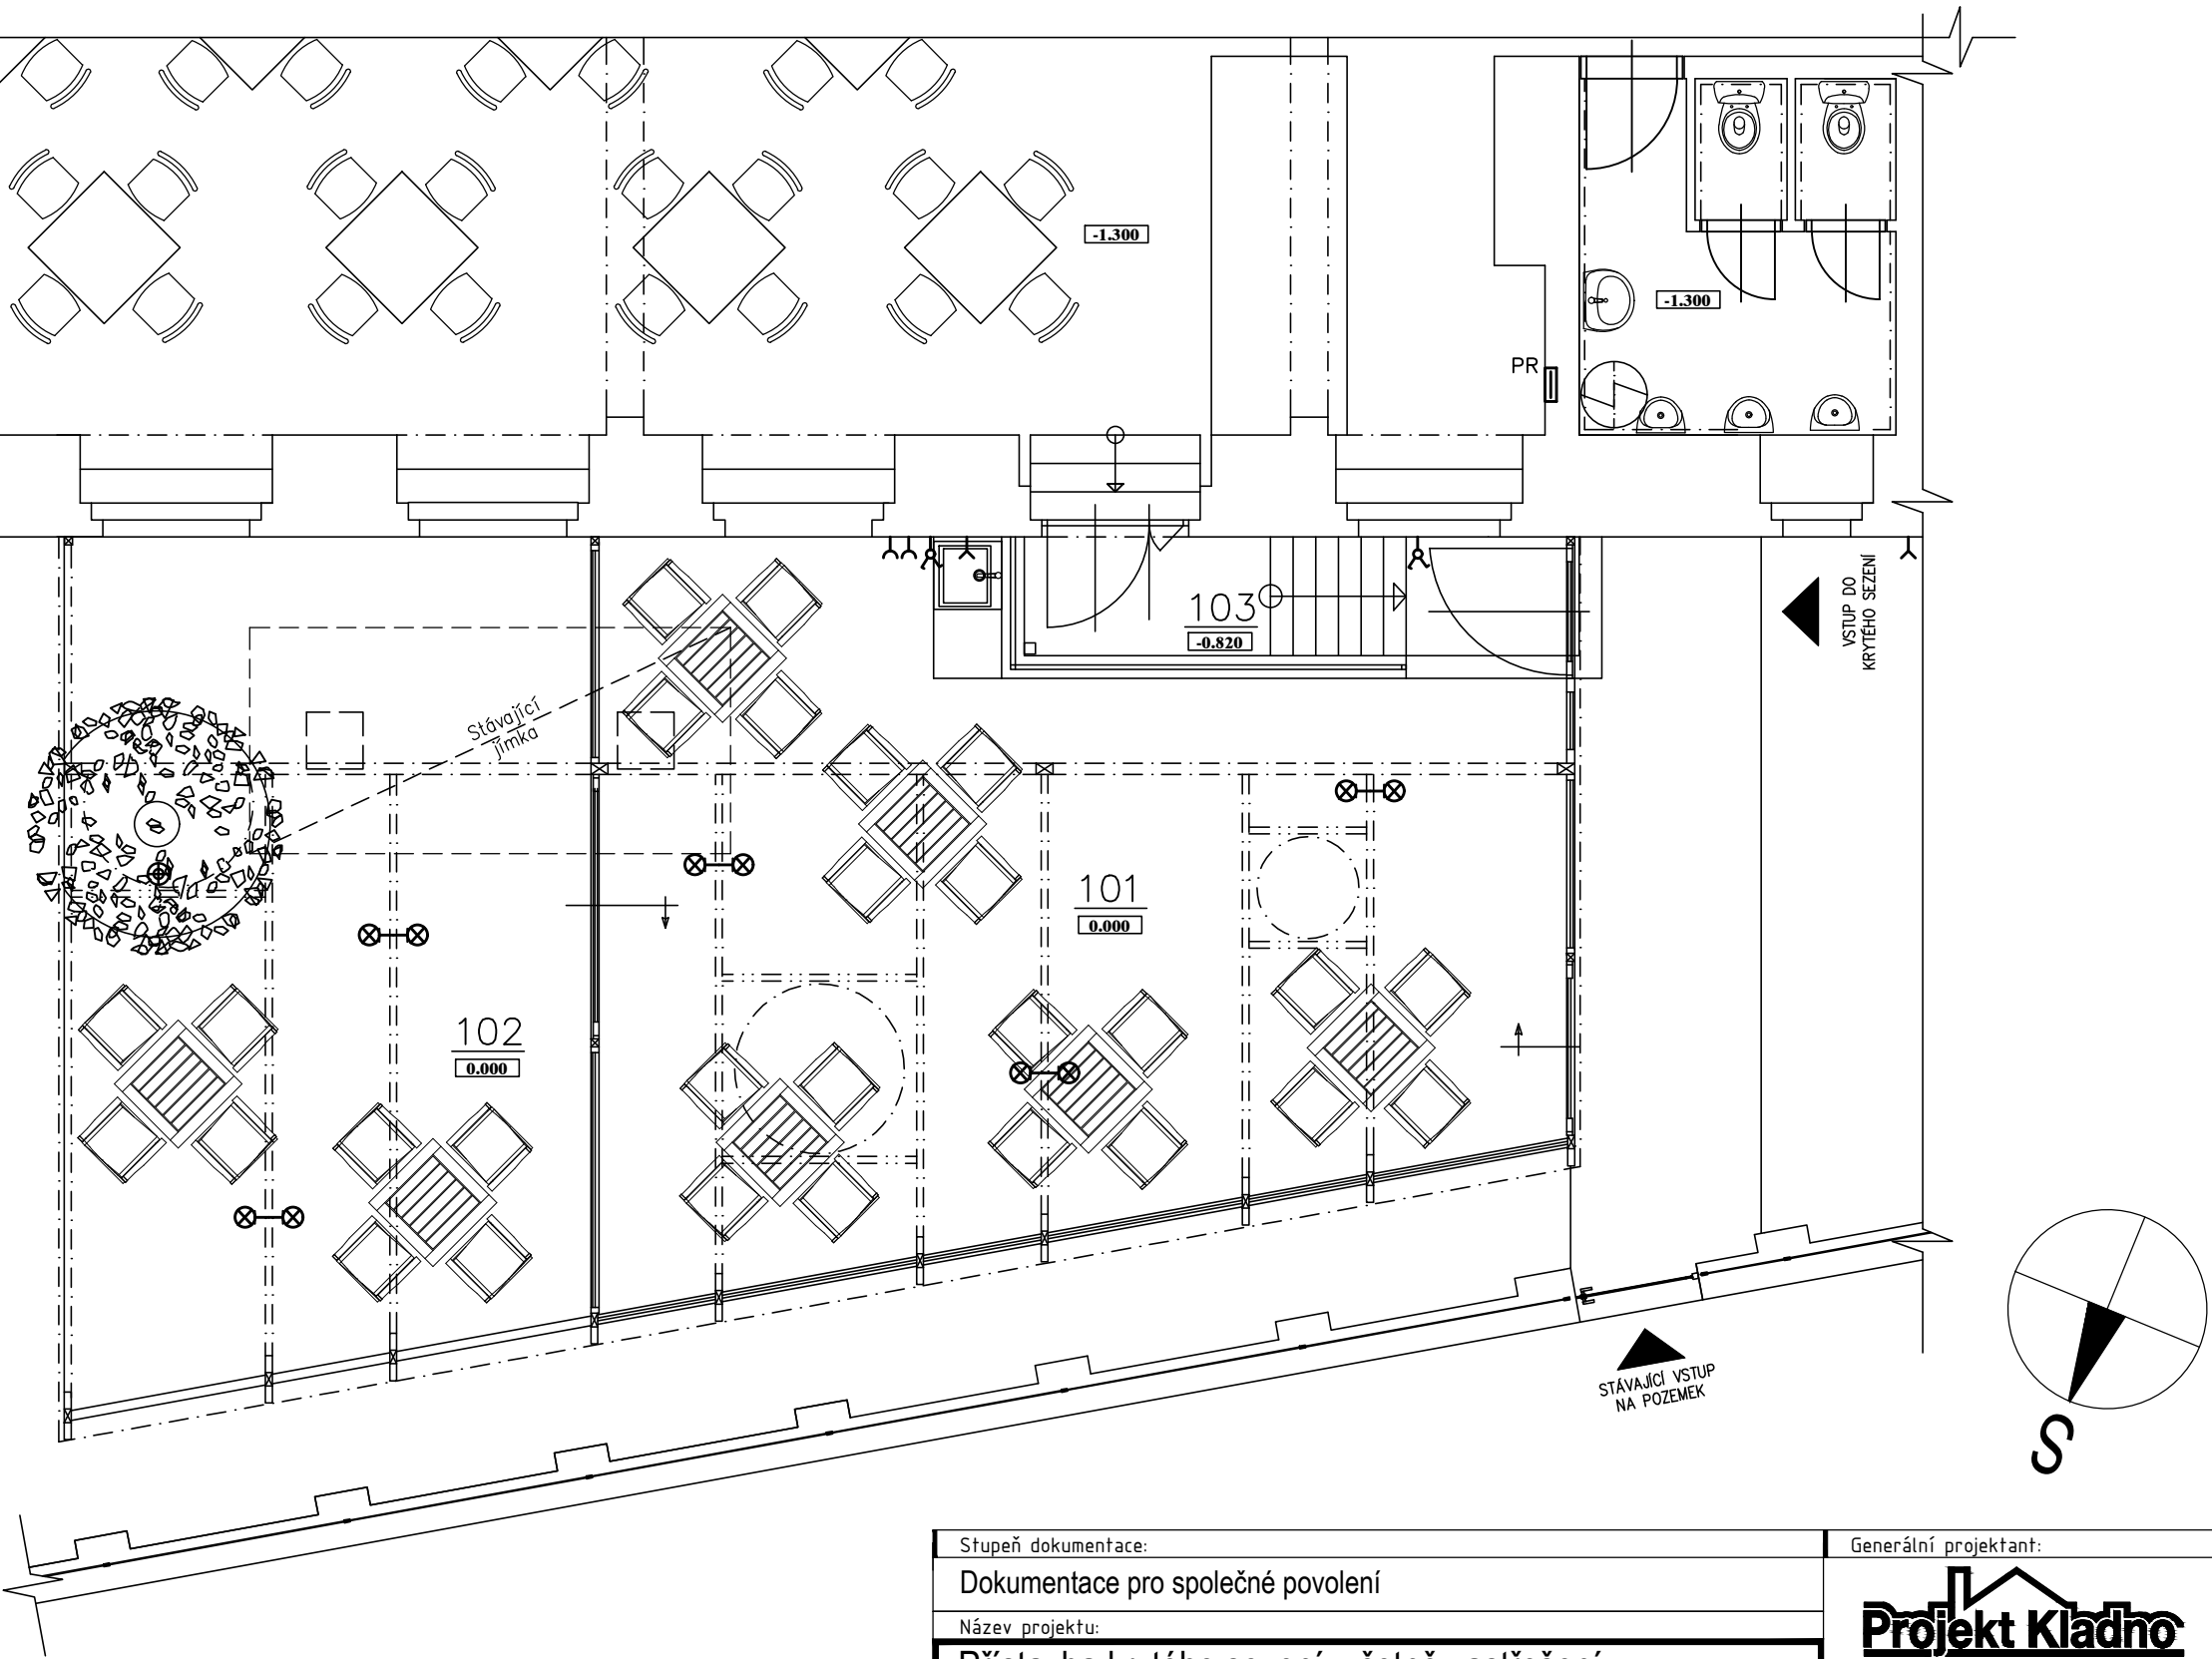

Stupeň dokumentace:	Generální projektant:		
Dokumentace pro společné povolení	Projekt Kladno		
Název projektu:	Přístavba krytého sezení, včetně zastřešení vstupu do budovy OV		
Místo stavby:	č. parc. 543, nám. Edvarda Beneše 2353, Kladno, 272 01		
Investor:	SOŠ a SOU Kladno, náměstí Edvarda Beneše 2353 IČO: 00473634, nám. E. Beneše 2353, Kladno 272 01		
Část dokumentace:	D.1.4.4 Zařízení elektrotechniky a bleskosvody		
Název výkresu:	PŮDORYS 1NP - ELEKTROINSTALACE		
Číslo zakázky:		63/2020	
Datum:		08/2020	Měřítko: 1:75
Hlavní projektant:		Jiří Tesař	
Vypracoval:		Antonín Holeček	
Číslo výkresu		D.1.4.4.01	