


7.6

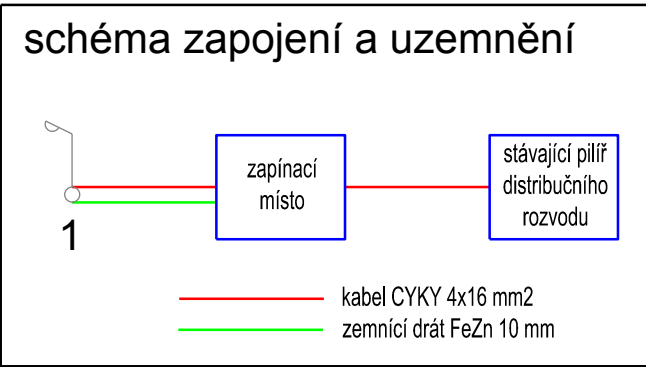

- kabelová trasa
- kabelová trasa v chrániče pod poježděným prostorem (hloubka uložení 1 metr)
- kabelová trasa v chrániče pod chodníkem (hloubka uložení 0,7 metru)
- zapínací místo
- zrušit stávající kabel (pokud se ocitně ve výkopu, pak demontovat, jinak odpojit a opustit)
- demontovat stávající sloup VO

napájecí soustava:
3+PEN střídavého 50Hz 400V / TN-C

Souřadnicový systém S-JTSK, Výškový systém Bpv

	Zhotovitel: objekt:	431	
	Průloha:	SITUACE - provizorní úpravy	Měřítko: 1:500 Číslo přílohy.: 3

vytištěno dne 04.11.2021