


PŮDORYS

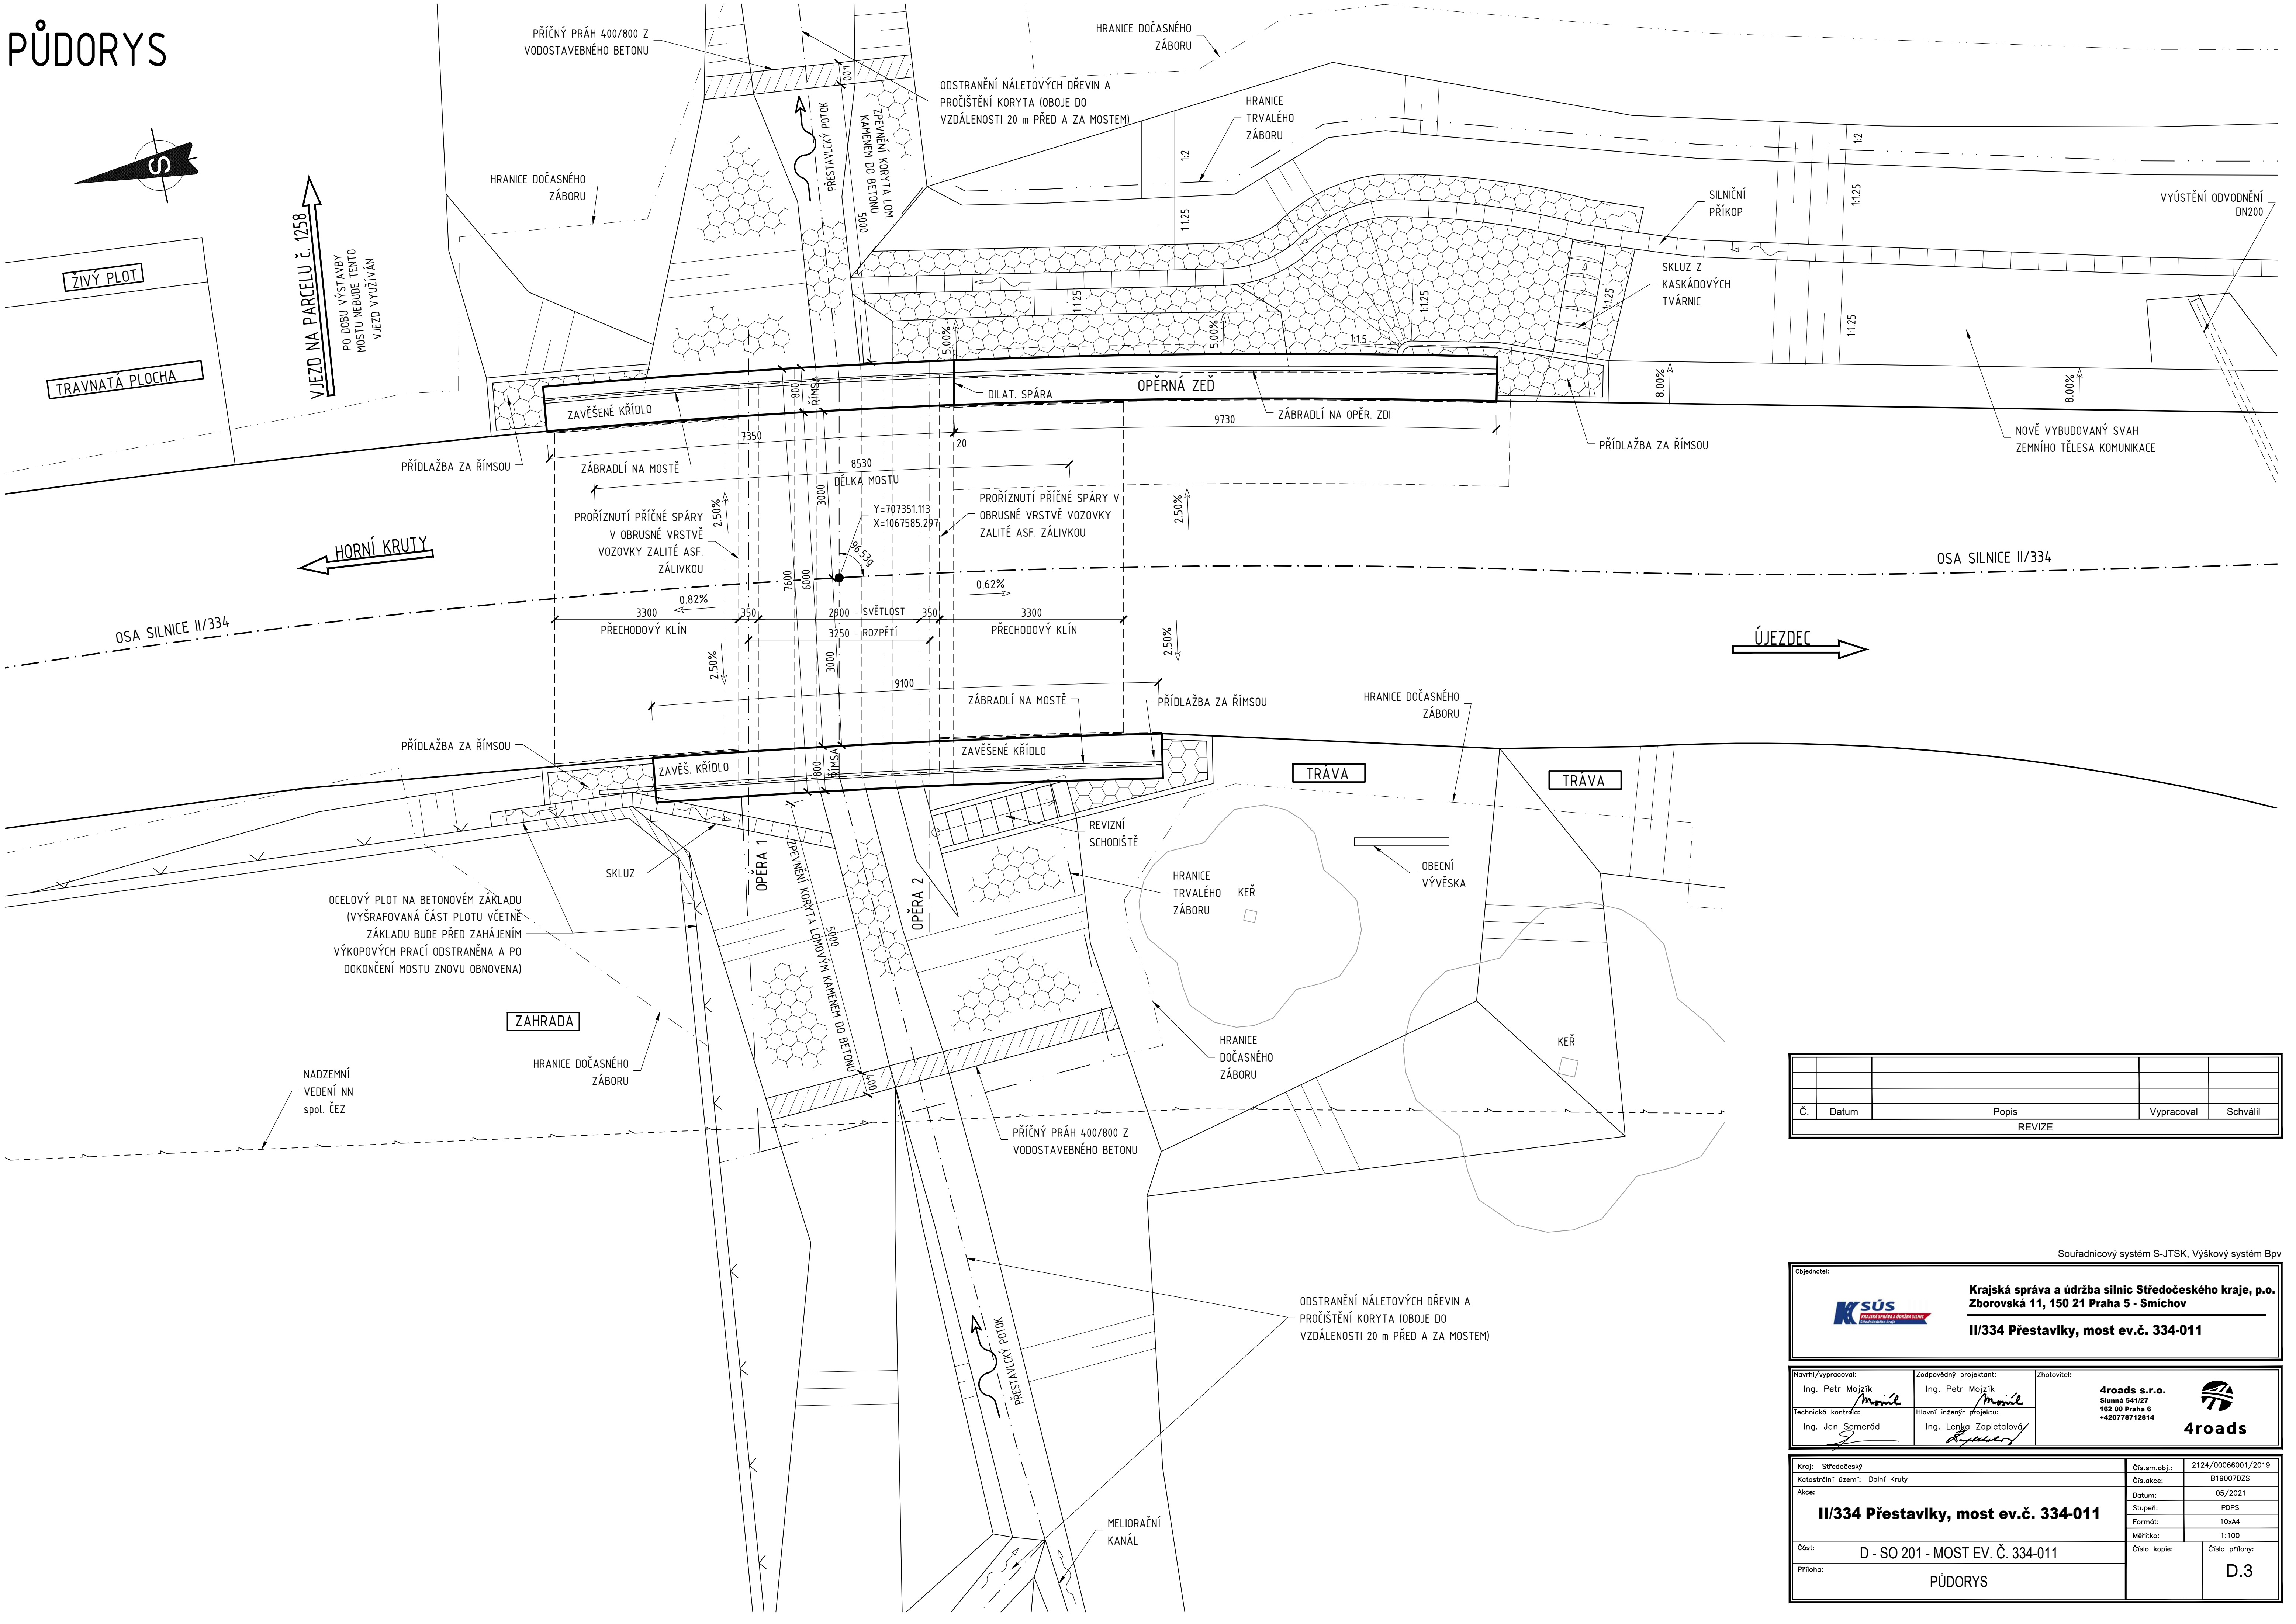

Č.	Datum	Popis	Vypracoval	Schválil
REVIZE				

Objednatel:

Krajská správa a údržba silnic Středočeského kraje, p.o.
Zborovská 11, 150 21 Praha 5 - Smíchov

II/334 Přestavky, most ev.č. 334-011

Ing. Petr Mojžík

Ing. Jan Semerád

Zodpovědný projektant:

Ing. Petr Mojžík

Hlavní inženýr projektu:

Ing. Lenka Zapletalová

Zhotovitel:

4roads s.r.o.
Slunna 541/27
162 00 Praha 6
+420778712814

4roads

Kraj: Středočeský

Katastrální území: Dolní Kruty

Akce:

II/334 Přestavky, most ev.č. 334-011

Část:

D - SO 201 - MOST EV. Č. 334-011

Příloha:

PŮDORYS

Číslo sm. obj.:

2124/00066001/2019

Číslo akce:

B1900702S

Datum:

05/2021

Stupeň:

PDPS

Formát:

10xA4

Měřítko:

1:100

Číslo kopie:

Číslo přílohy:

D.3