



NAPOJENÍ KANALIZAČNÍ PŘÍPOJKY NA STOKU

ŘEZ:

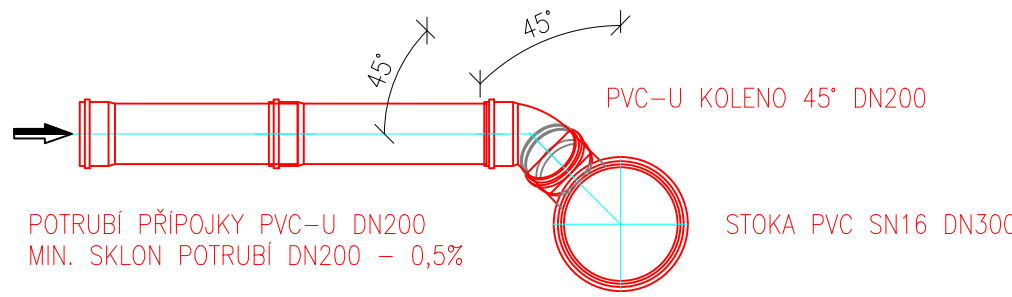

PŮDORYS:

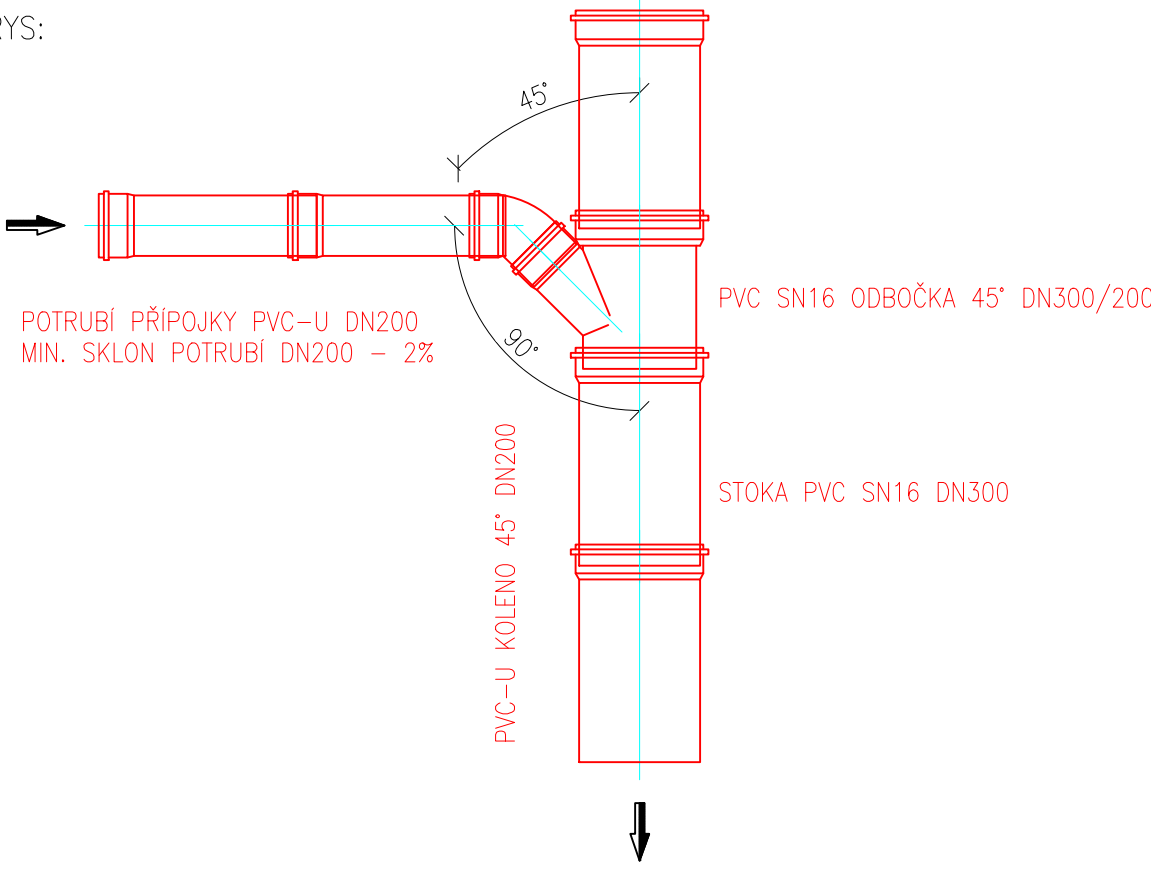

ŘEZ ULIČNÍ VPUSTI:

- dle potřeby bude skladba upravena s ohledem na napojení na kanalizaci či křížení stávající IS
- poloha vpusť bude ověřena přímo na místě (zabrzdění tvoření kaluží)

kamenný obrubník OP4 v C20/25nXF3

konstrukční souvrství dle skladby z PD

urovnaná, zhuťněná zemní plát:


PVC KG SN16 DN200

(spád min. 0,5% od UV)

lože ŠP fr. 0/4mm tl. 100mm

lože ŠD fr. 0/32mm tl. 100mm

(urovnáno, zhuťněno vibračním pýchem)

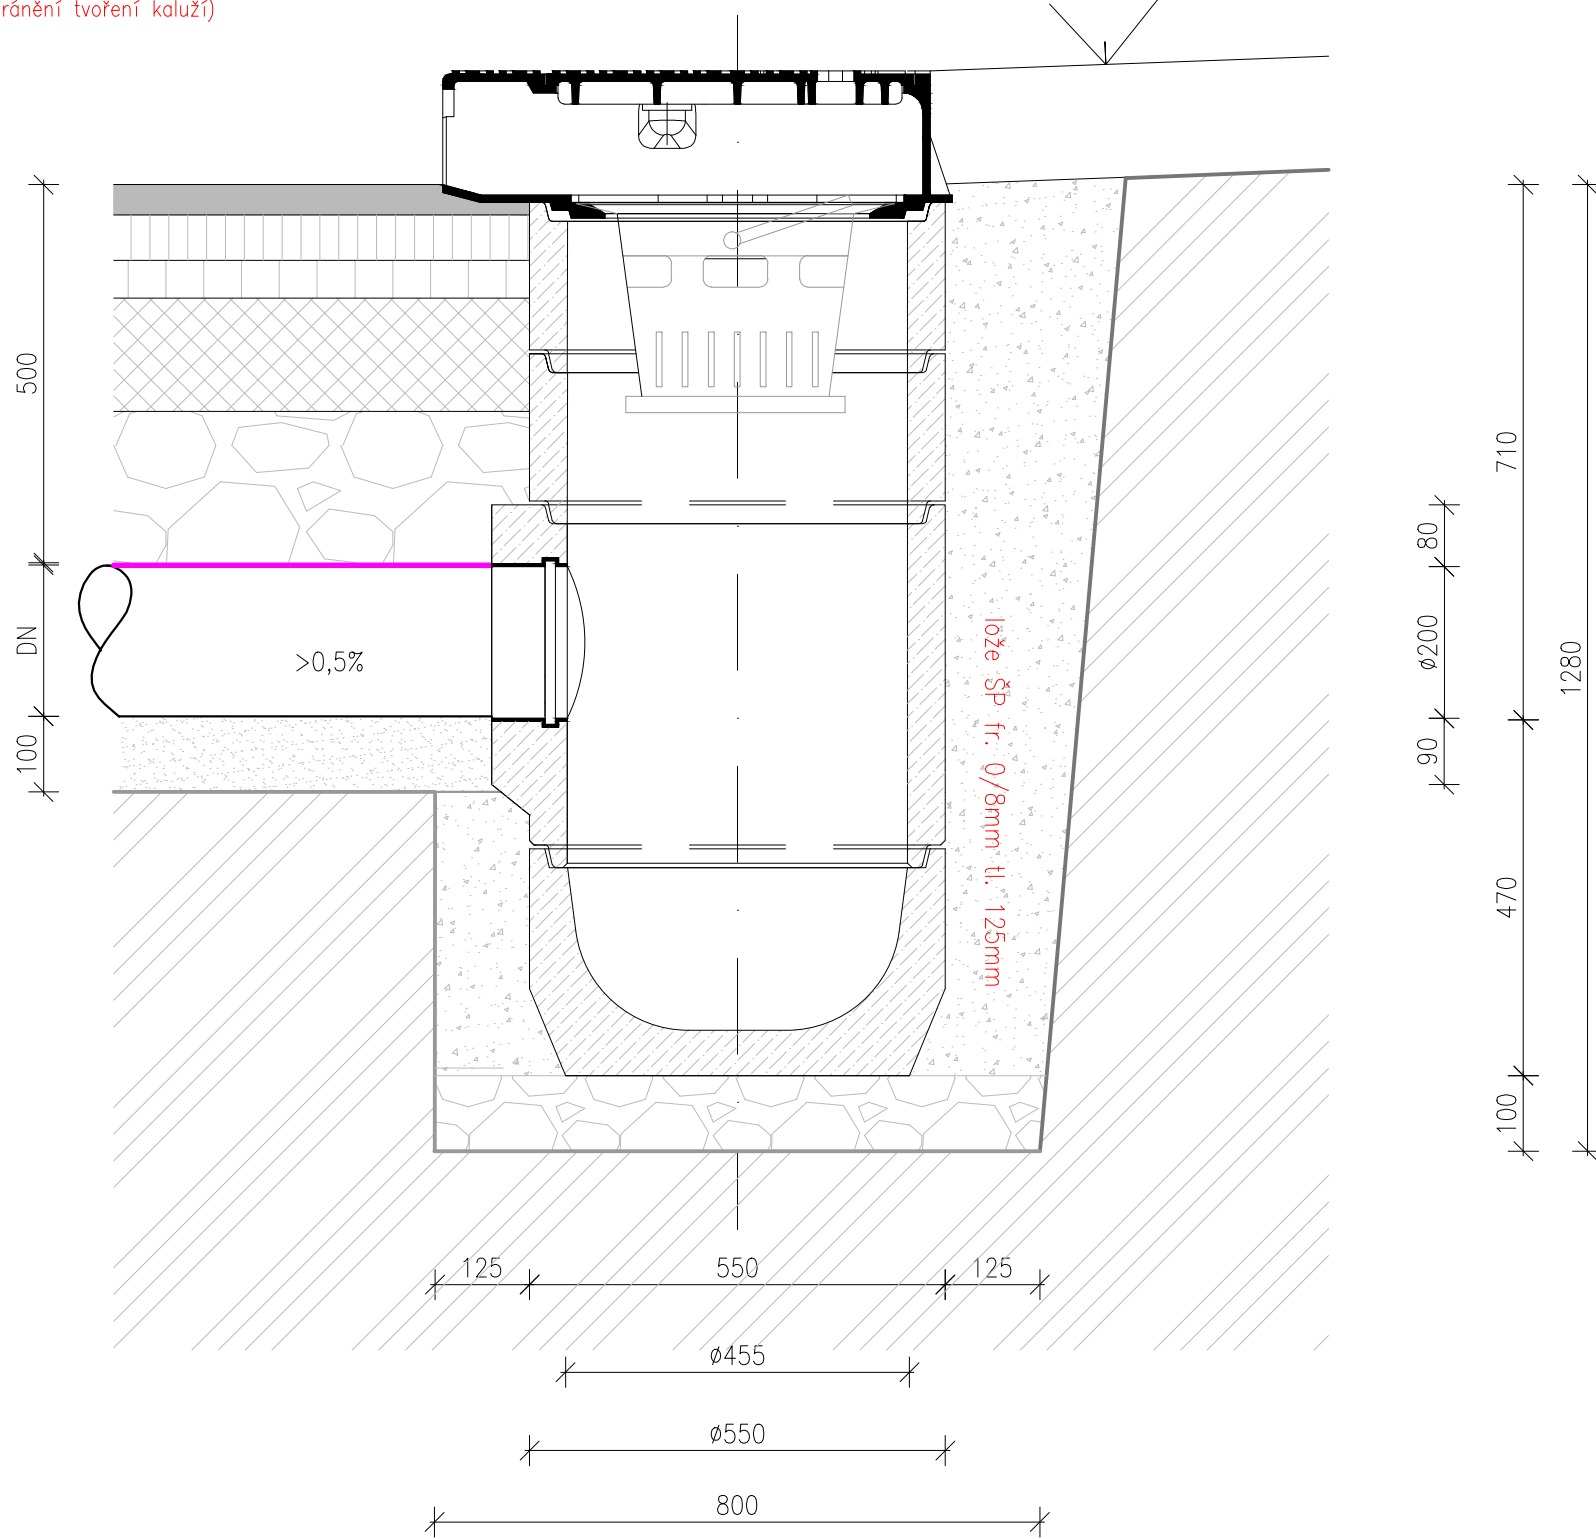

ohumusování a osetí

TBV-Q 450/195/6b

žárově zinkovaný koš DIN 4052


TBV-Q 450/195/6b

TBV-Q 450/450/34 PVC

pro PVC KG SN16 DN200

TBV-Q 450/290/2a

TYPOVÝ ŘEZ RÝHOV PŘÍPOJOVACÍHO POTRUBÍ A KANALIZACE ... pro plast

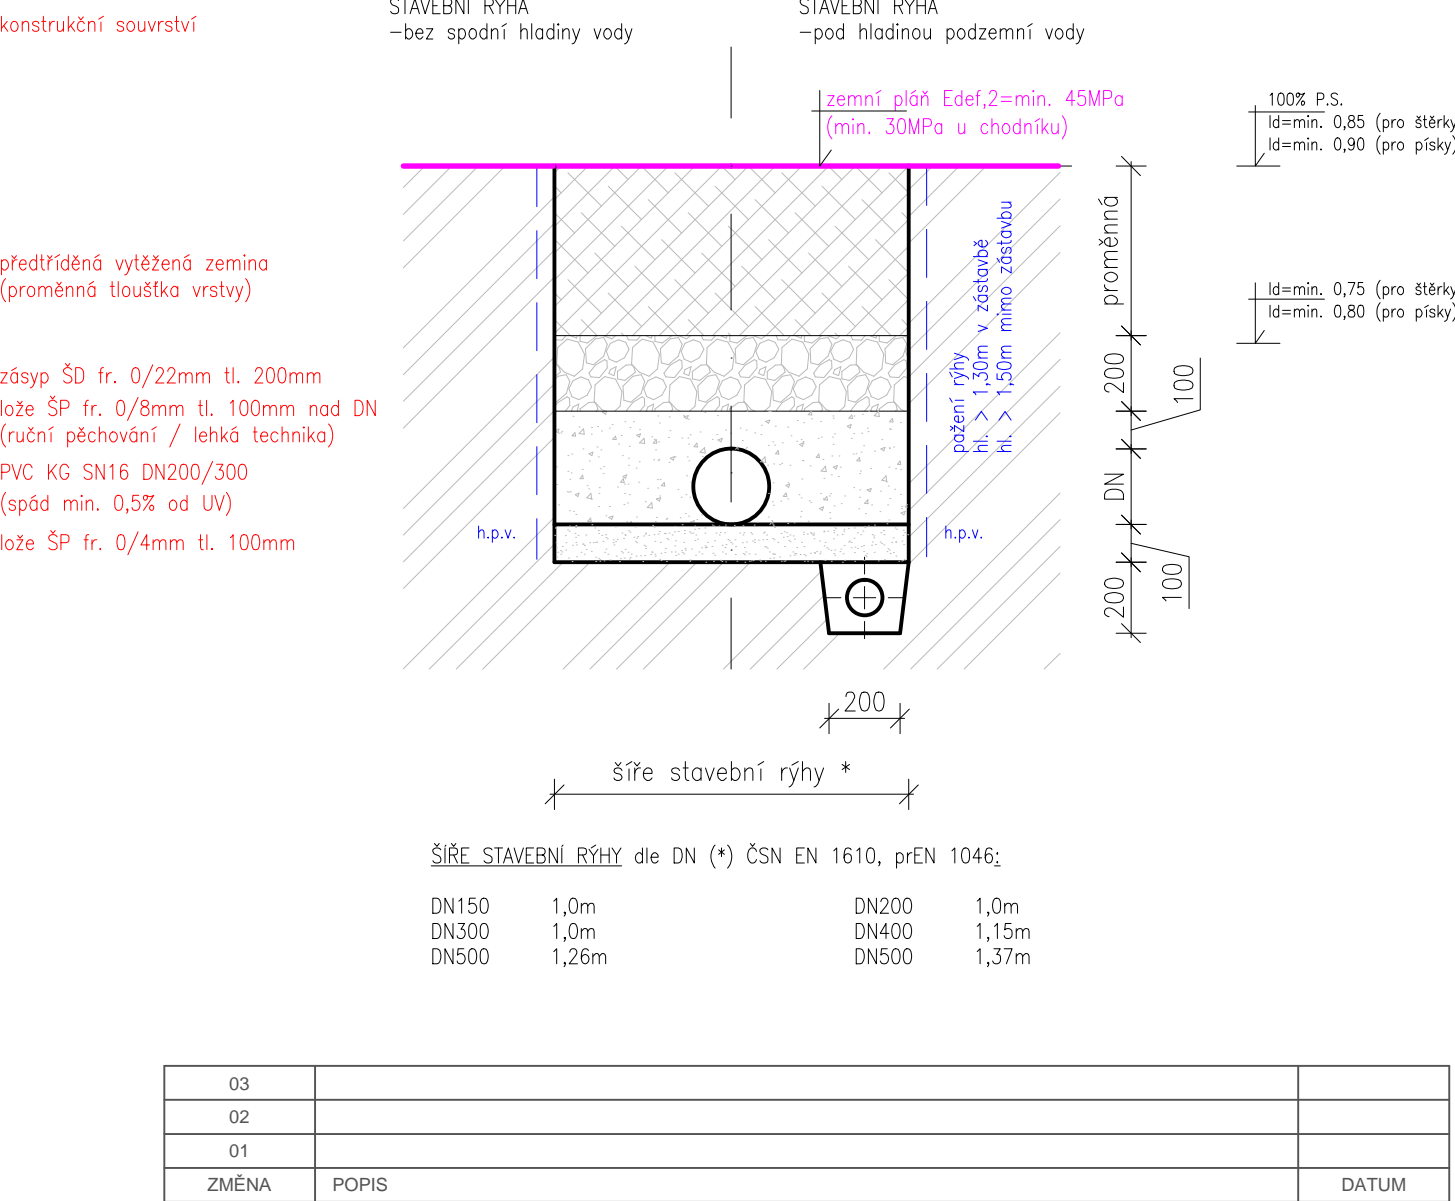

03		
02		
01		
ZMĚNA	POPIS	DATUM

Projekční a inženýrská kancelář dopravních a pozemních staveb

TRDesign s.r.o.

IČO: 08647448
Tel.: 603 72 62 72

email: info@trdesign.cz
web: www.trdesign.cz

HLAV. INŽENÝR PROJEKTU: Ing. Tomáš RAK
ZODPOVĚDNÝ PROJEKTANT: Ing. Tomáš RAK
VYPRACOVAL: Bc. Hana Bartoňová
OBJEDNATEL: KSÚS, Zborovská 81/11, 150 00 Praha 5 - Smíchov
KRAJ: Středočeský
AKCE: Středočeský

KSÚS
Kancelář stavebního úřadu

STUPĚŇ PD: PDPS
DATUM: 2/2021
ČÍSLO ZAKÁZKY: 19 001
FORMÁT: 4 x A4
MĚŘÍTKO: 1:1020
K.Ú.: Kostomlaty n. L.
ČÍSLO PARE:


**III/3319 KOSTOMLATY NAD LABEM,
ul. Doubravská - zklidnění dopravy
úsek Kostomlaty nad Labem**

PŘÍČNÝ ŘEZ VPUSTÍ, RÝHOV


Č. VÝKRESU: **D.3.1.3**

NAPOJENÍ KANALIZAČNÍ PŘÍPOJKY NA STOKU

ŘEZ:

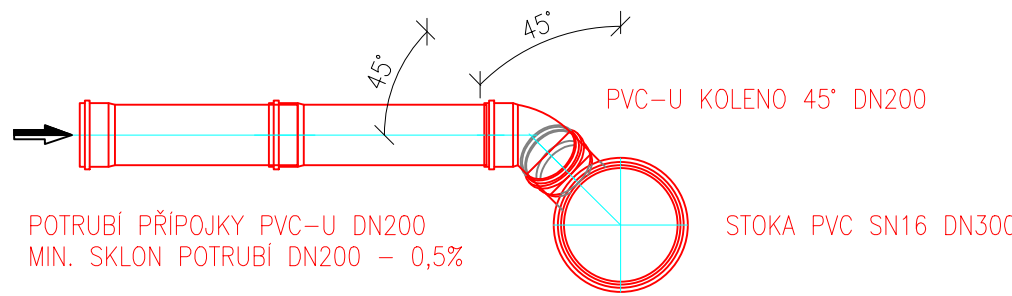

PŮDORYS:

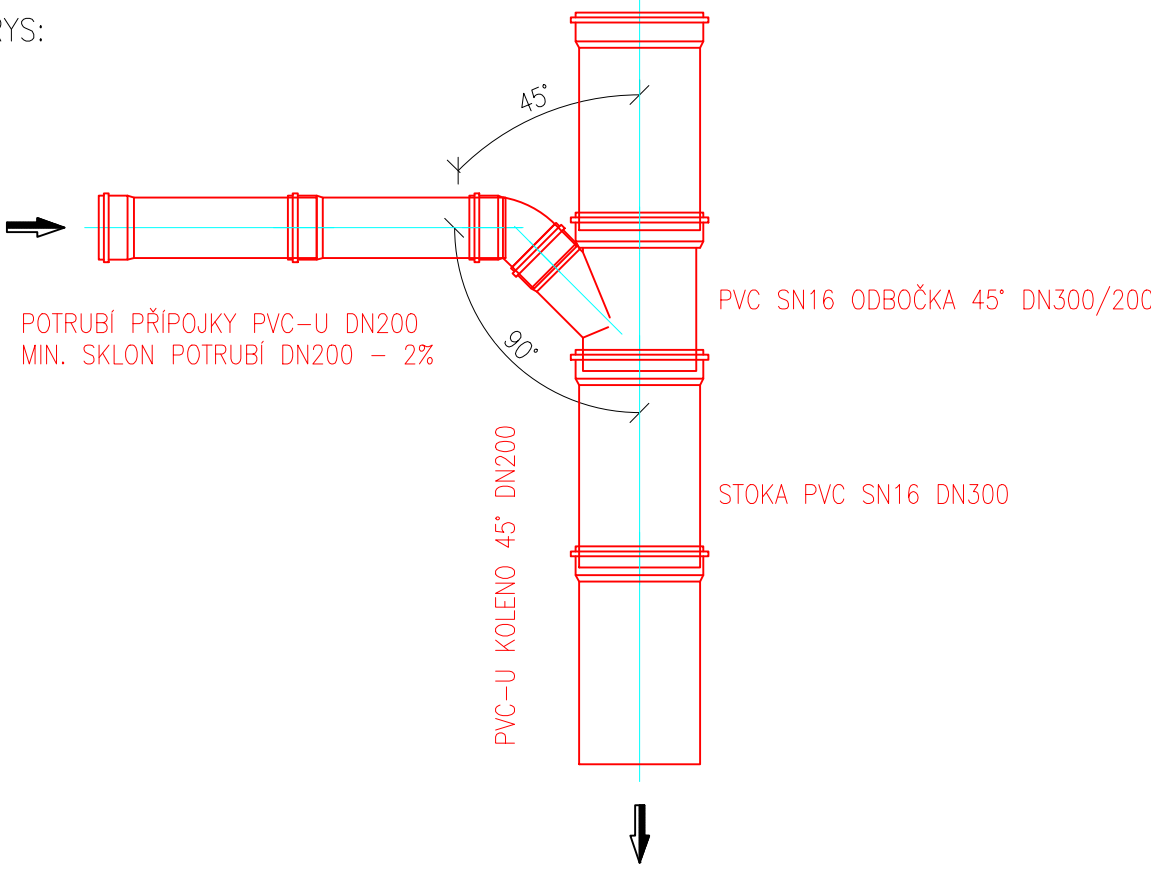

ŘEZ ULIČNÍ VPUSTI:

- dle potřeby bude skladba upravena s ohledem na napojení na kanalizaci či křížení stávající IS
- poloha vpusť bude ověřena přímo na místě (zabrzdění tvoření kaluží)

kamenný obrubník OP4 v C20/25nXF3

konstrukční souvrství dle skladby z PD

urovnaná, zhuťněná zemní plát:


PVC KG SN16 DN200

(spád min. 0,5% od UV)

lože ŠP fr. 0/4mm tl. 100mm

lože ŠD fr. 0/32mm tl. 100mm

(urovnáno, zhuťněno vibračním pýchem)

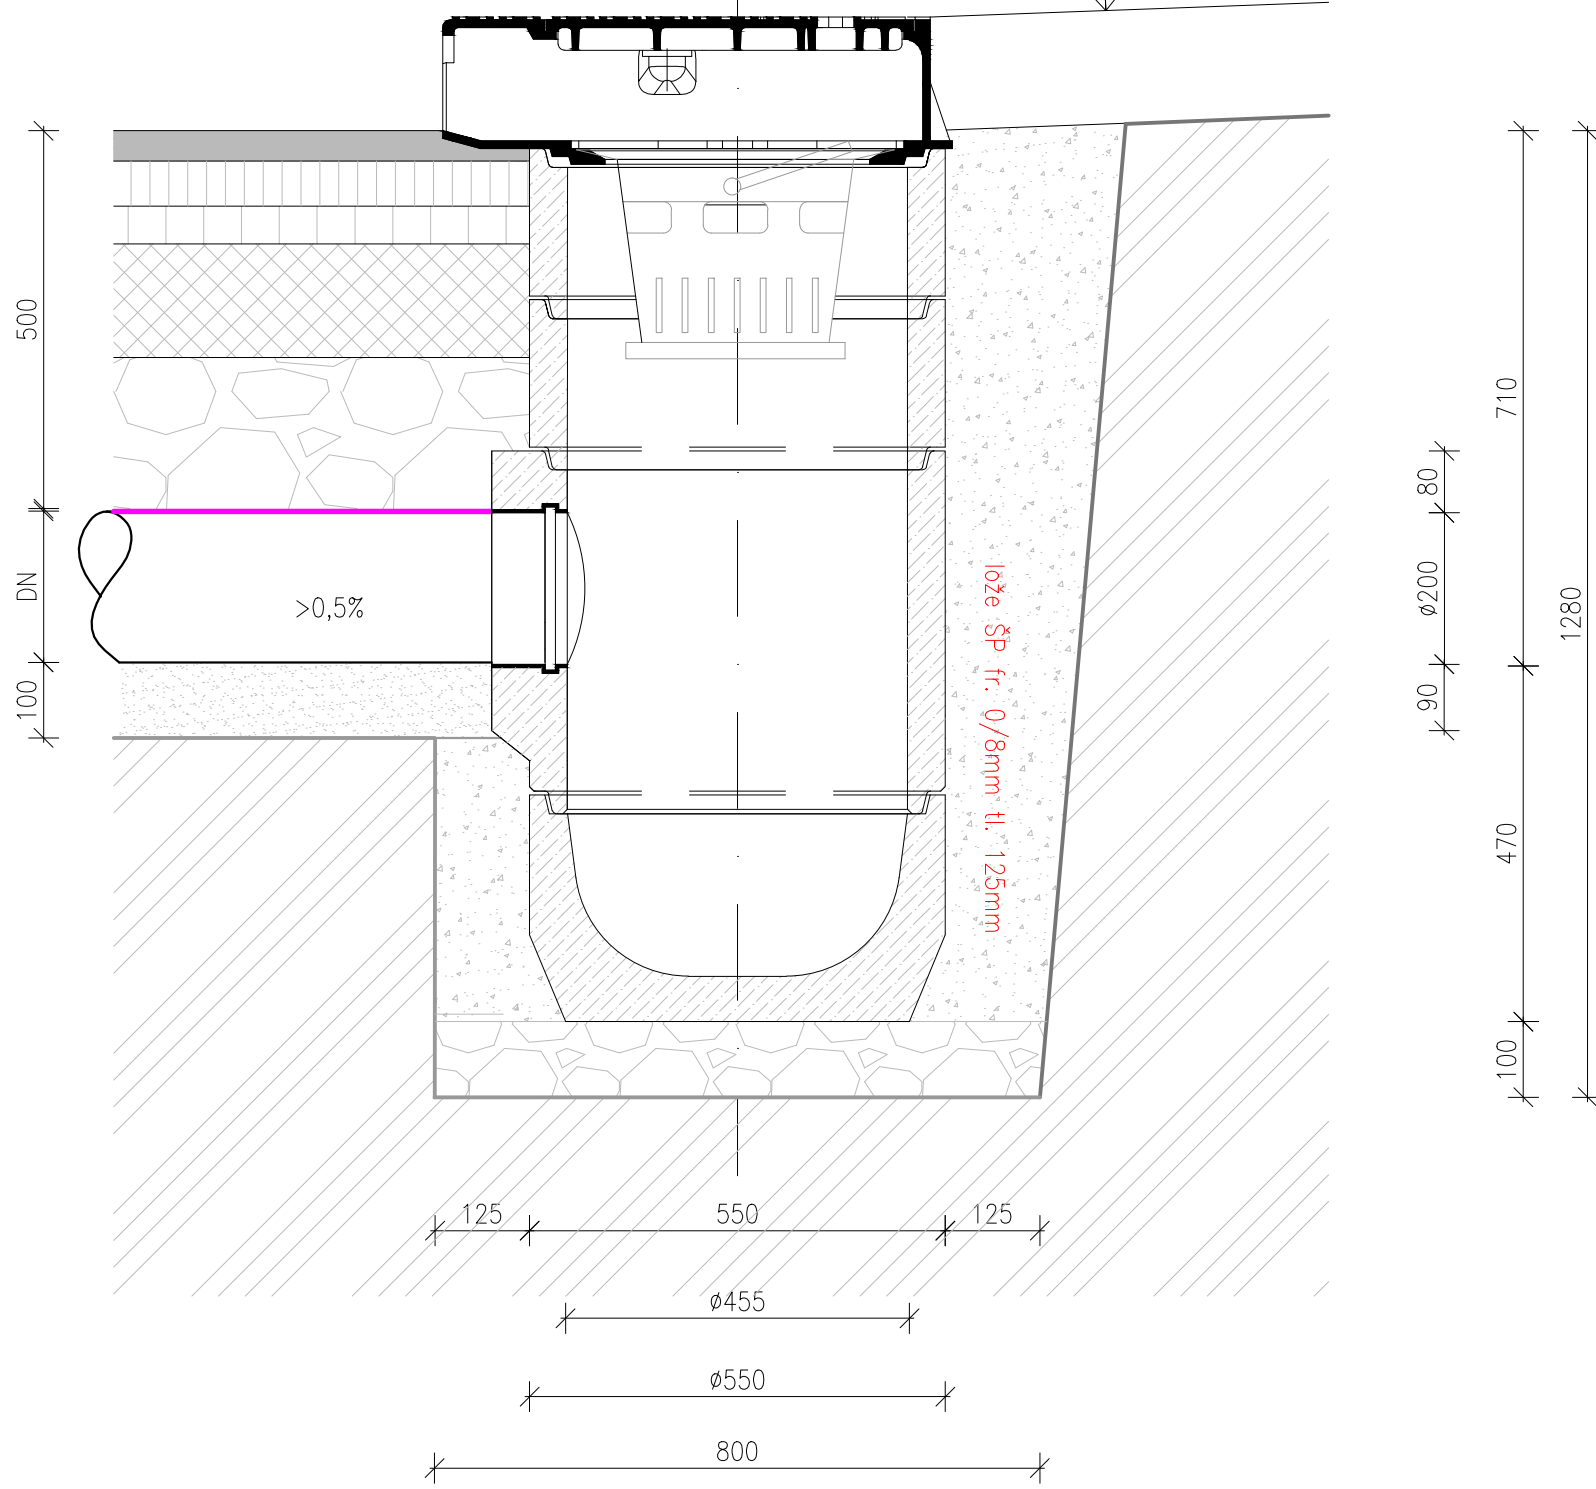

ohumusování a osetí

TBV-Q 450/195/6b

žárově zinkovaný koš DIN 4052


TBV-Q 450/195/6b

TBV-Q 450/450/34 PVC

pro PVC KG SN16 DN200

TBV-Q 450/290/2a

TYPOVÝ ŘEZ RÝHOV PŘÍPOJOVACÍHO POTRUBÍ A KANALIZACE ... pro plast

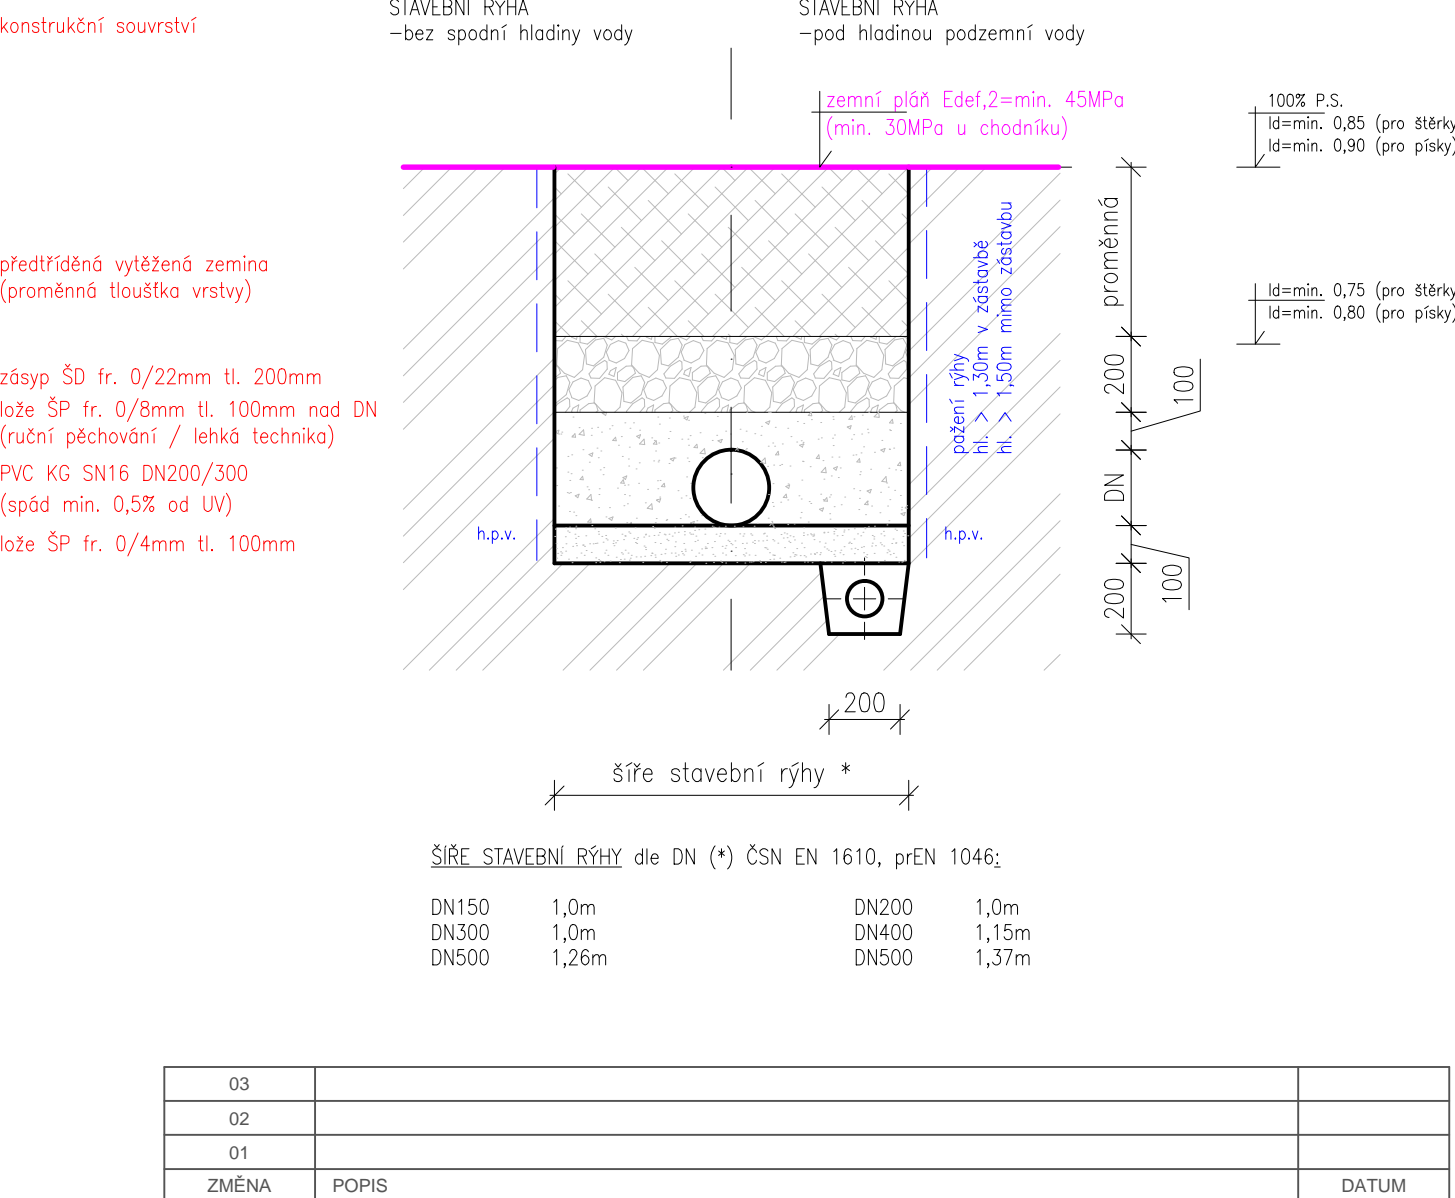

03		
02		
01		
ZMĚNA	POPIS	DATUM

Projekční a inženýrská kancelář dopravních a pozemních staveb

TRDesign s.r.o.

IČO: 08647448
Tel.: 603 72 62 72

email: info@trdesign.cz
web: www.trdesign.cz

HLAV. INŽENÝR PROJEKTU: Ing. Tomáš RAK
ZODPOVĚDNÝ PROJEKTANT: Ing. Tomáš RAK
VYPRACOVAL: Bc. Hana Bartoňová
OBJEDNATEL: KSÚS, Zborovská 81/11, 150 00 Praha 5 - Smíchov
KRAJ: Středočeský
AKCE: Středočeský

KSÚS
Kancelář stavebního úřadu

STUPĚŇ PD: PDPS
DATUM: 2/2021
ČÍSLO ZAKÁZKY: 19 001
FORMÁT: 4 x A4
MĚŘÍTKO: 1:1020
K.Ú.: Kostomlaty n. L.
ČÍSLO PARE:


**III/3319 KOSTOMLATY NAD LABEM,
ul. Doubravská - zklidnění dopravy
úsek Kostomlaty nad Labem**

PŘÍČNÝ ŘEZ VPUSTÍ, RÝHOV


Č. VÝKRESU: **D.3.1.3**

NAPOJENÍ KANALIZAČNÍ PŘÍPOJKY NA STOKU

ŘEZ:

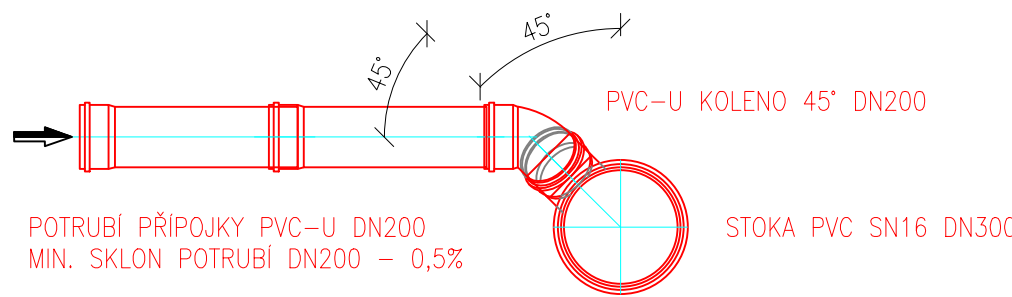

PŮDORYS:

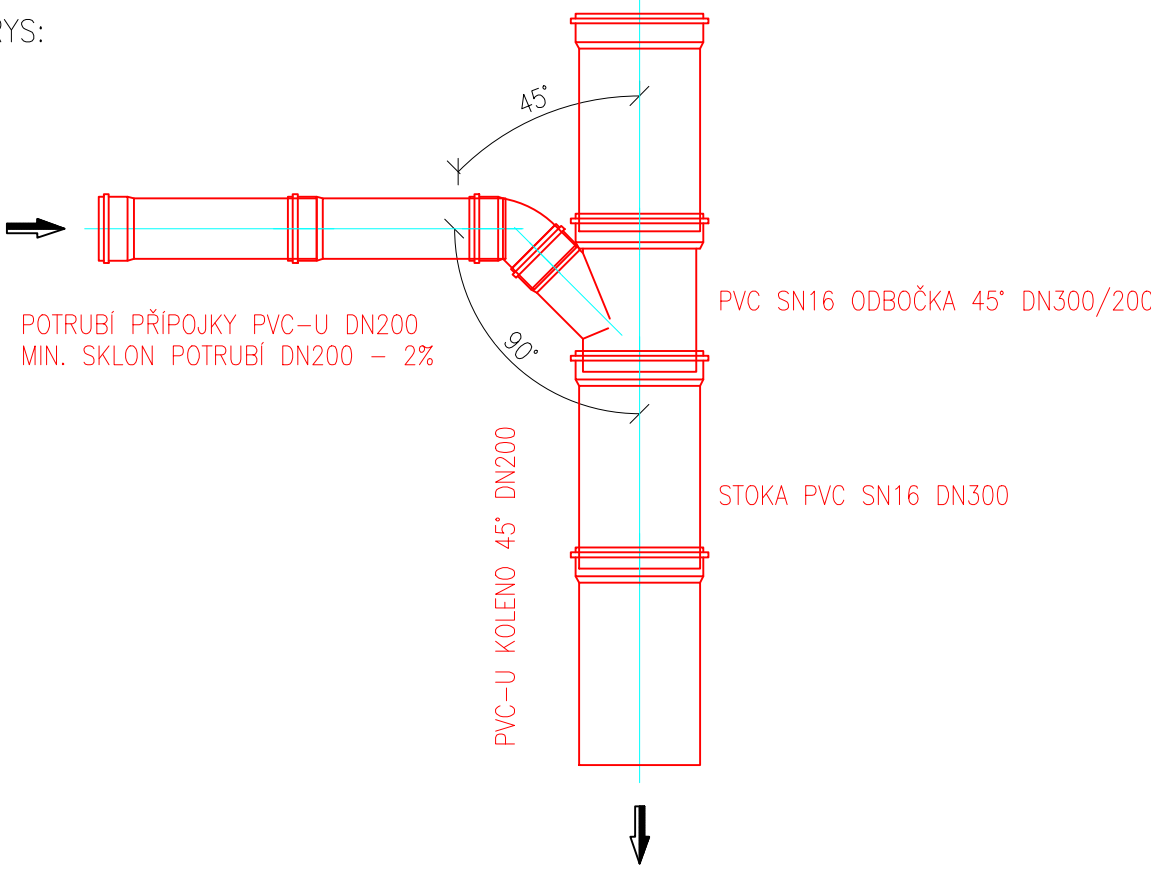

ŘEZ ULIČNÍ VPUSTI:

- dle potřeby bude skladba upravena s ohledem na napojení na kanalizaci či křížení stávající IS
- poloha vpusť bude ověřena přímo na místě (zabrzdění tvoření kaluží)

kamenný obrubník OP4 v C20/25nXF3

konstrukční souvrství dle skladby z PD

urovnaná, zhuťněná zemní plát:


PVC KG SN16 DN200

(spád min. 0,5% od UV)

lože ŠP fr. 0/4mm tl. 100mm

lože ŠD fr. 0/32mm tl. 100mm

(urovnáno, zhuťněno vibračním pýchem)

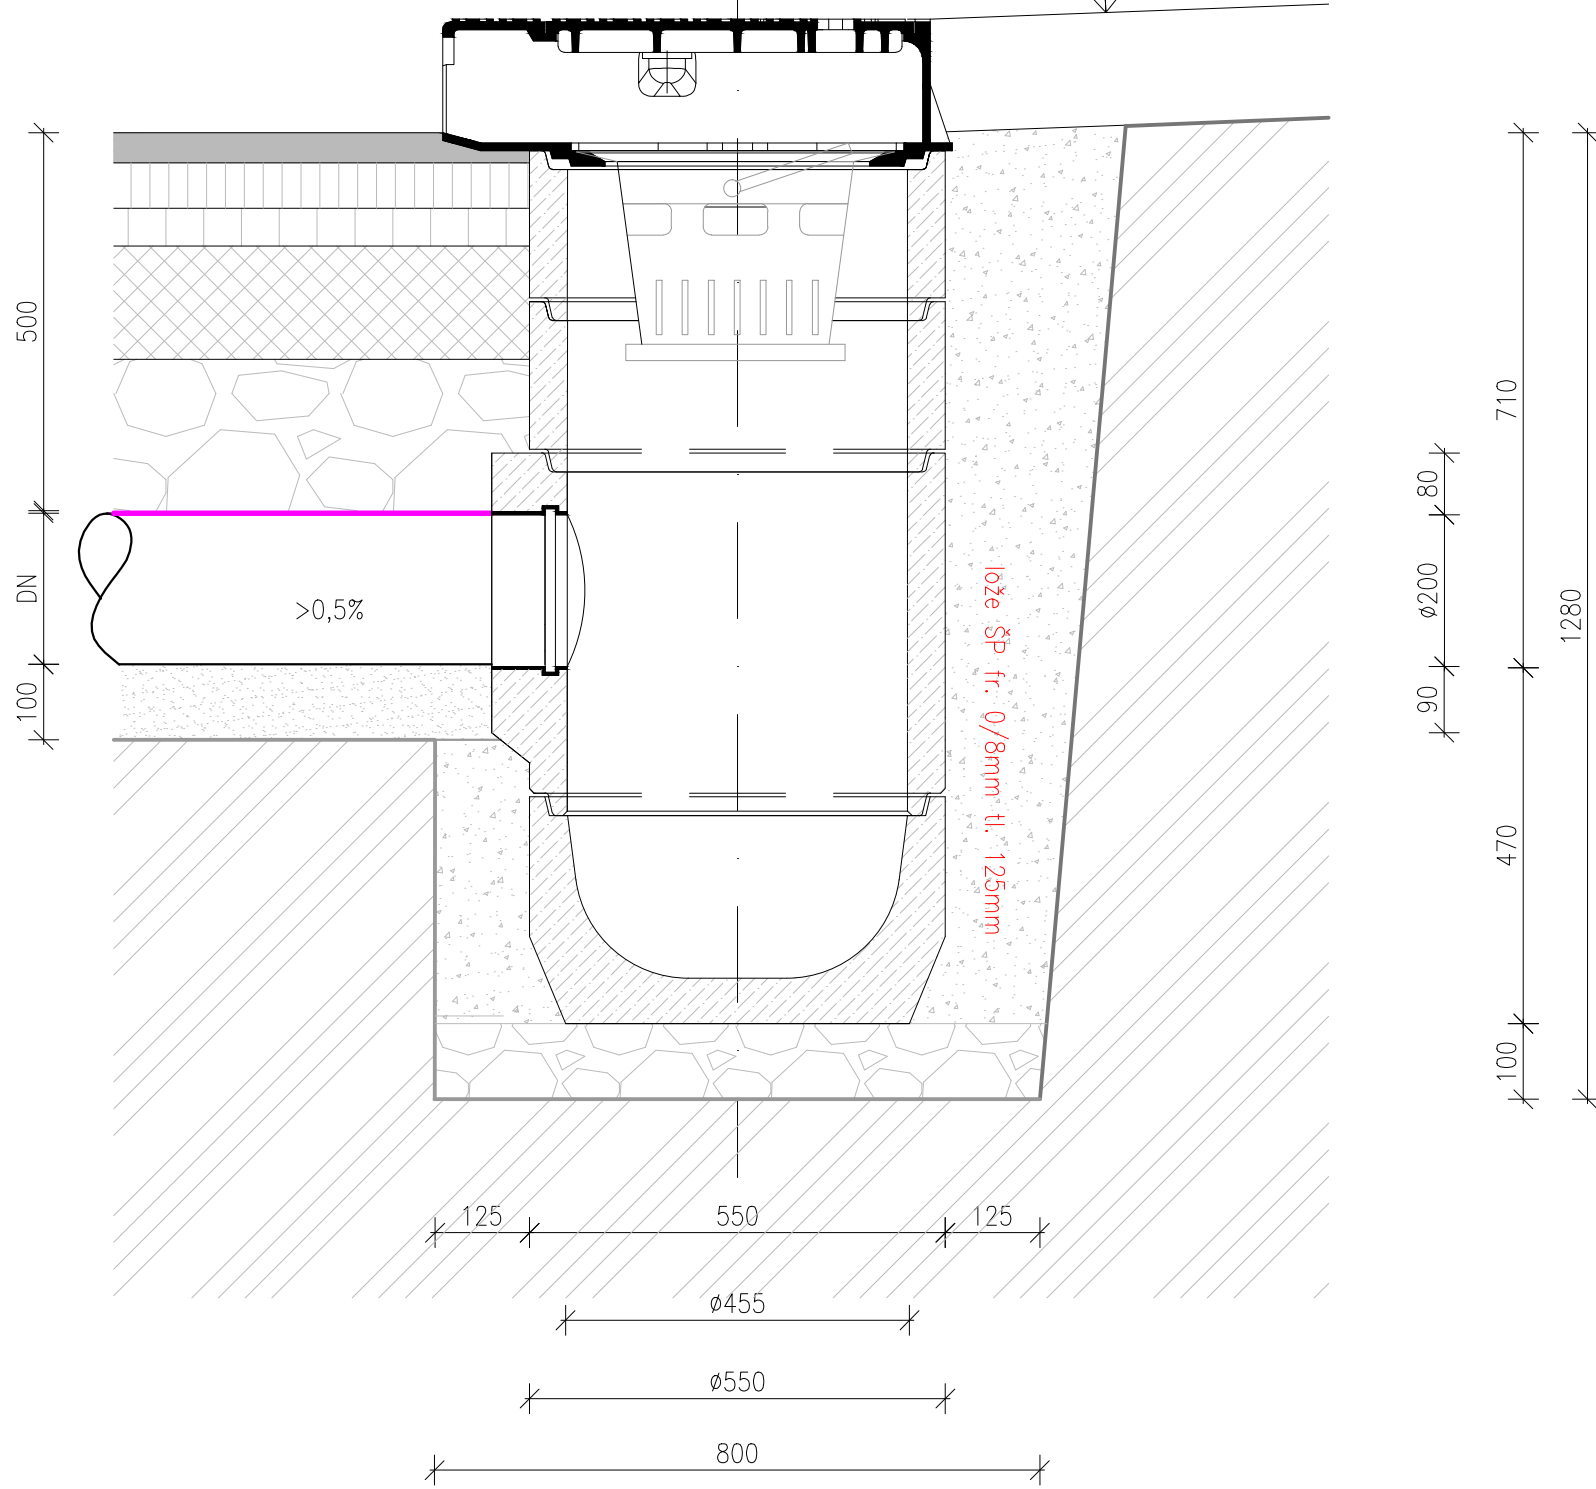

ohumusování a osetí

TBV-Q 450/195/6b

žárově zinkovaný koš DIN 4052


TBV-Q 450/195/6b

TBV-Q 450/450/34 PVC

pro PVC KG SN16 DN200

TBV-Q 450/290/2a

TYPOVÝ ŘEZ RÝHOV PŘÍPOJOVACÍHO POTRUBÍ A KANALIZACE ... pro plast

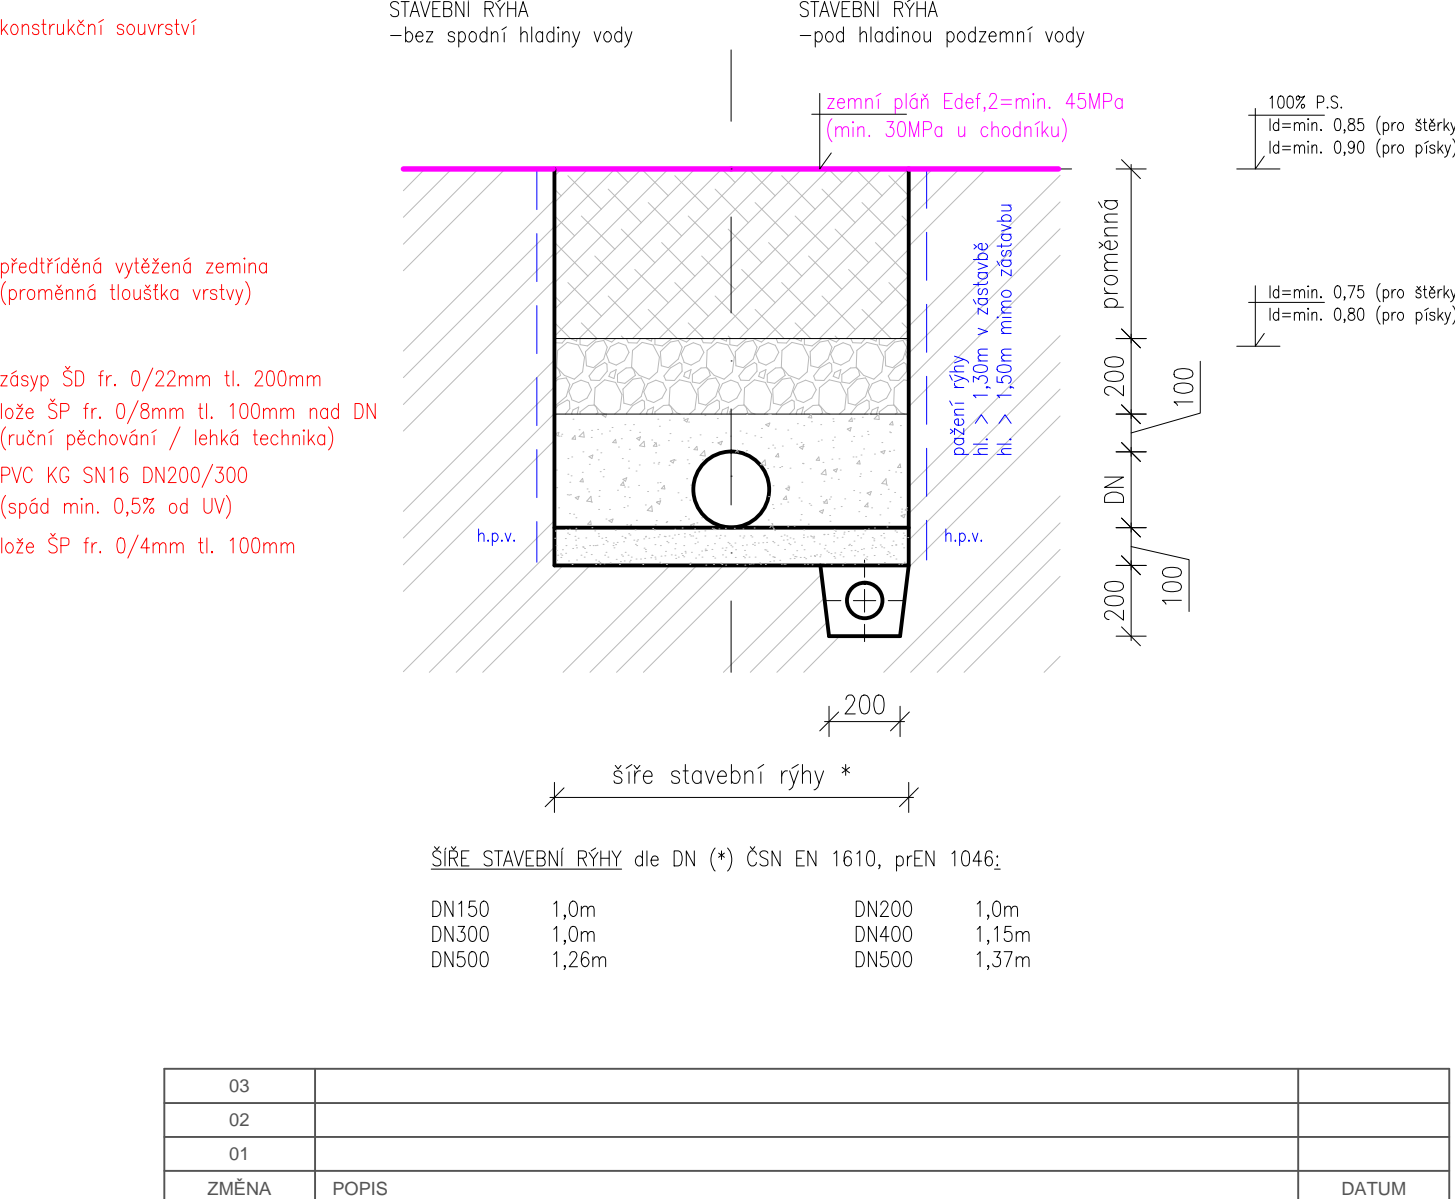

03		
02		
01		
ZMĚNA	POPIS	DATUM

Projekční a inženýrská kancelář dopravních a pozemních staveb

TRDesign s.r.o.

IČO: 08647448
Tel.: 603 72 62 72

email: info@trdesign.cz
web: www.trdesign.cz

HLAV. INŽENÝR PROJEKTU: Ing. Tomáš RAK
ZODPOVĚDNÝ PROJEKTANT: Ing. Tomáš RAK
VYPRACOVAL: Bc. Hana Bartoňová
OBJEDNATEL: KSÚS, Zborovská 81/11, 150 00 Praha 5 - Smíchov
KRAJ: Středočeský
AKCE: Středočeský

KSÚS
Kancelář stavebního úřadu

STUPĚŇ PD: PDPS
DATUM: 2/2021
ČÍSLO ZAKÁZKY: 19 001
FORMÁT: 4 x A4
MĚŘÍTKO: 1:1020
K.Ú.: Kostomlaty n. L.
ČÍSLO PARE:

**III/3319 KOSTOMLATY NAD LABEM,
ul. Doubravská - zklidnění dopravy
úsek Kostomlaty nad Labem**

PŘÍČNÝ ŘEZ VPUSTÍ, RÝHOV

Č. VÝKRESU: **D.3.1.3**