



CELKOVÁ SITUACE - KOORDINAČNÍ KABEL MEZI SSZ CH1 A SSZ K1
M 1:1000

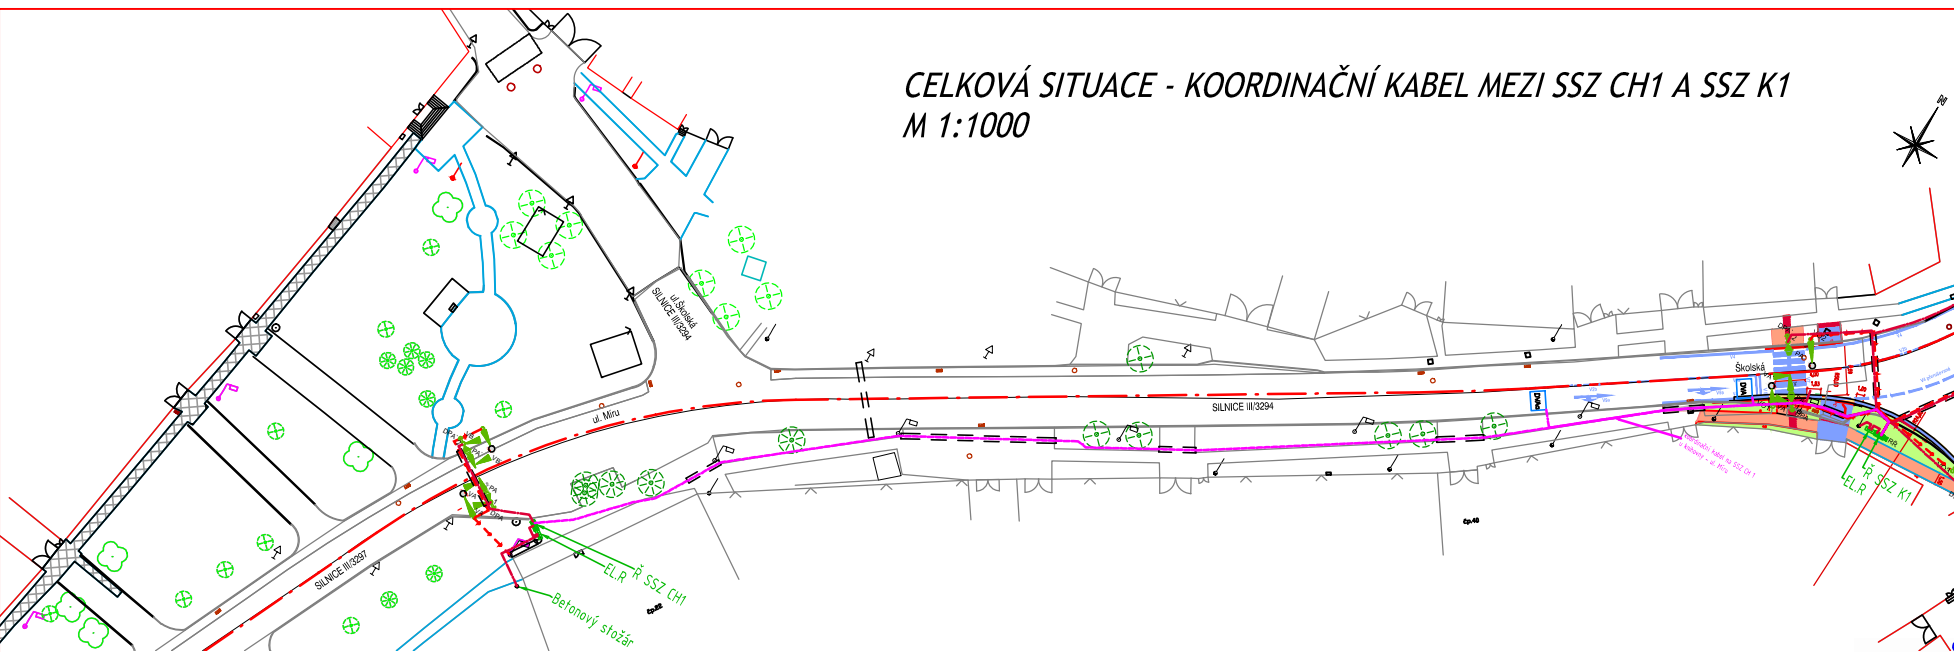


DETAIL M 1:250

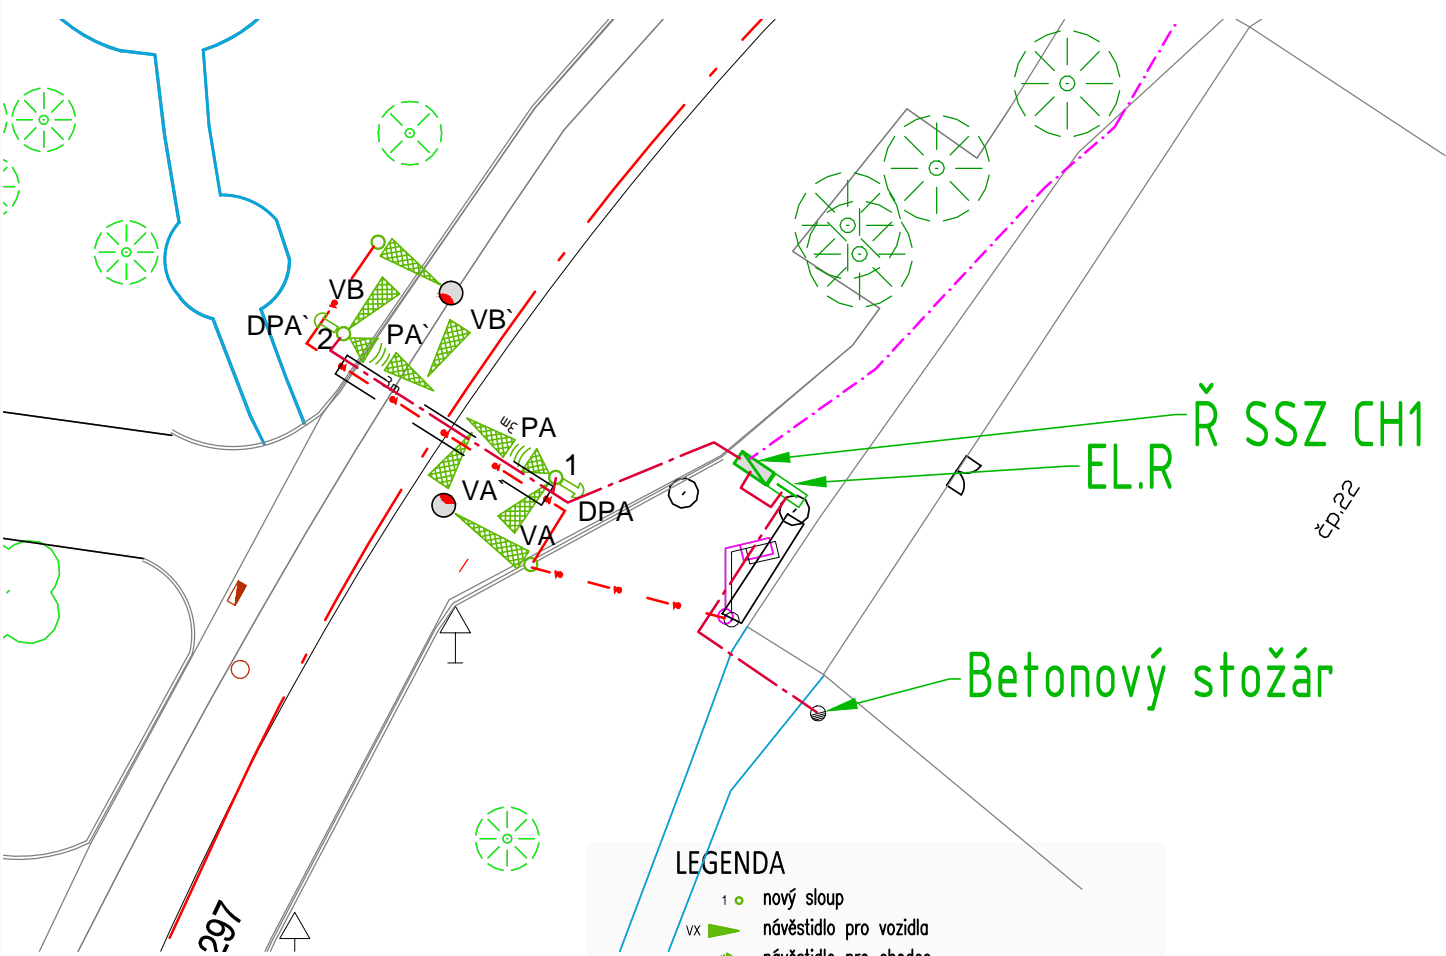


LEGENDA

- 1 - nový sloup
- VX - návěstidlo pro vozidla
- PX - návěstidlo pro chodce
- výložník s údajem o délce
- DPX - tlačítko pro chodce, kontaktní zámeček
- EL.R - elektroměrný rozvaděč
- Ř SSZ - řadič SSZ
- IP6 - nová značka
- sloup VO
- betonová stožár ČEZ
- světlo pro přisvětlení chodce
- nová kabelová trasa SSZ
- nová kabelová trasa VO
- kabelová chránička pod komunikací

VZOROVÉ ŘEZY STOŽÁRŮ

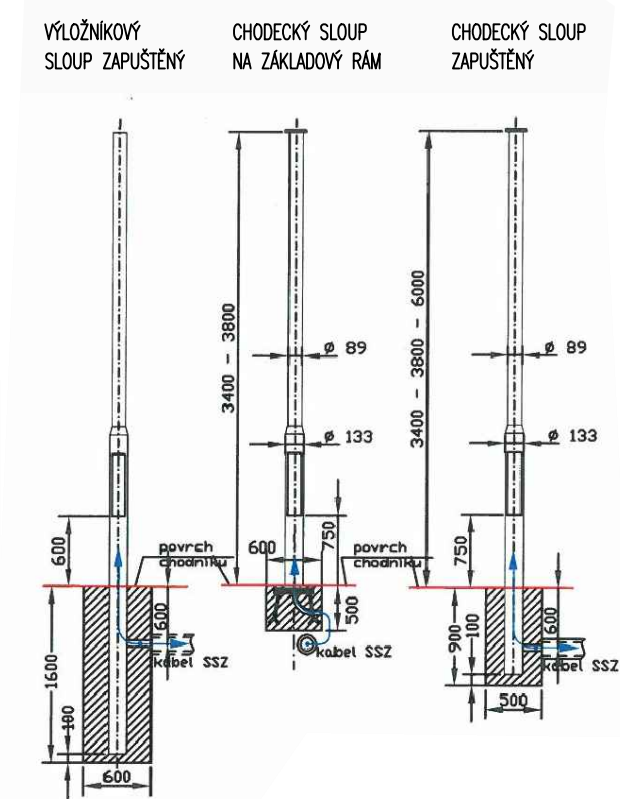

VZOROVÉ ŘEZY TRASOU KABELŮ SSZ

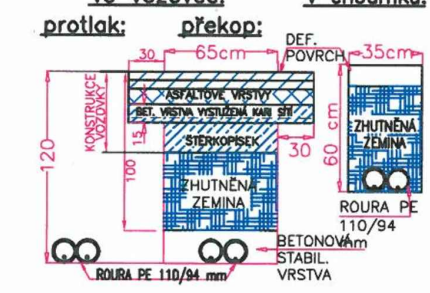





!!!PŘED ZAPOČETÍM STAVEBNÍCH PRACÍ SI MUSÍ ZHOTOVITEL NECHAT VYTÝČIT EXISTUJÍCÍ INŽENÝRSKÉ SÍTĚ!!!

SOUŘADNÝ SYSTÉM S-JTSK, VÝŠKOVÝ SYSTÉM BPV

Investor	Městys CERHENICE Školská 444, 281 02 Cerhenice	
----------	---	--

Koordinace stavby a profesí		
Koordinace stavby a technologie		
Zodpovědná osoba		

Hlavní projektant	Vedoucí projektu	Tech. kontrola	Vypracoval	<div>CR PROJECT CONSTRUCTIONS&ROADS</div> <div>CR PROJECT s.r.o., POD BORKEM 319, 293 01 Mladá Boleslav</div> <div>tel.: +420 326 700 666 GSM GATE: +420 606 602 039</div> <div>fax: +420 326 700 665 e-mail: info@crproject.cz</div> <div>URL: http://www.crproject.cz</div>
Ing. Jiráček J.	Ing. Horák J.	Ing. Jiráček J.	Ing. Škvareková E.	
				
stavba:				
Bezpečnostní a environmentální úpravy inteligentními dopravními systémy na silnicích č. III/3294 a III/3297 - Cerhenice				HIP: Ing. Škvareková E.
objekt:	IO 04 CHODECKÝ PŘECHOD			číslo zakázky: 2013-001
část:	D- VÝKRESOVÁ DOKUMENTACE			stupeň dokumentace: PDPS
obsah:	KABELOVÝ PLÁN CH1			datum: 12.2013
název dig.souboru:	cerhenice situace.dwg		číslo přílohy:	měřítko: 1:250 formát: 2 x A4
			D-IO 04 CH1-03	výtisk číslo:
				CH1-03