


PŮDORYS 3.NP - STÁVAJÍCÍ STAV

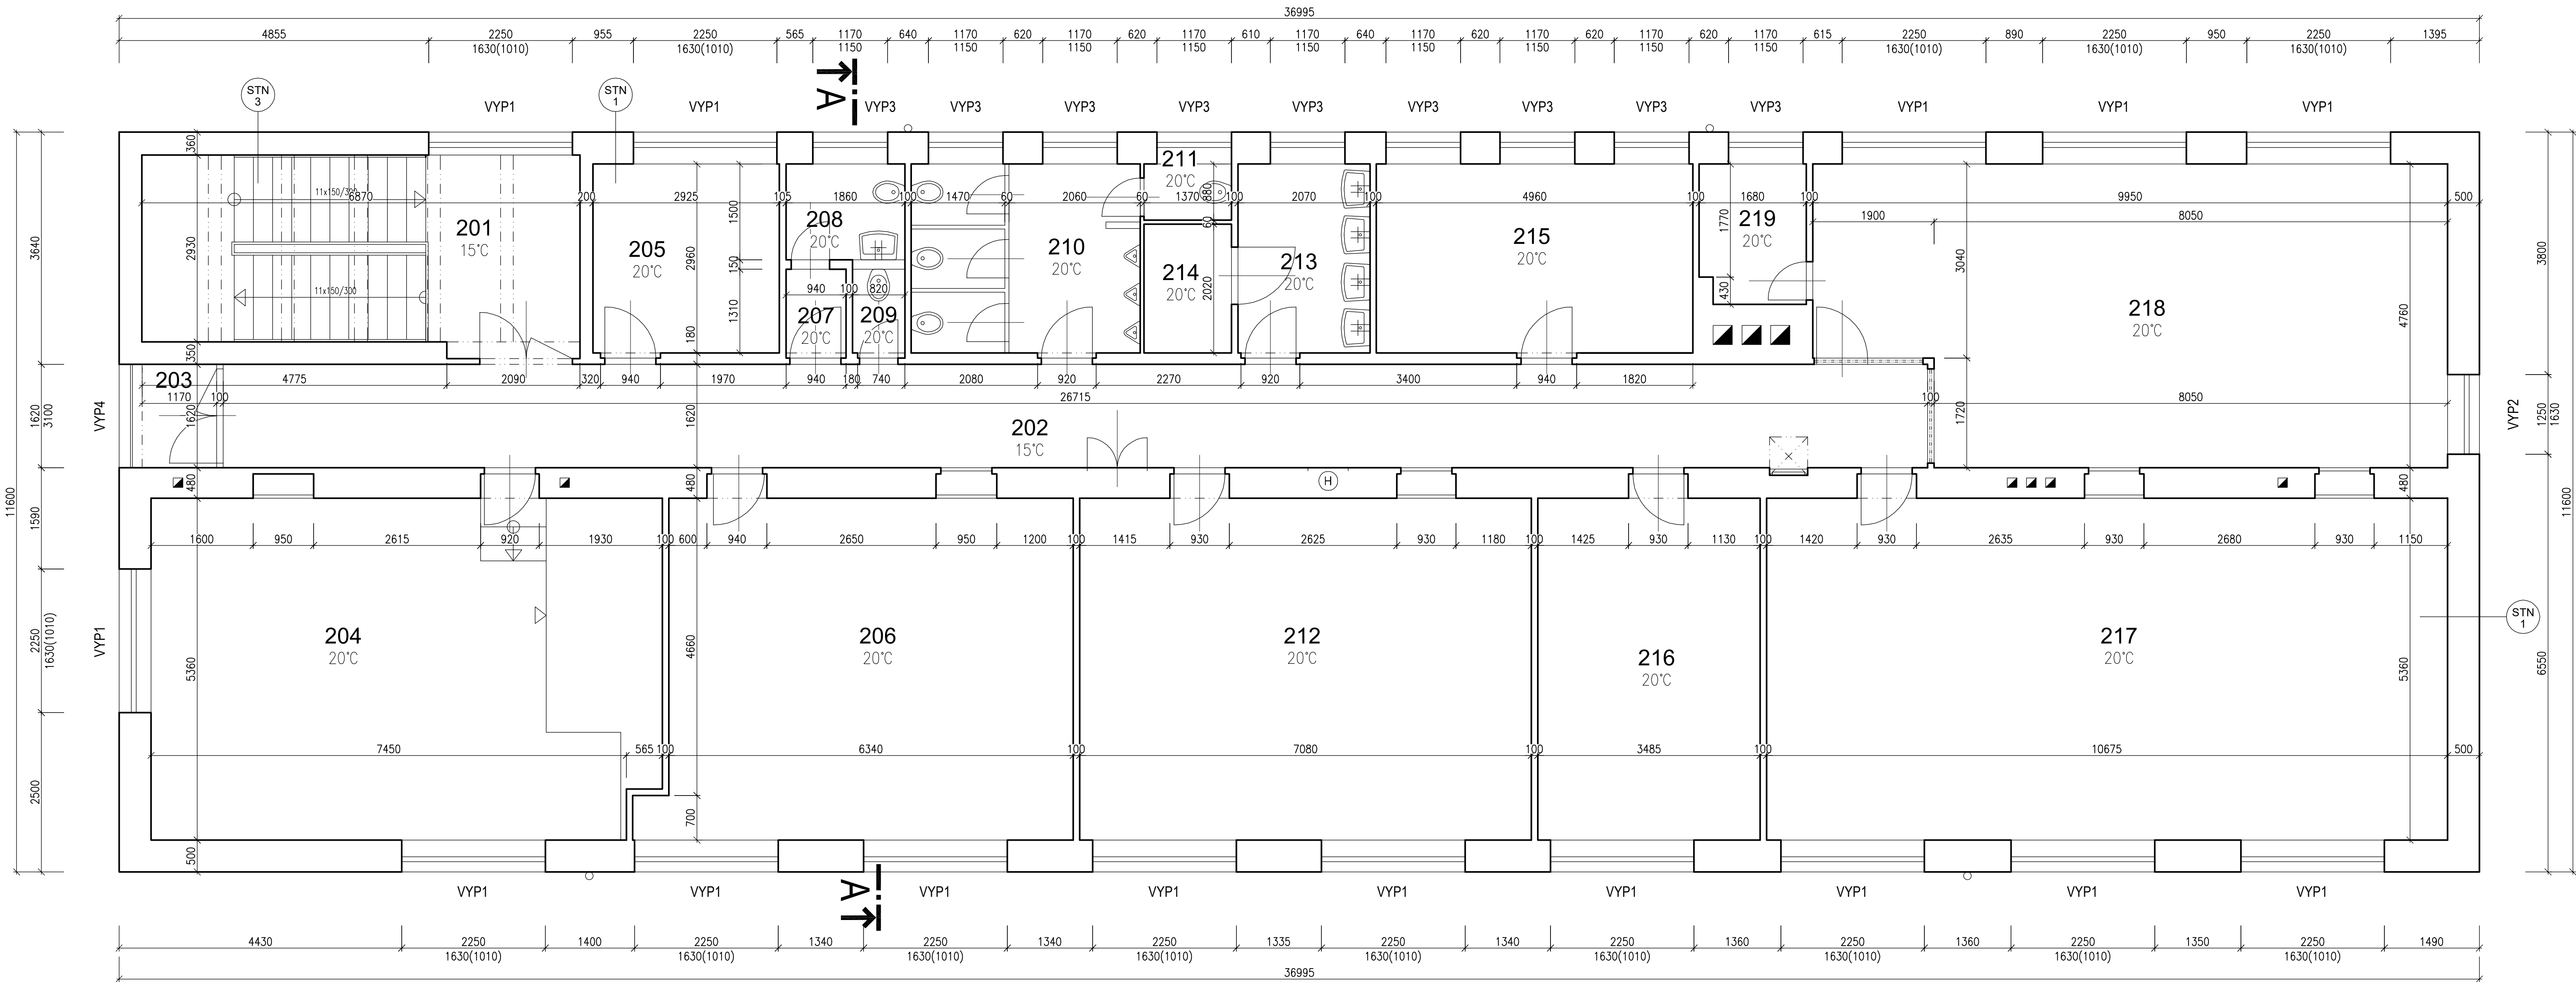

LEGENDA MÍSTNOSTÍ

ČÍSLO	ÚČEL	PLOCHA [M²]
201	SCHODIŠTĚ	20,67
202	CHODBA	43,28
203	LODŽIE	2,48
204	POČÍTAČOVÁ UČEBNA	42,51
205	KABINET	8,73
206	UČEBNA	34,74
207	PŘEDSÍŇ WC - ŽENY	1,31
208	WC - ŽENY	2,79
209	WC - ŽENY	1,13
210	WC - MUŽI	10,7
211	WC - MUŽI	1,21
212	UČEBNA	38,3
213	UMÝVÁRNA	6,2
214	SKLAD	2,77
215	KABINET	14,76
216	KABINET	19,03
217	UČEBNA	57,54
218	UČEBNA	44,09
219	ÚKLIDOVÁ KOMORA	3,6

- STN 1 OBVODOVÉ ZDIVO NP
- VNITŘNÍ VPC OMÍTKA
 - ZDIVO Z CIHEL PLNÝCH PÁLENÝCH 450 MM
 - VENKOVNÍ VPC OMÍTKA

- STN 3 OBVODOVÉ ZDIVO NP
- VNITŘNÍ VPC OMÍTKA
 - ZDIVO Z CIHEL PLNÝCH PÁLENÝCH 300 MM
 - VENKOVNÍ VPC OMÍTKA

Akce: ZATEPLENÍ BUDOVY SPŠ VLAŠIM – VELIŠSKÁ						
Místo	K.Ú. VLAŠIM, PARC. Č. ST.1761					
Stavebník	STŘEDNÍ PRŮMYŠLOVÁ ŠKOLA VLAŠIM, KOMENSKÉHO 41, 258 01 VLAŠIM					
Kreslil: JIRÍ HORÁLEK	Zodpovědný projektant: TOMÁŠ ČERNÝ			Podpis:		
tel.: +420 776 229 008 e-mail: jiri.horalek@jovornikuvlasimi.cz	tel.: +420 602 217 466 e-mail: cerny@tclaket.cz					
Formát: 10x44	Datum: 12/2019	Archivní č.: XXX-281/2019	Měřítko: 1:50	Č.v. D1.4	Poré č.	
Stupeň: DSR	Část dokumentace: STAVEBNĚ KONSTRUKČNÍ					
Obsah: PŮDORYS 3.NP – STÁVAJÍCÍ STAV						