



SO 203 SANACE MOSTU ev. č. 603-014

STÁVAJÍCÍ STAV


PŮDORYS, M 1:100

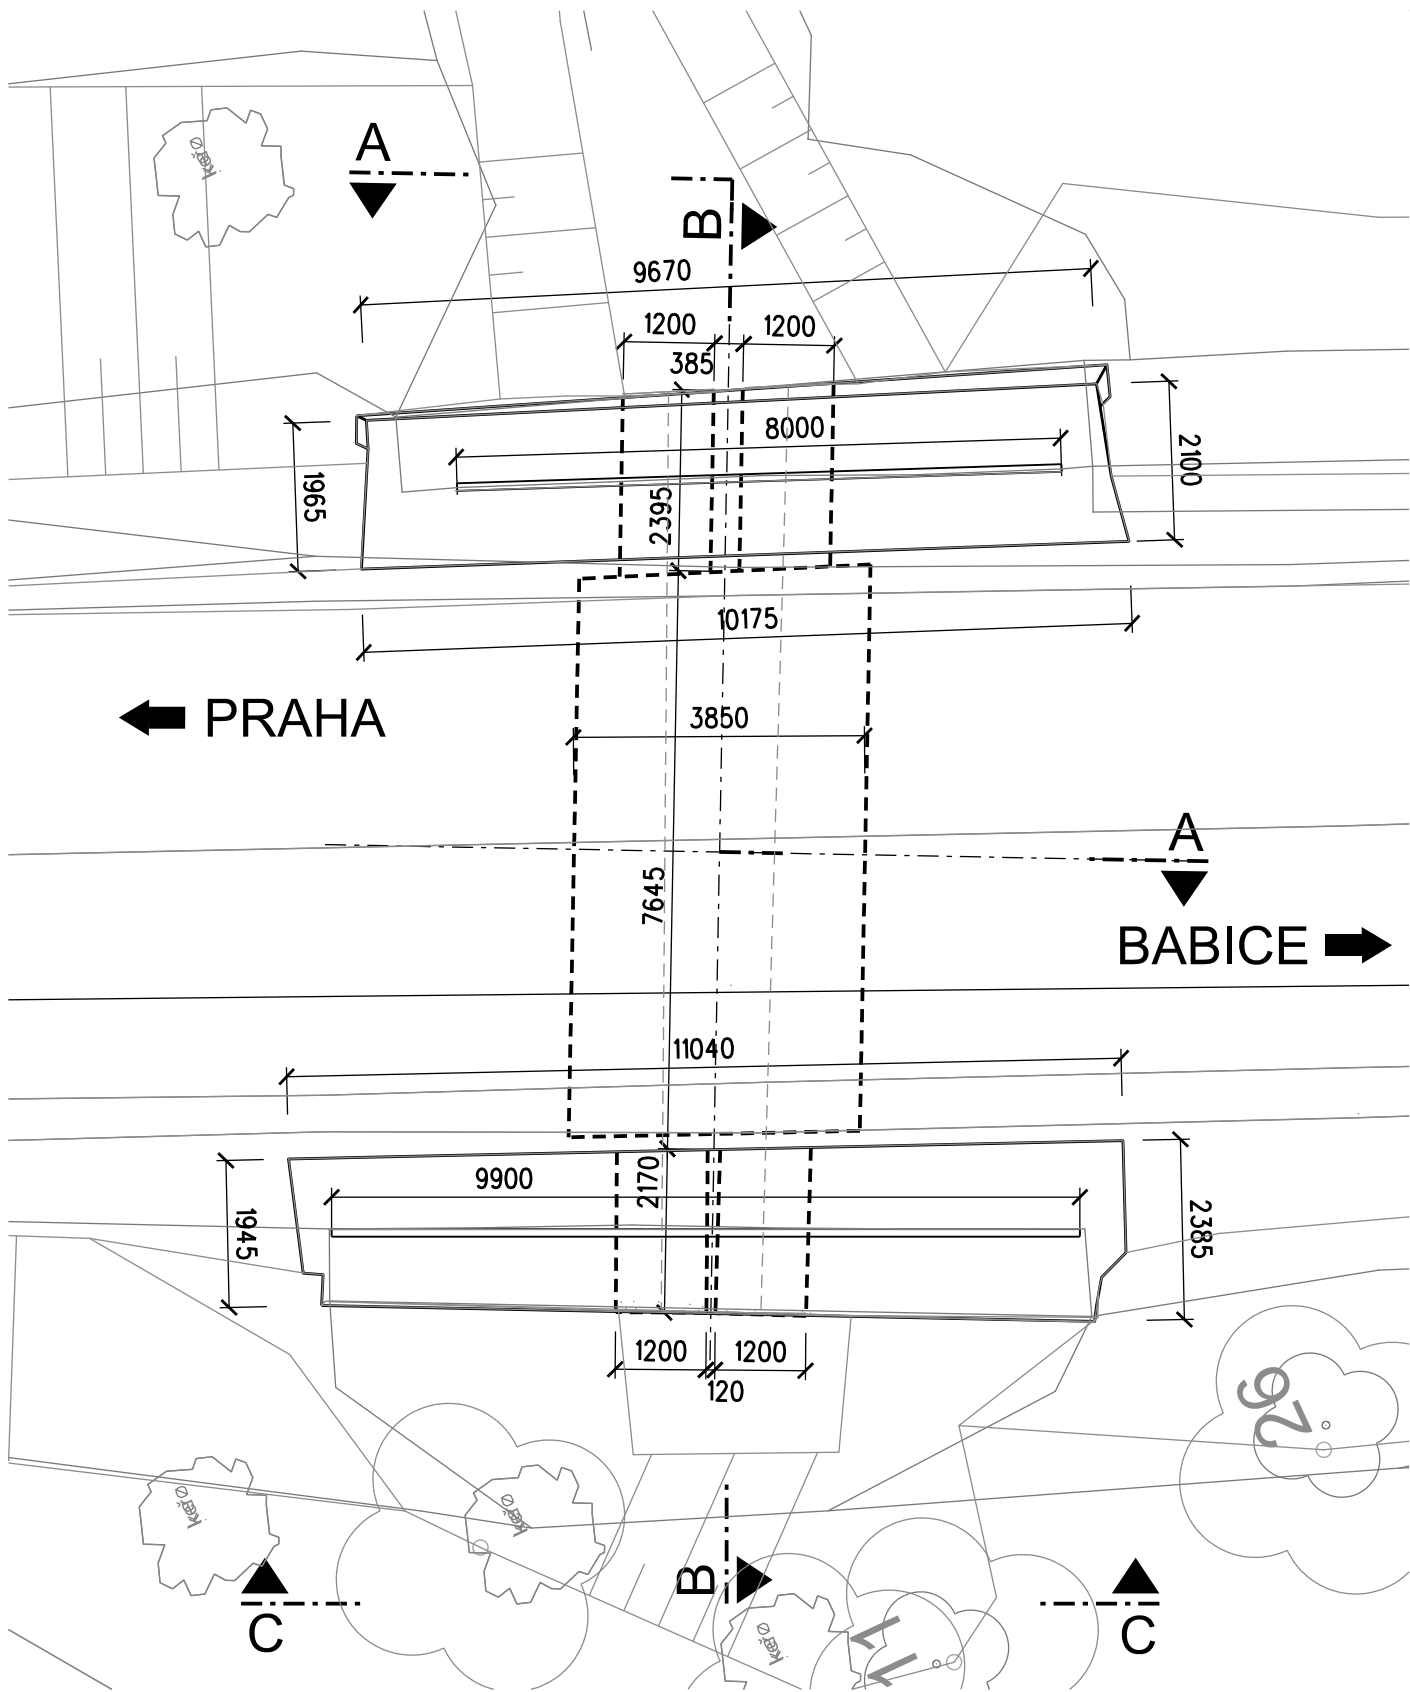

PŘÍČNÝ ŘEZ B-B, M 1:100

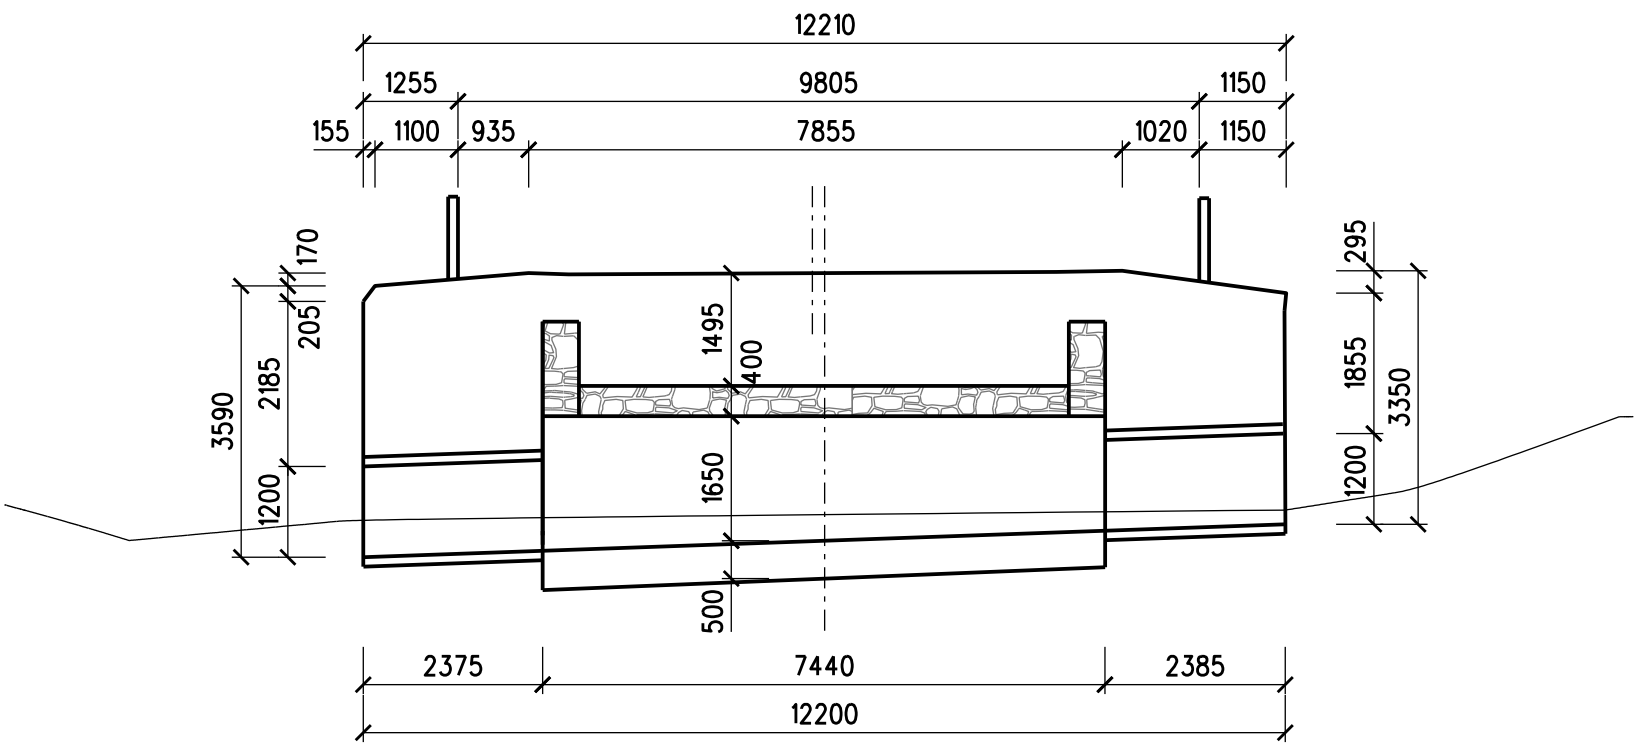

PODÉLNÝ ŘEZ/POHLED A-A, M1:100

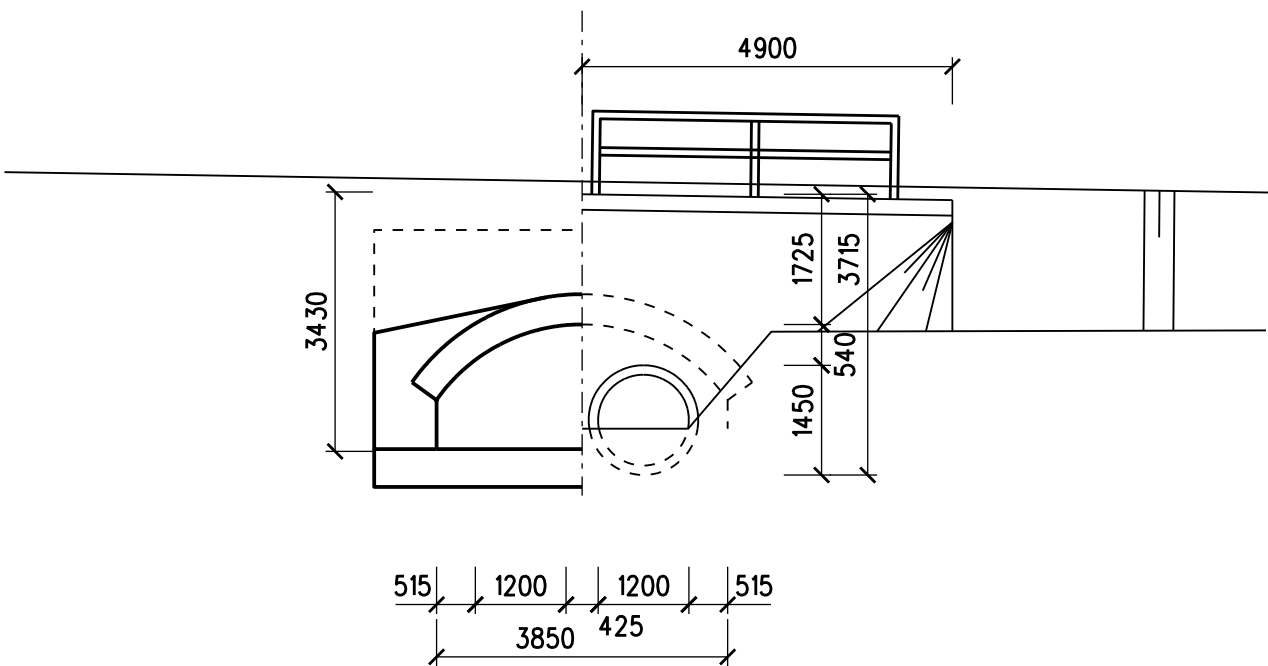

SO 203

VÝŠKOVÝ SYSTÉM Bpv SOUŘADNICOVÝ SYSTÉM S-JTSK

Číslo změny:	Obsah změny:	Datum změny:
01	aktualizace	06/16
02	aktualizace	02/17
03	-	-

Objednatel:



Středočeský kraj
Zborovská 11, 150 21 Praha 5

Generální projektant:



SUDOP PRAHA a.s.
Olšanská 1a, 130 80 Praha 3
tel.: +420 267 094 111
fax: +420 224 230 316
e-mail: praha@sudop.cz

Hlavní inženýr projektu:

ING. ROMAN PETŘÍK


Garant profese:

ING. RADEK KOIŠ

 
Středisko:

250 HRADEC KRÁLOVÉ


Vedoucí střediska:


ING. PAVEL HORÁČEK

 
Odpovědný projektant SO, IO, PS:


ING. RADEK KOIŠ

Vypracoval:


ING. ROLAND MIKULIČKA

Kontroloval:


ING. RADEK KOIŠ

Název akce:

II/603 Radějovice - Babice PD

Číslo smlouvy:

12-268.250

Projektový stupeň:

DSP, PDPS

Část:

STAVEBNÍ ČÁST
MOSTNÍ OBJEKTY

Datum:

26.10.2013

Číslo části:

C

Název přílohy:

SO 203 SANACE MOSTU ev. č. 603-014
STÁVAJÍCÍ STAV

Měřítko:

1:100

Počet formátů:

3xA4

Číslo přílohy:

SO203.1