
 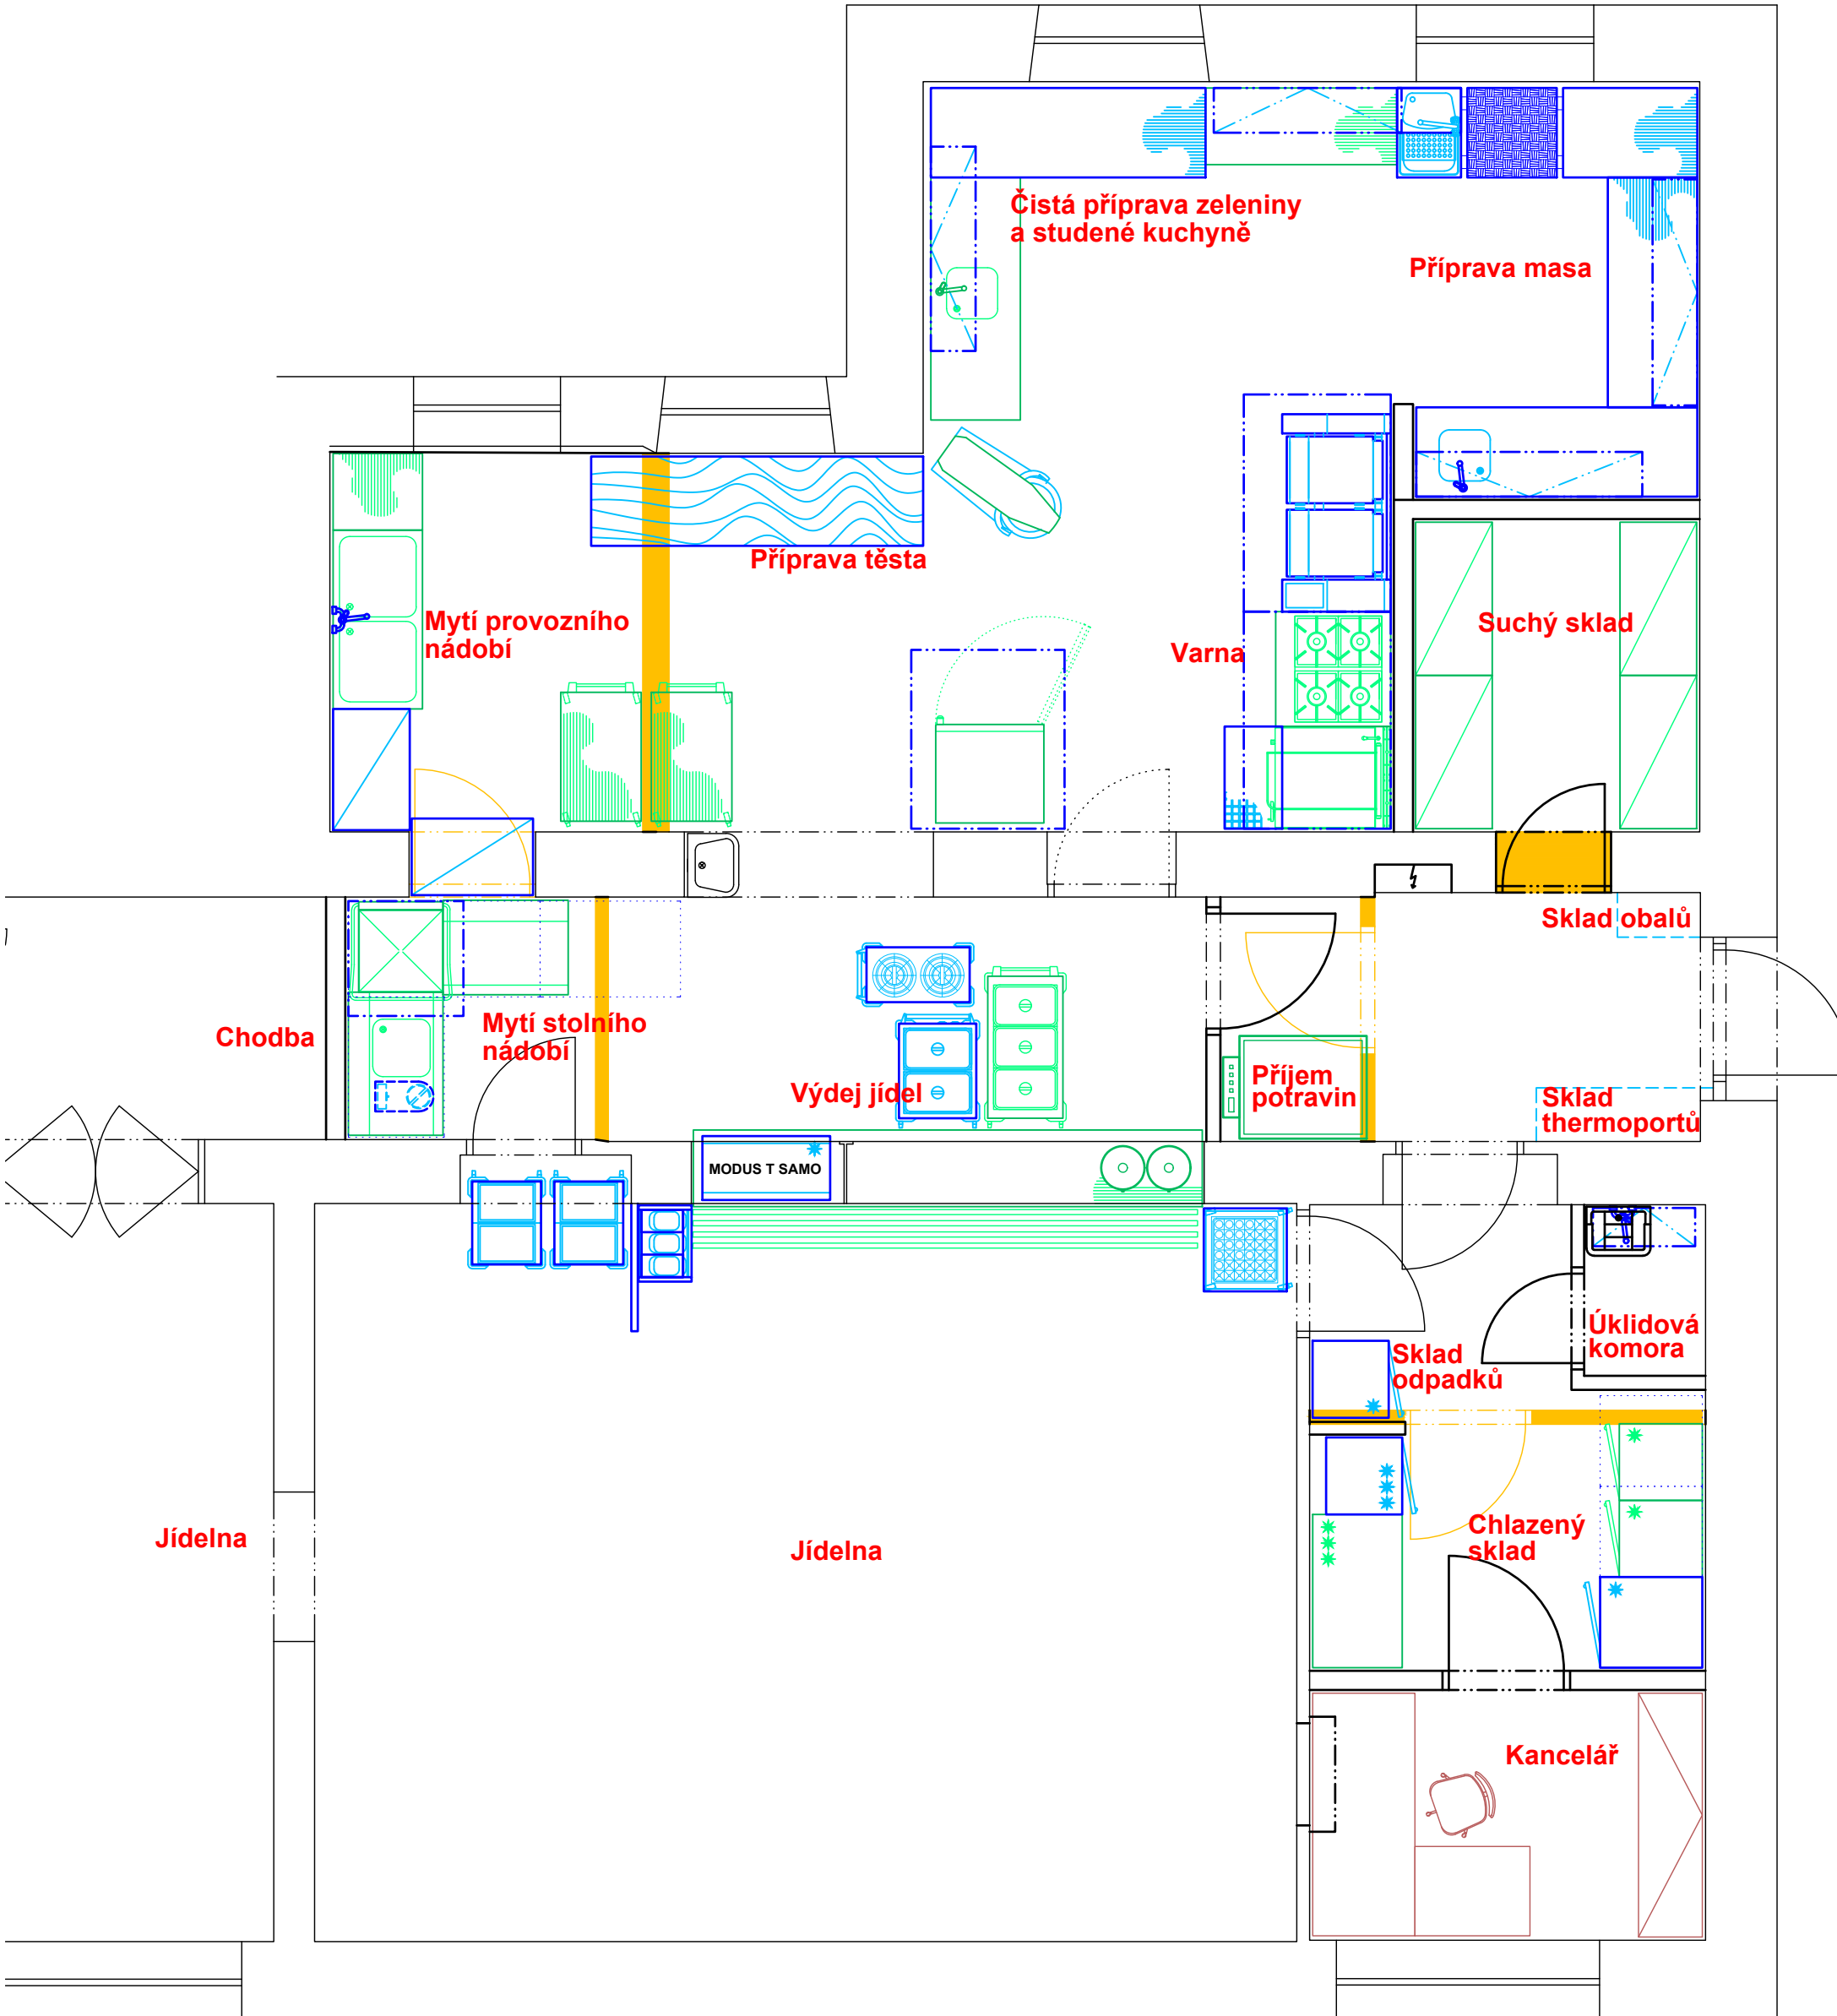


- nové zařízení




- stávající zařízení

- na stěhovací trase musí mít veškeré dveře světlost alespoň 900 mm
- umístění otopných těles musí být navrženo tak, aby nekolidovalo s navrženou technologií, která nejde odtáhnout od zdi

UPOZORNĚNÍ – Všechna práva vyhrazena
Dokumentaci lze používat až po její finanční úhradě. Výkres či část dokumentace může být kopírován a nebo jiným způsobem poskytována a rozšiřována pouze po předchozím písemném souhlasu autora(dle zákona č. 121/2000 sb.). Porušení bude stíháno v souladu s platnými zákony ČR o Ochraně autorských práv.


Název a místo akce:	Integrovaná střední škola Stanislava Kubra Středokluky	TeS, spol. s r. o. Chotěboř Technologie stravování tel: 569 621 368, 604 861 681
Název části:	Technologický projekt stravovacího provozu	Vypracoval: David Somsí Kontroloval: Sobotka Libor
Obsah výkresu:	Členění stravovacího provozu	Datum: 23. 6. 2020 Měřítko: 1 : 50 Číslo výkr.: 01

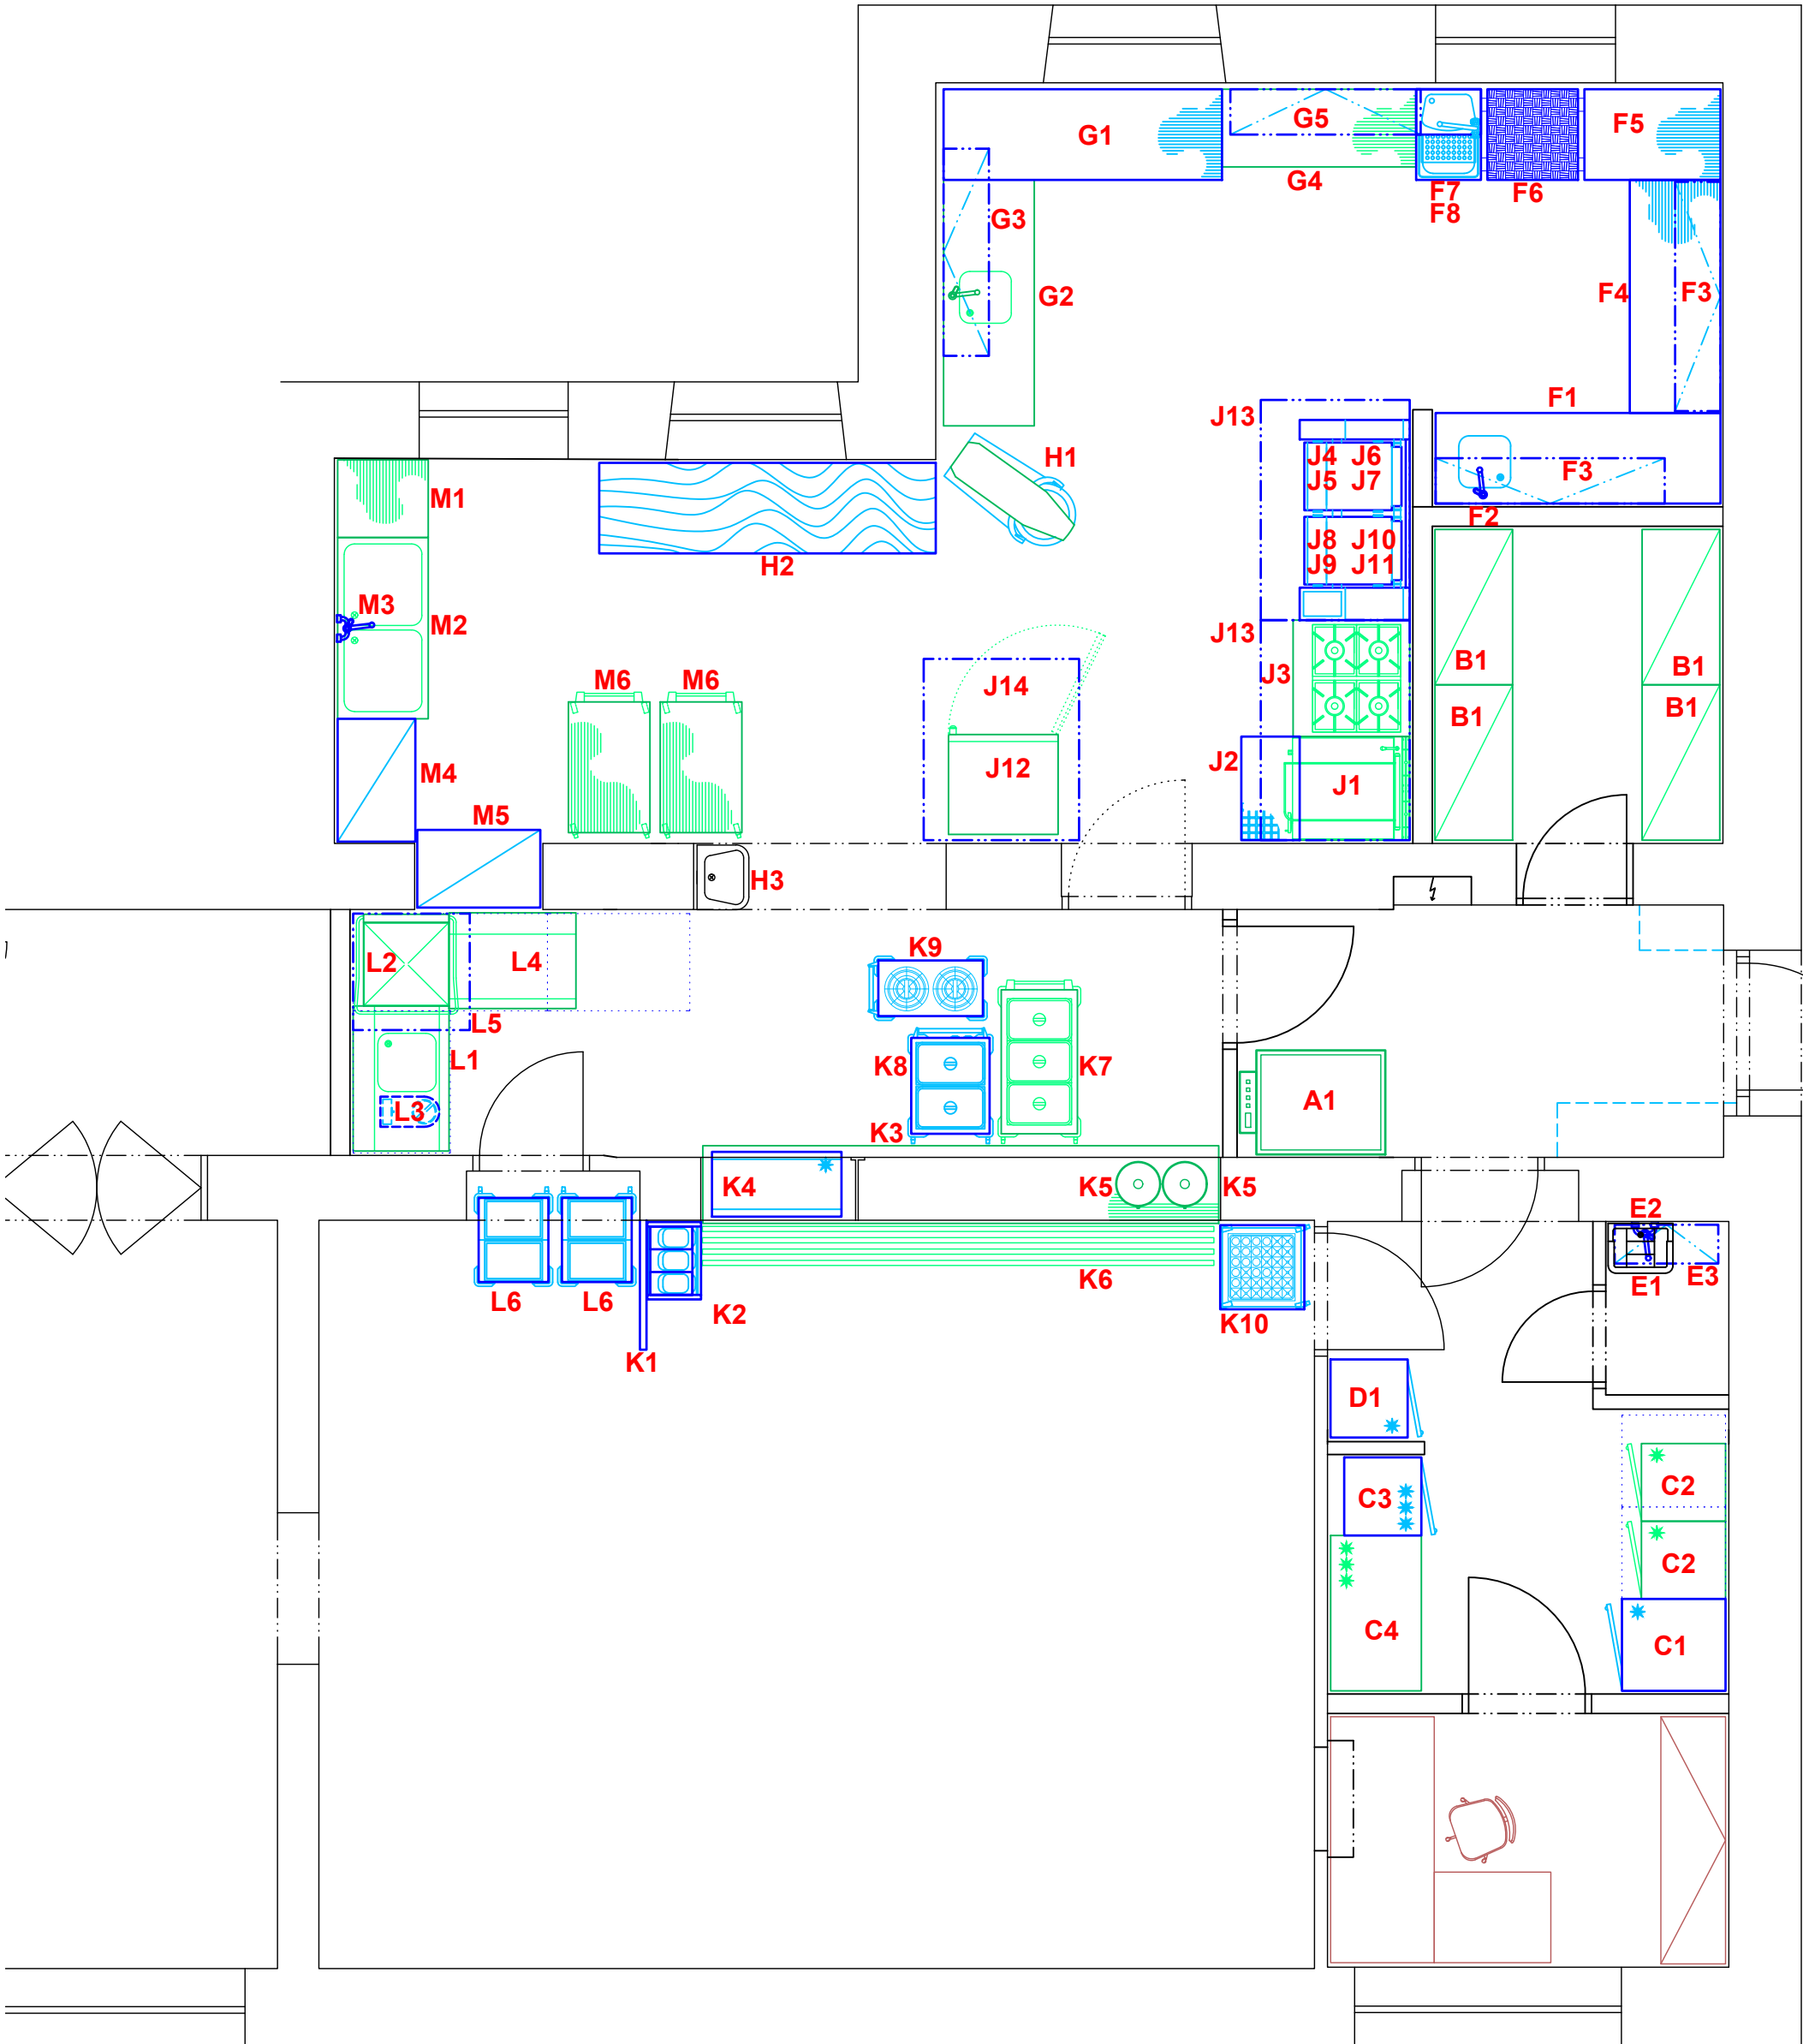


- na stěhovaci trase musí mít veškeré dveře světlost alespoň 900 mm
- umístění otopných těles musí být navrženo tak, aby nekolidovalo s navrženou technologií, která nejde odtáhnout od zdi

UPOZORNĚNÍ – Všechna práva vyhrazena
Dokumentaci lze používat až po její finanční úhradě. Výkres či část dokumentace může být kopírován a nebo jiným způsobem poskytována a rozšiřována pouze po předchozím písemném souhlasu autora(dle zákona č. 121/2000 sb.). Porušení bude stíháno v souladu s platnými zákony ČR o Ochraně autorských práv.

Název a místo akce:	Integrovaná střední škola Stanislava Kubra Středokluky	TeS, spol. s r. o. Chotěboř Technologie stravování tel: 569 621 368, 604 861 681
Název části:	Technologický projekt stravovacího provozu	Vypracoval: David Somsí Kontroloval: Sobotka Libor
Obsah výkresu:	Dispoziční řešení	Datum: 23. 6. 2020 Měřítko: 1 : 50 Číslo výkr.: 02

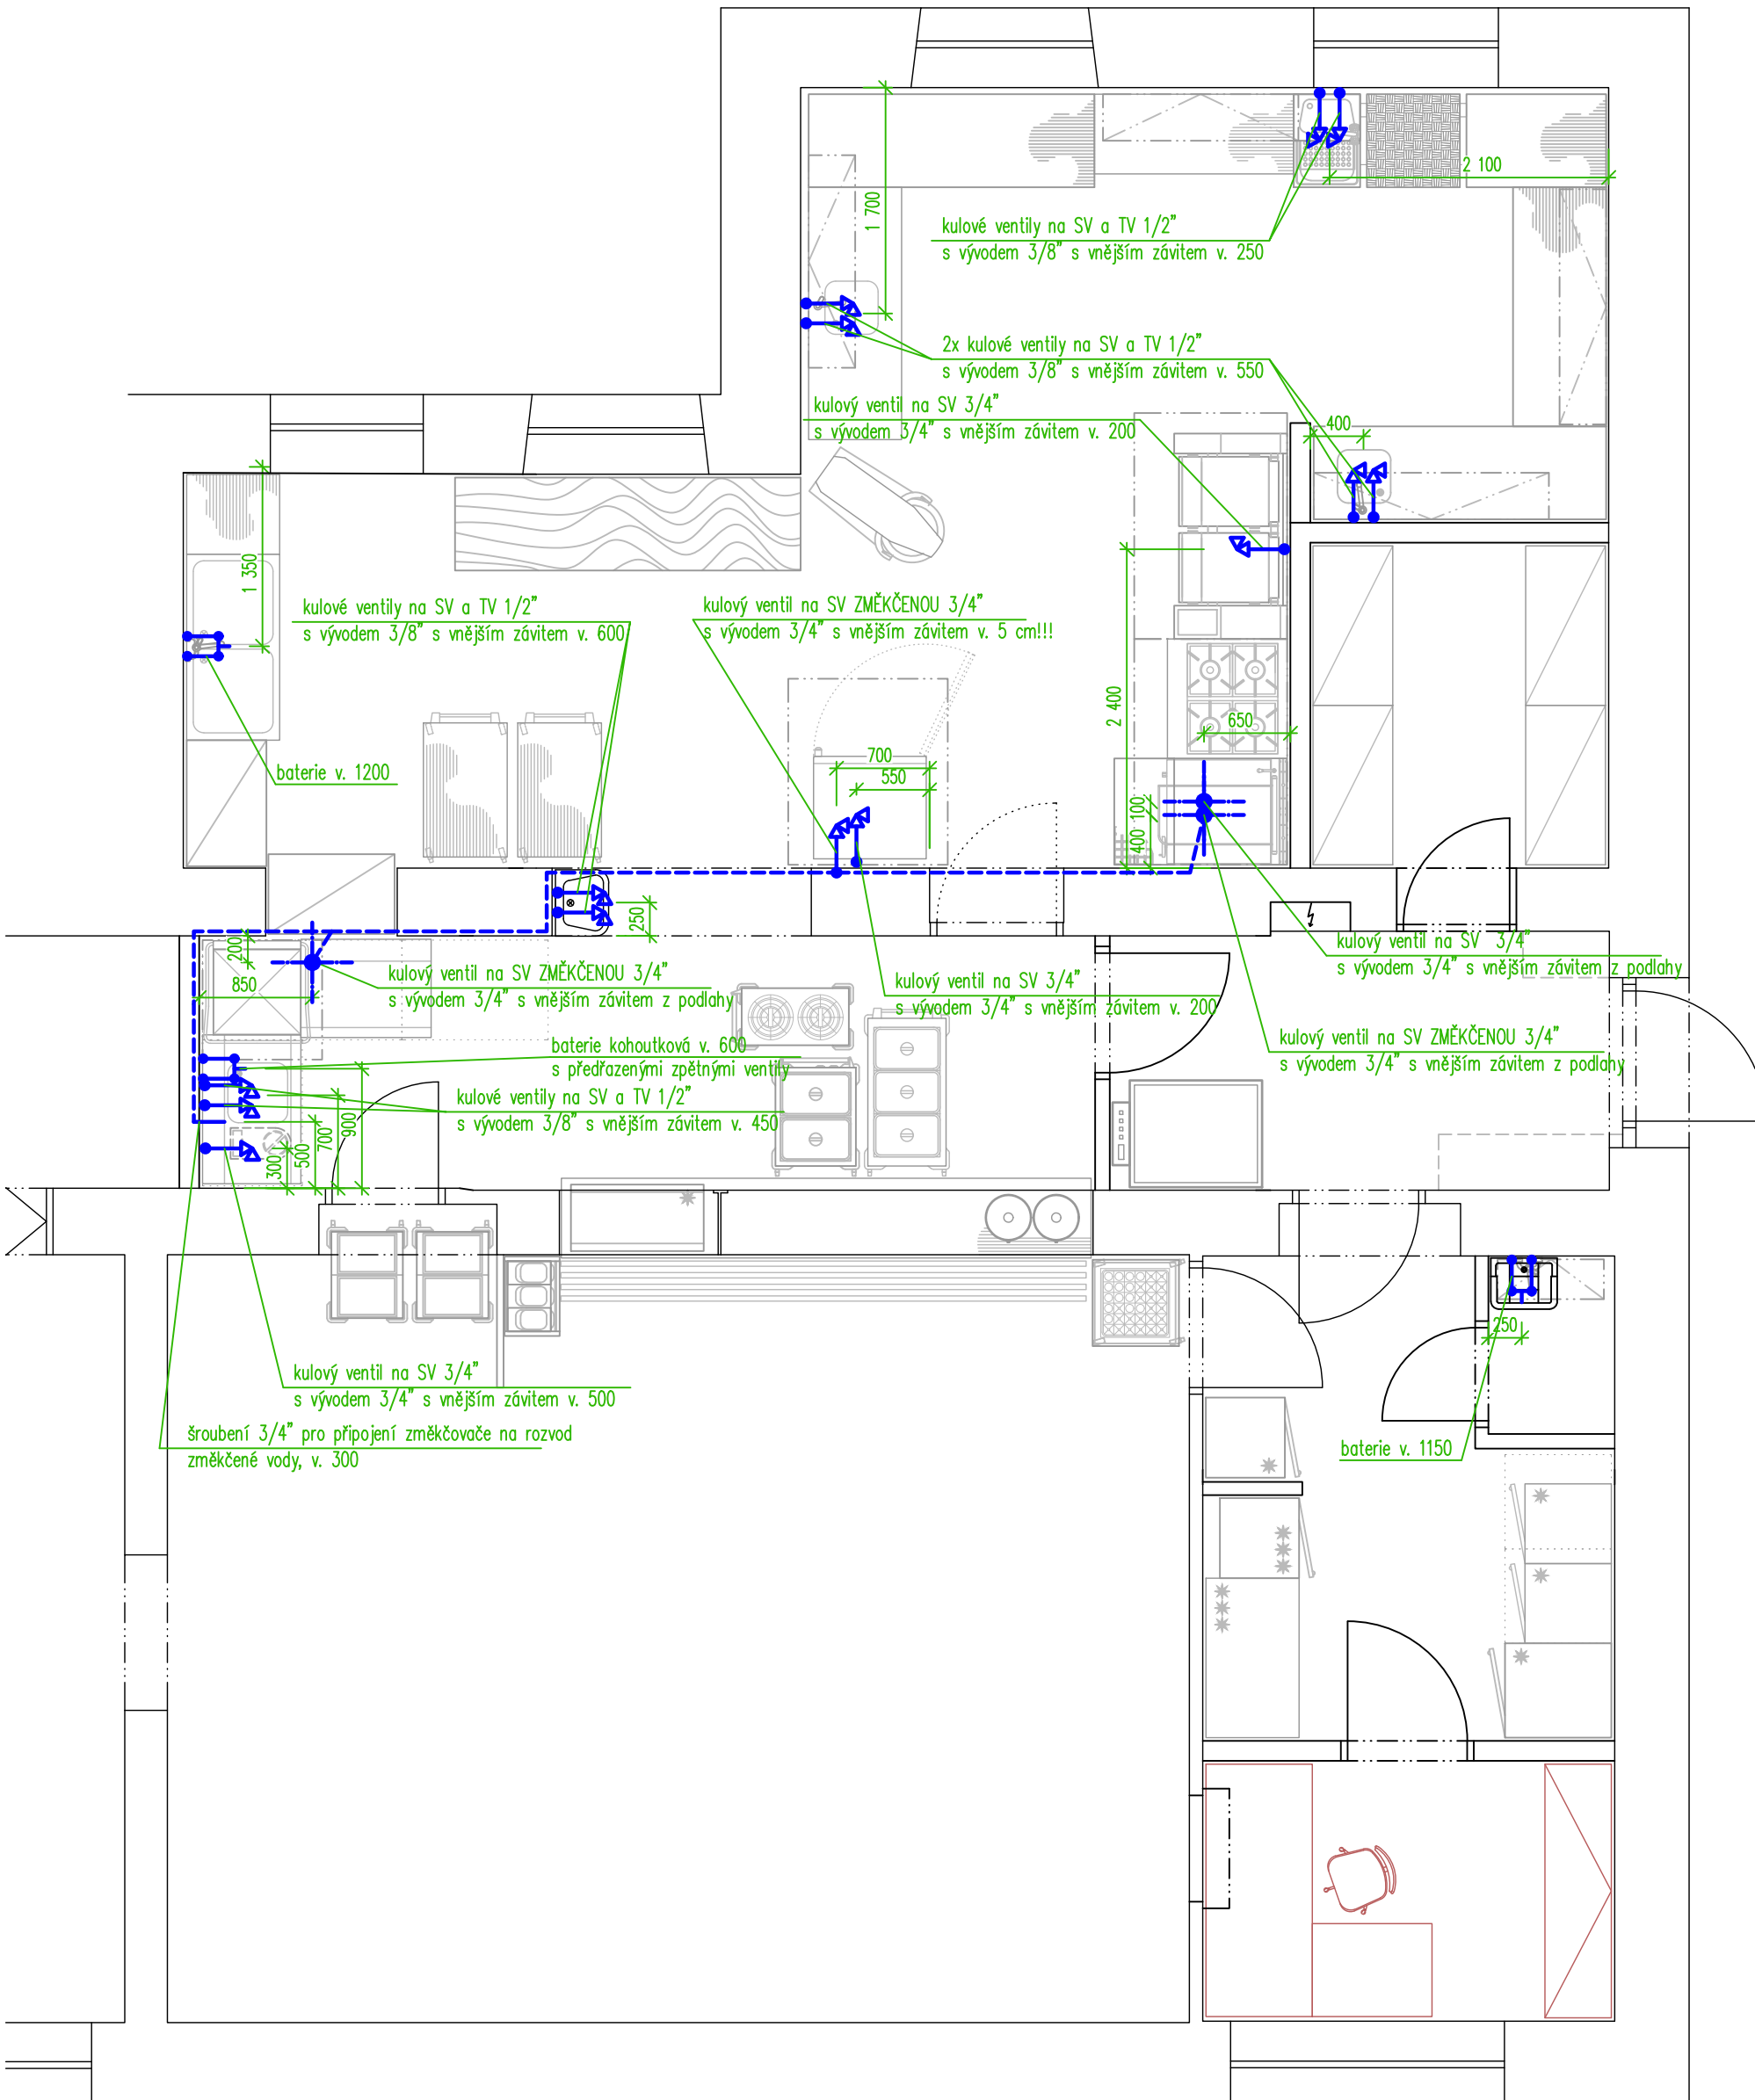


Detail vývodů ze země:

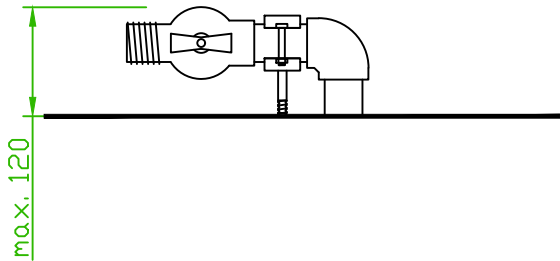

Poznámka:

- veškeré nástěnné baterie jsou součástí dodávky stavby
- vrchní hranu vývodů a kohoutů z podlahy provést max. 120 mm nad podlahou

UPOZORNĚNÍ – Všechna práva vyhrazena Dokumentaci lze používat až po její finanční úhradě. Výkres či část dokumentace může být kopírován a nebo jiným způsobem poskytována a rozšiřována pouze po předchozím písemném souhlasu autora(dle zákona č. 121/2000 sb.). Porušení bude stíháno v souladu s platnými zákony ČR o Ochraně autorských práv.		
Název a místo akce:	Integrovaná střední škola Stanislava Kubra Středokluky	TeS, spol. s r. o. Chotěboř Technologie stravování tel: 569 621 368, 604 861 681
Název části:	Technologický projekt stravovacího provozu	Vypracoval: David Somsí Kontroloval: Sobotka Libor
Obsah výkresu:	Zadání požadavků na profese - vodoinstalace	Datum: 23. 6. 2020 Měřítko: 1 : 50 Číslo výkr.: 03

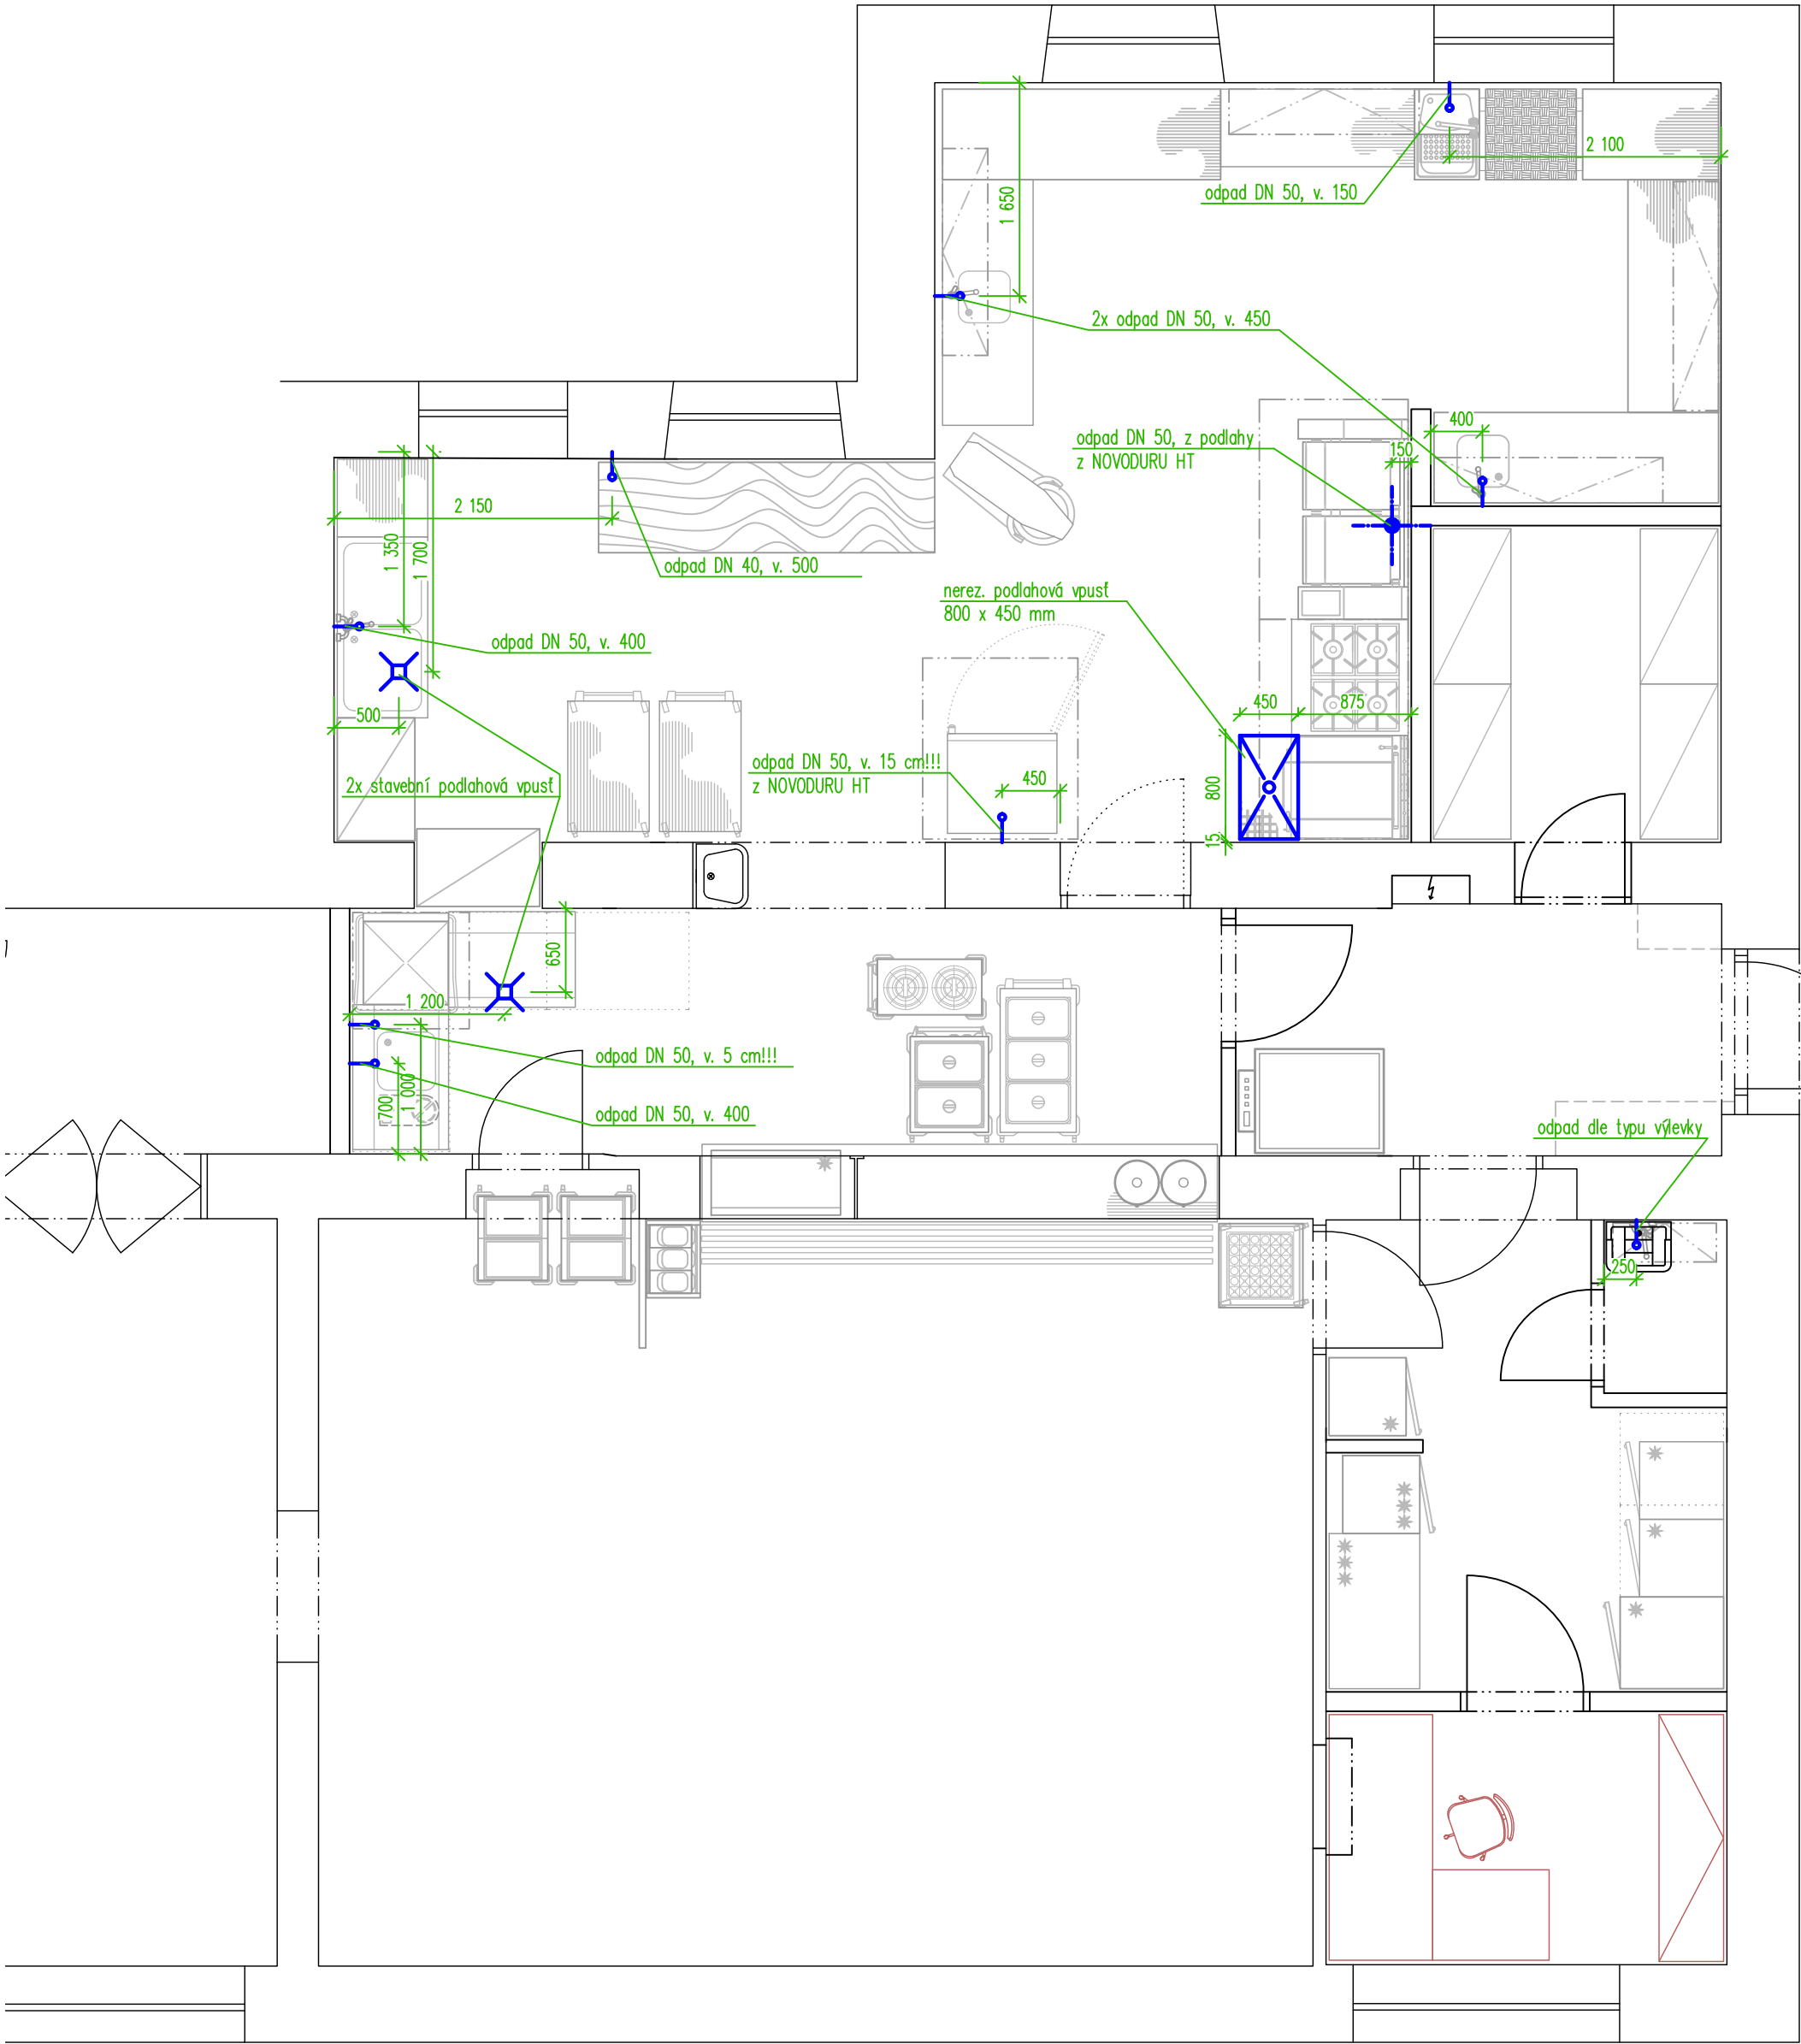


Poznámka:

– odpady od umyvadel budou řešeny
v rámci stavební části

UPOZORNĚNÍ – Všechna práva vyhrazena
Dokumentaci lze používat až po její finanční úhradě. Výkres
či část dokumentace může být kopírován a nebo jiným
způsobem poskytována a rozšiřována pouze po předchozím
písemném souhlasu autora(dle zákona č. 121/2000 sb.).
Porušení bude stíháno v souladu s platnými zákony ČR o
Ochraně autorských práv.

Název a místo akce:	Integrovaná střední škola Stanislava Kubra Středokluky	TeS, spol. s r. o. Chotěboř Technologie stravování tel: 569 621 368, 604 861 681
Název části:	Technologický projekt stravovacího provozu	Vypracoval: David Somsí Kontroloval: Sobotka Libor
Obsah výkresu:	Zadání požadavků na profese - kanalizace	Datum: 23. 6. 2020 Měřítko: 1 : 50 Číslo výkr.: 04

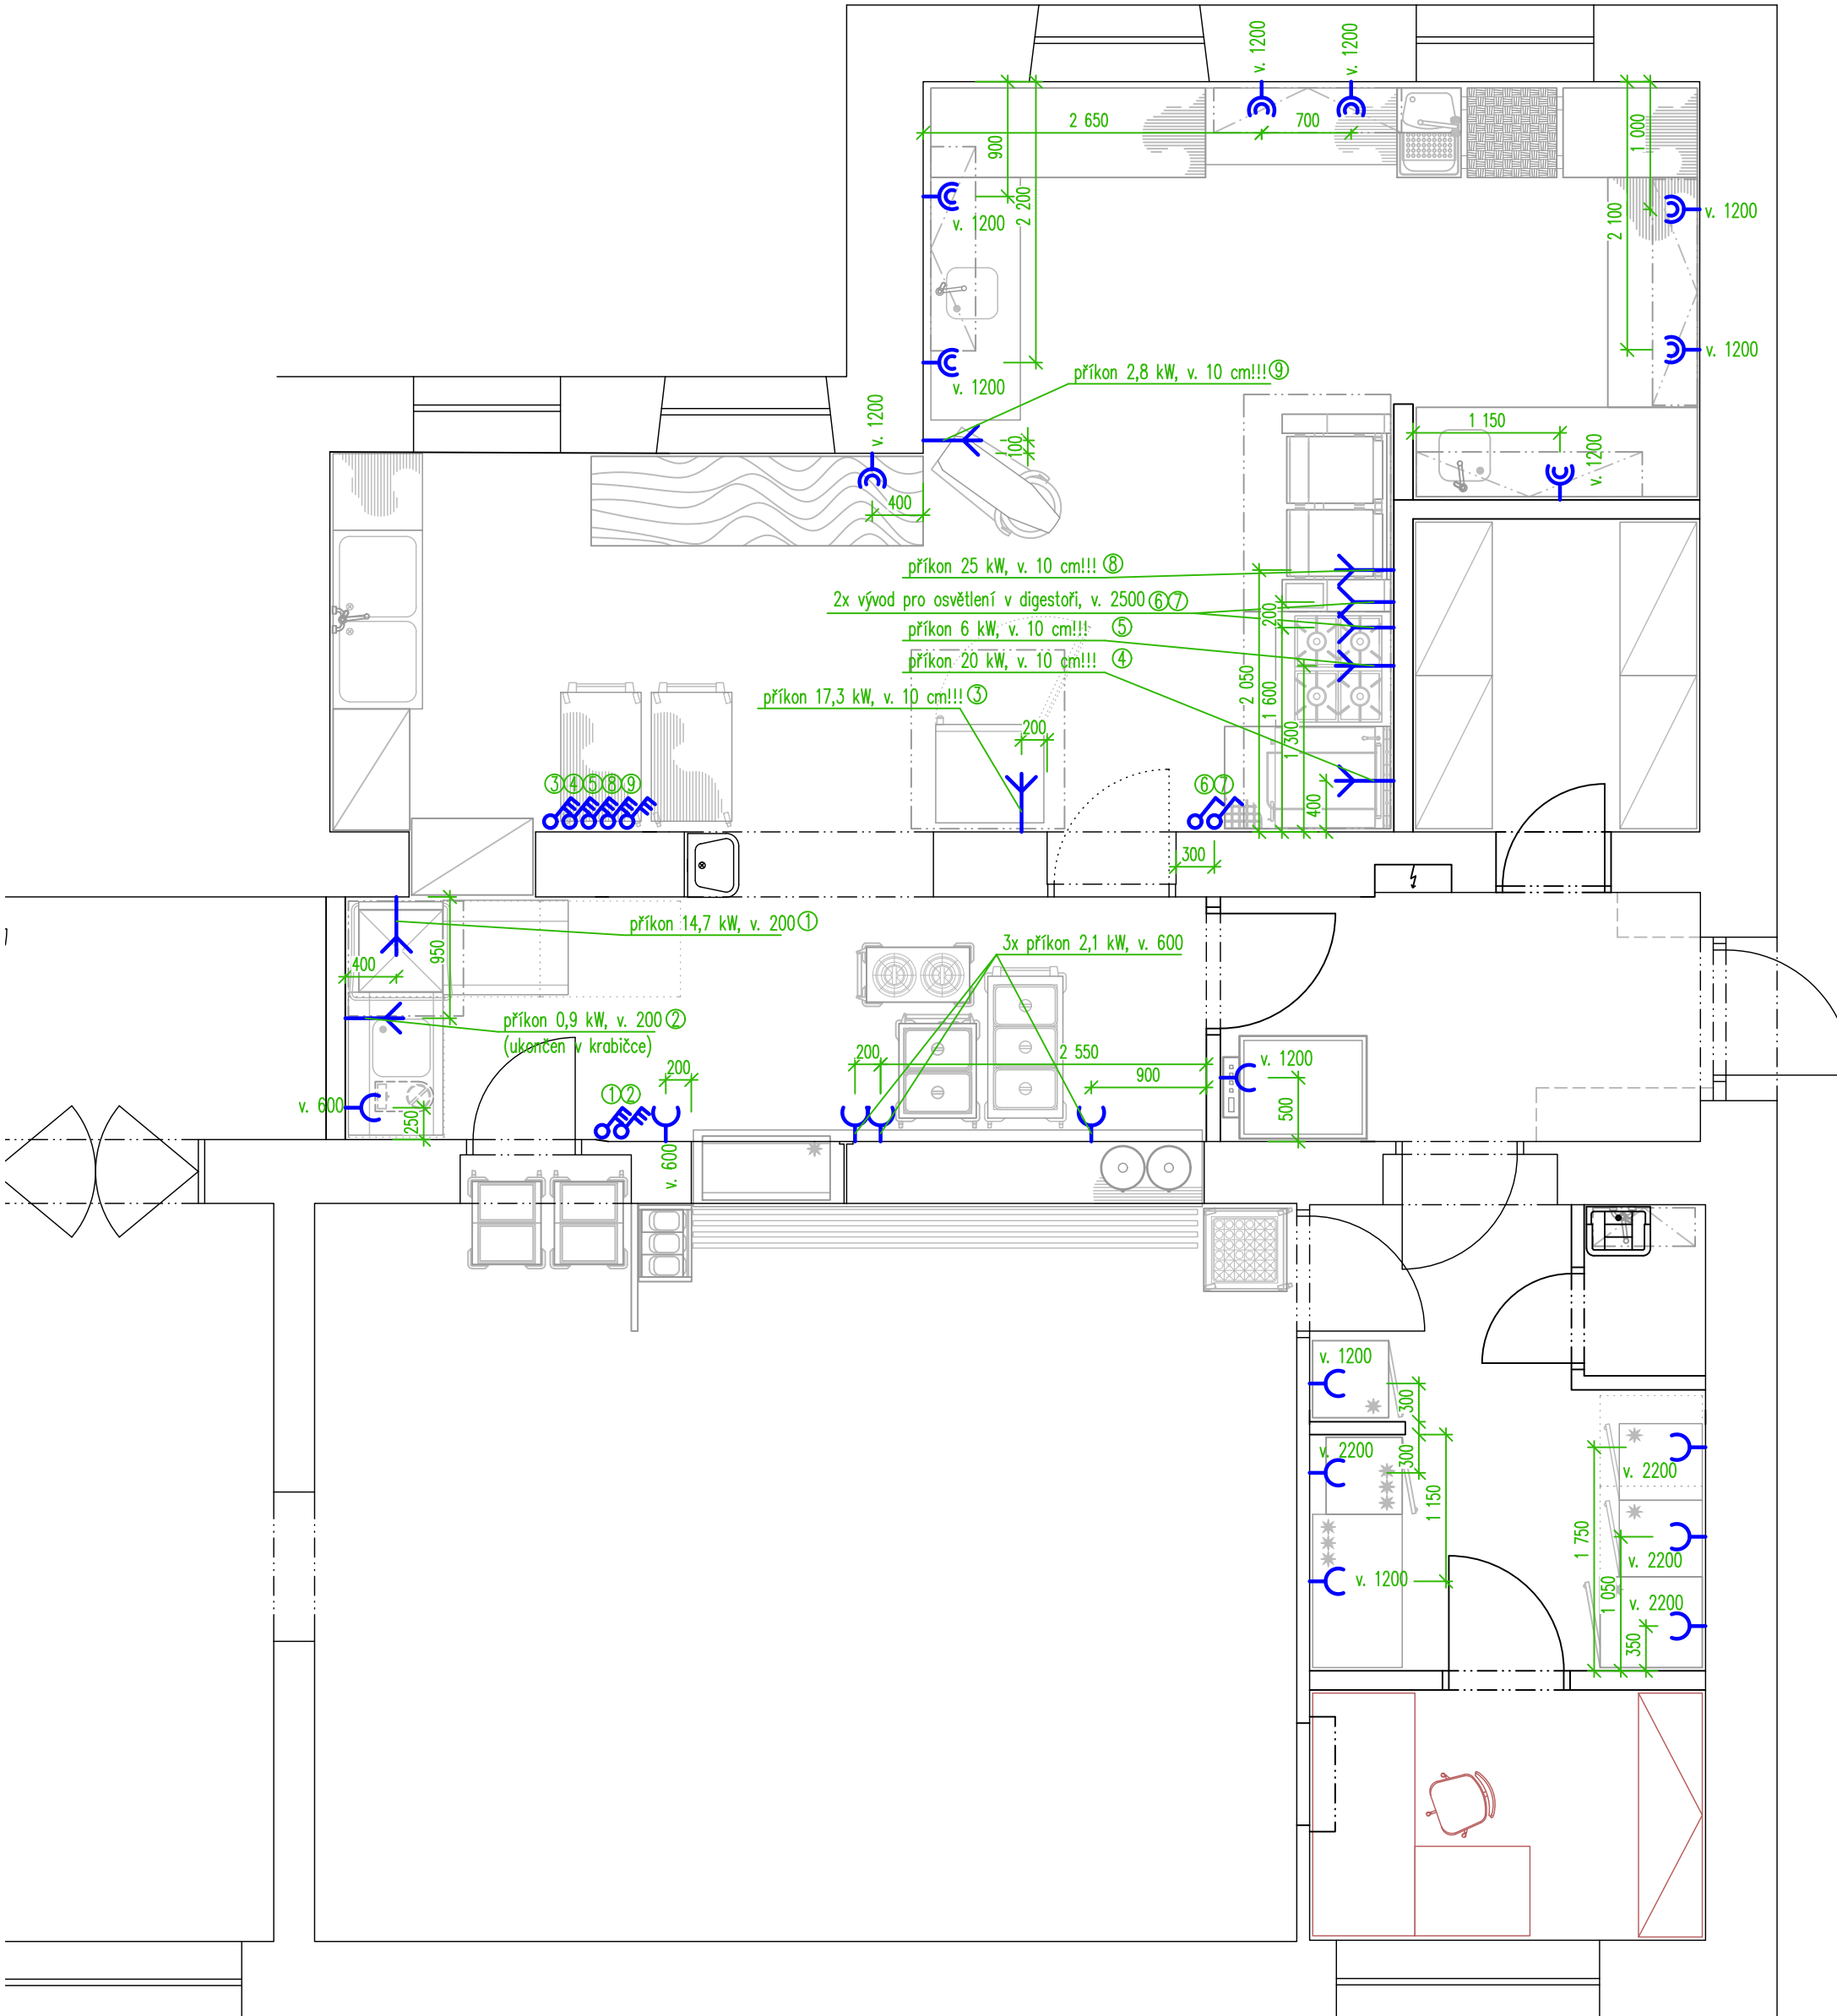


Legenda:

- zásuvka nebo dvouzásuvka na 230V – rezerva nad pracovní plochou
- zásuvka na 230V, příkon 0,5kW (pokud není uvedeno jinak)
- vypínač na 400V
- vývod na 400V
- vývod ze země na 400V
- vývod na 230V
- vypínač na 230V

Poznámka:

- veškeré vývody musí být z kabelu CYSY a mít volný konec min. 2500 mm
- u digestoře bude vyveden vypínatelný vývod na osvětlení 1 kW


UPOZORNĚNÍ – Všechna práva vyhrazena Dokumentaci lze používat až po její finanční úhradě. Výkres či část dokumentace může být kopírován a nebo jiným způsobem poskytována a rozšiřována pouze po předchozím písemném souhlasu autora(dle zákona č. 121/2000 sb.). Porušení bude stíháno v souladu s platnými zákony ČR o Ochraně autorských práv.		
Název a místo akce:	Integrovaná střední škola Stanislava Kubra Středokluky	TeS, spol. s r. o. Chotěboř Technologie stravování tel: 569 621 368, 604 861 681
Název části:	Technologický projekt stravovacího provozu	Vypracoval: David Somsí Kontroloval: Sobotka Libor
Obsah výkresu:	Zadání požadavků na profese - elektroinstalace	Datum: 23. 6. 2020 Měřítko: 1 : 50 Číslo výkr.: 05

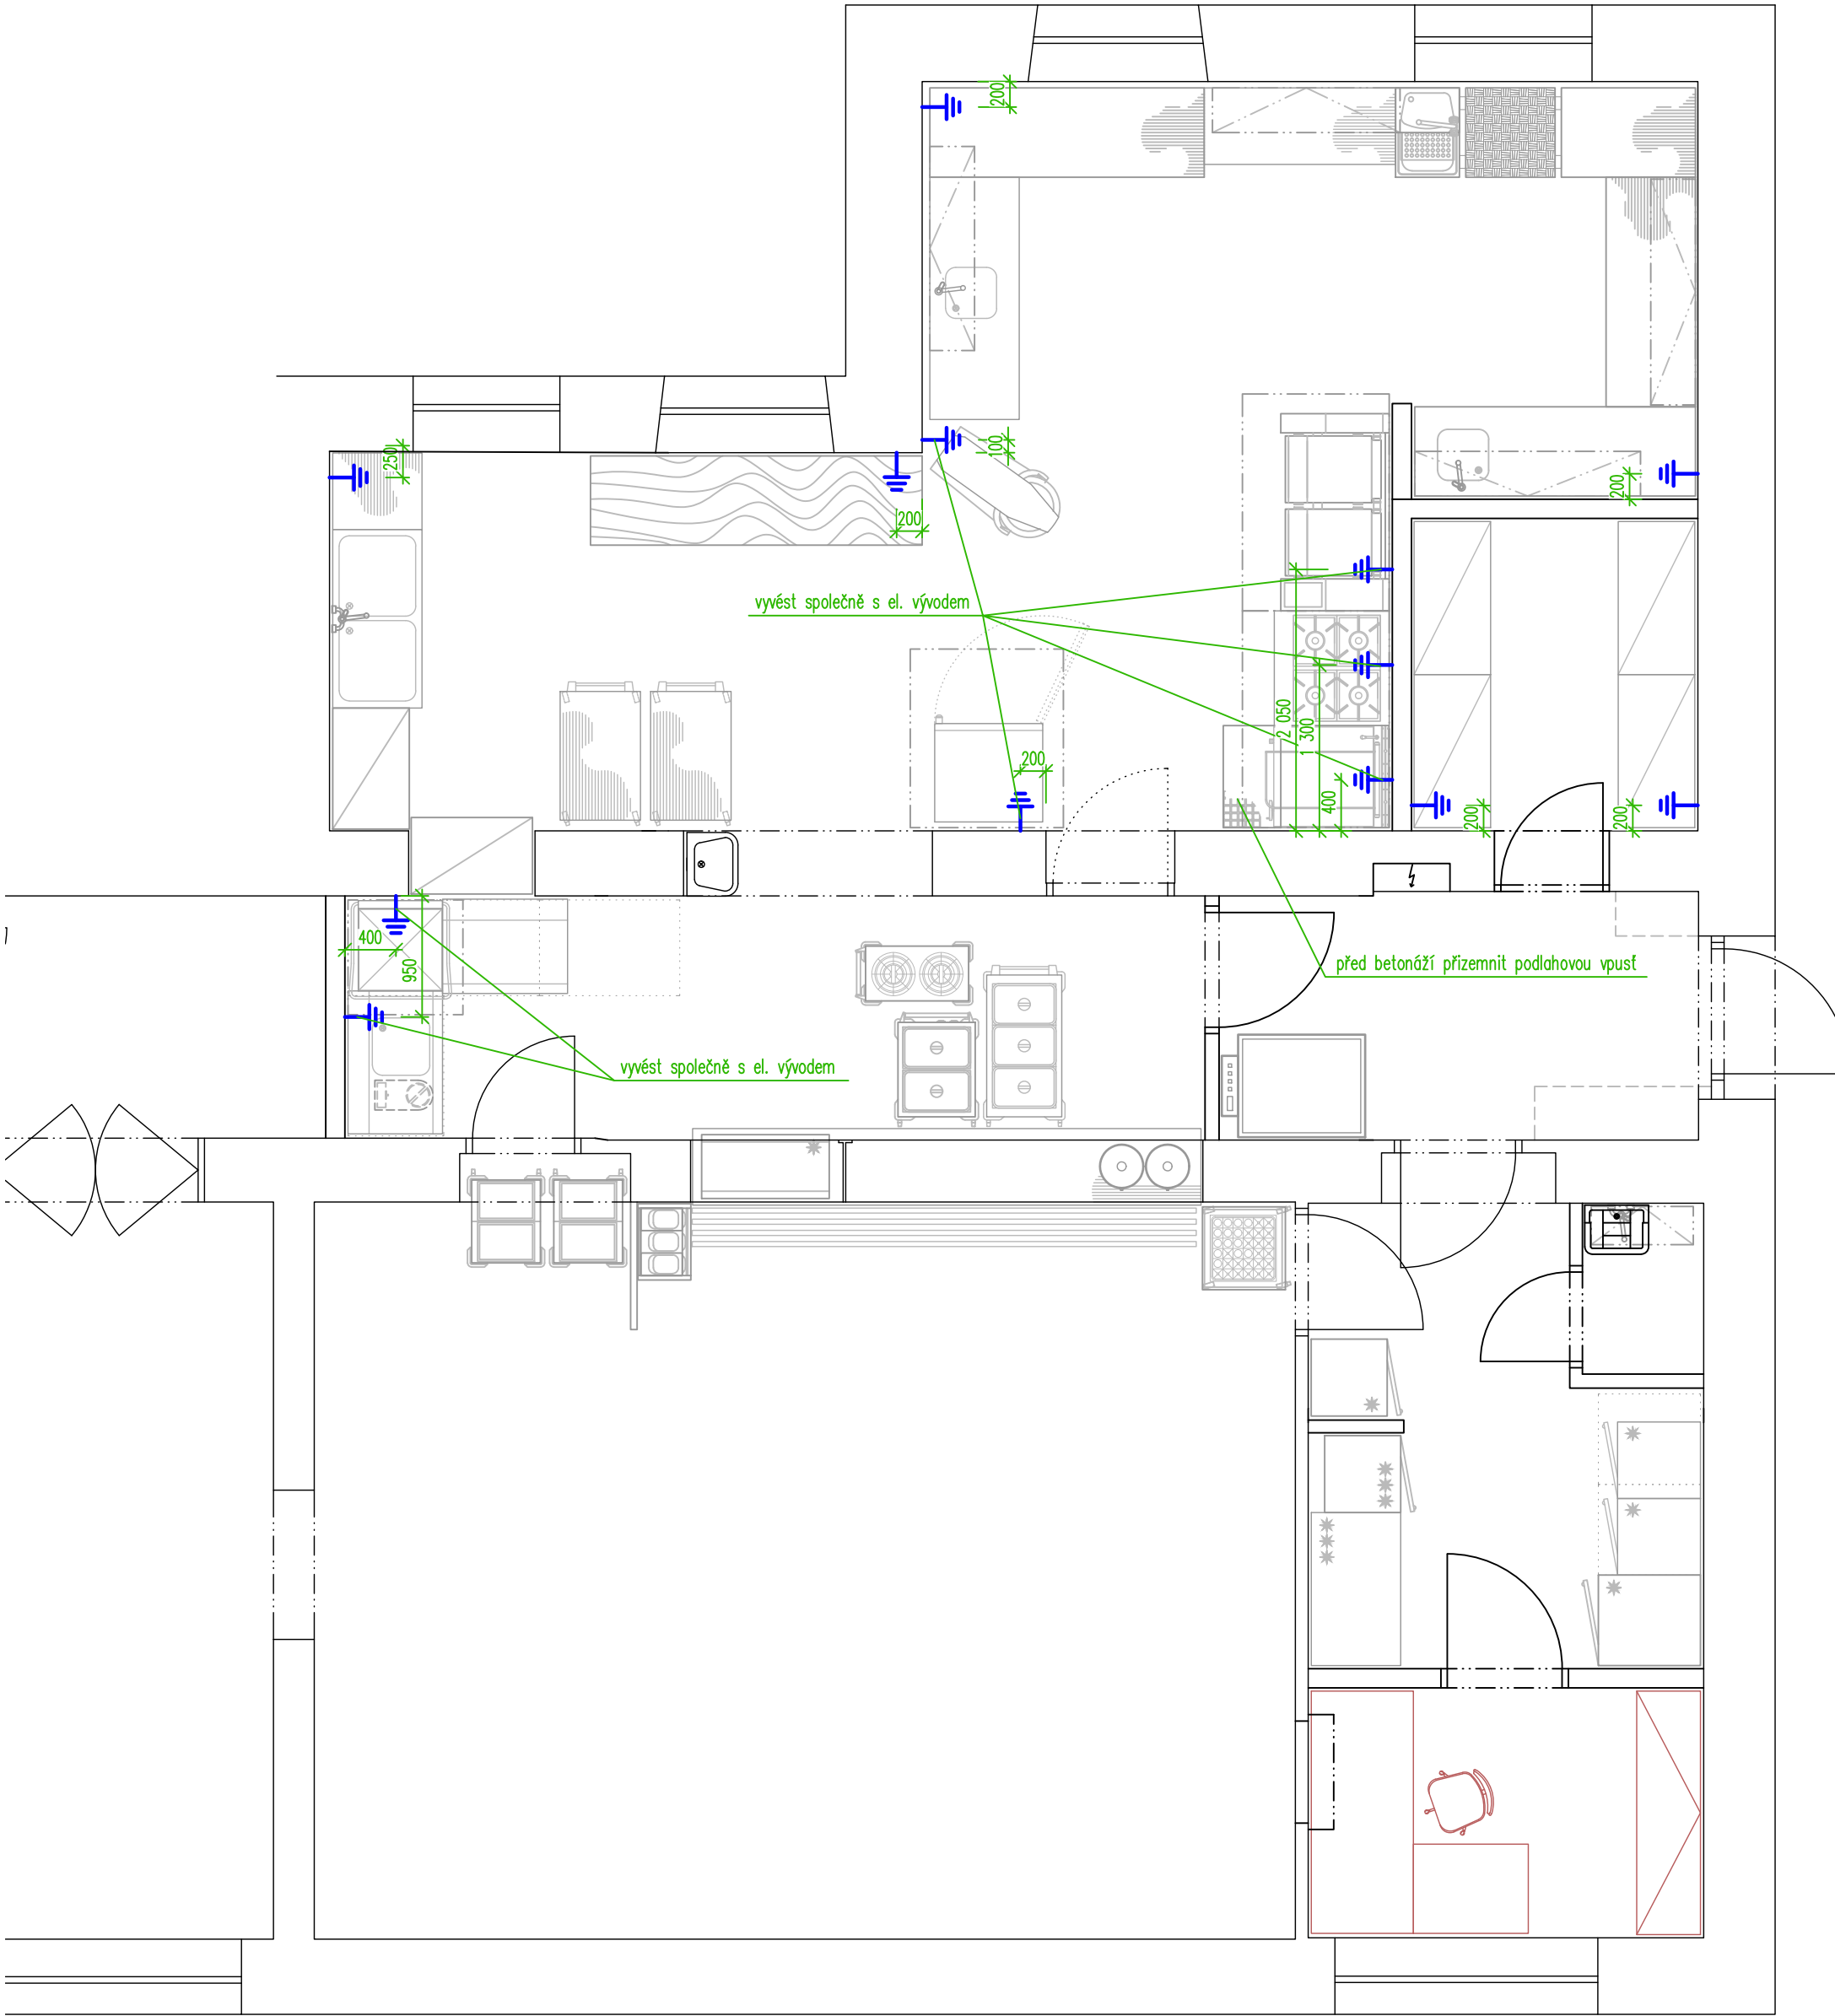


Poznámka:

- délka vývodu na zemnění bude ponechána min. 1500 mm
- výška vývodů bude 100 mm nad podlahou

UPOZORNĚNÍ – Všechna práva vyhrazena Dokumentaci lze používat až po její finanční úhradě. Výkres či část dokumentace může být kopírován a nebo jiným způsobem poskytována a rozšiřována pouze po předchozím písemném souhlasu autora(dle zákona č. 121/2000 sb.). Porušení bude stíháno v souladu s platnými zákony ČR o Ochraně autorských práv.		
Název a místo akce:	Integrovaná střední škola Stanislava Kubra Středokluky	TeS, spol. s r. o. Chotěboř Technologie stravování tel: 569 621 368, 604 861 681
Název části:	Technologický projekt stravovacího provozu	Vypracoval: David Somsí Kontroloval: Sobotka Libor
Obsah výkresu:	Zadání požadavků na profese - zemnění	Datum: 23. 6. 2020 Měřítko: 1 : 50 Číslo výkr.: 06

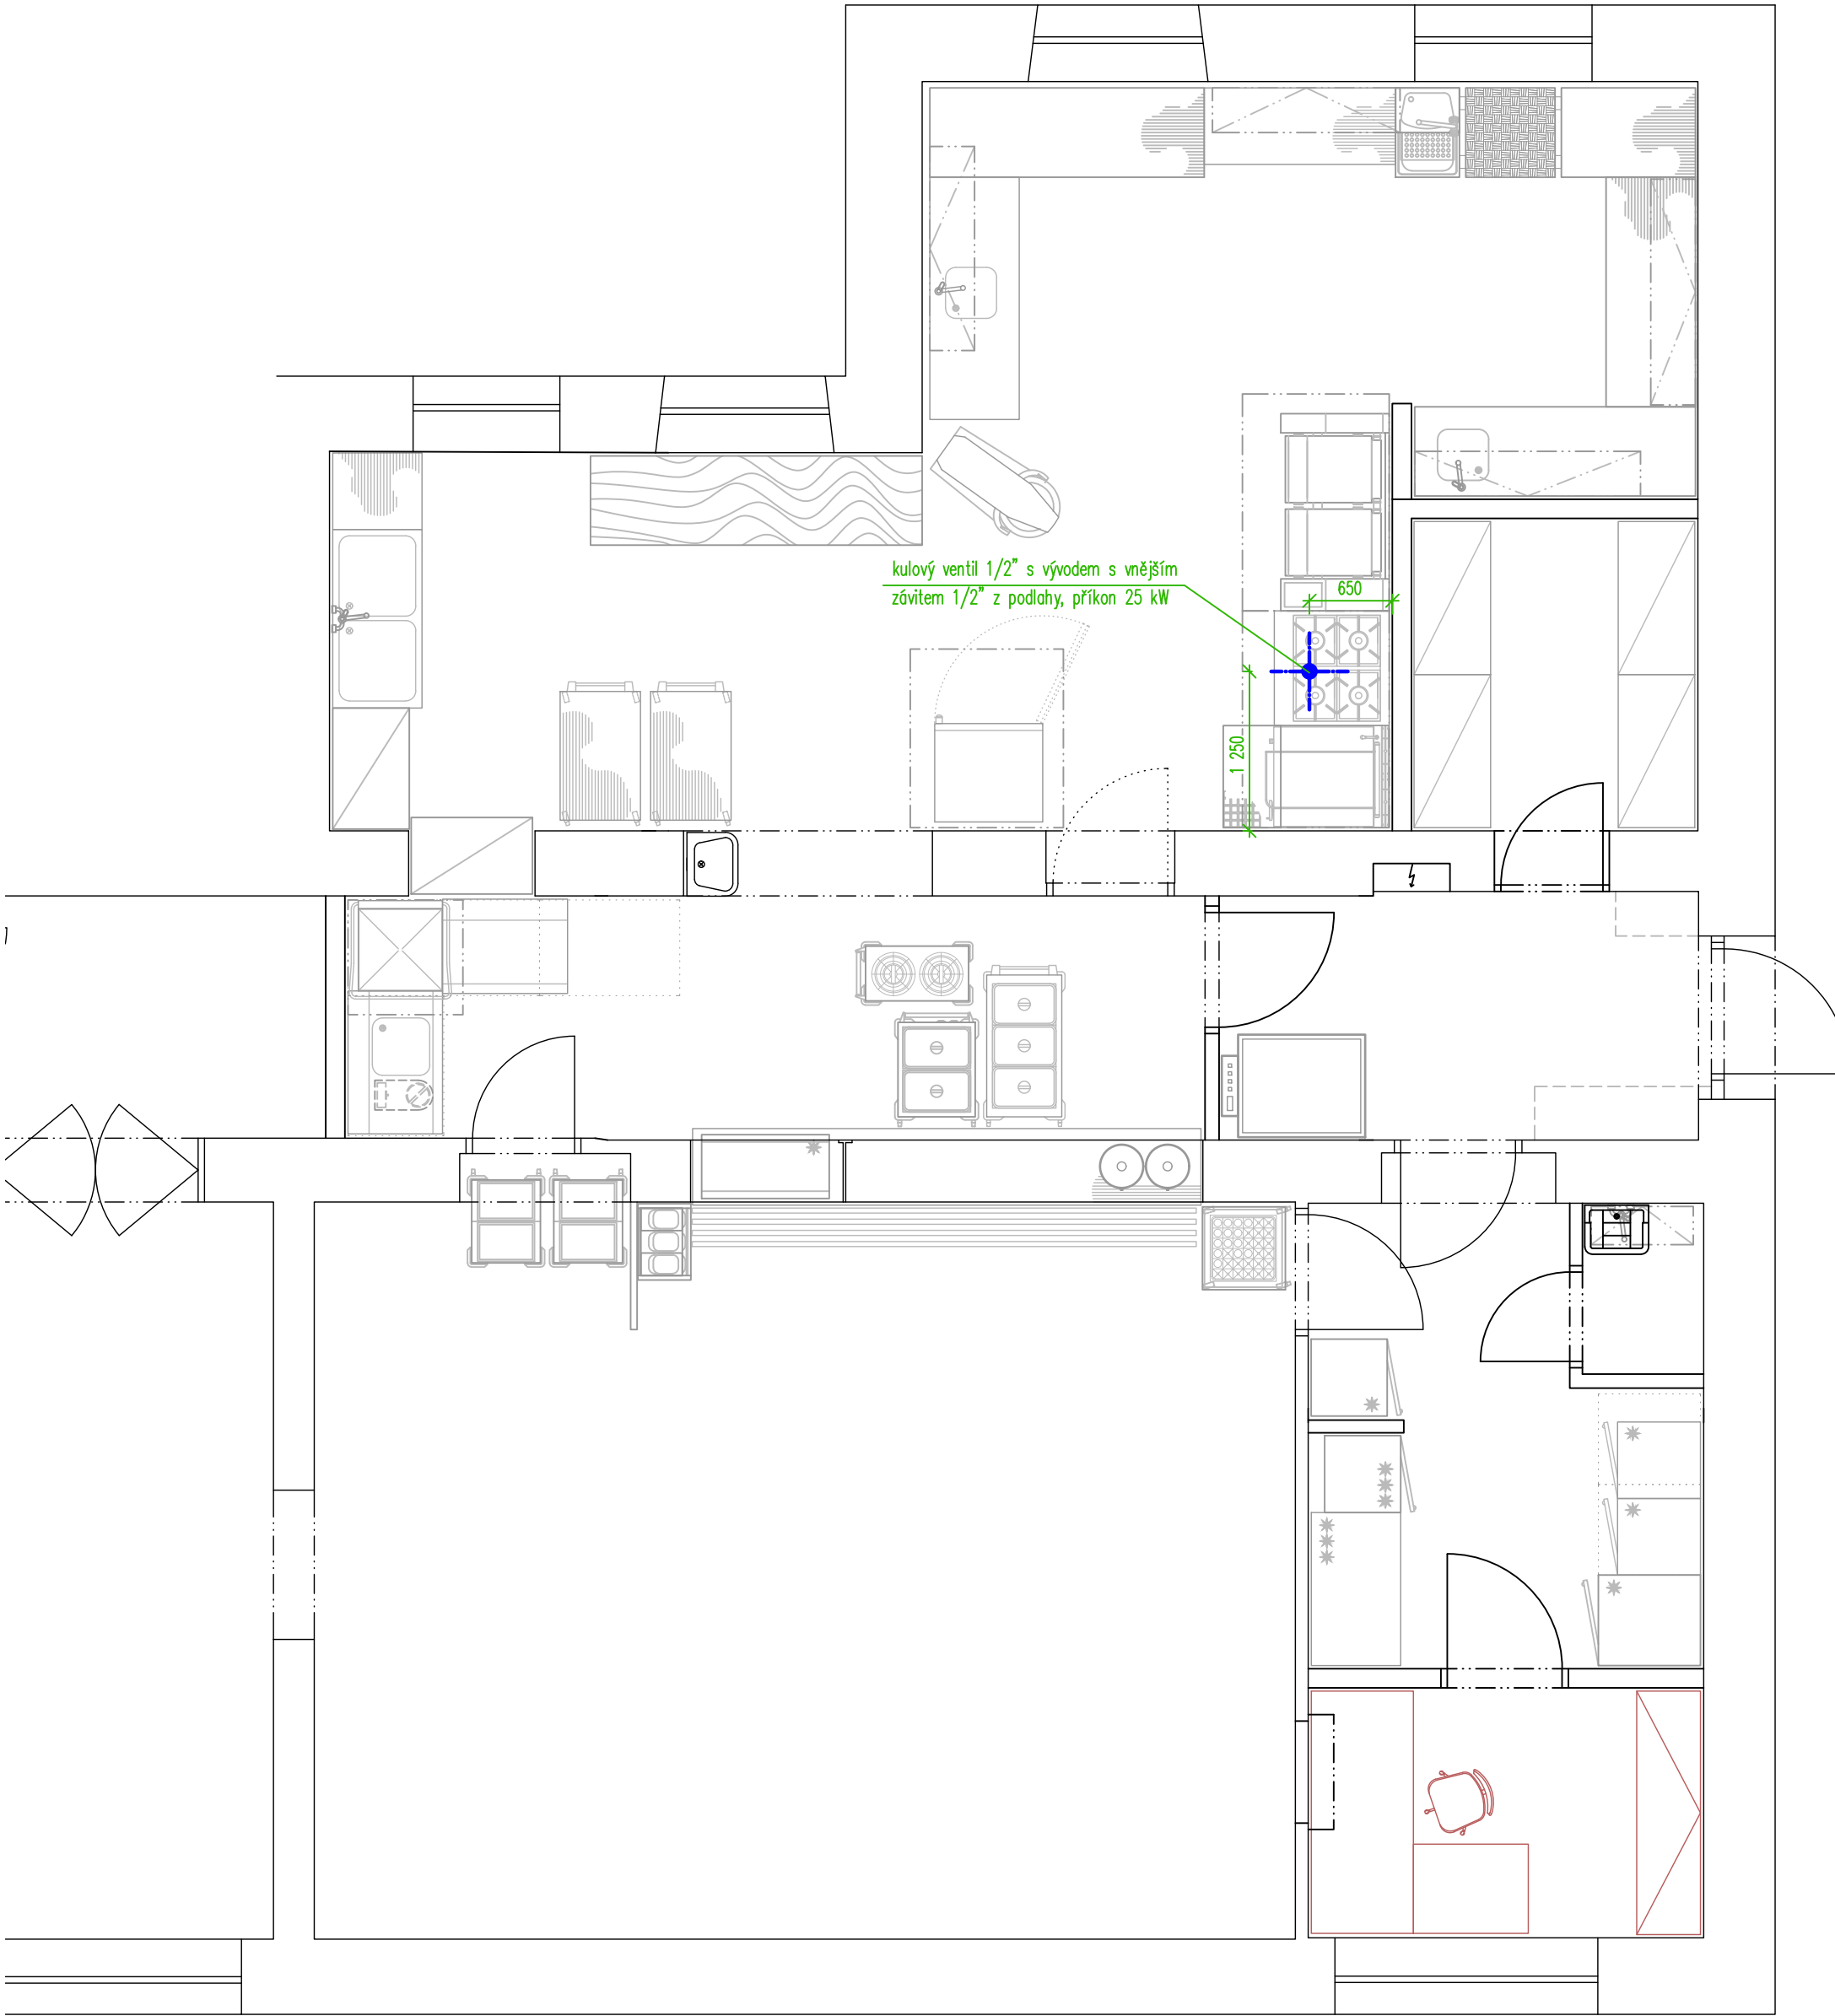


Detail vývodů ze země:

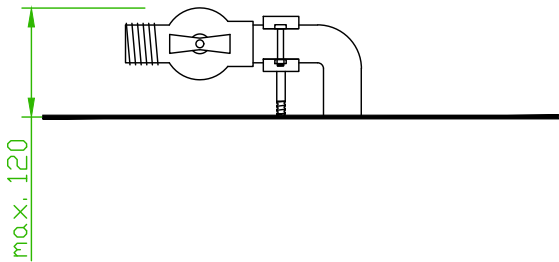

Poznámka:

– vrchní hranu vývodů a kohoutů z podlahy provést max. 120 mm nad podlahou


UPOZORNĚNÍ – Všechna práva vyhrazena Dokumentaci lze používat až po její finanční úhradě. Výkres či část dokumentace může být kopírován a nebo jiným způsobem poskytována a rozšiřována pouze po předchozím písemném souhlasu autora(dle zákona č. 121/2000 sb.). Porušení bude stíháno v souladu s platnými zákony ČR o Ochraně autorských práv.		
Název a místo akce:	Integrovaná střední škola Stanislava Kubra Středokluky	TeS, spol. s r. o. Chotěboř Technologie stravování tel: 569 621 368, 604 861 681
Název části:	Technologický projekt stravovacího provozu	Vypracoval: David Somsí Kontroloval: Sobotka Libor
Obsah výkresu:	Zadání požadavků na profese - plynoinstalace	Datum: 24. 6. 2020 Měřítko: 1 : 50 Číslo výkr.: 07

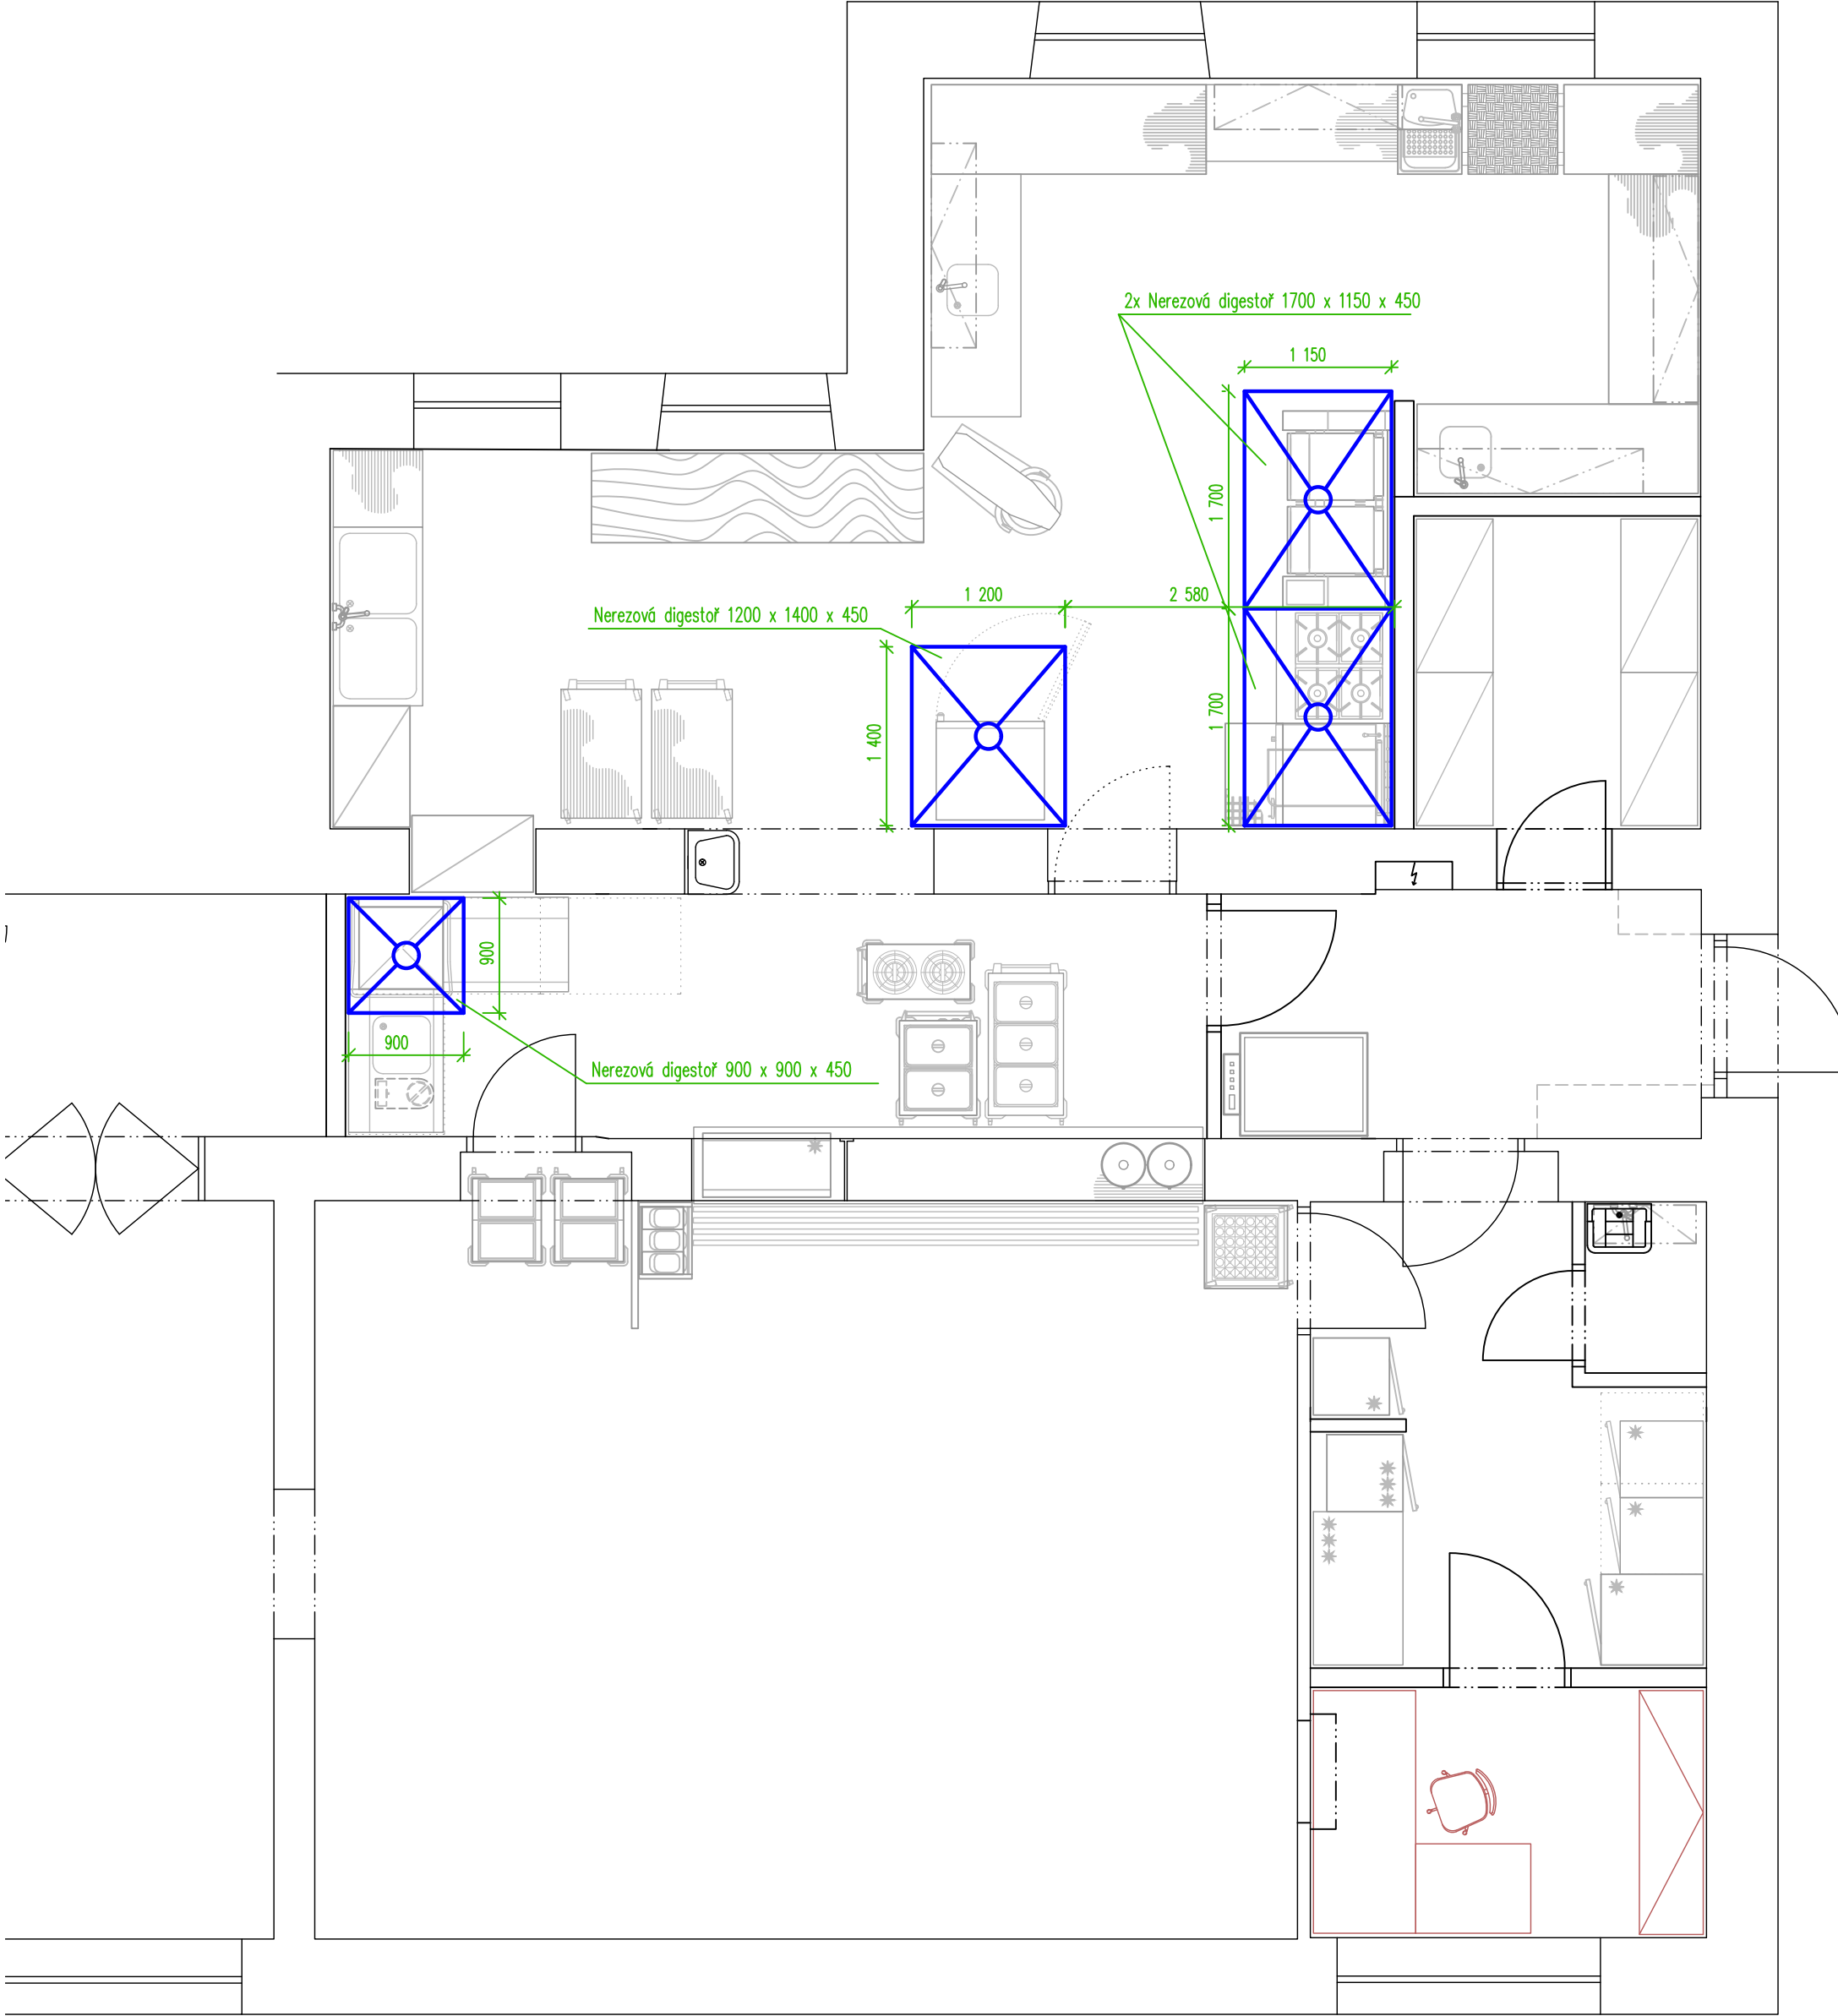

Poznámka:

– dodavatel gastro v předstihu dodá digestoře, v rámci dodávky vzduchotechniky budou digestoře zavěšeny, Dodací doba digestoří min. 3 týdny

UPOZORNĚNÍ – Všechna práva vyhrazena Dokumentaci lze používat až po její finanční úhradě. Výkres či část dokumentace může být kopírován a nebo jiným způsobem poskytována a rozšiřována pouze po předchozím písemném souhlasu autora(dle zákona č. 121/2000 sb.). Porušení bude stíháno v souladu s platnými zákony ČR o Ochraně autorských práv.		
Název a místo akce:	Integrovaná střední škola Stanislava Kubra Středokluky	TeS, spol. s r. o. Chotěboř Technologie stravování tel: 569 621 368, 604 861 681
Název části:	Technologický projekt stravovacího provozu	Vypracoval: David Somsí Kontroloval: Sobotka Libor
Obsah výkresu:	Zadání požadavků na profese - vzduchotechnika	Datum: 24. 6. 2020 Měřítko: 1 : 50 Číslo výkr.: 08

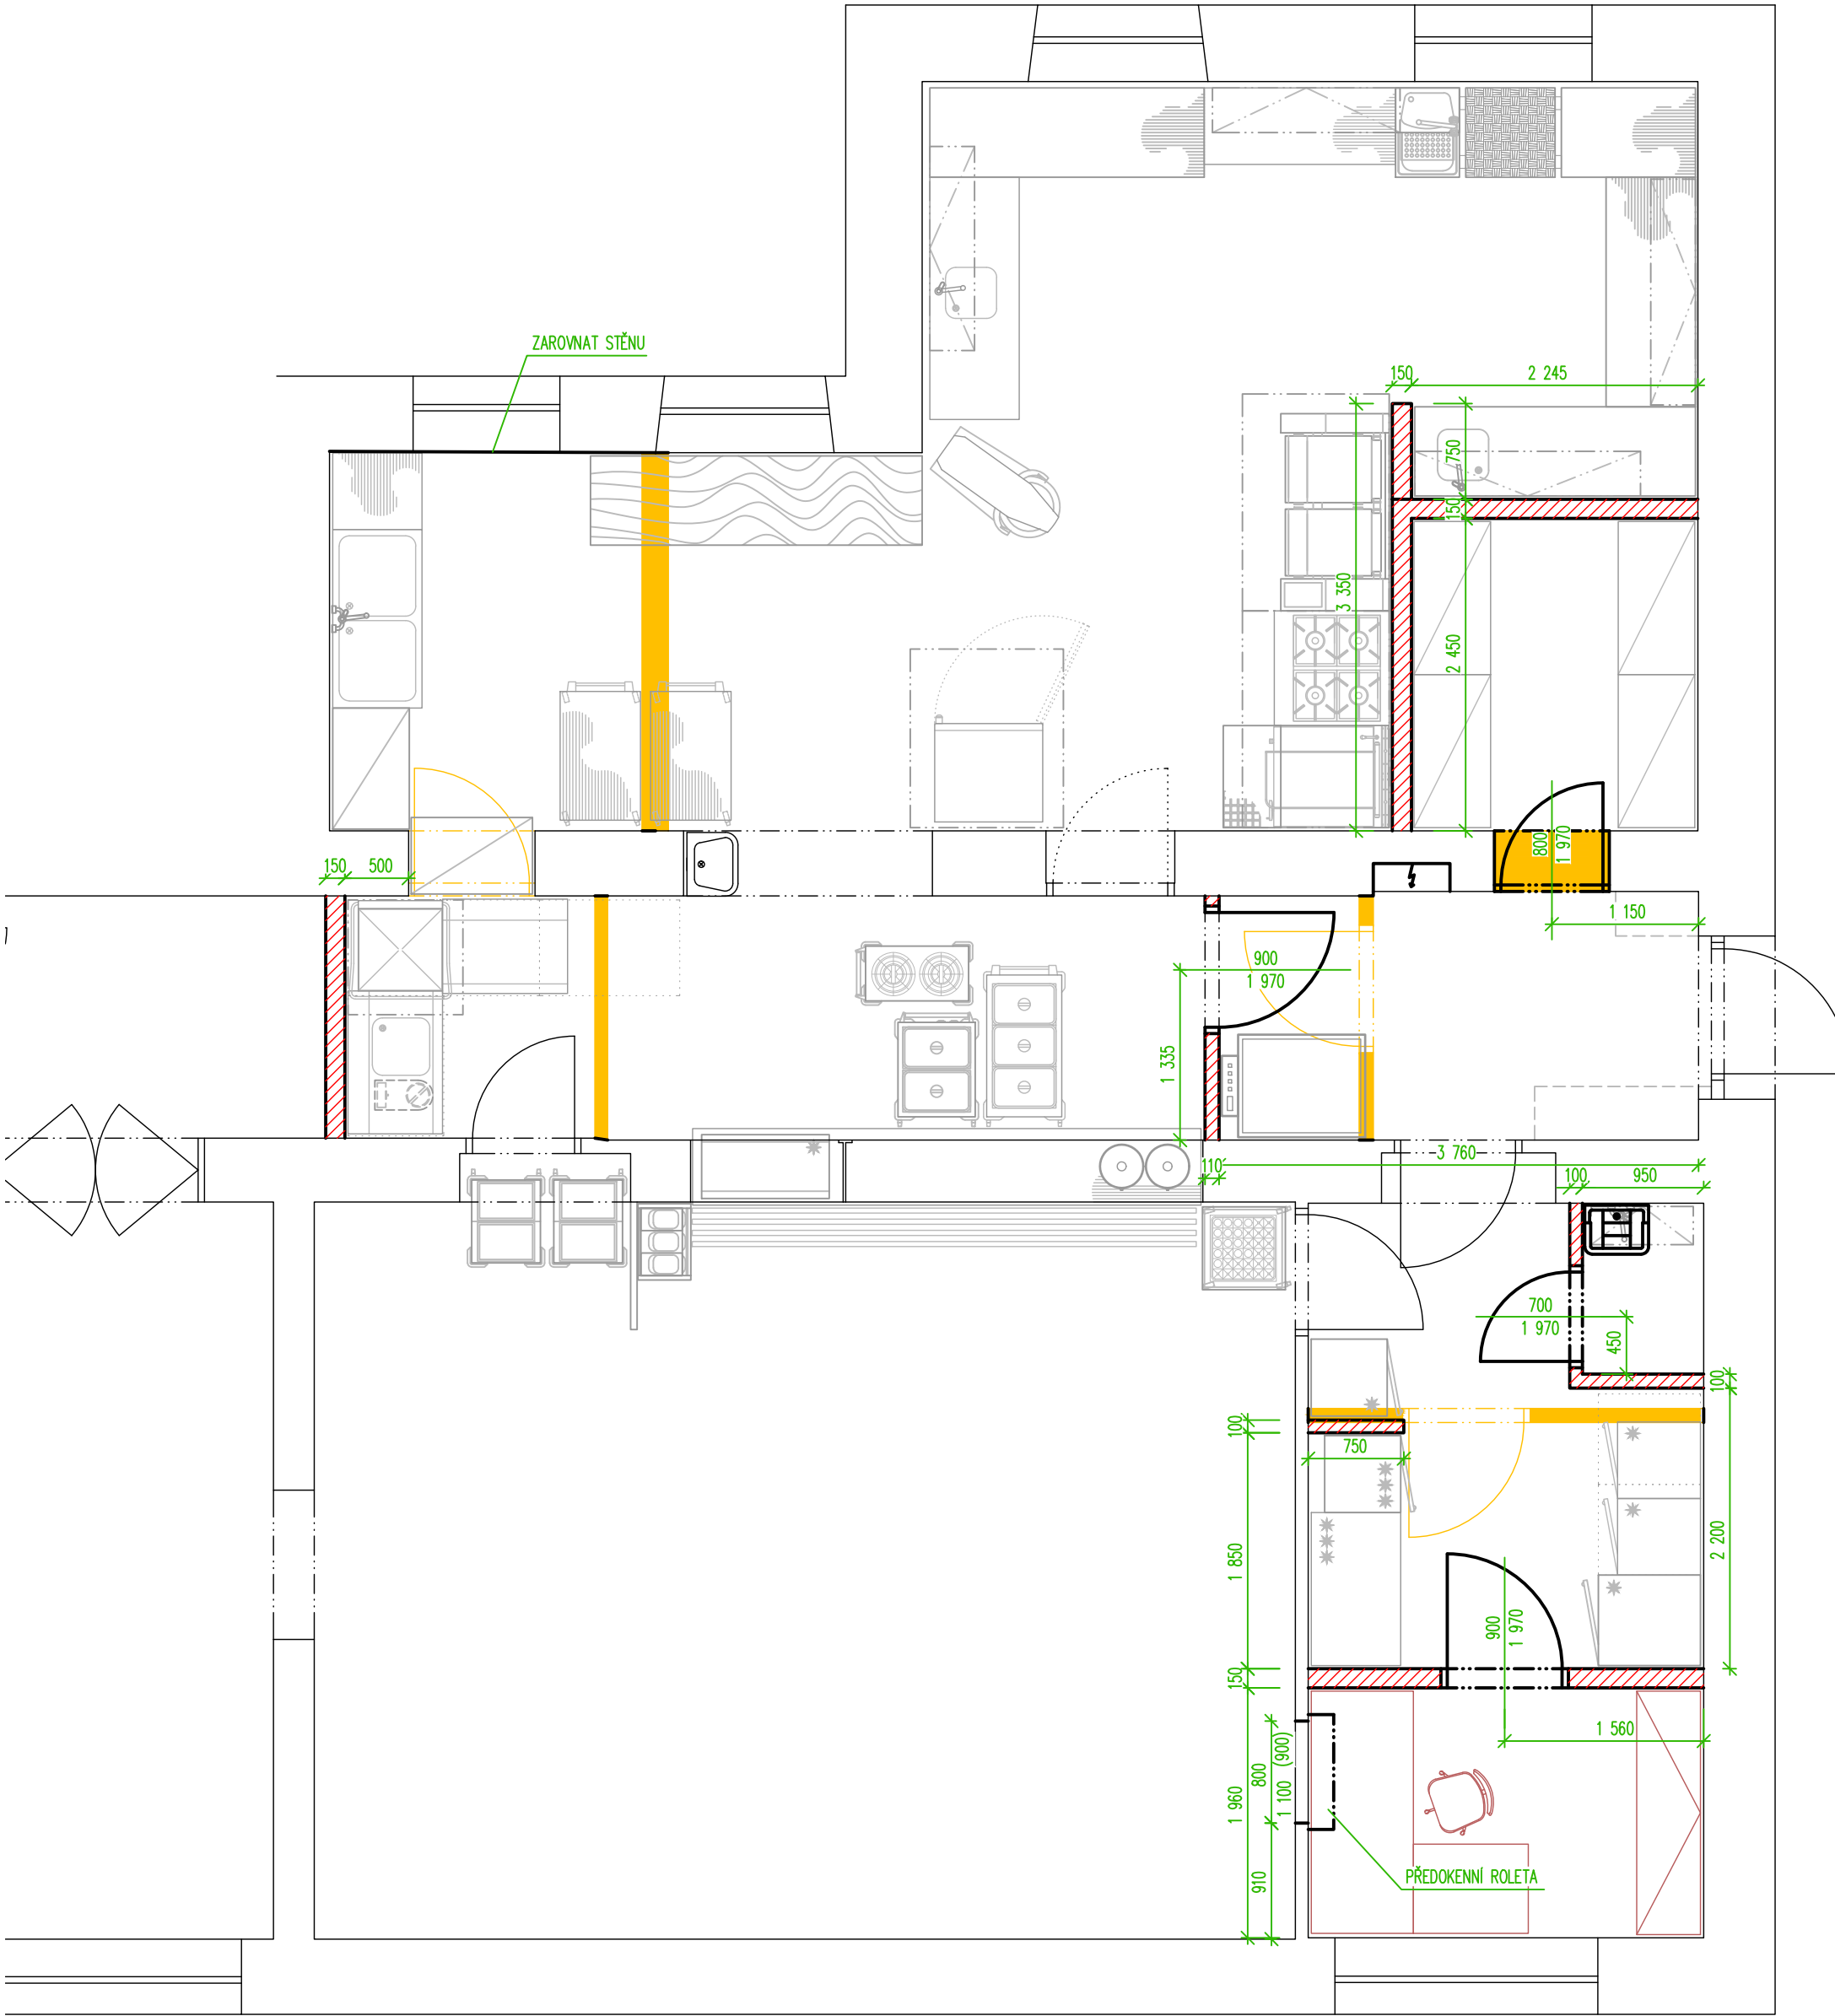

Legenda:

stávající konstrukce

nové konstrukce

vybourané konstrukce

UPOZORNĚNÍ – Všechna práva vyhrazena Dokumentaci lze používat až po její finanční úhradě. Výkres či část dokumentace může být kopírován a nebo jiným způsobem poskytována a rozšiřována pouze po předchozím písemném souhlasu autora(dle zákona č. 121/2000 sb.). Porušení bude stíháno v souladu s platnými zákony ČR o Ochraně autorských práv.		
Název a místo akce:	Integrovaná střední škola Stanislava Kubra Středokluky	TeS, spol. s r. o. Chotěboř Technologie stravování tel: 569 621 368, 604 861 681
Název části:	Technologický projekt stravovacího provozu	Vypracoval: David Somsí Kontroloval: Sobotka Libor
Obsah výkresu:	Stavební úpravy	Datum: 24. 6. 2020 Měřítko: 1 : 50 Číslo výkr.: 09