


PŮDORYSNÝ POHLED - SITUACE

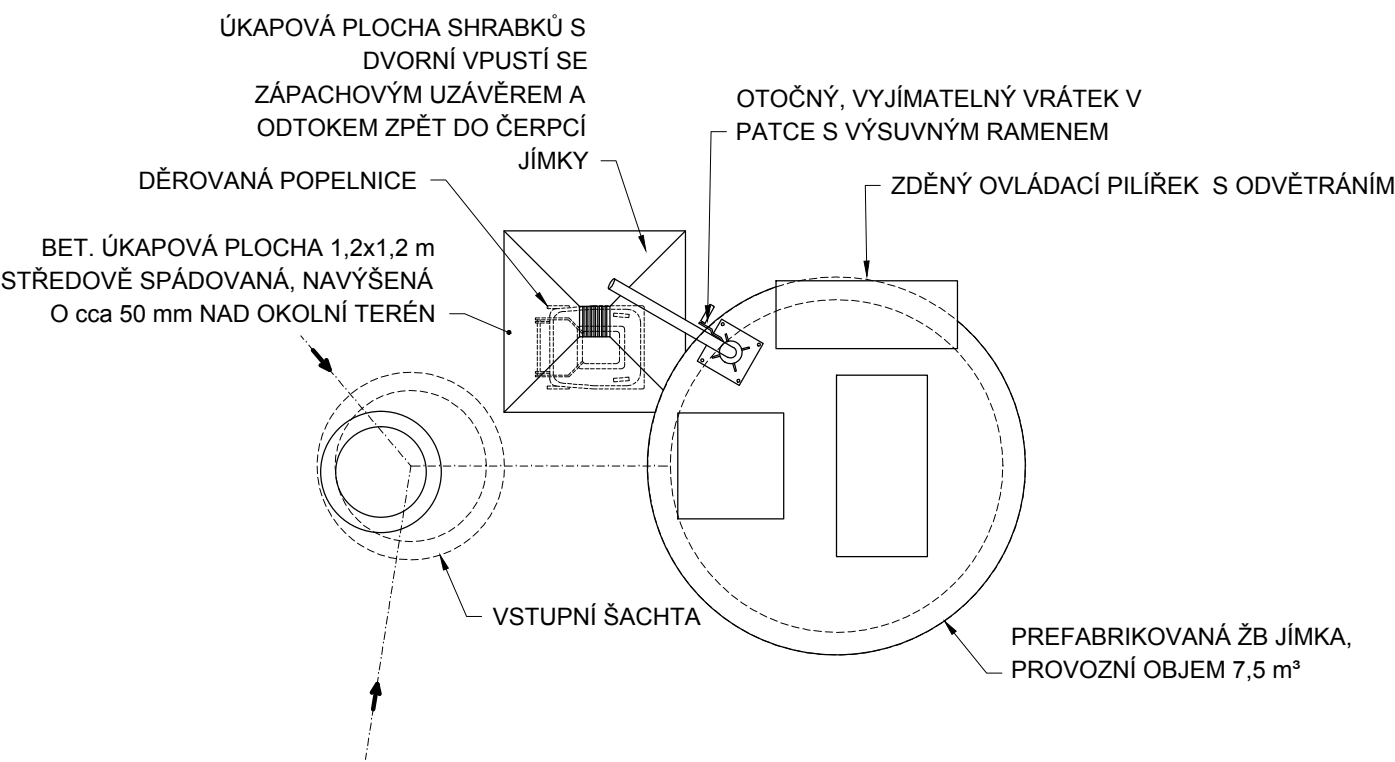

Zhotovitel: Ing.Karel Krňanský, Šumavská 22, 120 00 Praha 2, Tel: 608 347 365		Vypracoval: Ing.Karel Krňanský	
Investor: Červený Mlýn Všestudy, poskytovatel soc.služeb, Všestudy 23, 277 46 Veltrusy		Projektant: Ing. Karel Krňanský	
VŠESTUDY <i>DOMOV DŮCHODCŮ ČERVENÝ MLÝN</i> PŘÍPOJKA TLAKOVÉ KANALIZACE		Ou / Mu : Všestudy	
		Kraj: Středočeský	
		Formát : 1 A4	
		Datum : 02/2015	
		Stupeň : UR	
		Číslo zakázky : 1-15-01	
ČSOV - PŮDORYSNÝ POHLED		Měřítko 1:50	
		Číslo paré	Číslo přílohy D1