


# ČÁST A


## VODOVOD / KANALIZACE

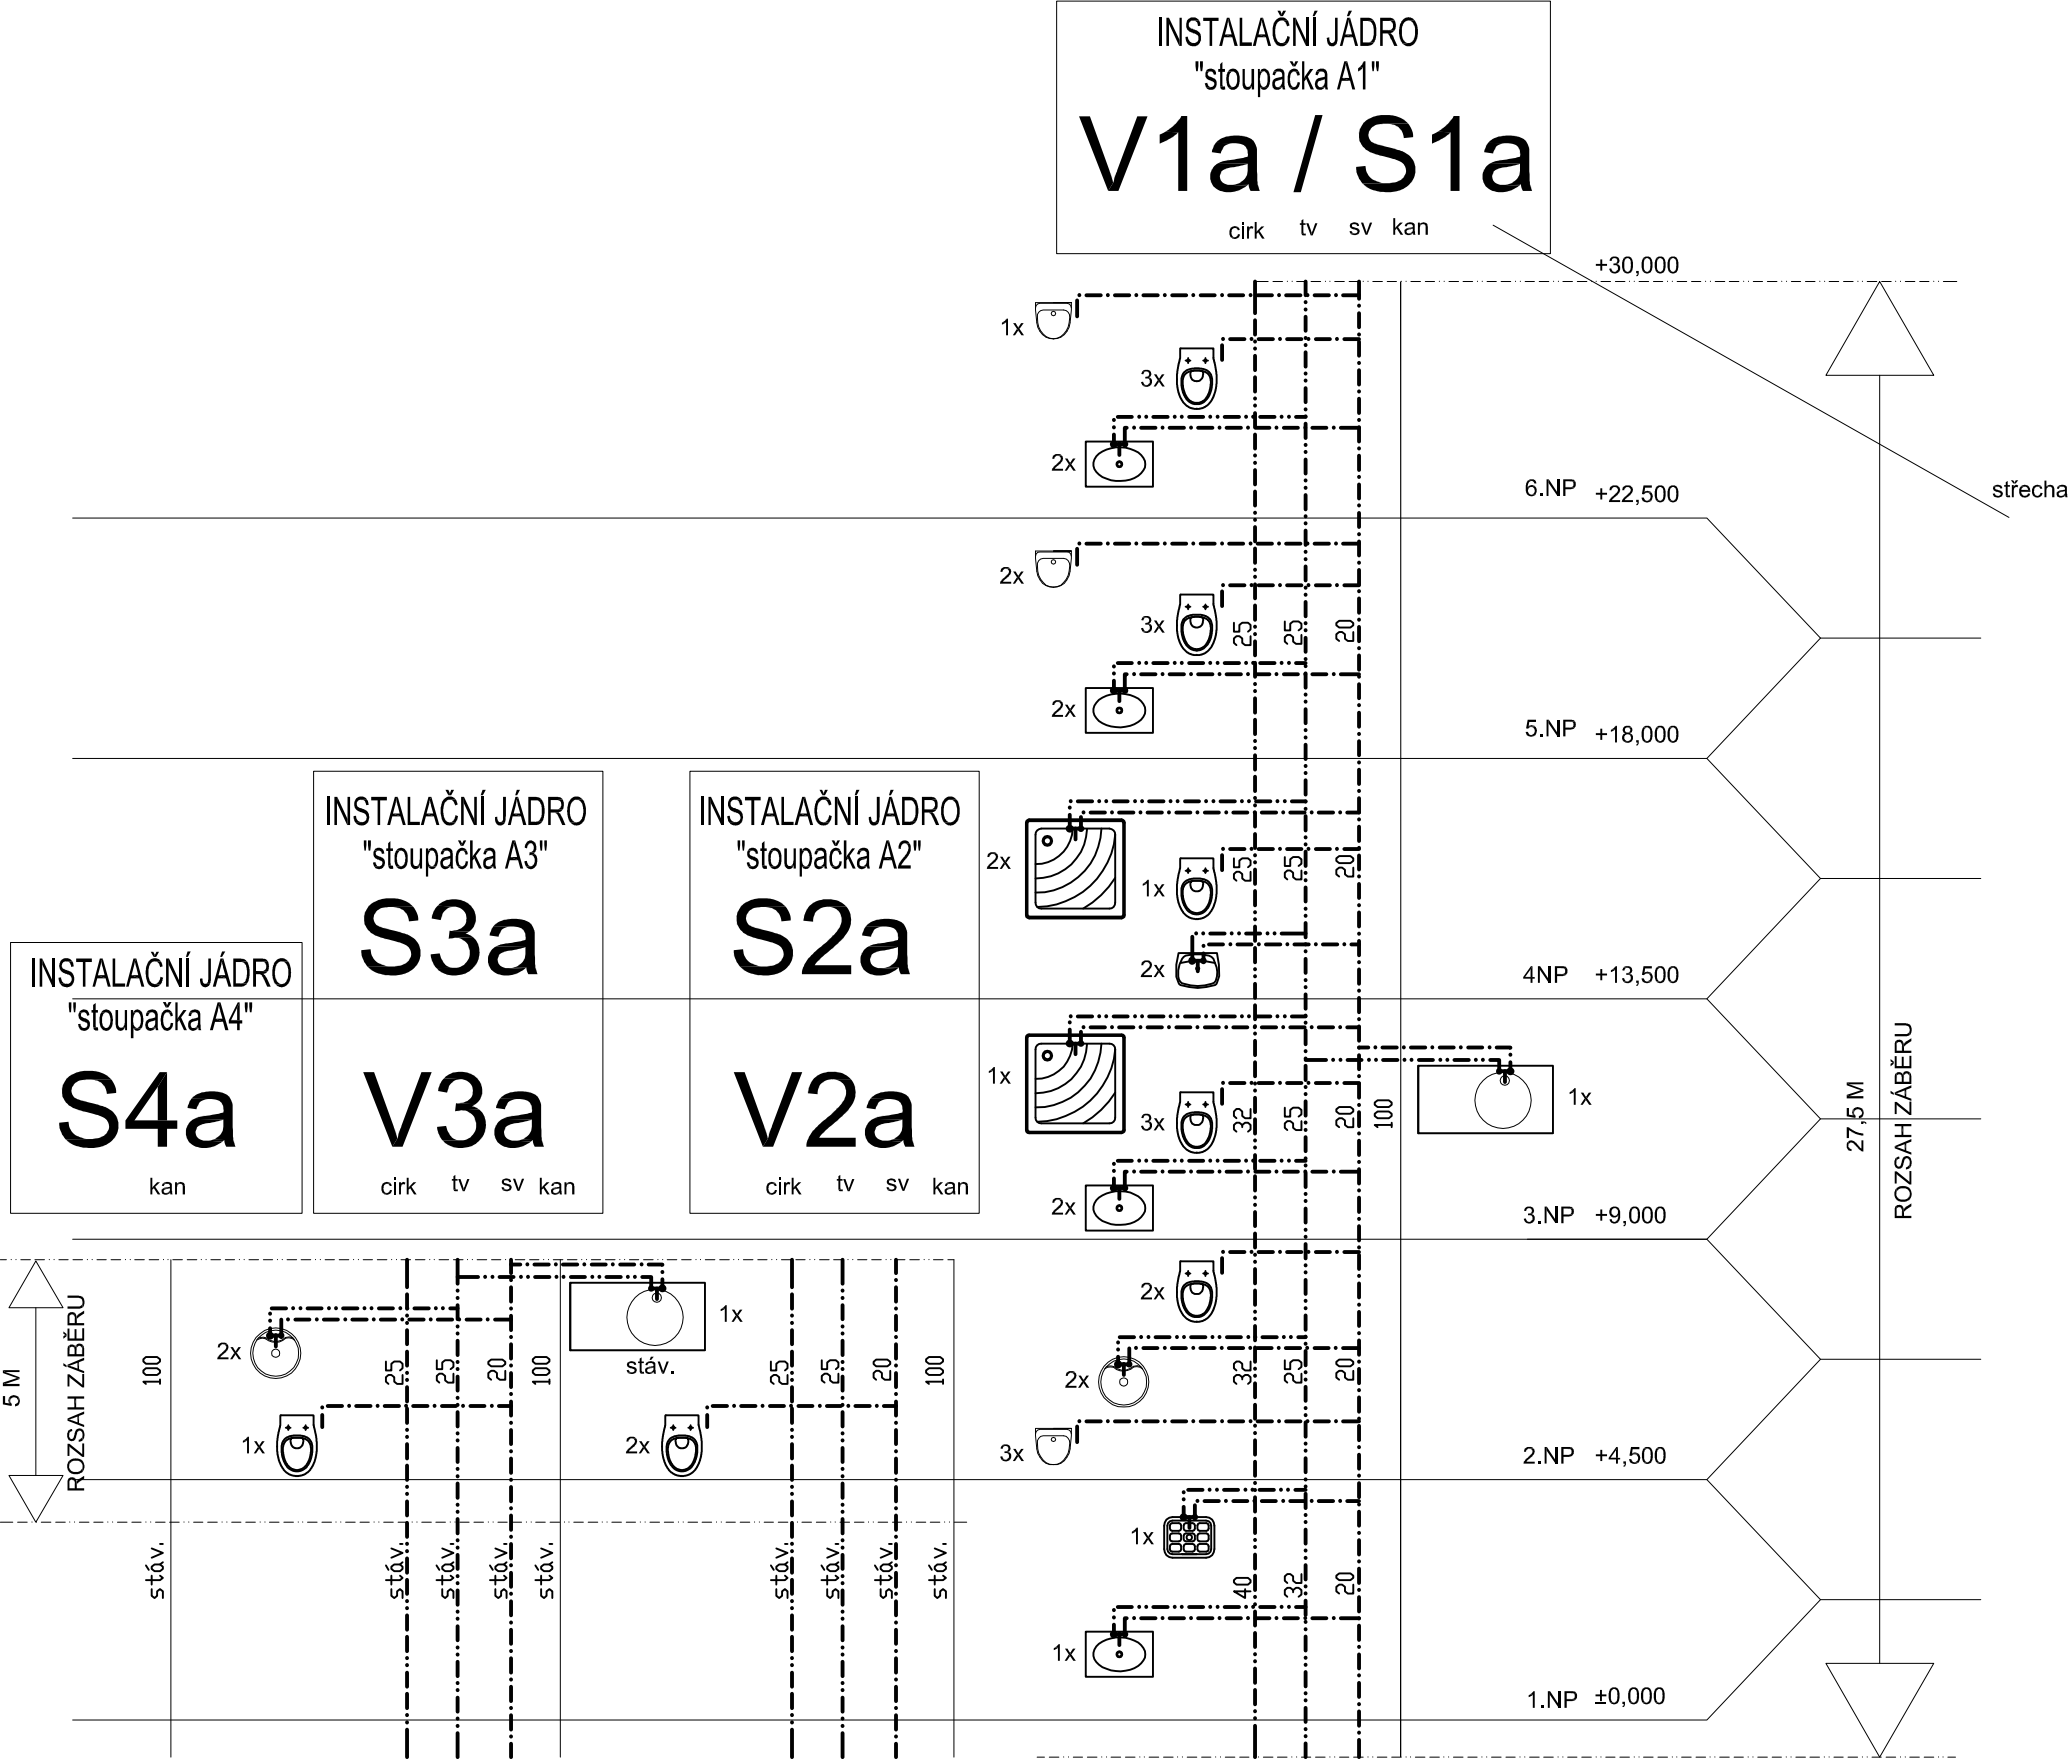

řez-schéma

TABULKA MÍSTNOSTÍ - 1.NP, PŘÍZEMÍ

Č.M.	NÁZEV MÍSTNOSTI	m2	PODLAHA	STĚNY	STROP
1001a	VSTUPNÍ PŘEDSÍŇKA	4,15	DLAŽBA – nová	OBKLAD 2000 mm – nový OMÍTKA – stávající + nový nátěr	SDK – nový NÁTĚR – nový
1001b	SKLAD	8,22	DLAŽBA – nová	OBKLAD 2000 mm – nový OMÍTKA – stávající + nový nátěr	SDK – nový NÁTĚR – nový
CELKEM		12,37			

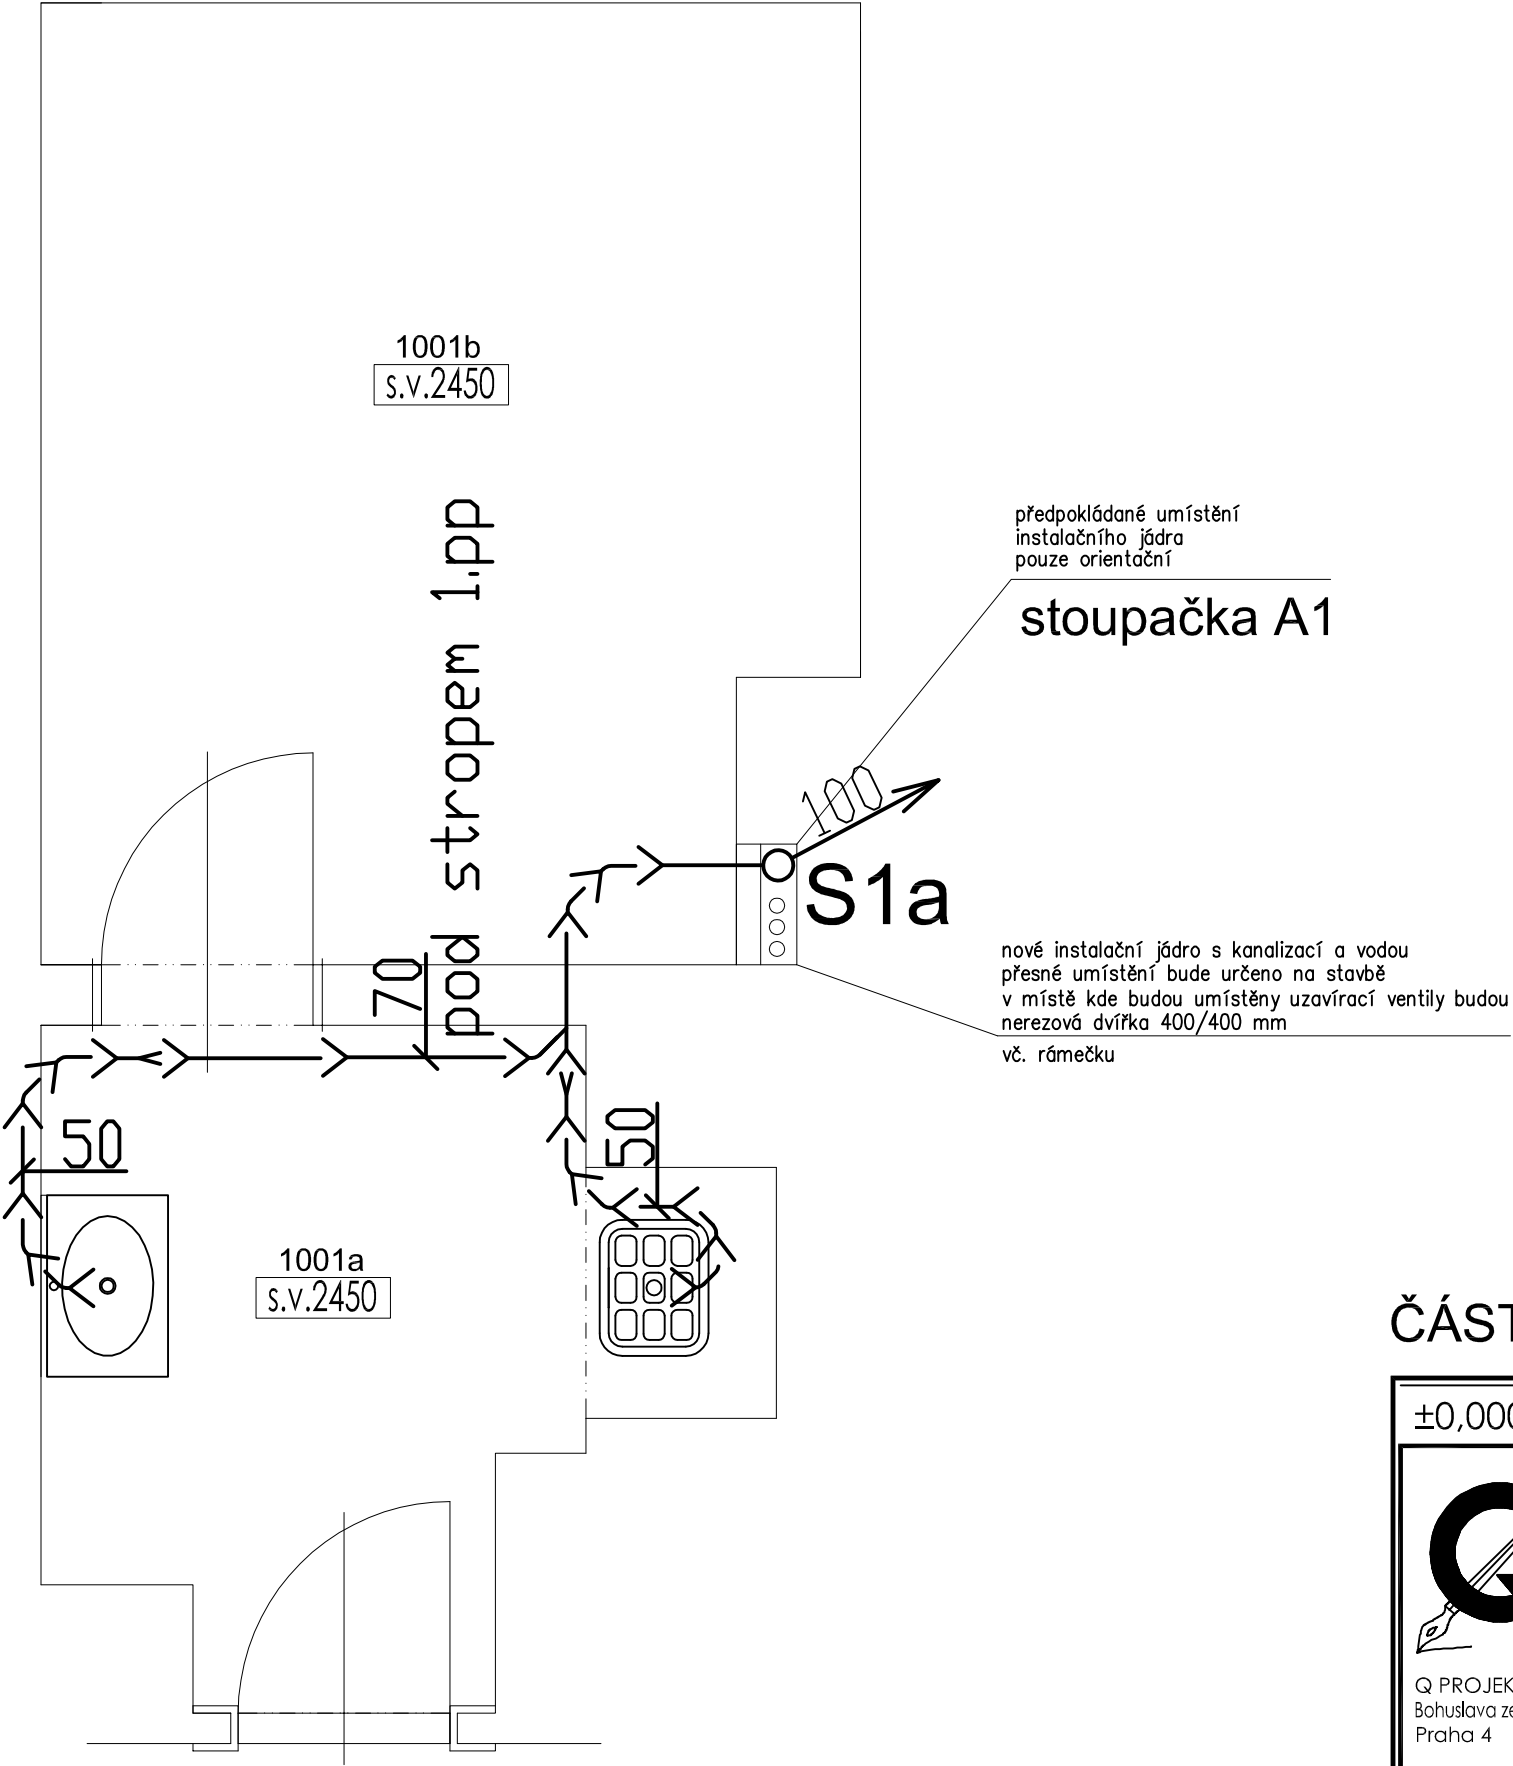


POZNÁMKY:

- NOVÉ PŘIPOJOVACÍ POTRUBÍ BUDE PŘEDNOSTNĚ VEDENO VE STÁVAJÍCÍ TRASE, POKUD TO BUDE UČELNÉ A V SOULADU S NÁVRHEM NOVE DISPOZICE,
- STÁVAJÍCÍ ZAŘIZOVACÍ PŘEDMĚTY BUDDU DEMONTOVÁNY VČ. STÁVAJÍCÍHO PŘIPOJOVACÍ POTRUBÍ,
- PRO NOVÉ / UPRAVENÉ TRASY PŘIPOJOVACÍHO POTRUBÍ JE NUTNÉ PŘIPRAVIT DRAŽKY A PROSTUPY STAVEBNÍ KONSTRUKCÍ,
- PŘIPOJOVACÍ POTRUBÍ NEPŘEKROČÍ DÉLKU 6M, SPÁD POTRUBÍ BUDE V SOULADU S ČSN, ČISTÍCÍ KUSY BUDDU DSAZENY, TAK ABY BYLO ZAJIŠTĚNO BEZPROBLÉMOVÉ UŽÍVÁNÍ VNITŘNÍ KANALIZACE.

ČÁST A

±0,000 = m.n.m.		VERZE: a	PARE:
	GEN.PROJEKTANT : Ing. Jaroslav Borovička		
	VYPRACOVAL : Ing. Jan Macek		
	INVESTOR : Středočeský kraj, Krajský úřad, Zborovská 11, Praha 5, 150 21		
	MÍSTO : Středočeský kraj, Krajský úřad, Zborovská 11, Praha 5, 150 21		
	AKCE : Stavební úpravy WC		
obsah výkresu		č. výkresu	
KANALIZACE - PŮDORYS 1.NP SKLAD 1001		2a	
č. zakázky	formát A3	datum 03/2020	účel DPS .dwg měřítko 1:25

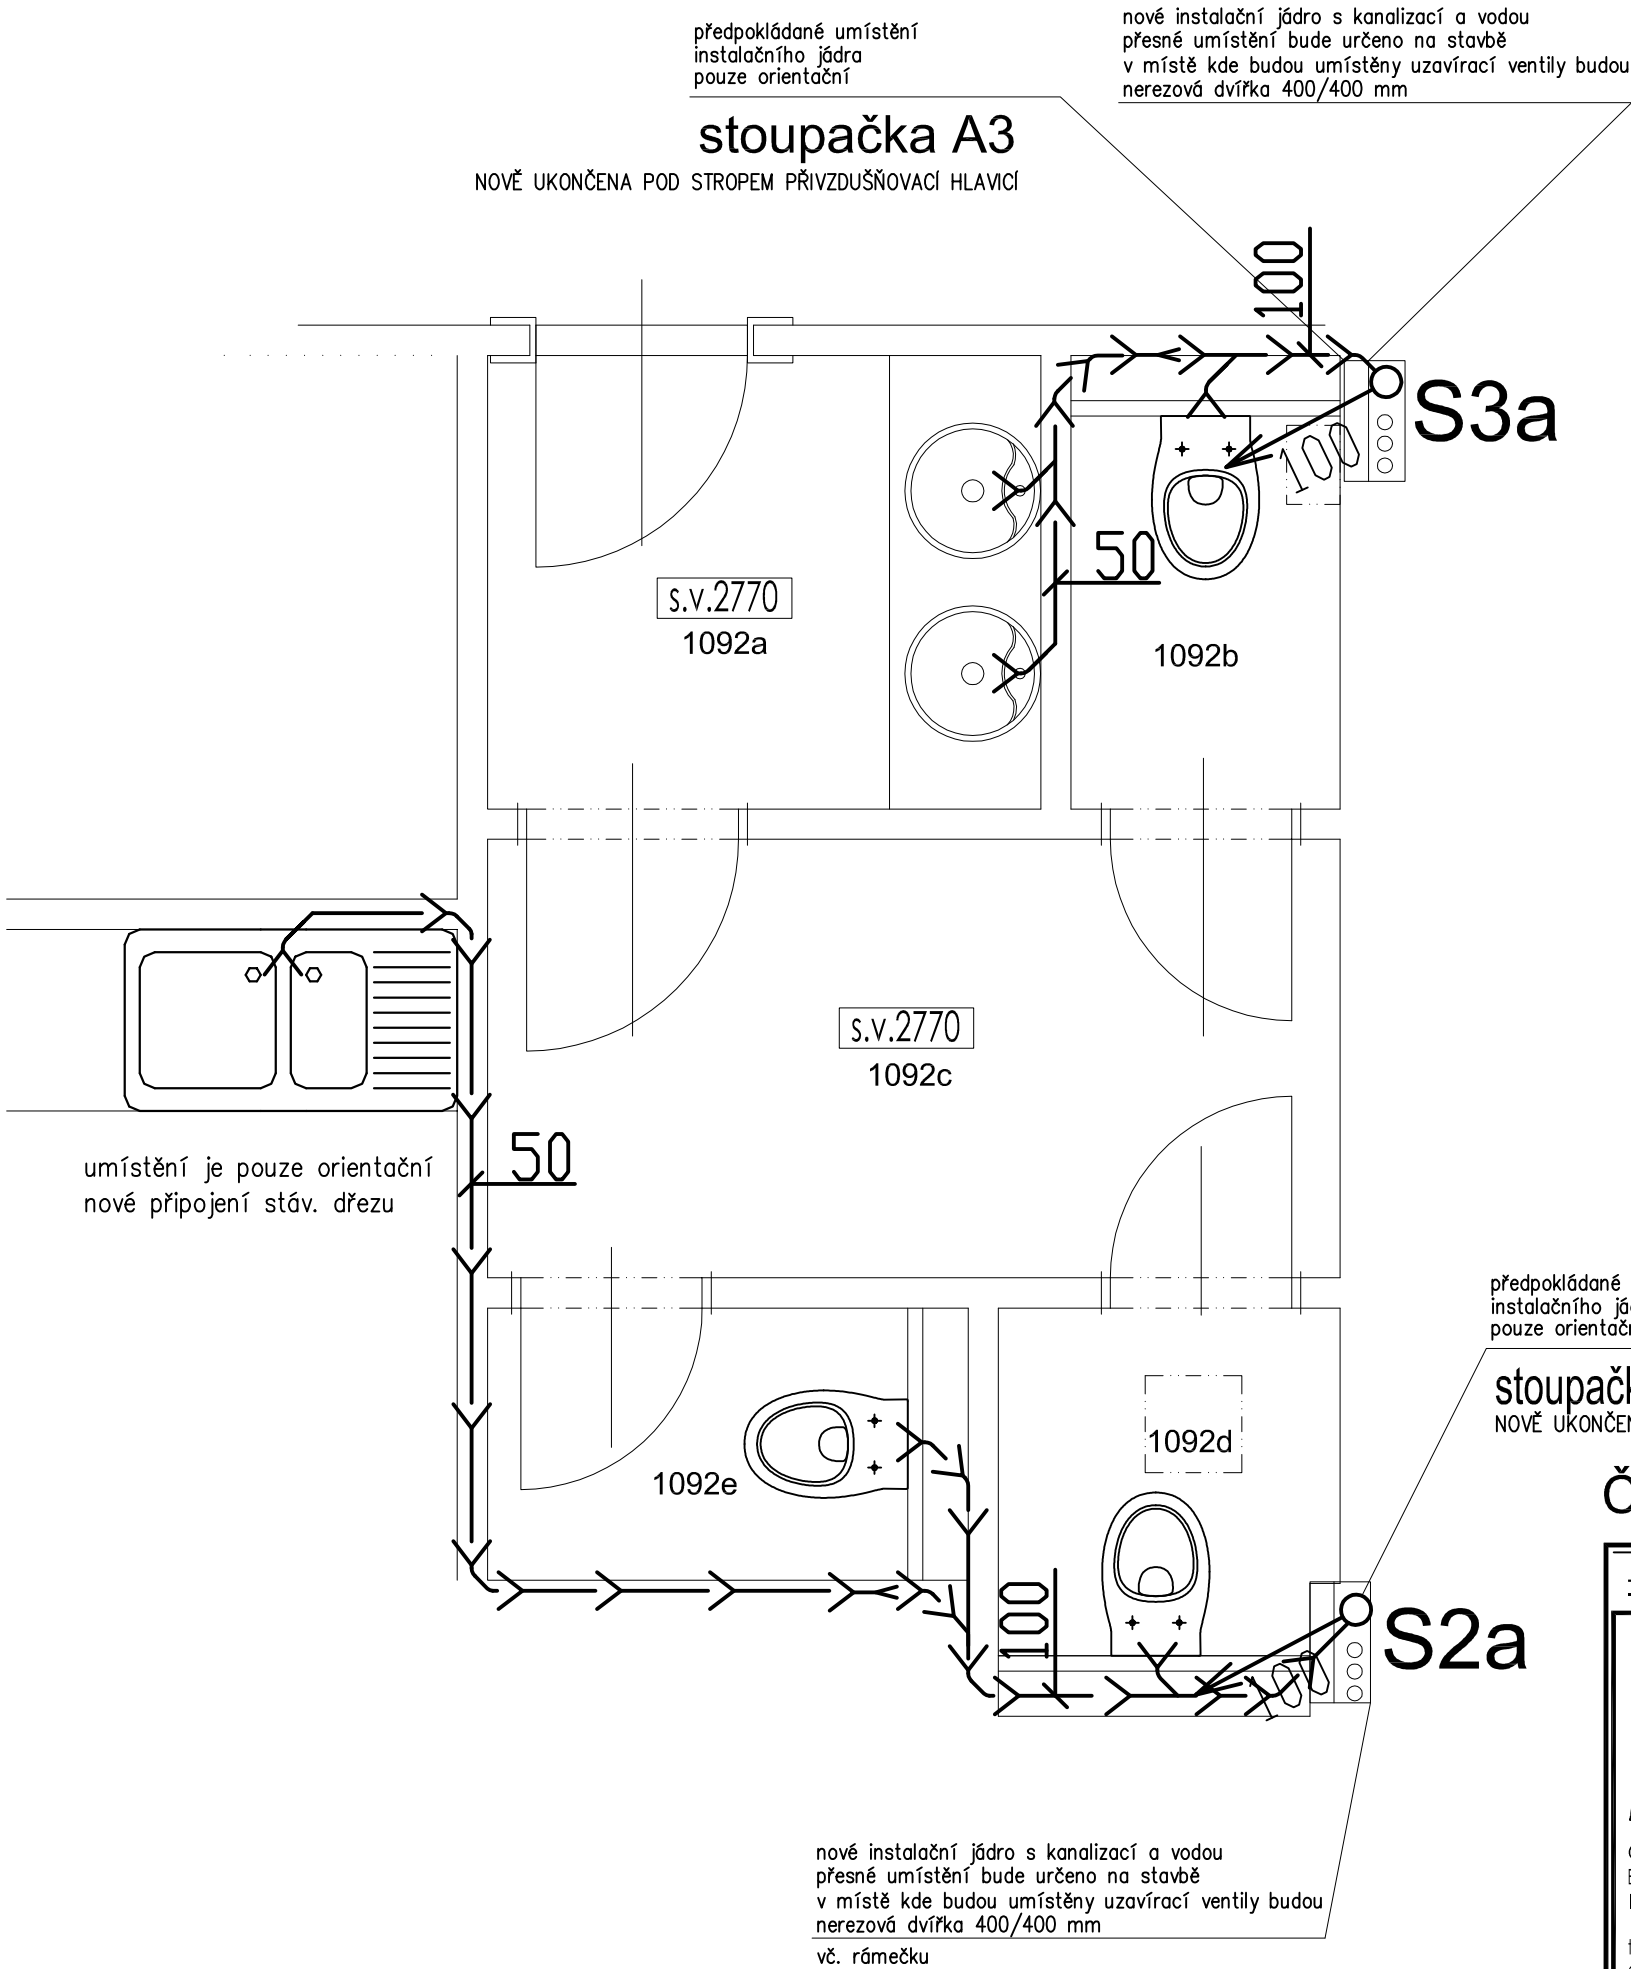

TABULKA MÍSTNOSTÍ - 2.NP, 1. PATRO

Č.M.	NÁZEV MÍSTNOSTI	m2	PODLAHA	STĚNY	STROP
1092a	VSTUPNÍ PŘEDSÍŇKA	2,88	DLAŽBA–nová	OBKLAD 2000 mm–nový OMÍTKA–stávající + nový nátěr	SDK–nový NÁTĚR–nový
1092b	WC	1,15	DLAŽBA–nová	OBKLAD 2000 mm–nový OMÍTKA–stávající + nový nátěr	SDK–nový NÁTĚR–nový
1092c	PŘEDSÍŇKA	4,21	DLAŽBA–nová	OBKLAD 2000 mm–nový OMÍTKA–stávající + nový nátěr	SDK–nový NÁTĚR–nový
1092d	WC	1,23	DLAŽBA–nová	OBKLAD 2000 mm–nový OMÍTKA–stávající + nový nátěr	SDK–nový NÁTĚR–nový
1092e	WC	1,25	DLAŽBA–nová	OBKLAD 2000 mm–nový OMÍTKA–stávající + nový nátěr	SDK–nový NÁTĚR–nový
CELKEM		10,72			


- POZNÁMKY:
- NOVÉ PŘIPOJOVACÍ POTRUBÍ BUDE PŘEDNOSTNĚ VEDENO VE STÁVAJÍCÍ TRASE, POKUD TO BUDE UČELNÉ A V SOULADU S NÁVRHEM NOVE DISPOZICE,
  - STÁVAJÍCÍ ZAŘIZOVACÍ PŘEDMĚTY BUDDU DEMONTOVÁNY VČ. STÁVAJÍCÍHO PŘIPOJOVACÍ POTRUBÍ,
  - PRO NOVÉ / UPRAVENÉ TRASY PŘIPOJOVACÍHO POTRUBÍ JE NUTNÉ PŘIPRAVIT DRAŽKY A PROSTUPY STAVEBNÍ KONSTRUKCÍ,
  - PŘIPOJOVACÍ POTRUBÍ NEPŘEKROČÍ DÉLKU 6M, SPÁD POTRUBÍ BUDE V SOULADU S ČSN, ČISTÍCÍ KUSY BUDDU DSAZENY, TAK ABY BYLO ZAJIŠTĚNO BEZPROBLÉMOVÉ UŽÍVÁNÍ VNITŘNÍ KANALIZACE.

ČÁST A

±0,000 = m.n.m.			VERZE: a		PARE:						
 <p>Q PROJEKT Bohuslava ze Švamberka 8 Praha 4</p> <p>tel./fax: +420-261 216 619 e-mail: q-projekt@atlas.cz</p>	GEN.PROJEKTANT : Ing. Jaroslav Borovička										
	VYPRACOVAL : Ing. Jan Macek										
	INVESTOR : Středočeský kraj, Krajský úřad, Zborovská 11, Praha 5, 150 21										
	MÍSTO : Středočeský kraj, Krajský úřad, Zborovská 11, Praha 5, 150 21										
	AKCE : Stavební úpravy WC										
	obsah výkresu				č. výkresu						
KANALIZACE - PŮDORYS 2.NP DÁMSKÉ TOALETY 1092					3a						
č. zakázky		formát A3		datum 03/2020		účel DPS		.dwg		měřítko 1:25	

KANALIZAČNÍ STOUPAČKA UKONČENA POD STROPEM  
NOVOU VENTILAČNÍ PŘIVZDUŠŇOVACÍ HLAVICÍ DN 100

stoupačka A4

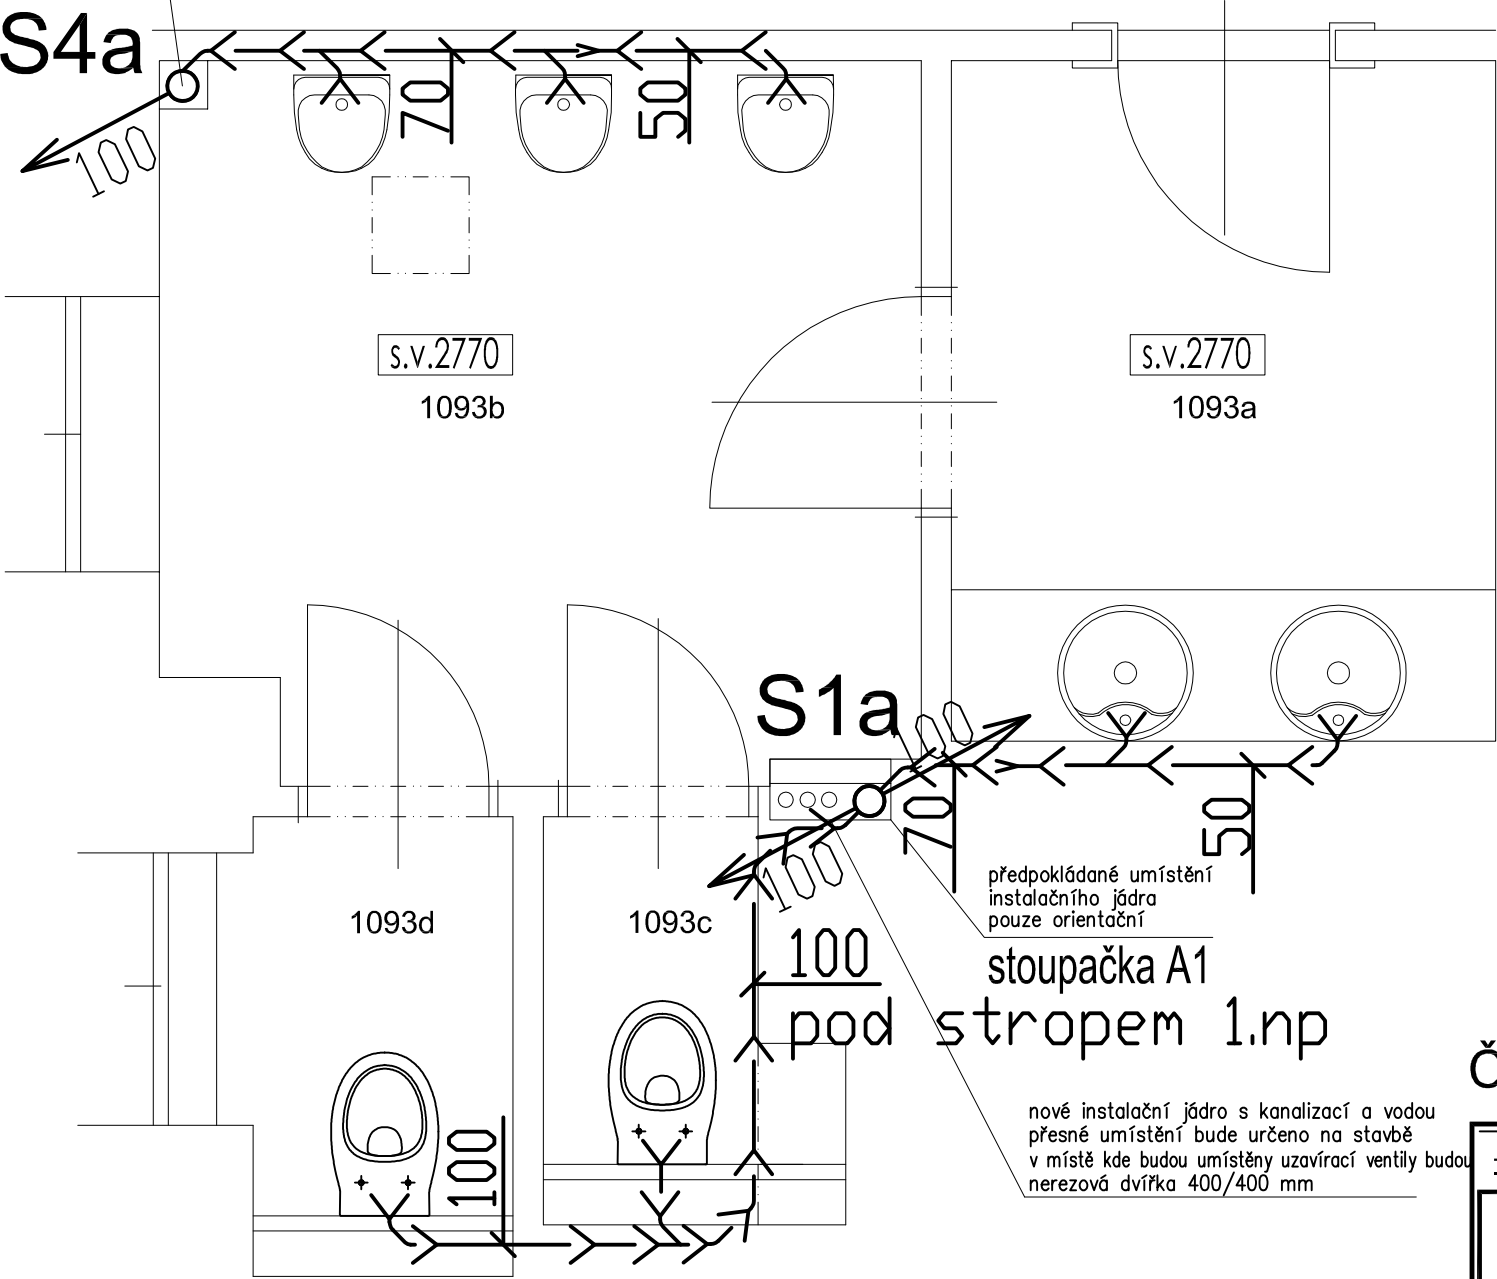


TABULKA MÍSTNOSTÍ 1093 - 2.NP, 1. PATRO


Č.M.	NÁZEV MÍSTNOSTI	m2	PODLAHA	STĚNY	STROP
1093a	VSTUPNÍ PŘEDSÍŇKA	4,19	DLAŽBA-nová	OBKLAD 2000 mm-nový OMÍTKA-stávající + nový nátěr	SDK-nový NÁTĚR-nový
1093b	PŘEDSÍŇKA	5,89	DLAŽBA-nová	OBKLAD 2000 mm-nový OMÍTKA-stávající + nový nátěr	SDK-nový NÁTĚR-nový
1093c	WC	0,93	DLAŽBA-nová	OBKLAD 2000 mm-nový OMÍTKA-stávající + nový nátěr	SDK-nový NÁTĚR-nový
1093d	WC	1,30	DLAŽBA-nová	OBKLAD 2000 mm-nový OMÍTKA-stávající + nový nátěr	SDK-nový NÁTĚR-nový
CELKEM		12,31			

POZNÁMKY:

- NOVÉ PŘIPOJOVACÍ POTRUBÍ BUDE PŘEDNOSTNĚ VEDENO VE STÁVAJÍCÍ TRASE, POKUD TO BUDE UČELNÉ A V SOULADU S NÁVRHEM NOVÉ DISPOZICE,
- STÁVAJÍCÍ ZAŘÍZOVACÍ PŘEDMĚTY BUDDOU DEMONTOVÁNY VČ. STÁVAJÍCÍHO PŘIPOJOVACÍ POTRUBÍ,
- PRO NOVÉ / UPRAVENÉ TRASY PŘIPOJOVACÍHO POTRUBÍ JE NUTNÉ PŘIPRAVIT DRAŽKY A PROSTUPY STAVEBNÍ KONSTRUKCÍ,
- PŘIPOJOVACÍ POTRUBÍ NEPŘEKROČÍ DÉLKU 6M, SPÁD POTRUBÍ BUDE V SOULADU S ČSN, ČISTÍCÍ KUSY BUDDOU DSAZENY, TAK ABY BYLO ZAJIŠTĚNO BEZPROBLÉMOVÉ UŽÍVÁNÍ VNITŘNÍ KANALIZACE.

ČÁST A

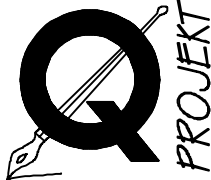±0,000 =			m.n.m.			VERZE:		a		PARE:									
 Q PROJEKT Bohuslava ze Švamberka 8 Praha 4  tel./fax: +420-261 216 619 e-mail: q-projekt@atlas.cz	GEN.PROJEKTANT : Ing. Jaroslav Borovička																		
	VYPRACOVAL : Ing. Jan Macek																		
	INVESTOR : Středočeský kraj, Krajský úřad, Zborovská 11, Praha 5, 150 21																		
	MÍSTO : Středočeský kraj, Krajský úřad, Zborovská 11, Praha 5, 150 21																		
	AKCE : Stavební úpravy WC																		
obsah výkresu											č. výkresu								
KANALIZACE - PŮDORYS 2.NP PÁNSKÉ TOALETY 1093											4a								
č. zakázky		formát		A3		datum		03/2020		účel		DPS		.dwg		měřítko		1:25	

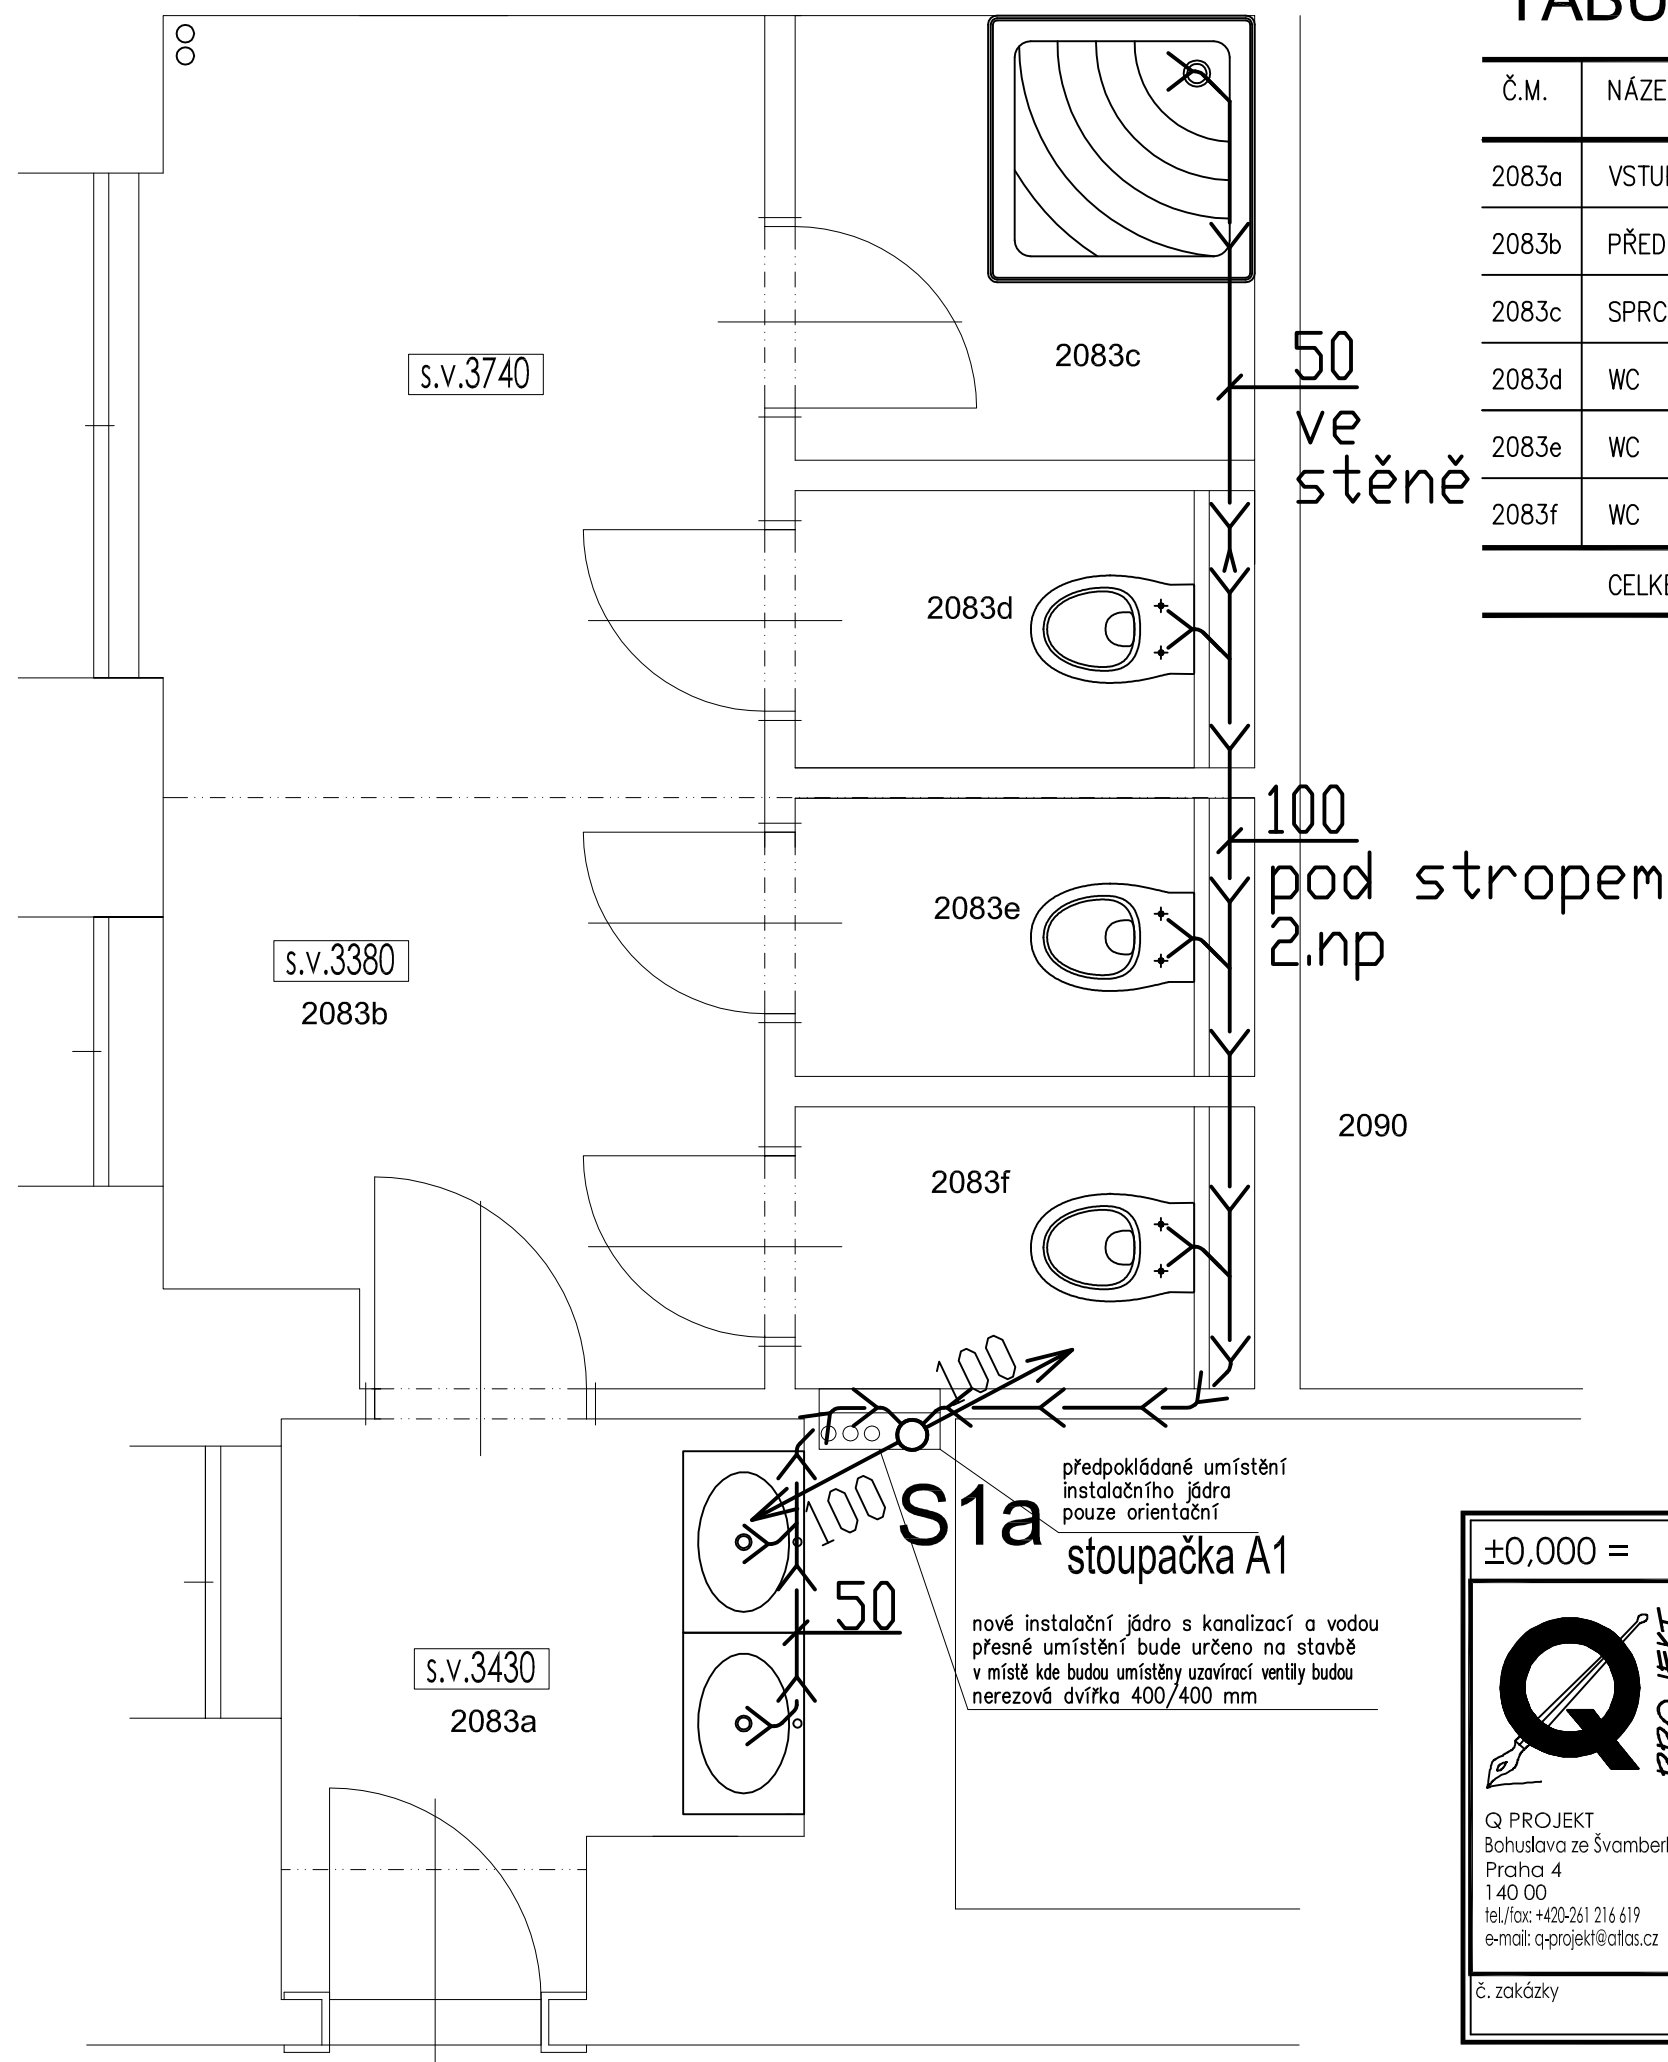

## TABULKA MÍSTNOSTÍ - 3.NP, 2. PATRO

Č.M.	NÁZEV MÍSTNOSTI	m2	PODLAHA	STĚNY	STROP
2083a	VSTUPNÍ PŘEDSÍŇKA	3,04	DLAŽBA–nová	OBKLAD 2000 mm–nový OMÍTKA–stávající + nový nátěr	SDK–nový NÁTĚR–nový
2083b	PŘEDSÍŇKA	9,02	DLAŽBA–nová	OBKLAD 2000 mm–nový OMÍTKA–stávající + nový nátěr	SDK–nový NÁTĚR–nový
2083c	SPRCHOVÝ KOUT	2,29	DLAŽBA–nová	OBKLAD 2000 mm–nový OMÍTKA–stávající + nový nátěr	SDK–nový NÁTĚR–nový
2083d	WC	1,27	DLAŽBA–nová	OBKLAD 2000 mm–nový OMÍTKA–stávající + nový nátěr	SDK–nový NÁTĚR–nový
2083e	WC	1,27	DLAŽBA–nová	OBKLAD 2000 mm–nový OMÍTKA–stávající + nový nátěr	SDK–nový NÁTĚR–nový
2083f	WC	1,29	DLAŽBA		
CELKEM		18,18			


### POZNÁMKY:

- NOVÉ PŘIPOJOVACÍ POTRUBÍ BUDE PŘEDNOSTNĚ VEDENO VE STÁVAJÍCÍ TRASE, POKUD TO BUDE UČELNÉ A V SOULADU S NÁVRHEM NOVE DISPOZICE,
- STÁVAJÍCÍ ZAŘIZOVACÍ PŘEDMĚTY BUDDU DEMONTOVÁNY VČ. STÁVAJÍCÍHO PŘIPOJOVACÍ POTRUBÍ,
- PRO NOVÉ / UPRAVENÉ TRASY PŘIPOJOVACÍHO POTRUBÍ JE NUTNÉ PŘIPRAVIT DRAŽKY A PROSTUPY STAVEBNÍ KONSTRUKCÍ,
- PŘIPOJOVACÍ POTRUBÍ NEPŘEKROČÍ DÉLKU 6M, SPÁD POTRUBÍ BUDE V SOULADU S ČSN, ČISTÍCÍ KUSY BUDDU DSAZENY, TAK ABY BYLO ZAJIŠTĚNO BEZPROBLÉMOVÉ UŽÍVÁNÍ VNITŘNÍ KANALIZACE.

±0,000 = m.n.m.		VERZE: a		PARE:					
 Q PROJEKT Bohuslava ze Švamberka 8 Praha 4 140 00 tel./fax: +420-261 216 619 e-mail: q-projekt@atlas.cz	GEN.PROJEKTANT : Ing. Jaroslav Borovička								
	VYPRACOVAL : Ing. Jan Macek								
	INVESTOR : Středočeský kraj, Krajský úřad, Zborovská 11, Praha 5, 150 21								
	MÍSTO : Středočeský kraj, Krajský úřad, Zborovská 11, Praha 5, 150 21								
	AKCE : Stavební úpravy WC								
obsah výkresu				č. výkresu					
KANALIZACE - PŮDORYS 3.NP DÁMSKÉ TOALETY 2083				5a					
č. zakázky	formát	A3	datum	03/2020	účel	DPS	.dwg	měřítko	1:25


TABULKA MÍSTNOSTÍ - 3.NP, 2. PATRO

Č.M.	NÁZEV MÍSTNOSTI	m2	PODLAHA	STĚNY	STROP
2090	KUCHYŇKA	3,20	DLAŽBA–nová	OBKLAD 2000 mm–nový OMÍTKA–stávající + nový nátěr	SDK–nový NÁTĚR–nový
CELKEM		3,20			

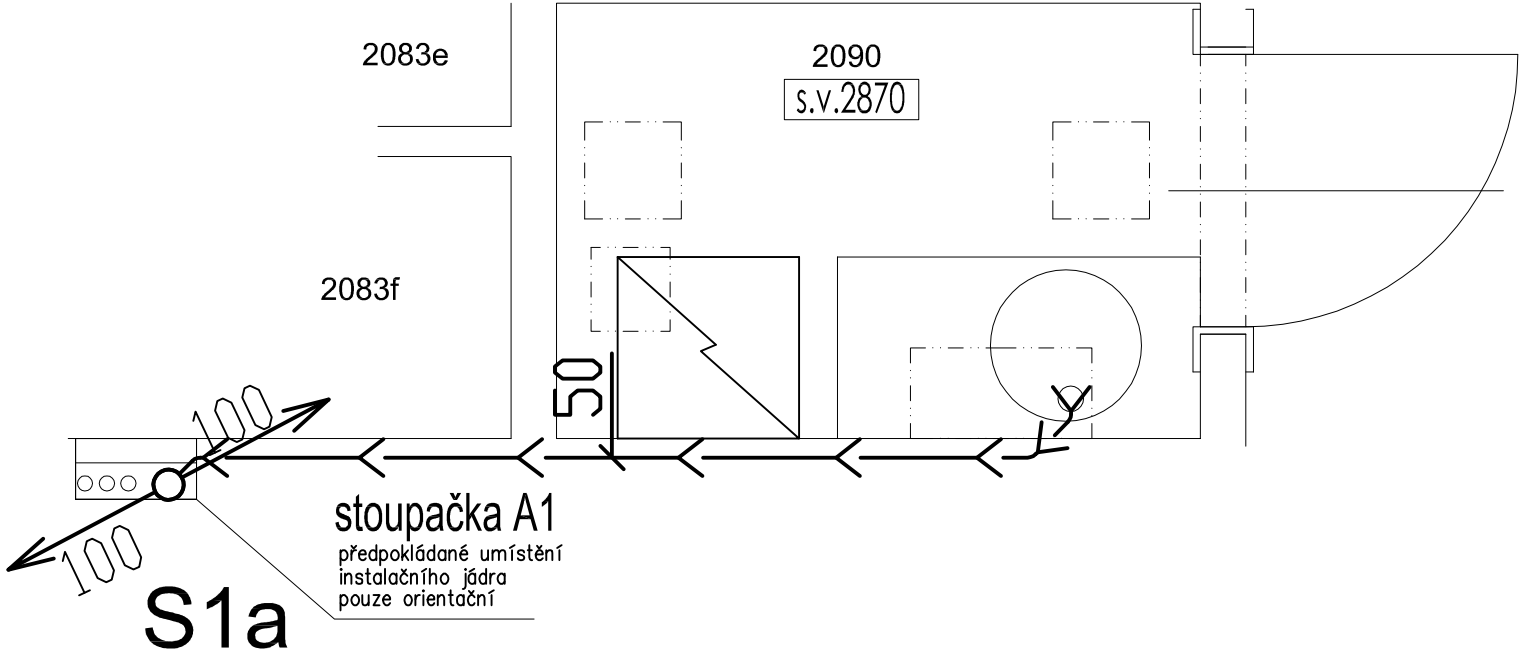

- POZNÁMKY:
- NOVÉ PŘIPOJOVACÍ POTRUBÍ BUDE PŘEDNOSTNĚ VEDENO VE STÁVAJÍCÍ TRASE, POKUD TO BUDE UČELNÉ A V SOULADU S NÁVRHEM NOVE DISPOZICE,
  - STÁVAJÍCÍ ZAŘIZOVACÍ PŘEDMĚTY BUDDOU DEMONTOVÁNY VČ. STÁVAJÍCÍHO PŘIPOJOVACÍ POTRUBÍ,
  - PRO NOVÉ / UPRAVENÉ TRASY PŘIPOJOVACÍHO POTRUBÍ JE NUTNÉ PŘIPRAVIT DRAŽKY A PROSTUPY STAVEBNÍ KONSTRUKCI,
  - PŘIPOJOVACÍ POTRUBÍ NEPŘEKROČÍ DÉLKU 6M, SPÁD POTRUBÍ BUDE V SOULADU S ČSN, ČISTÍCÍ KUSY BUDDOU DSAZENY, TAK ABY BYLO ZAJIŠTĚNO BEZPROBLÉMOVÉ UŽÍVÁNÍ VNITŘNÍ KANALIZACE.

ČÁST A

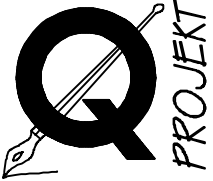±0,000 = m.n.m.			VERZE: a		PARE:
 Q PROJEKT Bohuslava ze Švamberka 8 Praha 4 140 00 tel./fax: +420-261 216 619 e-mail: q-projekt@atlas.cz	GEN.PROJEKTANT : Ing. Jaroslav Borovička				
	VYPRACOVAL : Ing. Jan Macek				
	INVESTOR : Středočeský kraj, Krajský úřad, Zborovská 11, Praha 5, 150 21				
	MÍSTO : Středočeský kraj, Krajský úřad, Zborovská 11, Praha 5, 150 21				
	AKCE : Stavební úpravy WC				
obsah výkresu		KANALIZACE - PŮDORYS 3.NP KUCHYŇKA 2090			č. výkresu 6a
č. zakázky	formát A3	datum 03/2020	účel DPS	.dwg	měřítko 1:25


TABULKA MÍSTNOSTÍ - 4.NP, 3. PATRO

Č.M.	NÁZEV MÍSTNOSTI	m2	PODLAHA	STĚNY	STROP
3078a	SPRCHOVÝ KOUT VČETNĚ ZÁDVEŘÍ	2,85	DLAŽBA–nová	OBKLAD 2000 mm–nový OMÍTKA–stávající + nový nátěr	SDK–stávající NÁTĚR–nový
3078b	PŘEDSÍŇKA	3,23	DLAŽBA–nová	OBKLAD 2000 mm–nový OMÍTKA–stávající + nový nátěr	SDK–stávající NÁTĚR–stávající
3078c	WC	1,46	DLAŽBA–nová	OBKLAD 2000 mm–nový OMÍTKA–stávající + nový nátěr	SDK–stávající NÁTĚR–nový
CELKEM		7,54			


POZNÁMKY:

- NOVÉ PŘIPOJOVACÍ POTRUBÍ BUDE PŘEDNOSTNĚ VEDENO VE STÁVAJÍCÍ TRASE, POKUD TO BUDE ÚČELNÉ A V SOULADU S NÁVRHEM NOVE DISPOZICE,
- STÁVAJÍCÍ ZAŘIZOVACÍ PŘEDMĚTY BUDDU DEMONTOVÁNY VČ. STÁVAJÍCÍHO PŘIPOJOVACÍ POTRUBÍ,
- PRO NOVÉ / UPRAVENÉ TRASY PŘIPOJOVACÍHO POTRUBÍ JE NUTNÉ PŘIPRAVIT DŘÁŽKY A PROSTUPY STAVEBNÍ KONSTRUKCÍ,
- PŘIPOJOVACÍ POTRUBÍ NEPŘEKROČÍ DÉLKU 6M, SPÁD POTRUBÍ BUDE V SOULADU S ČSN, ČISTÍCÍ KUSY BUDDU DSAZENY, TAK ABY BYLO ZAJIŠTĚNO BEZPROBLÉMOVÉ UŽÍVÁNÍ VNITŘNÍ KANALIZACE.

ČÁST A

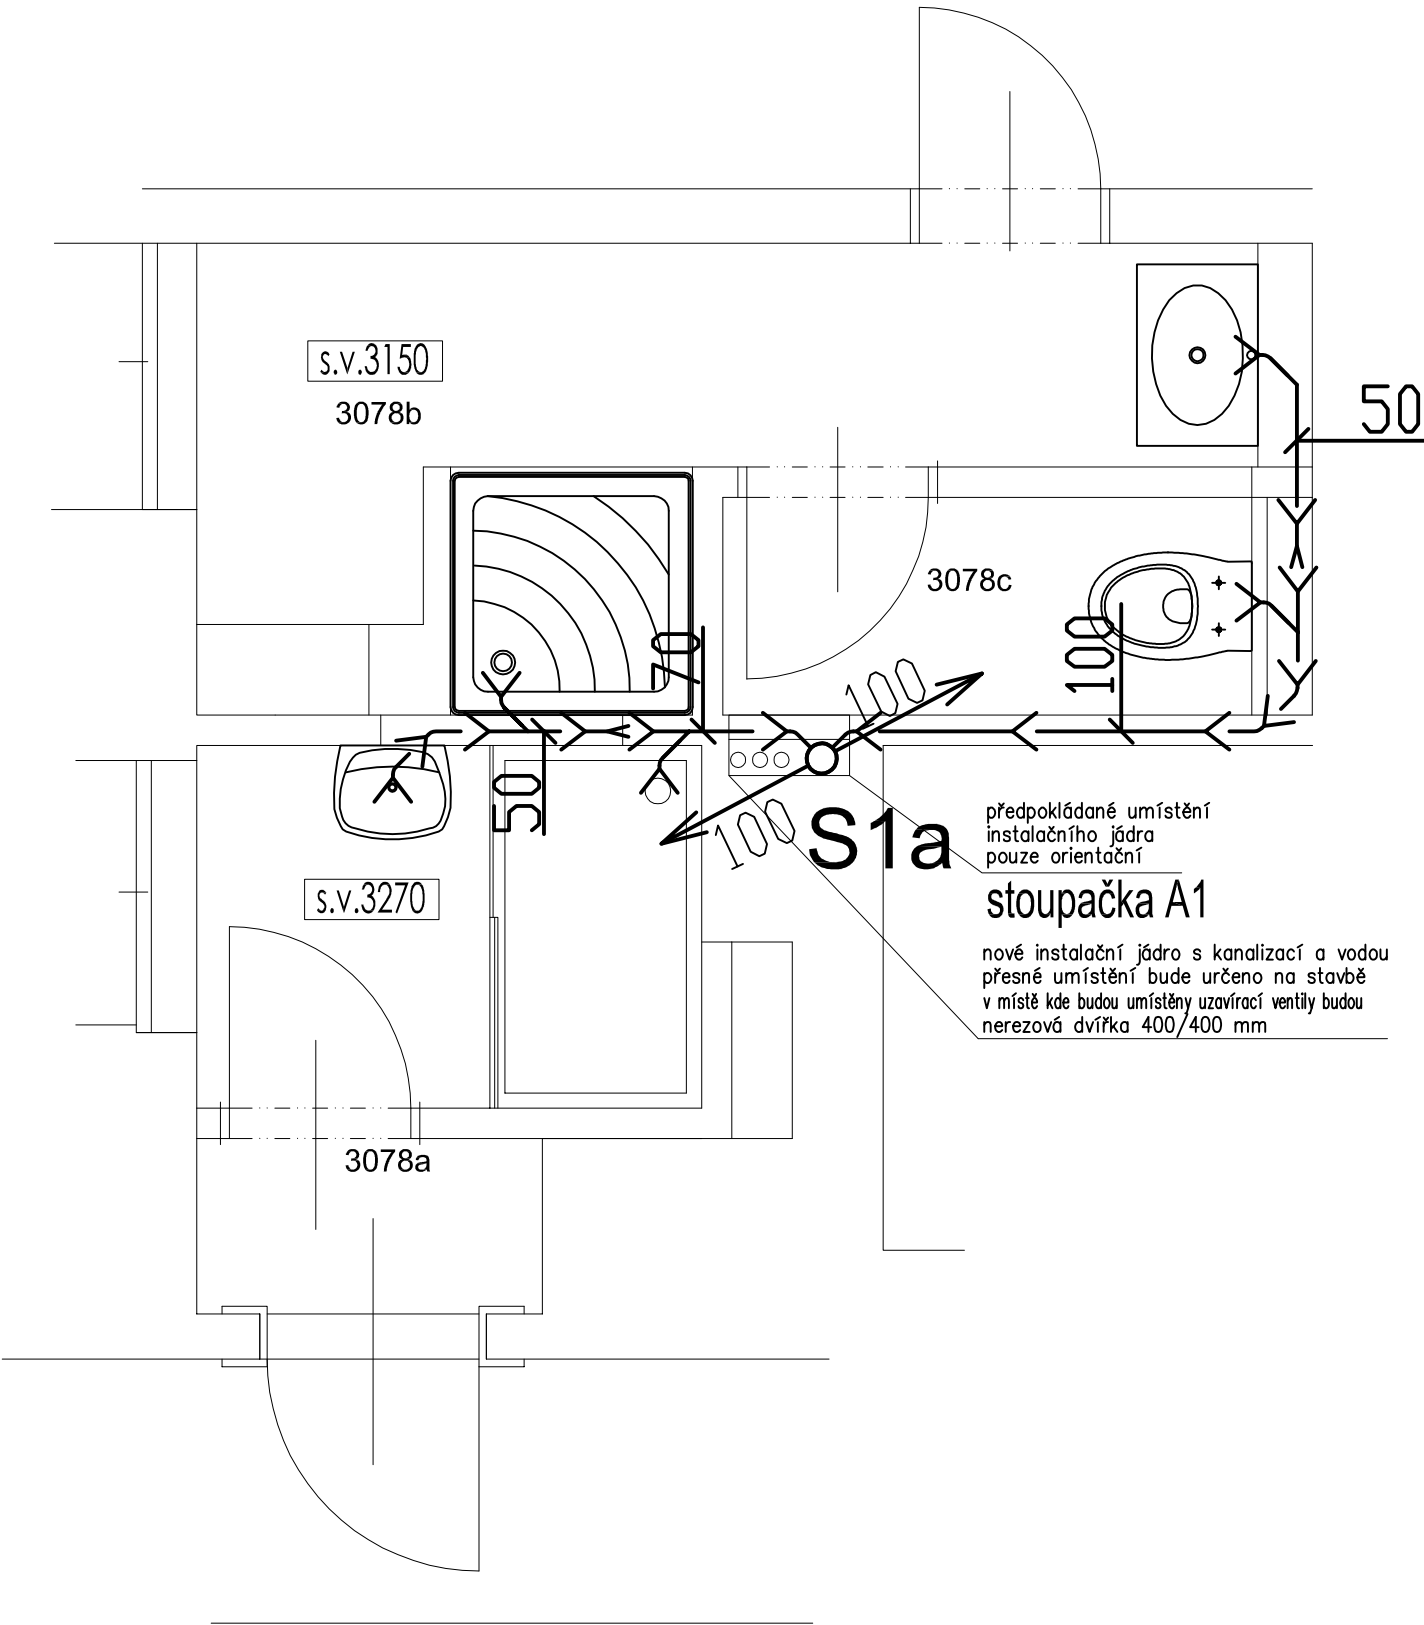

±0,000 =			m.n.m.			VERZE:		a		PARE:									
 <p>Q PROJEKT Bohuslava ze Švamberka 8 Praha 4 140 00 tel./fax: +420-261 216 619 e-mail: q-projekt@atlas.cz</p>	GEN.PROJEKTANT : Ing. Jaroslav Borovička																		
	VYPRACOVAL : Ing. Jan Macek																		
	INVESTOR : Středočeský kraj, Krajský úřad, Zborovská 11, Praha 5, 150 21																		
	MÍSTO : Středočeský kraj, Krajský úřad, Zborovská 11, Praha 5, 150 21																		
	AKCE : Stavební úpravy WC																		
	obsah výkresu																		
KANALIZACE - PŮDORYS 4.NP SPRCHOVÝ KOUT a DÁMSKÉ TOALETY 3078										č. výkresu  7a									
č. zakázky		formát		A3		datum		03/2020		účel		DPS		.dwg		měřítko		1:25	

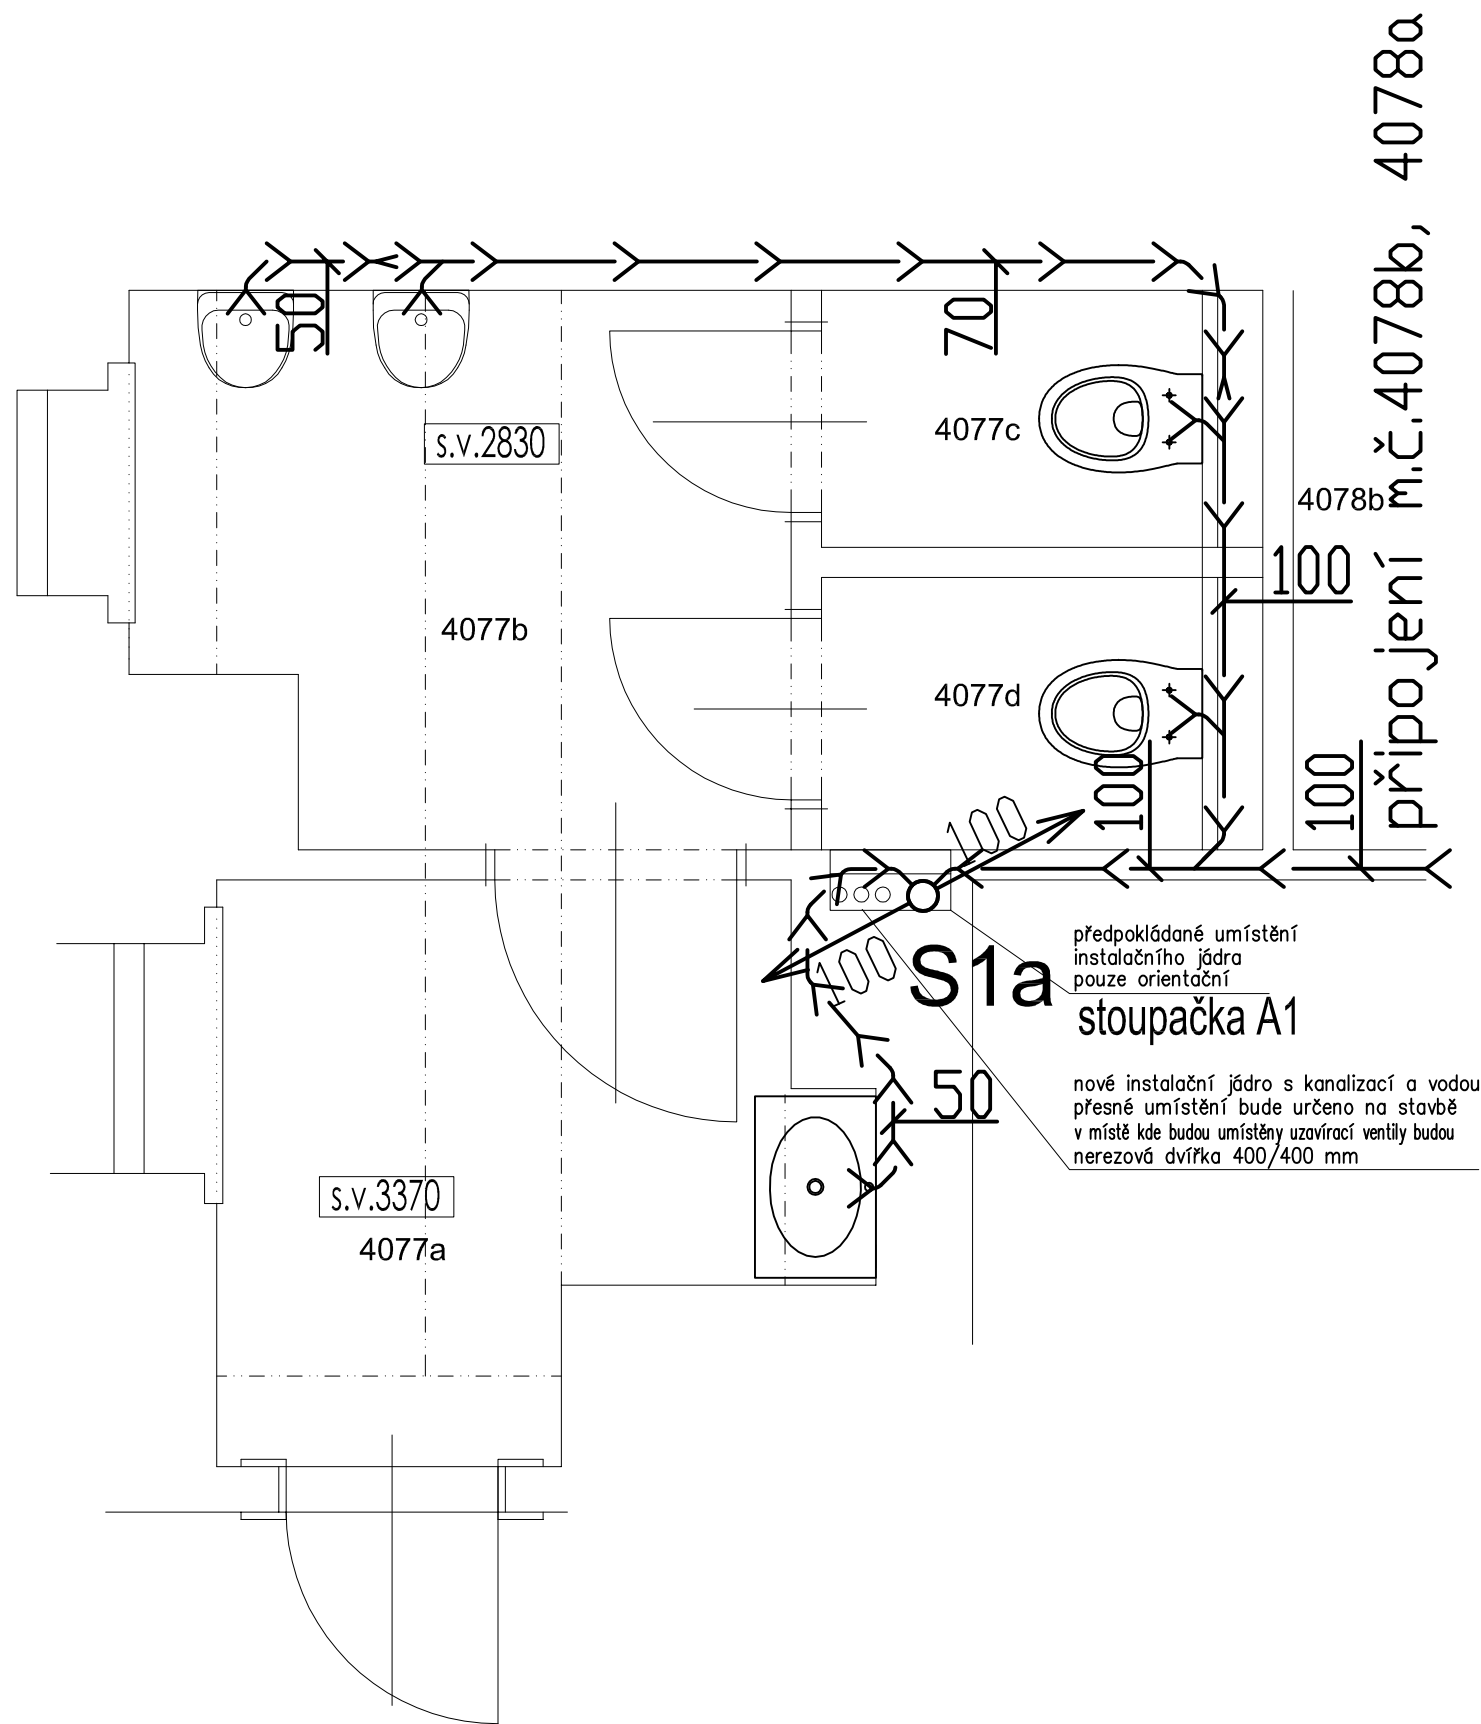

## TABULKA MÍSTNOSTÍ - 5.NP, 4. PATRO


Č.M.	NÁZEV MÍSTNOSTI	m2	PODLAHA	STĚNY	STROP
4077a	VSTUPNÍ PŘEDSÍŇKA	3,41	DLAŽBA–nová	OBKLAD 2000 mm–nový OMÍTKA–stávající + nový nátěr	SDK–nový NÁTĚR–nový
4077b	PŘEDSÍŇKA	3,72	DLAŽBA–nová	OBKLAD 2000 mm–nový OMÍTKA–stávající + nový nátěr	SDK–nový NÁTĚR–nový
4077c	WC	1,13	DLAŽBA–nová	OBKLAD 2000 mm–nový OMÍTKA–stávající + nový nátěr	SDK–nový NÁTĚR–nový
4077d	WC	1,19			
CELKEM		9,45			

### POZNÁMKY:

- NOVÉ PŘIPOJOVACÍ POTRUBÍ BUDE PŘEDNOSTNĚ VEDENO VE STÁVAJÍCÍ TRASE, POKUD TO BUDE UČELNÉ A V SOULADU S NÁVRHEM NOVE DISPOZICE,
- STÁVAJÍCÍ ZAŘÍZOVACÍ PŘEDMĚTY BUDDU DEMONTOVÁNY VČ. STÁVAJÍCÍHO PŘIPOJOVACÍ POTRUBÍ,
- PRO NOVÉ / UPRAVENÉ TRASY PŘIPOJOVACÍHO POTRUBÍ JE NUTNÉ PŘIPRAVIT DRAŽKY A PROSTUPY STAVEBNÍ KONSTRUKCÍ,
- PŘIPOJOVACÍ POTRUBÍ NEPŘEKROČÍ DÉLKU 6M, SPÁD POTRUBÍ BUDE V SOULADU S ČSN, ČISTÍCÍ KUSY BUDDU DSAZENY, TAK ABY BYLO ZAJIŠTĚNO BEZPROBLÉMOVÉ UŽÍVÁNÍ VNITŘNÍ KANALIZACE.

## ČÁST A

±0,000 =		m.n.m.		VERZE:		a		PARE:			
 Q PROJEKT Bohuslava ze Švamberka 8 Praha 4 140 00 tel./fax: +420-261 216 619 e-mail: q-projekt@atlas.cz	GEN.PROJEKTANT :		Ing. Jaroslav Borovička								
	VYPRACOVAL :		Ing. Jan Macek								
	INVESTOR :		Středočeský kraj, Krajský úřad, Zborovská 11, Praha 5, 150 21								
	MÍSTO :		Středočeský kraj, Krajský úřad, Zborovská 11, Praha 5, 150 21								
	AKCE :		Stavební úpravy WC								
		obsah výkresu		KANALIZACE - PŮDORYS 5.NP PÁNSKÉ TOALETY 4077					č. výkresu  8a		
č. zakázky		formát  A3		datum  03/2020		účel  DPS		.dwg		měřítko  1:25	

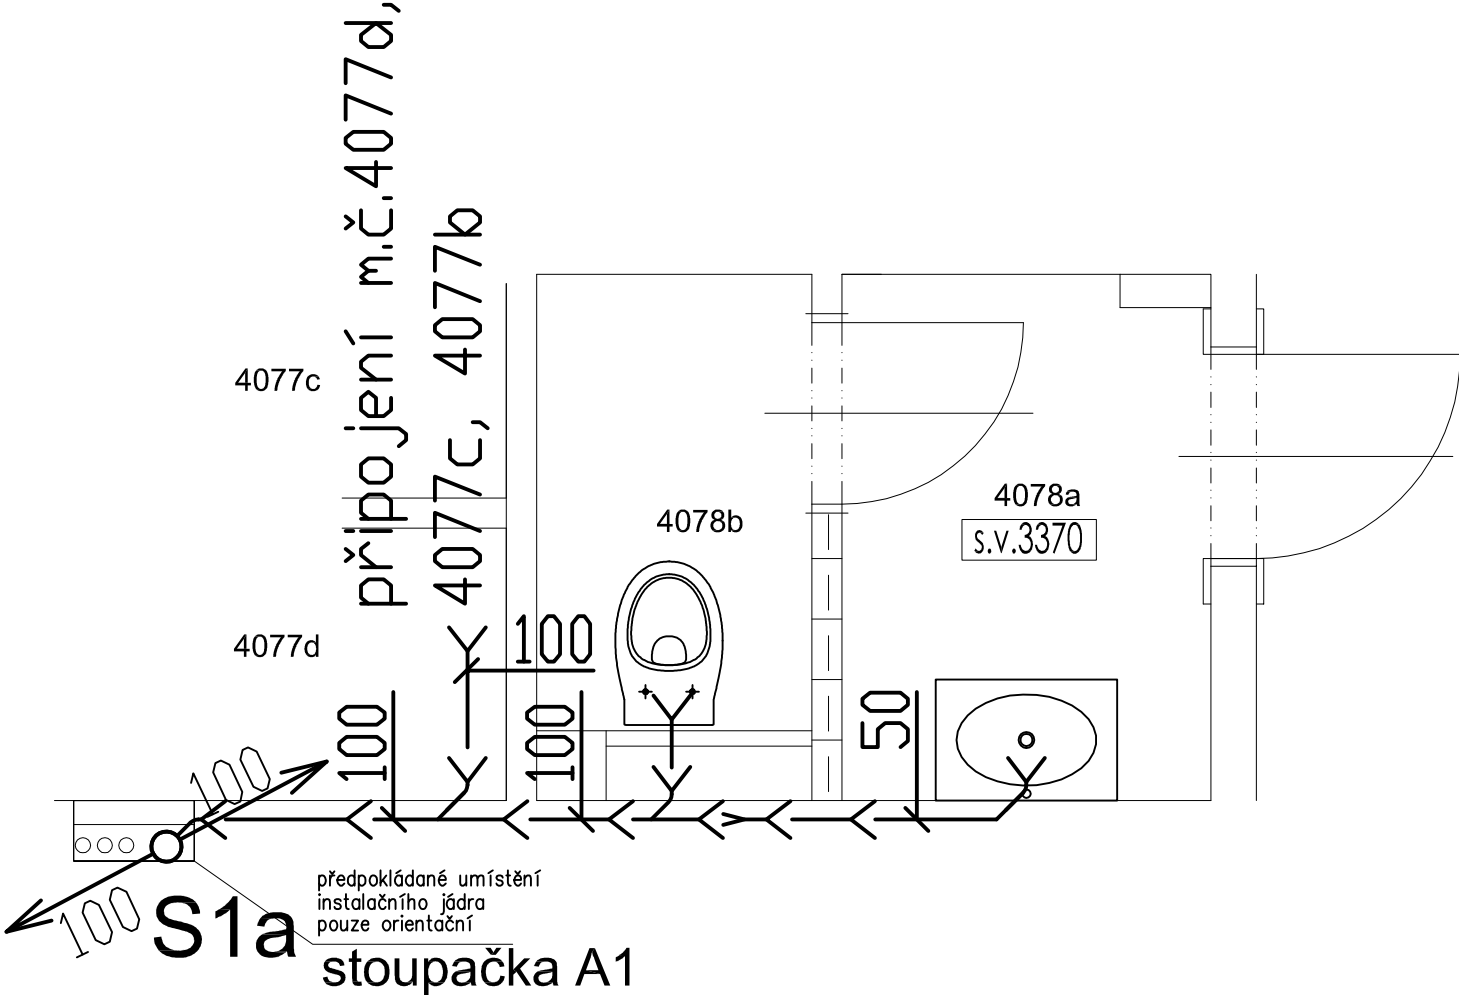


# TABULKA MÍSTNOSTÍ - 5.NP, 4 PATRO

Č.M.	NÁZEV MÍSTNOSTI	m2	PODLAHA	STĚNY	STROP
4078a	VSTUPNÍ PŘEDSÍŇKA	2,09	DLAŽBA–nová	OBKLAD 2000 mm–nový OMÍTKA–stávající + nový nátěr	SDK–nový NÁTĚR–nový
4078b	WC	1,37	DLAŽBA–nová	OBKLAD 2000 mm–nový OMÍTKA–stávající + nový nátěr	SDK–nový NÁTĚR–nový
CELKEM		3,46			

- POZNÁMKY:**
- NOVÉ PŘIPOJOVACÍ POTRUBÍ BUDE PŘEDNOSTNĚ VEDENO VE STÁVAJÍCÍ TRASE, POKUD TO BUDE UČELNÉ A V SOULADU S NÁVRHEM NOVÉ DISPOZICE,
  - STÁVAJÍCÍ ZAŘIZOVACÍ PŘEDMĚTY BUDDOU DEMONTOVÁNY VČ. STÁVAJÍCÍHO PŘIPOJOVACÍ POTRUBÍ,
  - PRO NOVÉ / UPRAVENÉ TRASY PŘIPOJOVACÍHO POTRUBÍ JE NUTNÉ PŘIPRAVIT DRAŽKY A PROSTUPY STAVEBNÍ KONSTRUKCÍ,
  - PŘIPOJOVACÍ POTRUBÍ NEPŘEKROČÍ DÉLKU 6M, SPÁD POTRUBÍ BUDE V SOULADU S ČSN, ČISTÍCÍ KUSY BUDDOU OSAZENY, TAK ABY BYLO ZAJIŠTĚNO BEZPROBLÉMOVÉ UŽÍVÁNÍ VNITŘNÍ KANALIZACE.

## ČÁST A

±0,000 =		m.n.m.		VERZE:		a	PARE:		
 Q PROJEKT Bohuslava ze Švamberka 8 Praha 4 140 00 tel./fax: +420-261 216 619 e-mail: q-projekt@atlas.cz	GEN.PROJEKTANT : Ing. Jaroslav Borovička								
	VYPRACOVAL : Ing. Jan Macek								
	INVESTOR : Středočeský kraj, Krajský úřad, Zborovská 11, Praha 5, 150 21								
	MÍSTO : Středočeský kraj, Krajský úřad, Zborovská 11, Praha 5, 150 21								
	AKCE : Stavební úpravy WC								
	obsah výkresu					č. výkresu			
KANALIZACE - PŮDORYS 5.NP DÁMSKÉ TOALETY 4078					9a				
č. zakázky	formát	A3	datum	03/2020	účel	DPS	.dwg	měřítko	1:25

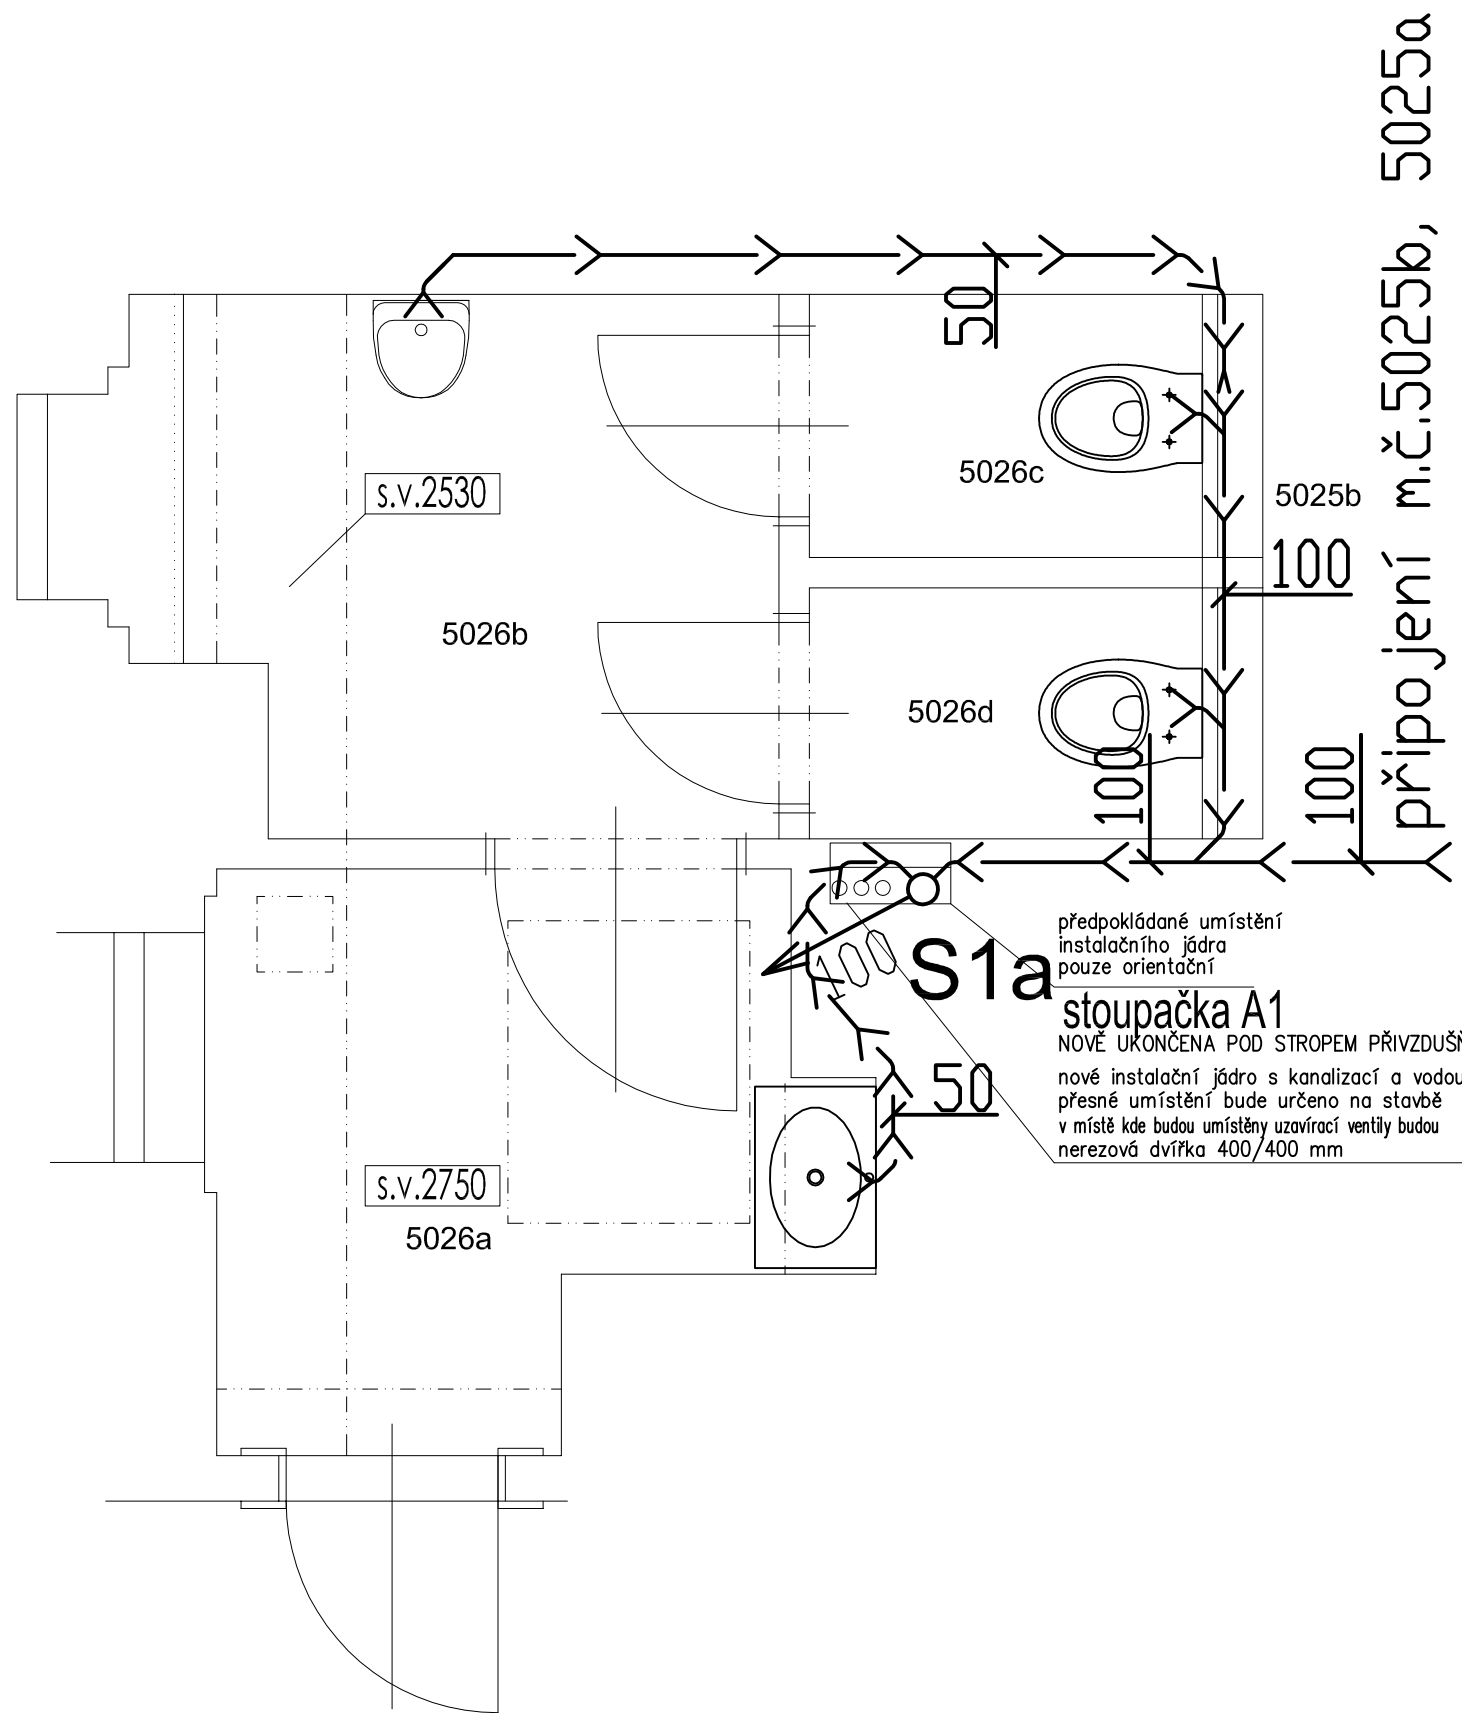

## TABULKA MÍSTNOSTÍ - 6.NP, 5. PATRO


Č.M.	NÁZEV MÍSTNOSTI	m2	PODLAHA	STĚNY	STROP
5026a	VSTUPNÍ PŘEDSÍŇKA	3,41	DLAŽBA–nová	OBKLAD 2000 mm–nový OMÍTKA–stávající + nový nátěr	OMÍTKA+nový nátěr
5026b	PŘEDSÍŇKA	3,60	DLAŽBA–nová	OBKLAD 2000 mm–nový OMÍTKA–stávající + nový nátěr	OMÍTKA+nový nátěr
5026c	WC	1,19	DLAŽBA–nová	OBKLAD 2000 mm–nový OMÍTKA–stávající + nový nátěr	OMÍTKA+nový nátěr
5026d	WC	1,14	DLAŽBA–nová	OBKLAD 2000 mm–nový OMÍTKA–stávající + nový nátěr	OMÍTKA+nový nátěr
CELKEM		9,34			


5025a

### POZNÁMKY:

- NOVÉ PŘIPOJOVACÍ POTRUBÍ BUDE PŘEDNOSTNĚ VEDENO VE STÁVAJÍCÍ TRASE, POKUD TO BUDE UČELNÉ A V SOULADU S NÁVRHEM NOVE DISPOZICE,
- STÁVAJÍCÍ ZAŘÍZOVACÍ PŘEDMĚTY BUDDU DEMONTOVÁNY VČ. STÁVAJÍCÍHO PŘIPOJOVACÍ POTRUBÍ,
- PRO NOVÉ / UPRAVENÉ TRASY PŘIPOJOVACÍHO POTRUBÍ JE NUTNÉ PŘIPRAVIT DRAŽKY A PROSTUPY STAVEBNÍ KONSTRUKCÍ,
- PŘIPOJOVACÍ POTRUBÍ NEPŘEKROČÍ DÉLKU 6M, SPÁD POTRUBÍ BUDE V SOULADU S ČSN, ČISTÍCÍ KUSY BUDDU DSAZENY, TAK ABY BYLO ZAJIŠTĚNO BEZPROBLÉMOVÉ UŽÍVÁNÍ VNITŘNÍ KANALIZACE.

## ČÁST A

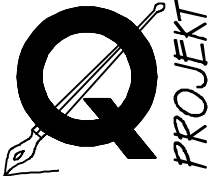±0,000 =		m.n.m.		VERZE:		a		PARE:			
	GEN.PROJEKTANT :		Ing. Jaroslav Borovička								
	VYPRACOVAL :		Ing. Jan Macek								
	INVESTOR :		Středočeský kraj, Krajský úřad, Zborovská 11, Praha 5, 150 21								
	MÍSTO :		Středočeský kraj, Krajský úřad, Zborovská 11, Praha 5, 150 21								
	AKCE :		Stavební úpravy WC								
<div>Q PROJEKT Bohuslava ze Švamberka 8 Praha 4 140 00 tel./fax: +420-261 216 619 e-mail: q-projekt@atlas.cz</div>		obsah výkresu		KANALIZACE - PŮDORYS 6.NP PÁNSKÉ TOALETY 5026				č. výkresu  10a			
č. zakázky		formát  A3		datum  03/2020		účel  DPS		.dwg		měřítko  1:25	

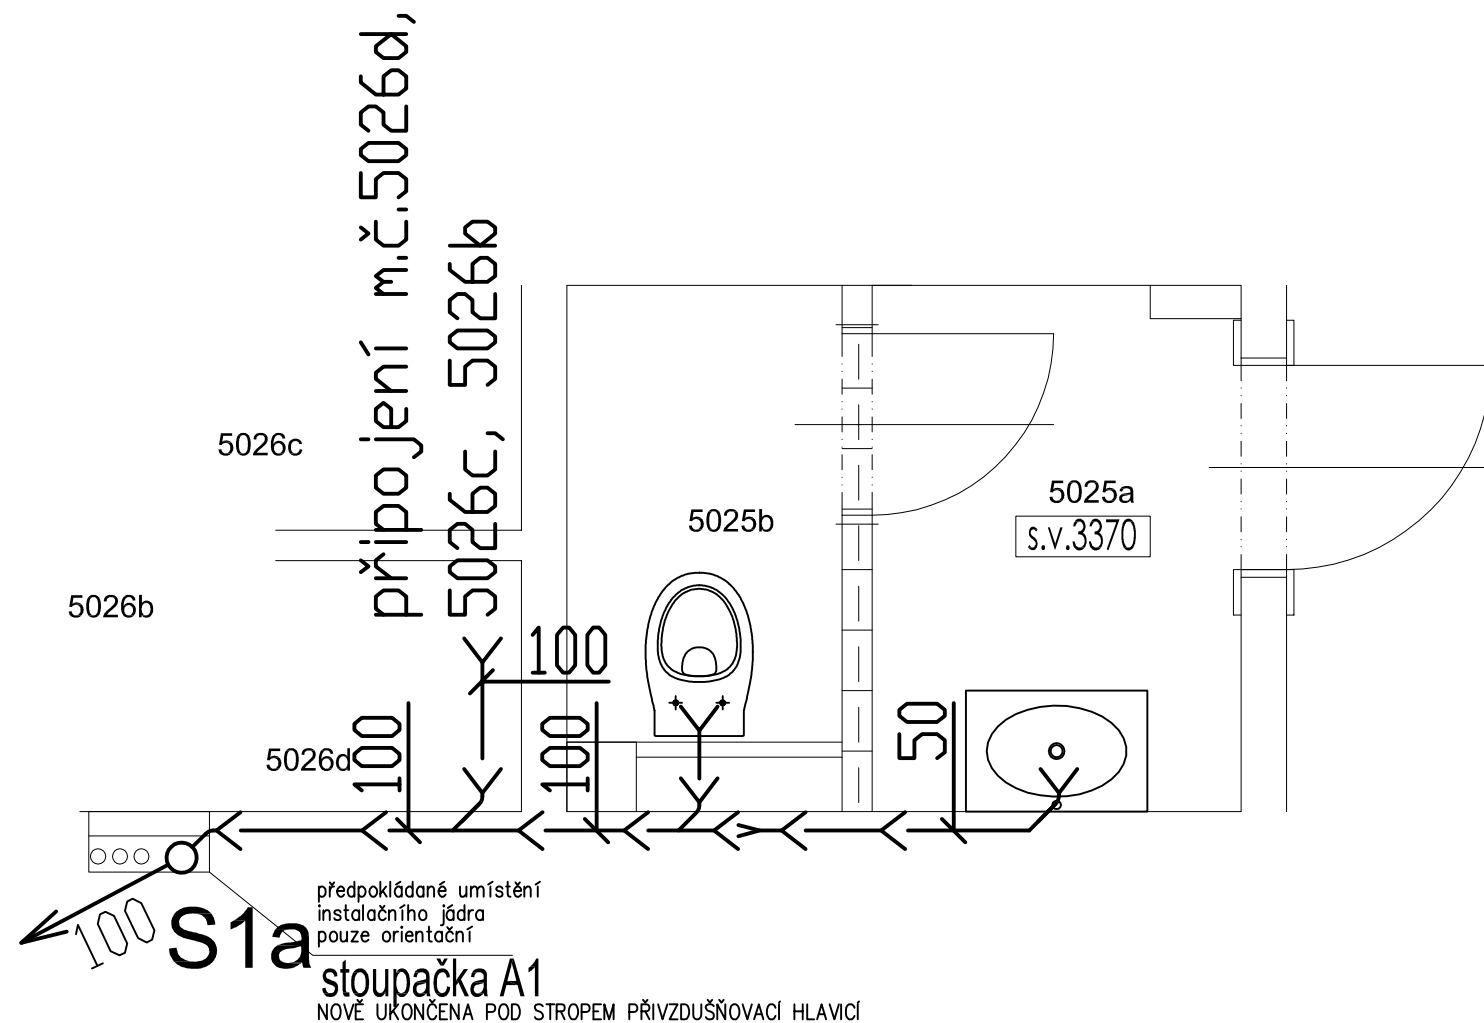

## TABULKA MÍSTNOSTÍ - 6.NP, 5. PATRO

Č.M.	NÁZEV MÍSTNOSTI	m2	PODLAHA	STĚNY	STROP
5025a	VSTUPNÍ PŘEDSÍŇKA	2,09	DLAŽBA–nová	OBKLAD 2000 mm–nový OMÍTKA–stávající + nový nátěr	SDK–stávající NÁTĚR–nový
5025b	WC	1,37	DLAŽBA–nová	OBKLAD 2000 mm–nový OMÍTKA–stávající + nový nátěr	SDK–stávající NÁTĚR–nový
CELKEM		3,46			

### POZNÁMKY:


- NOVÉ PŘIPOJOVACÍ POTRUBÍ BUDE PŘEDNOSTNĚ VEDENO VE STÁVAJÍCÍ TRASE, POKUD TO BUDE UČELNÉ A V SOULADU S NÁVRHEM NOVE DISPOZICE,
- STÁVAJÍCÍ ZAŘIZOVACÍ PŘEDMĚTY BUDOU DEMONTOVÁNY VČ. STÁVAJÍCÍHO PŘIPOJOVACÍ POTRUBÍ,
- PRO NOVÉ / UPRAVENÉ TRASY PŘIPOJOVACÍHO POTRUBÍ JE NUTNÉ PŘIPRAVIT DRAŽKY A PROSTUPY STAVEBNÍ KONSTRUKCI,
- PŘIPOJOVACÍ POTRUBÍ NEPŘEKROČÍ DÉLKU 6M, SPÁD POTRUBÍ BUDE V SOULADU S ČSN, ČISTÍCÍ KUSY BUDOU DSAZENY, TAK ABY BYLO ZAJIŠTĚNO BEZPROBLÉMOVÉ UŽÍVÁNÍ VNITŘNÍ KANALIZACE.

## ČÁST A

±0,000 =		m.n.m.		VERZE:		a	PARE:			
 Q PROJEKT Bohuslava ze Švamberka 8 Praha 4 140 00 tel./fax: +420-261 216 619 e-mail: q-projekt@atlas.cz	GEN.PROJEKTANT : Ing. Jaroslav Borovička									
	VYPRACOVAL : Ing. Jan Macek									
	INVESTOR : Středočeský kraj, Krajský úřad, Zborovská 11, Praha 5, 150 21									
	MÍSTO : Středočeský kraj, Krajský úřad, Zborovská 11, Praha 5, 150 21									
	AKCE : Stavební úpravy WC									
obsah výkresu							č. výkresu			
KANALIZACE - PŮDORYS 6.NP DÁMSKÉ TOALETY 5025							11a			
č. zakázky		formát	A3	datum	03/2020	účel	DPS	.dwg	měřítko	1:25

TABULKA MÍSTNOSTÍ - 1.NP, PŘÍZEMÍ


Č.M.	NÁZEV MÍSTNOSTI	m2	PODLAHA	STĚNY	STROP
1001a	VSTUPNÍ PŘEDSÍŇKA	4,15	DLAŽBA-nová	OBKLAD 2000 mm-nový OMÍTKA-stávající + nový nátěr	SDK-nový NÁTĚR-nový
1001b	SKLAD	8,22	DLAŽBA-nová	OBKLAD 2000 mm-nový OMÍTKA-stávající + nový nátěr	SDK-nový NÁTĚR-nový
CELKEM		12,37			

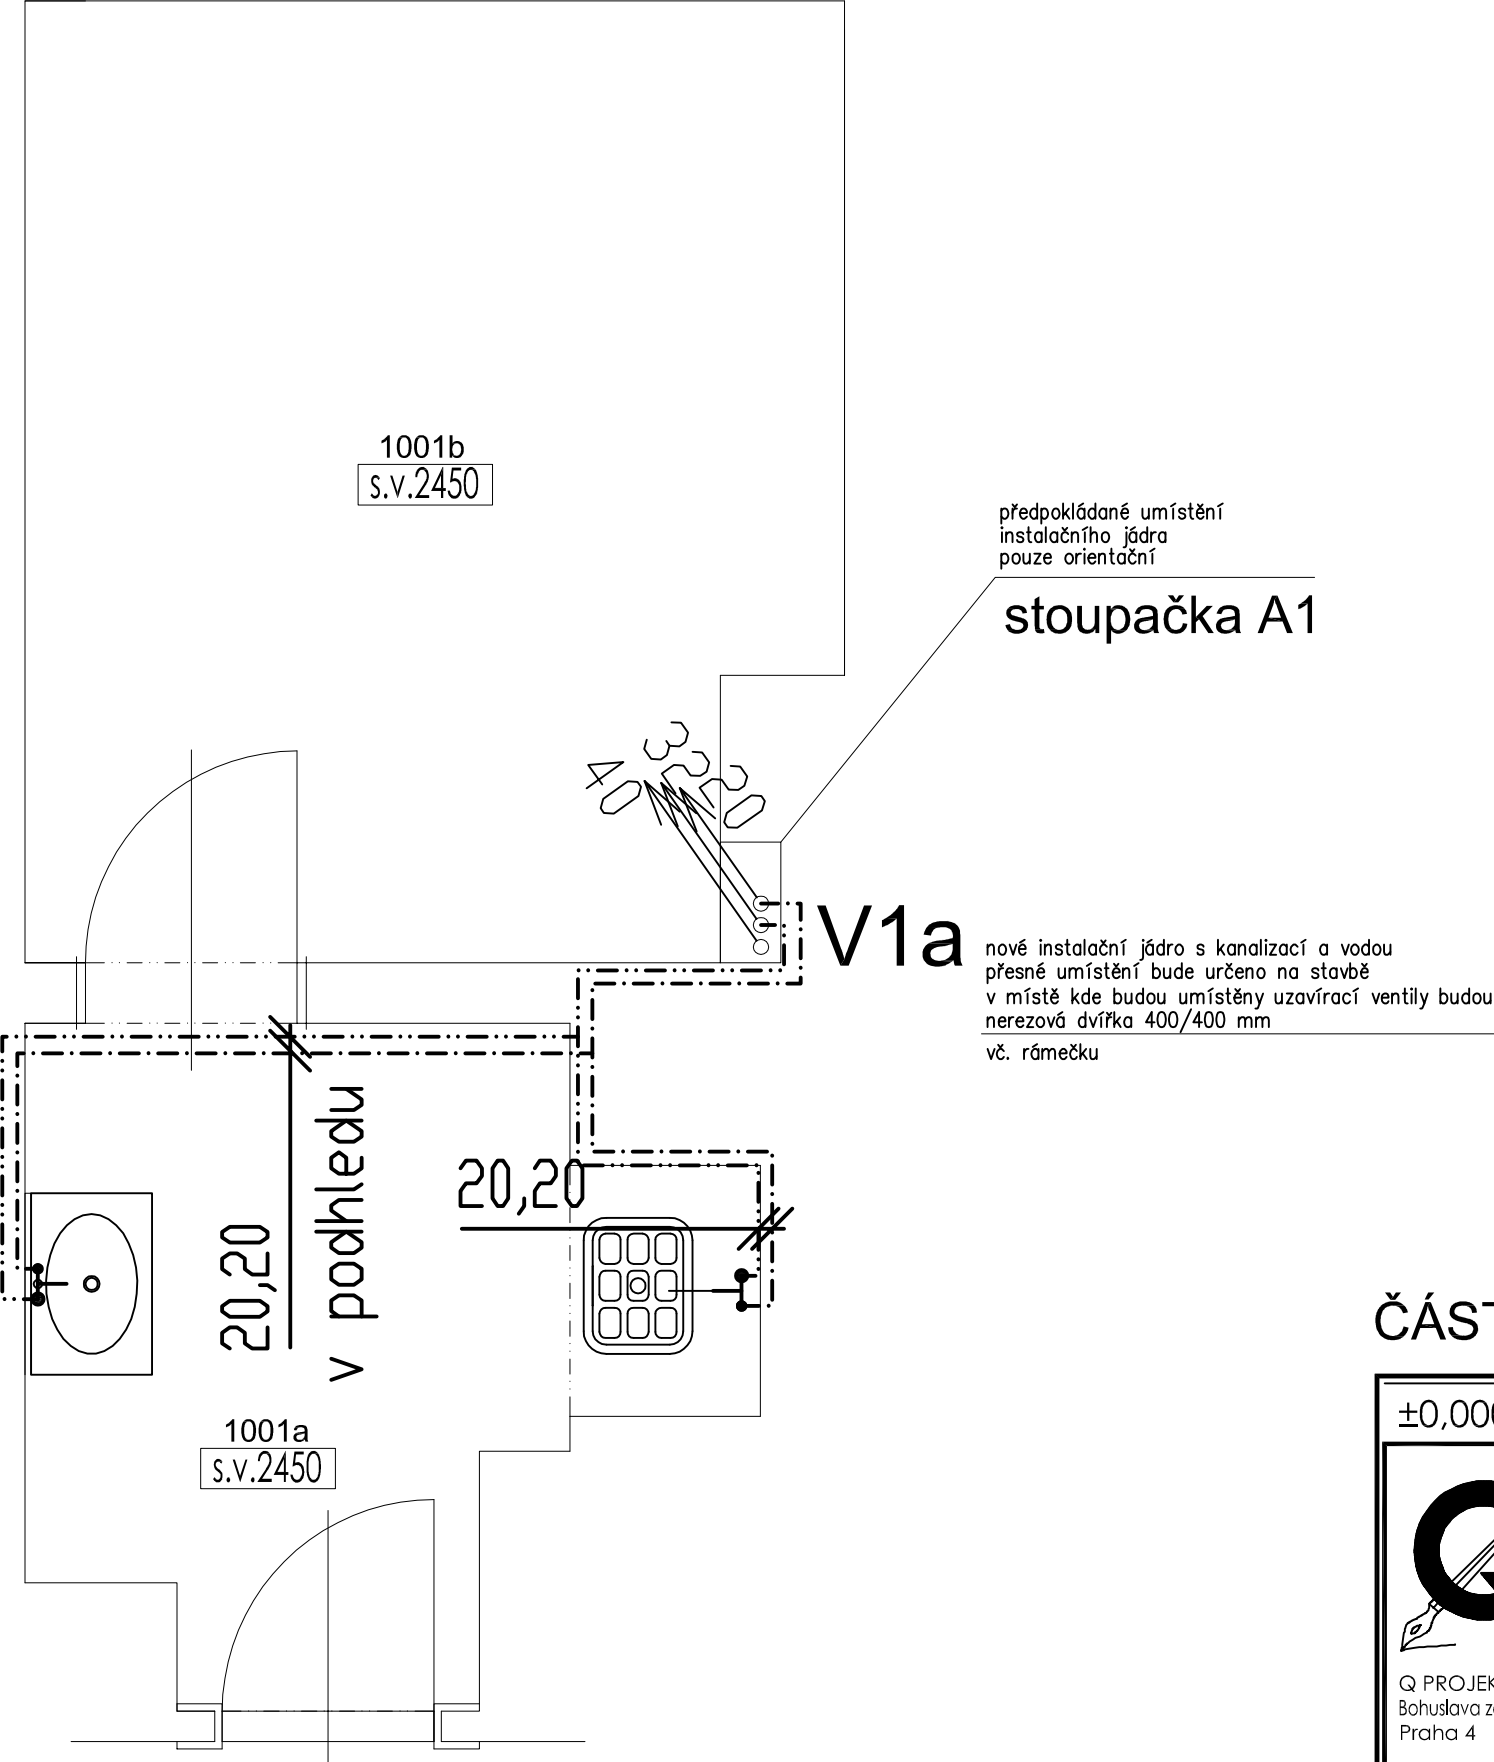


POZNÁMKY:

- NOVÉ PŘIPOJOVACÍ POTRUBÍ BUDE PŘEDNOSTNĚ VEDENO VE STÁVAJÍCÍ TRASE, POKUD TO BUDE UČELNÉ A V SOULADU S NÁVRHEM NOVE DISPOZICE,
- STÁVAJÍCÍ ZAŘIZOVACÍ PŘEDMĚTY BUDOU DEMONTOVÁNY VČ. STÁVAJÍCÍHO PŘIPOJOVACÍ POTRUBÍ,
- PRO NOVÉ / UPRAVENÉ TRASY PŘIPOJOVACÍHO POTRUBÍ JE NUTNÉ PŘIPRAVIT DRAŽKY A PROSTUPY STAVEBNÍ KONSTRUKCÍ,
- PŘIPOJOVACÍ POTRUBÍ NEPŘEKROČÍ DÉLKU 6M, SPÁD POTRUBÍ BUDE PROVEDEN TAK, ABY BYLO POTRUBÍ MOŽNO VYPUSTIT (SMĚREM K VYPOUŠTĚCÍM ARMATURÁM A ZAŘIZOVACÍM PŘEDMĚTŮM).

ČÁST A

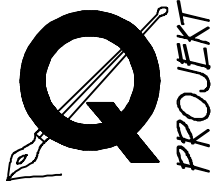±0,000 =		m.n.m.		VERZE:		a		PARE:	
 <p>Q PROJEKT Bohuslava ze Švamberka 8 Praha 4  tel./fax: +420-261 216 619 e-mail: q-projekt@atlas.cz</p>	GEN.PROJEKTANT : Ing. Jaroslav Borovička								
	VYPRACOVAL : Ing. Jan Macek								
	INVESTOR : Středočeský kraj, Krajský úřad, Zborovská 11, Praha 5, 150 21								
	MÍSTO : Středočeský kraj, Krajský úřad, Zborovská 11, Praha 5, 150 21								
	AKCE : Stavební úpravy WC								
		obsah výkresu						č. výkresu	
		VODOVOD - PŮDORYS 1.NP SKLAD 1001						12a	
č. zakázky		formát A3		datum 03/2020		účel DPS .dwg		měřítko 1:25	

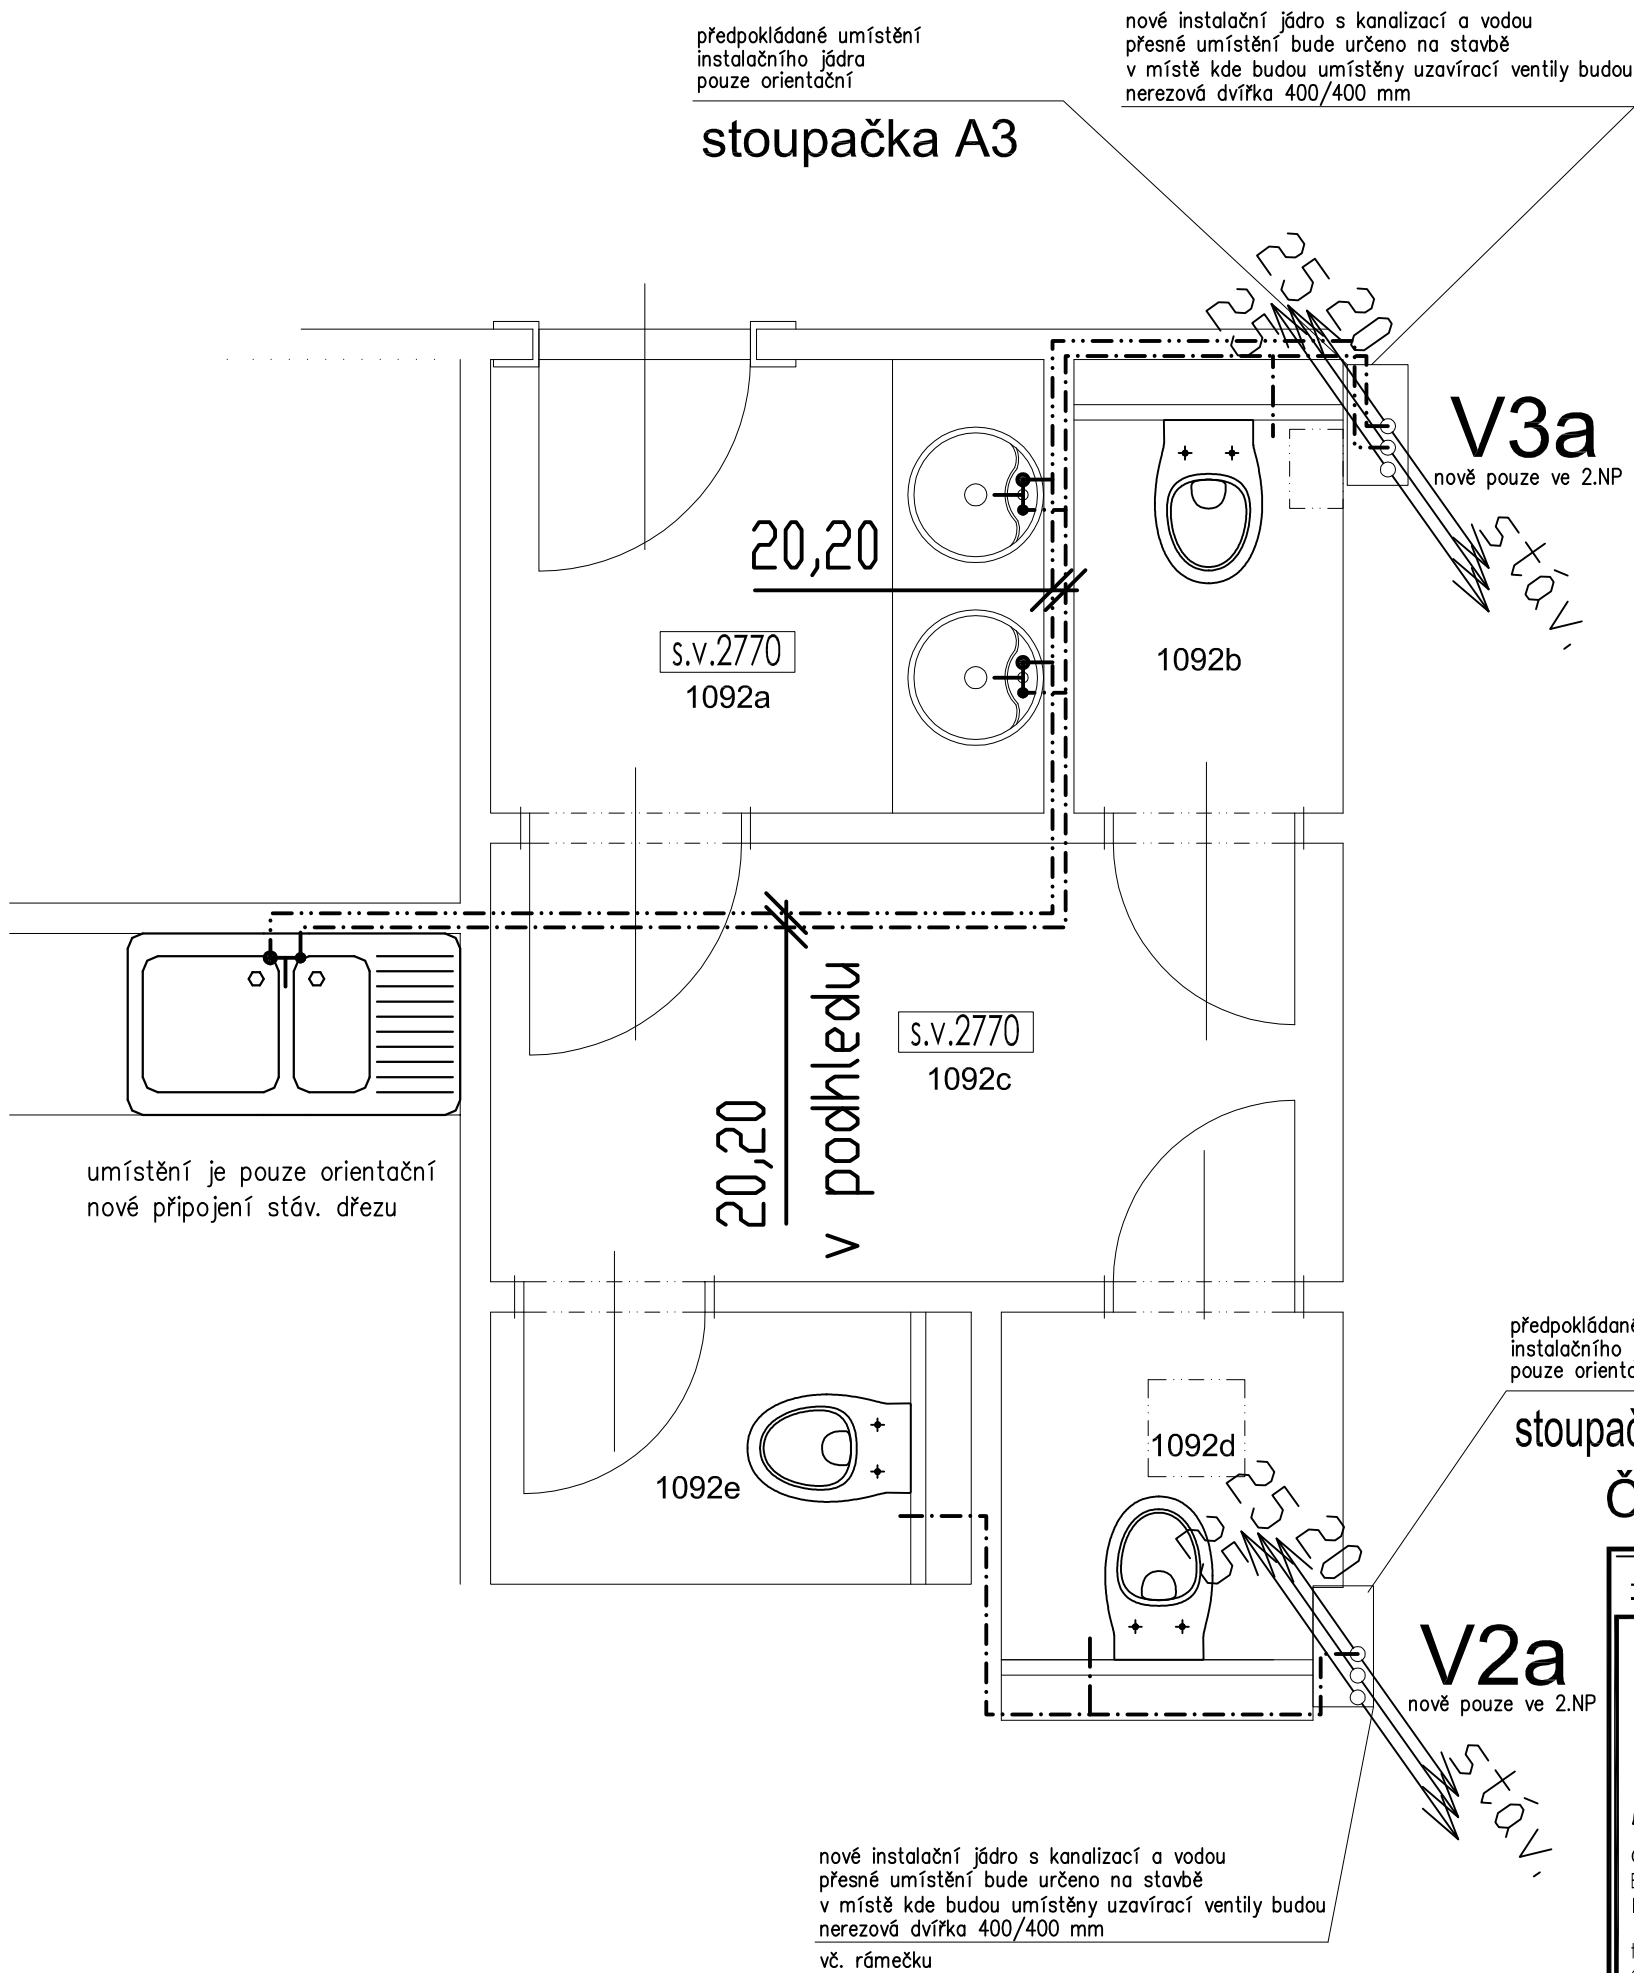

# TABULKA MÍSTNOSTÍ - 2.NP, 1. PATRO


Č.M.	NÁZEV MÍSTNOSTI	m2	PODLAHA	STĚNY	STROP
1092a	VSTUPNÍ PŘEDSÍŇKA	2,88	DLAŽBA-nová	OBKLAD 2000 mm-nový OMÍTKA-stávající + nový nátěr	SDK-nový NÁTĚR-nový
1092b	WC	1,15	DLAŽBA-nová	OBKLAD 2000 mm-nový OMÍTKA-stávající + nový nátěr	SDK-nový NÁTĚR-nový
1092c	PŘEDSÍŇKA	4,21	DLAŽBA-nová	OBKLAD 2000 mm-nový OMÍTKA-stávající + nový nátěr	SDK-nový NÁTĚR-nový
1092d	WC	1,23	DLAŽBA-nová	OBKLAD 2000 mm-nový OMÍTKA-stávající + nový nátěr	SDK-nový NÁTĚR-nový
1092e	WC	1,25	DLAŽBA-nová	OBKLAD 2000 mm-nový OMÍTKA-stávající + nový nátěr	SDK-nový NÁTĚR-nový
CELKEM		10,72			

- POZNÁMKY:
- NOVÉ PŘIPOJOVACÍ POTRUBÍ BUDE PŘEDNOSTNĚ VEDENO VE STÁVAJÍCÍ TRASE, POKUD TO BUDE UČELNÉ A V SOULADU S NÁVRHEM NOVE DISPOZICE,
  - STÁVAJÍCÍ ZAŘÍZOVACÍ PŘEDMĚTY BUDOU DEMONTOVÁNY VČ. STÁVAJÍCÍHO PŘIPOJOVACÍ POTRUBÍ,
  - PRO NOVÉ / UPRAVENÉ TRASY PŘIPOJOVACÍHO POTRUBÍ JE NUTNÉ PŘIPRAVIT DRAŽKY A PROSTUPY STAVEBNÍ KONSTRUKCÍ,
  - PŘIPOJOVACÍ POTRUBÍ NEPŘEKROČÍ DÉLKU 6M, SPÁD POTRUBÍ BUDE PROVEDEN TAK, ABY BYLO POTRUBÍ MOŽNO VYPUSTIT (SMĚREM K VYPOUŠTĚCÍM ARMATURÁM A ZAŘÍZOVACÍM PŘEDMĚTŮM).

±0,000 = m.n.m.			VERZE: a		PARE:	
 Q PROJEKT Bohuslava ze Švamberka 8 Praha 4  tel./fax: +420-261 216 619 e-mail: q-projekt@atlas.cz	GEN.PROJEKTANT : Ing. Jaroslav Borovička					
	VYPRACOVAL : Ing. Jan Macek					
	INVESTOR : Středočeský kraj, Krajský úřad, Zborovská 11, Praha 5, 150 21					
	MÍSTO : Středočeský kraj, Krajský úřad, Zborovská 11, Praha 5, 150 21					
	AKCE : Stavební úpravy WC					
obsah výkresu			č. výkresu			
VODOVOD - PŮDORYS 2.NP			13a			
DÁMSKÉ TOALETY 1092						
č. zakázky	formát	A3	datum	03/2020	účel	DPS .dwg
					měřítko	1:25

KANALIZAČNÍ STOUPAČKA UKONČENA POD STROPEM  
STÁVAJÍCÍ VENTILAČNÍ PŘIVZDUŠŇOVACÍ HLAVICI DN 110

stoupačka A4

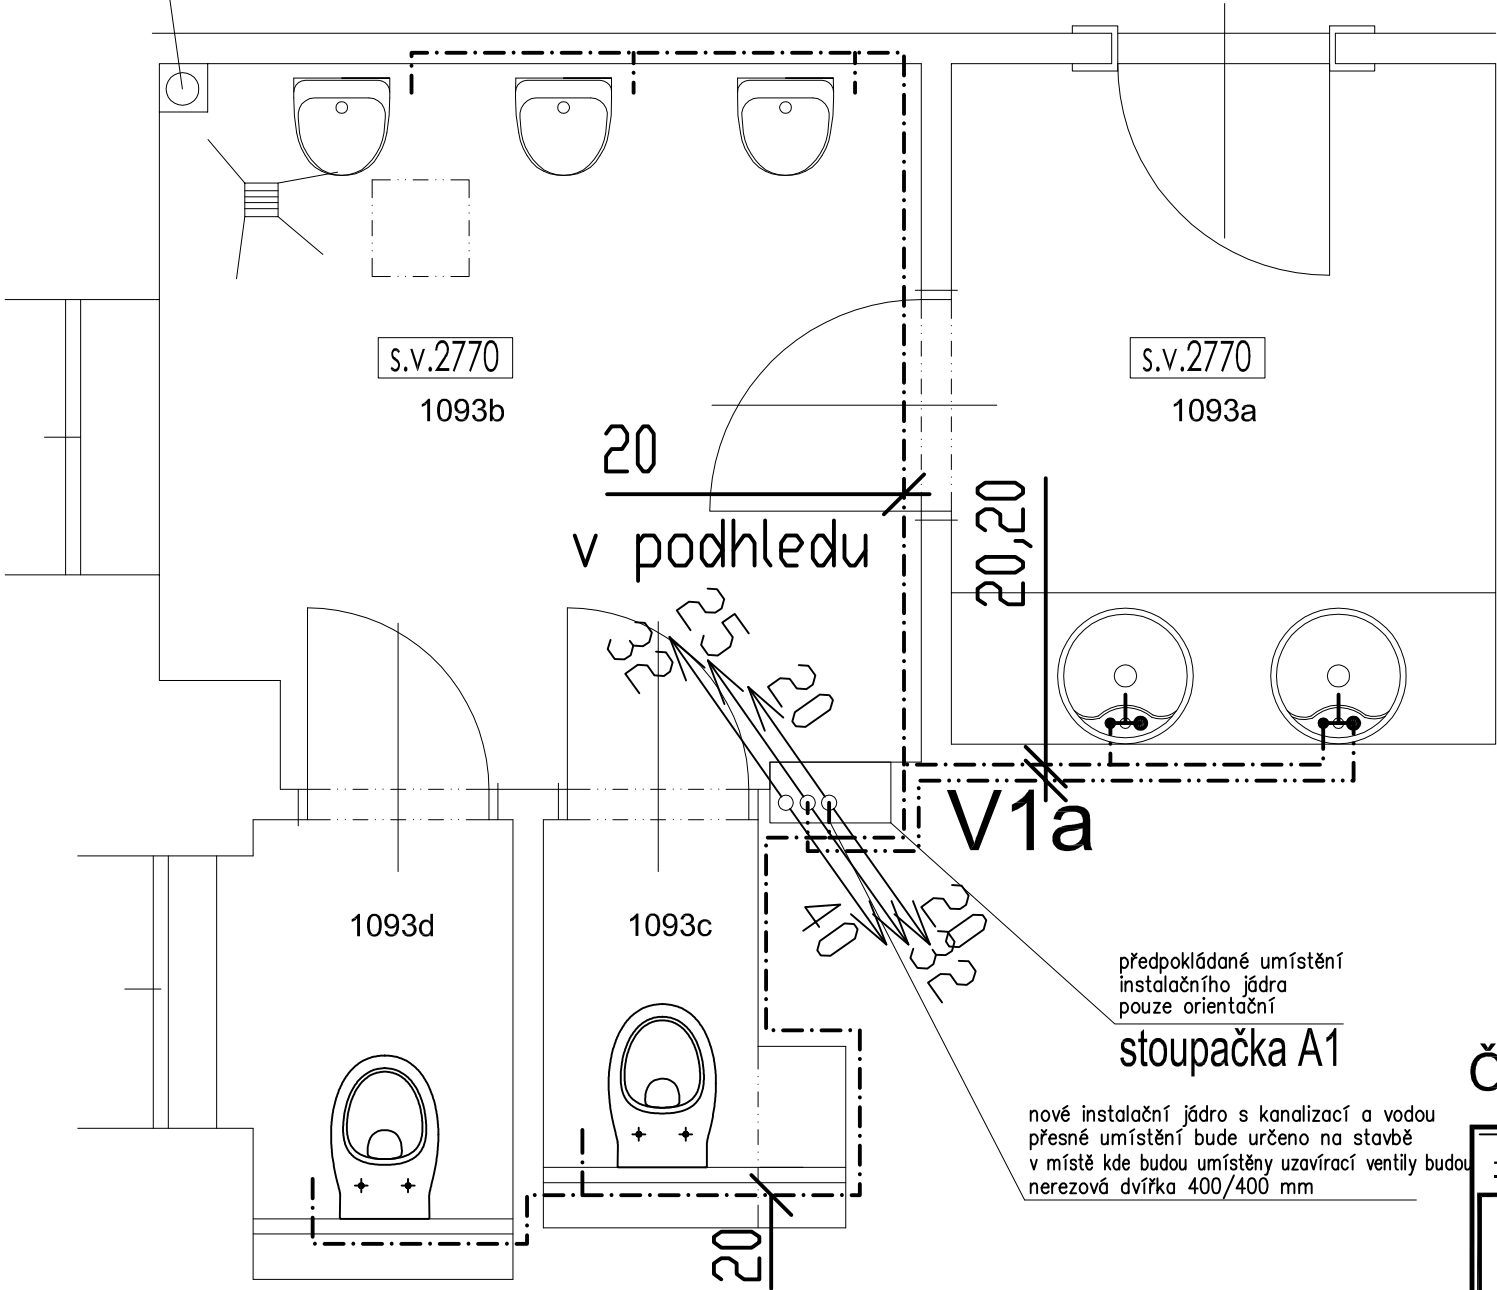


TABULKA MÍSTNOSTÍ 1093 - 2.NP, 1. PATRO


Č.M.	NÁZEV MÍSTNOSTI	m2	PODLAHA	STĚNY	STROP
1093a	VSTUPNÍ PŘEDSÍŇKA	4,19	DLAŽBA–nová	OBKLAD 2000 mm–nový OMÍTKA–stávající + nový nátěr	SDK–nový NÁTĚR–nový
1093b	PŘEDSÍŇKA	5,89	DLAŽBA–nová	OBKLAD 2000 mm–nový OMÍTKA–stávající + nový nátěr	SDK–nový NÁTĚR–nový
1093c	WC	0,93	DLAŽBA–nová	OBKLAD 2000 mm–nový OMÍTKA–stávající + nový nátěr	SDK–nový NÁTĚR–nový
1093d	WC	1,30	DLAŽBA–nová	OBKLAD 2000 mm–nový OMÍTKA–stávající + nový nátěr	SDK–nový NÁTĚR–nový
CELKEM		12,31			

POZNÁMKY:

- NOVÉ PŘIPOJOVACÍ POTRUBÍ BUDE PŘEDNOSTNĚ VEDENO VE STÁVAJÍCÍ TRASE, POKUD TO BUDE UČELNÉ A V SOULADU S NÁVRHEM NOVE DISPOZICE,
- STÁVAJÍCÍ ZAŘIZOVACÍ PŘEDMĚTY BUDOU DEMONTOVÁNY VČ. STÁVAJÍCÍHO PŘIPOJOVACÍ POTRUBÍ,
- PRO NOVÉ / UPRAVENÉ TRASY PŘIPOJOVACÍHO POTRUBÍ JE NUTNÉ PŘIPRAVIT DRAŽKY A PROSTUPY STAVEBNÍ KONSTRUKCÍ,
- PŘIPOJOVACÍ POTRUBÍ NEPŘEKROČÍ DÉLKU 6M, SPÁD POTRUBÍ BUDE PROVEDEN TAK, ABY BYLO POTRUBÍ MOŽNO VYPUSTIT (SMĚREM K VYPOUŠTĚCÍM ARMATURÁM A ZAŘIZOVACÍM PŘEDMĚTŮM).

ČÁST A

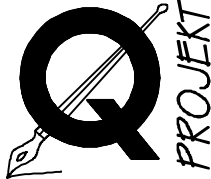±0,000 =			m.n.m.			VERZE:		a		PARE:	
<div><p>Q PROJEKT Bohuslava ze Švamberka 8 Praha 4</p><p>tel./fax: +420-261 216 619 e-mail: q-projekt@atlas.cz</p></div>			GEN.PROJEKTANT : Ing. Jaroslav Borovička								
			VYPRACOVAL : Ing. Jan Macek								
			INVESTOR : Středočeský kraj, Krajský úřad, Zborovská 11, Praha 5, 150 21								
			MÍSTO : Středočeský kraj, Krajský úřad, Zborovská 11, Praha 5, 150 21								
			AKCE : Stavební úpravy WC								
<div>č. zakázky</div>			formát			datum		účel		měřítka	
			A3			03/2020		DPS		1:25	
<div>obsah výkresu</div>			<div>VODOVOD - PŮDORYS 2.NP PÁNSKÉ TOALETY 1093</div>						č. výkresu		
									14a		

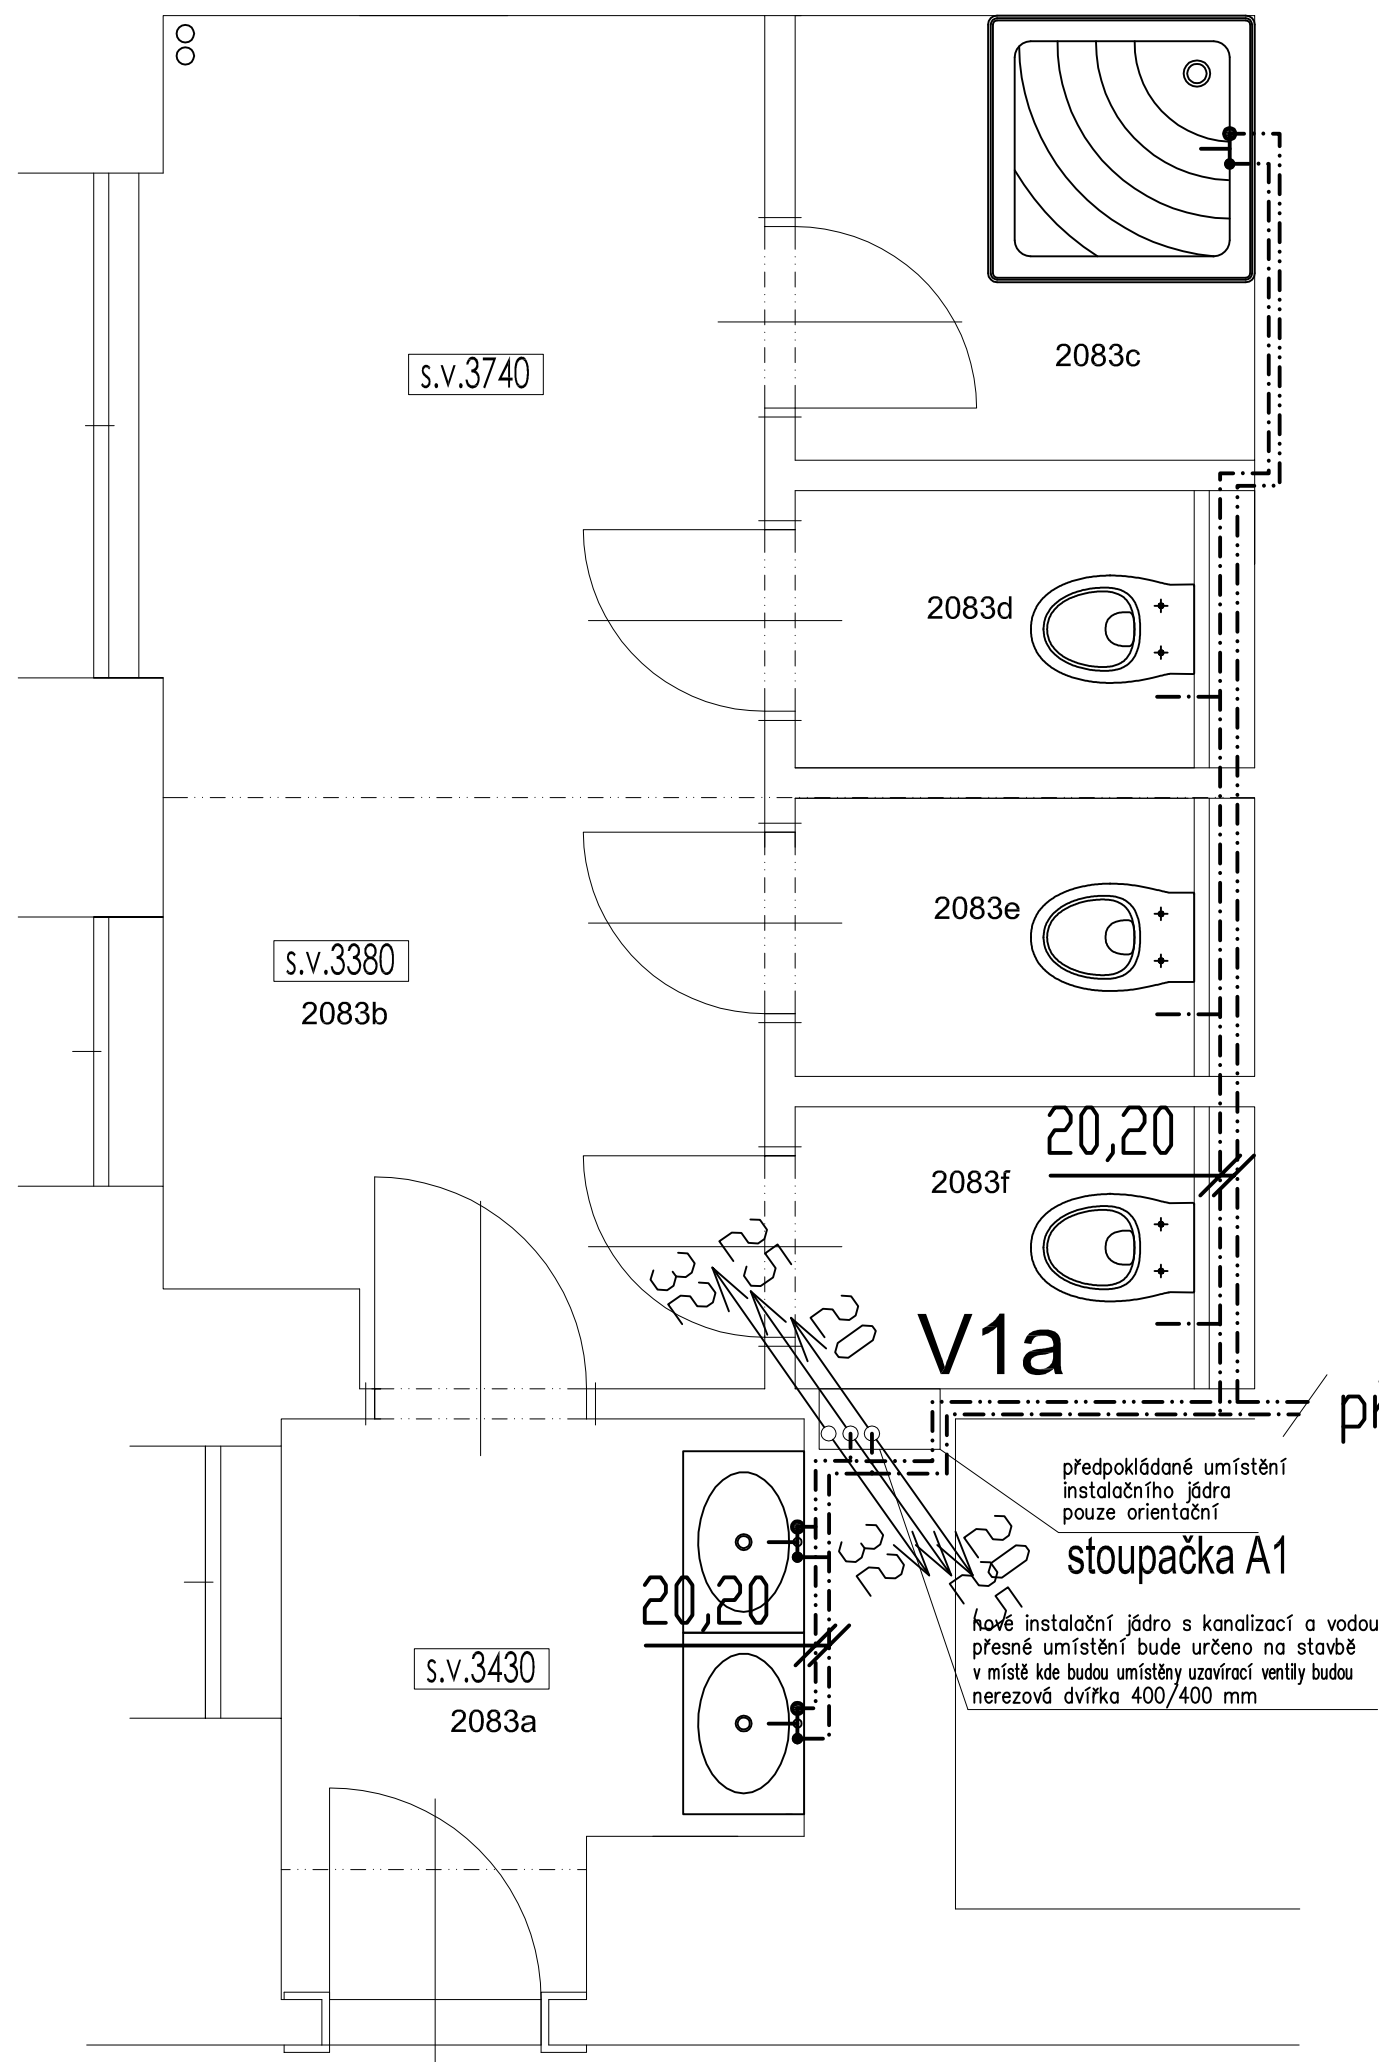


## TABULKA MÍSTNOSTÍ - 3.NP, 2. PATRO

Č.M.	NÁZEV MÍSTNOSTI	m2	PODLAHA	STĚNY	STROP
2083a	VSTUPNÍ PŘEDSÍŇKA	3,04	DLAŽBA–nová	OBKLAD 2000 mm–nový OMÍTKA–stávající + nový nátěr	SDK–nový NÁTĚR–nový
2083b	PŘEDSÍŇKA	9,02	DLAŽBA–nová	OBKLAD 2000 mm–nový OMÍTKA–stávající + nový nátěr	SDK–nový NÁTĚR–nový
2083c	SPRCHOVÝ KOUT	2,29	DLAŽBA–nová	OBKLAD 2000 mm–nový OMÍTKA–stávající + nový nátěr	SDK–nový NÁTĚR–nový
2083d	WC	1,27	DLAŽBA–nová	OBKLAD 2000 mm–nový OMÍTKA–stávající + nový nátěr	SDK–nový NÁTĚR–nový
2083e	WC	1,27	DLAŽBA–nová	OBKLAD 2000 mm–nový OMÍTKA–stávající + nový nátěr	SDK–nový NÁTĚR–nový
2083f	WC	1,29	DLAŽBA		
CELKEM		18,18			

### POZNÁMKY:


- NOVÉ PŘIPOJOVACÍ POTRUBÍ BUDE PŘEDNOSTNĚ VEDENO VE STÁVAJÍCÍ TRASE, POKUD TO BUDE UČELNÉ A V SOULADU S NÁVRHEM NOVE DISPOZICE,
- STÁVAJÍCÍ ZAŘIZOVACÍ PŘEDMĚTY BUDDU DEMONTOVÁNY VČ. STÁVAJÍCÍHO PŘIPOJOVACÍ POTRUBÍ,
- PRO NOVÉ / UPRAVENÉ TRASY PŘIPOJOVACÍHO POTRUBÍ JE NUTNÉ PŘIPRAVIT DRAŽKY A PROSTUPY STAVEBNÍ KONSTRUKCÍ,
- PŘIPOJOVACÍ POTRUBÍ NEPŘEKROČÍ DÉLKU 6M, SPÁD POTRUBÍ BUDE PROVEDEN TAK, ABY BYLO POTRUBÍ MOŽNO VYPUSTIT (SMĚREM K VYPOUŠTĚCÍM ARMATURÁM A ZAŘIZOVACÍM PŘEDMĚTŮM).

připojení m.č. 2090

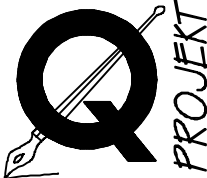±0,000 =		m.n.m.		VERZE:	a	PARE:				
	GEN.PROJEKTANT :		Ing. Jaroslav Borovička							
	VYPRACOVAL :		Ing. Jan Macek							
	INVESTOR :		Středočeský kraj, Krajský úřad, Zborovská 11, Praha 5, 150 21							
	MÍSTO :		Středočeský kraj, Krajský úřad, Zborovská 11, Praha 5, 150 21							
	AKCE :		Stavební úpravy WC							
<p>Q PROJEKT Bohuslava ze Švamberka 8 Praha 4 140 00 tel./fax: +420-261 216 619 e-mail: q-projekt@atlas.cz</p>		obsah výkresu			č. výkresu					
		VODOVOD - PŮDORYS 3.NP DÁMSKÉ TOALETY 2083			15a					
č. zakázky		formát	A3	datum	03/2020	účel	DPS	.dwg	měřítko	1:25


TABULKA MÍSTNOSTÍ - 3.NP, 2. PATRO

Č.M.	NÁZEV MÍSTNOSTI	m2	PODLAHA	STĚNY	STROP
2090	KUCHYŇKA	3,20	DLAŽBA–nová	OBKLAD 2000 mm–nový OMÍTKA–stávající + nový nátěr	SDK–nový NÁTĚR–nový
CELKEM		3,20			

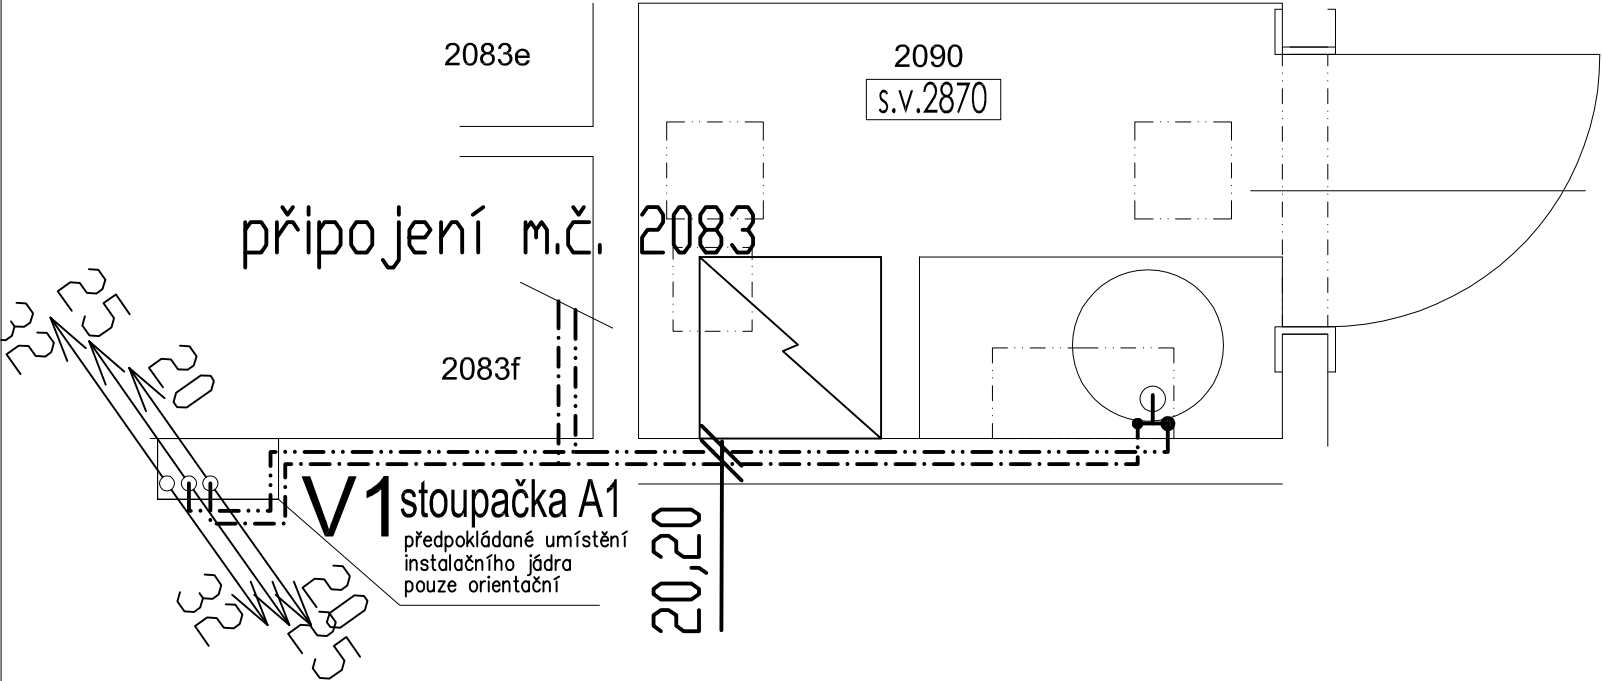

- POZNÁMKY:
- NOVÉ PŘIPOJOVACÍ POTRUBÍ BUDE PŘEDNOSTNĚ VEDENO VE STÁVAJÍCÍ TRASE, POKUD TO BUDE UČELNÉ A V SOULADU S NÁVRHEM NOVE DISPOZICE,
  - STÁVAJÍCÍ ZAŘIZOVACÍ PŘEDMĚTY BUDDU DEMONTOVÁNY VČ. STÁVAJÍCÍHO PŘIPOJOVACÍ POTRUBÍ,
  - PRO NOVÉ / UPRAVENÉ TRASY PŘIPOJOVACÍHO POTRUBÍ JE NUTNÉ PŘIPRAVIT DRAŽKY A PROSTUPY STAVEBNÍ KONSTRUKCI,
  - PŘIPOJOVACÍ POTRUBÍ NEPŘEKROČÍ DÉLKU 6M, SPÁD POTRUBÍ BUDE PROVEDEN TAK, ABY BYLO POTRUBÍ MOŽNO VYPUSTIT (SMĚREM K VYPOUŠTĚCÍM ARMATURÁM A ZAŘIZOVACÍM PŘEDMĚTŮM).

ČÁST A

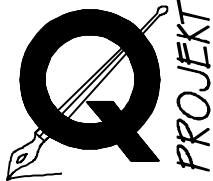
±0,000 =		m.n.m.		VERZE:		a	PARE:		
 Q PROJEKT Bohuslava ze Švamberka 8 Praha 4 140 00 tel./fax: +420-261 216 619 e-mail: q-projekt@atlas.cz	GEN.PROJEKTANT : Ing. Jaroslav Borovička								
	VYPRACOVAL : Ing. Jan Macek								
	INVESTOR : Středočeský kraj, Krajský úřad, Zborovská 11, Praha 5, 150 21								
	MÍSTO : Středočeský kraj, Krajský úřad, Zborovská 11, Praha 5, 150 21								
	AKCE : Stavební úpravy WC								
	obsah výkresu								
VODOVOD - PŮDORYS 3.NP KUCHYŇKA 2090							č. výkresu	16a	
č. zakázky	formát	A3	datum	03/2020	účel	DPS	.dwg	měřítko	1:25

TABULKA MÍSTNOSTÍ - 4.NP, 3. PATRO


Č.M.	NÁZEV MÍSTNOSTI	m2	PODLAHA	STĚNY	STROP
3078a	SPRCHOVÝ KOUT VČETNĚ ZÁDVEŘÍ	2,85	DLAŽBA–nová	OBKLAD 2000 mm–nový OMÍTKA–stávající + nový nátěr	SDK–stávající NÁTĚR–nový
3078b	PŘEDSÍŇKA	3,23	DLAŽBA–nová	OBKLAD 2000 mm–nový OMÍTKA–stávající + nový nátěr	SDK–stávající NÁTĚR–stávající
3078c	WC	1,46	DLAŽBA–nová	OBKLAD 2000 mm–nový OMÍTKA–stávající + nový nátěr	SDK–stávající NÁTĚR–nový
CELKEM		7,54			


POZNÁMKY:

- NOVÉ PŘIPOJOVACÍ POTRUBÍ BUDE PŘEDNOSTNĚ VEDENO VE STÁVAJÍCÍ TRASE, POKUD TO BUDE UČELNÉ A V SOULADU S NÁVRHEM NOVE DISPOZICE,
- STÁVAJÍCÍ ZAŘIZOVACÍ PŘEDMĚTY BUDDU DEMONTOVÁNY VČ. STÁVAJÍCÍHO PŘIPOJOVACÍ POTRUBÍ,
- PRO NOVÉ / UPRAVENÉ TRASY PŘIPOJOVACÍHO POTRUBÍ JE NUTNÉ PŘIPRAVIT DRAŽKY A PROSTUPY STAVEBNÍ KONSTRUKCÍ,
- PŘIPOJOVACÍ POTRUBÍ NEPŘEKROČÍ DÉLKU 6M, SPÁD POTRUBÍ BUDE PROVEDEN TAK, ABY BYLO POTRUBÍ MOŽNO VYPUSTIT (SMĚREM K VYPOUŠTĚCÍM ARMATURÁM A ZAŘIZOVACÍM PŘEDMĚTŮM).

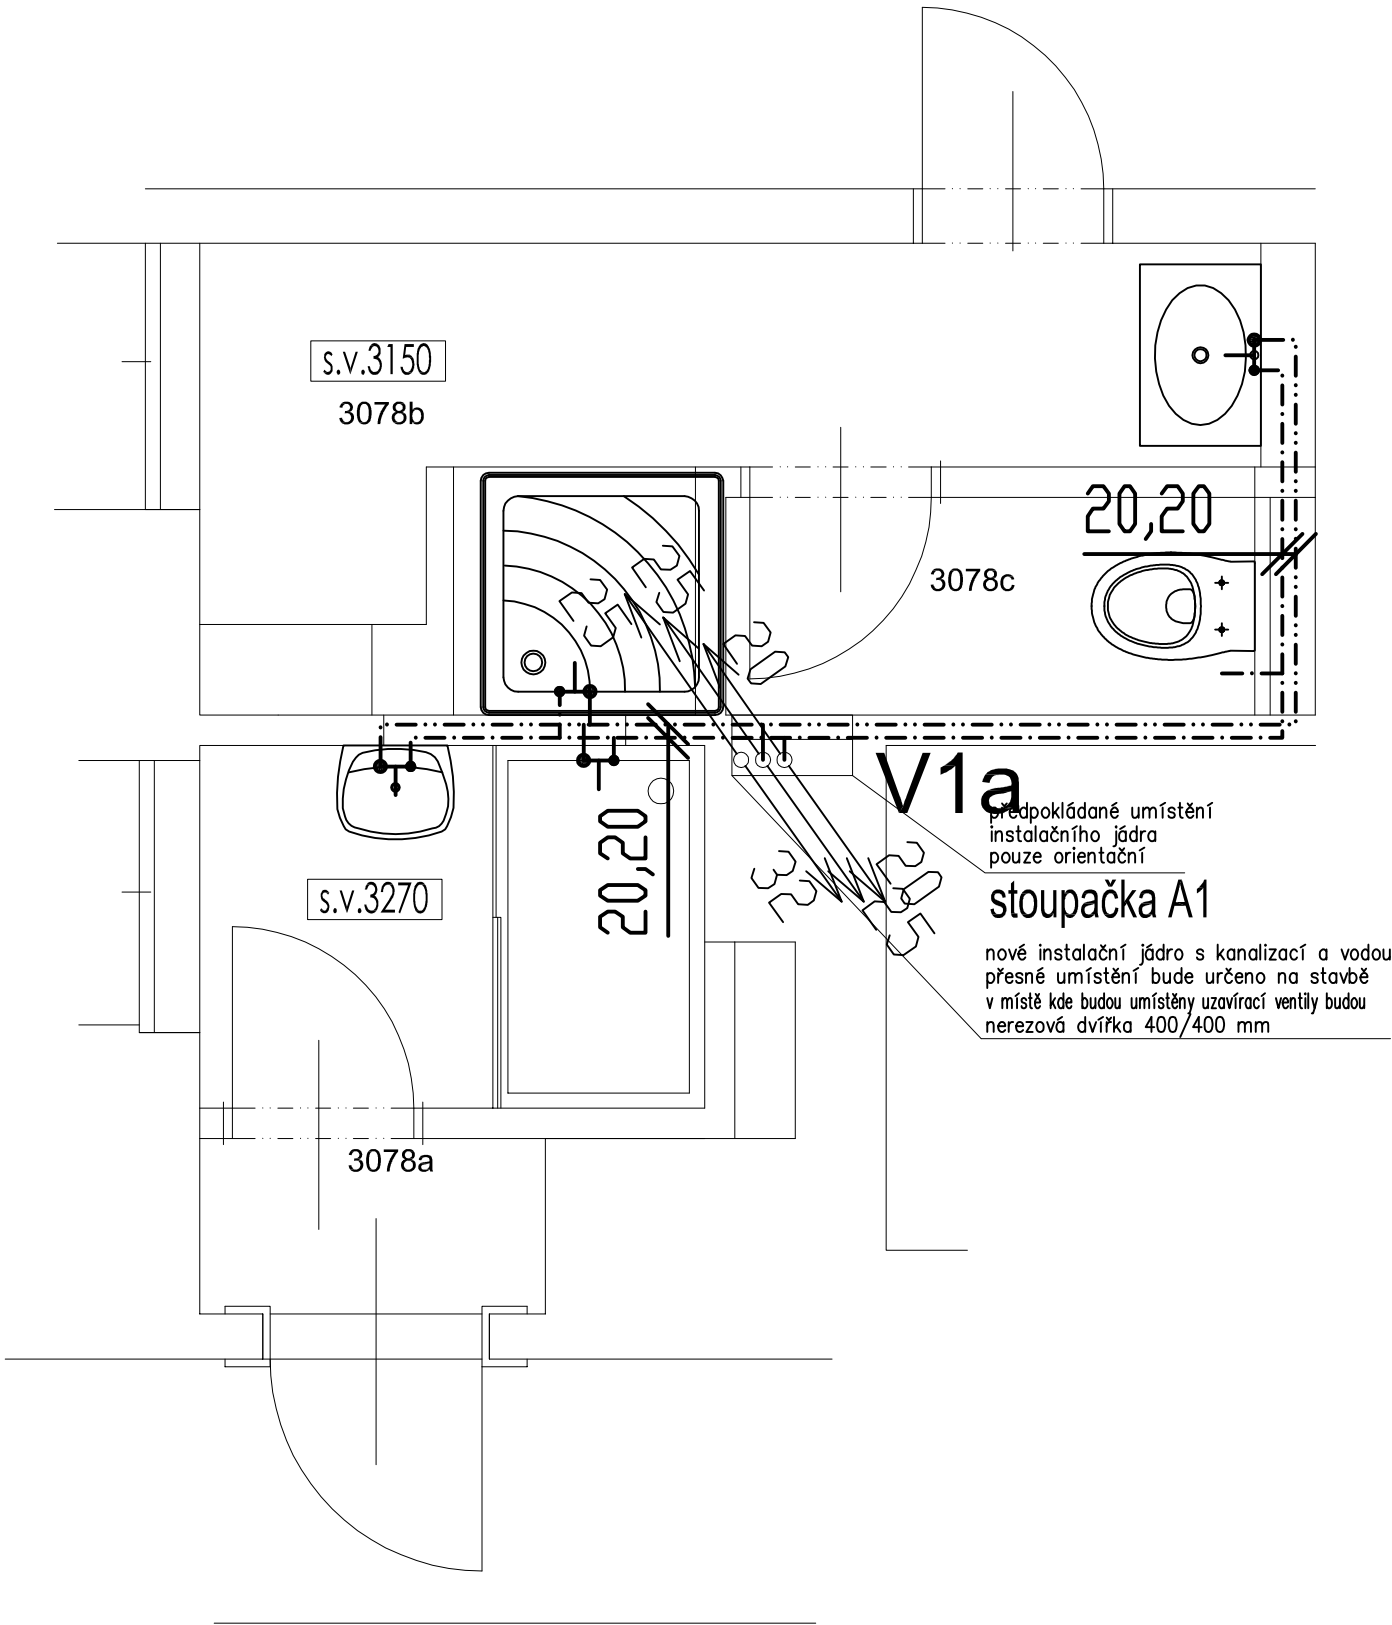

ČÁST A

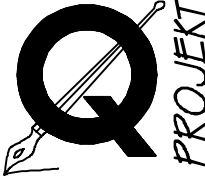±0,000 =		m.n.m.		VERZE:		a	PARE:				
 Q PROJEKT Bohuslava ze Švamberka 8 Praha 4 140 00 tel./fax: +420-261 216 619 e-mail: q-projekt@atlas.cz	GEN.PROJEKTANT : Ing. Jaroslav Borovička										
	VYPRACOVAL : Ing. Jan Macek										
	INVESTOR : Středočeský kraj, Krajský úřad, Zborovská 11, Praha 5, 150 21										
	MÍSTO : Středočeský kraj, Krajský úřad, Zborovská 11, Praha 5, 150 21										
	AKCE : Stavební úpravy WC										
	obsah výkresu					č. výkresu					
VODOVOD - PŮDORYS 4.NP SPRCHOVÝ KOUT a DÁMSKÉ TOALETY 3078							17a				
č. zakázky		formát		A3	datum	03/2020	účel	DPS	.dwg	měřítko	1:25

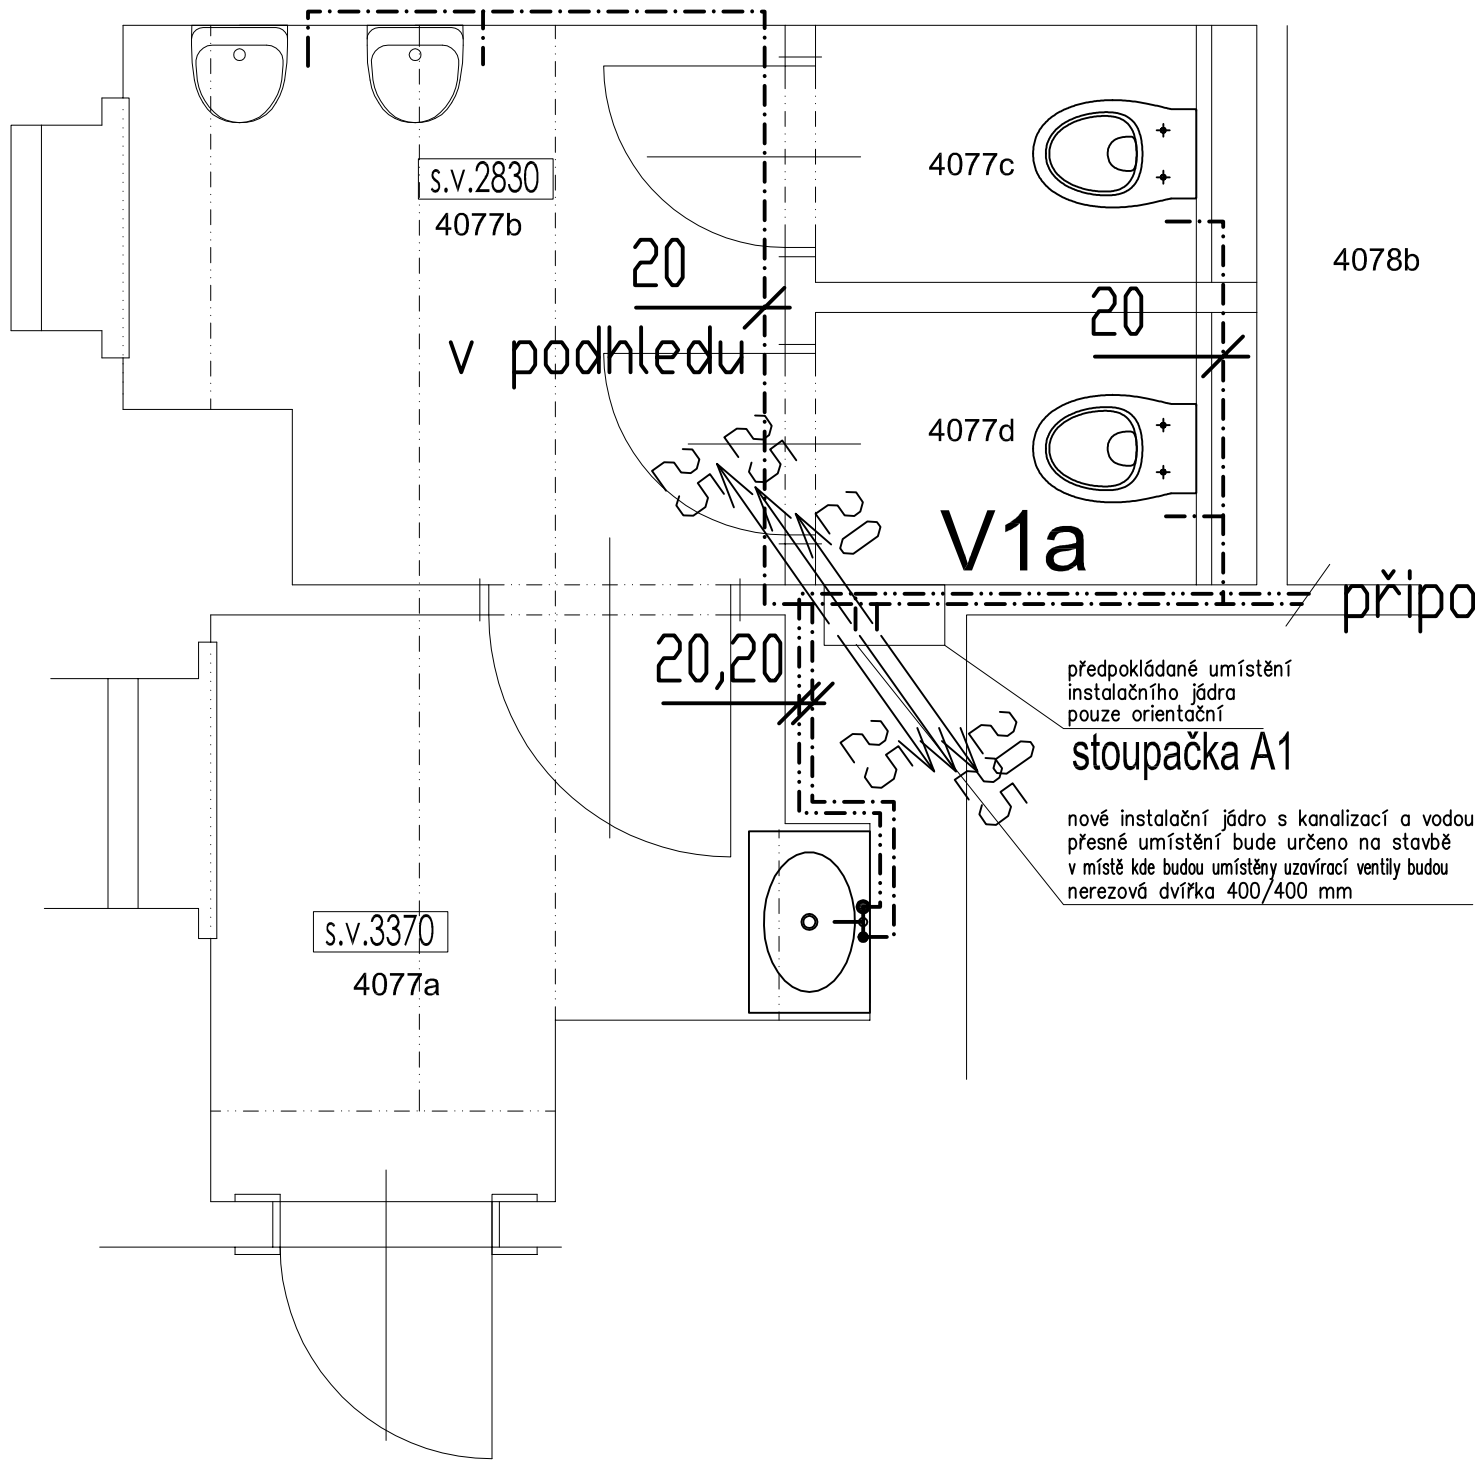


## TABULKA MÍSTNOSTÍ - 5.NP, 4. PATRO


Č.M.	NÁZEV MÍSTNOSTI	m2	PODLAHA	STĚNY	STROP
4077a	VSTUPNÍ PŘEDSÍŇKA	3,41	DLAŽBA–nová	OBKLAD 2000 mm–nový OMÍTKA–stávající + nový nátěr	SDK–nový NÁTĚR–nový
4077b	PŘEDSÍŇKA	3,72	DLAŽBA–nová	OBKLAD 2000 mm–nový OMÍTKA–stávající + nový nátěr	SDK–nový NÁTĚR–nový
4077c	WC	1,13	DLAŽBA–nová	OBKLAD 2000 mm–nový OMÍTKA–stávající + nový nátěr	SDK–nový NÁTĚR–nový
4077d	WC	1,19			
CELKEM		9,45			

### POZNÁMKY:

- NOVÉ PŘIPOJOVACÍ POTRUBÍ BUDE PŘEDNOSTNĚ VEDENO VE STÁVAJÍCÍ TRASE, POKUD TO BUDE UČELNÉ A V SOULADU S NÁVRHEM NOVE DISPOZICE,
- STÁVAJÍCÍ ZAŘÍZOVACÍ PŘEDMĚTY BUDDU DEMONTOVÁNY VČ. STÁVAJÍCÍHO PŘIPOJOVACÍ POTRUBÍ,
- PRO NOVÉ / UPRAVENÉ TRASY PŘIPOJOVACÍHO POTRUBÍ JE NUTNÉ PŘIPRAVIT DRAŽKY A PROSTUPY STAVEBNÍ KONSTRUKCÍ,
- PŘIPOJOVACÍ POTRUBÍ NEPŘEKROČÍ DÉLKU 6M, SPÁD POTRUBÍ BUDE PROVEDEN TAK, ABY BYLO POTRUBÍ MOŽNO VYPUSTIT (SMĚREM K VYPOUŠTĚCÍM ARMATURÁM A ZAŘÍZOVACÍM PŘEDMĚTŮM).

## ČÁST A

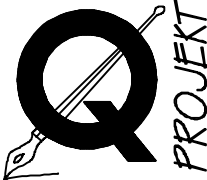±0,000 =		m.n.m.		VERZE:		a		PARE:	
 Q PROJEKT Bohuslava ze Švamberka 8 Praha 4 140 00 tel./fax: +420-261 216 619 e-mail: q-projekt@atlas.cz	GEN.PROJEKTANT : Ing. Jaroslav Borovička								
	VYPRACOVAL : Ing. Jan Macek								
	INVESTOR : Středočeský kraj, Krajský úřad, Zborovská 11, Praha 5, 150 21								
	MÍSTO : Středočeský kraj, Krajský úřad, Zborovská 11, Praha 5, 150 21								
	AKCE : Stavební úpravy WC								
obsah výkresu								č. výkresu	
VODOVOD - PŮDORYS 5.NP PÁNSKÉ TOALETY 4077								18a	
č. zakázky		formát		datum		účel		měřítko	
		A3		03/2020		DPS		1:25	

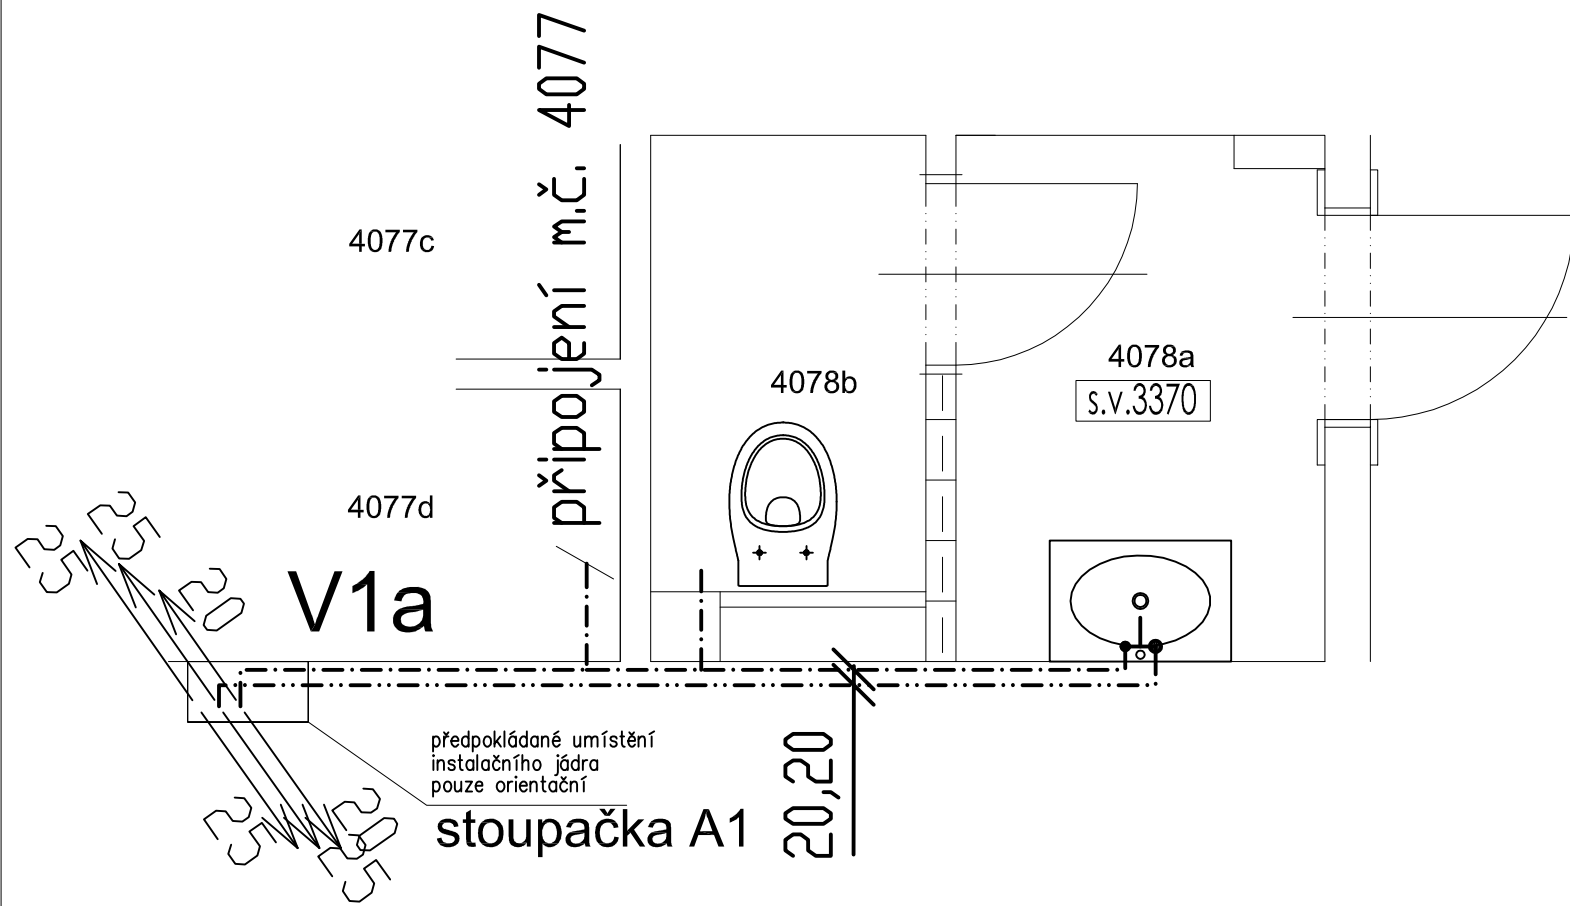


## TABULKA MÍSTNOSTÍ - 5.NP, 4 PATRO


Č.M.	NÁZEV MÍSTNOSTI	m2	PODLAHA	STĚNY	STROP
4078a	VSTUPNÍ PŘEDSÍŇKA	2,09	DLAŽBA–nová	OBKLAD 2000 mm–nový OMÍTKA–stávající + nový nátěr	SDK–nový NÁTĚR–nový
4078b	WC	1,37	DLAŽBA–nová	OBKLAD 2000 mm–nový OMÍTKA–stávající + nový nátěr	SDK–nový NÁTĚR–nový
CELKEM		3,46			

### POZNÁMKY:

- NOVÉ PŘIPOJOVACÍ POTRUBÍ BUDE PŘEDNOSTNĚ VEDENO VE STÁVAJÍCÍ TRASE, POKUD TO BUDE UČELNÉ A V SOULADU S NÁVRHEM NOVE DISPOZICE,
- STÁVAJÍCÍ ZAŘÍZOVACÍ PŘEDMĚTY BUDOU DEMONTOVÁNY VČ. STÁVAJÍCÍHO PŘIPOJOVACÍ POTRUBÍ,
- PRO NOVÉ / UPRAVENÉ TRASY PŘIPOJOVACÍHO POTRUBÍ JE NUTNÉ PŘIPRAVIT DRAŽKY A PROSTUPY STAVEBNÍ KONSTRUKCÍ,
- PŘIPOJOVACÍ POTRUBÍ NEPŘEKROČÍ DÉLKU 6M, SPÁD POTRUBÍ BUDE PROVEDEN TAK, ABY BYLO POTRUBÍ MOŽNO VYPUSTIT (SMĚREM K VYPOUŠTĚCÍM ARMATURÁM A ZAŘÍZOVACÍM PŘEDMĚTŮM).

## ČÁST A

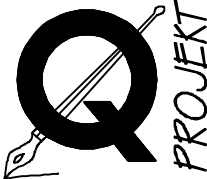±0,000 =		m.n.m.		VERZE:		a		PARE:	
 Q PROJEKT Bohuslava ze Švamberka 8 Praha 4 140 00 tel./fax: +420-261 216 619 e-mail: q-projekt@atlas.cz	GEN.PROJEKTANT : Ing. Jaroslav Borovička								
	VYPRACOVAL : Ing. Jan Macek								
	INVESTOR : Středočeský kraj, Krajský úřad, Zborovská 11, Praha 5, 150 21								
	MÍSTO : Středočeský kraj, Krajský úřad, Zborovská 11, Praha 5, 150 21								
	AKCE : Stavební úpravy WC								
obsah výkresu								č. výkresu	
VODOVOD - PŮDORYS 5.NP DÁMSKÉ TOALETY 4078								19a	
č. zakázky		formát		datum		účel		.dwg	
		A3		03/2020		DPS		měřítko	
								1:25	

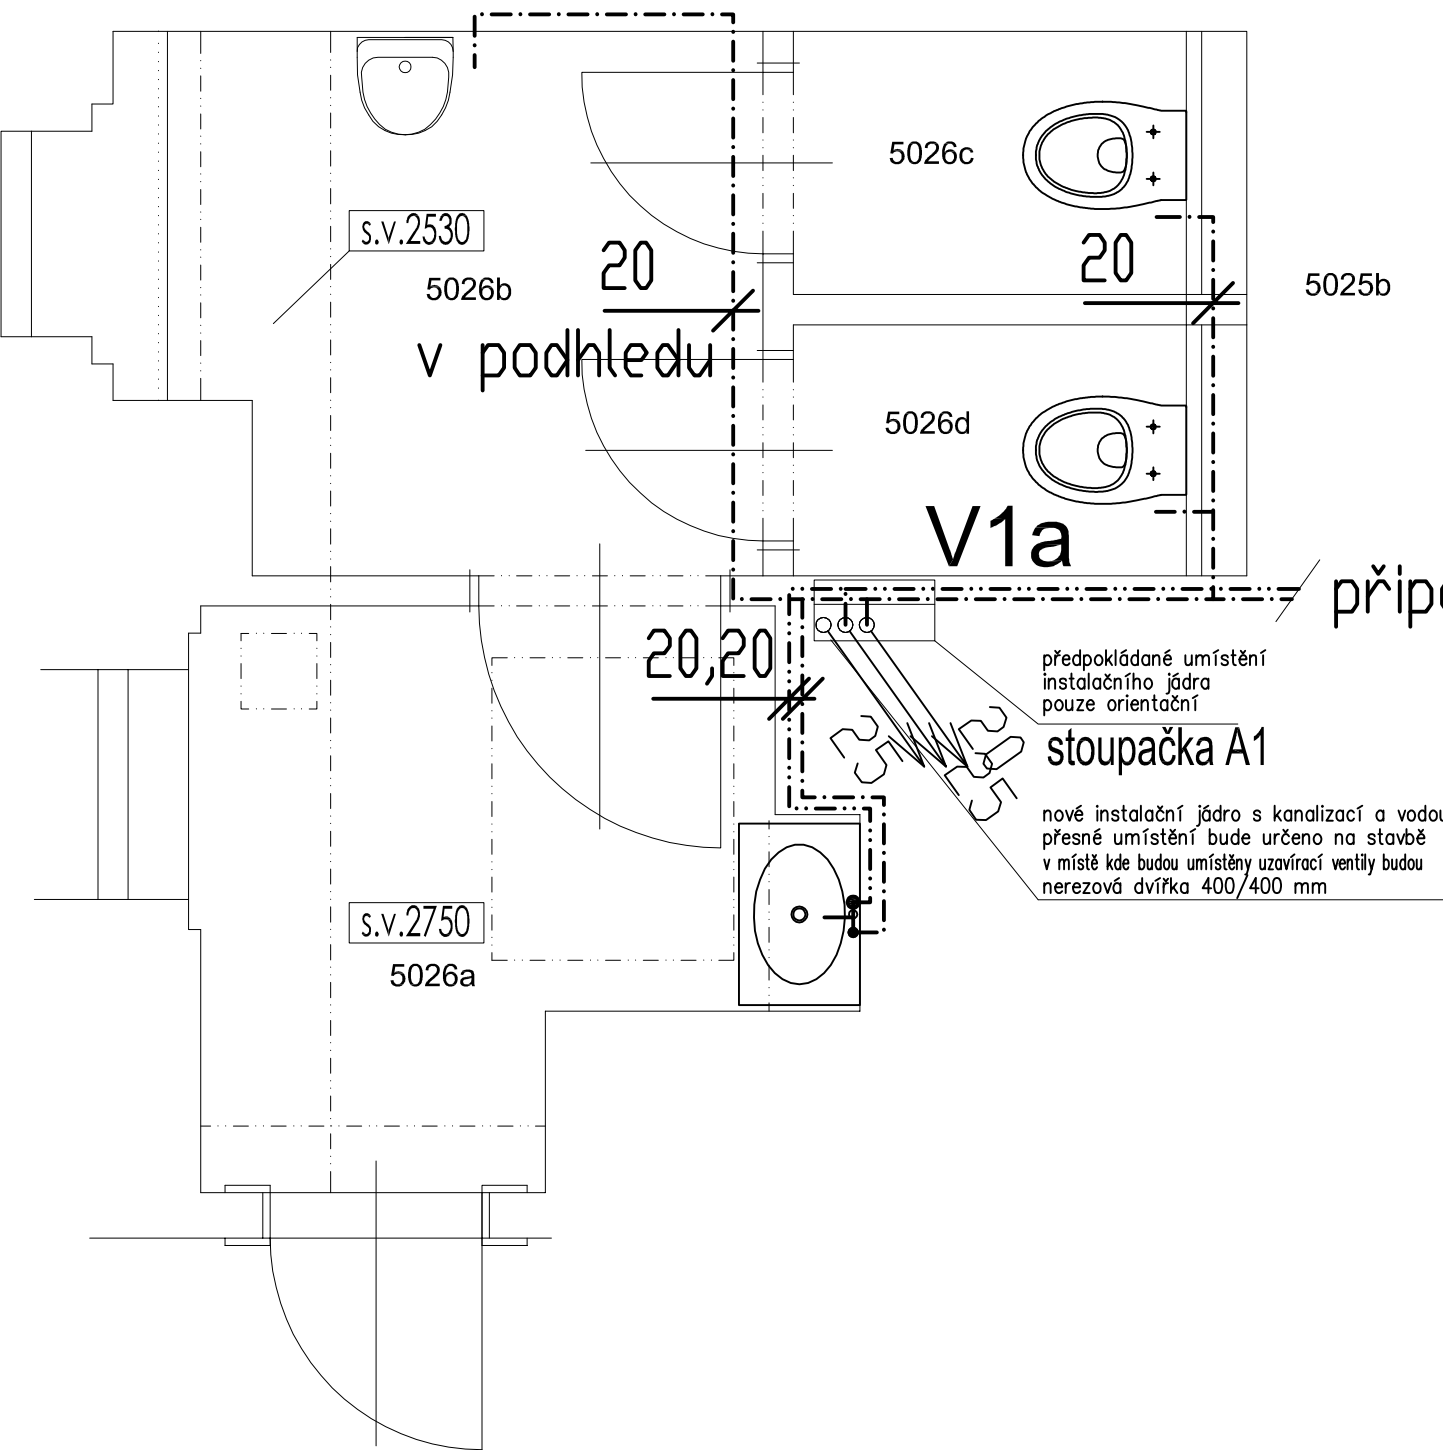

# TABULKA MÍSTNOSTÍ - 6.NP, 5. PATRO

Č.M.	NÁZEV MÍSTNOSTI	m2	PODLAHA	STĚNY	STROP
5026a	VSTUPNÍ PŘEDSÍŇKA	3,41	DLAŽBA—nová	OBKLAD 2000 mm—nový OMÍTKA—stávající + nový nátěr	OMÍTKA+nový nátěr
5026b	PŘEDSÍŇKA	3,60	DLAŽBA—nová	OBKLAD 2000 mm—nový OMÍTKA—stávající + nový nátěr	OMÍTKA+nový nátěr
5026c	WC	1,19	DLAŽBA—nová	OBKLAD 2000 mm—nový OMÍTKA—stávající + nový nátěr	OMÍTKA+nový nátěr
5026d	WC	1,14	DLAŽBA—nová	OBKLAD 2000 mm—nový OMÍTKA—stávající + nový nátěr	OMÍTKA+nový nátěr
CELKEM		9,34			

## POZNÁMKY:

- NOVÉ PŘIPOJOVACÍ POTRUBÍ BUDE PŘEDNOSTNĚ VEDENO VE STÁVAJÍCÍ TRASE, POKUD TO BUDE UČELNÉ A V SOULADU S NÁVRHEM NOVÉ DISPOZICE,
- STÁVAJÍCÍ ZAŘÍZOVACÍ PŘEDMĚTY BUDOU DEMONTOVÁNY VČ. STÁVAJÍCÍHO PŘIPOJOVACÍ POTRUBÍ,
- PRO NOVÉ / UPRAVENÉ TRASY PŘIPOJOVACÍHO POTRUBÍ JE NUTNÉ PŘIPRAVIT DRAŽKY A PROSTUPY STAVEBNÍ KONSTRUKCÍ,
- PŘIPOJOVACÍ POTRUBÍ NEPŘEKROČÍ DÉLKU 6M, SPÁD POTRUBÍ BUDE PROVEDEN TAK, ABY BYLO POTRUBÍ MOŽNO VYPUSTIT (SMĚREM K VYPOUŠTĚCÍM ARMATURÁM A ZAŘÍZOVACÍM PŘEDMĚTŮM).


připojení m.č. 5025


předpokládané umístění  
instalačního jádra  
pouze orientační

stoupačka A1

nové instalační jádro s kanalizací a vodou  
přesné umístění bude určeno na stavbě  
v místě kde budou umístěny uzavírací ventily budou  
nerezová dvířka 400/400 mm

## ČÁST A

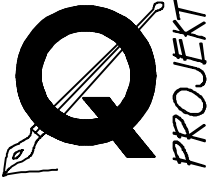±0,000 =			m.n.m.			VERZE:		a		PARE:									
 <p>Q PROJEKT Bohuslava ze Švamberka 8 Praha 4 1 40 00 tel./fax: +420-261 216 619 e-mail: q-projekt@atlas.cz</p>	GEN.PROJEKTANT : Ing. Jaroslav Borovička																		
	VYPRACOVAL : Ing. Jan Macek																		
	INVESTOR : Středočeský kraj, Krajský úřad, Zborovská 11, Praha 5, 150 21																		
	MÍSTO : Středočeský kraj, Krajský úřad, Zborovská 11, Praha 5, 150 21																		
	AKCE : Stavební úpravy WC																		
	obsah výkresu																		
VODOVOD - PŮDORYS 6.NP PÁNSKÉ TOALETY 5026										č. výkresu  20a									
č. zakázky		formát		A3		datum		03/2020		účel		DPS		.dwg		měřítko		1:25	

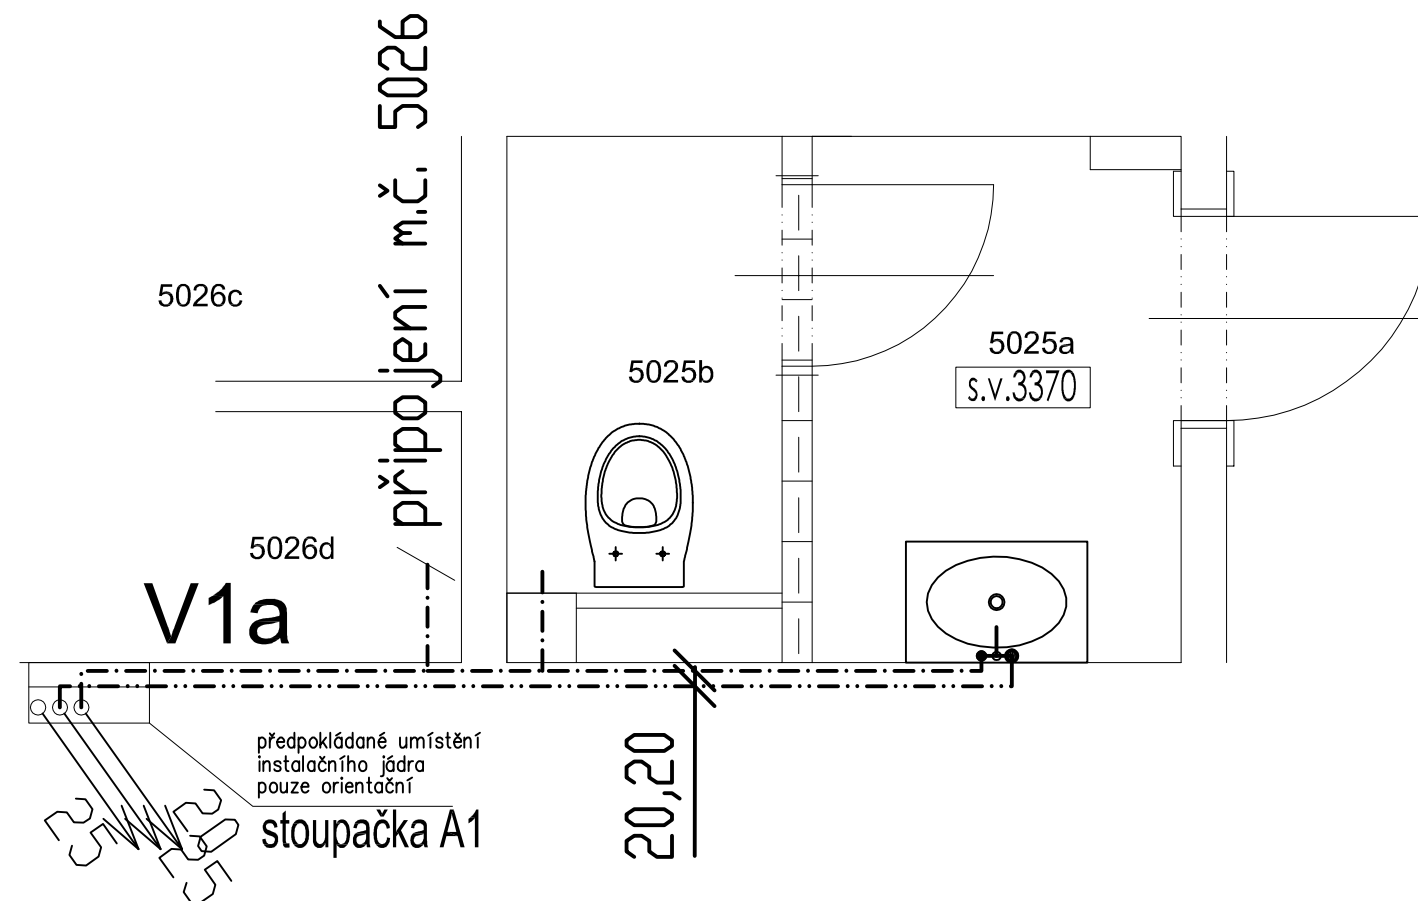

## TABULKA MÍSTNOSTÍ - 6.NP, 5. PATRO

Č.M.	NÁZEV MÍSTNOSTI	m2	PODLAHA	STĚNY	STROP
5025a	VSTUPNÍ PŘEDSÍŇKA	2,09	DLAŽBA–nová	OBKLAD 2000 mm–nový OMÍTKA–stávající + nový nátěr	SDK–stávající NÁTĚR–nový
5025b	WC	1,37	DLAŽBA–nová	OBKLAD 2000 mm–nový OMÍTKA–stávající + nový nátěr	SDK–stávající NÁTĚR–nový
CELKEM		3,46			

### POZNÁMKY:

- NOVÉ PŘIPOJOVACÍ POTRUBÍ BUDE PŘEDNOSTNĚ VEDENO VE STÁVAJÍCÍ TRASE, POKUD TO BUDE UČELNÉ A V SOULADU S NÁVRHEM NOVE DISPOZICE,
- STÁVAJÍCÍ ZAŘIZOVACÍ PŘEDMĚTY BUDDU DEMONTOVÁNY VČ. STÁVAJÍCÍHO PŘIPOJOVACÍ POTRUBÍ,
- PRO NOVÉ / UPRAVENÉ TRASY PŘIPOJOVACÍHO POTRUBÍ JE NUTNÉ PŘIPRAVIT DRAŽKY A PROSTUPY STAVEBNÍ KONSTRUKCÍ,
- PŘIPOJOVACÍ POTRUBÍ NEPŘEKROČÍ DÉLKU 6M, SPÁD POTRUBÍ BUDE PROVEDEN TAK, ABY BYLO POTRUBÍ MOŽNO VYPUSTIT (SMĚREM K VYPOUŠTĚCÍM ARMATURÁM A ZAŘIZOVACÍM PŘEDMĚTŮM).

## ČÁST A

±0,000 =		m.n.m.		VERZE:		a		PARE:	
	GEN.PROJEKTANT :		Ing. Jaroslav Borovička						
	VYPRACOVAL :		Ing. Jan Macek						
	INVESTOR :		Středočeský kraj, Krajský úřad, Zborovská 11, Praha 5, 150 21						
	MÍSTO :		Středočeský kraj, Krajský úřad, Zborovská 11, Praha 5, 150 21						
	AKCE :		Stavební úpravy WC						
<div>Q PROJEKT Bohuslava ze Švamberka 8 Praha 4 1 40 00 tel./fax: +420-261 216 619 e-mail: q-projekt@atlas.cz</div>		obsah výkresu					č. výkresu		
		VODOVOD - PŮDORYS 6.NP DÁMSKÉ TOALETY 5025					21a		
č. zakázky		formát		datum		účel		měřítko	
		A3		03/2020		DPS		1:25	