


PŮDORYS 2. patro - rozvod vody m 1:100

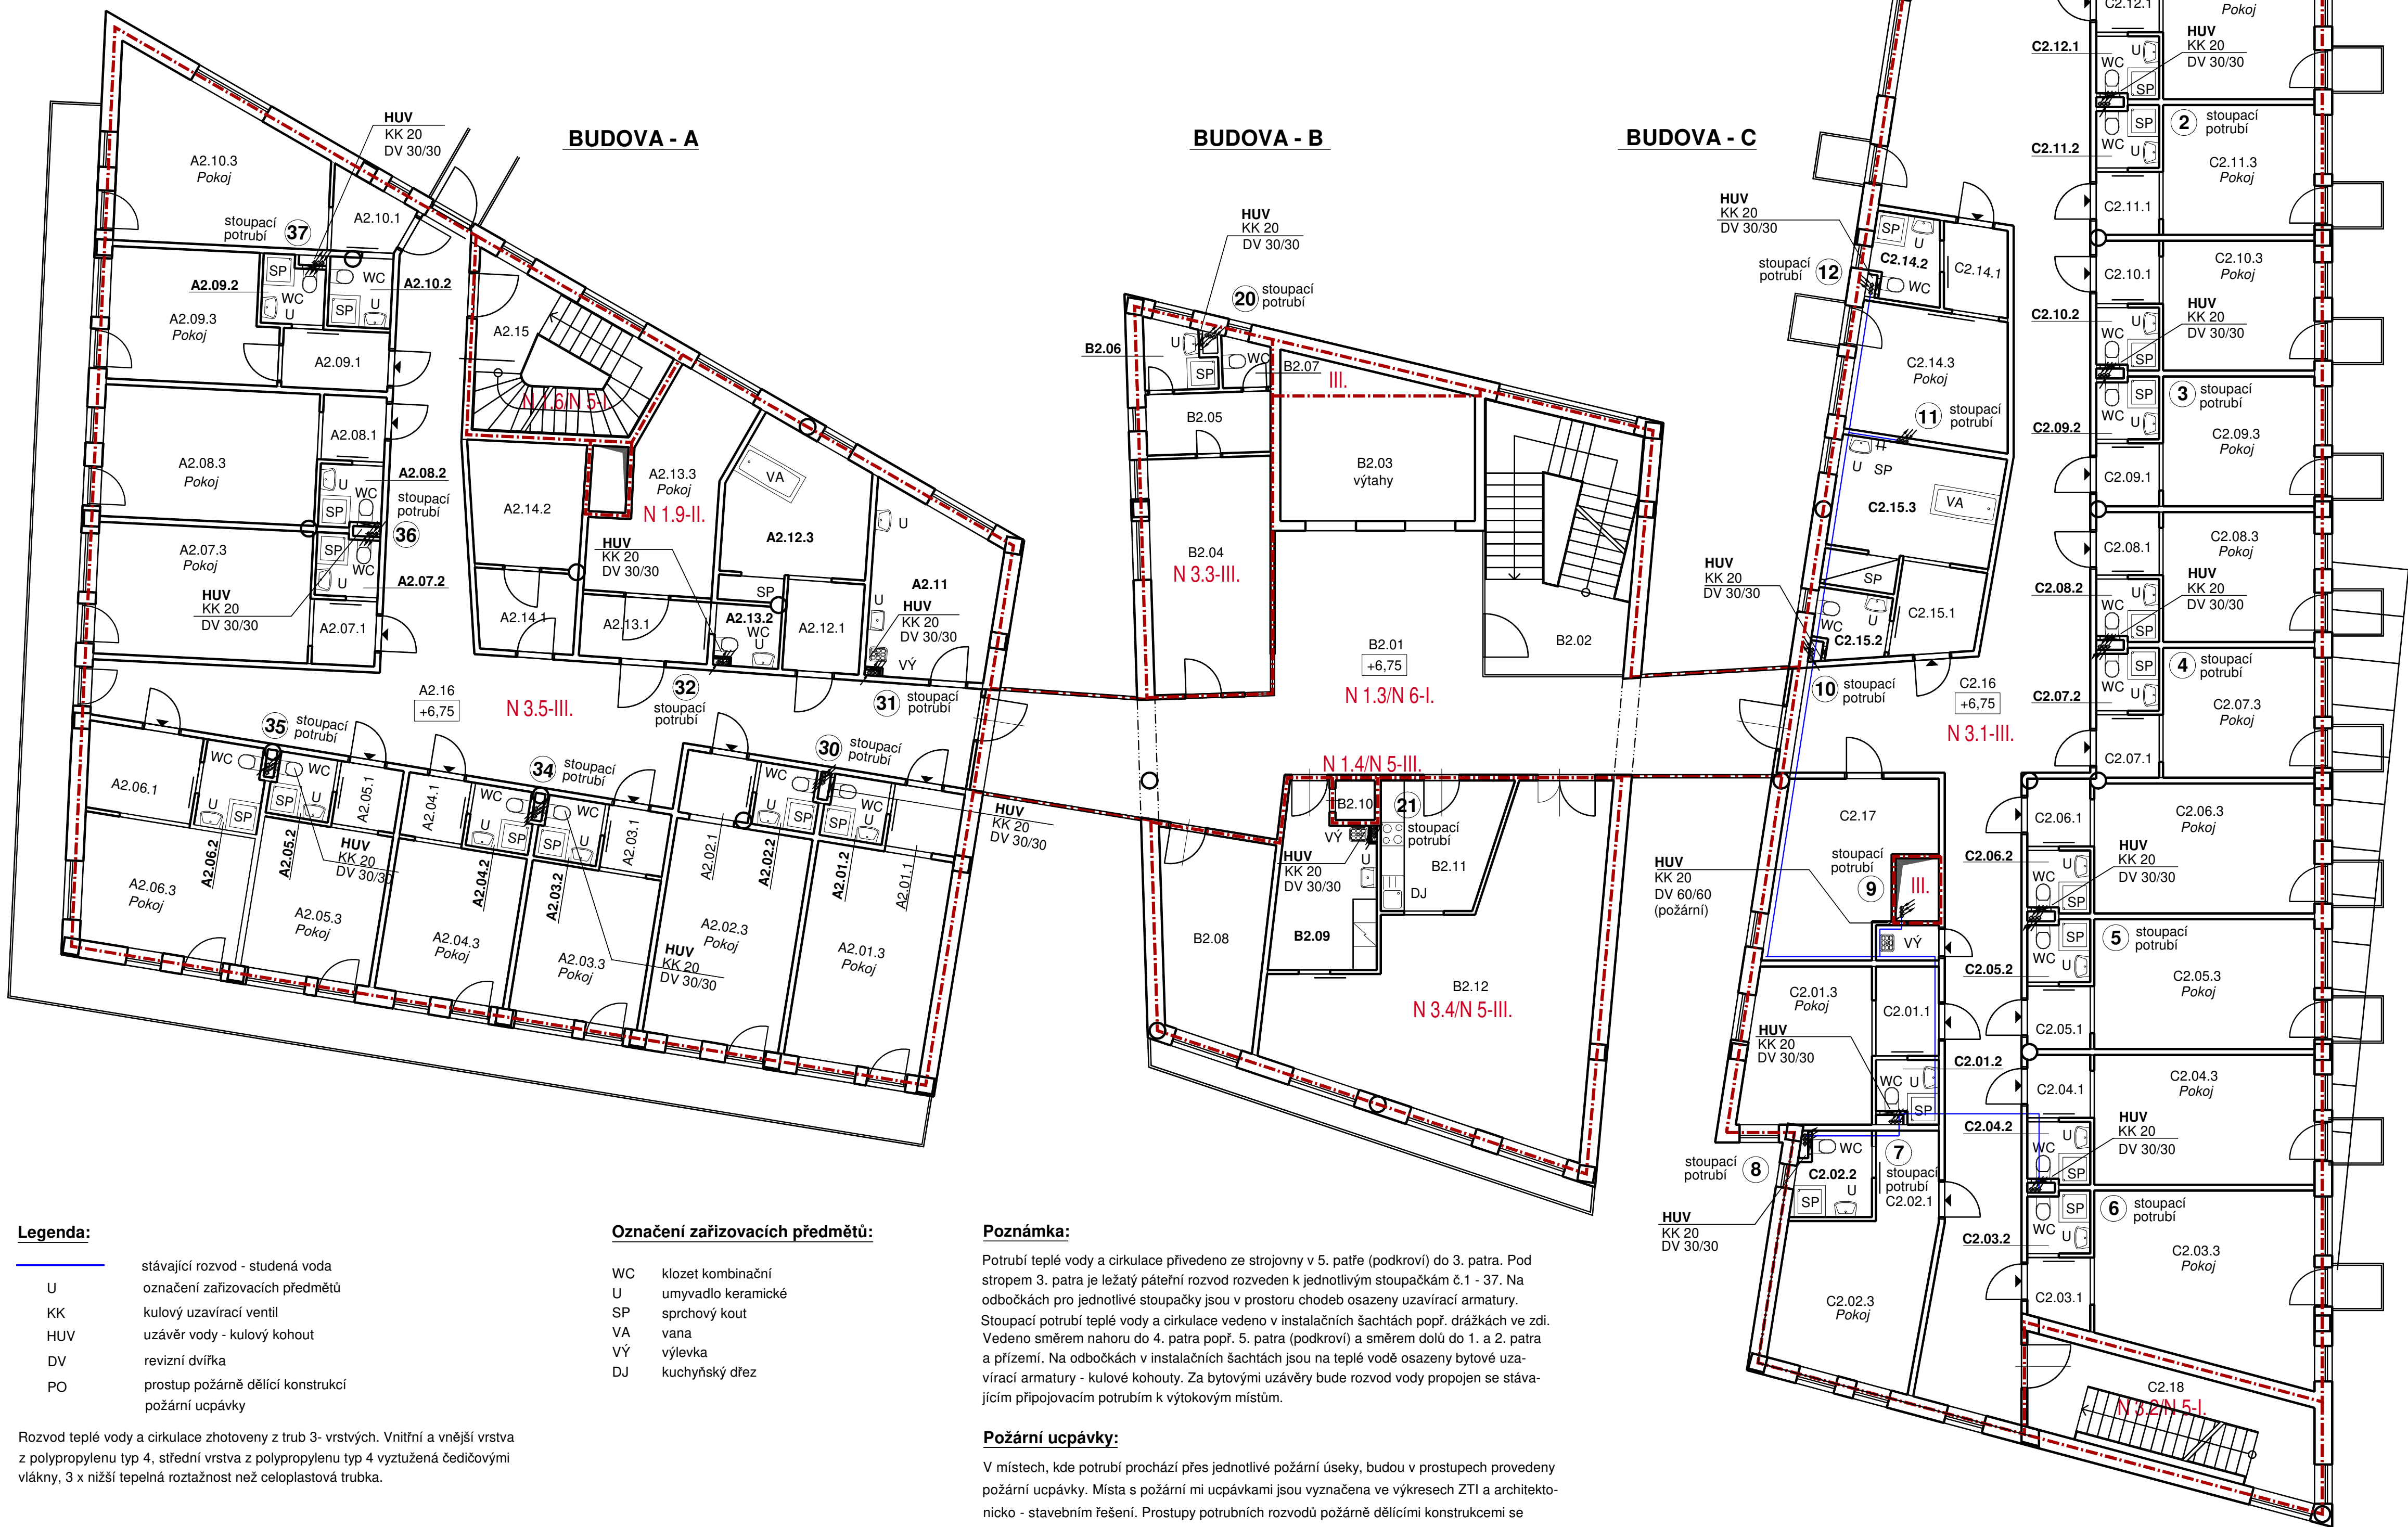

Legenda:

- U stávající rozvod - studená voda
- KK označení zařizovacích předmětů
- HUV kulový uzavírací ventil
- DV uzávěr vody - kulový kohout
- PO revizní dvířka
- PO prostup požární dělící konstrukci
- PO požární ucpávky

Označení zařizovacích předmětů:

- WC klozet kombinací
- U umyvadlo keramické
- SP sprchový kout
- VA vana
- VY výlečka
- DJ kuchyňský dřez

Poznámka:

Potrubí teplé vody a cirkulace přivedeno ze strojovny v 5. patře (podkrovní) do 3. patra. Pod stropem 3. patra je ležatý páteří rozvod rozveden k jednotlivým stoupačkám č. 1 - 37. Na odbočkách pro jednotlivé stoupačky jsou v prostoru chodeb osazeny uzavírací armatury. Stoupační potrubí teplé vody a cirkulace vedeno v instalačních šachtách popř. drážkách ve zdi. Vedeno směrem nahoru do 4. patra popř. 5. patra (podkrovní) a směrem dolů do 1. a 2. patra a přízemí. Na odbočkách v instalačních šachtách jsou na teplé vodě osazeny bytové uzavírací armatury - kulové kohouty. Za bytovými uzávěry bude rozvod vody propojen se stávajícím přípojovacím potrubím k výtakovým místům.

Požární ucpávky:

V místech, kde potrubí prochází přes jednotlivé požární úseky, budou v prostupech provedeny požární ucpávky. Místa s požárními ucpávkami jsou vyznačena ve výkresech ZTI a architektonicko - stavebním řešení. Prostupy potrubních rozvodů požárně dělícími konstrukcemi se utěsní hmotami se stupněm hořlavosti A, s maximální požární odolností 60 minut.

Tabulka místností	
Číslo	Jméno
BUDOVA A	
A2.01.1	PŘEDSÍN
A2.01.2	KOUPELNA-WC
A2.01.3	POKOJ
A2.02.1	PŘEDSÍN
A2.02.2	KOUPELNA-WC
A2.02.3	POKOJ
A2.03.1	PŘEDSÍN
A2.03.2	KOUPELNA-WC
A2.03.3	POKOJ
A2.04.1	PŘEDSÍN
A2.04.2	KOUPELNA-WC
A2.04.3	POKOJ
A2.05.1	PŘEDSÍN
A2.05.2	KOUPELNA-WC
A2.05.3	POKOJ
A2.06.1	PŘEDSÍN
A2.06.2	KOUPELNA-WC
A2.06.3	POKOJ
A2.07.1	PŘEDSÍN
A2.07.2	KOUPELNA-WC
A2.07.3	POKOJ
A2.08.1	PŘEDSÍN
A2.08.2	KOUPELNA-WC
A2.08.3	POKOJ
A2.09.1	PŘEDSÍN
A2.09.2	KOUPELNA-WC
A2.09.3	POKOJ
A2.10.1	PŘEDSÍN
A2.10.2	KOUPELNA-WC
A2.10.3	POKOJ
A2.11	DEZINFEKČNÍ MÍSTNOST
A2.12.1	KOUPELNA-PŘEDSÍN
A2.12.2	KOUPELNA
A2.13.1	PŘEDSÍN
A2.13.2	WC
A2.13.3	POKOJ
A2.14.1	SKLAD
A2.14.2	SKLAD
A2.15	SCHODIŠTĚ
A2.16	CHODBA
BUDOVA B	
B2.01	CHODBA
B2.02	SCHODIŠTĚ
B2.03	VÝTAHOVÁ ŠACHTA
B2.04	BESTERNA
B2.05	SESTERNA-SÁRNA
B2.06	SESTERNA-WC
B2.07	SESTERNA-KOUPELNA
B2.08	KANCELÁŘ
B2.09	ČAJOVÁ KUCHYŇKA
B2.10	KUCHYŇSKÝ VÝTAH
B2.11	ČAJOVÁ KUCHYŇKA
B2.12	SOULÉČENSKÁ MÍSTNOST
BUDOVA C	
C2.01.1	PŘEDSÍN
C2.01.2	KOUPELNA-WC
C2.01.3	POKOJ
C2.02.1	PŘEDSÍN
C2.02.2	KOUPELNA-WC
C2.02.3	POKOJ
C2.03.1	PŘEDSÍN
C2.03.2	KOUPELNA-WC
C2.03.3	POKOJ
C2.04.1	PŘEDSÍN
C2.04.2	KOUPELNA-WC
C2.04.3	POKOJ
C2.05.1	PŘEDSÍN
C2.05.2	KOUPELNA-WC
C2.05.3	POKOJ
C2.06.1	PŘEDSÍN
C2.06.2	KOUPELNA-WC
C2.06.3	POKOJ
C2.07.1	PŘEDSÍN
C2.07.2	KOUPELNA-WC
C2.07.3	POKOJ
C2.08.1	PŘEDSÍN
C2.08.2	KOUPELNA-WC
C2.08.3	POKOJ
C2.09.1	PŘEDSÍN
C2.09.2	KOUPELNA-WC
C2.09.3	POKOJ
C2.10.1	PŘEDSÍN
C2.10.2	KOUPELNA-WC
C2.10.3	POKOJ
C2.11.1	PŘEDSÍN
C2.11.2	KOUPELNA-WC
C2.11.3	POKOJ
C2.12.1	PŘEDSÍN
C2.12.2	KOUPELNA-WC
C2.12.3	POKOJ
C2.13.1	PŘEDSÍN
C2.13.2	KOUPELNA-WC
C2.13.3	POKOJ
C2.14.1	PŘEDSÍN
C2.14.2	KOUPELNA-WC
C2.14.3	POKOJ
C2.15.1	PŘEDSÍN
C2.15.2	KOUPELNA-WC
C2.15.3	POKOJ
C2.16.1	PŘEDSÍN
C2.16.2	KOUPELNA-WC
C2.16.3	POKOJ
C2.17.1	PŘEDSÍN
C2.17.2	KOUPELNA-WC
C2.17.3	POKOJ
C2.18.1	PŘEDSÍN
C2.18.2	KOUPELNA-WC
C2.18.3	POKOJ

Marie Vaněčková Lipova 157, 381 04 Český Krumlov mob.603 596 121, tel./fax.380 726 791 e-mail: marie.vaneckova@seznam.cz IČ: 41904885		Výkres: 4	
Výměna rozvodů teplé vody a cirkulace Domov seniorů Benešov, Vláňho 2130, Benešov Investor: Domov seniorů Benešov Poskytovatel sociálních služeb Vláňho 2130, 256 01 Benešov	Měřítko: 1:100 Datum: listopad 2021 Zodp.projektant: Vaněčková Výpracoval: Ing. Burdová	Výkres: 21. 2020	Půdorys 2. patra - rozvod vody Dokumentace pro provedení stavby