


PŮDORYS 3. patro- rozvod vody m 1:100

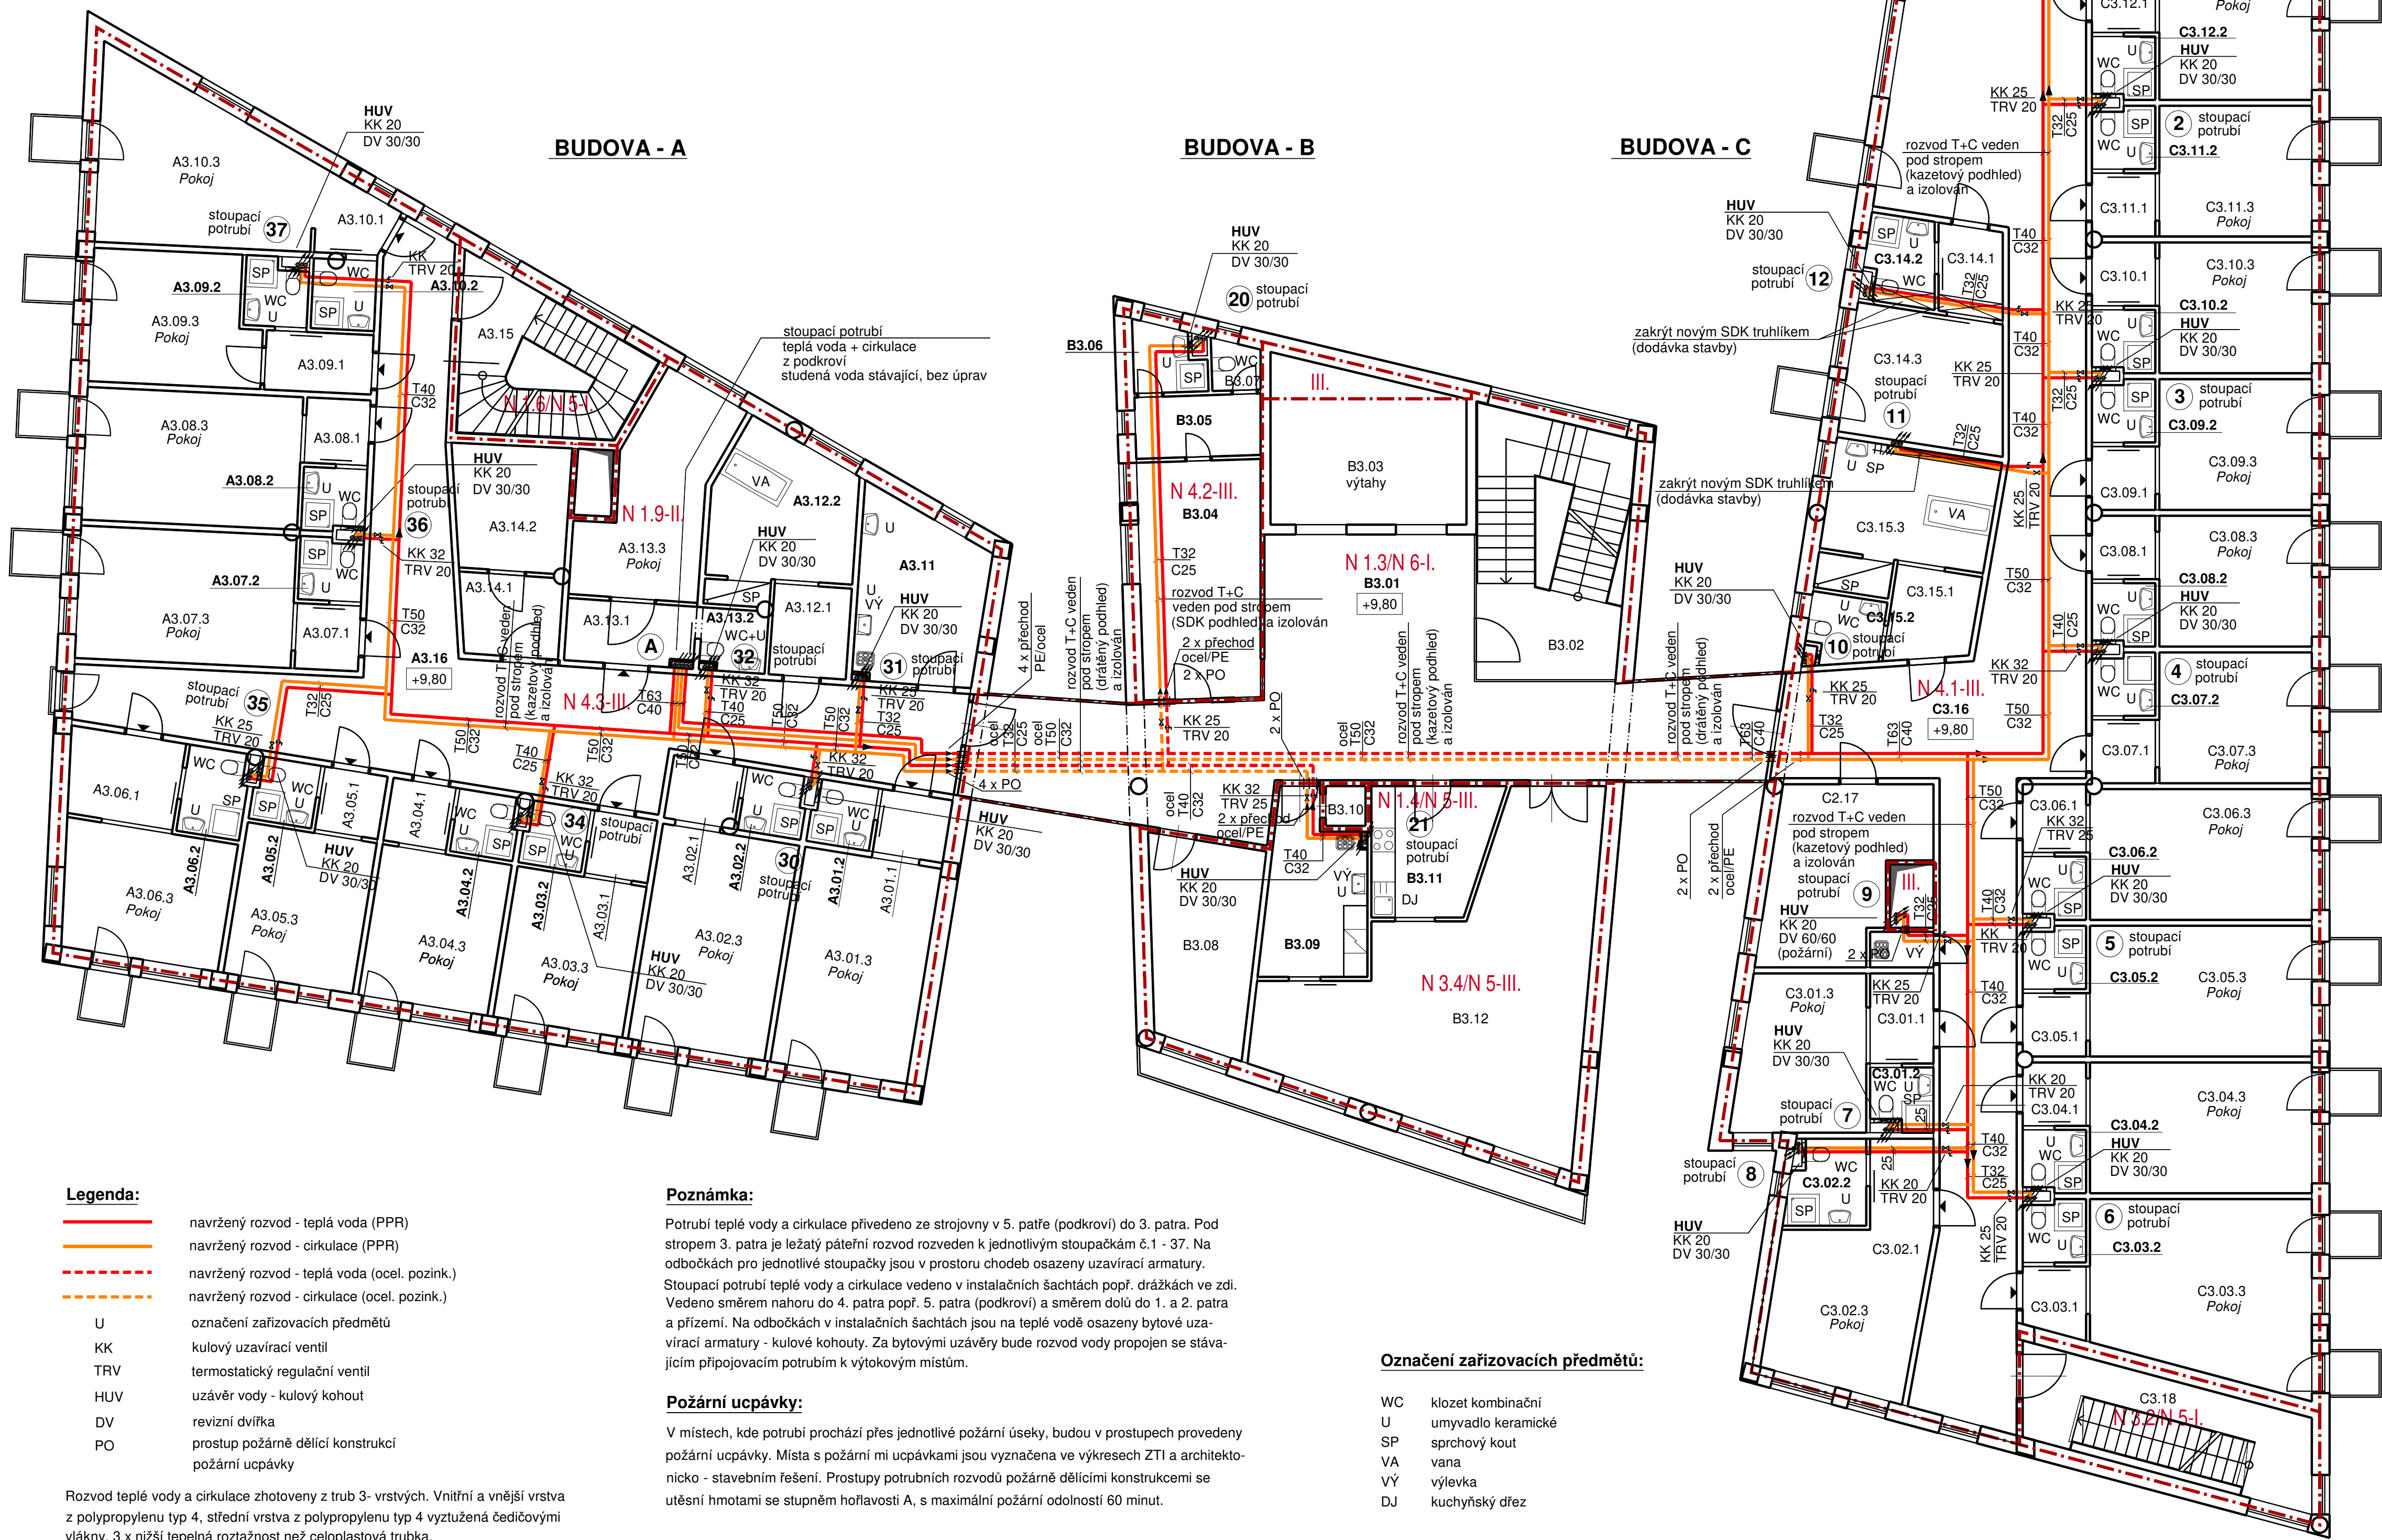

Tabulka místností	
Číslo	Jméno
BUDOVA A	
A3.01.1	PŘEDSÍŇ
A3.01.2	KOUPELNA+WC
A3.01.3	POKOJ
A3.02.1	PŘEDSÍŇ
A3.02.2	KOUPELNA+WC
A3.02.3	POKOJ
A3.03.1	PŘEDSÍŇ
A3.03.2	KOUPELNA+WC
A3.03.3	POKOJ
A3.04.1	PŘEDSÍŇ
A3.04.2	KOUPELNA+WC
A3.04.3	POKOJ
A3.05.1	PŘEDSÍŇ
A3.05.2	KOUPELNA+WC
A3.05.3	POKOJ
A3.06.1	PŘEDSÍŇ
A3.06.2	KOUPELNA+WC
A3.06.3	POKOJ
A3.07.1	PŘEDSÍŇ
A3.07.2	KOUPELNA+WC
A3.07.3	POKOJ
A3.08.1	PŘEDSÍŇ
A3.08.2	KOUPELNA+WC
A3.08.3	POKOJ
A3.09.1	PŘEDSÍŇ
A3.09.2	KOUPELNA+WC
A3.09.3	POKOJ
A3.10.1	PŘEDSÍŇ
A3.10.2	KOUPELNA+WC
A3.10.3	POKOJ
A3.11	DEZINFEKČNÍ MÍSTNOST
A3.12.1	KOUPELNA+PŘEDSÍŇ
A3.12.2	KOUPELNA
A3.13.1	PŘEDSÍŇ
A3.13.2	WC
A3.13.3	POKOJ
A3.14.1	SKLAD
A3.14.2	SKLAD
A3.15	SCHODIŠTĚ
A3.16	CHODBA
BUDOVA B	
B3.01	CHODBA
B3.02	SCHODIŠTĚ
B3.03	VÝTAHOVÁ ŠACHTA
B3.04	SESTERNA
B3.05	SESTERNA+ŠATNA
B3.06	SESTERNA+WC
B3.07	SESTERNA+KOUPELNA
B3.08	KANCELAR
B3.09	ČAJOVNA+KUCHYŇKA
B3.10	KUCHYŇSKÝ VÝTAH
B3.11	ČAJOVNA+KUCHYŇKA
B3.12	SPOLEČENSKÁ MÍSTNOST
BUDOVA C	
C3.01.1	PŘEDSÍŇ
C3.01.2	KOUPELNA+WC
C3.01.3	POKOJ
C3.02.1	PŘEDSÍŇ
C3.02.2	KOUPELNA+WC
C3.02.3	POKOJ
C3.03.1	PŘEDSÍŇ
C3.03.2	KOUPELNA+WC
C3.03.3	POKOJ
C3.04.1	PŘEDSÍŇ
C3.04.2	KOUPELNA+WC
C3.04.3	POKOJ
C3.05.1	PŘEDSÍŇ
C3.05.2	KOUPELNA+WC
C3.05.3	POKOJ
C3.06.1	PŘEDSÍŇ
C3.06.2	KOUPELNA+WC
C3.06.3	POKOJ
C3.07.1	PŘEDSÍŇ
C3.07.2	KOUPELNA+WC
C3.07.3	POKOJ
C3.08.1	PŘEDSÍŇ
C3.08.2	KOUPELNA+WC
C3.08.3	POKOJ
C3.09.1	PŘEDSÍŇ
C3.09.2	KOUPELNA+WC
C3.09.3	POKOJ
C3.10.1	PŘEDSÍŇ
C3.10.2	KOUPELNA+WC
C3.10.3	POKOJ
C3.11.1	PŘEDSÍŇ
C3.11.2	KOUPELNA+WC
C3.11.3	POKOJ
C3.12.1	PŘEDSÍŇ
C3.12.2	KOUPELNA+WC
C3.12.3	POKOJ
C3.13.1	PŘEDSÍŇ
C3.13.2	KOUPELNA+WC
C3.13.3	POKOJ
C3.14.1	PŘEDSÍŇ
C3.14.2	KOUPELNA+WC
C3.14.3	POKOJ
C3.15.1	PŘEDSÍŇ
C3.15.2	KOUPELNA+WC
C3.15.3	POKOJ
C3.16	CHODBA
C3.17	DENNÍ MÍSTNOST
C3.18	SCHODIŠTĚ

Marie Vaněčková Lipova 157, 381 04 Český Krumlov mob.603 596 121, tel./fax.380 726 791 e-mail: marie.vaneckova@seznam.cz IČ: 41904885		Výkres: 5	
Výměna rozvodů teplé vody a cirkulace Domov seniorů Benešov, Vláňanho 2130, Benešov Investor: Domov seniorů Benešov Poskytovatel sociálních služeb Vláňanho 2130, 256 01 Benešov	Archivní číslo: 21-2020	Měřítko: 1:100	Výkres: 1:100
		Datum: listopad 2021	Výkres: 1:100
Půdorys 3. patro - rozvod vody Dokumentace pro provedení stavby	Výkres: 21-2020	Zodp.projektant: Vaněčková	Výkres: 1:100
		Vypracoval: Ing. Burdová	Výkres: 1:100