




POHLED NA VZT JEDNOTKU NA OCELOVÉ KONSTRUKCI

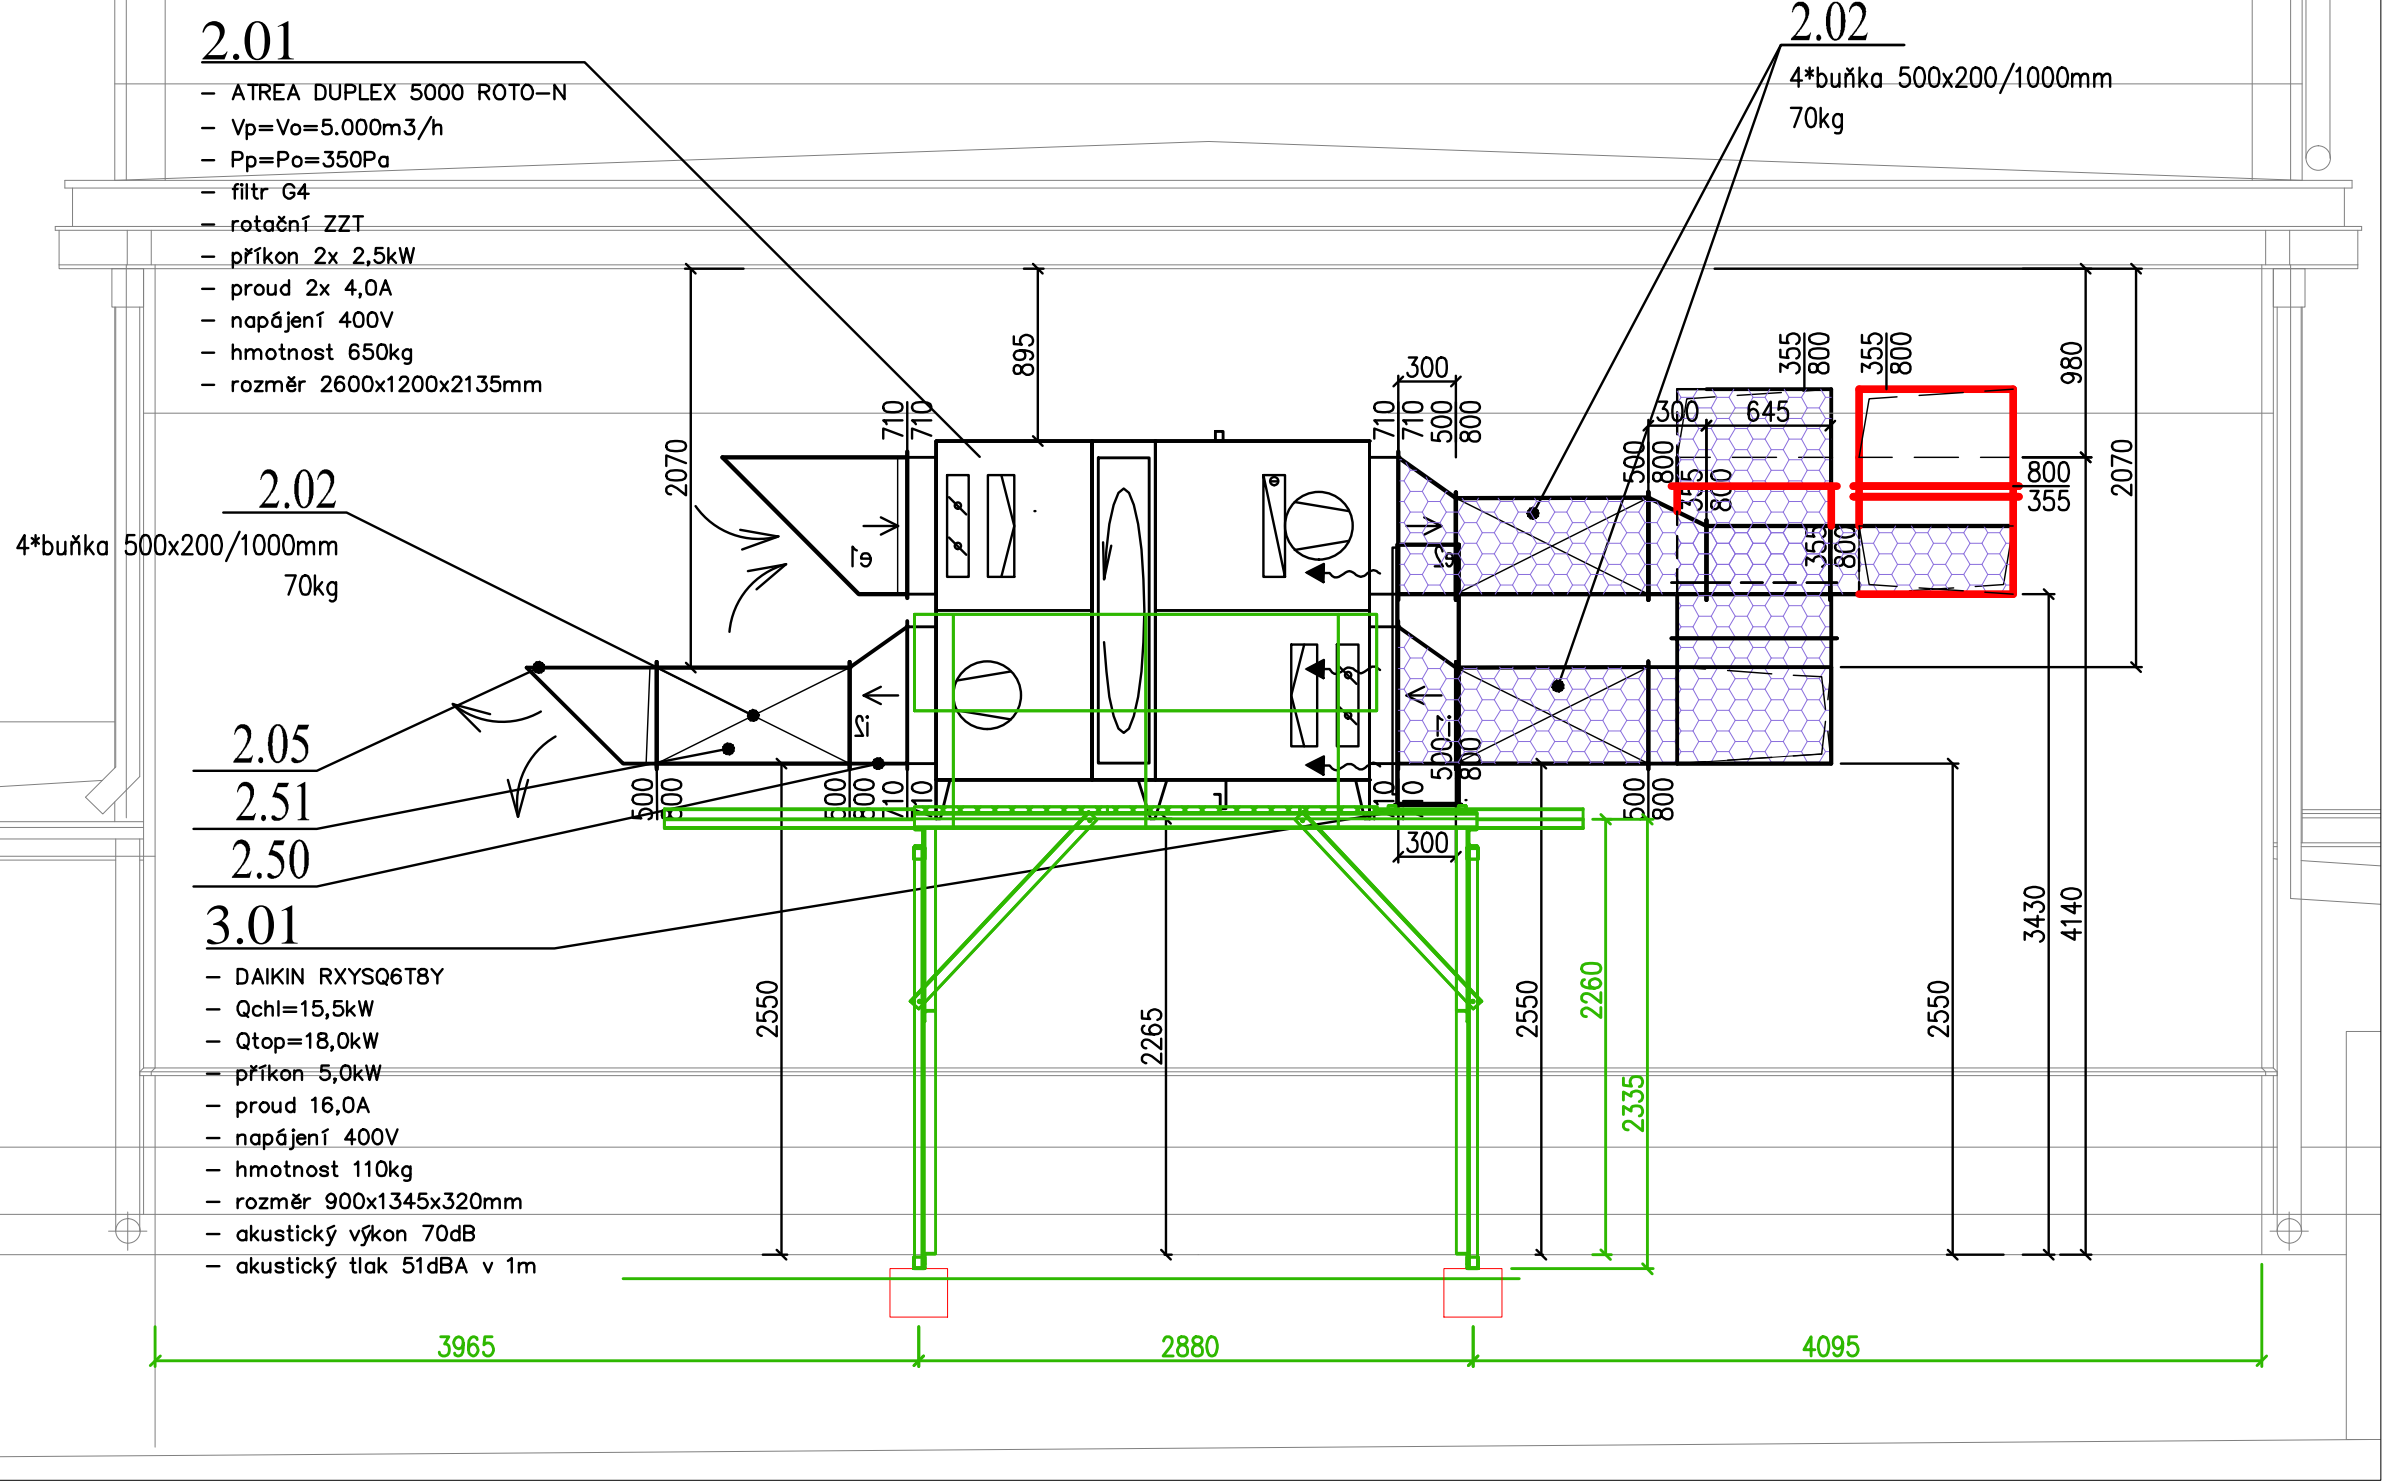


POHLED NA VZT  
a CHL JEDNOTKU

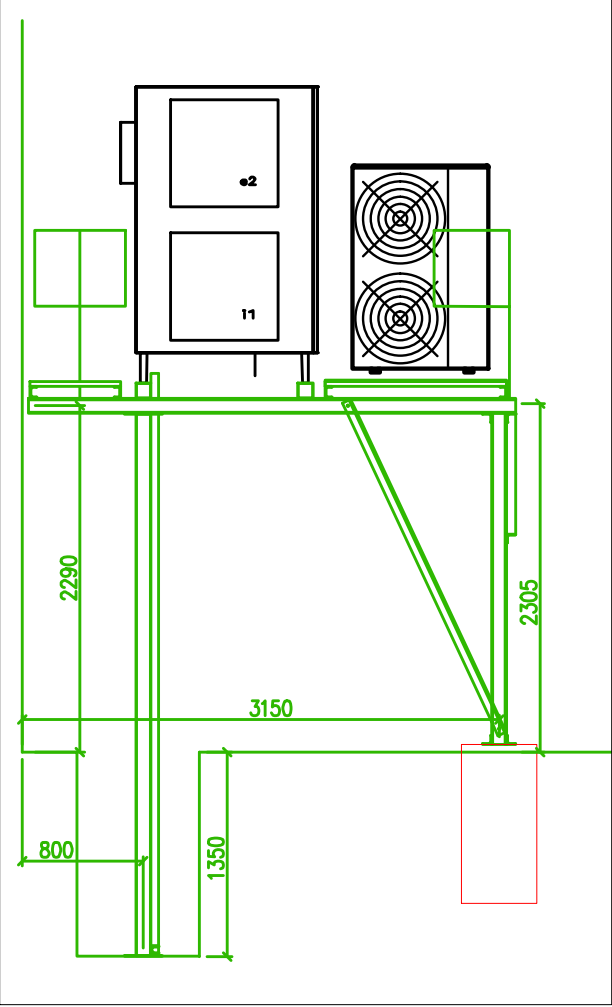

POHLED NA POTRUBÍ V TĚLOCVIČNĚ

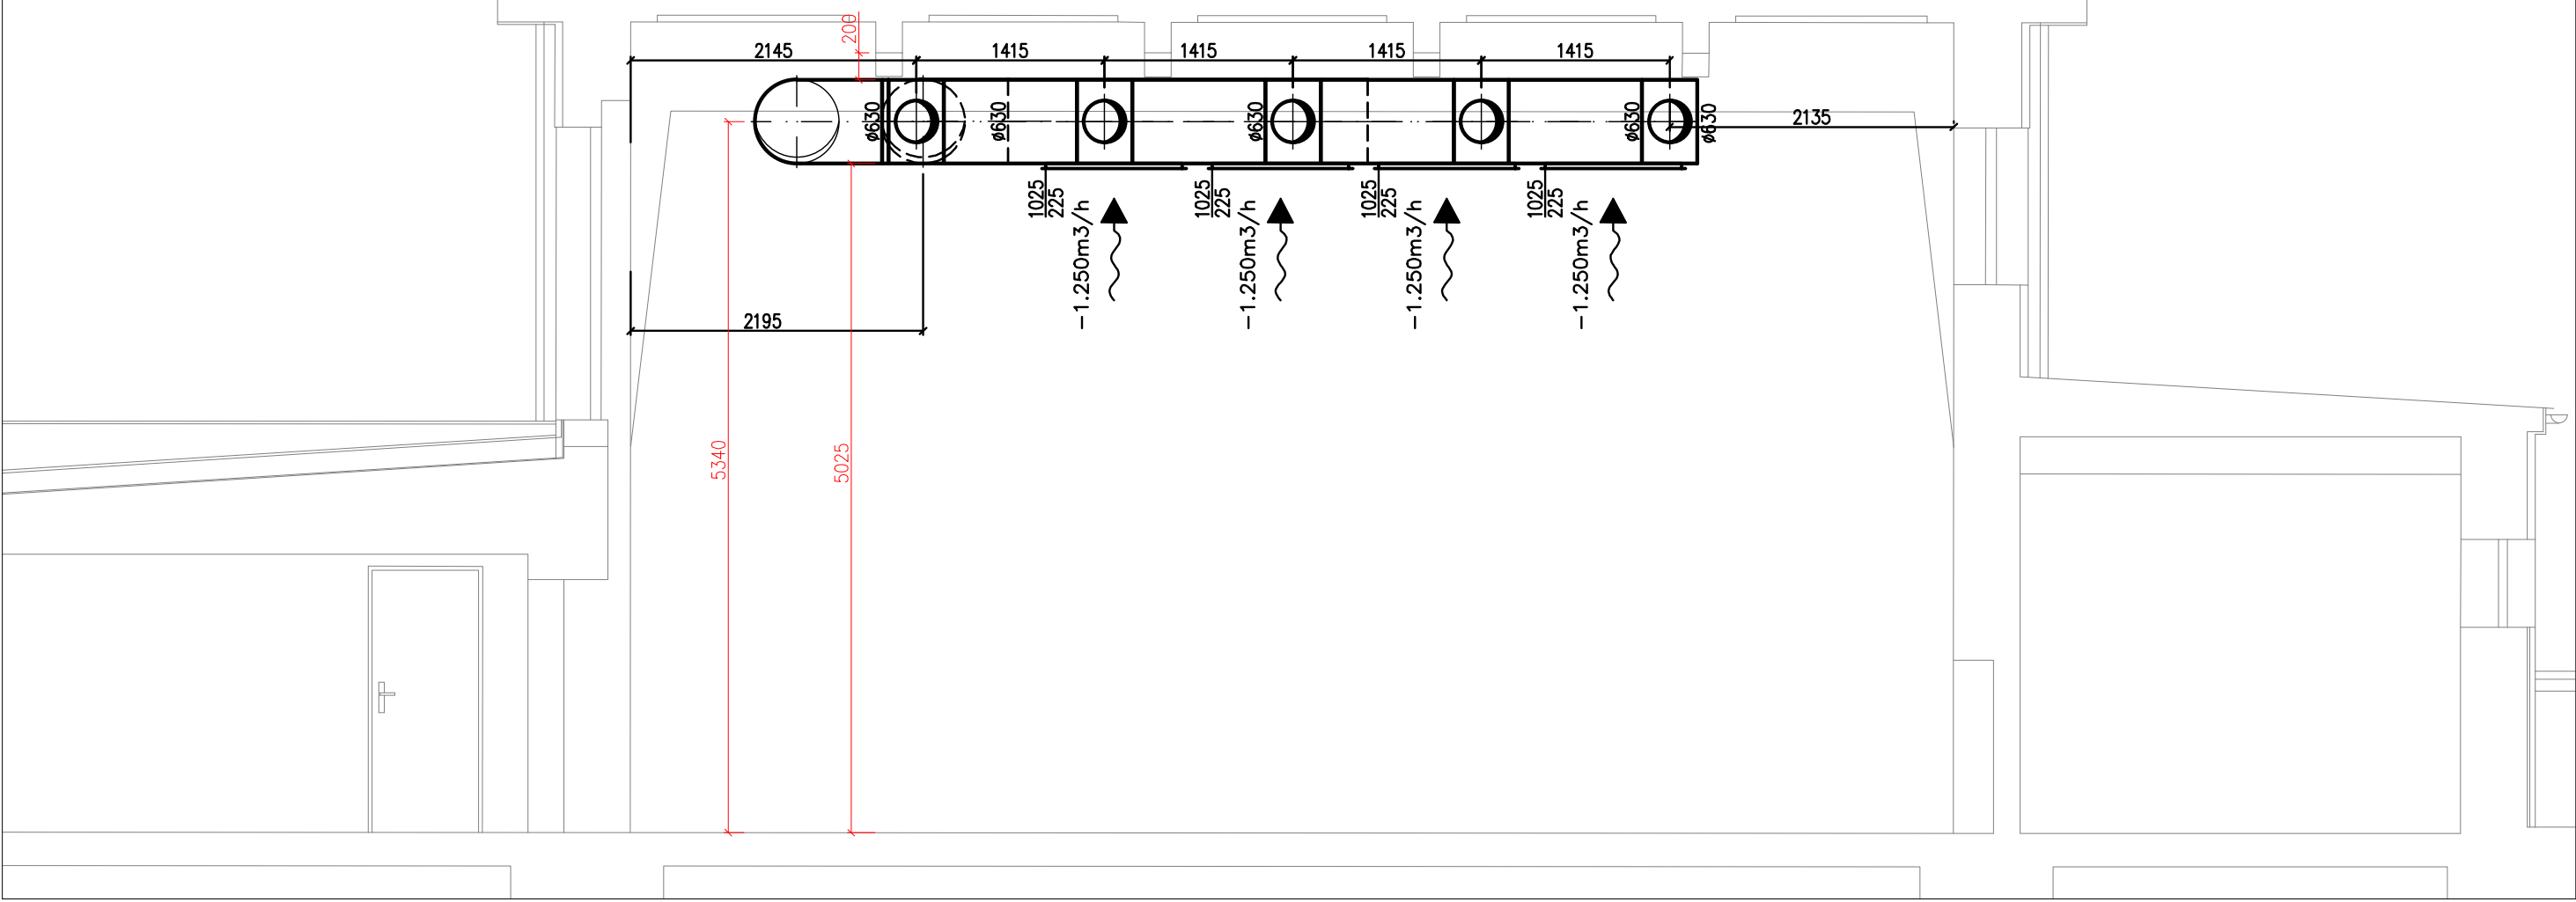

PROSTUP DO TĚLOCVIČNY

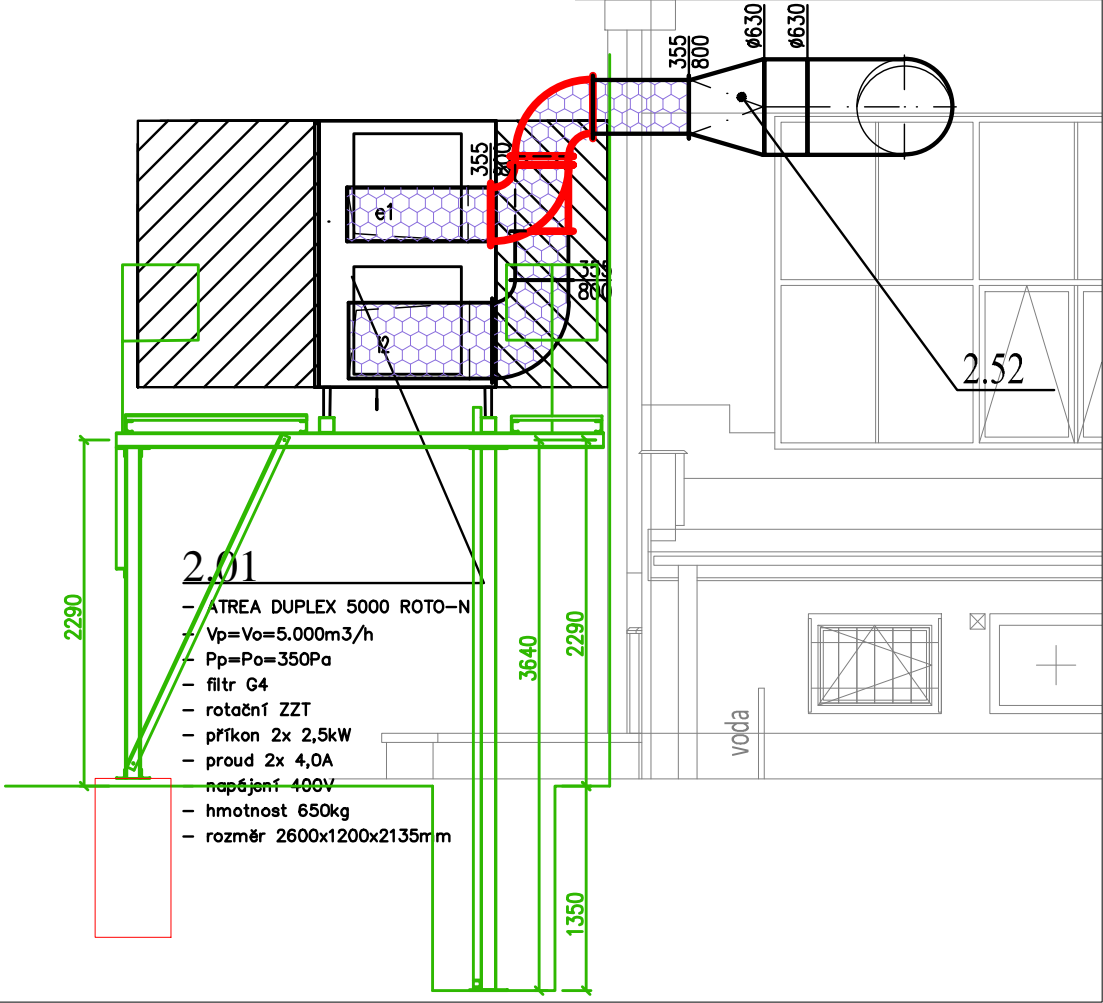

POZNÁMKY:

- Polohy VZT distribučních elementů v podhledech nutno při realizaci zkoordinovat se všemi profesemi včetně koordinace s podhledem.
- Revizní otvory provést dle dispozice na výkrese.
- Stavební prostupy pro 4–hrané potrubí vytvořit o min 100mm a u kruhového potrubí o min 50mm větší než rozměr potrubí.
- Umístění kabelového ovladače VZT jednotek konzultovat s uživatelem objektu.
- Profese elektro provede motorické napojení veškerých prvků včetně uzemnění veškerých prvků.
- Stavba zajistí transportní cestu pro dopravu veškerých komponentů na místo instalace.
- Stavba provede instalaci veškerých podhledů po instalaci VZT rozvodů a VZT jednotek.

- TEPELNÁ IZOLACE – kaučuk s Al folií a samolepem
- ALP potrubí
- POŽÁRNÍ ÚSEKY

REVIZE č.3

3.	změna prostupu VZT potrubí do tělocvičny (přívod a odvod pod průvlakem)	Ing. M. Žižkovský
2.	úprava vstupu VZT potrubí do tělocvičny (přívod a odvod vedle sebe)	Ing. M. Žižkovský
1.	úprava trasy potrubí ve třídě fyziky (pro dodržení podchodné výšky)	Ing. M. Žižkovský
REVIZE: NÁZEV ZMĚNY:		PROVEDL:
VED. PROJEKTANT	Renata Kottová	 Ondřej – Meissner spol. s r.o. Hrdlořežská 3, 190 00 Praha 9 Tel. 266 315 256 ičo: 45807159
ZODP. PROJEKTANT	Ing. M. Ondřej	
VYPRACOVAL	Ing. M. Žižkovský	
KRESLIL	Ing. M. Žižkovský	
INVESTOR: Dvořákovo gymnázium Kralupy nad Vltavou; Dvořákovo nám.800		FORMÁT 6x A4
NÁZEV AKCE		DATUM 13/08/2020
Dvořákovo gymnázium Kralupy nad Vltavou VZDUCHOTECHNIKA		STUPEŇ DSKP
		ČÍSLO ZAKÁZKY 20037
		SPECIALIZACE VZT
NÁZEV VÝKRESU		MĚŘÍTKO 1:50
TĚLOCVIČNA– POHLEDY A ŘEZY		ČÍSLO VÝKRESU V7