


PROPUSTEK 01 - km 0,165 22 - PŮDORYS

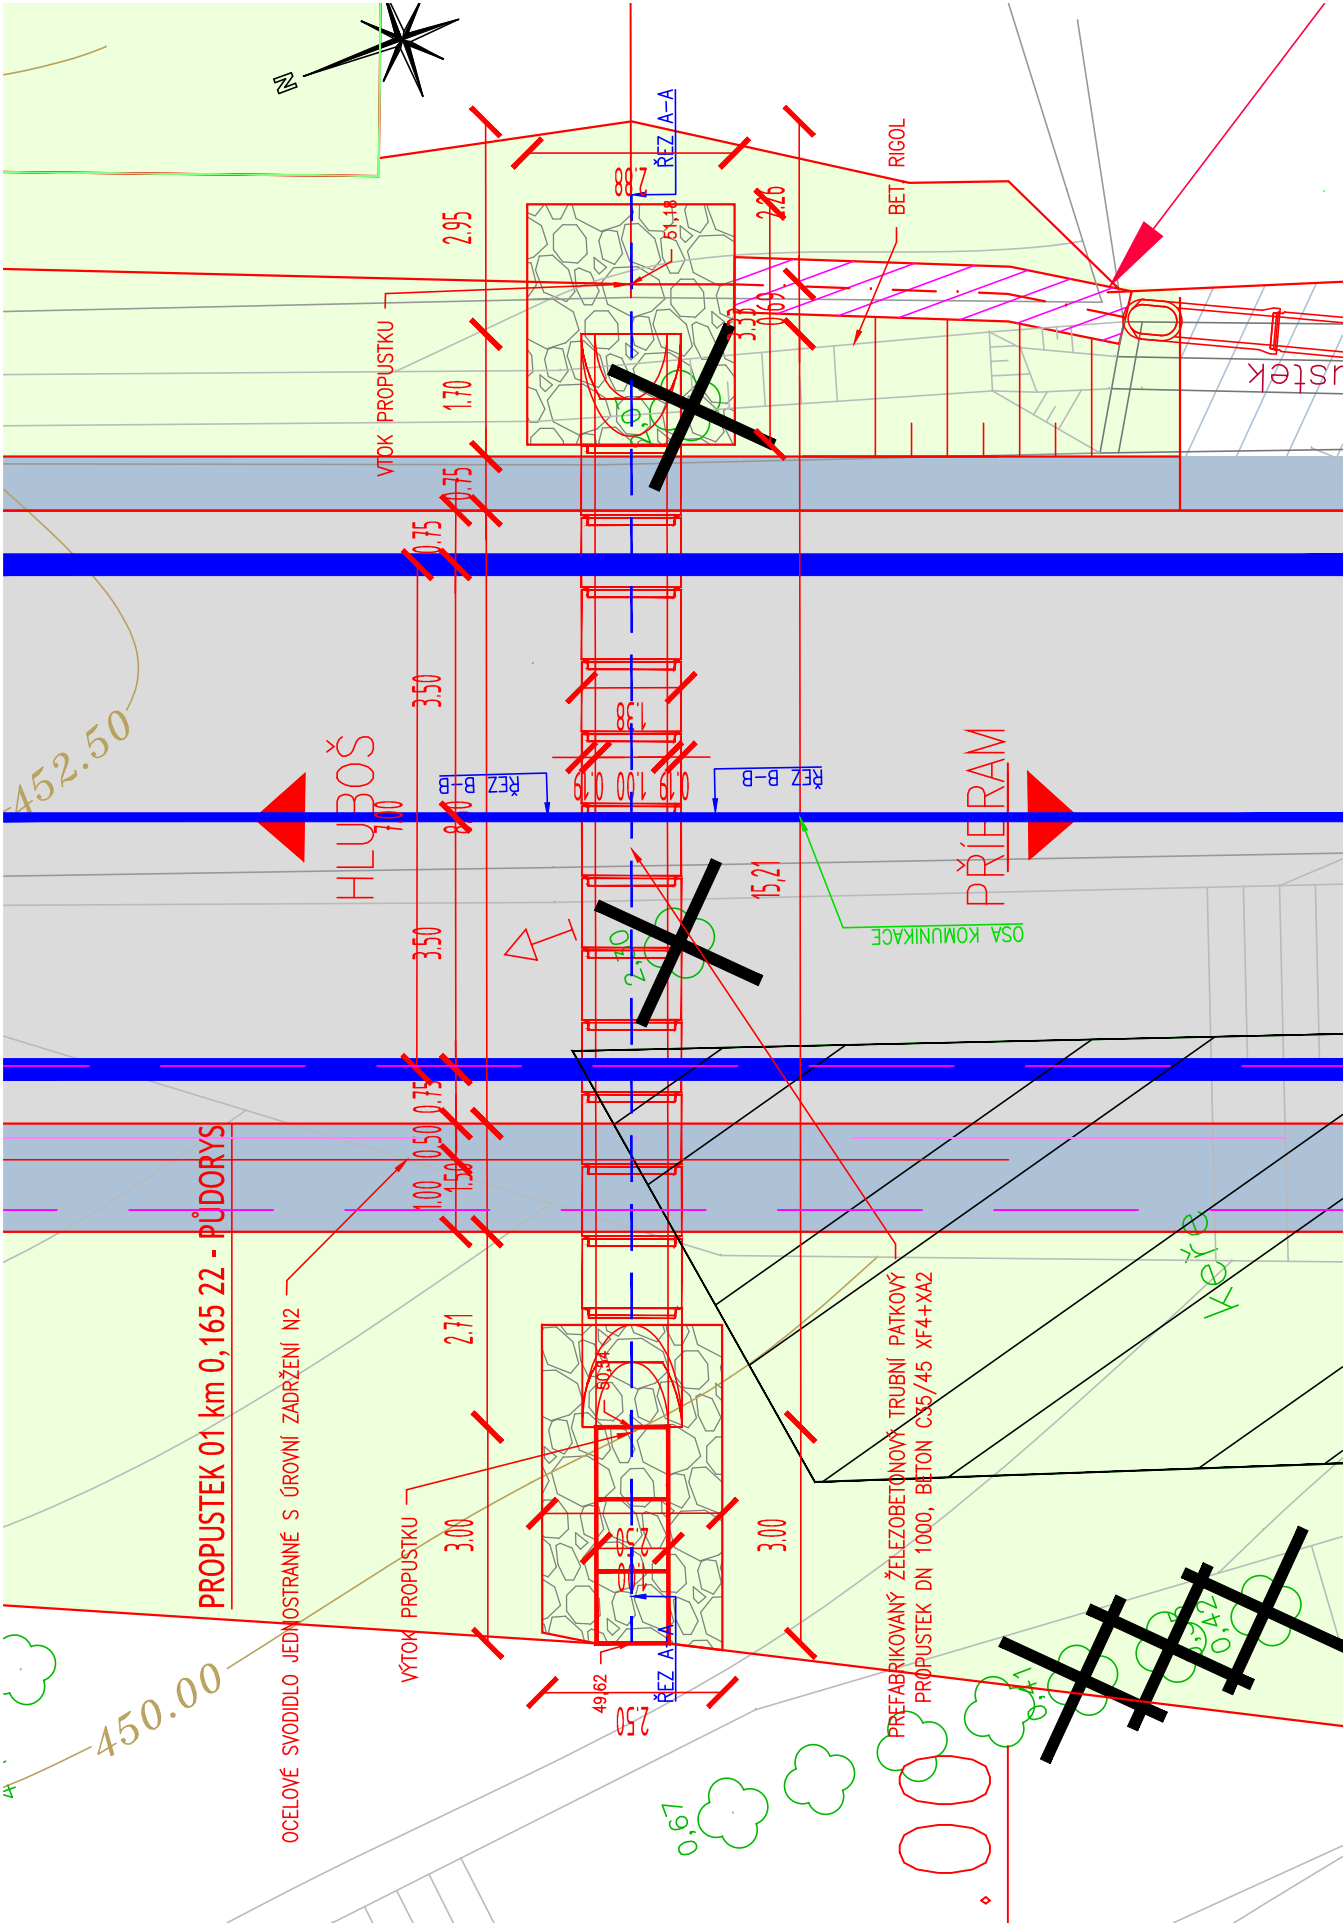

LEGENDA PLOCH A ČAR

VZOR PLOCHY	NÁZEV
	KOMUNIKACE PRO AUTOMOBILOVOU DOPRAVU - KS I.
	KOMUNIKACE PRO AUTOMOBILOVOU DOPRAVU - KS II.
	KOMUNIKACE PRO AUTOMOBILOVOU DOPRAVU - KS III.
	ZPEVNĚNÍ ŠTĚRKODRTÍ 0-32 TLOUŠTKY 0,25M
	NEZPEVNĚNÁ KRAJNICE 0-32
	GABIONOVÉ ZDI
	PLOCHA PRO REKULTIVACI
	ZELEŇ
	ODLÁŽDĚNÍ PŘÍRODNÍM KAMENEM DO BETONU
	BETONOVÉ ŽLABOVKY
	OCELOVÉ SVODIDLO JEDNOSTRANNÉ S ÚROVNÍ ZADRŽENÍ N2
	KÁČENÍ
	KÁČENÍ LESNÍ A MIMOLESNÍ ZELENĚ A KEŘŮ
	NAVRŽENÁ ZELEŇ - AESCULUS HIPPOCASTANUM - JÍROVEC
	ZAŘÍZENÍ STAVENIŠTĚ
	VODOROVNÉ DOPRAVNÉ ZNAČENÍ V4 A V1a

SOUŘADNICOVÝ SYSTÉM: S-JTSK

VÝŠKOVÝ SYSTÉM: BpV

!!!PŘED ZAPOČETÍM STAVEBNÍCH PRACÍ SI MUSÍ ZHOTOVITEL NECHAT VYTÝČIT EXISTUJÍCÍ INŽENÝRSKÉ SÍTĚ!!!

Investor	STŘEDOČESKÝ KRAJ Zborovská 11, 150 21 Praha 5 IČ: 70891095	
----------	---	--

Koordinace stavby a profesí		
Koordinace stavby a technologie		
Zodpovědná osoba		

Hlavní projektant	Vedoucí projektu	Tech. kontrola	Vypracoval	 CR PROJECT s.r.o., POD BORKEM 319, 293 01 Mladá Boleslav tel.: +420 326 700 666 GSM GATE: +420 606 602 039 fax: +420 326 700 665 e-mail: info@crproject.cz URL: http://www.crproject.cz
Ing. Horák J.	Ing. Horák J.	Ing. Jirák J.	Ing. Škvareková E.	
stavba: II/118 PŘÍBRAM - HLUBOŠ, km 30,620 - 31,730				HIP: Ing. Škvareková E.
objekt: SO.101 - KOMUNIKACE				číslo zakázky: 2006-120
část: C - STAVEBNÍ ČÁST				stupeň dokumentace: PDPS
obsah: PROPUSTEK 01 - km 0,165 22 - PŮDORYS				datum: 01.2012
název dig.souboru: Souhrnná zoráva.doc				měřítko: 1:100 formát: 2 x A4
číslo přílohy: C-S0.101-06				číslo výkresu: výtisk číslo: 06