
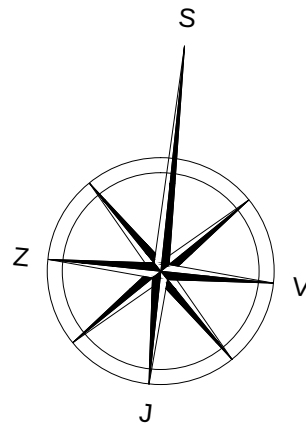


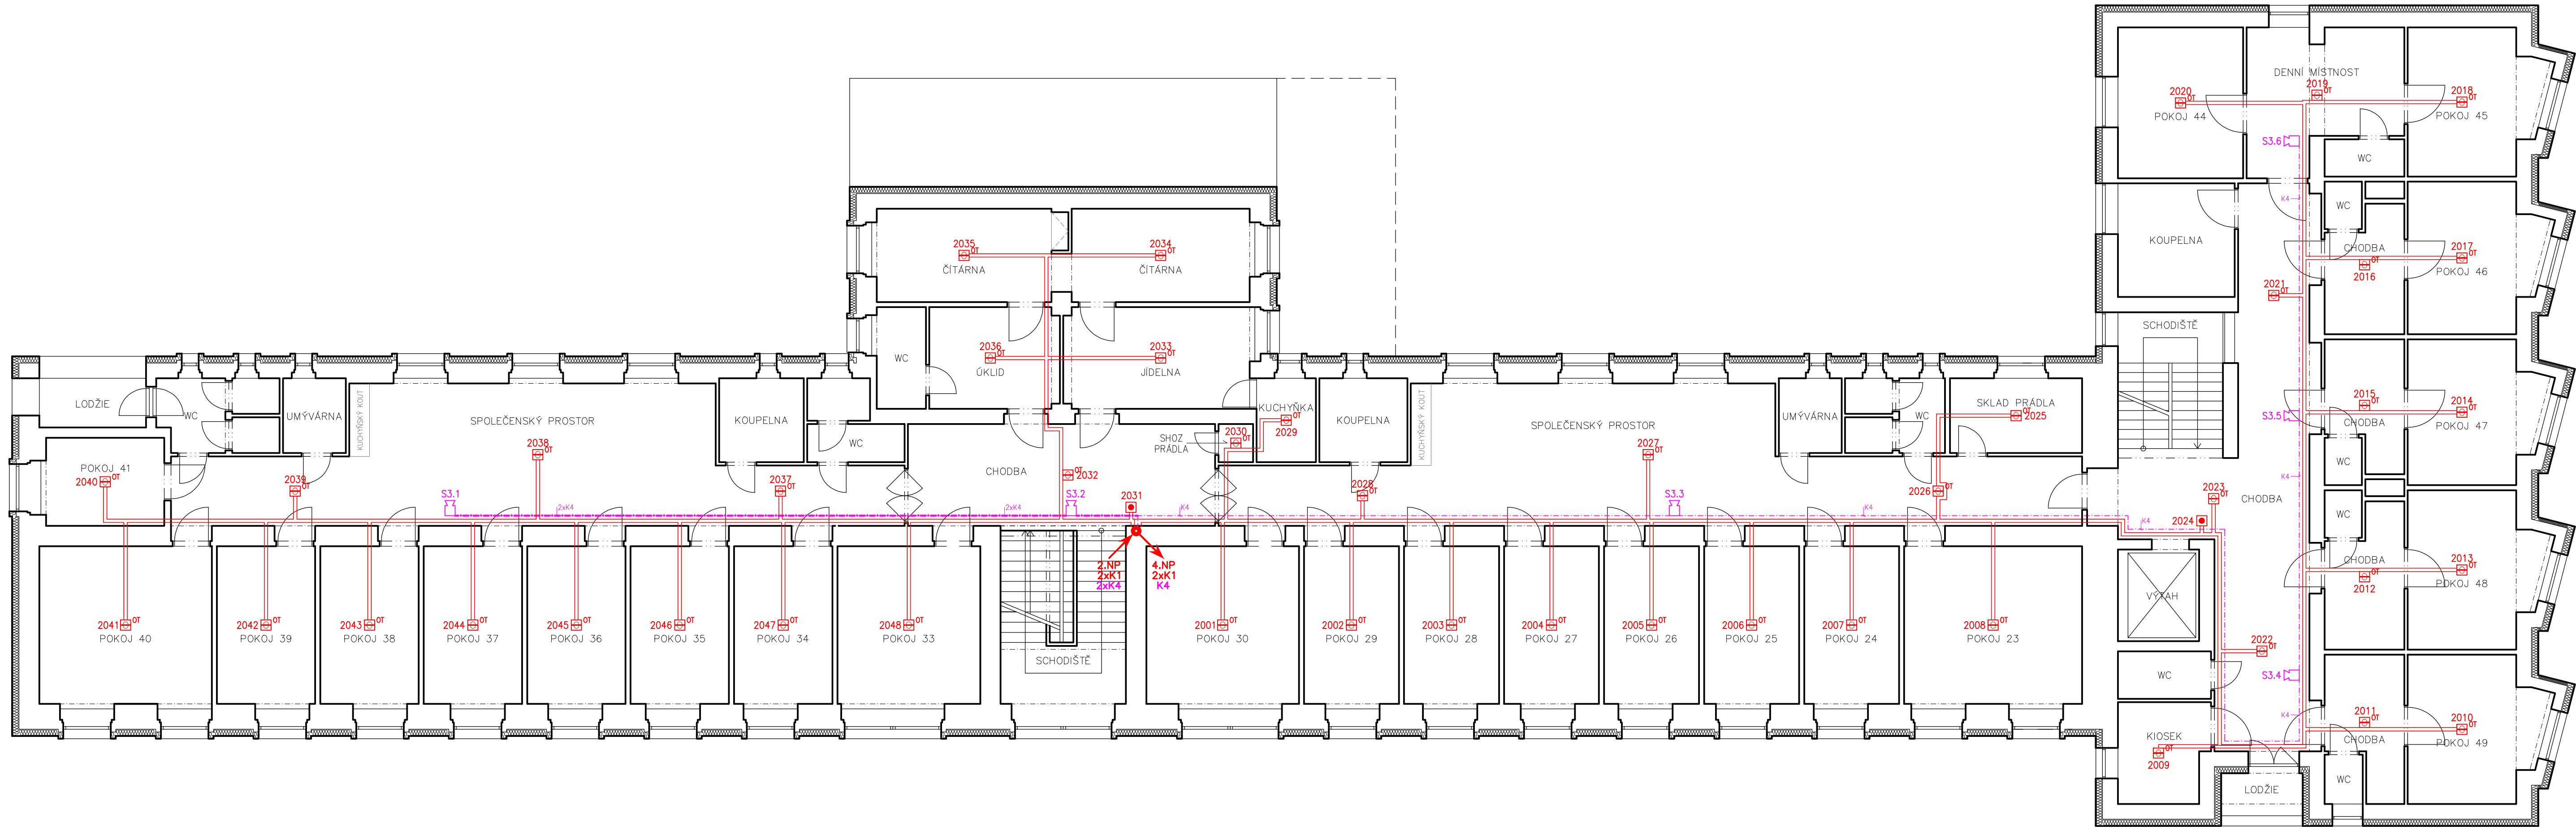

LEGENDA:	
	ústředna EPS
	tablo obsluhy
	obslužné pole
	klíčový trezor
	akumulátor 12V
	tláčátkový hlásič
	multisenzorový hlásič
	vnitřní siréna
	vnější siréna s majákem
	rozvaděč 230VAC

ZNAČENÍ HLÁSIČŮ:

— číslo hlásičové linky
— pořadí prvku na lince
1094

KABELOVÉ TRASY:

- K1 kabel sdělovací bezhal. 1x2x0,8 B2ca s1d1a1 bez funkčnosti – linka pro hlásiče
- K2 kabel sdělovací bezhal. 2x2x0,8 B2ca s1d1a1 a P90–R – pro tablo obsluhy
- K3 kabel sdělovací bezhal. 5x2x0,8 B2ca s1d1a1 a P90–R – pro KTPO a majáku
- K4 kabel silový bezhal. 2x1,5 B2ca s1d1a1 a P90–R – pro sirény, ext. napájení 24VDC
- K5 kabel zemní sdělovací 3x4x0,8 stíněný, podélně vodotěsný – ke KTPO a majáku
- K6 kabel silový bezhalogenový 3x1,5 B2ca s1d1a1 a P90–R – napájení 230VAC

Kabely bez zaručené funkčnosti budou uloženy do bezhalogenových plastových lišt vedenými po povrchu.

Kabely se zaručenou funkčností budou uloženy v požárně odolné trase – na příchýtkách, včetně hmoždinek a šroubů pro požárně odolné trasy. Kotvení po 30–ti cm.

Kabel zemní bude veden venkem v zemním výkopu min.600mm pod povrchem a uložen v ochranné trubce. Do výkopu bude umístěna ochranná výstražná fólie.

00	09/2022	Dokumentace pro výběr zhotovitele	Pavel Duchéček		EPS	3022–136
Revize	Datum	Stupeň projektu – předmět revize	Vypracoval	Podpis	Zařízení	Eviden. číslo

 CD PROFESIONAL security agency, s.r.o. V Holešovičkách 1446/10 180 00 Praha 8 www.profinet.cz	Akce: Domov Velvary		Revize: 00
	Objednatel: Domov Velvary, poskytl. soc. sl., Petra Bezruče 484, Velvary		
	Investor: Domov Velvary, poskytl. soc. sl., Petra Bezruče 484, Velvary		
	Obsah: Půdorys 3.NP / 2.PATRO		
	Část: ELEKTRICKÁ POŽÁRNÍ SIGNALIZACE		
	Projektant: Pavel Duchéček		Měřítko: 1:100
Kreslil: Pavel Duchéček		Formát: 5x A4	
Kategorie: —			
			Evidenční číslo: 3022–136
			Číslo výkresu: 3