


PŘEHLEDNÁ SITUACE

1:5 000

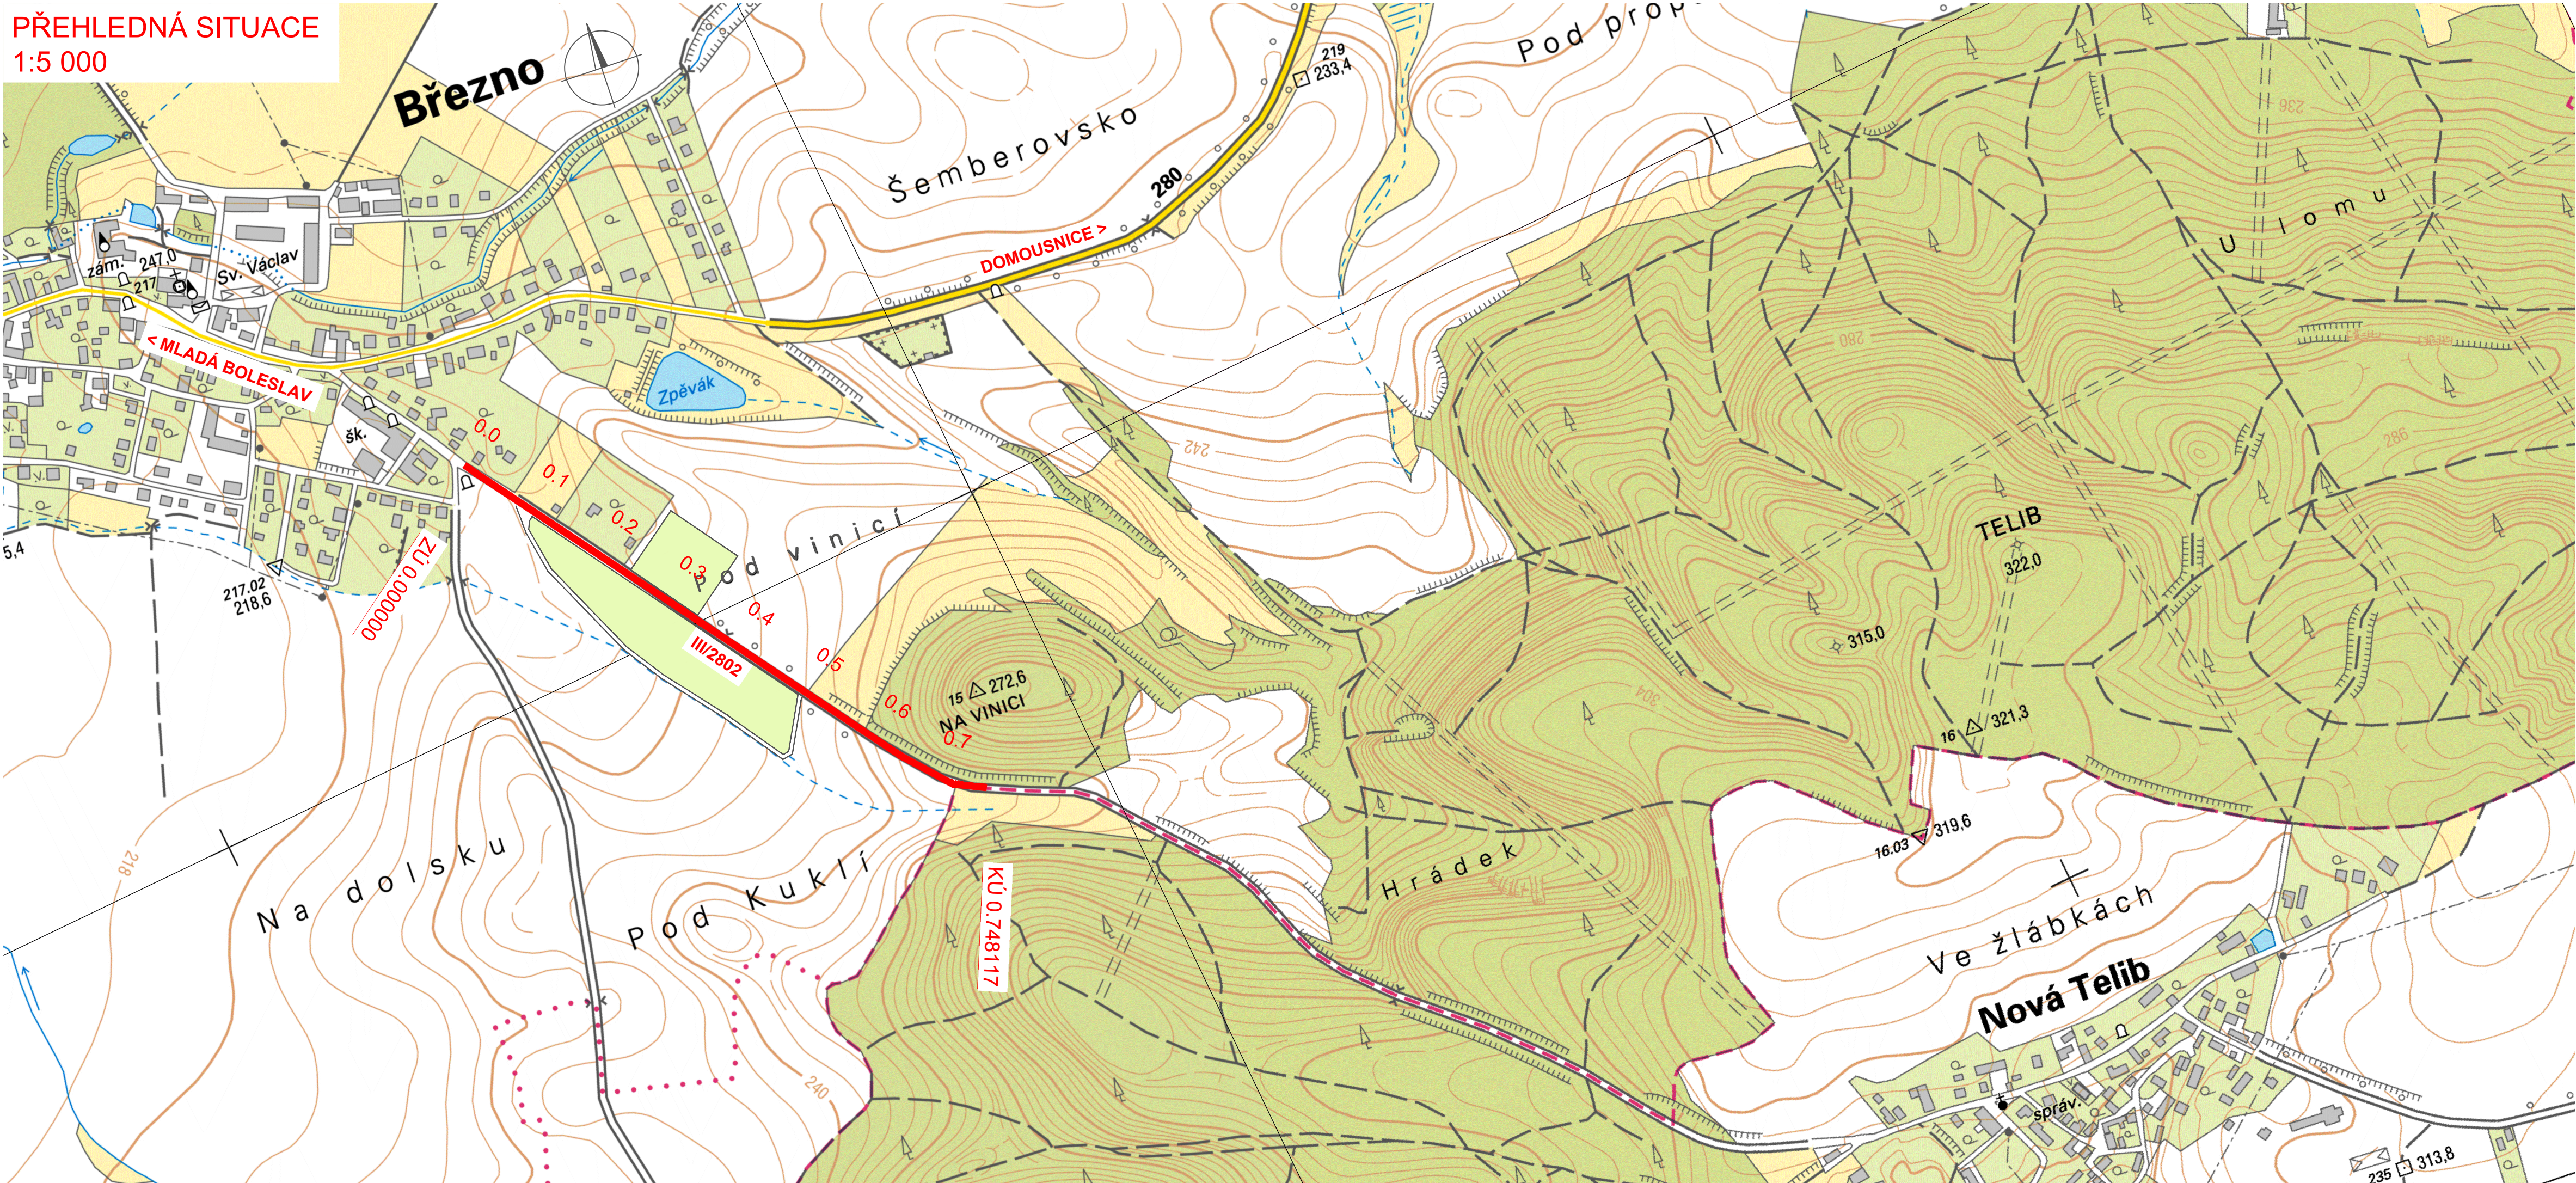

ČÁST B

Objednatel:

STŘEDOČESKÝ KRAJ

ZBOROVSKÁ 11, 150 21 PRAHA 5



Souřadnicový systém S-JTSK, Výškový systém Bpv

Ateliér Praha I – K Ryšánci 1668/16, 147 54 Praha 4 – Tel. 226 066 111, Fax 226 066 118, e-mail: mailbox@pragoprojekt.cz

Navrh/ vypracoval:

Jaroslav RAK

podpis:

Technická kontrola:

ing. Dominiku

Zodpovědný projektant:

Ing. Zbynek KAR

podpis: _____

Hlavní inženýr projektu:

ing. Ruder CLRM

Ředitelka ateliéru Praha I:

1. *Journal of the American Medical Association*, 1997; 277: 1033-1037.

ing. Zdenka HEROLDOVA

[illegible][illegible]

PRAGOPROJEKT, a.s., K Ryšance 1668/16, 147 54 Praha 4

Kraj: STŘEDOČESKÝ

Obec: BREZNO, NOVÁ TELIB

Objednatel: STŘEDOČESKÝ KRAJ, ZBOROVSKÁ 11, 150 21 PRAHA 5

Akce

III/2802 BŘEZNO - NOVÁ TELIB REKONSTRUKCE

Příloha:

PŘEHLEDNÁ SITUACE STAVBY

| | |
|---------------|--------------|
| Čís. zakázky: | 12 494 7 000 |
|---------------|--------------|

| | |
|------------|--------|
| Čís. akce: | 12 494 |
|------------|--------|

| | |
|--------|---------|
| Datum: | 07.2013 |
|--------|---------|

| | |
|---------|------|
| Formát: | 4xA4 |
|---------|------|

| | |
|----------|--------|
| Měřítko: | 1:5000 |
|----------|--------|

DSP

Čís. přílohy:

3.1