 



ORTOFOTO SITUACE


MĚŘ. 1: 2000




„Podkladová data © ČÚZK“

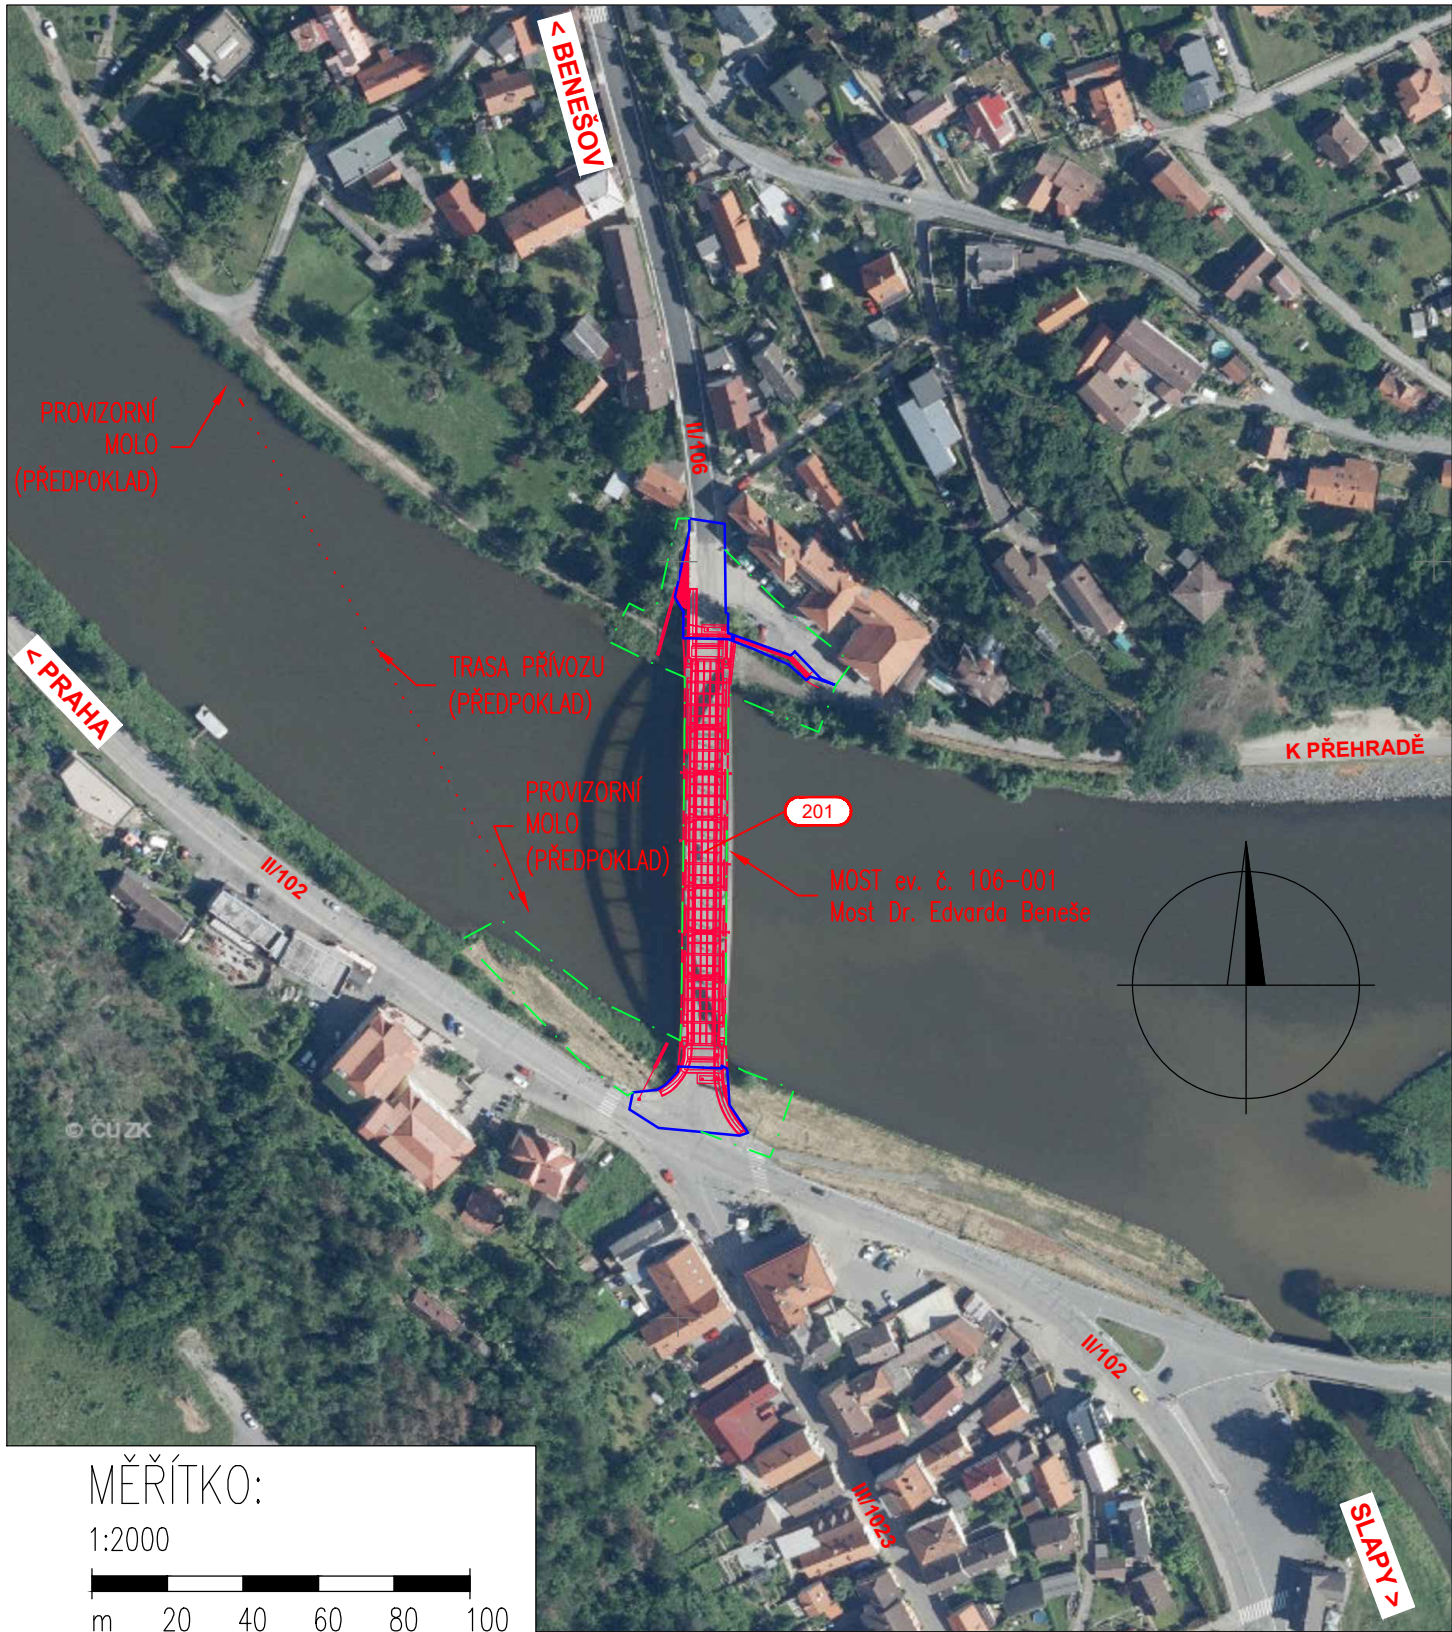

 MĚŘÍTKO:
1:2000



Souřadnicový systém S-JTSK, Výškový systém Bpv

Zhotovitel PD: 	Stavba: II/106, most ev. č. 106-001 Štěchovice - PD	Číslo zakázky: TU-19126-09
	Objekt: Havarijní a povodňový plán pro stavbu	Datum: 12/2021
Navrhl/vypracoval: Ing. Aleš MEISTER	Příloha: Přehledná situace vodohospodářského řešení okolí	Měřítko: 1:2000
		Stupeň: PDPS
		Číslo přílohy: B.10.3