


PŮDORYS 3.NP

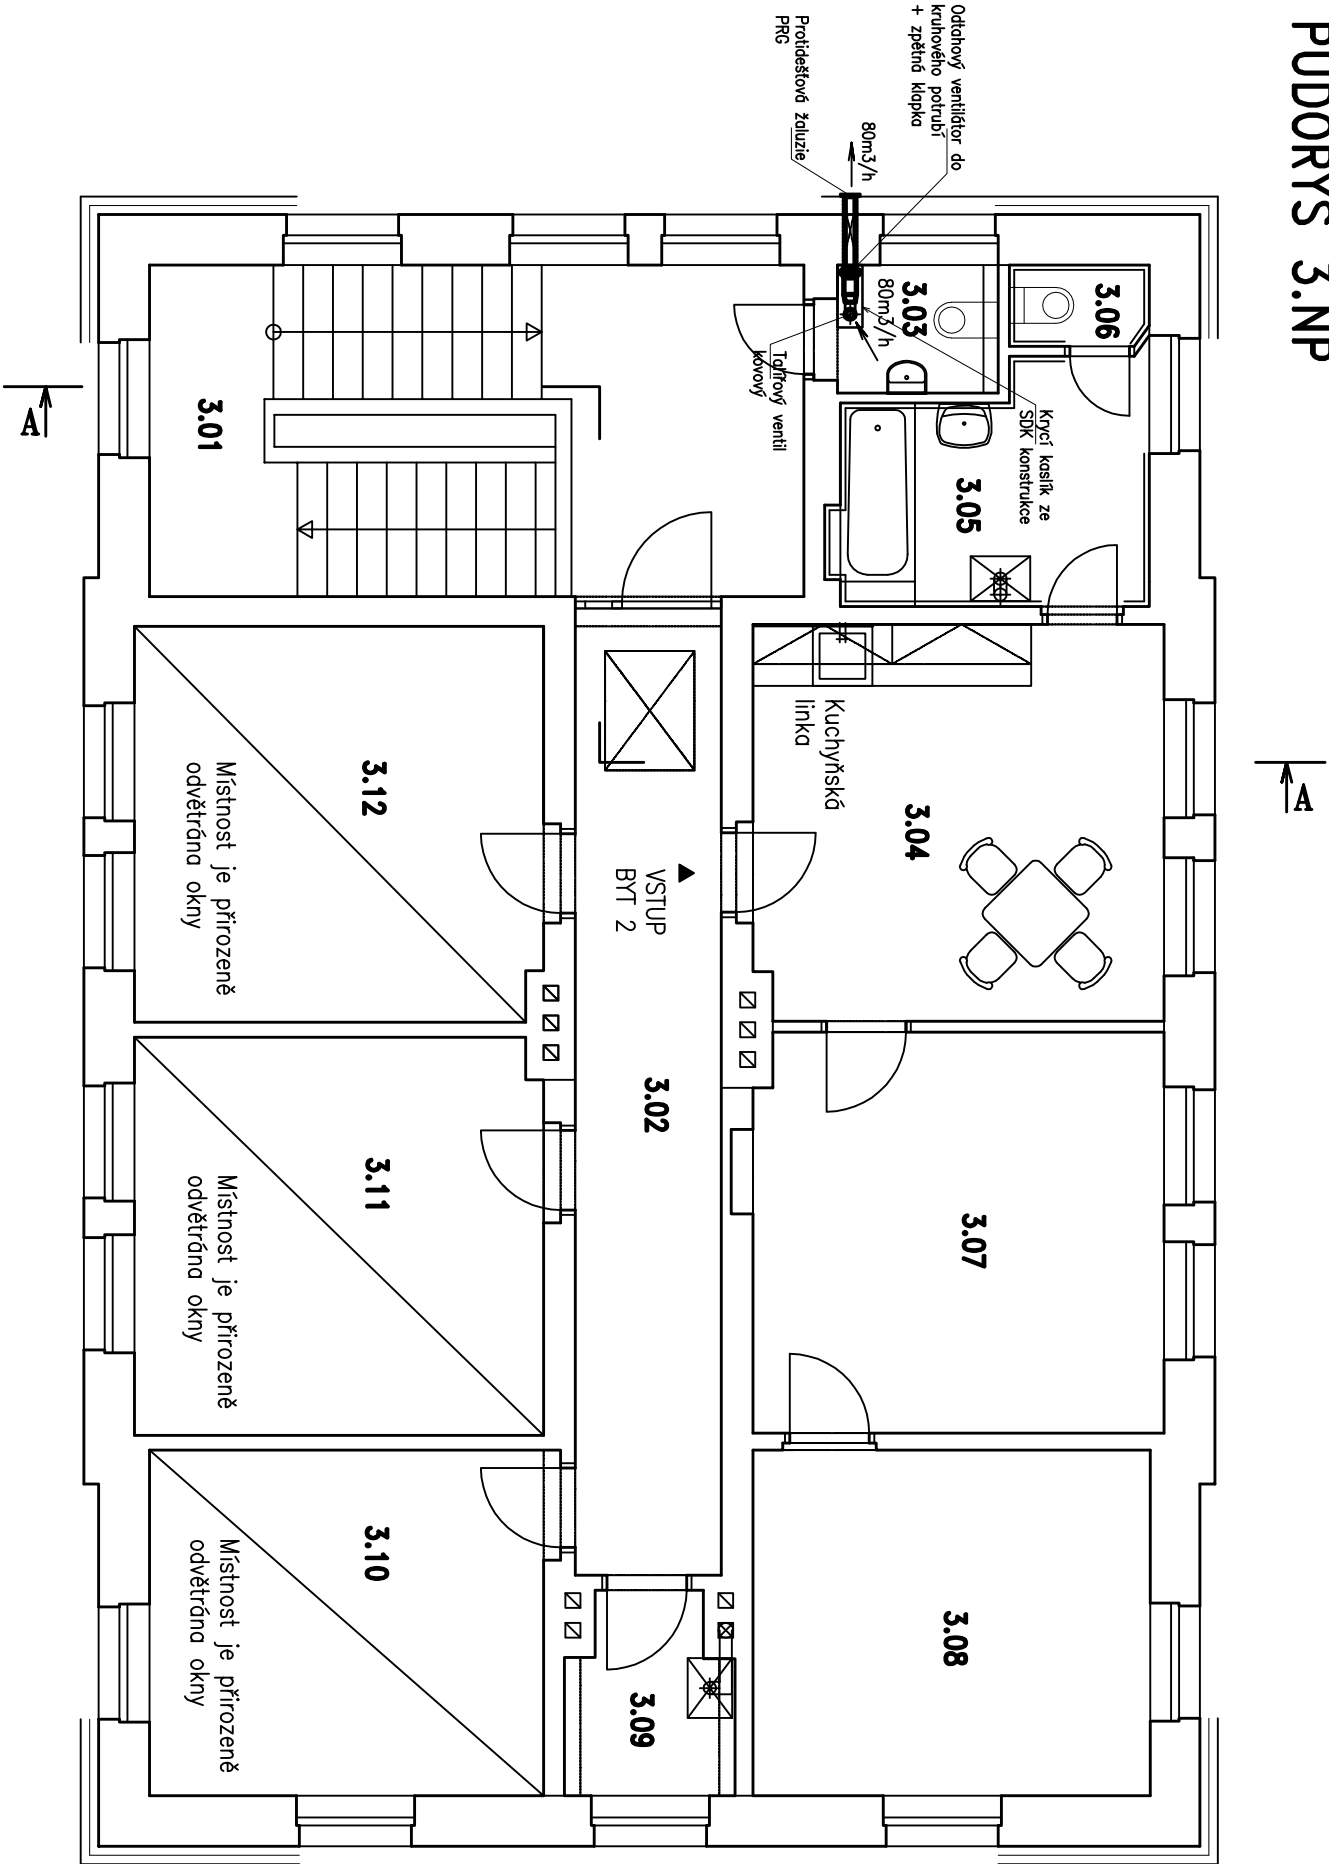

TABULKA MÍSTNOSTÍ		
č.	místnost	m²
3.01	SPALOVNĚ	13,8
3.02	CHODBA	22,7
3.03	WC UČITELÉ	2,1
3.04	KUCHYŇ	16,4
3.05	KOUPELNA	7,1
3.06	WC	1,1
3.07	POKoj	16,6
3.08	LOŽNICE	13,9
3.09	SKLAD	3,1
3.10	KANCELÁŘ	13,9
3.11	KANCELÁŘ	16,7
3.12	KANCELÁŘ	16,3

POZNÁMKA:

- KAPACITA DILNY JE 8 ŽÁKŮ, UČEBNY TAKÉ 8 ŽÁKŮ.
- VŠECHNY ROZVODY BUDOU VEDENY POD STROPEM JEDNOTLIVÝCH MÍSTNOSTÍ A BUDOU REALIZOVÁNY ZE SPÍRO POTRUBÍ (ALTERNATIVNĚ Z FLEXIBILNÍCH VZDUCHOVÝCH HADIC ALUFLEX)
- VZDUCHOTECHNICKÉ ROZVODY BUDOU V ZÁVISLOSTI NA PŘÁNÍ INVESTORA "PŘIZNÁNY"
- A NEBO VEDENY V SDK PODHLEDECH
- JAKO ODTAHOVÉ ELEMENTY BUDOU POUŽITY TALÍŘOVÉ VENTILY
- MNOŽSTVÍ VZDUCHU ODVADĚNÉHO Z JEDNOTLIVÝCH PROSTOR BUDE NASTAVENO PŘI ZAREGULOVÁNÍ ROZVODŮ, JE UVEDENO U KAŽDÉHO ODTAHOVÉHO PRVKU

STAVEBNÍ OPRAVY BUDOV Č.P. 22 V HUBALOVĚ, SOU HUBALOV		L. ZÁKAZNÍK: 31/2020/19	
objekt:	LODKOŘEČ, STŘEŠ. 128/3, LODKOŘEČ	ING. PAVEL MAREK	
místo:	SOU Hubálov 17, Hubálov 17, Loukovice 29411	Husovo 602, TURNOV	
objednatel:	MINCHOVO HRADOŠTĚ	míst. p. inženýring-marek	
stř. před:	SOU Hubálov 17, Hubálov 17, Loukovice 29411	diagram: 811 200 002	
investor:	SOU Hubálov 17, Hubálov 17, Loukovice 29411	004 852 002	
zad. projektant:	ING. PAVEL MAREK, ING. FRANTIŠEK ČERNÝ	datum: LISTOPAD 2019	
vypracoval:	TOMÁŠ KROTL, ING. PAVEL MAREK	stupeň: ÚSP	
obsah:	VZDUCHOTECHNIKA – PŮDORYS 3.NP	č. výřezu: VZT 1.3	
		měřítko: 1:50	