


LEGENDA


- sloup světelné signalizace
- výložník s údajem o délce vložení
- návestílo pro vozidla
- návestílo doplňkové zelené šípky
- návestílo pro chodce s akustickou signalizací
- řadič
- tláčátko pro chodce, kontaktní zámek
- videokamera
- detační místo videodekce
- VDZ nové nebo obnovené
- SDZ nová značka

LEGENDA PLOCHY

- vozovka
- dlaždičné chodníky
- živičné chodníky
- zeleň
- dlaždičné parkovací stání
- autobusové zastávky
- vjezdy
- chodníkové přejezdy (šlápnutí 2-3 cm)
- chodníkové přejezdy (úroveň chodníku)
- chodník společný pro pěší a cyklo
- úpravy pro nevidomé

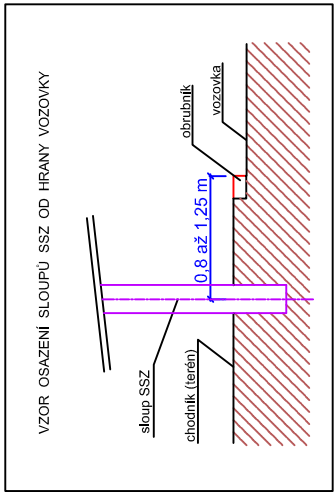

Poznámka:
Signalizaci a varovné pásy pro osoby se zrakovým postižením je nutno navrhnut z důvodu osazení akustické signalizace podle vyhlášky č. 398/2009 Sb. o obecných technických požadavcích zabezpečujících bezbariérové užívání staveb.

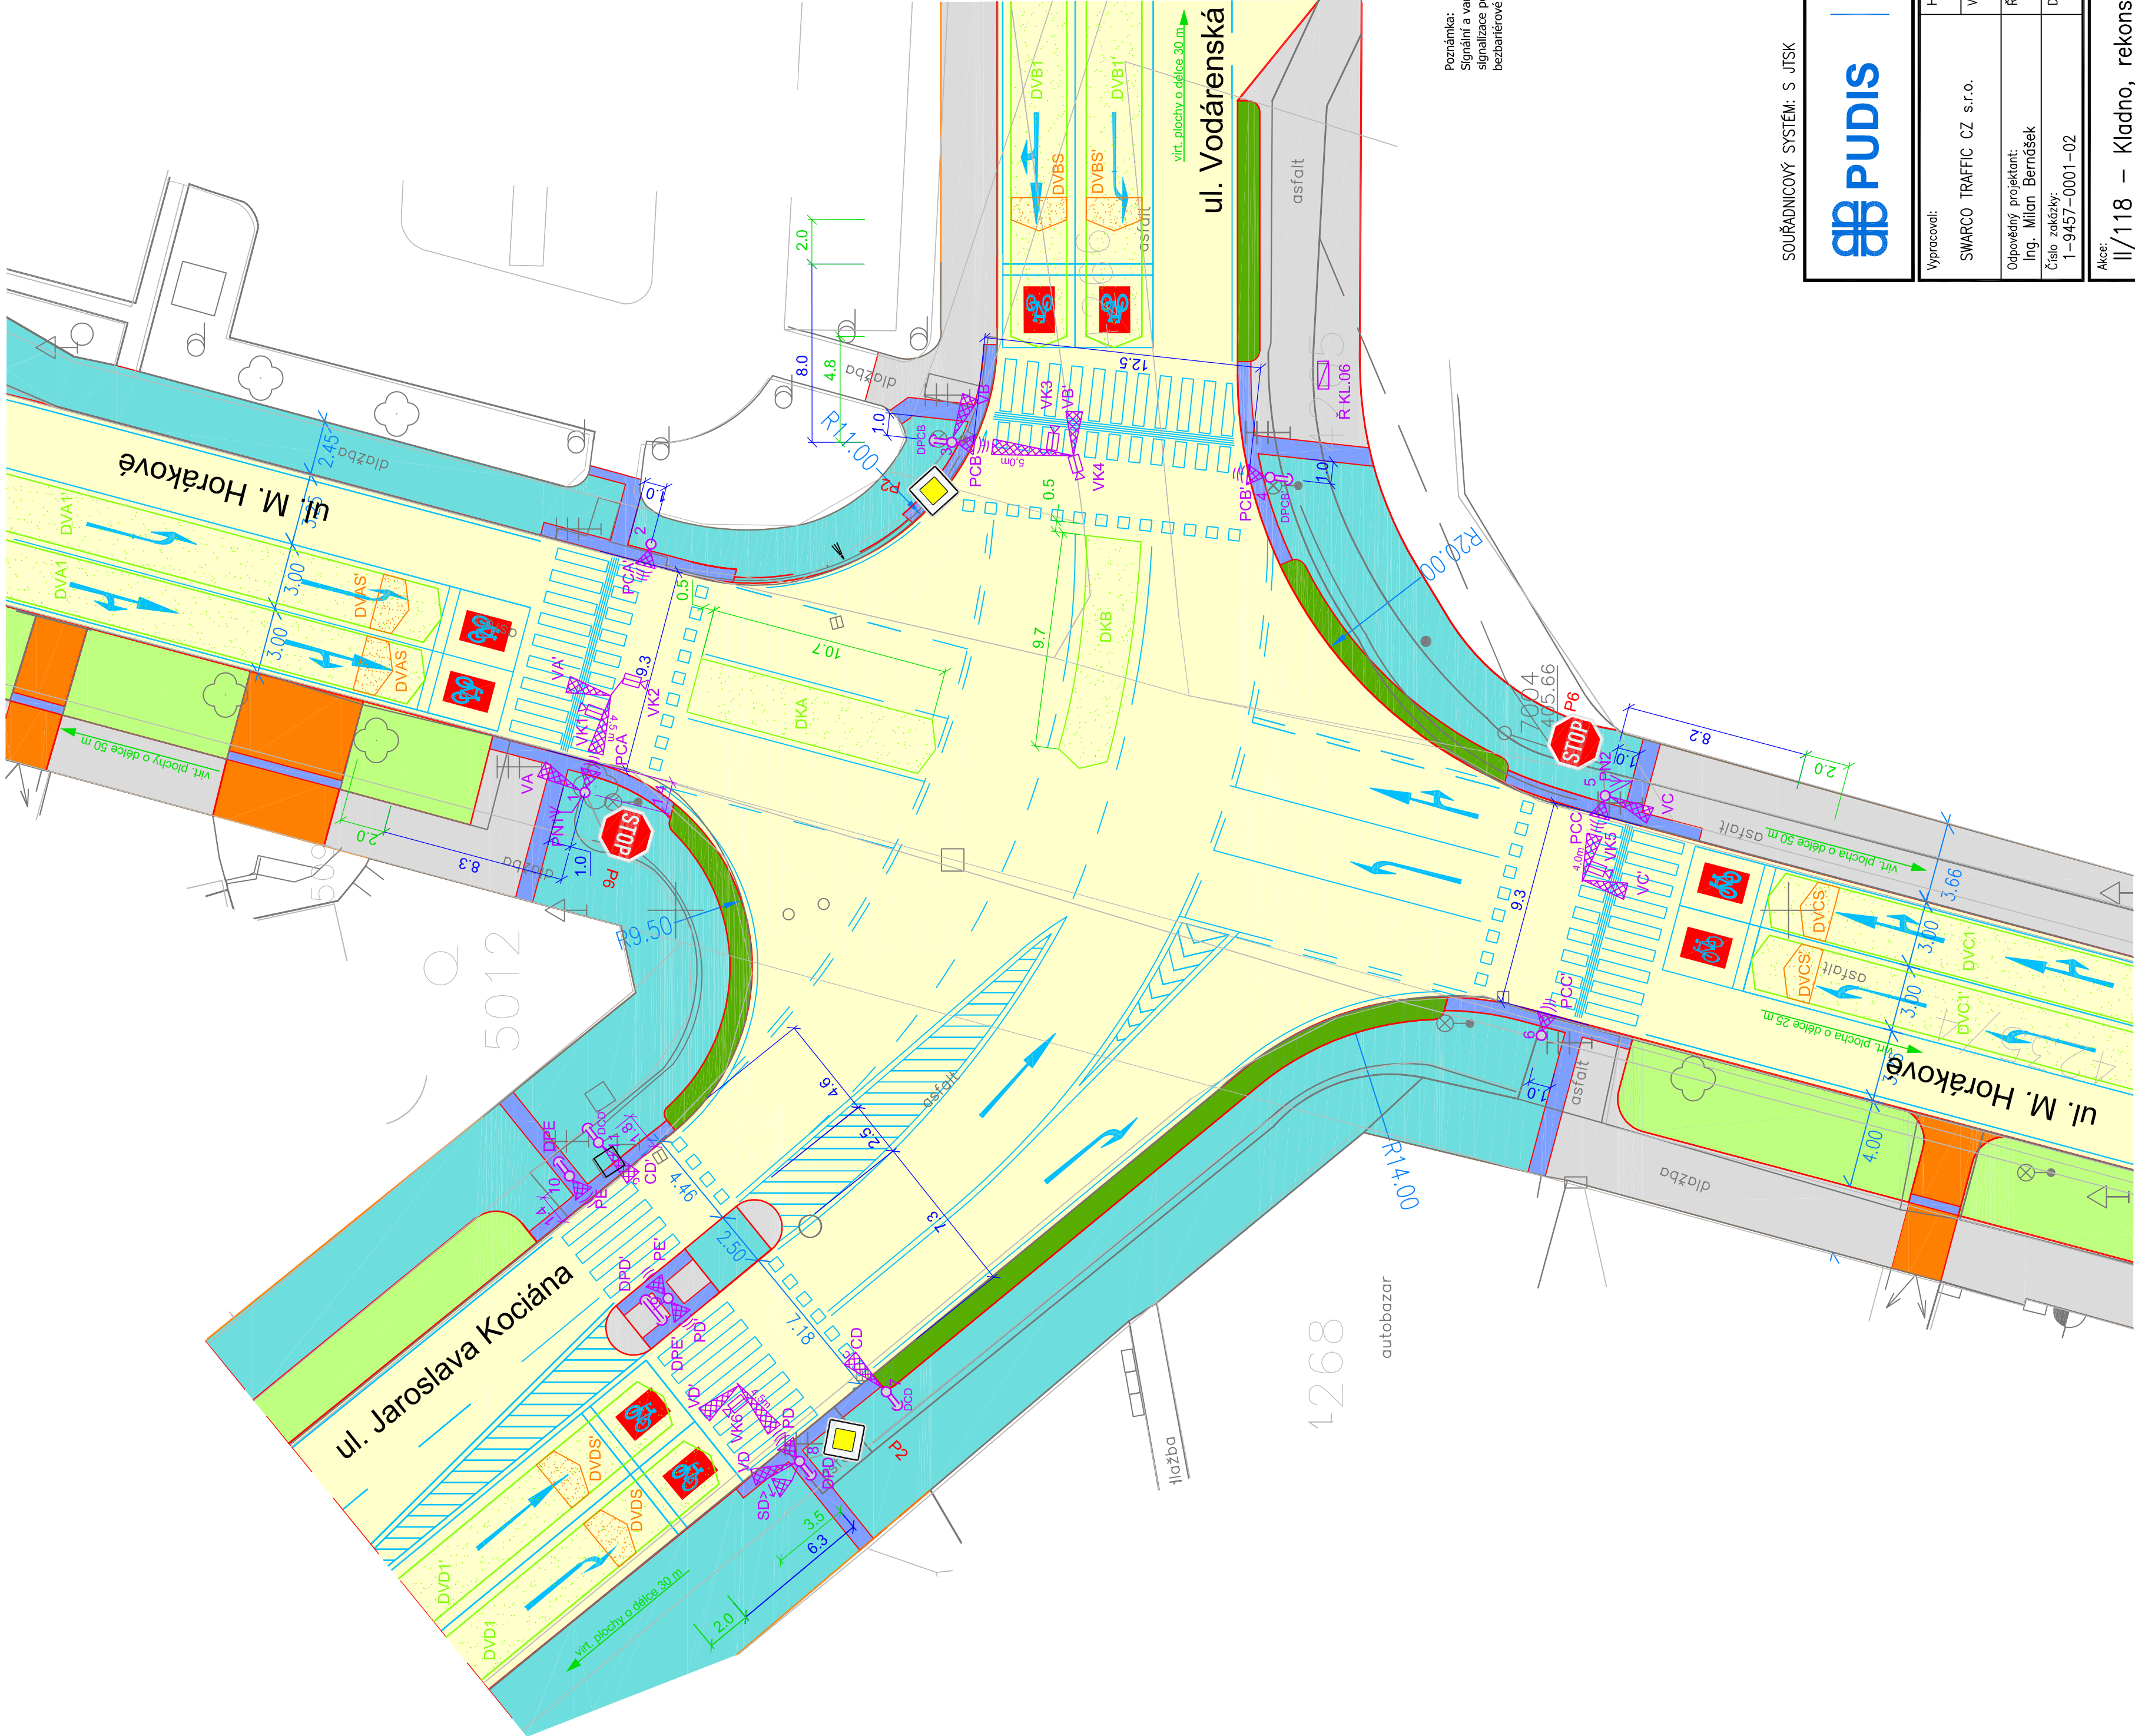

SOUŘADNICOVÝ SYSTÉM: S JTSK

VÝŠK. SYSTÉM: BpV



projektová, průzkumná a konzultační společnost

PUDIS a.s., Nad Vodovodem 2/3258, 100 31 Praha 10
tel.: +420 274 776 645, fax: +420 274 778 656, www.pudis.cz, info@pudis.cz

Výpracovi:	Hlavní inženýr projektu: Ing. Dušan Merta	Investor: STŘEDOČESKÝ KRAJ Zborovská 11 Praha 5
	Výrobní ředitel: Ing. Jan Vlček	
Odpovědný projektant: Ing. Milan Bernášek	Ředitel společnosti: Ing. Martin Höfler	
	Číslo zakázky: 1-9457-0001-02	
Datum: 09/2016		

Akce: II/118 – Kladno, rekonstrukce silnice REKONSTRUKCE SSZ KL06 KOCIÁNOVA – M. HORÁKOVÉ	Měřítko: 1:200	Formát: 6 x A4
	Stupeň: PDPS	Suprava:
Příloha: SVĚTLNĚ SIGNALIZAČNÍ ZAŘÍZENÍ DOPRAVNÍ ŘEŠENÍ – SITUACE		Číslo přílohy: D.3.1.2