



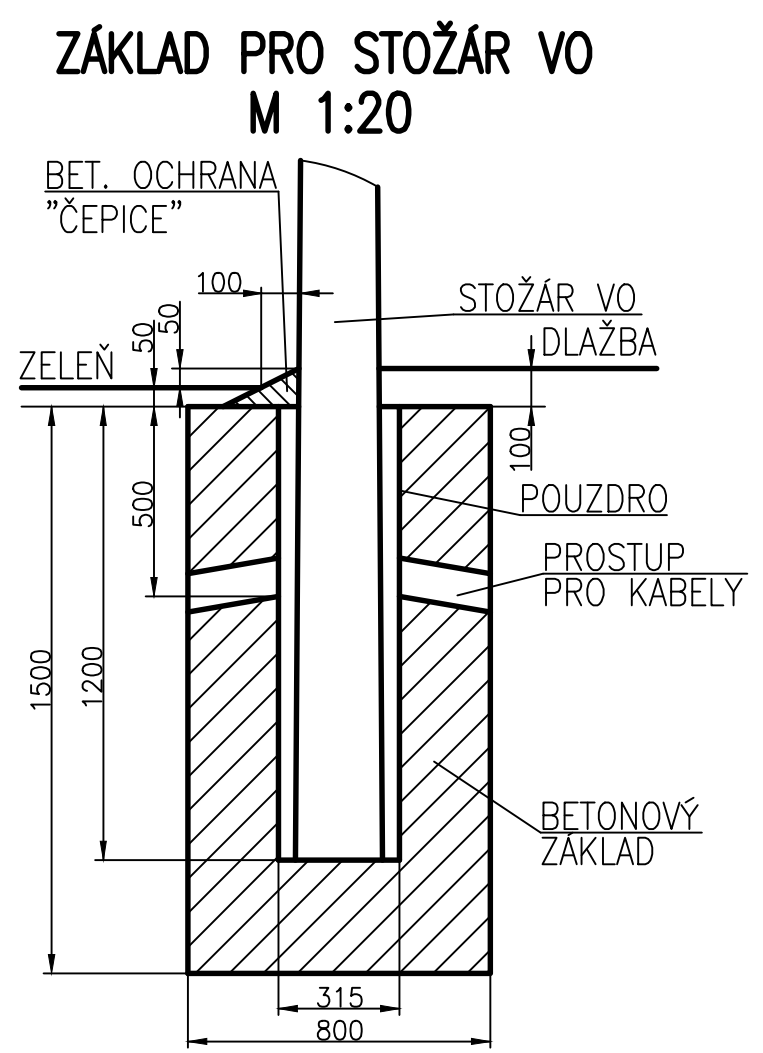

- LEGENDA**
- TRASA KABELŮ VO NOVÁ
  - CHRÁNIČKA NOVÁ
  - SVÍTIDLO NA STOŽÁRU SILNICOVNÍ NOVÉ
  - KABELOVÁ SPOJKA NOVÁ
  - ZARÍZENÍ VO RUŠENÉ
  - HRANY OBJEKTŮ NOVÝCH
  - HRANY OBJEKTŮ STÁVAJÍCÍCH
  - KATASTR NEMOVITOSTÍ
  - VEDENÍ 22kV NADZEMNÍ STÁVAJÍCÍ
  - VEDENÍ 22kV PODZEMNÍ STÁVAJÍCÍ
  - VEDENÍ 1kV NADZEMNÍ STÁVAJÍCÍ
  - VEDENÍ 1kV PODZEMNÍ STÁVAJÍCÍ
  - RADIORELEOVÁ TRASA NADZEMNÍ STÁVAJÍCÍ
  - VEDENÍ SDELOVACÍ PODZEMNÍ STÁVAJÍCÍ
  - CHRÁNIČKA, KABELOVOD STÁVAJÍCÍ
  - PLYNOVOD STÁVAJÍCÍ
  - TEPLOVOD STÁVAJÍCÍ
  - VODOVOD STÁVAJÍCÍ
  - KANALIZACE STÁVAJÍCÍ

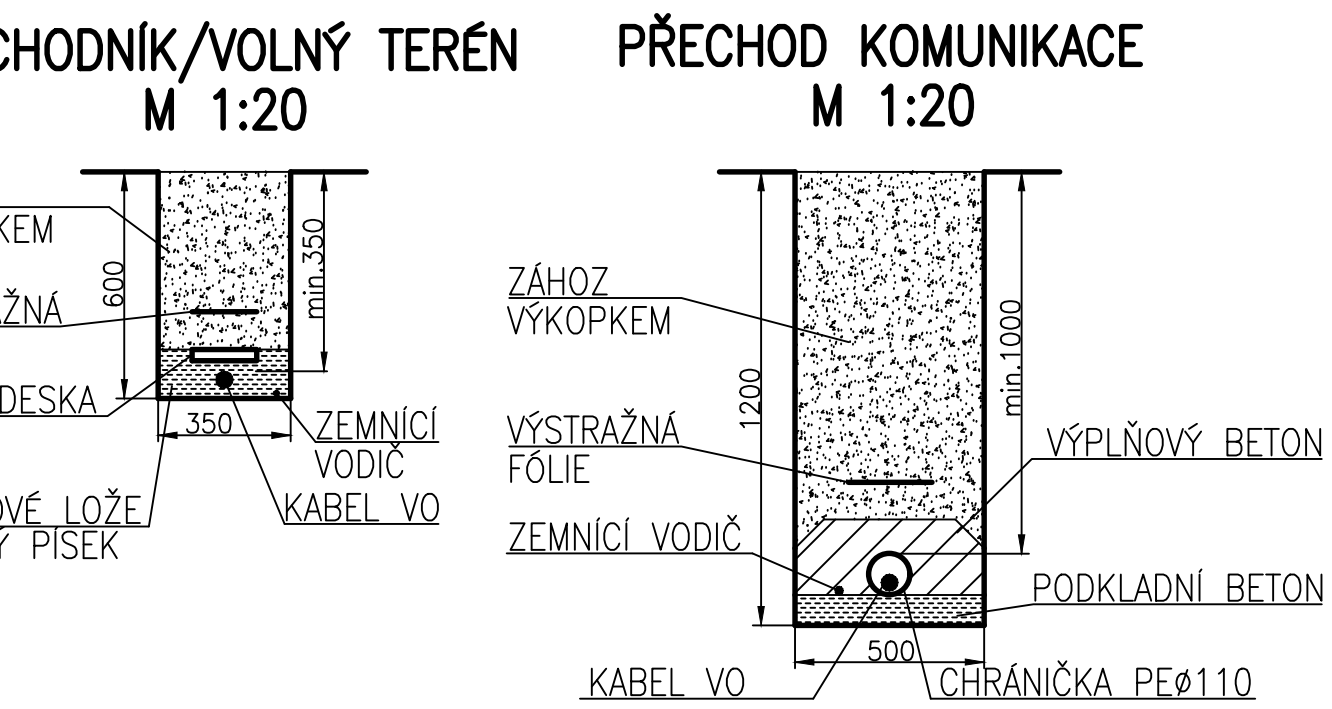

SOUDRŽNOST: S JTSK VÝŠK. SYSTÉM: BpV

**PUDIS** projektová, průzkumná a konzultační společnost  
PUDIS a.s., Nad Vodovodem 2/3258, 100 31 Praha 10  
tel.: +420 274 776 645, fax: +420 274 776 656, www.pudis.cz, info@pudis.cz

Vypracoval: Michael Blažek	Hlavní inženýr projektu: Ing. Dušan Merta	Investor: STŘEDOČESKÝ KRAJ Zborovská 11 Praha 5
Odpovědný projektant: Michael Blažek	Výrobní reditel: Ing. Jan Vlček	
Číslo zakázky: 1-9457-0001-05	Reditel společnosti: Ing. Martin Höfler	
Akce: II/118 – Kladno, rekonstrukce silnice	Měřítko: 1:500	Formát: 10x44
Příloha: SO 401 PŘELOŽKY VEŘEJNÉHO OSVĚTLENÍ SITUACE – 2. DÍL	Stupeň: PDPS	Suprava: D.6.2.2