
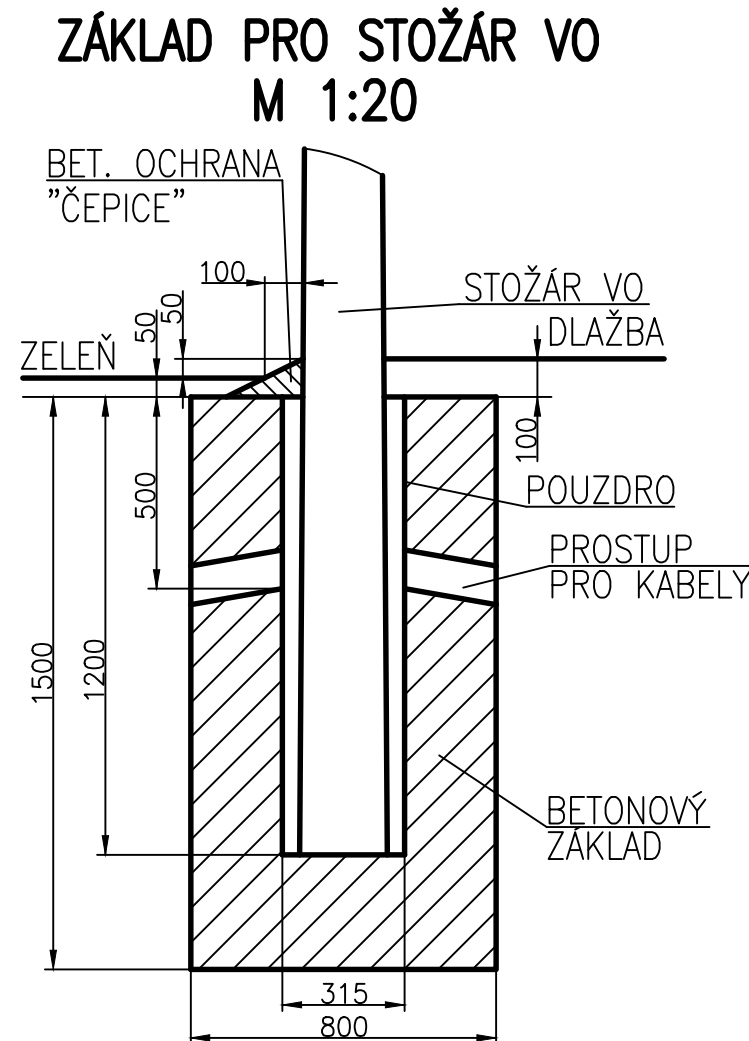


- LEGENDA**
- TRASA KABELŮ VO NOVÁ
  - CHŘÁNČKA NOVÁ
  - SVÍTIDLO NA STOŽÁRU SILNINĚM NOVÉ
  - KABELOVÁ SPOJKA NOVÁ
  - ZARÍZENÍ VO RUŠENÉ
  - HRANY OBJEKTŮ NOVÝCH
  - HRANY OBJEKTŮ STÁVAJÍCÍCH
  - KATASTR NEMOVITOSTÍ
  - VEDENÍ ZKVM NA ZEMLI STÁVAJÍCÍ
  - VEDENÍ ZKVM POD ZEMÍ STÁVAJÍCÍ
  - VEDENÍ VN/NA ZEMLI STÁVAJÍCÍ
  - VEDENÍ VN/NA POD ZEMÍ STÁVAJÍCÍ
  - RADIORELEOVÁ TRASA NA ZEMLI STÁVAJÍCÍ
  - VEDENÍ SPOLEČNOSTI POD ZEMÍ STÁVAJÍCÍ
  - CHŘÁNČKA, KABELOVOD STÁVAJÍCÍ
  - PLYNOVOD STÁVAJÍCÍ
  - TEPLOVOD STÁVAJÍCÍ
  - VODOVOD STÁVAJÍCÍ
  - KANALIZACE STÁVAJÍCÍ

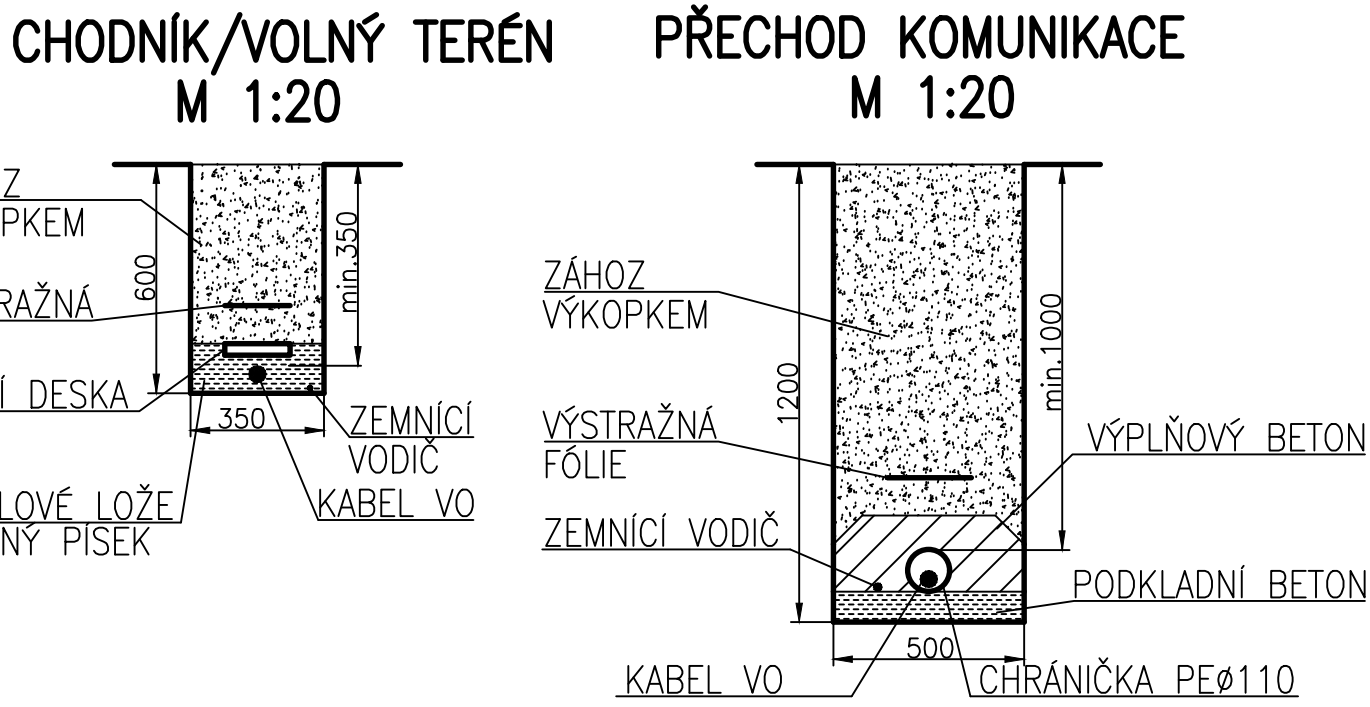

SOUŘADNICOVÝ SYSTÉM: S JTSK VÝŠK. SYSTÉM: BpV

<b>PUDIS</b>		projektová, průzkumná a konzultační společnost	
PUDIS a.s., Nad Vodovodem 2/3258, 100 31 Praha 10 tel.: +420 274 776 645, fax: +420 274 778 656, www.pudis.cz, info@pudis.cz			
Vypracoval: Michael Blažek	Hlavní inženýr projektu: Ing. Dušan Merta Výpočet: řešitel: Ing. Jan Vlček	Investor: STŘEDOČESKÝ KRAJ Zborovská 11 Praha 5	
Odpovědný projektant: Michael Blažek	Ředitel společnosti: Ing. Martin Höfler		
Číslo zakázky: 1-9457-0001-05	Datum: 06/2017		
Alce: II/118 – Kladno, rekonstrukce silnice		Měřítko: 1:500	Formát: 12xM4
Příloha: SO 401 PŘELOŽKA VEŘEJNÉHO OSVĚTLENÍ SITUACE – 4. DÍL		Stupeň: PDPS	Seznam: D.6.2.4