 


LEGENDA KOMPONENTŮ LDP



ústředna EPS



externí ovládací tablo



automatický hlásič opticko-kouřový



automatický hlásič teplot



manuální tlačítkový hlásič



akustická signalizace



zálohovaný zdroj 24V/3A/17Ah



vstupně výstupní prvek



krabice funkční při požáru včetně keramické svorkovnice



protahovací krabice

LEGENDA ROZVODŮ LDP



J-Y(St)Y 1x2x0,8 (kruhová linka)



1-CHKE-V 3x1,5 (napájení 230V)



JE-H(St)H 1x2x0,8 (sirény)



PRAFLAGUARD + F 2x2x0,8-venkovní provedení (připojení externího tabla+kr. linka vrátnice-lampovna)



kabelový svazek


Vysvětlivky

S x/x


pořadí prvku na lince  
číslo linky  
sířenová linka

XX/X

pořadí prvku ve skupině  
hlásičová skupina

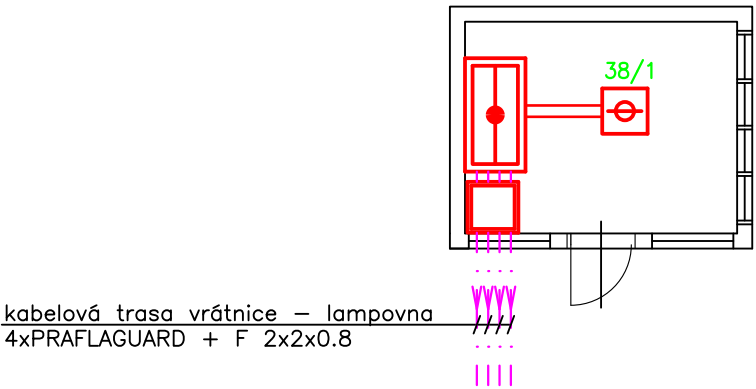

REVIZE Č.:	OBSAH :	DATUM :

MÍSTO STAVBY:	Hornický skanzen Mayrau, čp.56, Vinařice, 273 07		
INVESTOR:	Sládečkovu vlastivědné muzeum v Kladně, p.o.; Huťská 1375, 272 01 Kladno		
ZÁSTUPCE INVESTORA:	PhDr. Zdeněk Kuchyřka, ředitel SVMK; MgA. Tomáš Voldráb, kurátor sbírek		
PROJEKTANT:	<div><div><div>PMR elektro U Hellady 697/4, 140 00 Praha 4</div></div><div>projekty - revize www.pmr.cz</div></div>		
AUTOŘI:	Ing.arch. T.ŠANTAVÝ, Ing.arch. S. HLADNÍK		
ODPOV.PROJEKTANT:	ZPRACOVATEL ČÁSTI:	KRESLIL:	KONTROLOVAL:
Ing. Jaroslav Janeček	Pavel Vacek	Pavel Vacek	Pavel Vacek
Č.ZAK.: 3489 20 20 02	NÁZEV DÍLA: <b>CELKOVÁ OBNOVA OBJEKTU LAMPOVNA V HORNICKÉM SKANZENU MAYRAU VE VINAŘICÍCH</b>		Č.PARÉ:
DATUM: 3/2021			
MĚŘÍTKO: 1:100	ČÁST: <b>D.1.4.f - LOKÁLNÍ DETEKCE POŽÁRU</b>		Č.PŘÍLOHY: <b>03</b>
STUPEŇ: DPS	NÁZEV PŘÍLOHY: <b>PŮDORYS VRÁTNICE</b>		
PROFESE: SLABOPROUDÉ TECHNOLOGIE			