



TVAR OPĚRY I


PŘÍČNÝ ŘEZ 1-1 V OSE ULOŽENÍ 1:50

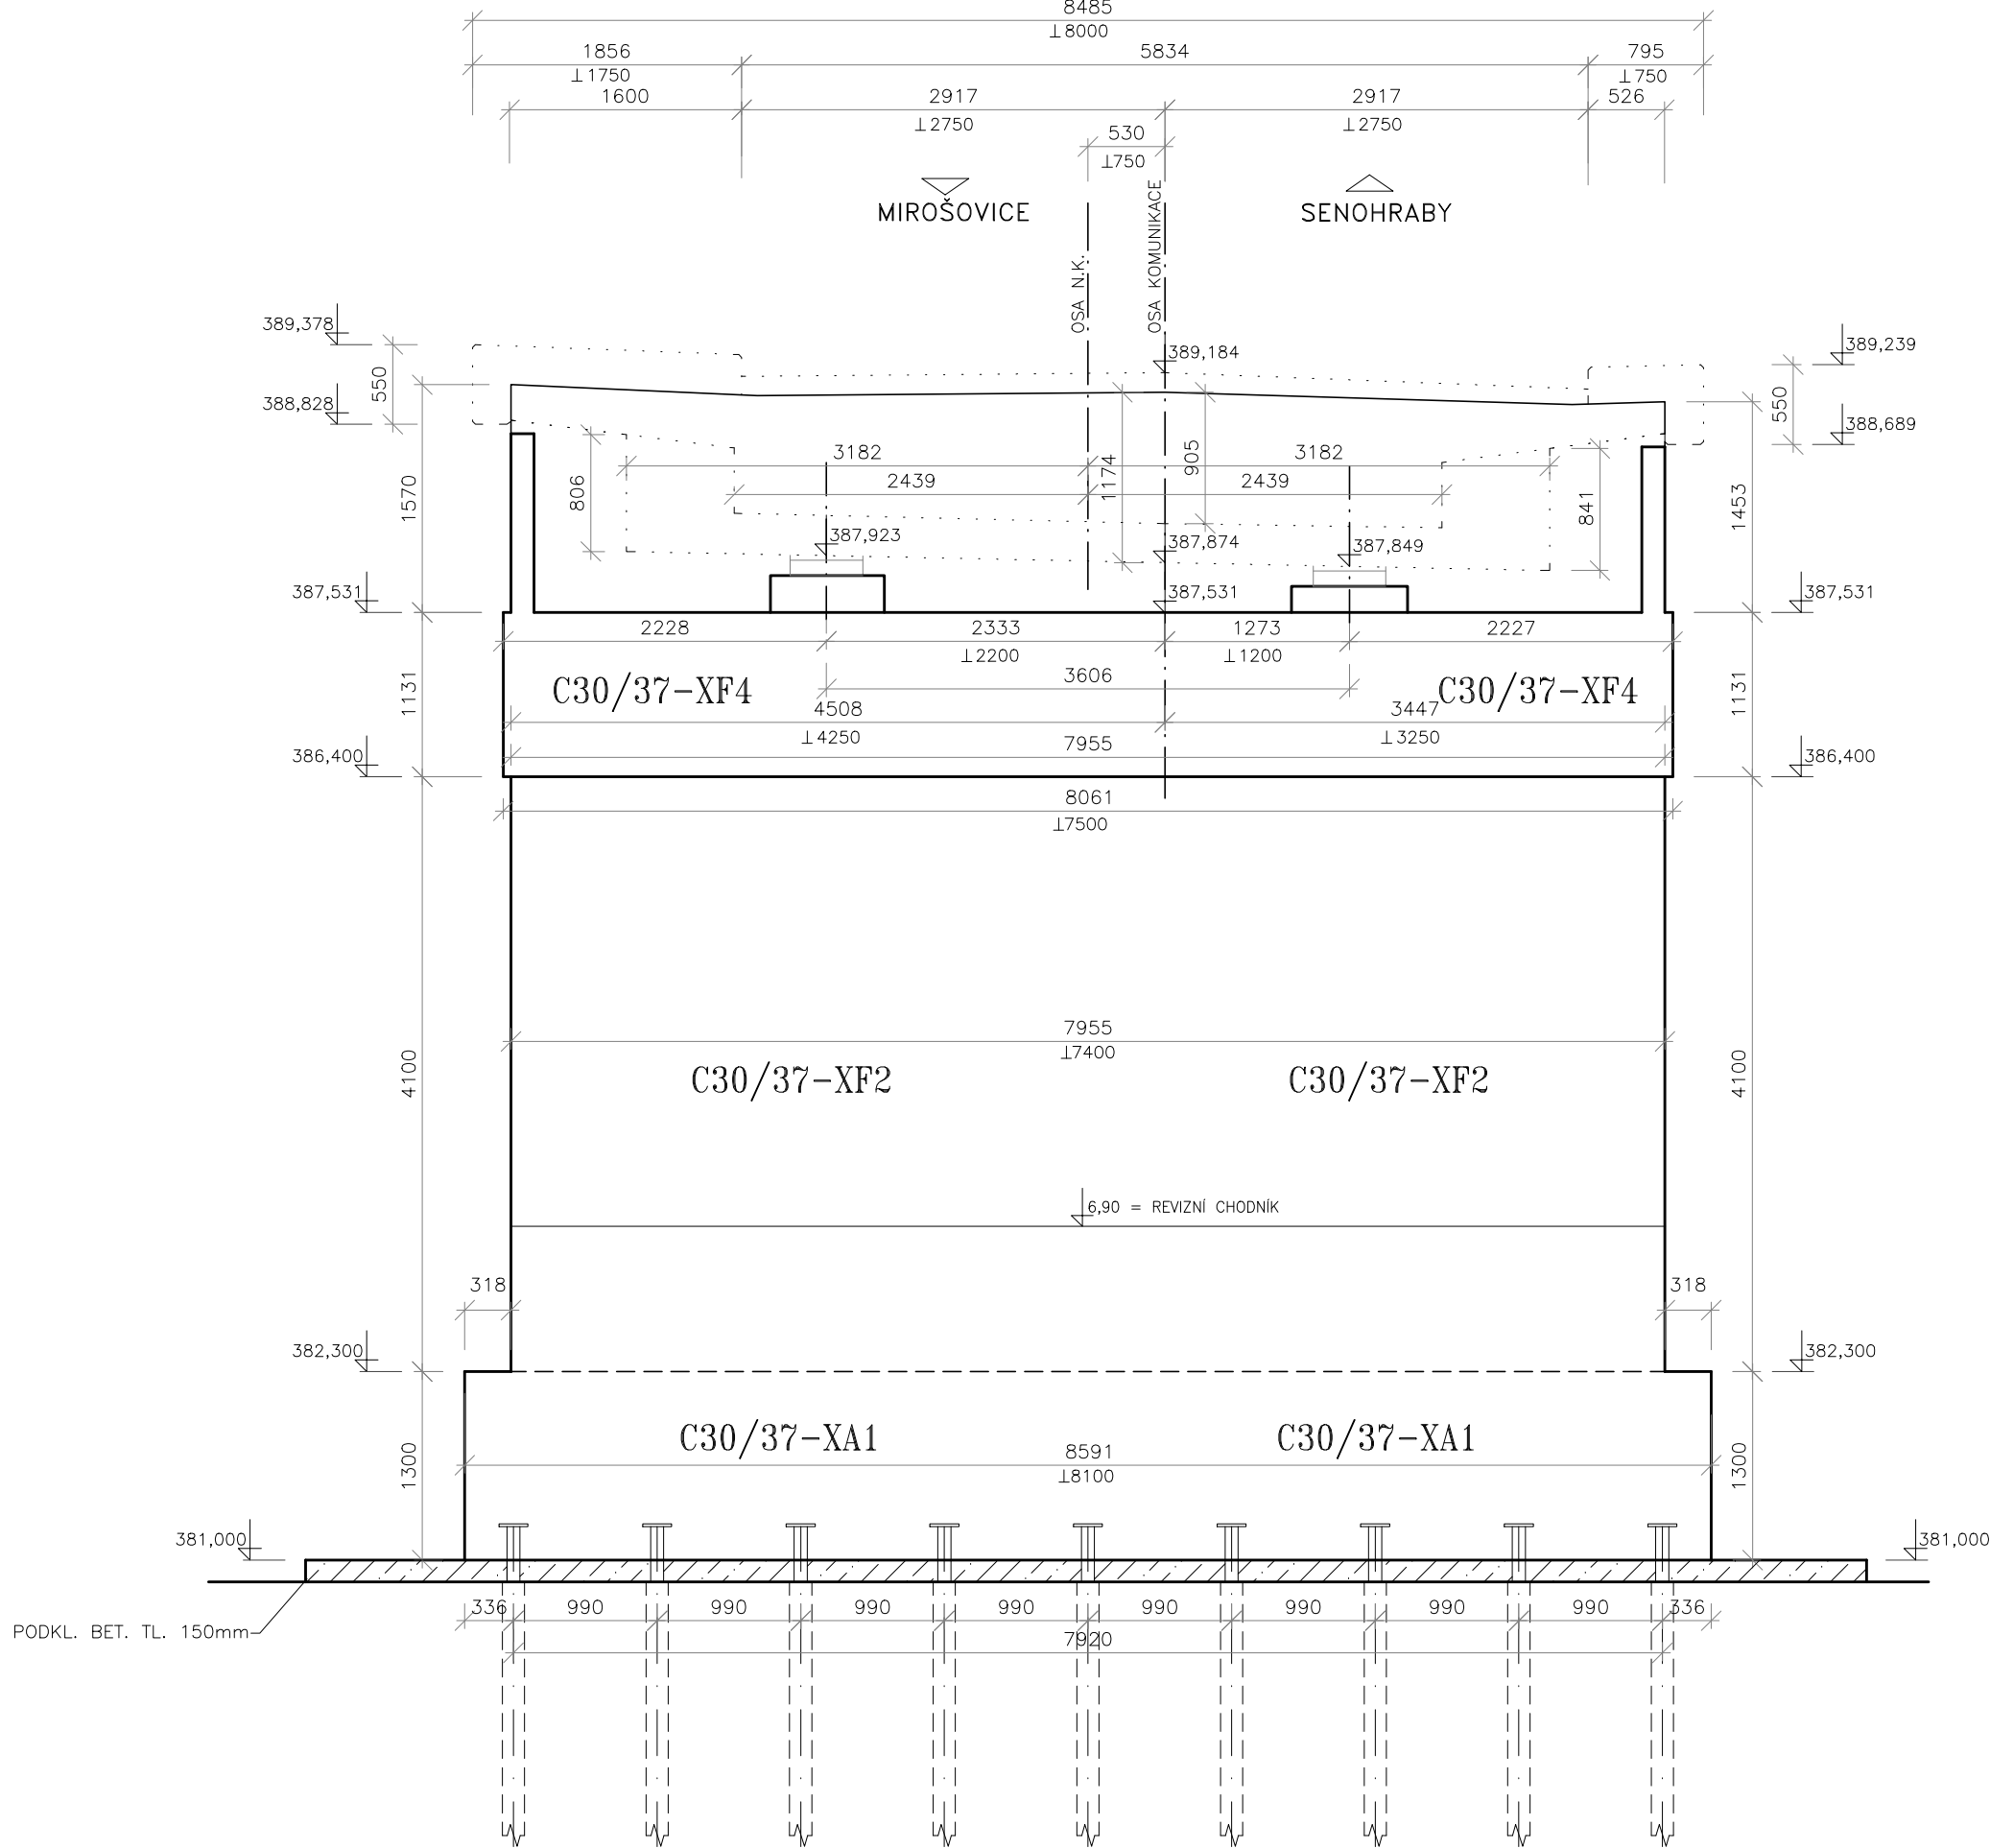

PŮDORYS 1:50

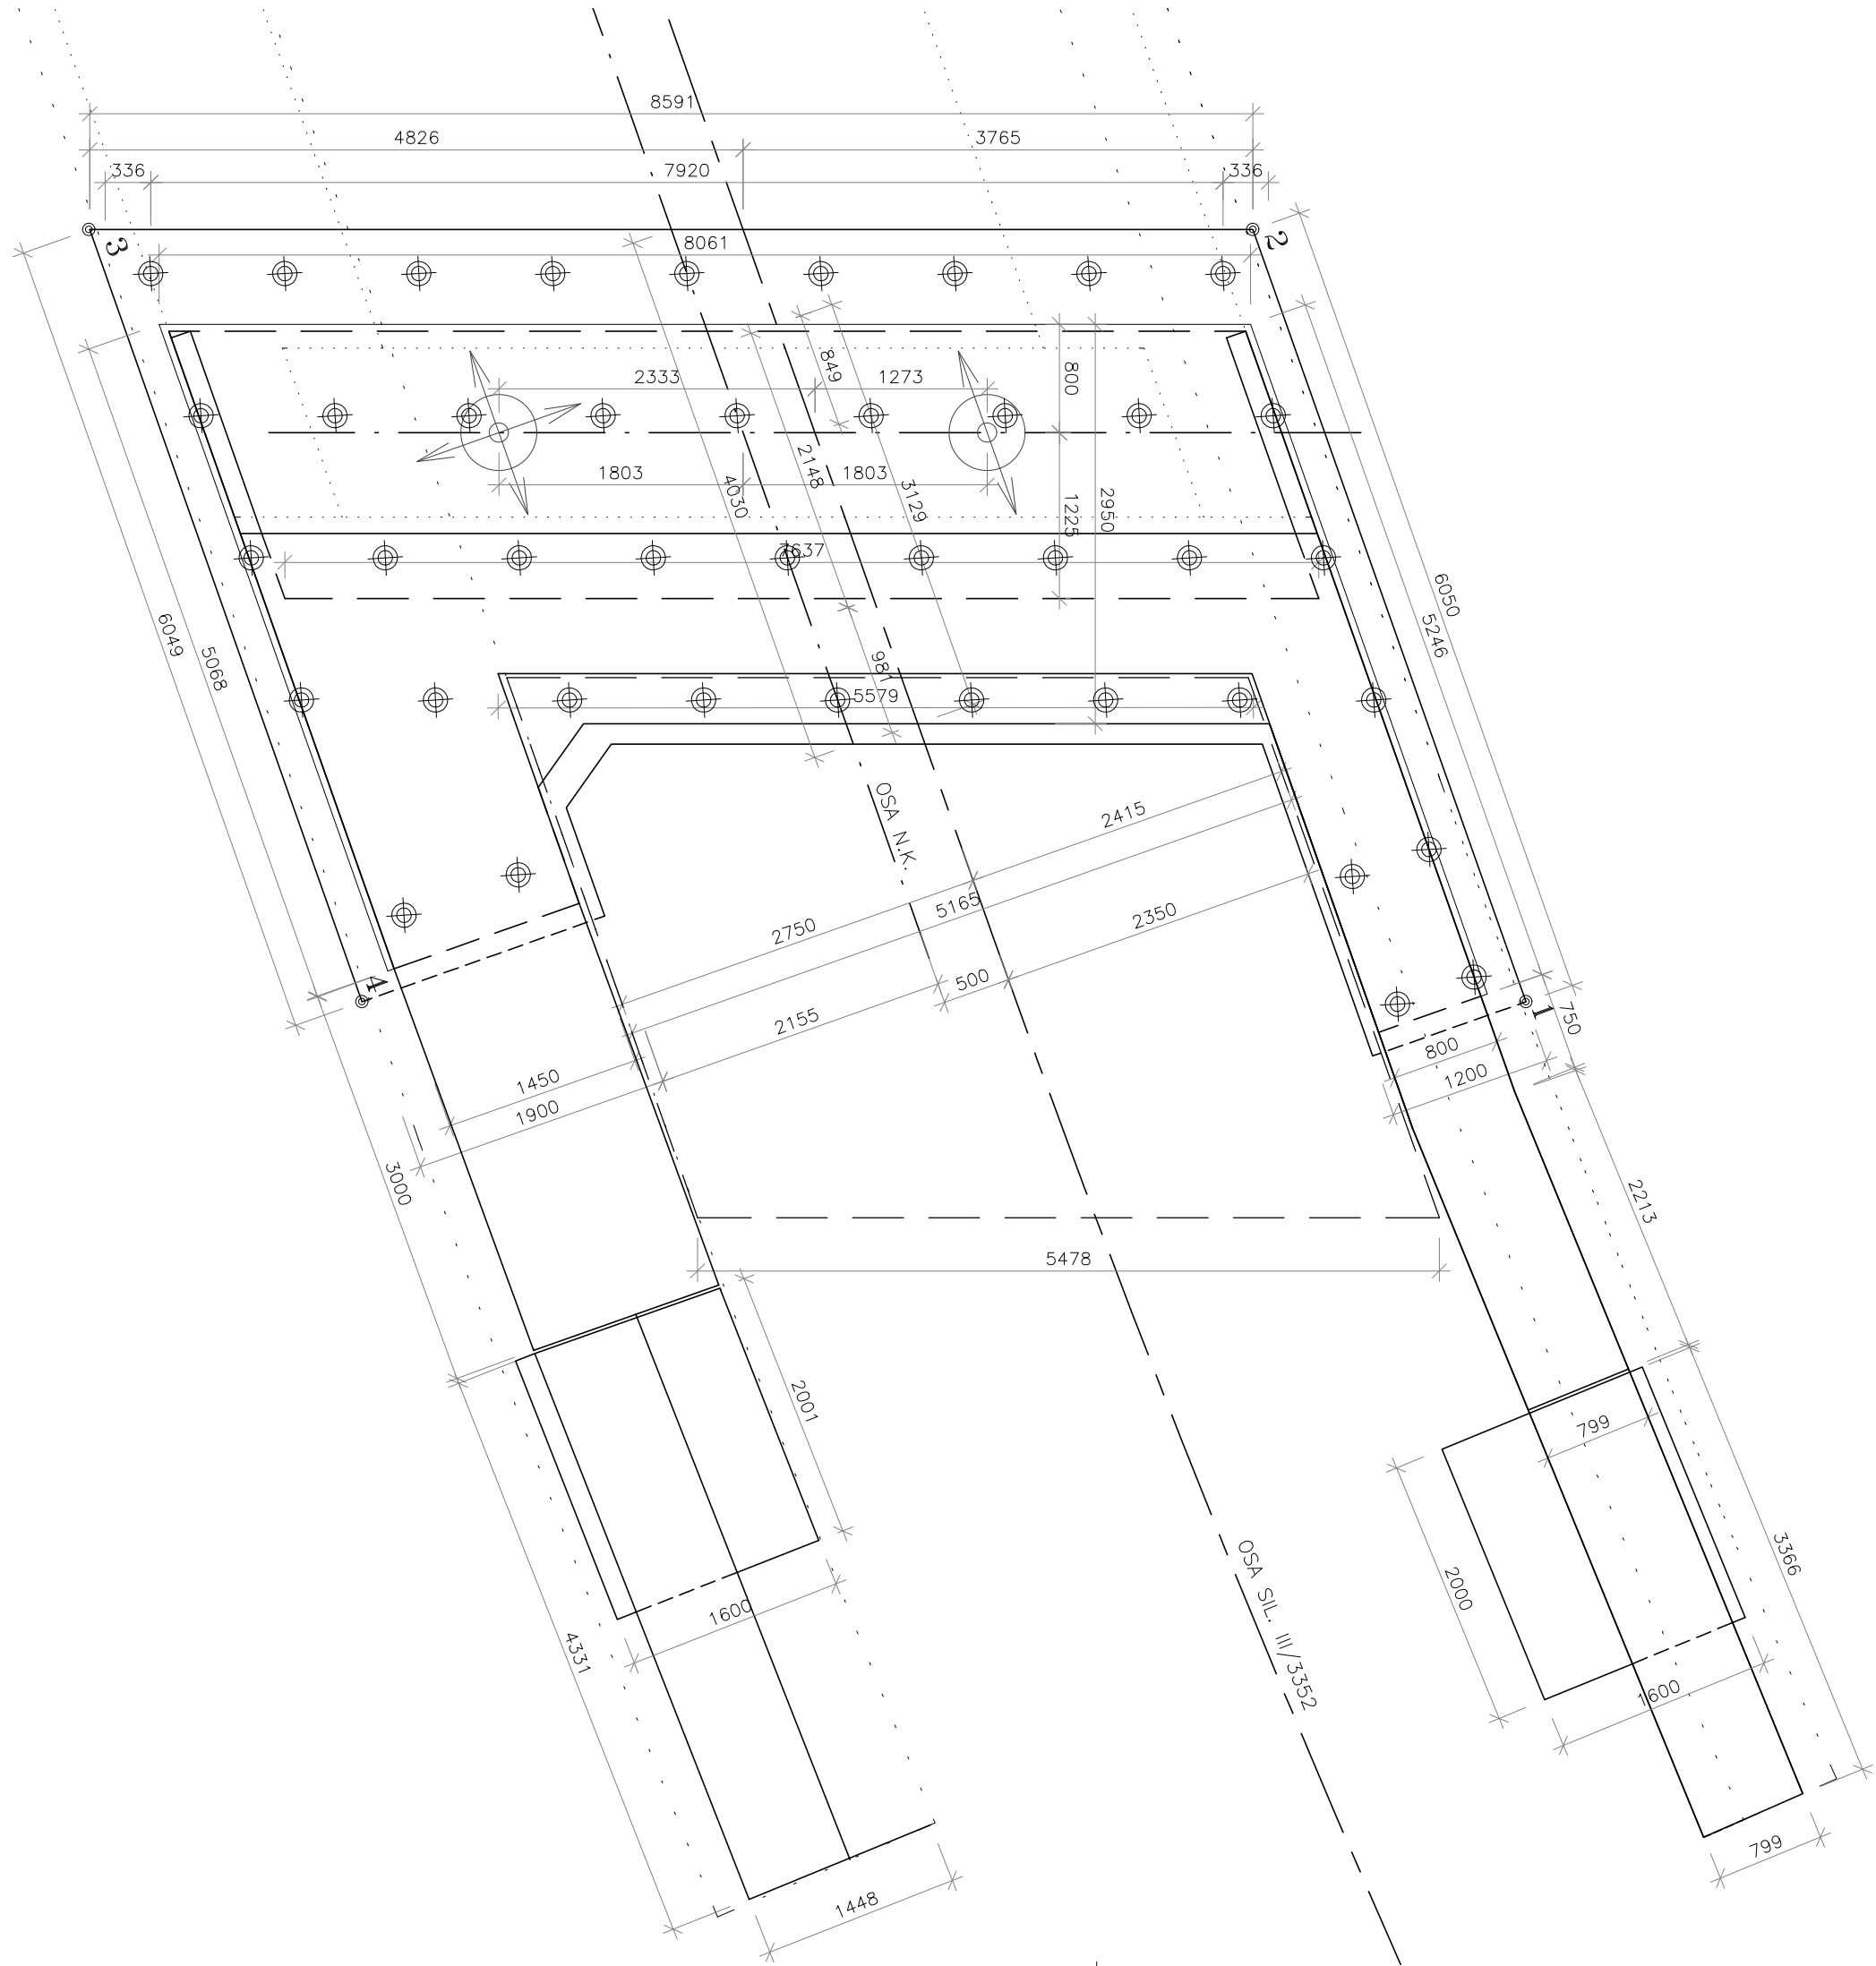

ŘEZ V OSE KOMUNIKACE 1:50

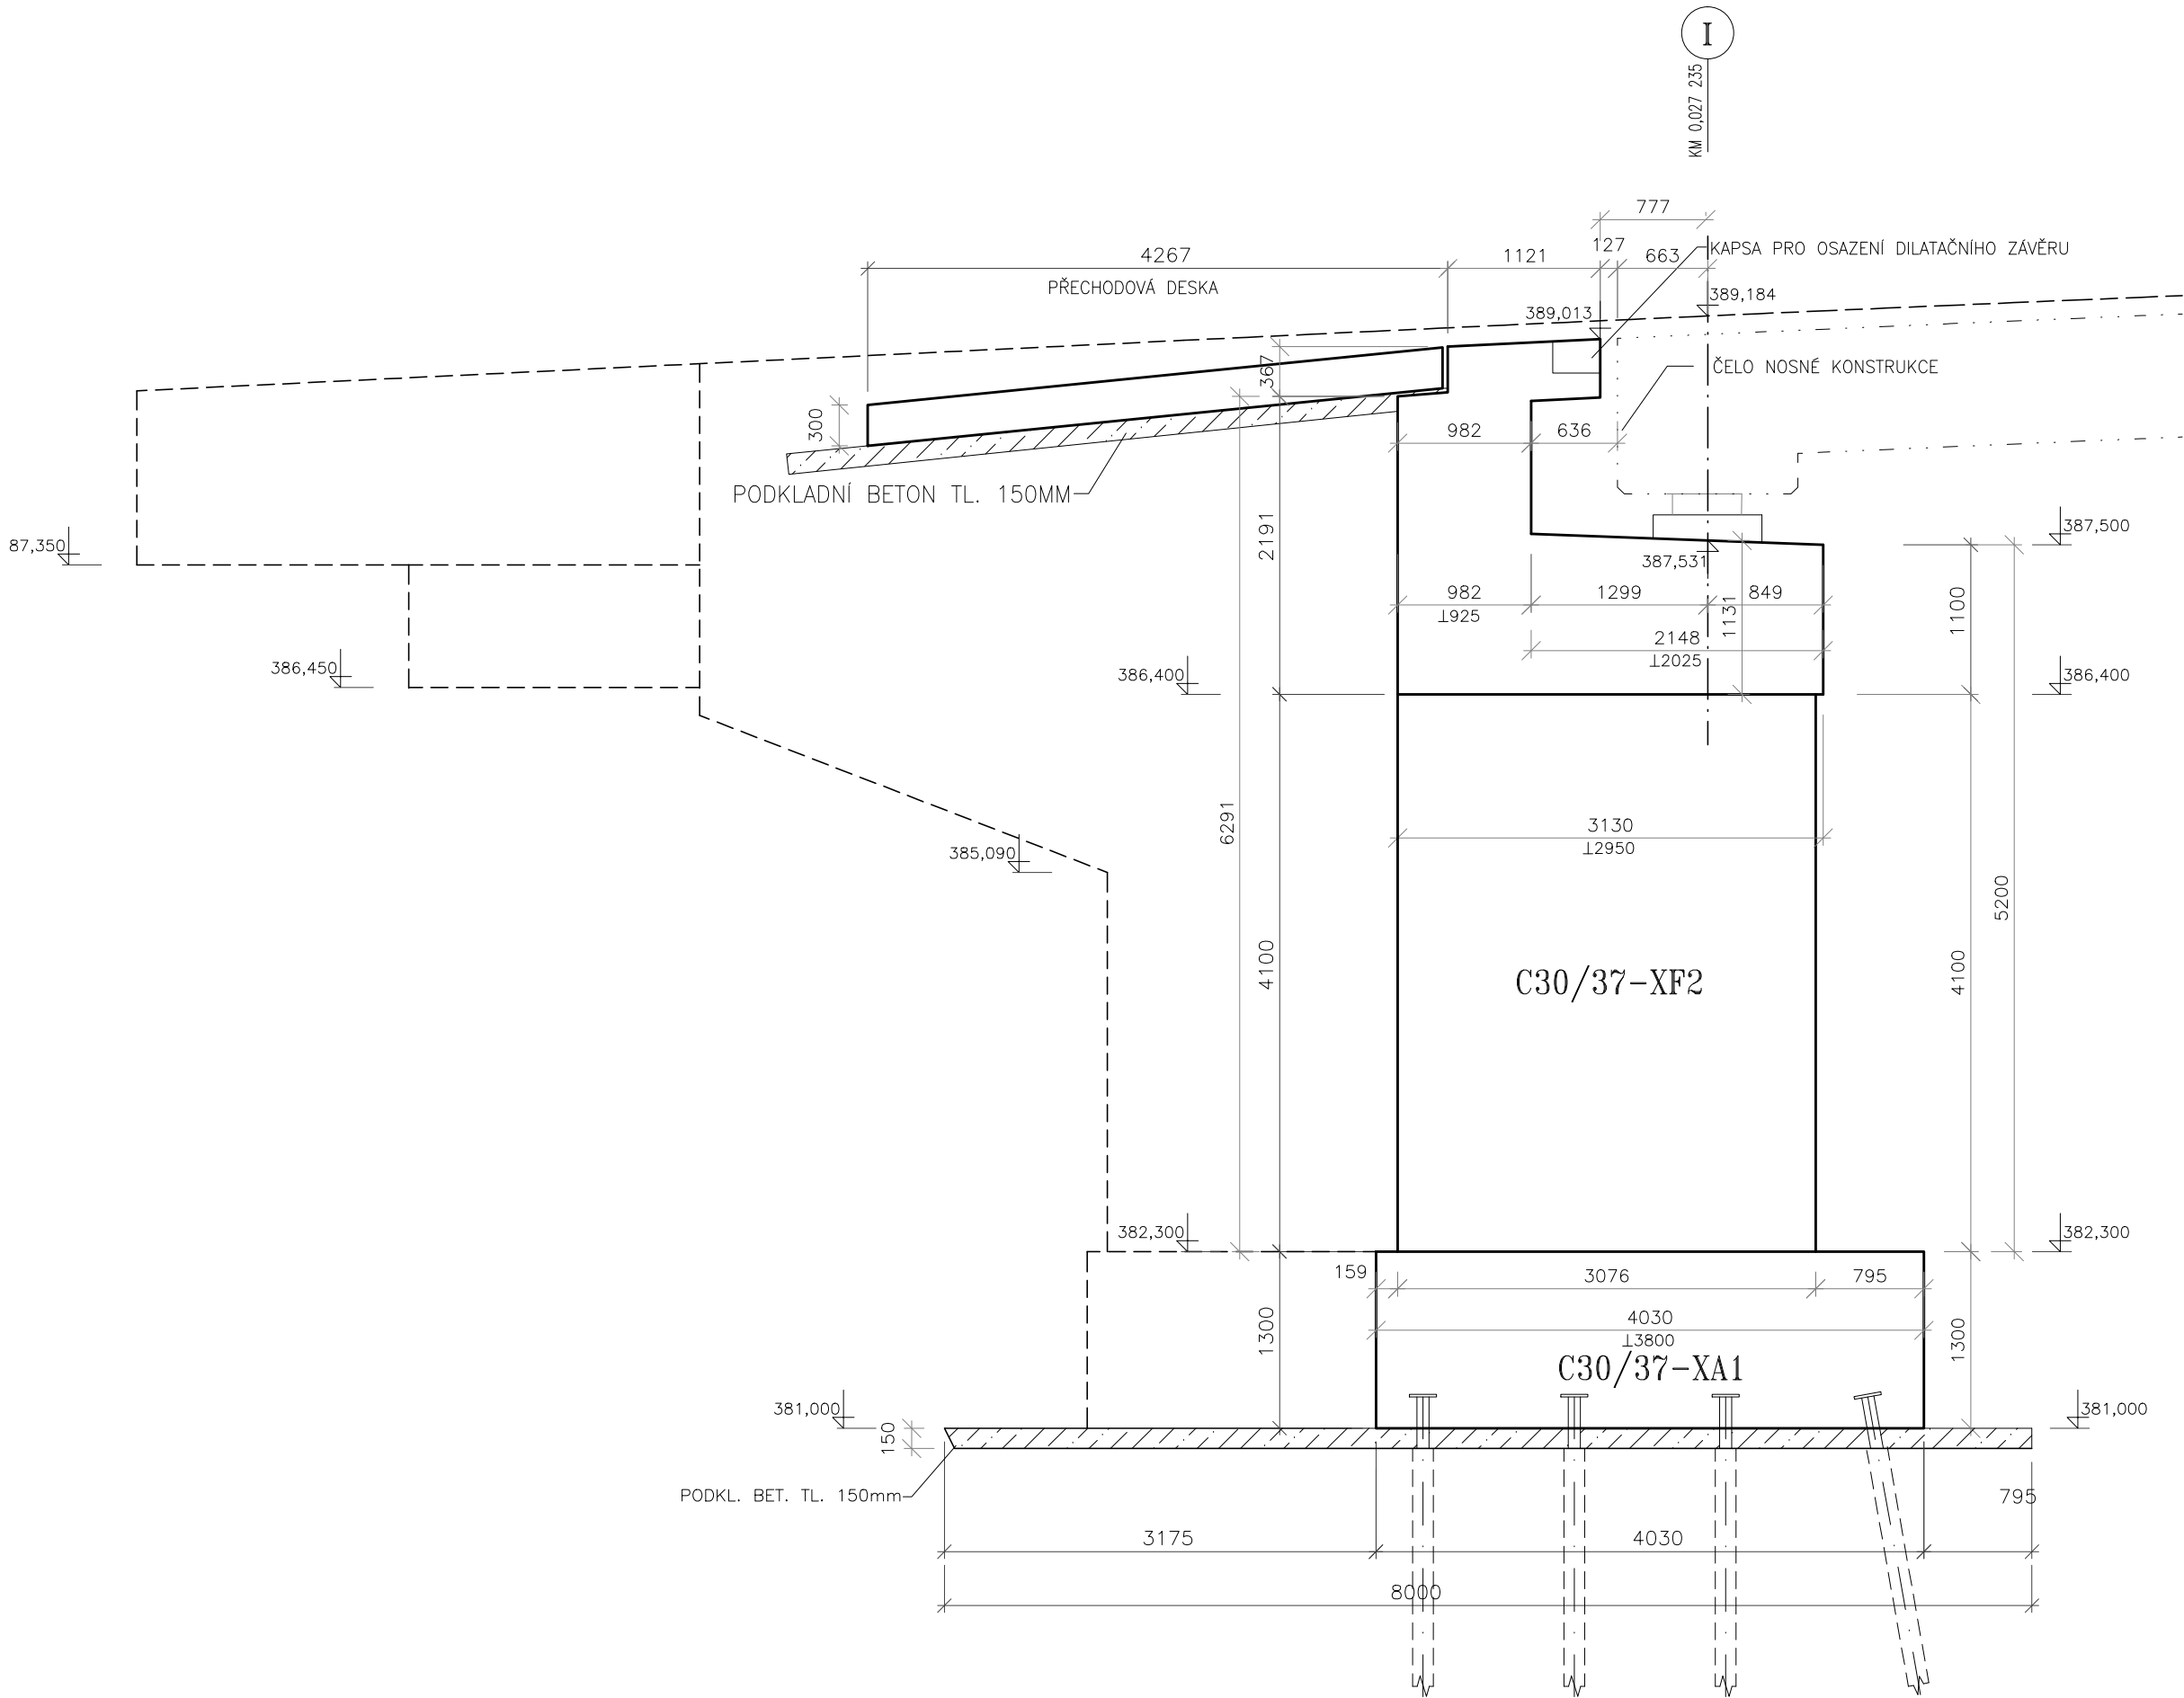

SEZNAM SOUŘADNIC

č.b.	1.	2.
A	724 654,754	1 066 153,904
B	724 701,063	1 066 167,160
C	724 705,584	1 066 168,529

č.b.	1.	2.
1	724 652,583	1 066 149,589
2	724 658,400	1 066 151,254
3	724 658,924	1 066 159,835
4	724 653,107	1 066 158,170
5	724 678,006	1 066 156,867
6	724 681,881	1 066 157,976
7	724 682,405	1 066 166,551
8	724 678,530	1 066 165,442
9	724 701,475	1 066 163,575
10	724 706,885	1 066 165,214
11	724 706,727	1 066 173,662
12	724 702,002	1 066 172,203

Souřadnicový systém S-JTSK
Výškový systém Bpv

Změna:	Název změny:	Datum:	Provedl:	Podpis:
Investor:	Krajská správa a údržba silnic Středočeského kraje, příspěvková organizace Zborovská 11 150 21 Praha 5		Objednatel: Krajská správa a údržba silnic Středočeského kraje, příspěvková organizace Zborovská 11 150 21 Praha 5	



ATELIÉR PROJEKTOVÁNÍ
INŽENÝRSKÝCH STAVEB s.r.o.

OHRADNÍ 24b
140 00 PRAHA 4
241 481 215
e-mail: apis@apis-sro.eu

METROPROJEKT Praha a.s.
nám. I. P. Pavlova 2/1786
120 00 Praha 2
gen. ředitel: Ing. David Krása
tel.: +420 296 154 105
www.metroprojekt.cz
info@metroprojekt.cz



METROPROJEKT

Souprava číslo:

HIP: Ing. Jan PEŠATA
tel.: +420 296 154 311
Stupeň: PDPS

Podpis: 
Název a účel díla:

Zpracovatel: 
tel.: +420 241 481 215
Vedoucí díla: Ing. Karel NEJEDLÝ

Název části díla:
STAVEBNÍ ČÁST
SO 201 - Most ev.č. 3352-2

C

Odpovědný projektant: Ing. Jan TUREK
Vypracoval: Ing. Jan TUREK
Skart. znak: V20/2037
Podpis: 
Datum: 02/2018
Měřítko: 1:50

Název přílohy:
TVAR OPĚRY I

Změna:
Číslo příl.: C.2-7