


PŮDORYS 1.NP:

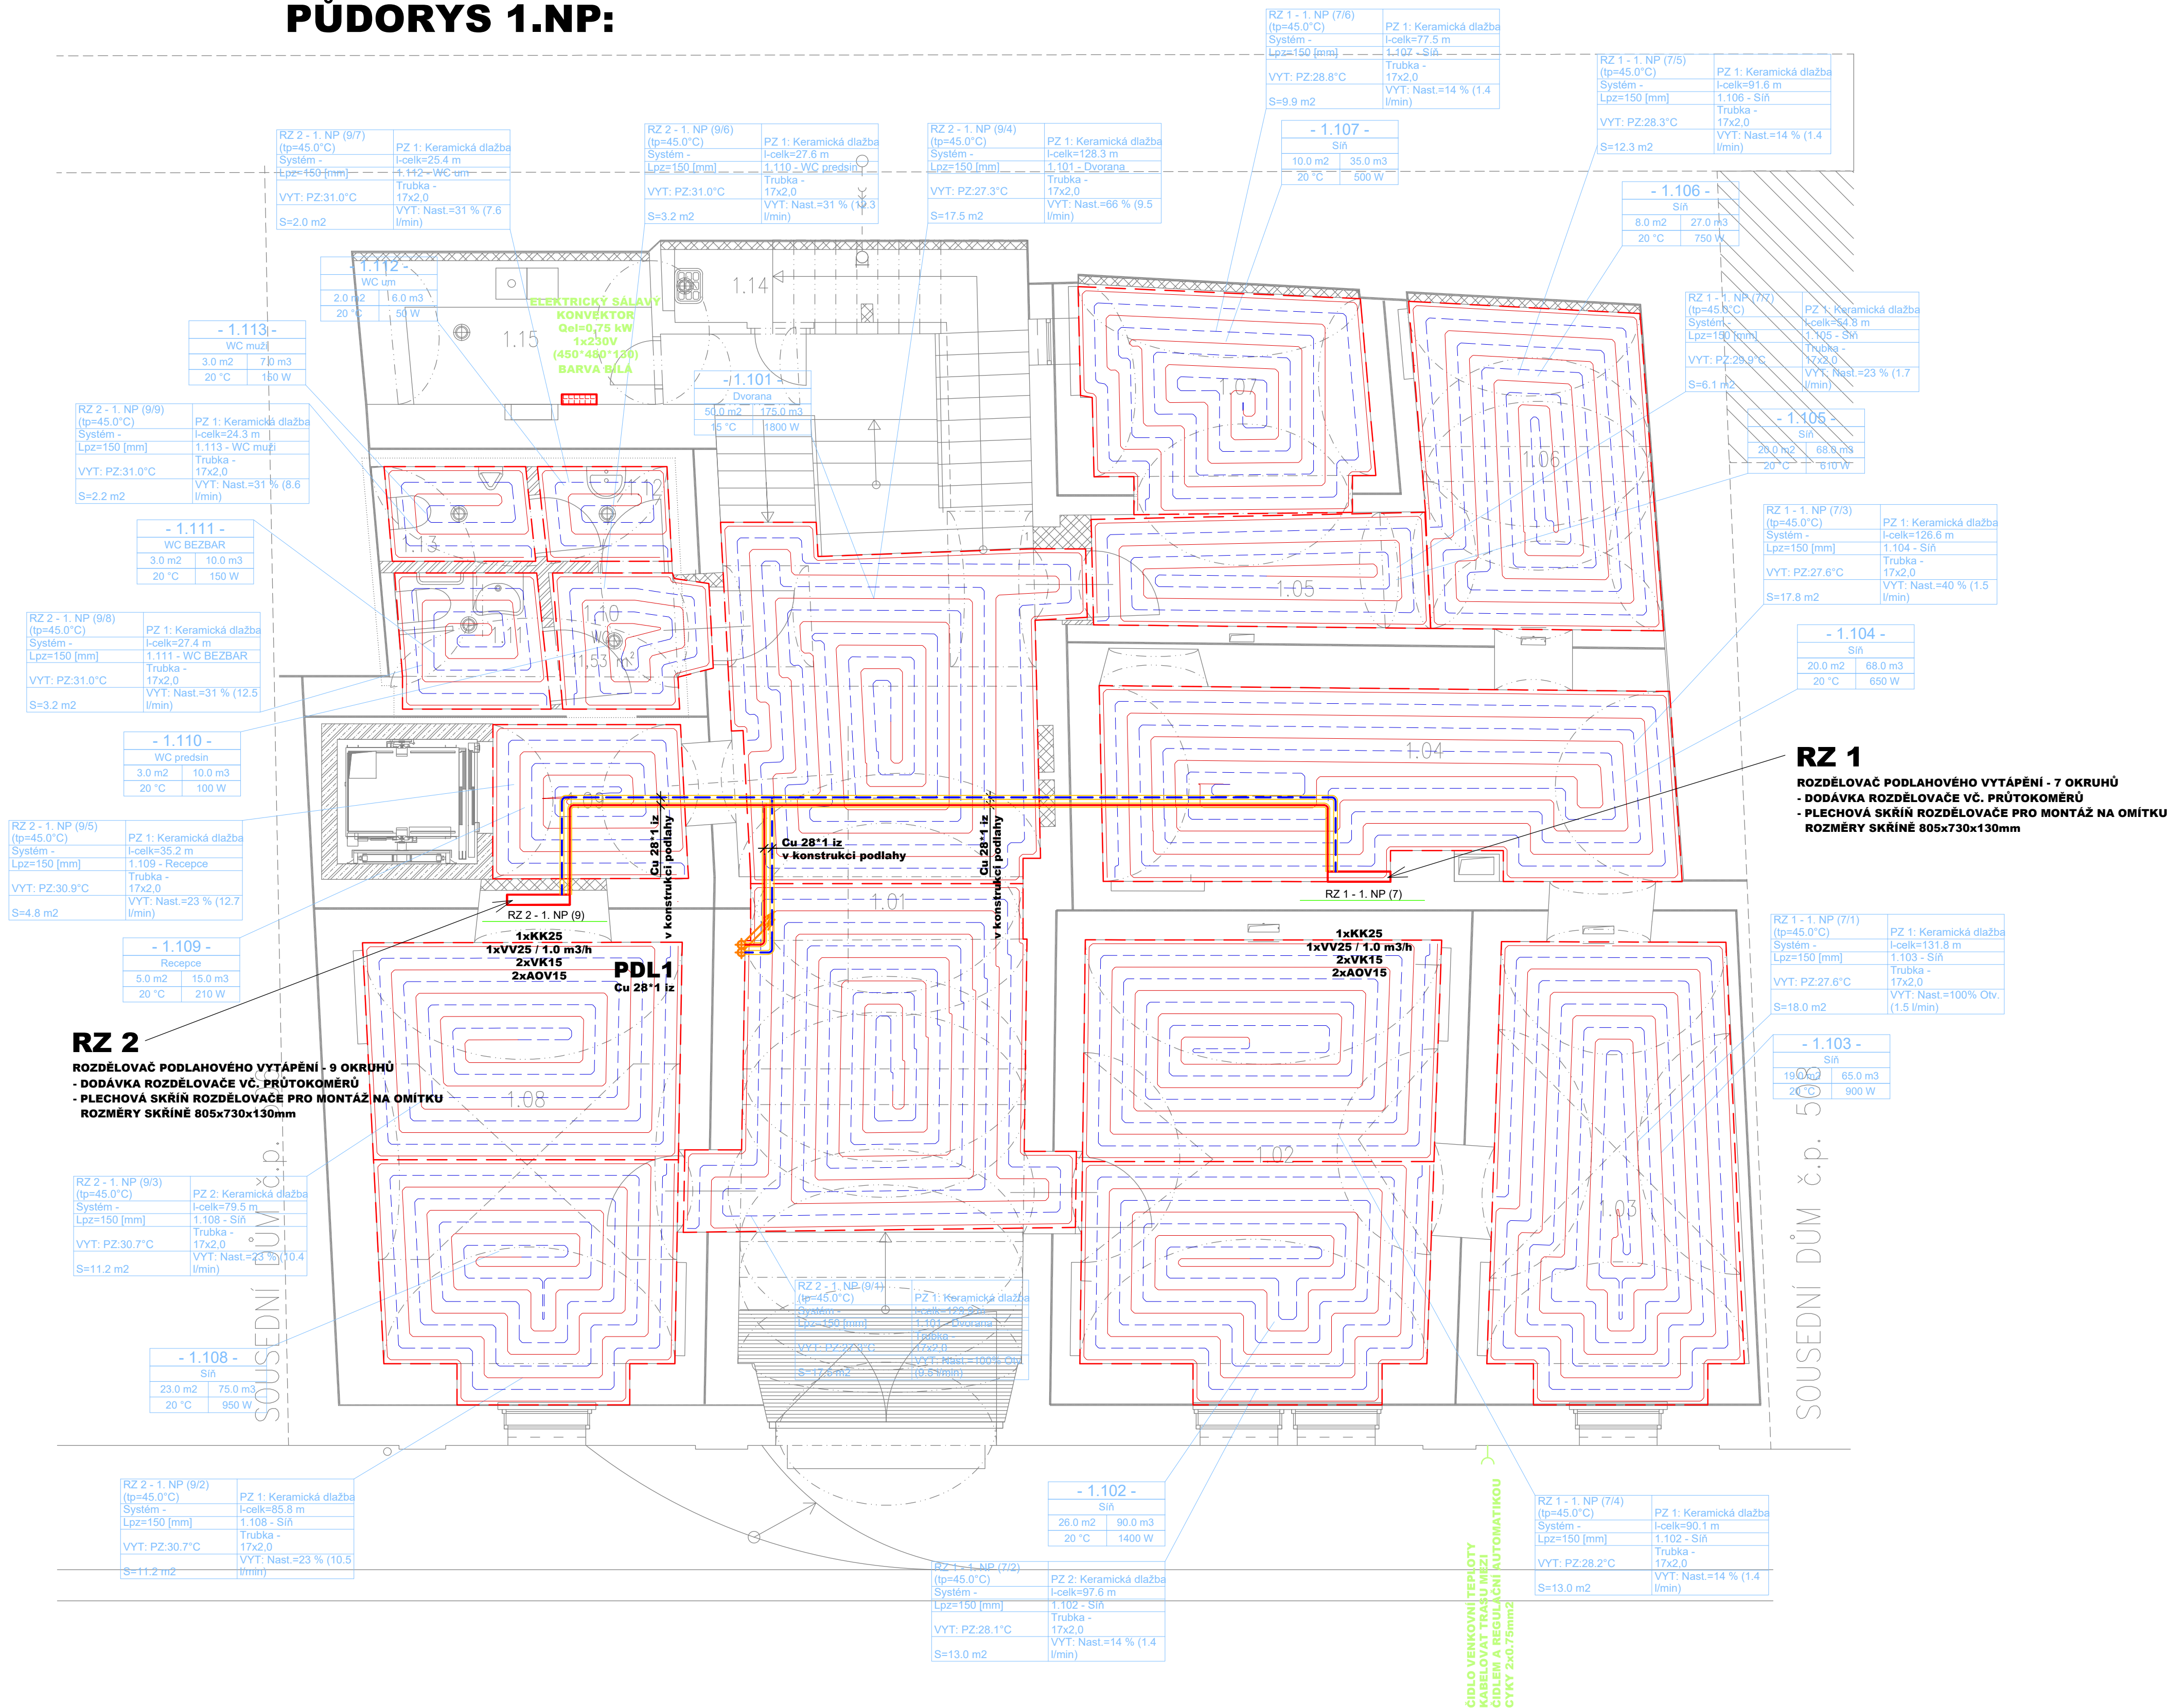

č.míst.	název místnosti	ti
1.01	DVORANA	20°C
1.02	VÝSTAVNÍ SÍŇ 1	20°C
1.03	VÝSTAVNÍ SÍŇ 2	20°C
1.04	VÝSTAVNÍ SÍŇ 3	20°C
1.05	VÝSTAVNÍ SÍŇ 4	20°C
1.06	VÝSTAVNÍ SÍŇ 5	20°C
1.07	VÝSTAVNÍ SÍŇ 6	20°C
1.08	VÝSTAVNÍ SÍŇ 7	20°C
1.09	CHODBA	20°C
1.10	WC PŘEDSÍŇ	20°C
1.11	WC BEZBARIÉROVÝ (ŽENY)	20°C
1.12	WC UMÝVÁRNA	20°C
1.13	WC (MUŽI)	20°C
1.14	KOMORA/VODOMĚRNA/UKLID	NEVYTÁPĚNO
1.15	KUCHYŇ	20°C


LEGENDA:

ZNAČKA	POPIS	TYP
	POTRUBÍ TOPNÉ VODY - NAVRŽENÉ - přívod	potrubí z mědi - lisovaný spoj
	POTRUBÍ TOPNÉ VODY - NAVRŽENÉ - zpátečka	potrubí z mědi - lisovaný spoj
	TEPELNÁ IZOLACE POTRUBÍ	návleková z pěněného polyethylenu

LEGENDA OTOPNÉ PLOCHY:

ZNAČKA	POPIS	TYP
	OCELOVÉ DESKOVÉ TĚLESO S PRAVÝM SPODNÍM PŘÍPOJENÍM, ZABUDOVANÝM VNITŘNÍM PROPOJOVACÍM ROZVODEM, VENTILOVOU VLOŽKOU, PROFILOVANOU ČELNÍ PLOCHOU	PROVEDENÍ VENTIL KOMPAKT
TH RV	TERMOSTATICKÁ HLAVICE PŘIPOJOVACÍ H ŠROUBENÍ S INTEGROVANÝM VYPOUŠTĚNÍM	
④	STUPEŇ NASTAVENÍ VENTILOVÉ VLOŽKY	

VZOROVÉ NÁPOJENÍ OTOPNÉHO TĚLESA:  
VENTIL KOMPAKT

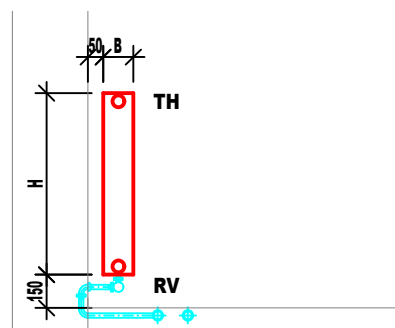

PROJEKT  
PROJEKTOVÁ  
STUDIE  
EDUKAČNÍHO  
CENTRA TYLŮV  
DŮM

31. srpna 2023  
Kutná Hora  
ČESKÉ MUZEUM STRÍBRA, p.o.  
Barborská 28  
284 01 Kutná Hora



PROJEKTANT  
Energy Benefit Centre a.s.

kancelář:  
Veverkova 1343  
500 02 Hradec Králové  
tel.: +420 270 003 300  
kontakt@energy-benefit.cz  
www.energy-benefit.cz

Hlavní inženýr projektu:  
Ing. Vladimír Fiedler  
tel.: +420 602 161 090

Vypracoval:  
Ondřej Zikán  
tel.: +420 608 816 937

STUPEŇ PROJEKTU:  
DPS

ZAKÁZKOVÉ ČÍSLO:  
230266

MĚŘÍTKO:  
1:50

NÁZEV VÝKRESU:  
PŮDORYS 1.NP