



Belonový základ pro stožár

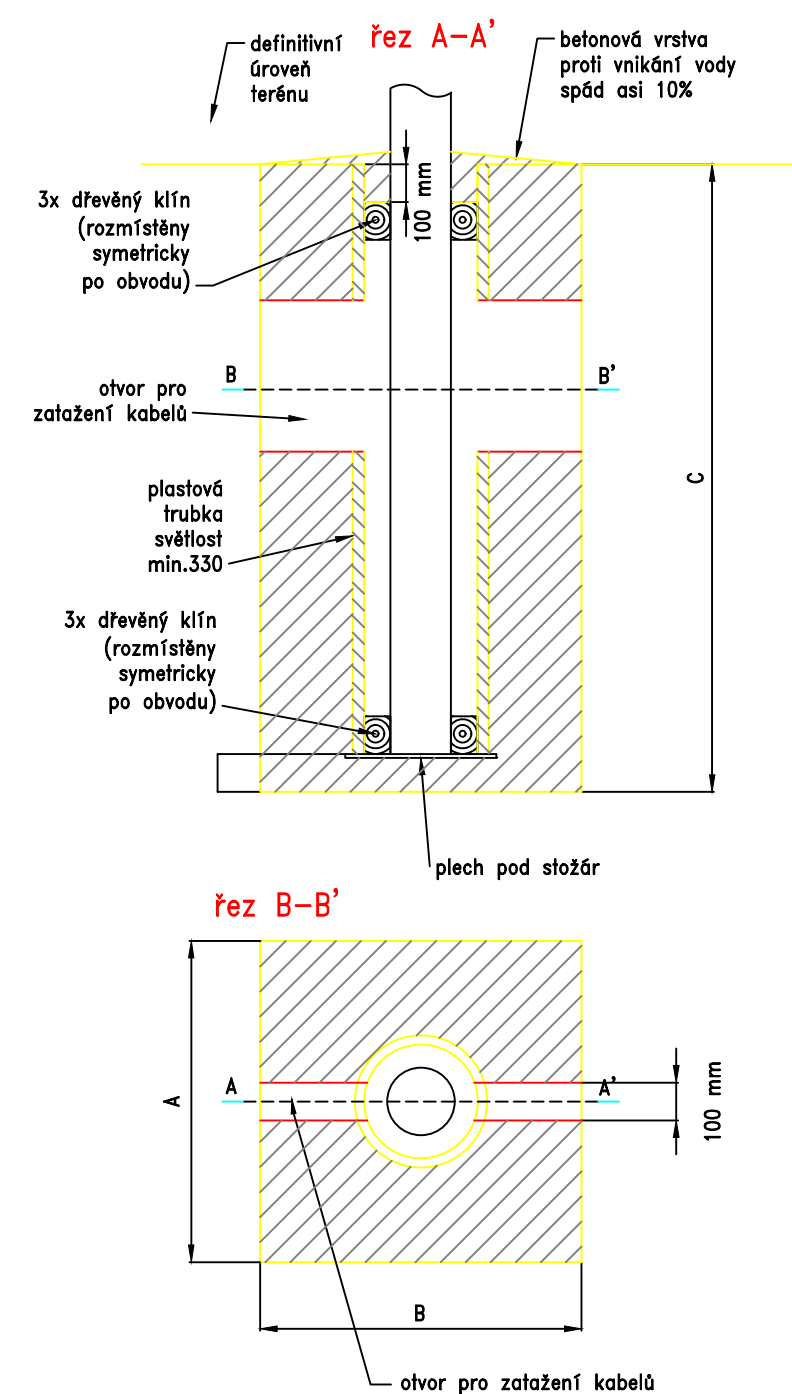


ROZMĚRY ZÁKLADŮ  
ZÁKLAD STOŽÁRU DO VÝŠKY 6m - (A x B x C) 400 x 400 x 900mm  
ZÁKLAD STOŽÁRU DO VÝŠKY 14m - (A x B x C) 800 x 800 x 1500mm


Řez výkopem v chodníku  
D-D'

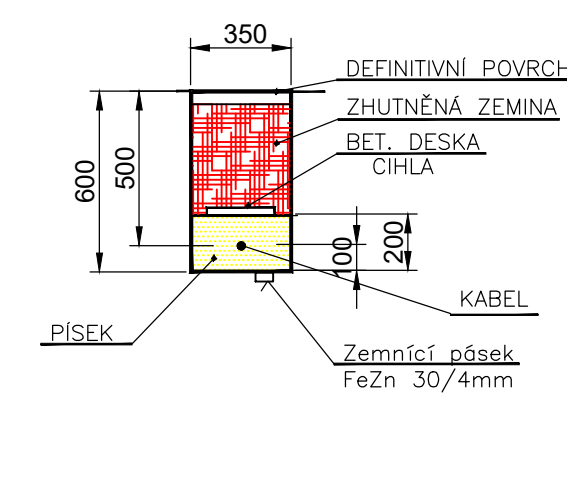

Řez výkopem v terénu  
A-A', C-C', E-E', G-G', H-H'

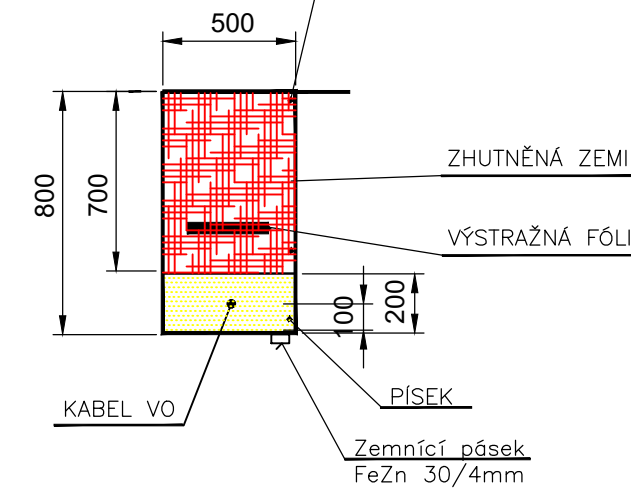

Přechod přes vozovku  
B-B', F-F'

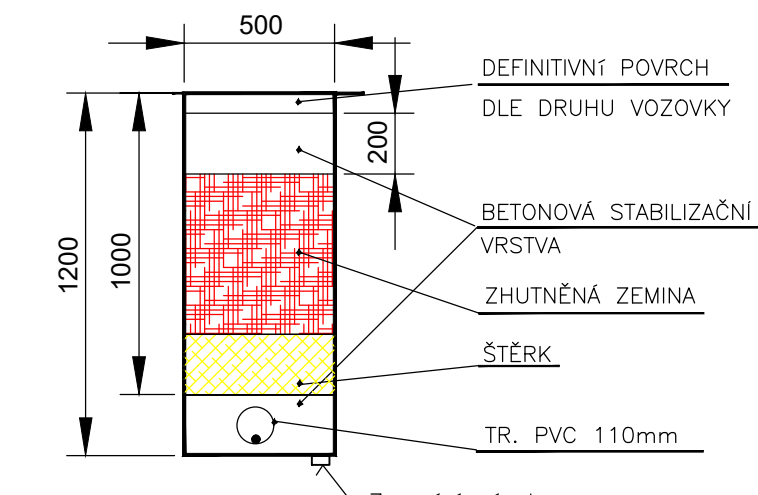


#### POPIS:

- NOVÝ OCELOVÝ BEZPÁTOVÝ STOŽÁR v.8m SE SVÍTIDLEM  
AMPERA EVO3/5369/40LED/NW730/350mA/7400m/44W
- NOVÝ STOŽÁR PRO PŘÍSVĚTLENÍ PŘECHODŮ v.6m S ATYPICKÝM VÝLOŽNÍKEM  
d.1,0m, NÁKLON 5° A SE SVÍTIDLEM PRO PŘÍSVĚTLENÍ PŘECHODŮ  
AMPERA EVO1/5369 ZEBRA RIGHT/20LED/NW740/870mA/8110lm/57W
- NOVÝ STOŽÁR PRO PŘÍSVĚTLENÍ PŘECHODŮ v.6m S ATYPICKÝM VÝLOŽNÍKEM  
d.0,5m, NÁKLON 5° A SE SVÍTIDLEM PRO PŘÍSVĚTLENÍ PŘECHODŮ  
AMPERA EVO1/5369 ZEBRA RIGHT/20LED/NW740/870mA/8110lm/57W
- STÁVAJÍCÍ STOŽÁR VO
- NOVÝ KABEL TYPU CYKY SE ZEMNÍM DRÁTEM FeZn 10mm
- NOVÁ CHRÁNKA PŘES VOZOVKU PVC ø100mm
- VJEZD DO OBJEKTU PVC ø100mm
- NOVÝ ROZVADĚČ ZAPINACÍHO MÍSTA ZB-FE-2D
- VÝMĚNĚNÁ SKŘÍŇ ČEZ TYPU SS200

#### Poznámka:

Nové stožáry VO budou osazeny v terénu ve vzdálenosti 0,7m od kroje chodníku nebo 0,5m od vnitřního obrubníku chodníku.  
Nové navržené kabely VO budou uloženy v trase kabelů ČEZ 0,6m od zástavby nebo v trase stožárů VO.  
Veškeré povrchové vzdálenosti podzemních vedení budou provedeny dle ČSN 736005. Uložení kabelů musí odpovídat ČSN 332000-5-52.  
Použitá soustava: 3 FEN 50Hz 230/400V TN-C  
(TN-C-S od stožárové svorkovnice ke svítidlu)  
Ochrana před nebezpečným dotykovým napětím bude realizována automatickým odpojením od zdroje dle ČSN 332000-4-41, ed.2.  
Hromosvodová ochrana bude provedena připojením stožáru na uzemňovací drát FeZn 10mm, který bude uložen pod napájecí kabel a spojen s uzemňovací soustavou SVO.

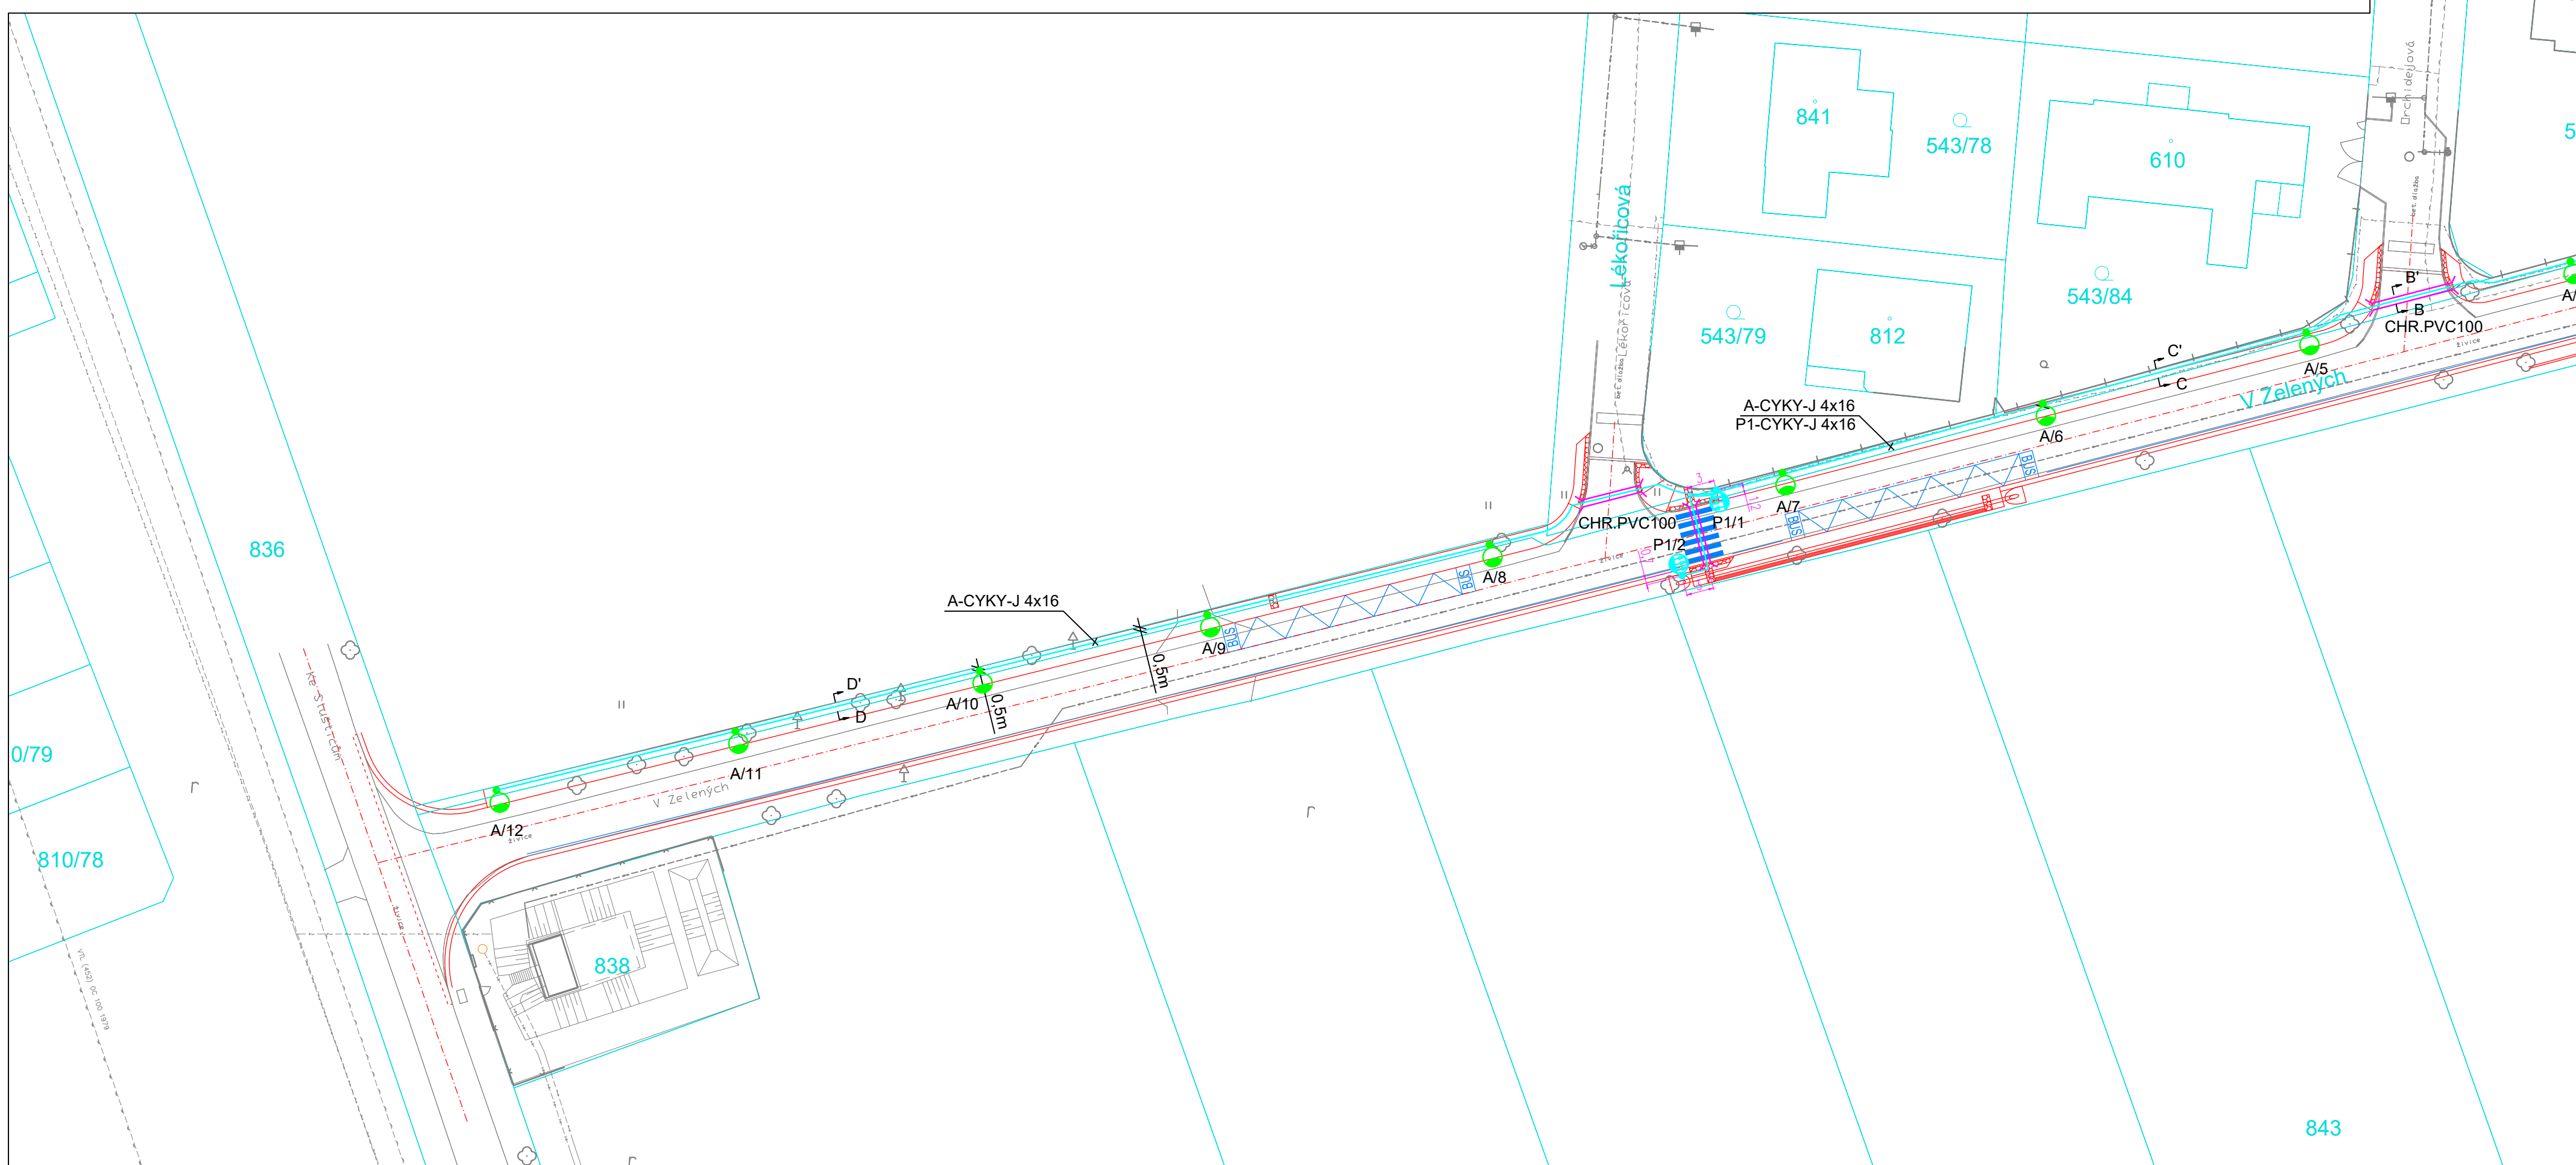

VÝŠKOVÝ SYSTÉM BPV		SOUDRADNICOVÝ SYSTÉM JTSK	
Hlavní projektant: <b>atelierpromika</b> projektová dílna v dopravě		Na Pankraci 1082/58, 140 00 Praha 4 e-mail: promika@promika.cz IČ: 29080273, DIČ: CZ29080273	
Projektant čast: <b>Jan Bouška</b>		tel: 60853713 e-mail: boussaj@seznam.cz IČ: 75445841	
Objednatel: Obec Květnice, K Dobrovořovicím 35, 250 84 Květnice		Výpracoval: Jan Bouška	
Zodpovědný projektant čast: Jan Bouška		AKCE: <b>Květnice, ulice V Zelených</b>	
Část: D.1. Dokumentace objektů, stavební část		C. část: D.1.4.	
Stavby objekt: SO 430 – DOPLNĚNÍ VĚŘEJNÉHO OSVĚTLENÍ		C. přelom: 02	
Příloha: SITUACE		STUPEŇ: PDPS	
Datum: 02/2023		Měřítko: 1 : 500	
Formát: 16 x A4			

© návrh řešení obsažený ve výkresové a textové části je předmětem ochrany dle autorského zákona