

LEGENDA ZNAČEK:


- EPS

Ústředna EPS
- OPPO

Obslužný panel požární ochrany
- ZDP

Zařízení dálkového přenosu
- KTPO

Klíčový trezor požární ochrany
- Optokouřový hlásič
- Tlačítkový hlásič
- Maják
- Sířena
- Požární magnet
- Zámek
- Multisenzorový hlásič
- Teplotní hlásič
- Kabel J-Y(S)Y 1x2x0,8 rudá (stíněný) - kruhová linka hlásiče
- CXKH-V (J) P60-R 2x1,5
- 2x2x0,8 P90-R B2ca st1a1.
Bezhalogenový nízkofrekvenční sdělovací kabel s Al stíněním s malým množstvím uvolněného tepla v případě požáru a se zachováním funkčnosti kabelové trasy při požáru podle ČSN 73 0895, StN 92 0205.
- Vstupně výstupní modul - obecný

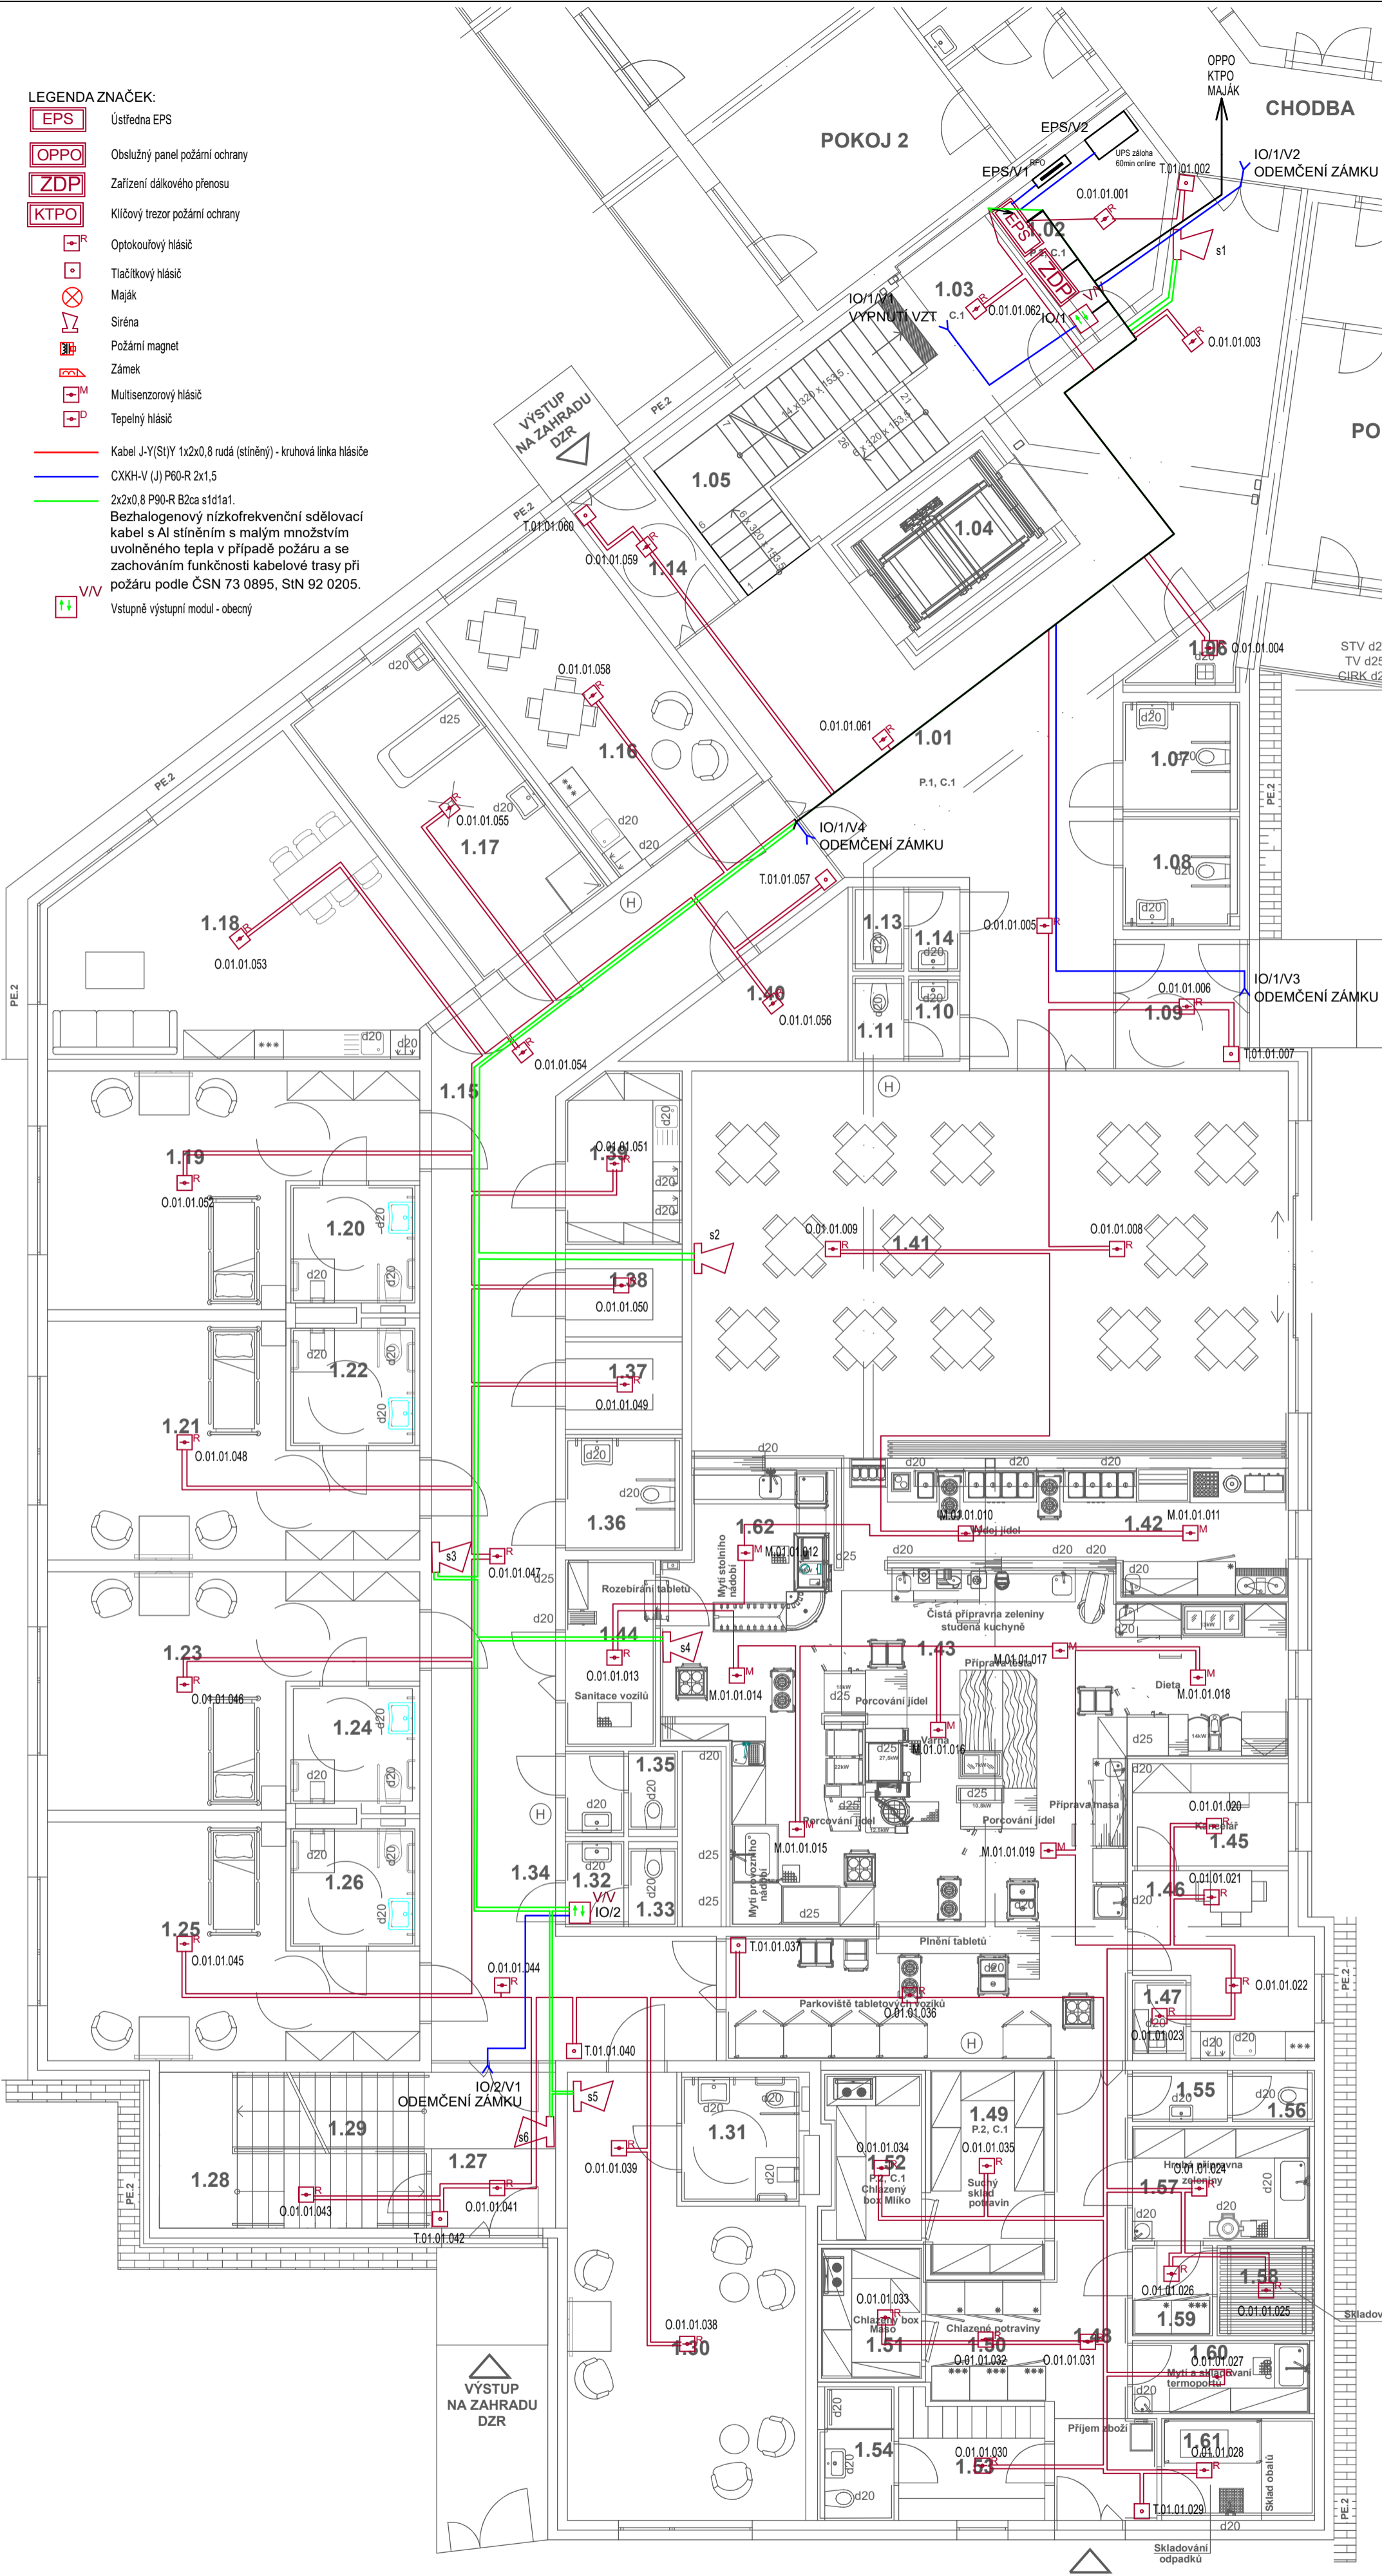

| LEGENDA MÍSTNOSTÍ | | | |
|-------------------|-------------------------------|------|---------------------------------|
| Č.M. | NÁZEV MÍSTNOSTI | Č.M. | NÁZEV MÍSTNOSTI |
| 1.01 | CHODBA | 1.33 | WC |
| 1.02 | SKLAD | 1.34 | PŘEDSÍŇ WC |
| 1.03 | SERVEROVNA | 1.35 | WC |
| 1.04 | VÝTAH | 1.36 | WC - INV. |
| 1.05 | SCHODIŠTĚ | 1.37 | ŠPINAVÉ PRÁDLO |
| 1.06 | ÚKLID | 1.38 | ČISTÉ PRÁDLO |
| 1.07 | WC - INV. | 1.39 | ČISTÍCÍ MÍSTNOST |
| 1.08 | WC - INV. | 1.40 | SKLAD INV. VOZÍKŮ |
| 1.09 | ZÁDVEŘÍ | 1.41 | JÍDELNA |
| 1.10 | PŘEDSÍŇ WC - MUŽI | 1.42 | VÝDEJNA JIDEL |
| 1.11 | WC - MUŽI | 1.43 | VARNA |
| 1.12 | PŘEDSÍŇ WC - ŽENY | 1.44 | SANITACE VOZÍKŮ |
| 1.13 | WC - ŽENY | 1.45 | KANCELÁŘ |
| 1.14 | ZÁDVEŘÍ | 1.46 | DENNÍ MÍSTNOST |
| 1.16 | ODDECHOVÁ MÍSTNOST - KLIENTI | 1.47 | ÚKLIDOVÁ MÍSTNOST |
| 1.17 | ASISTOVANÁ LÁŽEŇ | 1.48 | CHODBA |
| 1.18 | ODDECHOVÁ MÍSTNOST - PERSONÁL | 1.49 | SUCHÝ SKLAD POTRAVIN |
| 1.19 | JEDNOLŮŽKOVÝ POKOJ | 1.50 | CHLAZENÉ POTRAVINY |
| 1.20 | KOUPELNA | 1.51 | CHLAZENÝ BOX - MASO |
| 1.21 | JEDNOLŮŽKOVÝ POKOJ | 1.52 | CHLAZENÝ BOX - MLÍKO |
| 1.22 | KOUPELNA | 1.53 | ŠATNA ZAMĚSTNANCŮ |
| 1.23 | JEDNOLŮŽKOVÝ POKOJ | 1.54 | WC + UMYVÁRNA ZAMĚSTNANCŮ |
| 1.24 | KOUPELNA | 1.55 | PŘEDSÍŇ WC |
| 1.25 | JEDNOLŮŽKOVÝ POKOJ | 1.56 | WC |
| 1.26 | KOUPELNA | 1.57 | HRUBÁ PŘÍPRAVNA ZELENINY |
| 1.27 | ZÁDVEŘÍ | 1.58 | SKLADOVÁNÍ ZELENINY |
| 1.28 | SKLAD | 1.59 | CHLAZENÝ A MRAŽENÝ BOX ZELENINA |
| 1.29 | SCHODIŠTĚ | 1.60 | MYTÍ A SKLADOVÁNÍ TERMOPORTŮ |
| 1.30 | ODDECHOVÁ MÍSTNOST | 1.61 | SKLADOVÁNÍ OBALŮ A ODPADKŮ |
| 1.31 | KOUPELNA | 1.62 | UMÝVÁRNA STOLNÍHO NÁDOBÍ |
| 1.32 | PŘEDSÍŇ WC | | |

| | | |
|---|--|----------------|
| Akce: Rozšíření objektu Domov u Anežky Luštěnice | | Č.zak.: 222020 |
| Investor: Domov u Anežky Luštěnice, poskytovatel sociálních služeb | Proj. část: SZ Projekt elektro s.r.o. IČ: 09691057 Jaurisova 515/4, Michle (Praha 4), 140 00 Praha | |
| Místo stavby: parc.č. st. 443; 462/122, k.ú. Luštěnice ul. Nová 303, Luštěnice | Vypracoval: Josef Zuček Zodp. proj.: Karel Sommer | |

| | | |
|---|--------------------|----------------|
| ČÁST PD: D.1.4.e Elektronická požární signalizace | Označ.: D.1.4.e.02 | |
| VÝKRES: Půdorys 1.NP | Měřítko: 1:100 | Stupeň PD: DPS |
| | Datum: 10-2022 | |