


II/610 BRANDÝS NAD LABEM, REKONSTRUKCE KŘÍŽOVATKY PRAŽSKÁ - PRŮMYSLOVÁ
A ČÁSTI KOMUNIKACE V UL. PRAŽSKÁ

Situace kanalizace - část B
M 1:500

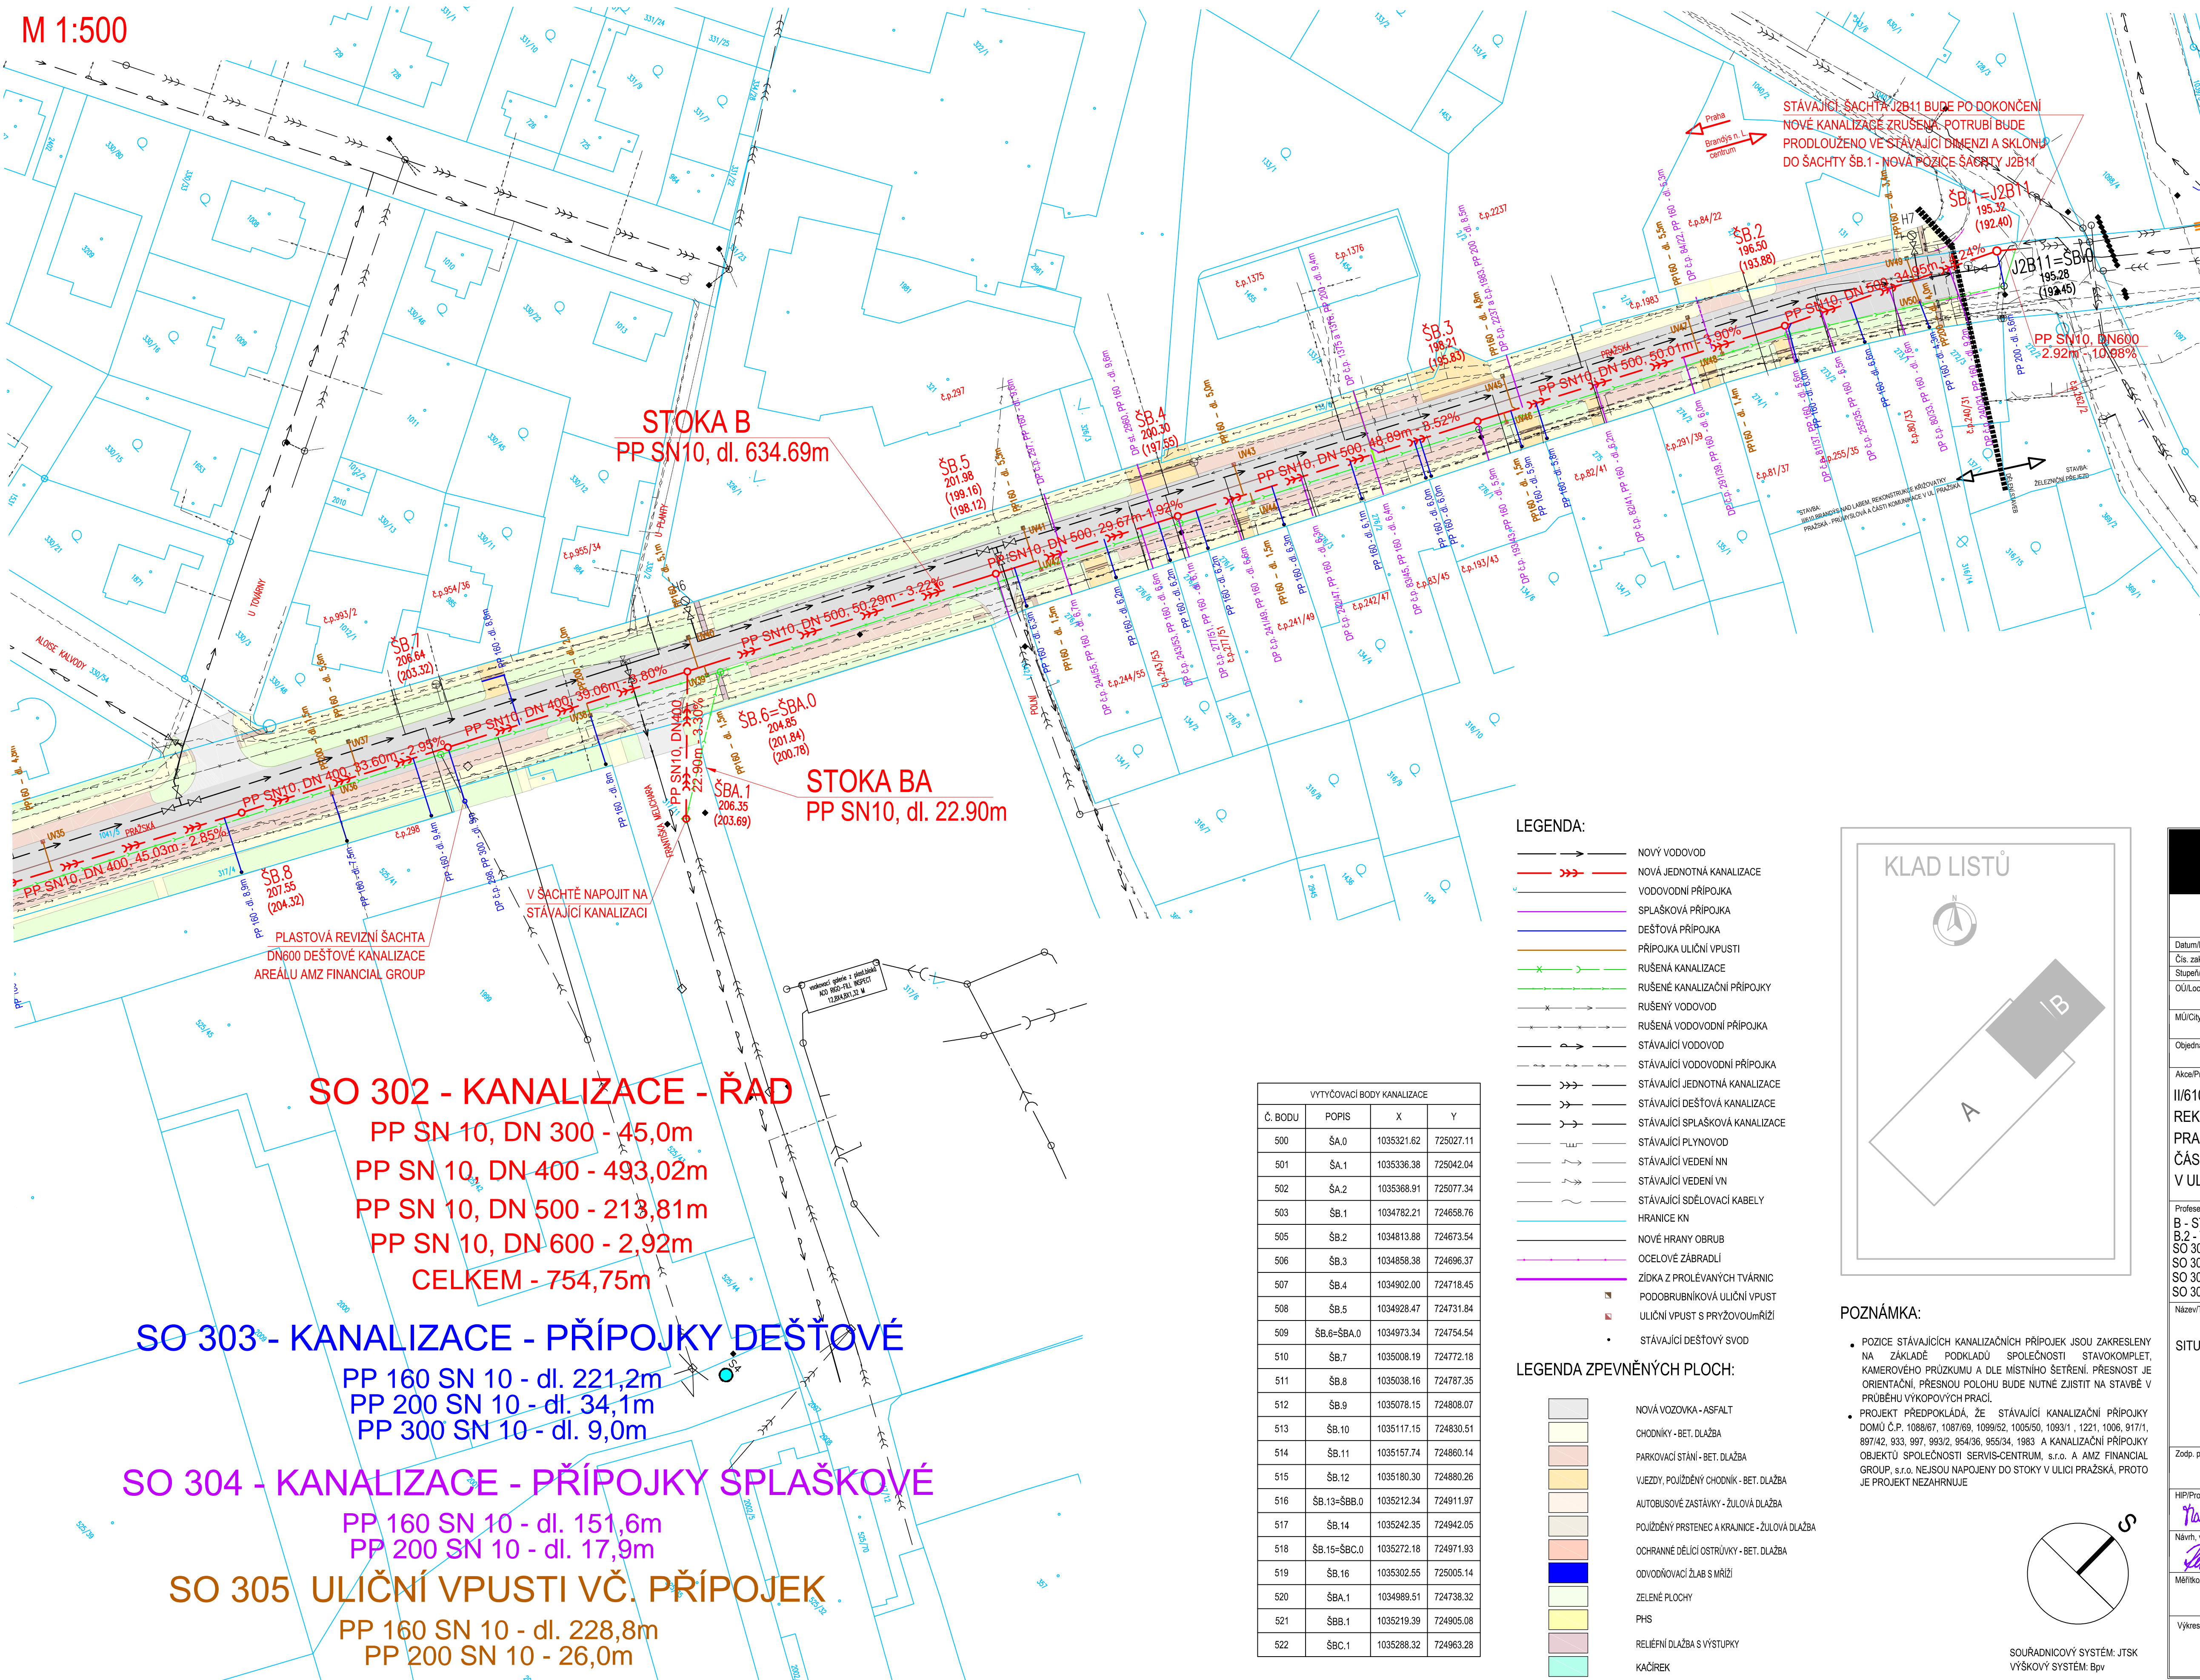

SO 302 - KANALIZACE - ŘAD
PP SN 10, DN 300 - 45,0m
PP SN 10, DN 400 - 493,02m
PP SN 10, DN 500 - 213,81m
PP SN 10, DN 600 - 2,92m
CELKEM - 754,75m

SO 303 - KANALIZACE - PŘÍPOJKY DEŠŤOVÉ
PP 160 SN 10 - dl. 221,2m
PP 200 SN 10 - dl. 34,1m
PP 300 SN 10 - dl. 9,0m

SO 304 - KANALIZACE - PŘÍPOJKY SPLAŠKOVÉ
PP 160 SN 10 - dl. 151,6m
PP 200 SN 10 - dl. 17,9m


SO 305 ULIČNÍ VPUSTI VČ. PŘÍPOJEK
PP 160 SN 10 - dl. 228,8m
PP 200 SN 10 - 26,0m

LEGENDA:

- NOVÝ VODOVOD
- NOVÁ JEDNOTNÁ KANALIZACE
- VODOVODNÍ PŘÍPOJKA
- SPLAŠKOVÁ PŘÍPOJKA
- DEŠŤOVÁ PŘÍPOJKA
- PŘÍPOJKA ULIČNÍ VPUSTI
- RUŠENÁ KANALIZACE
- RUŠENÉ KANALIZAČNÍ PŘÍPOJKY
- RUŠENÝ VODOVOD
- RUŠENÁ VODOVODNÍ PŘÍPOJKA
- STÁVAJÍCÍ VODOVOD
- STÁVAJÍCÍ JEDNOTNÁ PŘÍPOJKA
- STÁVAJÍCÍ DEŠŤOVÁ KANALIZACE
- STÁVAJÍCÍ SPLAŠKOVÁ KANALIZACE
- STÁVAJÍCÍ PLYNOVOD
- STÁVAJÍCÍ VEDENÍ NN
- STÁVAJÍCÍ VEDENÍ VN
- STÁVAJÍCÍ SĐELOVACÍ KABELY
- HRANICE KN
- NOVÉ HRANY OBRUB
- OCELOVÉ ZÁBRADÍ
- ZIDKA Z PROLÉVANÝCH TVÁRNIC
- PODOBRUBNIKOVÁ ULIČNÍ VPUST
- ULIČNÍ VPUST S PŘÍŽVOUIMŘÍŽÍ
- STÁVAJÍCÍ DEŠŤOVÝ SVOD


LEGENDA ZPEVNĚNÝCH PLOCH:

- NOVÁ VOZOVKA - ASFALT
- CHODNÍKY - BET. DLÁŽBA
- PARKOVACÍ STÁNÍ - BET. DLÁŽBA
- VEJZDY, POUŽITÝ CHODNÍK - BET. DLÁŽBA
- AUTOBUSOVÉ ZASTÁVKY - ŽULOVÁ DLÁŽBA
- POUŽITÝ PRSTENEC A KRAJNICE - ŽULOVÁ DLÁŽBA
- OCHRANNÉ DĚLICÍ OSTRŮVKY - BET. DLÁŽBA
- ODVODŇOVACÍ ŽLAB S MŘÍŽÍ
- ZELENÉ PLOCHY
- PHS
- RELIEFNÍ DLÁŽBA S VÝSTUPKY
- KAČÍREK

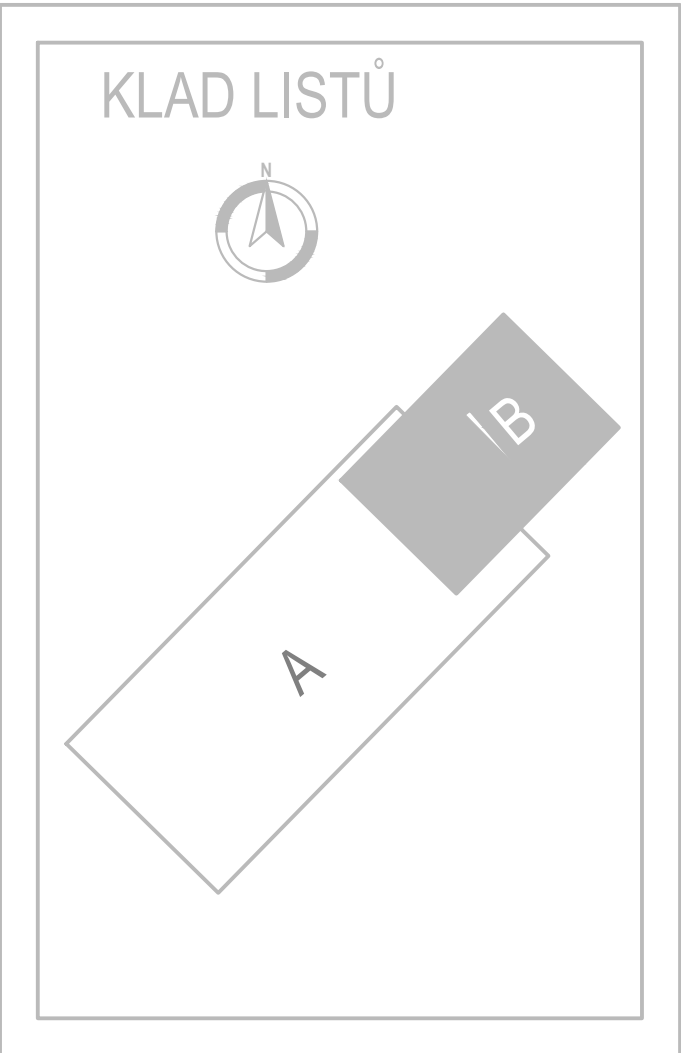

POZNÁMKA:

- POZICE STÁVAJÍCÍCH KANALIZAČNÍCH PŘÍPOJEK JSOU ZAKRESLENY NA ZÁKLADĚ PODKLADU SPOLEČNOSTI STAVOKOMPLET, KAMEROVÉHO PRŮZKUMU A DLE MÍSTNÍHO ŠETŘENÍ. PŘESNOST JE ORIENTAČNÍ. PŘESNOU POLOHU BUDE NUTNÉ ZISTIT NA STAVBĚ V PRŮBĚHU VÝKOPOVÝCH PRACÍ.
- PROJEKT PŘEDPOKLÁDÁ, ŽE STÁVAJÍCÍ KANALIZAČNÍ PŘÍPOJKY DOMŮ Č.P. 1088/67, 1087/69, 1099/52, 1005/50, 1093/1, 1221, 1006, 917/1, 897/42, 933, 997, 993/2, 954/36, 955/34, 1983 A KANALIZAČNÍ PŘÍPOJKY OBJEKTŮ SPOLEČNOSTI SERVIS-CENTRUM, s.r.o. A AMZ FINANCIAL GROUP, s.r.o. NEJSOU NAPOJENY DO STOKY V ULICI PRAŽSKÁ, PROTO JE PROJEKT NEZAHŔNUJE

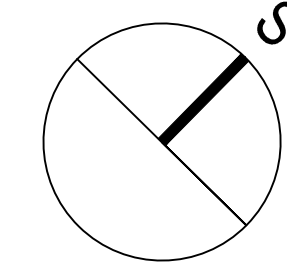

SOUŘADNICOVÝ SYSTÉM: JTSK
VÝŠKOVÝ SYSTÉM: Bpv

SUNCAD®

SUNCAD, s.r.o.
náměstí Na Lužních 3
Praha 13, 155 00

Datum/Date: 09/2017

Čís. zakázky/Job No.: 96_01_2010

Stupeň/Stage: PDPS

OU/Local authority: Brandýs nad Labem - Stará Boleslav

MÚ/City authority: Brandýs nad Labem - Stará Boleslav

Ojednatel/Client: Brandýs nad Labem - Stará Boleslav

Akce/Project: II/610 BRANDÝS NAD LABEM, REKONSTRUKCE KŘÍŽOVATKY PRAŽSKÁ - PRŮMYSLOVÁ A ČÁSTI KOMUNIKACE V UL. PRAŽSKÁ

Profese/Profession: B - STAVEBNÍ ČÁST, B.2 - VODOHOSPODÁŘSKÉ OBJEKTY

SO 302 Kanalizace - řad

SO 303 Kanalizace - přípojky dešťové

SO 304 Kanalizace - přípojky splaškové

SO 305 Uliční vpusti vč. přípojek

Název/Title: SITUACE KANALIZACE - ČÁST B

Zodp. projektant/Responsible designer: Ing. Petr Kokeš

HIP/Project manager: Ing. Marek Pejchal

Návrh, výpracoval/Elaborated by: Ing. Petra Ruthová

Mřítko/Scale: 1:500

Výkres č./DWG No.: B.2.2.3