


PŮDORYS 2.NP - VODOVOD 1

M 1:50

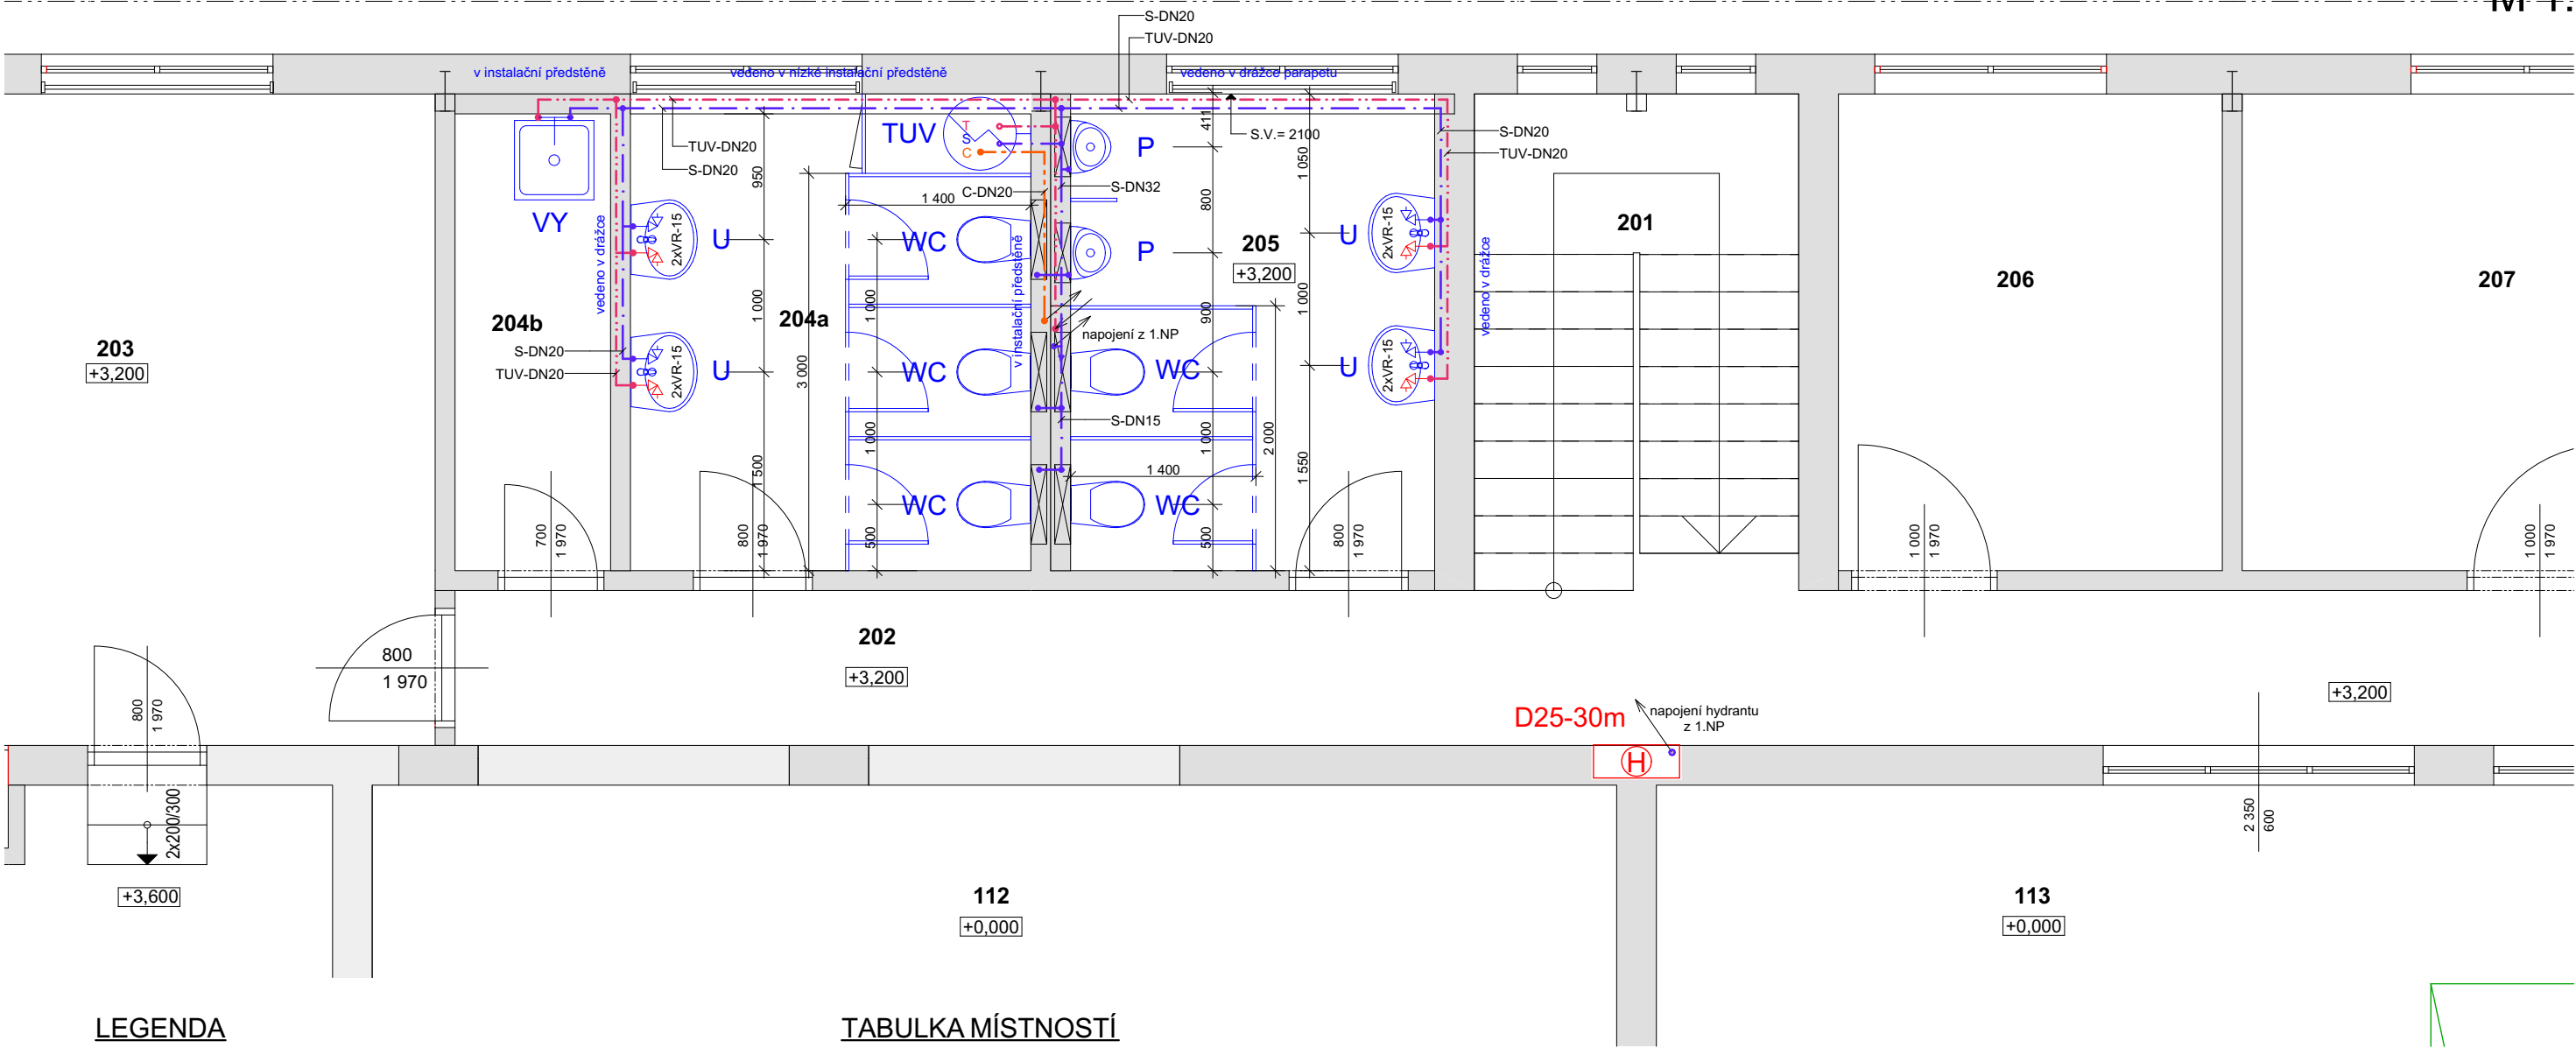

LEGENDA

- studená voda
- teplá voda
- cirkulace
- U umyvadlo š.600m se stojánkovou pákovou baterií
- WC závěsné WC s instalačním setem
- P závěsný pisoár s instalačním setem
- VY výlevka s nástěnnou pákovou baterií a dlouhým rámečkem
- SK sprchový kout 900x1300mm, keramická vanička, skl.dveře
- TUV závěsný elektrický ohřívač TUV 200l (např. OKCE 2/6kW)

TABULKA MÍSTNOSTÍ

TABULKA MÍSTNOSTÍ 2.NP - NOVÝ STAV			
PODLAŽÍ	OZN.	ÚČEL MÍSTNOSTI	PLOCHA (m²)
2.NP	201	Schodiště	8,85
2.NP	202	Chodba	32,01
2.NP	203	Odborná učebna	43,84
2.NP	204a	WC ženy	10,89
2.NP	204b	Úklid	4,05
2.NP	205	WC muži	9,90
2.NP	206	Sklad	10,44
2.NP	207	Sklad	15,66
2.NP	208	Sklad	15,66
2.NP	209	Sklad	24,93
2.NP	210	Chodba	8,86
2.NP	211	Učebna	46,45
2.NP	212	Učebna	60,55
2.NP	213	Sklad učeben	12,23
2.NP	214	Učebna	34,01
2.NP	215	Příruční sklad	33,48
2.NP	216	Spisovna 1	21,84
2.NP	217	Spisovna 2	18,11
			411,76 m²

Zodpovědný projektant:		Hlavní projektant:		Zpracoval a kreslil:		Kontroloval:		Autorizační razítko	
Ing. Lubomír Tichý		Ing. Lubomír Tichý		Ing. Lubomír Tichý		Petr Tichý			
Stavebník: SLŠ a SOU Křivoklát, Písky 181, 270 23 Křivoklát IČ: 00069434									
Č.zakázky: 007-23-PD		Formát: A3		Datum: 06 / 2023					
Název akce: <div>Stavební úpravy objektu dílen</div>									
Místo stavby: <div>st.p.č.569, k.ú. Křivoklát</div>									
Profese: ZDRAVOTNÍ TECHNIKA									
Stupeň: DPS - DOKUMENTACE PRO PROVEDENÍ STAVBY									
PŮDORYS 2.NP - VODOVOD 1						Číslo výkresu: D.1.4.6		Měřítko: 1:50	
ING. LUBOMÍR TICHÝ Flemikova 1100 269 01 Rakovník mobil: +420 602 823 729 tel.: +420 313 513 239 e-mail: tichy.i@t2t.cz web: www.t2t.cz									
<div> PROJEKČNÍ KANCELÁŘ TICHÝ</div>									
Číslo paré:									