



Půdorys 3.NP - vyvýšené

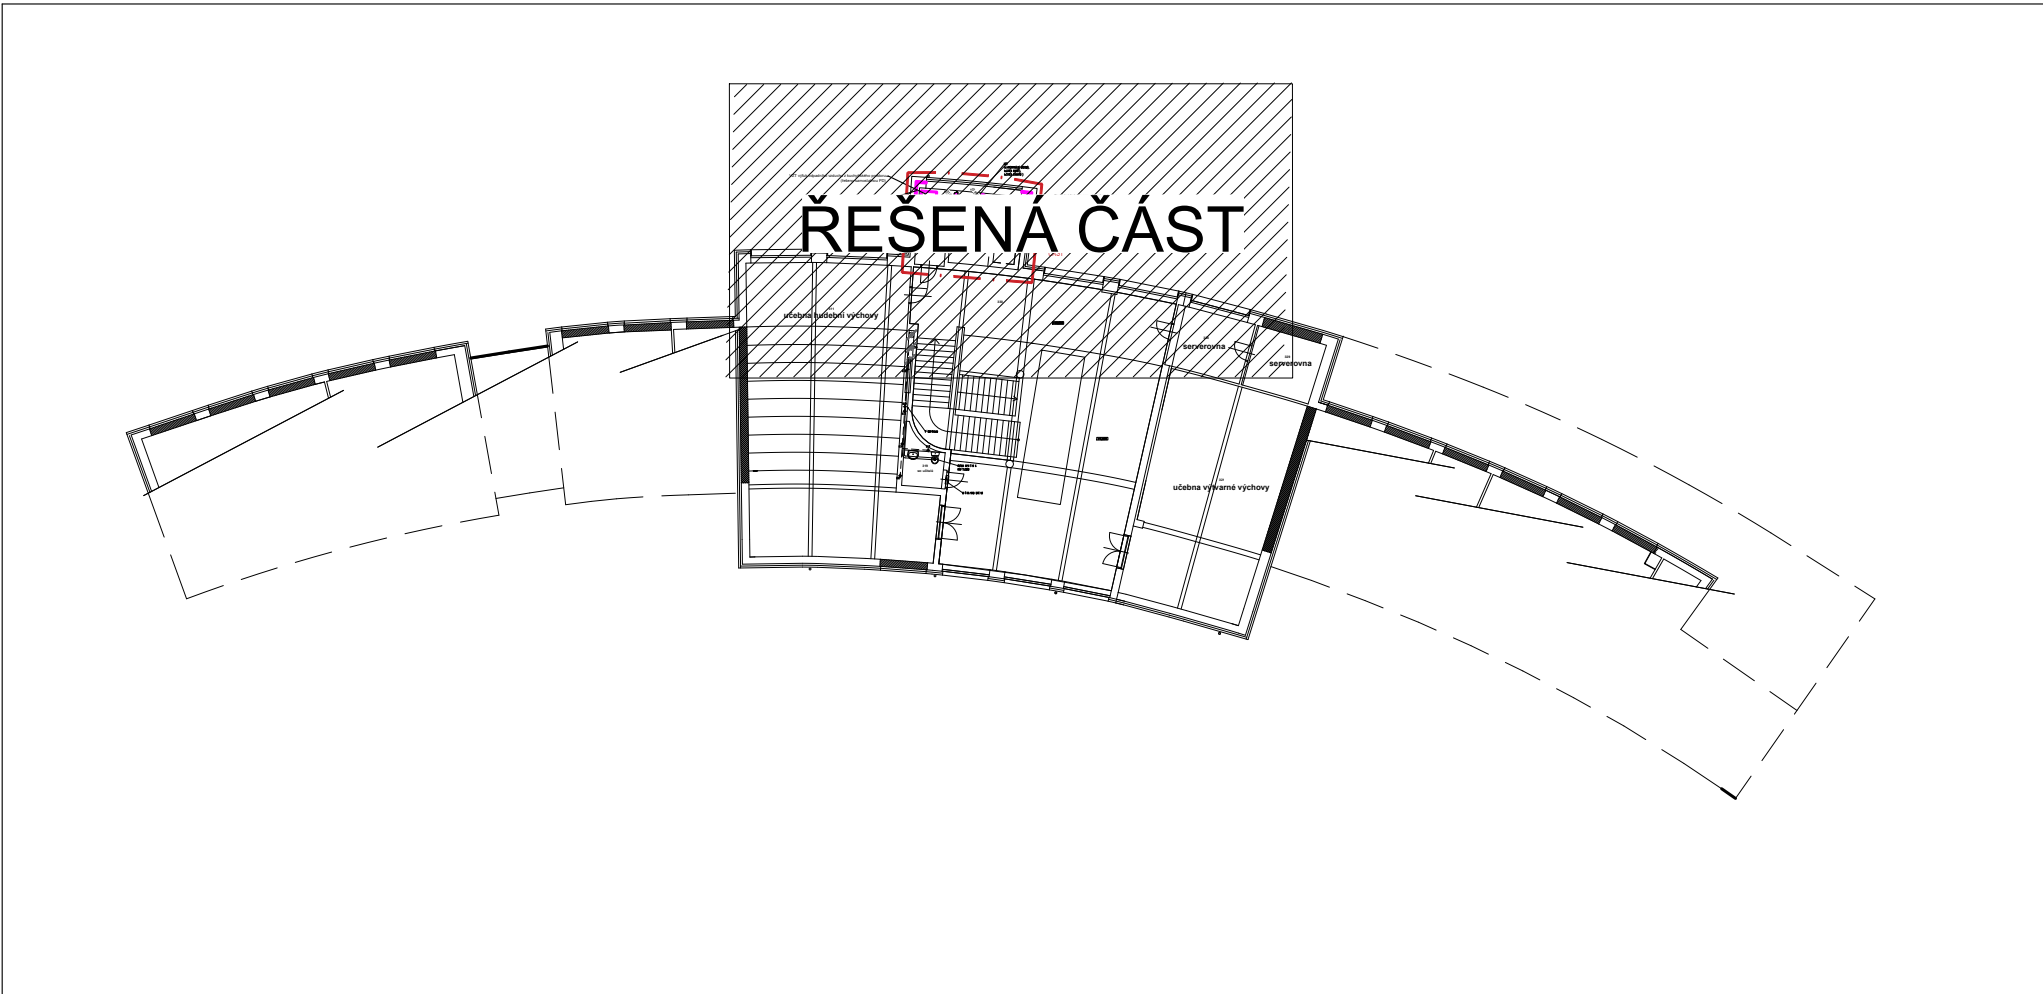

Výřez půdorysu 3.NP - vyvýšené

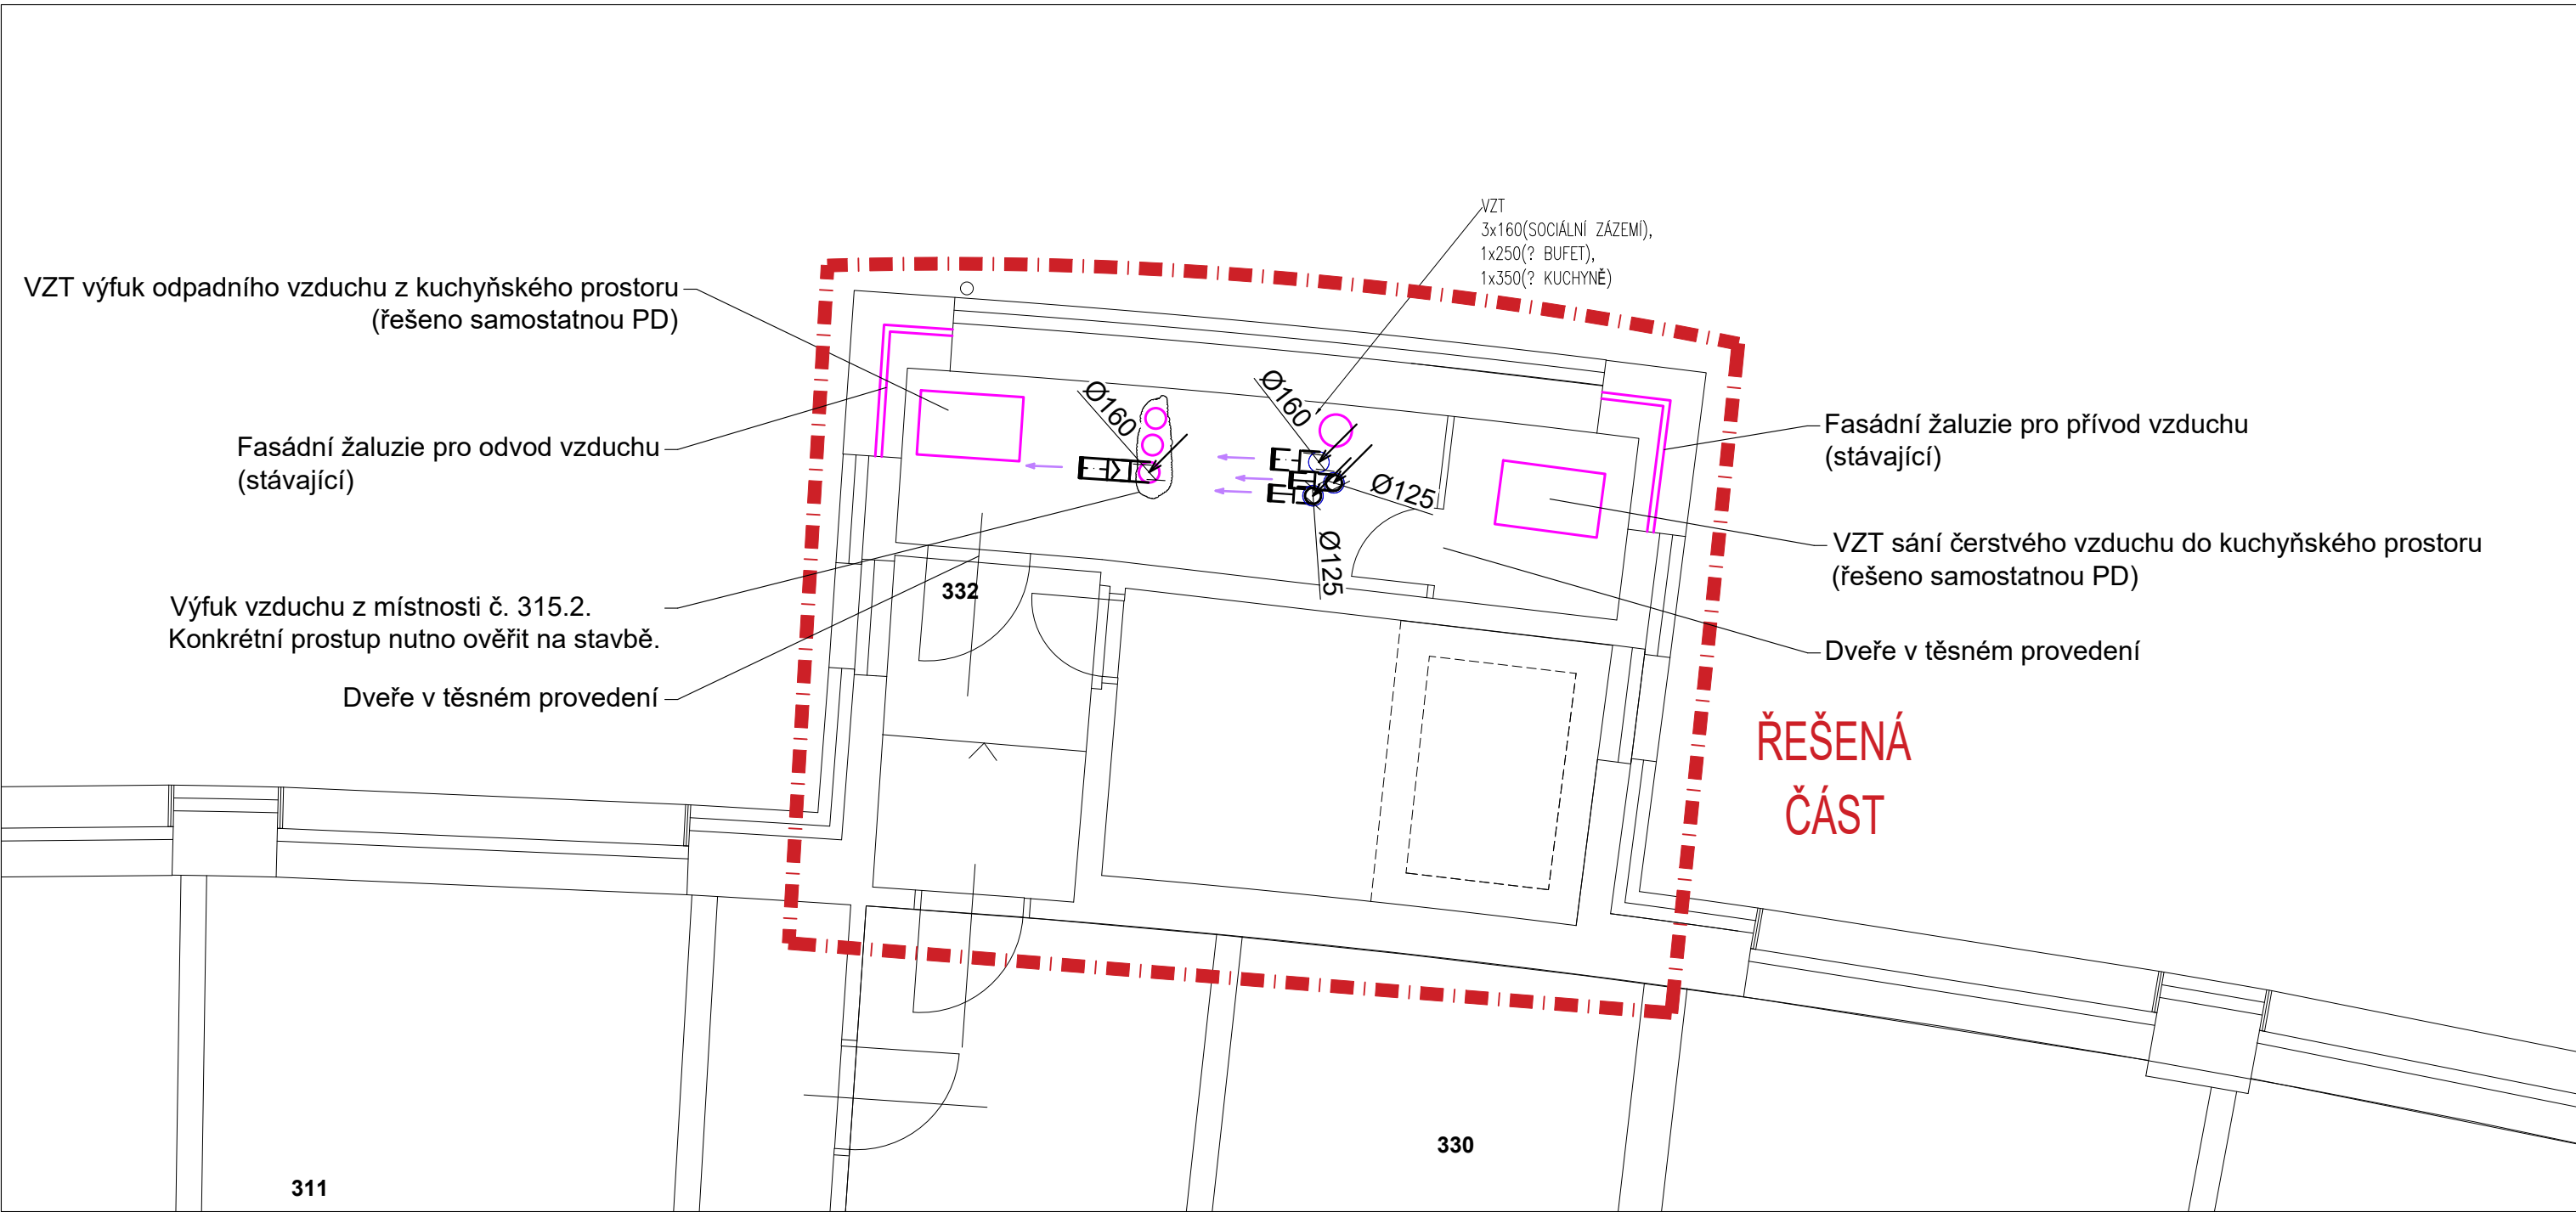

- VZT potrubí (prvky) vzduchu, stávající demontováno
- VZT potrubí (prvky) vzduchu, stávající ponecháno
- VZT potrubí odsávaného vzduchu, Flexibilní s tepelnou iz.
- VZT potrubí odsávaného vzduchu, Spiro
- Protipožární izolace

Poznámky:
Nové horizontální VZT rozvody budou napojené do stávajících Vertikálních vedení vyvedených nad střechu.

Kontkětní dimenze a umístění vertikálních VZT rozvodů bude ověřeno na stavbě.

Pro ověření vedení stávajících VZT rozvodů bude použita kouřovná zkouška.

V případě zjištění nevyhovujícího stavu stávajícího potrubí, které je uvažováno využívat v rámci rekonstrukce (např. netěsnost, nečistoty v potrubí) nutno zajistit opravy (čištění) VZT rozvodů. Tyto práce budou budou konzultovány s investorem.

R0	12/2024	VYDÁNÍ DOKUMENTACE
OZNAČENÍ REVIZE	DATUM	PŘEDMĚT REVIZE
GPHIP: PRÁHA 2, 120 10 TEL: 222 210 051 info@domusdesign.cz www.domusdesign.cz IČO: 12652049 DIČ: CZ310082749	Ing. Jiří MAREK Ph.D. Blatná 94021 PRÁHA 2, 120 10 TEL: 222 210 051 info@domusdesign.cz www.domusdesign.cz IČO: 12652049 DIČ: CZ310082749	+0,000 = 282,02 m.n.m.
STAVEBNÍK:	GYMNÁZIUM JIŘÍHO ORTENA, JASELSKÁ 932, KUTNÁ HORA, IČ 61924032	
ANKE:	STAVEBNÍ ÚPRAVY A VÝMĚNA VZDUCHOTECHNIKY SOCIÁLNÍHO ZÁZEMÍ , GYMNÁZIUM JIŘÍHO ORTENA JASELSKÁ 932, KUTNÁ HORA	
PROJEKTOVÝ STUPEŇ:	DOKUMENTACE PRO VÝBĚR ZHOTOVITELE STAVBY	
AUTOR NÁVRHU:	ING. ARCH. TEREZA PACHMANOVÁ	DATUM: 12/2024
VEDENÍ PROJEKTU:	ING. JIŘÍ MAREK Ph.D.; ING. ARCH. TEREZA PACHMANOVÁ	ZAKÁZKA Č. 2425
ZODPOVĚDNÝ PROJEKTANT:	ING. Luděk Toth Ph.D.	MĚŘÍTKO: 1:50
VYPRACOVAL:	Miroslav Chum	STAVEBNÍ OBJEKT:
PROFESE:	Vzduchotechnika	ČÁST: D.1.2.4
VÝKRES:	Půdorys 3. NP -vyvýšené	Č.V.: D.1.2.4.2.04