



DETAIL AUTOBUSOVÉ ZASTÁVKY  
PŮDORYS 1:100

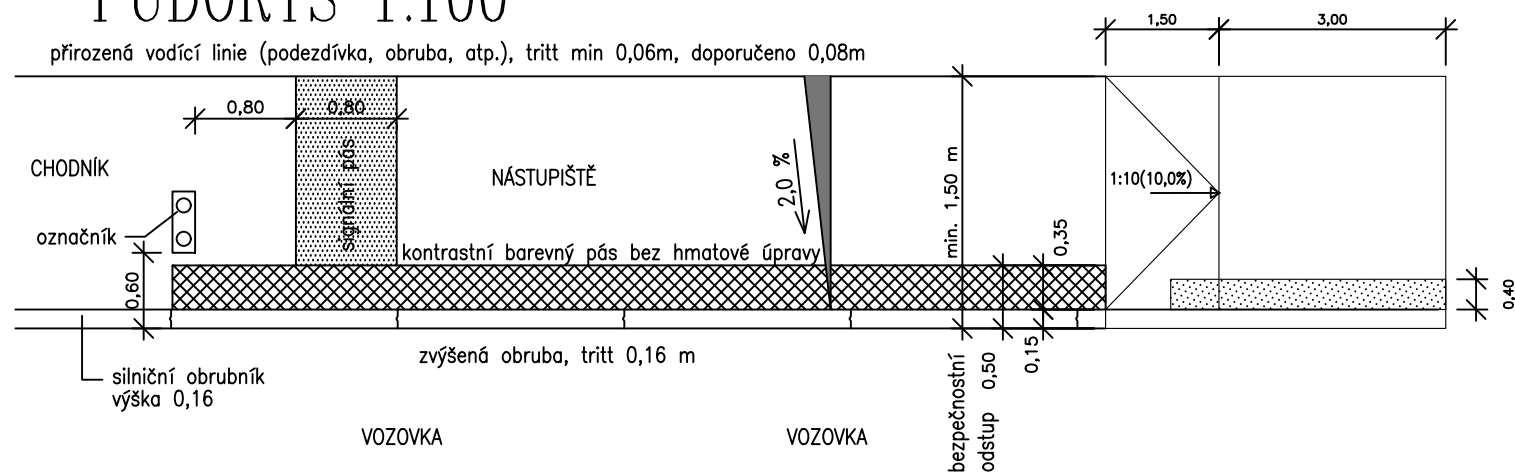

# IZOMETRICKÝ POHLED NA AUTOBUSOVOU ZASTÁVKU

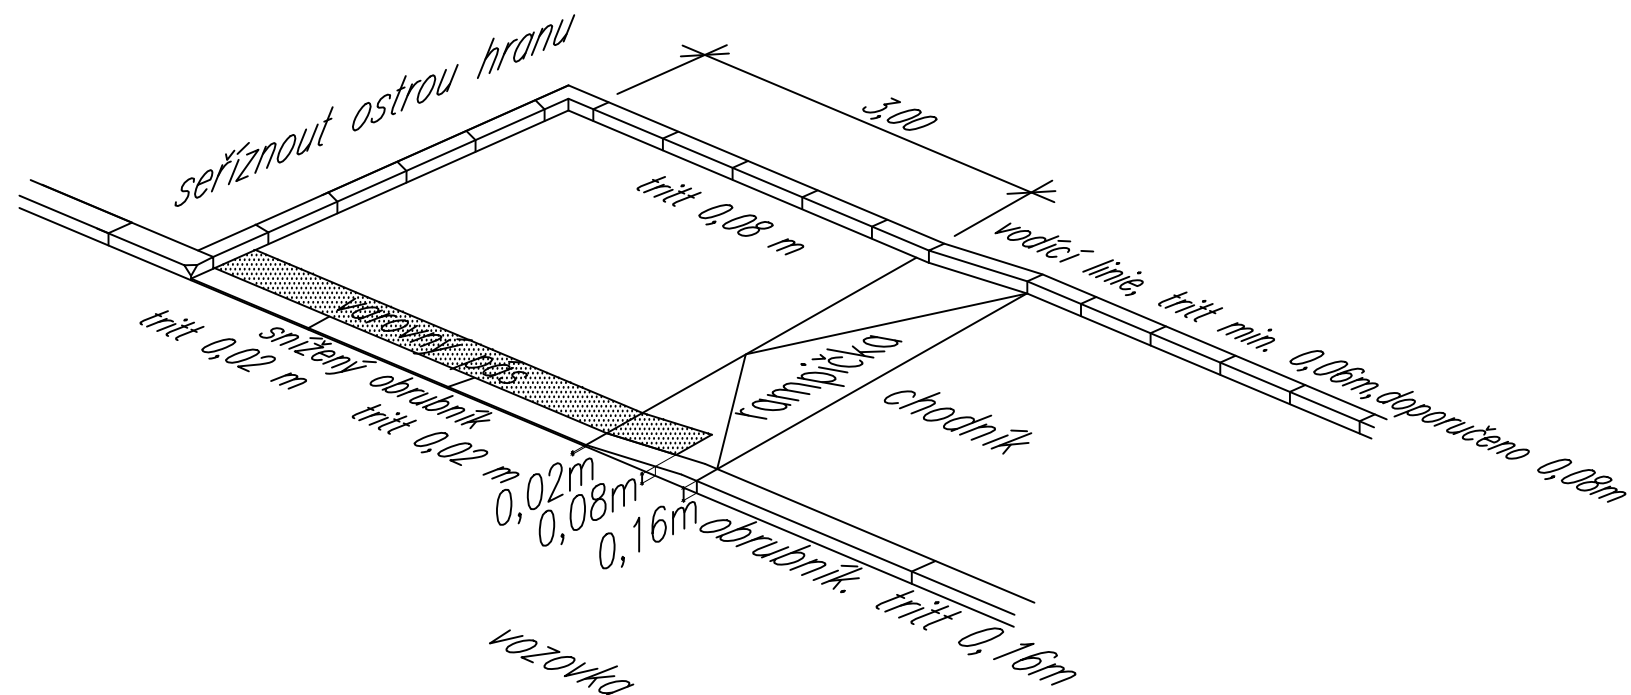

Bpv

JTSK



**DIPRO, spol. s r.o.®**  
**Dopravní a inženýrské projekty,**  
 projektová, inženýrská a konzultační kancelář  
 Modřanská 11 / 1387, 143 00 Praha 12 IČO 48592722

Objednatel PD: KSÚS Středočeského kraje Zborovská 81/11 150 21 Praha 5 - Smíchov	Vypracoval: Ing. Hudec	Kontrola: Ing. Zrzavý
	Ved. projektu: Ing. Malek	Zak. číslo: 23-158-08
Místo stavby: III/3284 Sendražice, ul. Hlavní, k.ú. Sendražice u Kolína	Odp. projektant / HIP Ing. Poliš Ph.D.	Datum vyprac.: 11/2024
Akce:  III/3284 Sendražice, ul. Hlavní		Stupeň: PDPS
		Měřítko: 1: 100
Výkres:  SITUACE BEZBARIÉROVÝCH ÚPRAV		Číslo výkresu: C.4