




PUDORYS

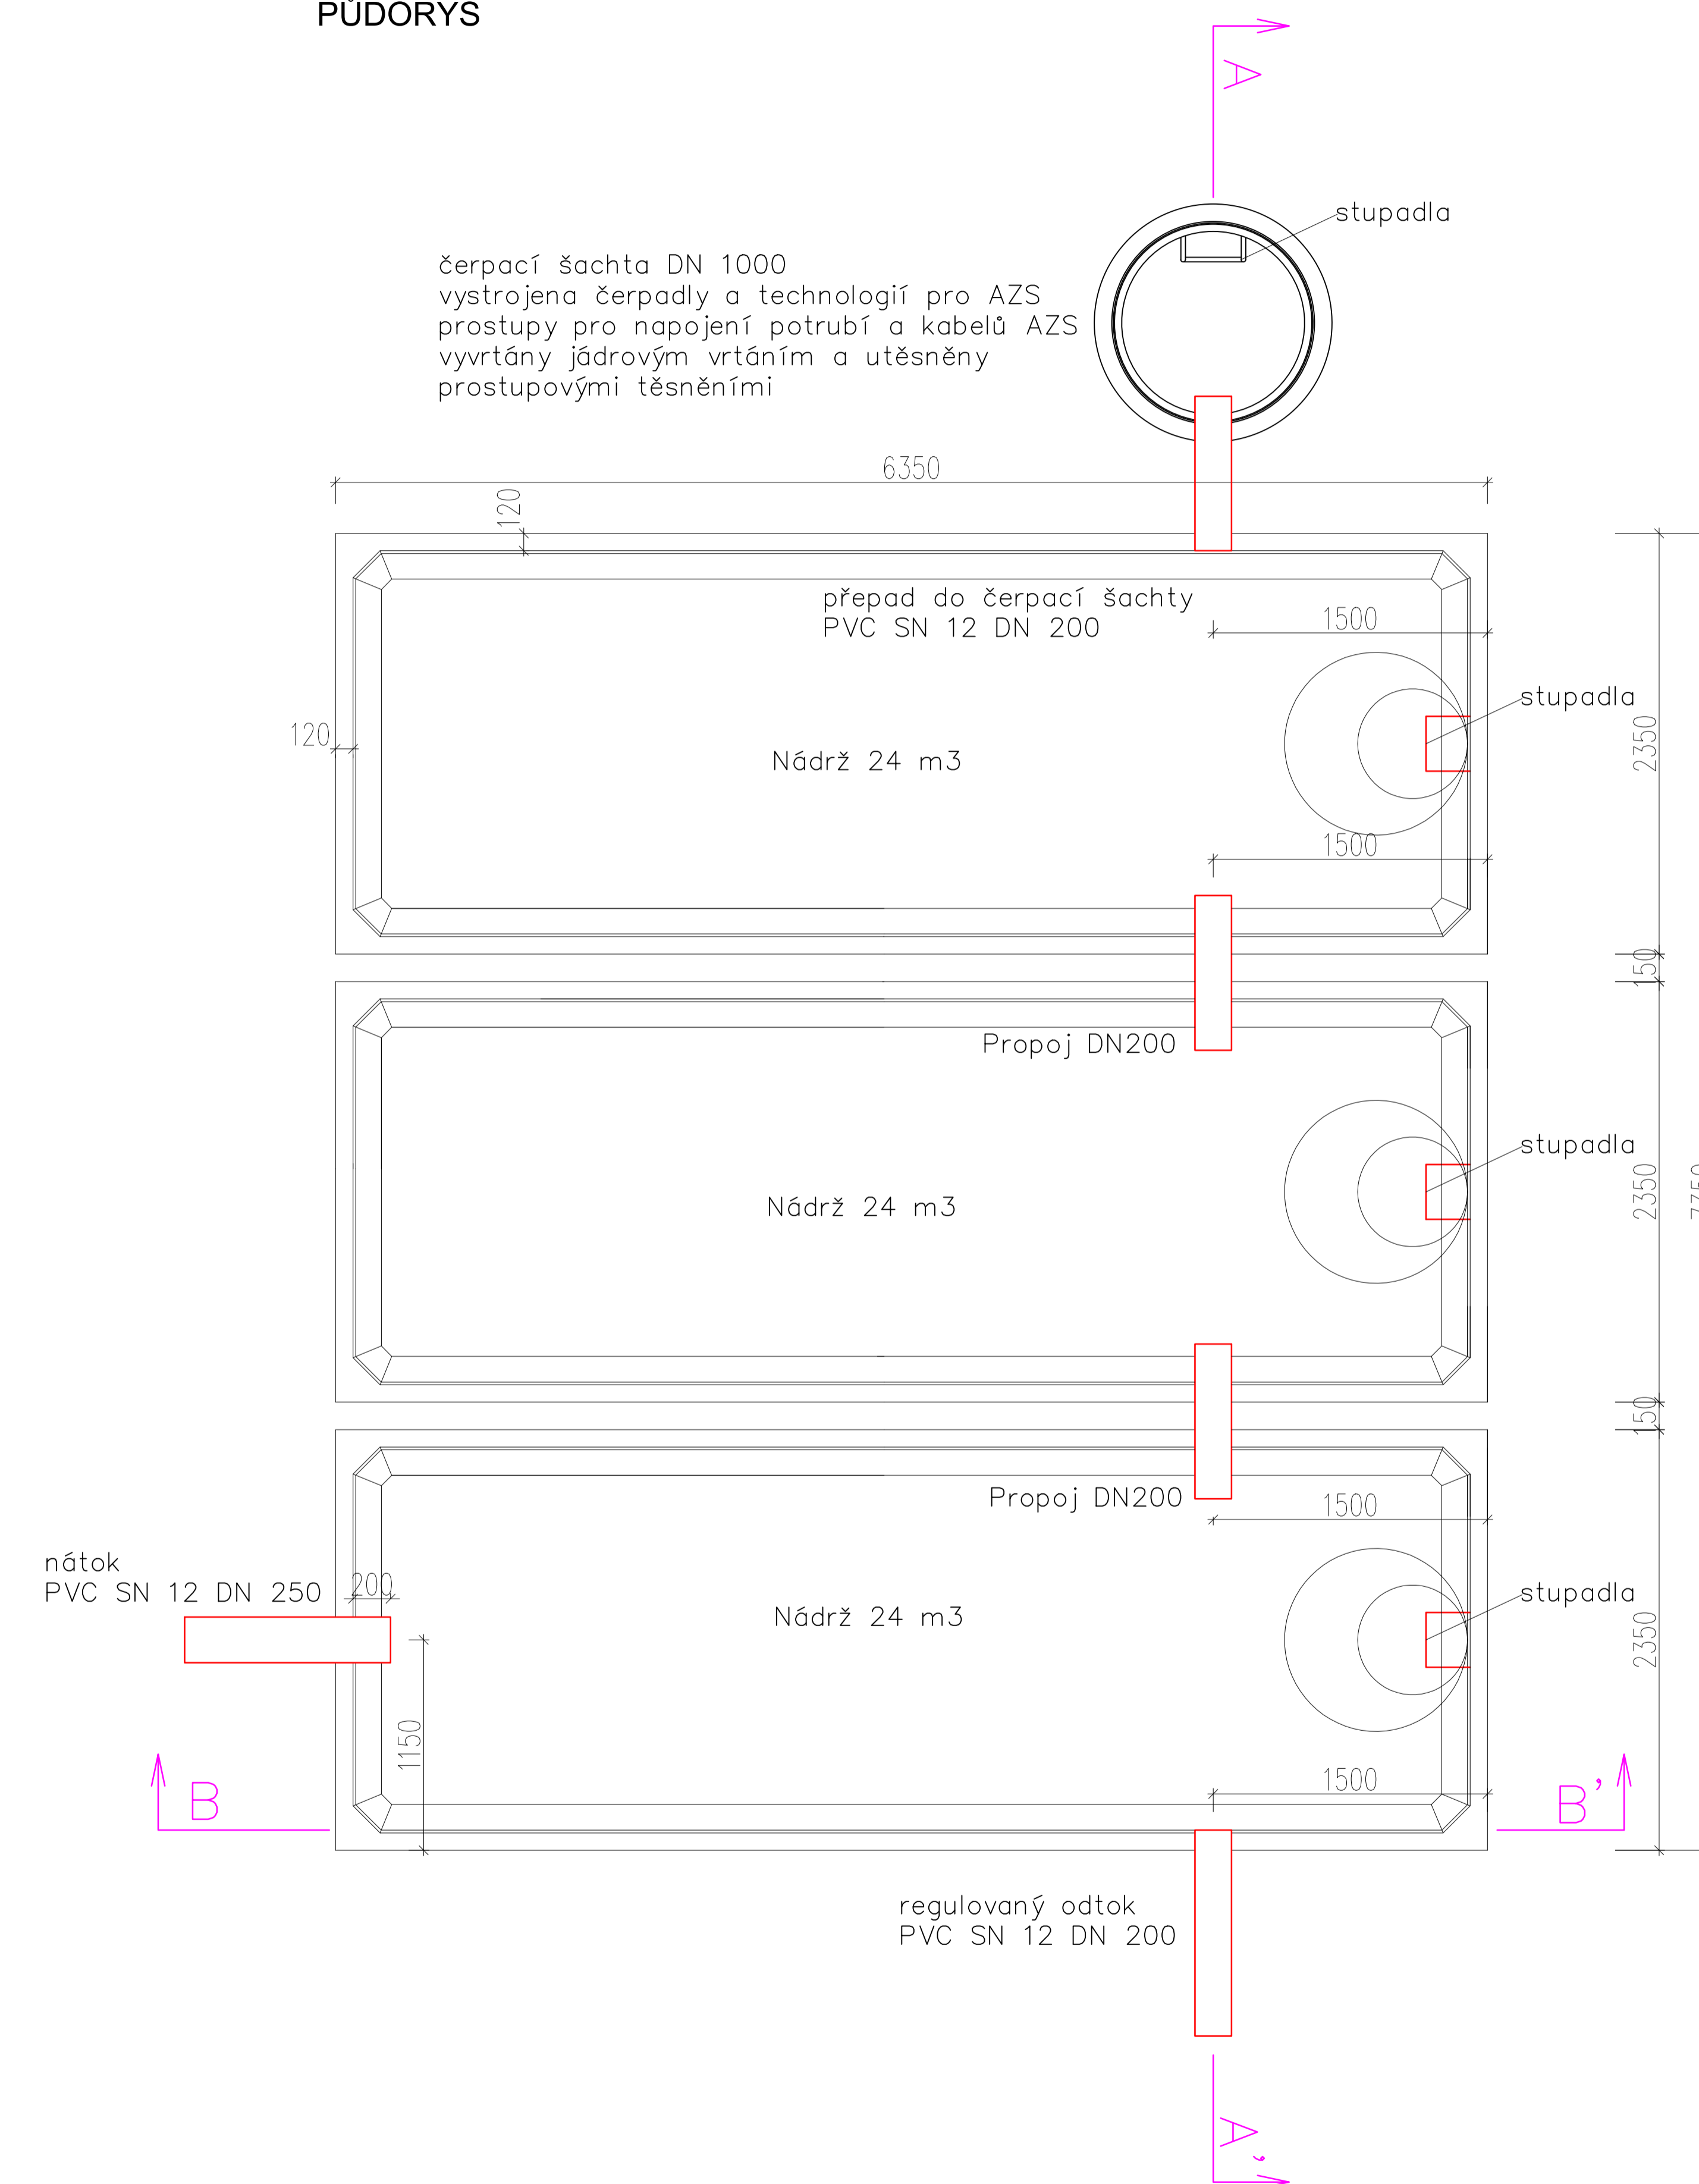

ŘEZ A-A'

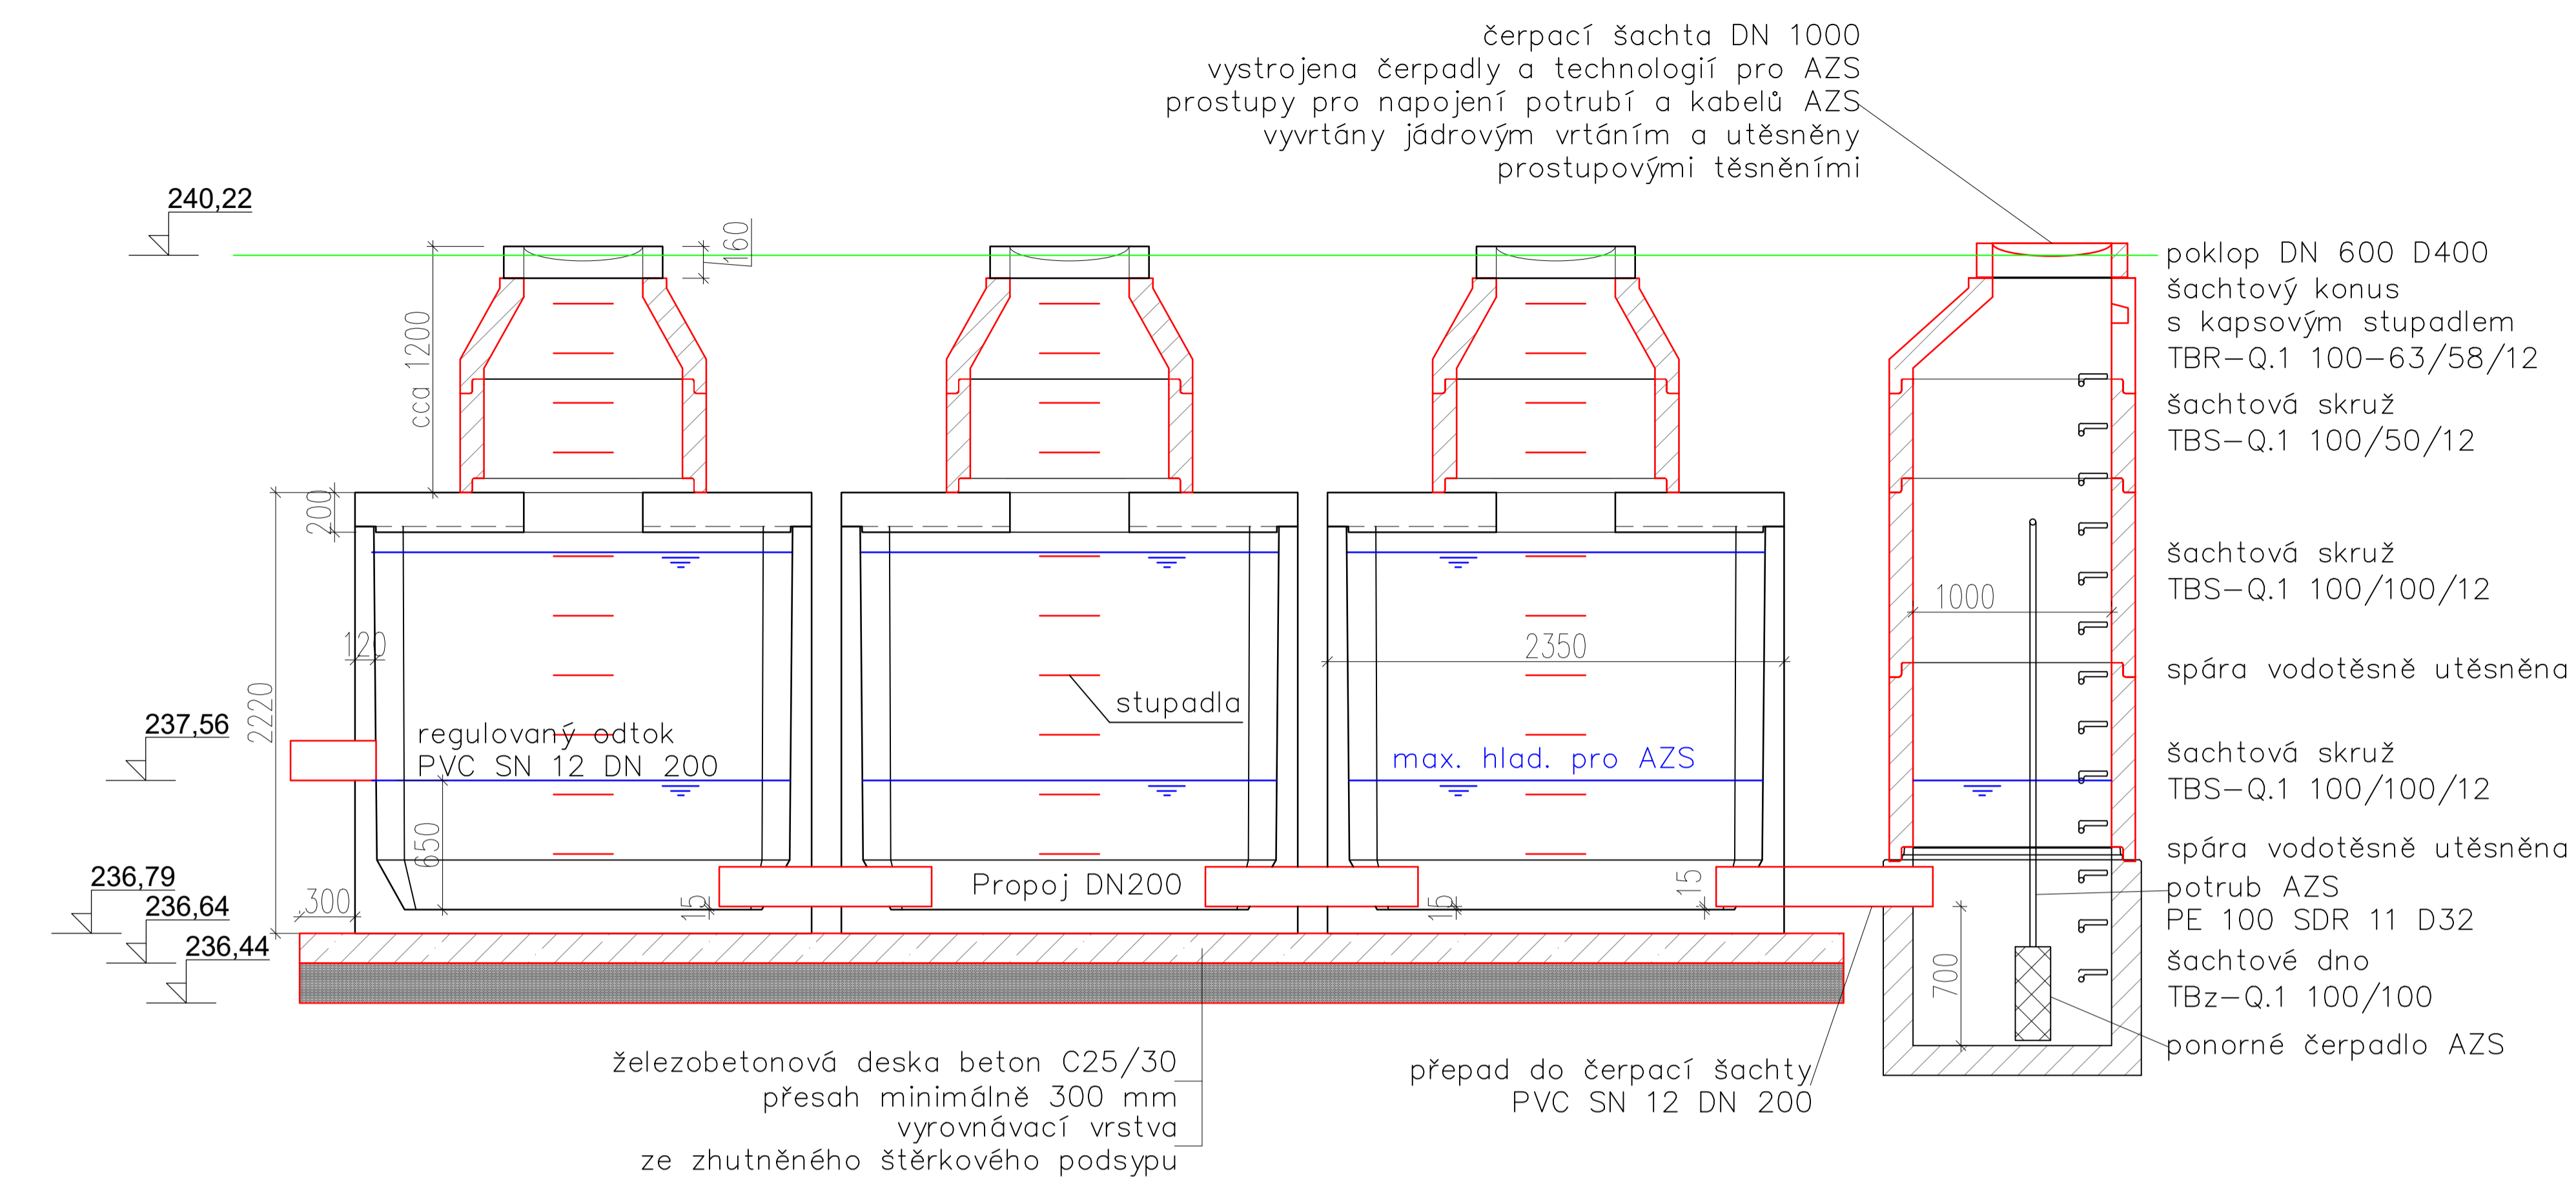

ŘEZ B-B'

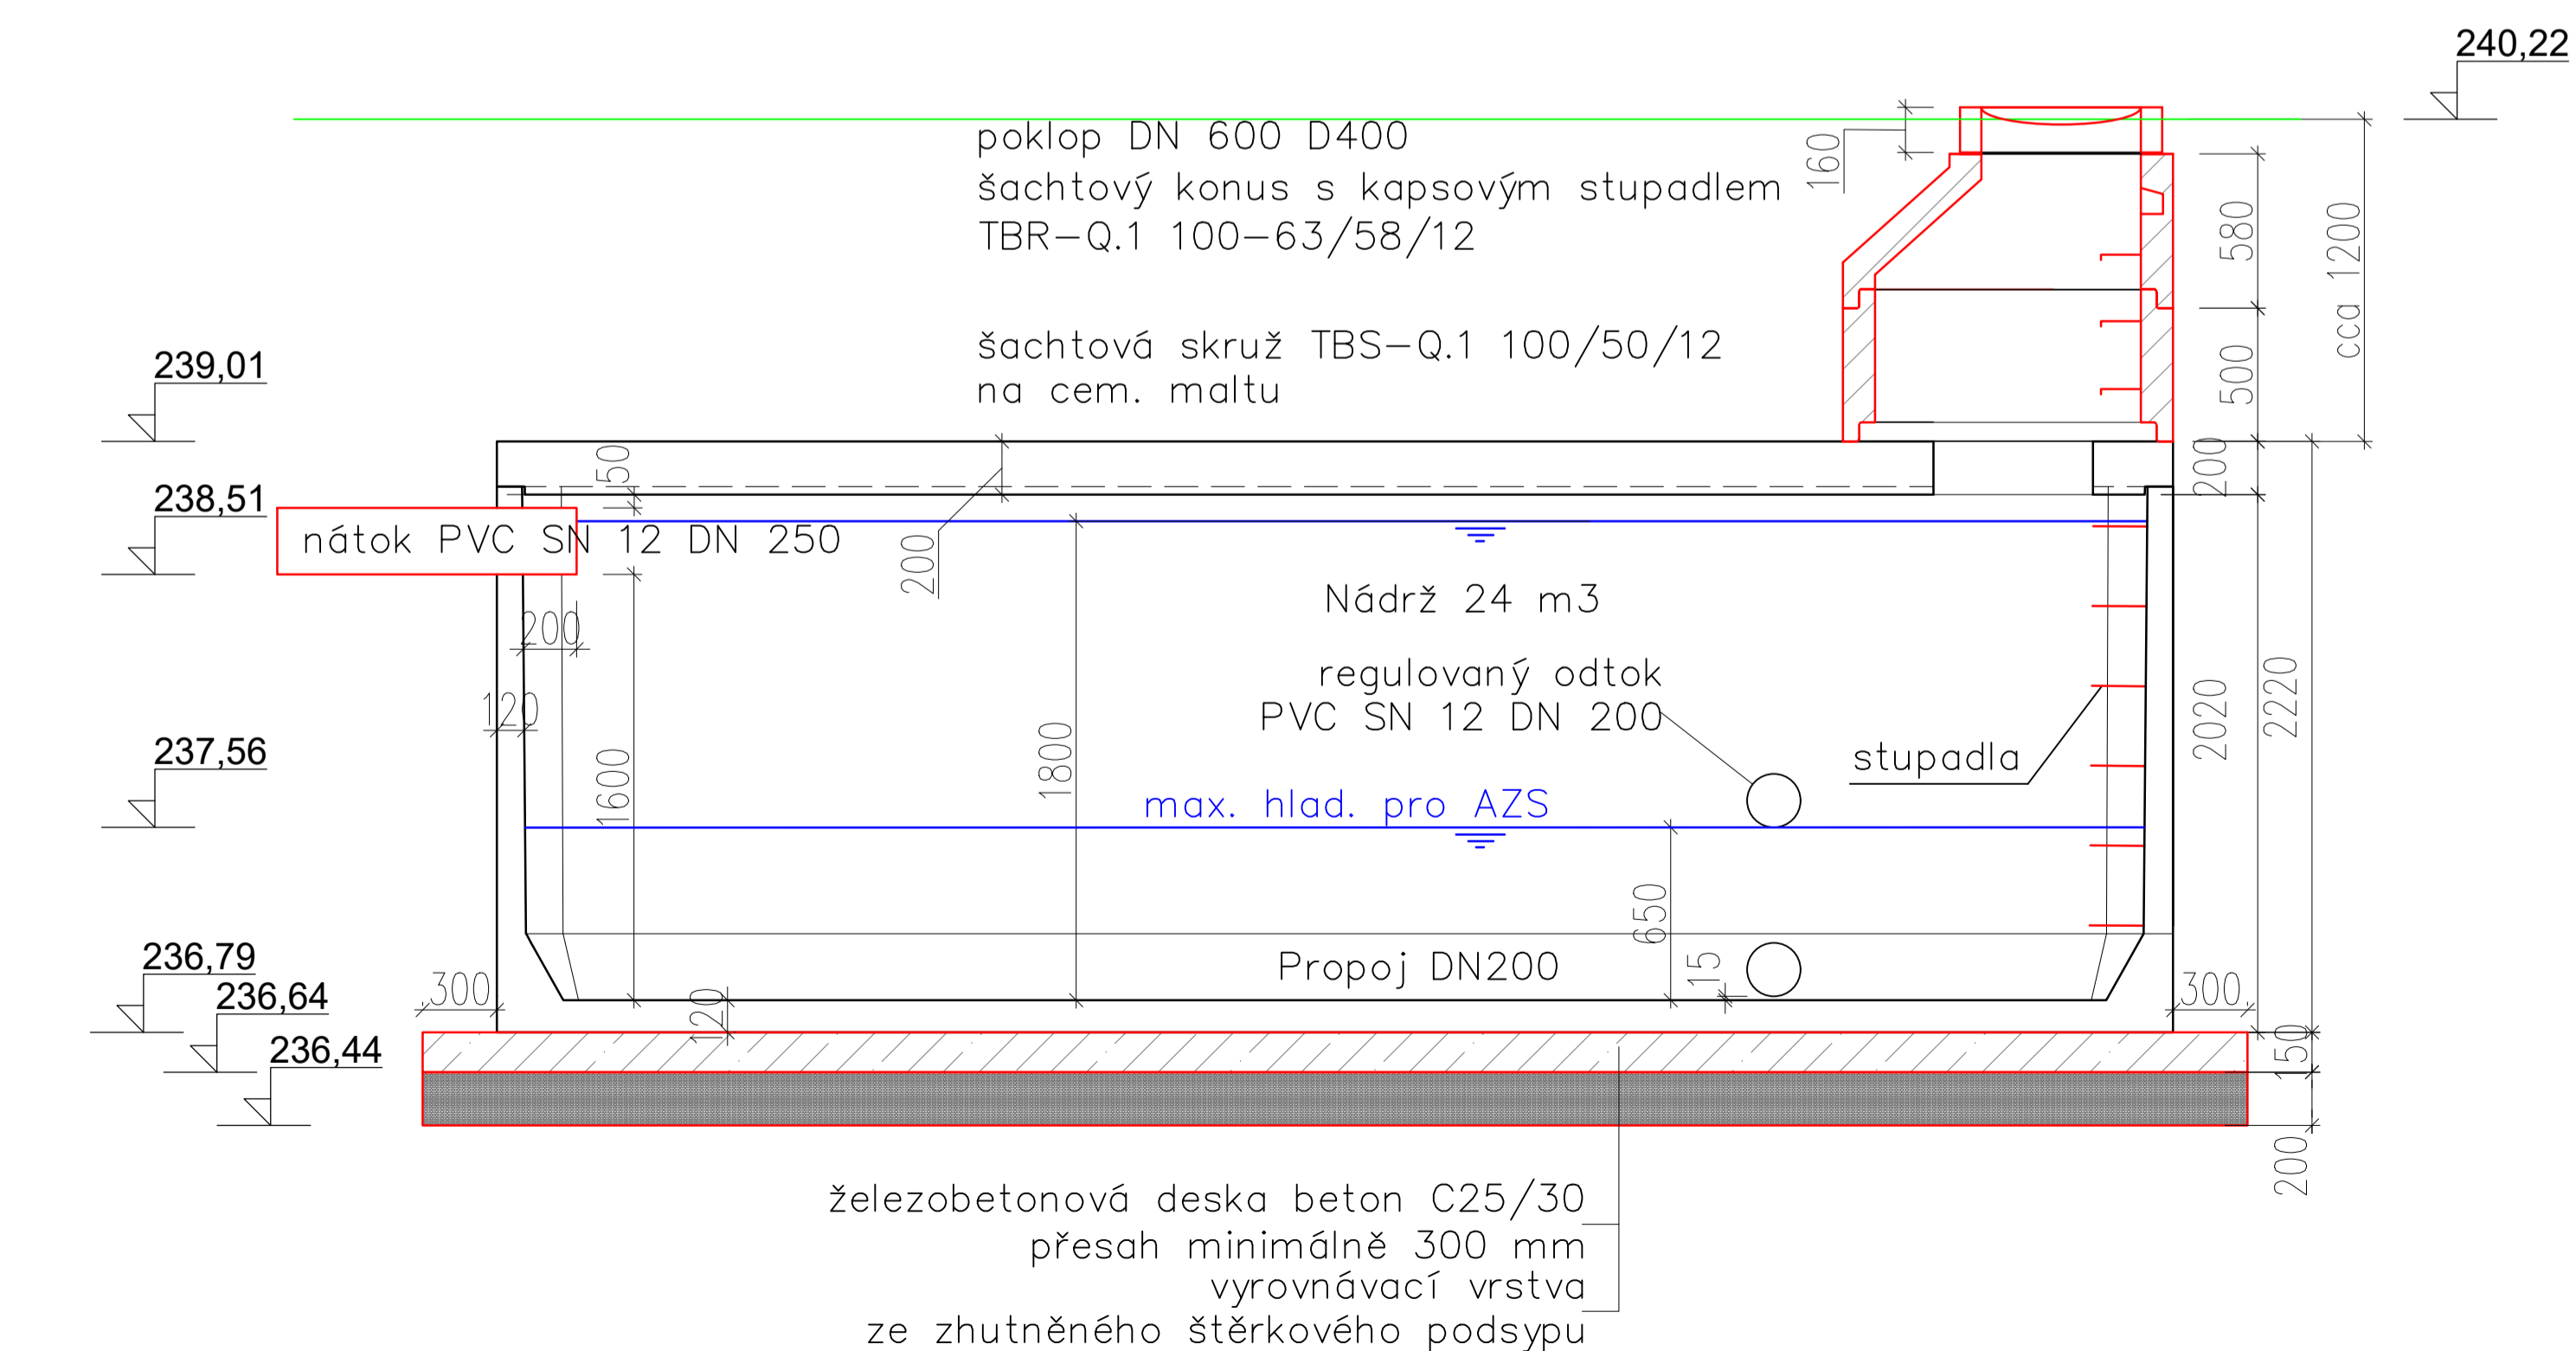


Investor

MĚŠTO DOLNÍ BOUSOV

NÁM. T. G. MASARYKA 1, 294 04 DOLNÍ BOUSOV

IČO: 00237680



Hlavní projektant	Vypracoval	<div>VEDU VODU s.r.o</div> <div><div>VEDU</div><div>VODU</div></div> <div>1. máje 423, 294 41 Dobruvice tel: 604 447 166, 602 422 354 E-mail: evzen.kozak@seznam.cz</div>
ing.E.Kozák	ing.E.Kozák, V.Bičiště	

stavba:	číslo zakázky:	22083
DOLNÍ BOUSOV–NÁMĚSTÍ T.G. MASARYKA ODVODNĚNÍ	stupeň PD:	PDPs
	datum:	03.2023
	měřítko: 1:50	formát:
obsah:	výkres číslo:	výštk číslo:
PŮDORYS A ŘEZY RETENČNÍ NÁDRŽE	08	
název dig.souboru: 22083–D.1.5 RETENČNÍ NÁDRŽ.DWG		číslo přílohy: D.1.5