
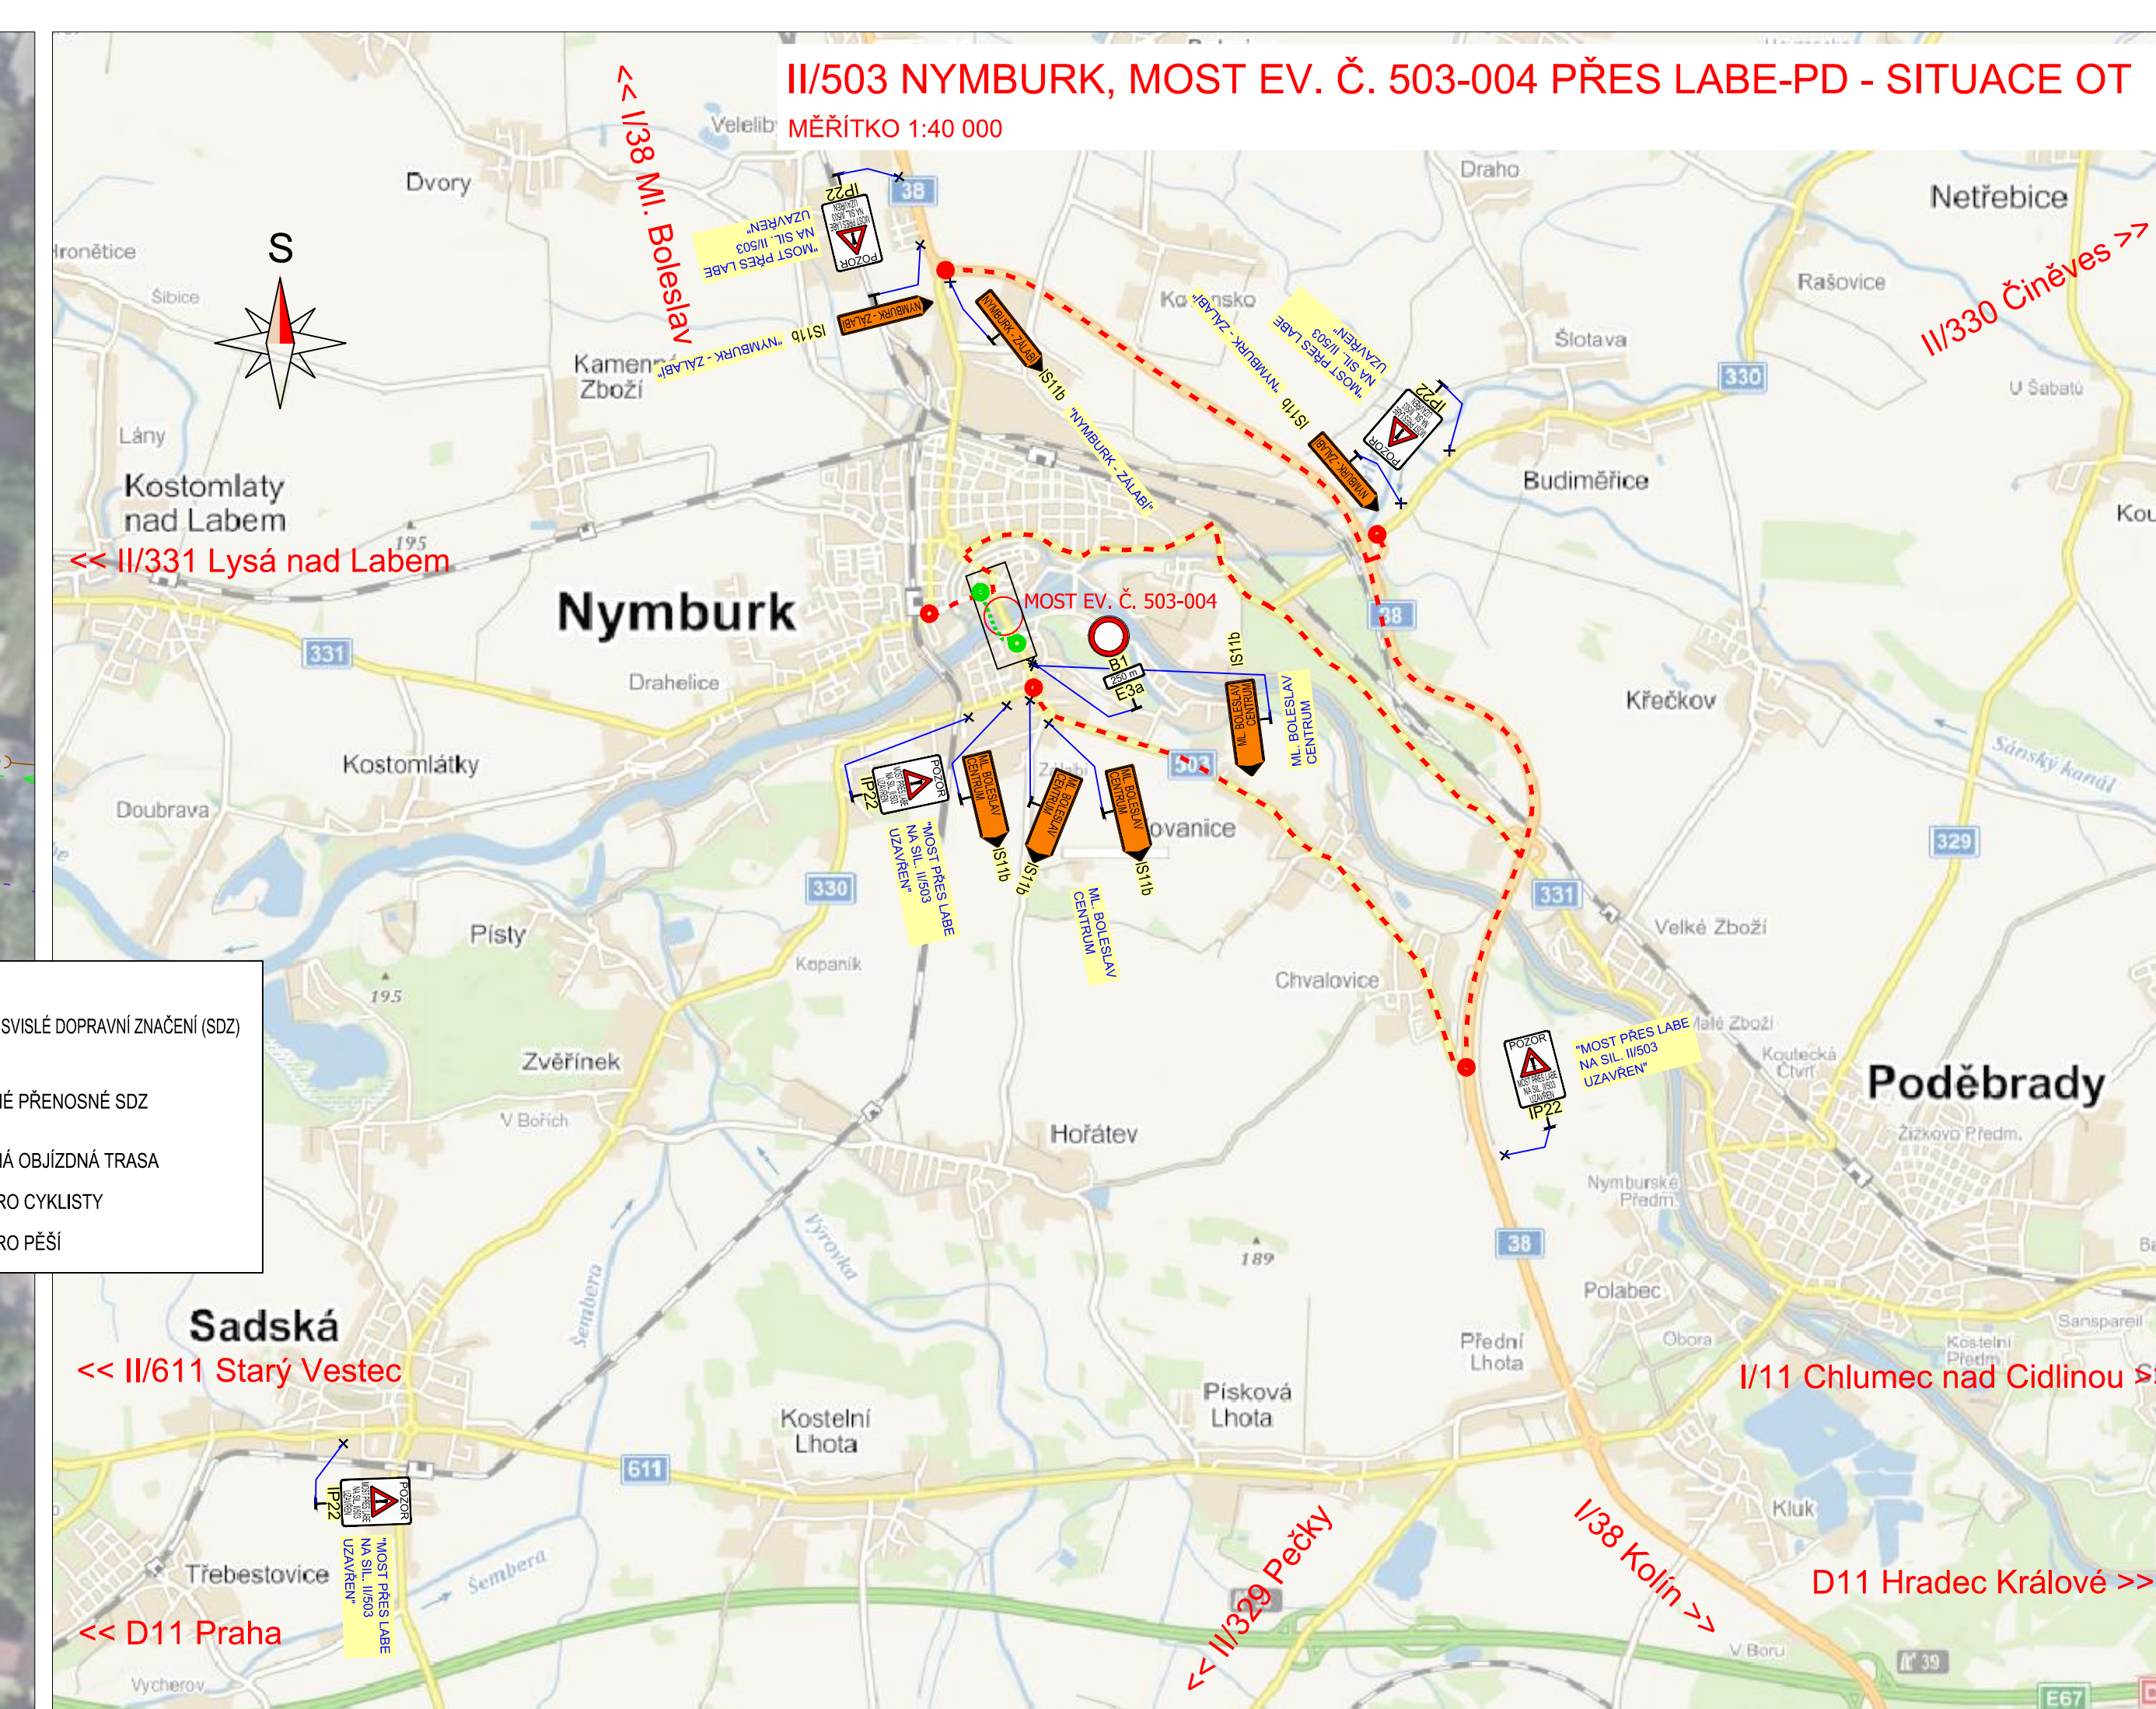


II/503 NYMBURK, MOST EV. Č. 503-004 PŘES LABE-PD - SITUACE DIO

MĚŘÍTKO 1:1000

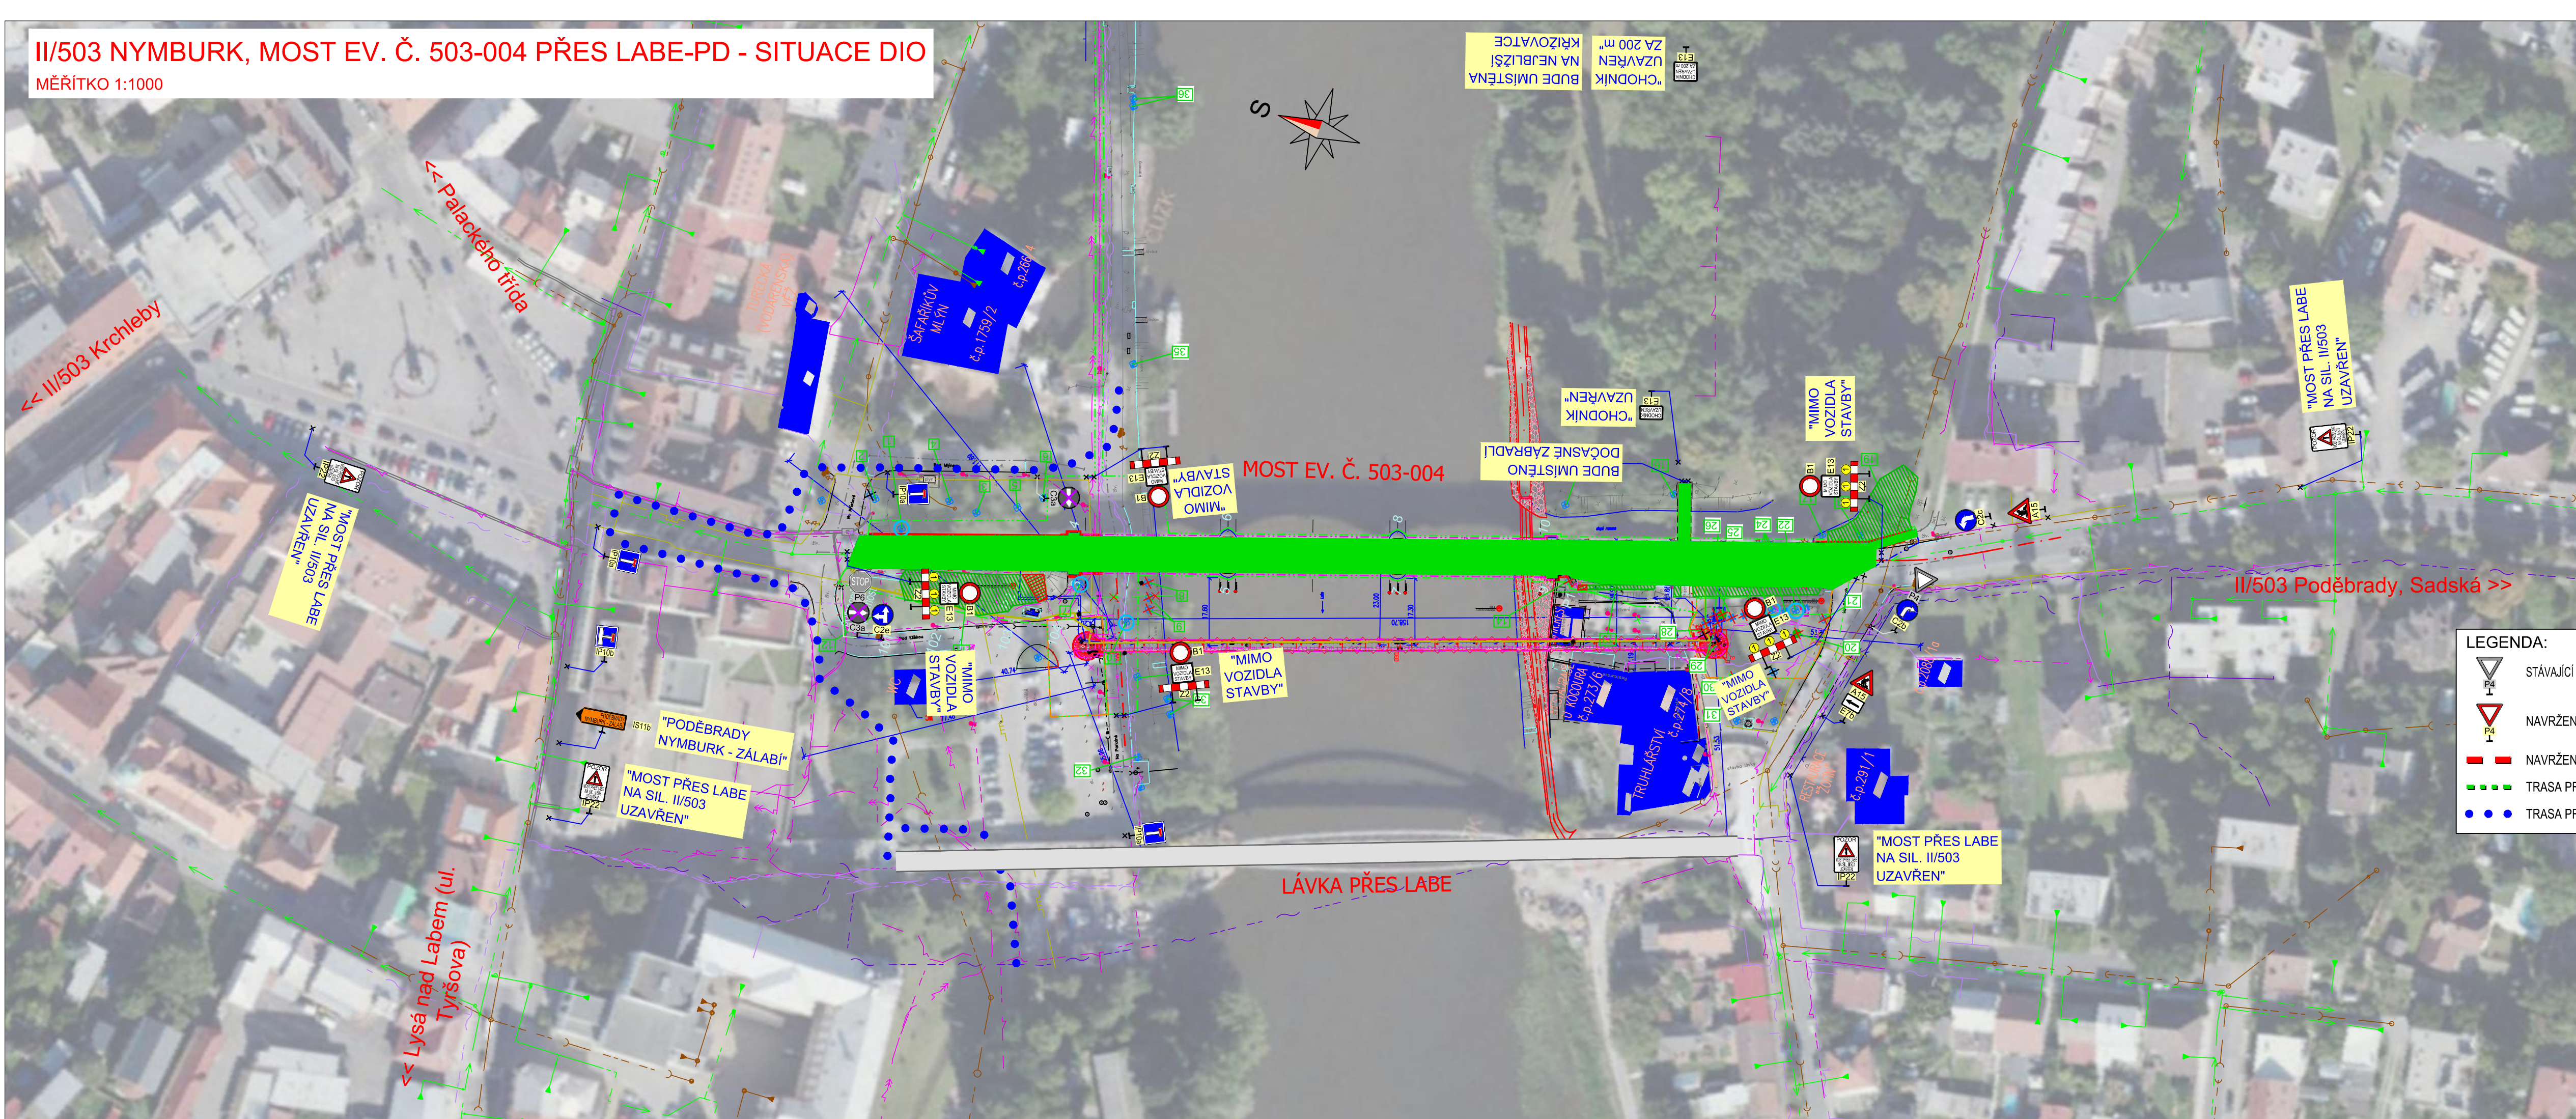

ČÁST D.1

SO 180

Souřadnicový systém S-JTSK, Výškový systém Bp

Objednatel stavby

Krajská správa a údržba silnic

Krajská správa a údržba silnic
Středočeského kraje, p. o.

Stredoslovenského kraja, p.ú.
So sídlom Žbarnová 11





150 21 Praha 5 IČ: 000 66 001



Zhotovitel PD: PRAGOPROJEKT, a.s., K Ryšánc 1668/16, 147 54 Praha 4, IČO: 45272387, www.pragoprojekt.cz, datová schránka: 4kifr54

| | | | |
|-------------------|------------------------|------------------------------------|--|
| Navrh/vypracoval: | Zodpovedný projektant: | Zástupce zodpovedného projektanta: | |
|-------------------|------------------------|------------------------------------|--|

Ing. David REHAK Ing. David REHAK Ing. Michal IPŠER

| | | | |
|---|---|---|---|
| podpis:  | podpis:  | podpis:  |  |
| Technická kontrola: | Hlavní inženýr projektu: | Zástupce hlavního inženýra projektu: | |

Ing. Bronislav ŠTAMBASKÝ Ing. Filip ŘEHŮŘ, Ph.D. Ing. Miroslav KUBÍN

podpis: [signature] podpis: [signature] podpis: [signature]



| | | | |
|---------------|--|---------------|--------------|
| Kraj: | STŘEDOČESKÝ | Čís. zakázky: | 19 229 2 |
| Místo stavby: | NYMBURK | Čís. akce: | 19 229 |
| Objednatel: | KRAJSKÁ SPRÁVA A ÚDRŽBA SILNIC STŘEDOČESKÉHO KRAJE, p.o. | Datum: | 06/2024 |
| Název stavby: | II/503 NYMBURK, MOST ev. č. 503-004 PŘES LABE-PD | Formát: | 6x44 |
| | SO 180 - DOPRAVNÍ OPATŘENÍ V PRŮBĚHU VÝSTAVBY | Měřítko: | 1:1000/40000 |
| Objekt: | | Stupeň: | PDPDS |
| Příloha: | SITUACE DIO | Čís. přílohy: | 1. |